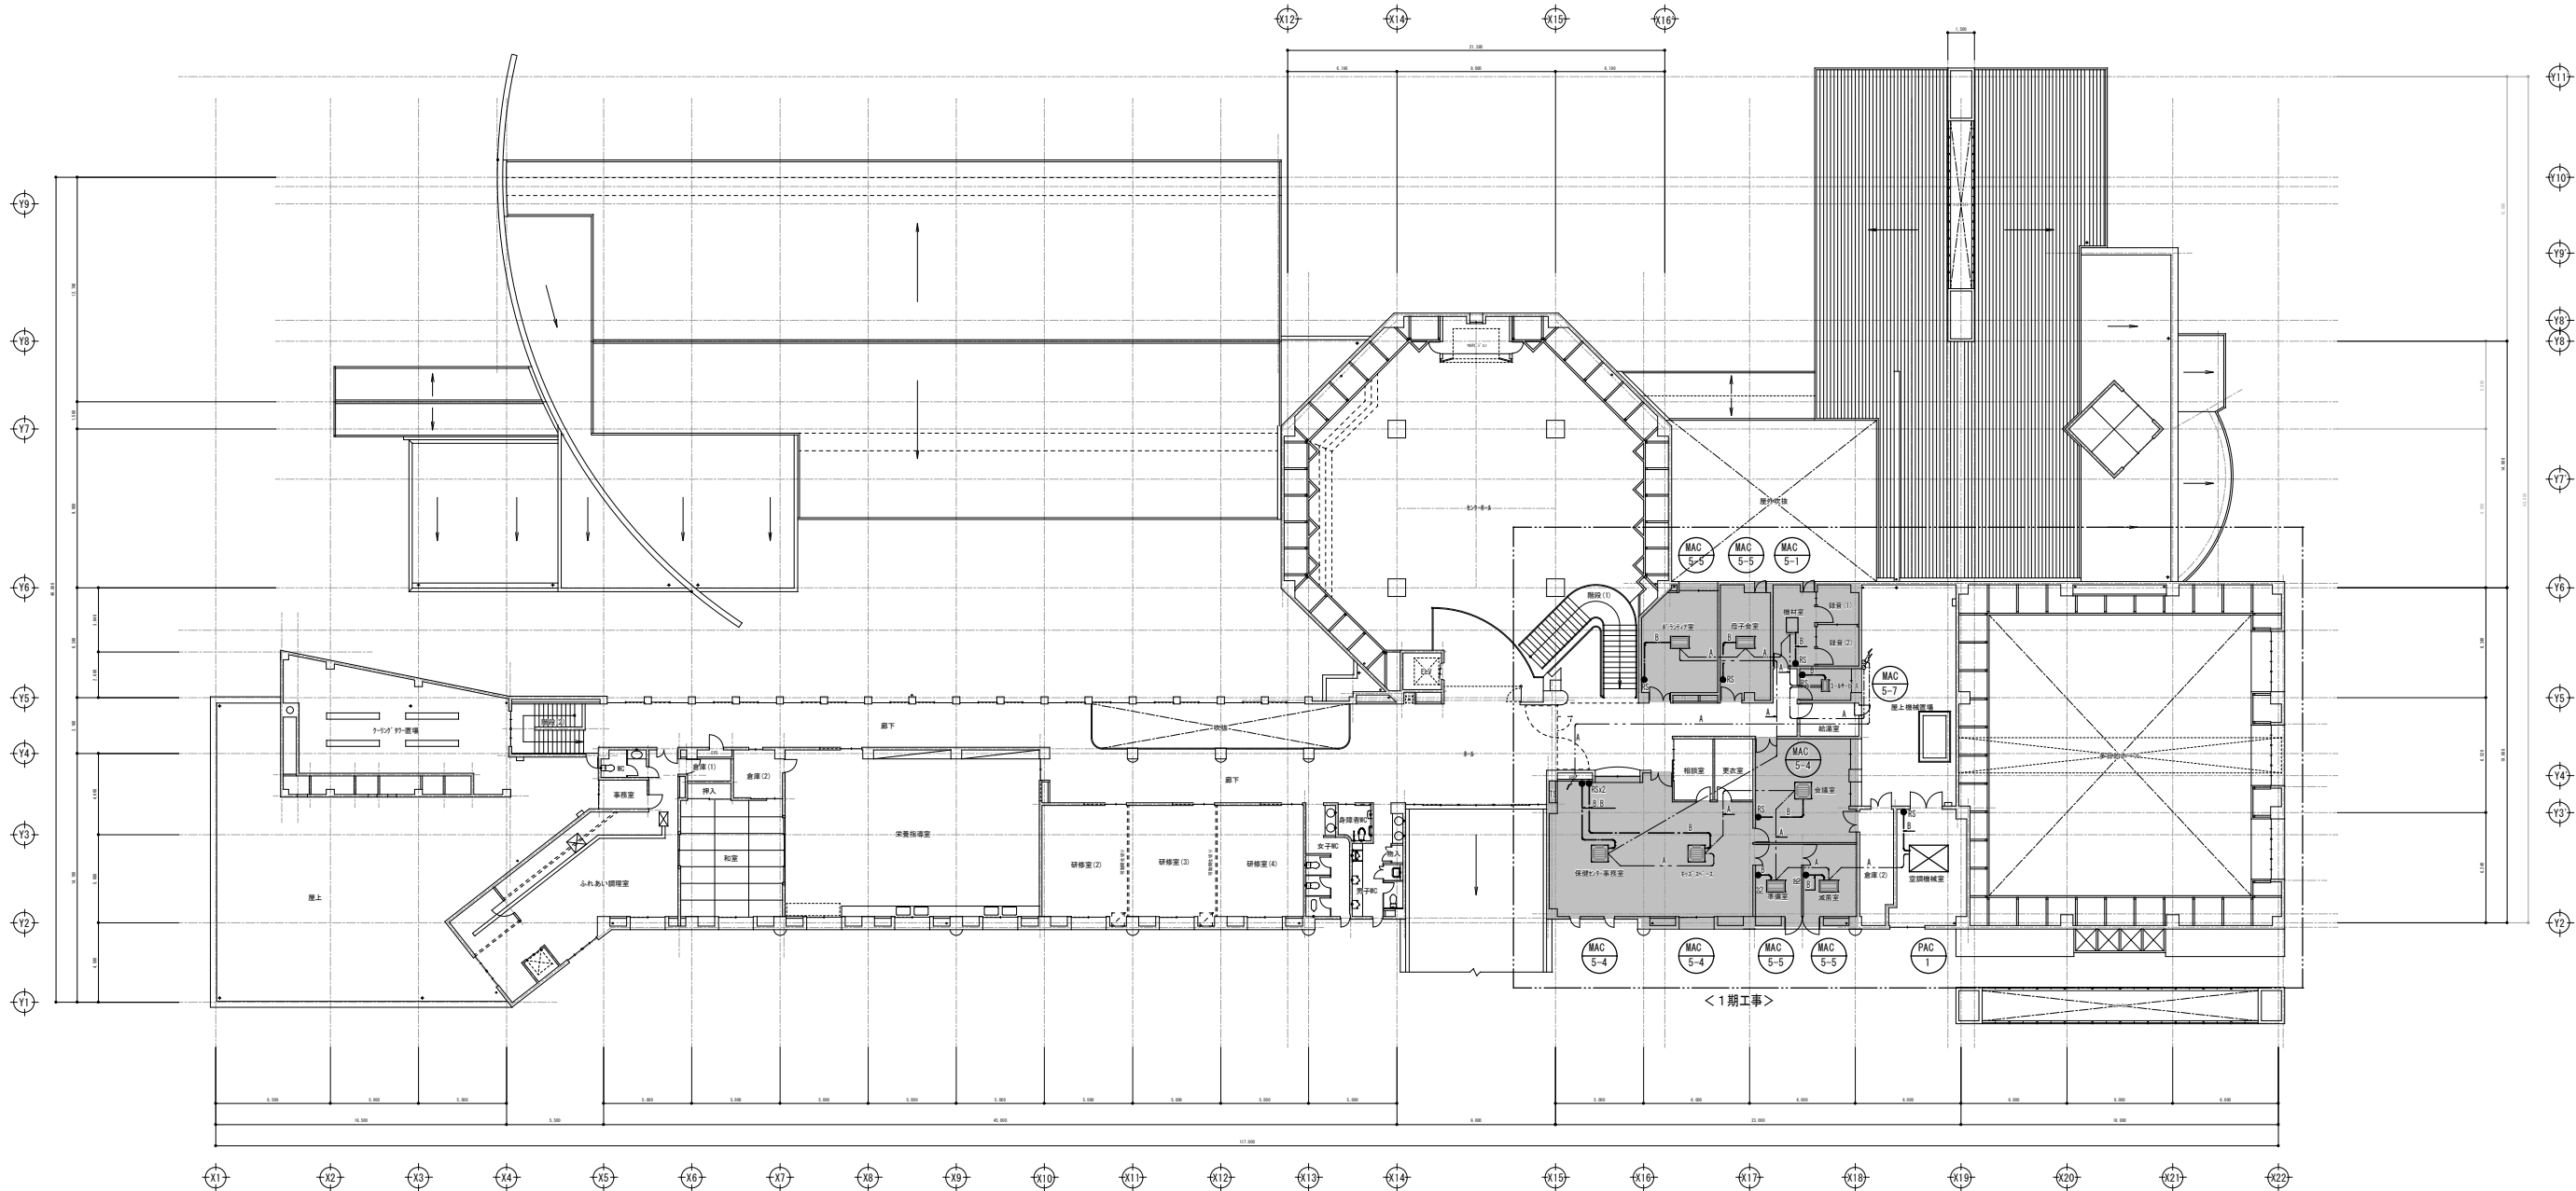
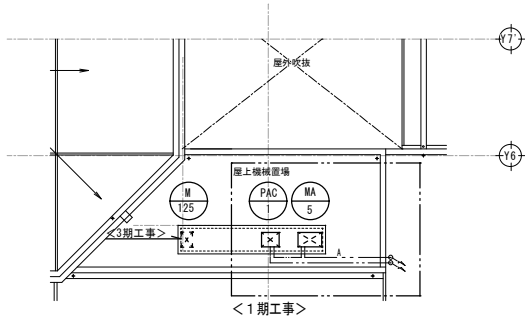
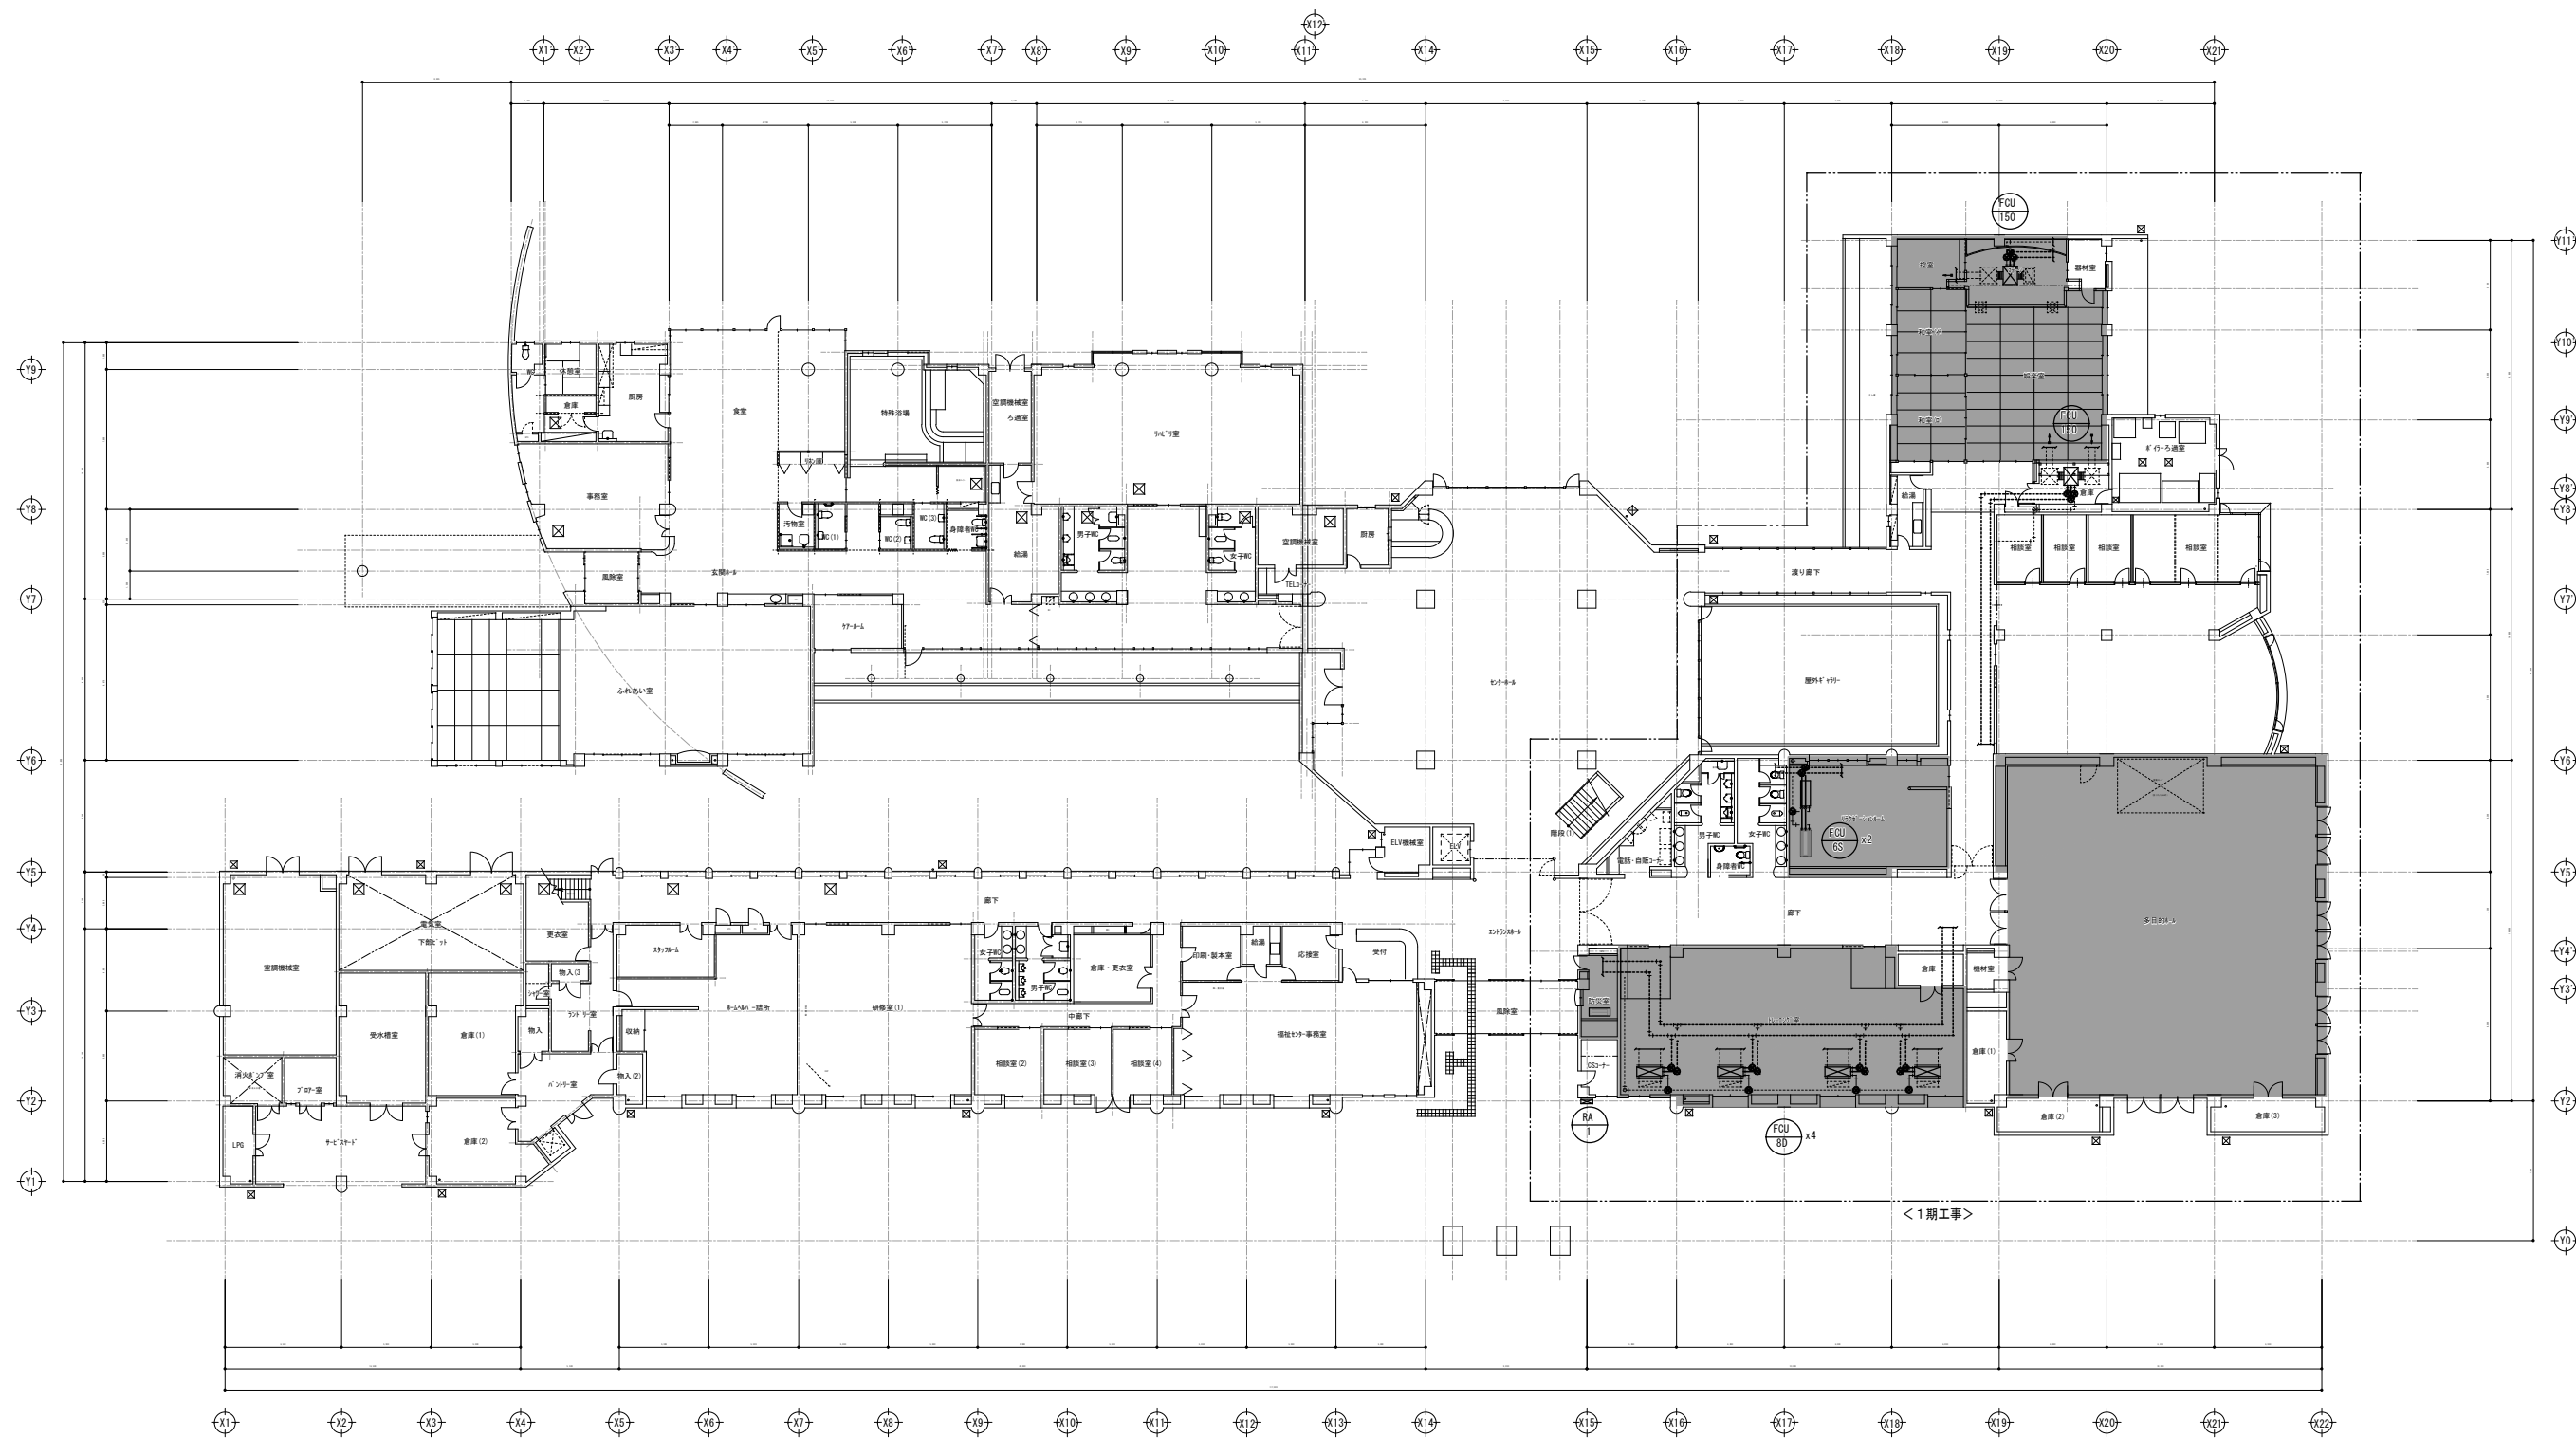


凡 例		
記 号	名 称	備 考
AOP	パッケージ空気調機	
RS	リモコンスイッチ	● 各部屋に設置
OR	集中管理コントローラ (3yph'14)	☒ 事務室に設置

凡 例	
記 号	電 線 サ イ ズ
A	遠方制御線 EM-CEE 2.0-2C
B	リモコン線 EM-CEE 2.0-2C
※渡り配線	1V-1.6-3C (冷媒管と共巻)




2 階 平 面 図 S=1:200



1 階 平 面 図 S=1:200

- <注記-1> 図中の実線は撤去する部分を示す。
<注記-2> 図中の点線は既存をそのまま利用する部分を示す。
<注記-3> 図中の ⊗ 印は切断位置を示す。
<注記-4> 改修に伴う天井の開口及び復旧工事は本工事とする。


特 記 事 項			(株)エム・ピー・アイ 福岡県行橋市行事8丁目8-10 TEL 0930-26-1101 代表取締役 松尾 貴也 一級建築士 大臣登録第223559号	工 事 名 称 行橋市総合福祉センター空調設備更新工事（1工区）	図 面 名 称 (改修前・撤去) 1階平面図	縮尺 A1:S=1/200 A3:S=1/400	製図年月日		2021年10月		M-10
	所 長						検 図		作 図		

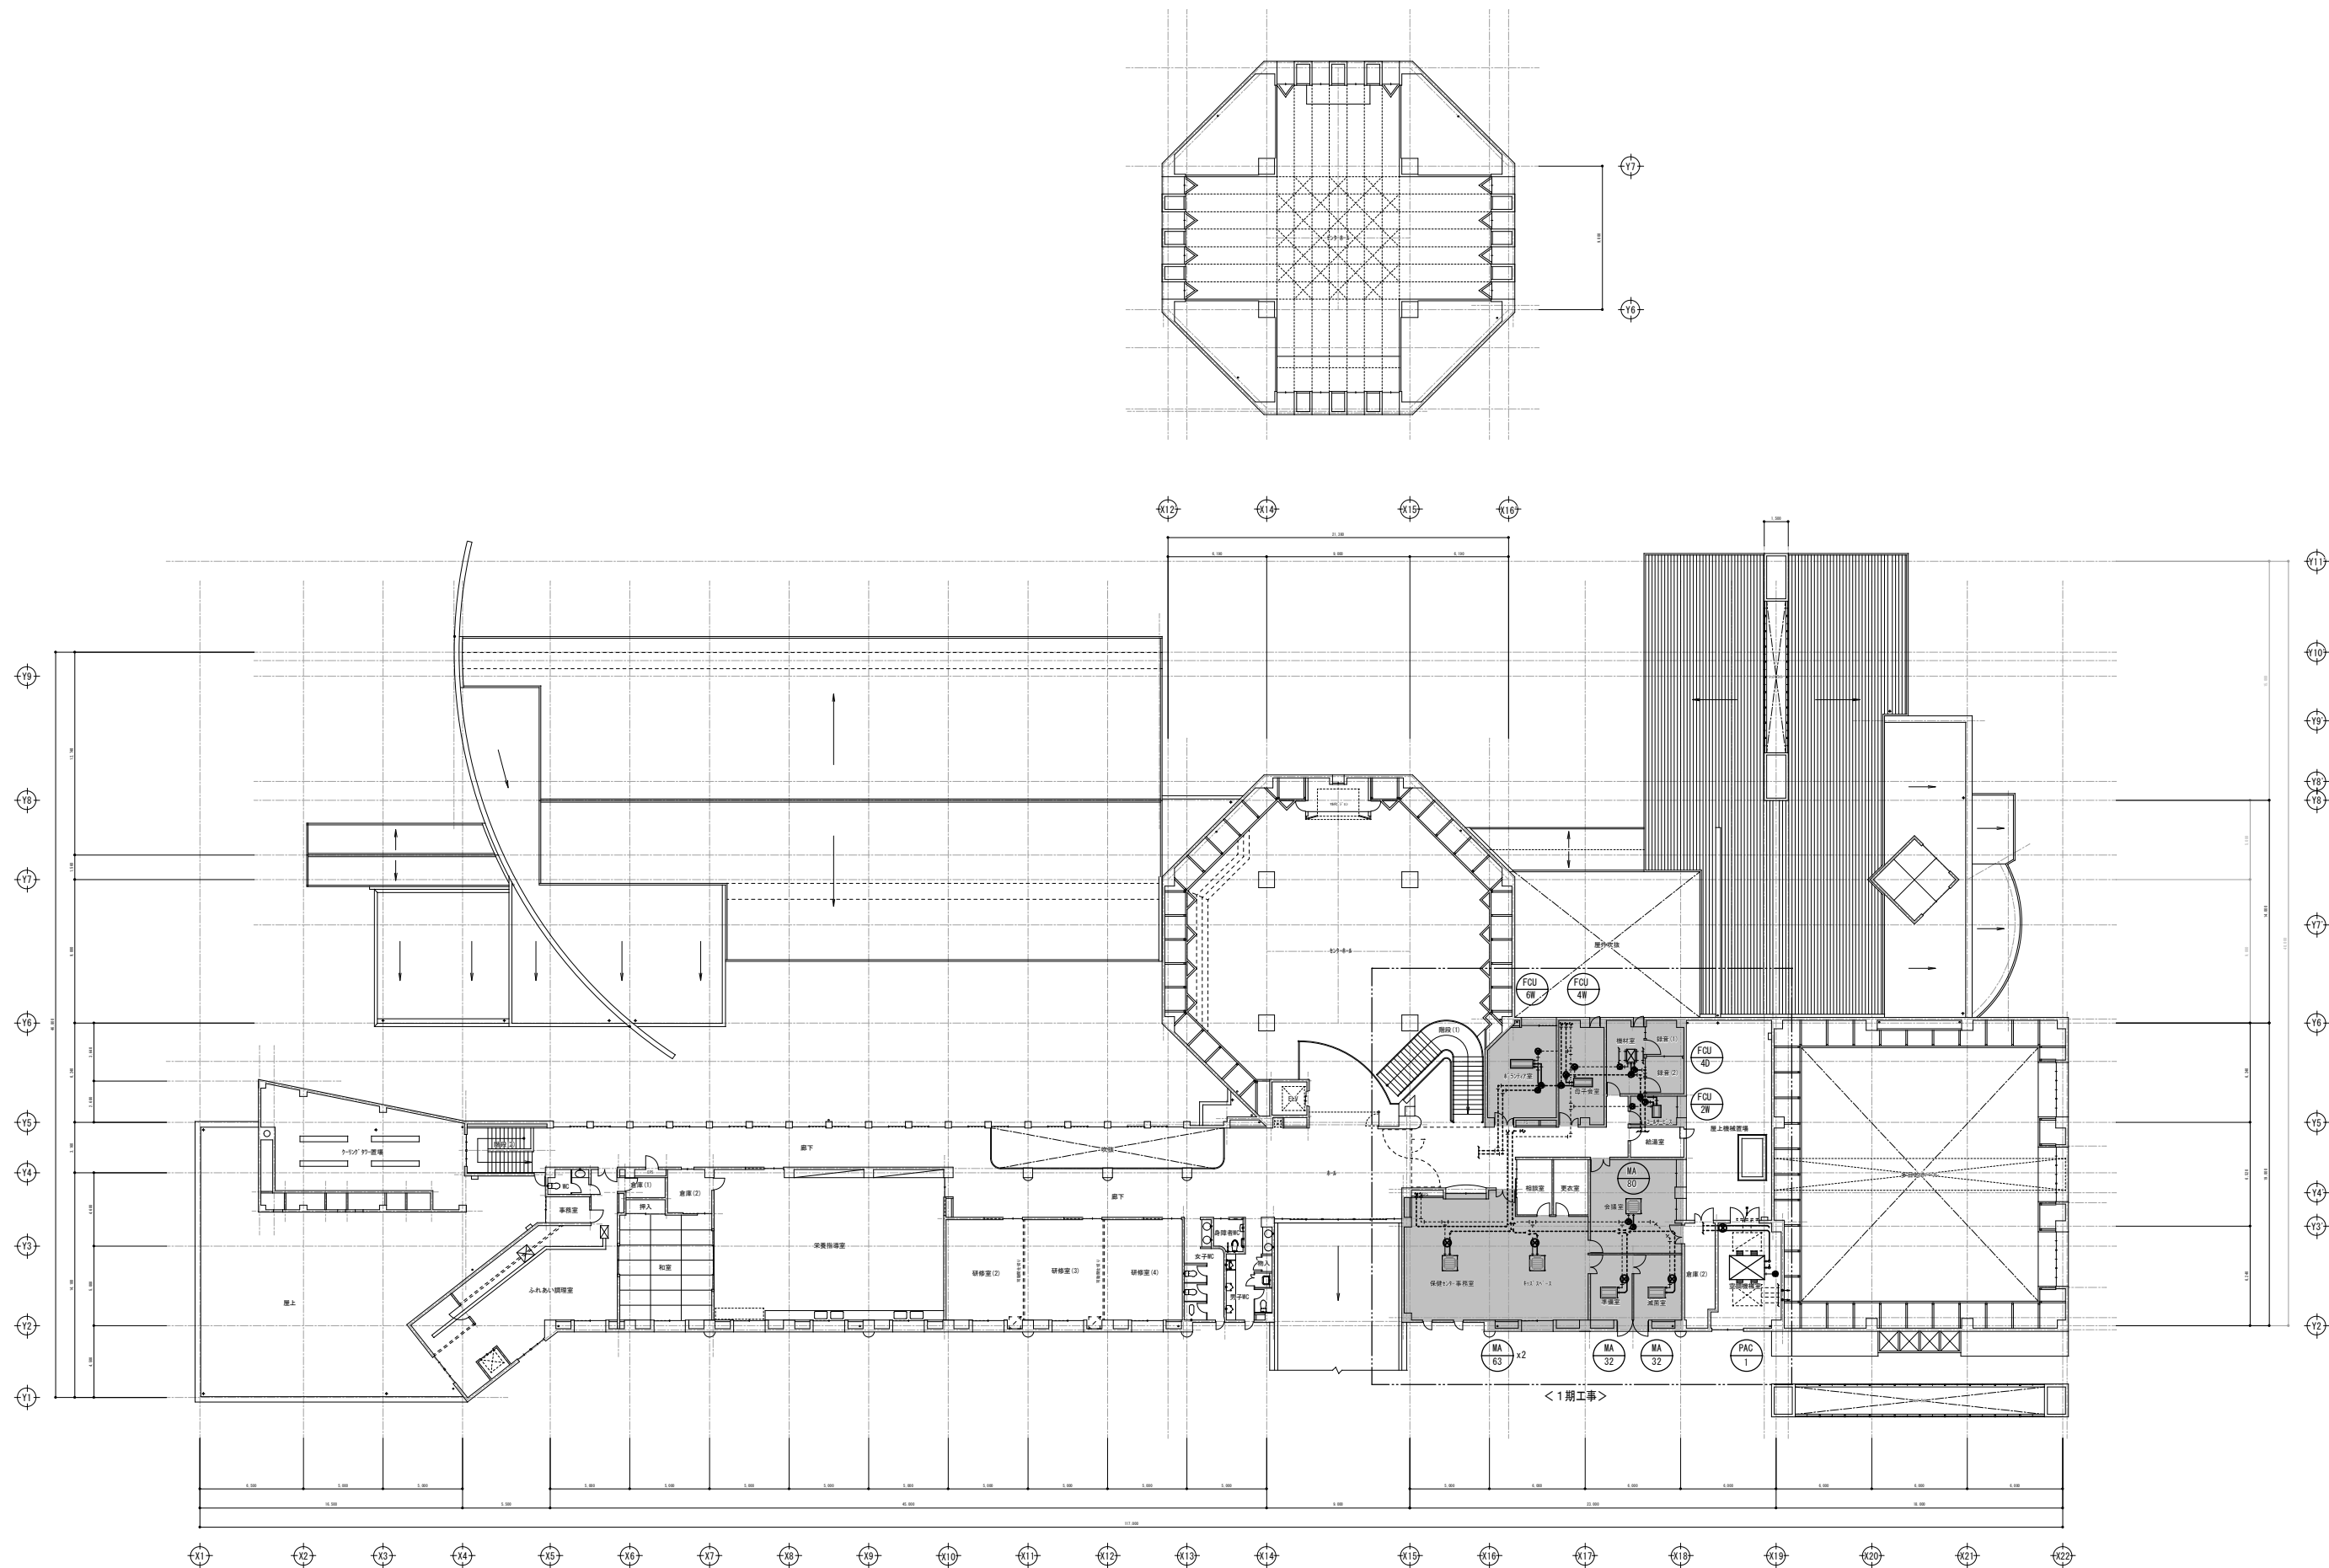











2 階 平 面 図 S=1:200

- <注記-1> 図中の実線は撤去する部分を示す。
<注記-2> 図中の点線は既存をそのまま利用する部分を示す。
<注記-3> 図中の ⊗ 印は切断位置を示す。
<注記-4> 改修に伴う天井の開口及び復旧工事は本工事とする。

特 記 事 項	(株) エム・ビー・アイ		一級建築士事務所	工 事 名 称	図 面 名 称	縮 尺	製図年月日	2021 年 10 月		M-11
			福岡県知事登録第1-20757号				所 長	検 図	作 図	
	福岡県行橋市行事8丁目8-10 TEL 0930-26-1101		代表取締役 松尾 貴也							
			一級建築士 大臣登録第23559号							
				行橋市総合福祉センター空調設備更新工事（1工区）	(改修前・撤去) 2階平面図	A1:S=1/200 A3:S=1/400				

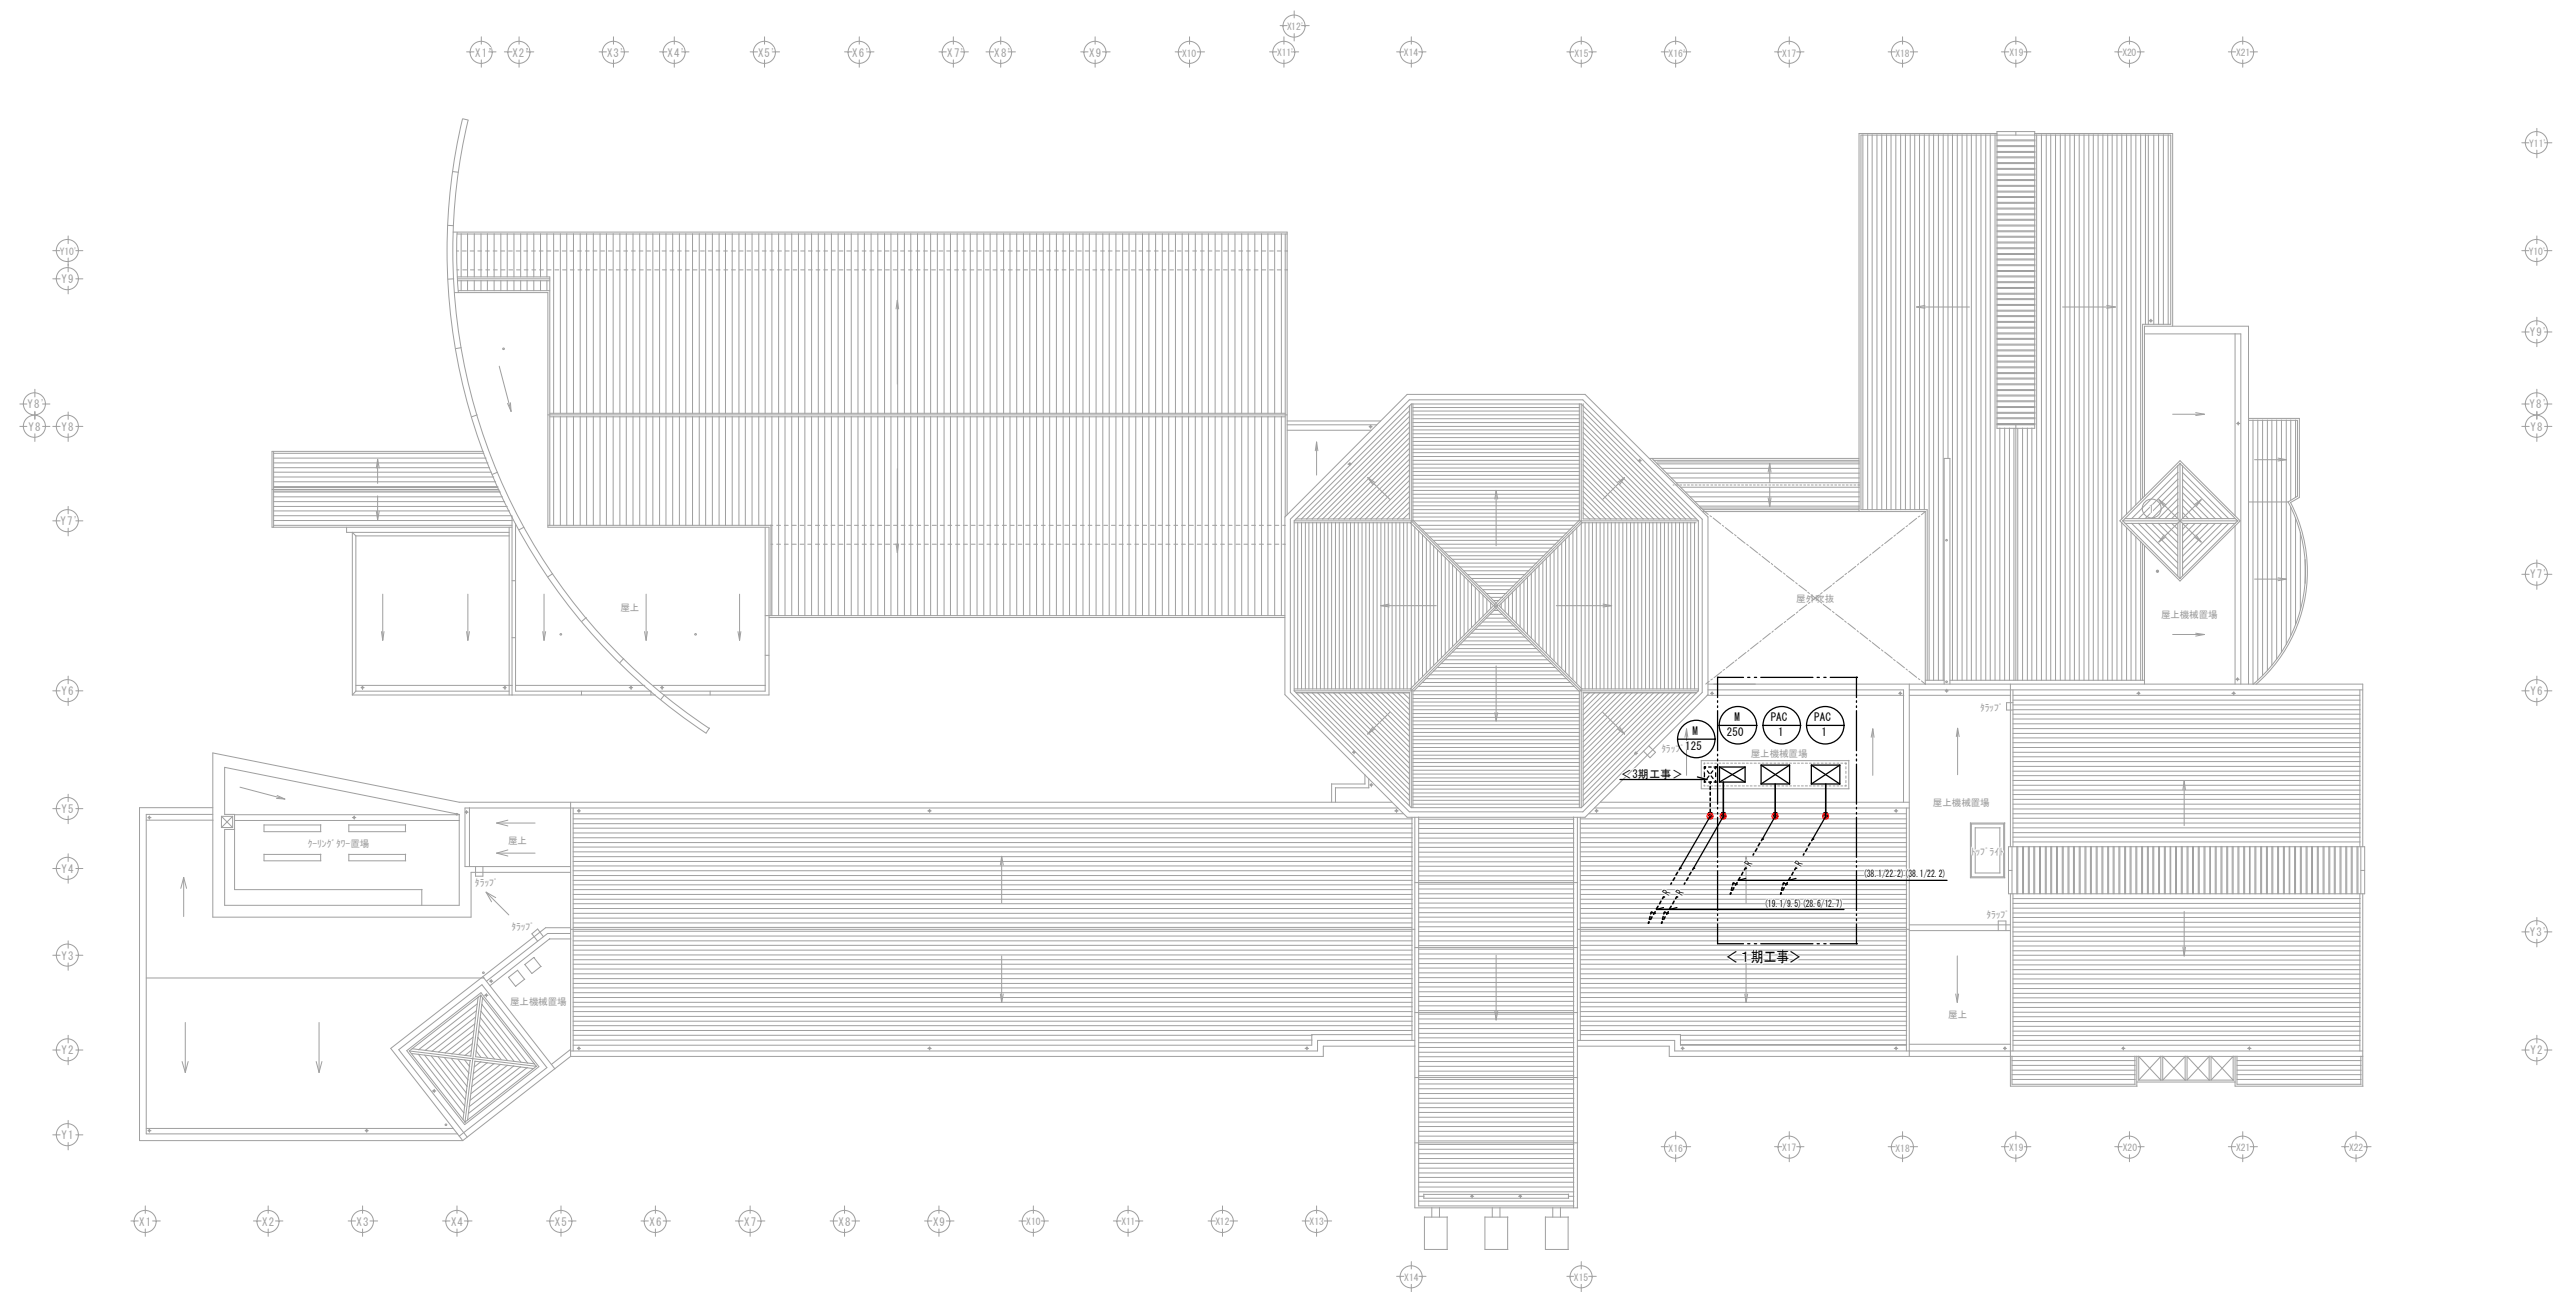

特 記 事 項		(株)エム・ピー・アイ 福岡県行橋市行事8丁目8-10 TEL 0930-26-1101 代表取締役 松尾 真也 一級建築士 大臣登録第233559号	工 事 名 称 行橋市総合福祉センター空調設備更新工事 (1工区)	図 面 名 称 (改修前・撤去) 屋上平面図	縮尺 A1-S=1/200 A3-S=1/400	製図年月日	2021年10月		M-12
	所 長					検 図	作 図		

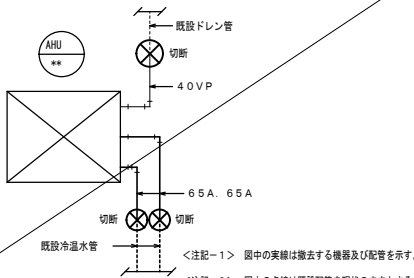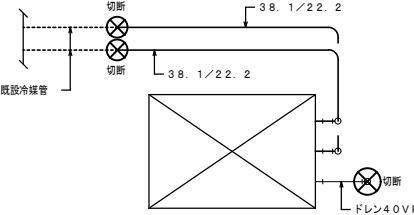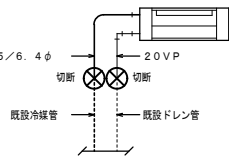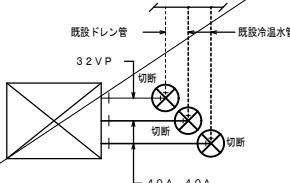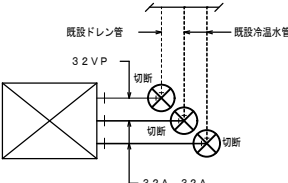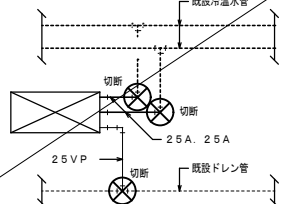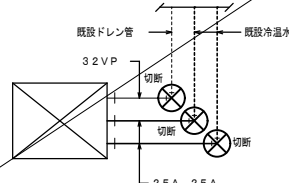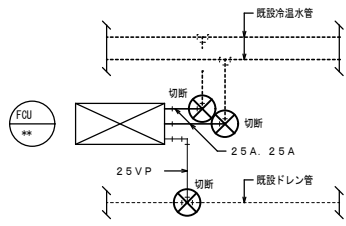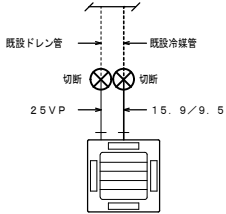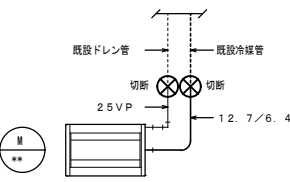特記事項	部分詳細図－1		エアハンドリングユニット廻り配管サイズ	改修前（参考図）						
	対象機種	AHU-1, AHU-2								
										
	<注記－1> 図中の実線は撤去する機器及び配管を示す。 <注記－2> 図中の点線は既設配管を現状のままとする。									
部分詳細図－7	パッケージエアコン廻り配管サイズ		改修前（参考図）							
	対象機種	PAC-1								
										
	<注記－1> 図中の実線は撤去する機器及び配管を示す。 <注記－2> 図中の点線は既設配管を現状のままとする。									
部分詳細図－10	ルームエアコン室内機廻り配管サイズ		改修前（参考図）							
	対象機種	RA-1								
										
	<注記－1> 図中の実線は撤去する機器及び配管を示す。 <注記－2> 図中の点線は既設配管を現状のままとする。									
部分詳細図－2	ファンコイルユニット廻り配管サイズ（1）		改修前（参考図）							
	対象機種	FQU-300								
										
	<注記－1> 図中の実線は撤去する機器及び配管を示す。 <注記－2> 図中の点線は既設配管を現状のままとする。									
部分詳細図－3	ファンコイルユニット廻り配管サイズ（2）		改修前（参考図）							
	対象機種	FQU-150								
										
	<注記－1> 図中の実線は撤去する機器及び配管を示す。 <注記－2> 図中の点線は既設配管を現状のままとする。									
部分詳細図－5	ファンコイルユニット廻り配管サイズ（4）		改修前（参考図）							
	対象機種	FQU-12S								
										
	<注記－1> 図中の実線は撤去する機器及び配管を示す。 <注記－2> 図中の点線は既設配管を現状のままとする。									
部分詳細図－4	ファンコイルユニット廻り配管サイズ（3）		改修前（参考図）							
	対象機種	FQU-90								
										
	<注記－1> 図中の実線は撤去する機器及び配管を示す。 <注記－2> 図中の点線は既設配管を現状のままとする。									
部分詳細図－6	ファンコイルユニット廻り配管サイズ（5）		改修前（参考図）							
	対象機種	FQU-2W, 4W, 6W, 3S, 4S, 6S, 8S, 4D, 6D, 8D, 9D								
										
	<注記－1> 図中の実線は撤去する機器及び配管を示す。 <注記－2> 図中の点線は既設配管を現状のままとする。									
部分詳細図－9	マルチエアコン室内機廻り配管サイズ（2）		改修前（参考図）							
	対象機種	M-50, 63, 80								
										
	<注記－1> 図中の実線は撤去する機器及び配管を示す。 <注記－2> 図中の点線は既設配管を現状のままとする。									
部分詳細図－8	マルチエアコン室内機廻り配管サイズ（1）		改修前（参考図）							
	対象機種	M-25, 32								
										
	<注記－1> 図中の実線は撤去する機器及び配管を示す。 <注記－2> 図中の点線は既設配管を現状のままとする。									
◇共通事項：新規配管に接続しない配管切断部は「ヤグ」止め等を行う事		(株) エム・ビー・アイ		一級建築士事務所 福岡県知事登録第1－20757号 代表取締役 松尾 貴也 一級建築士 大臣登録第223559号	工 事 名 称 行橋市総合福祉センター空調設備更新工事（1工区）	図 面 名 称 (改修前・撤去) 部分詳細図	縮 尺 A1:S=1/50 A3:S=1/100	製図年月日 2021年10月	所 長 検 図 作 図	M－13

< 1 期工事 >

空調機器仕様表	※改修前（既設撤去）
---------	------------

記 号	機 器 名 称	機 器 仕 様	電 気 特 性			台数	設 置 室 名	備 考
			KW	φ	V			
FQU-150	ファンコイルユニット （室内機）	天井埋込ダクト形	0.75	3	200	2	1 F：倶楽室	
		冷房能力：15,000kcal/h						
		暖房能力：13,000kcal/h						
FQU-80	ファンコイルユニット （室内機）	天井埋込ダクト形	130W	1	100	4	1 F：トレーニング室	
		冷房能力：4,590kcal/h 暖房能力：6,710kcal/h						
FQU-6S	ファンコイルユニット （室内機）	天井カセット形（1方向吹出し）	130W	1	100	2	1 F：リラクゼーションルーム	
		冷房能力：3,940kcal/h 暖房能力：5,760kcal/h						
RA-1	ルームエアコン （室内外機）	空冷ヒートポンプ式（天井カセット形）	0.75	1	200	1	1 F：防災室	
		冷房能力：2.8kW 暖房能力：4.0kW						
FQU-40	ファンコイルユニット （室内機）	天井埋込ダクト形	65W	1	100	1	2 F：録音室	
		冷房能力：2,300kcal/h 暖房能力：3,370kcal/h						
FQU-6W	ファンコイルユニット （室内機）	天井カセット形（2方向吹出し）	170W	1	100	1	2 F：ボランティア室	
		冷房能力：3,940kcal/h 暖房能力：5,760kcal/h						
FQU-4W	ファンコイルユニット （室内機）	天井カセット形（2方向吹出し）	85W	1	100	1	2 F：母子会室	
		冷房能力：2,630kcal/h 暖房能力：3,830kcal/h						
FQU-2W	ファンコイルユニット （室内機）	天井カセット形（2方向吹出し）	65W	1	100	1	2 F：コールサービス	
		冷房能力：1,310kcal/h 暖房能力：1,030kcal/h						
M-250	マルチエアコン （室外機）	空冷ヒートポンプ式（インバータータイプ）	7.5	3	200	1	R F：屋上室外機置場	
		冷房能力：25,000kcal/h						
		暖房能力：28,000kcal/h						
MA-80	マルチエアコン （室内機）	天井カセット形（4方向吹出し）	35W	1	200	1	2 F：会議室	
		冷房能力：8,000kcal/h 暖房能力：9,000kcal/h						
MA-63	マルチエアコン （室内機）	天井カセット形（4方向吹出し）	30W	1	200	2	2 F：保健センター事務室	
		冷房能力：6,300kcal/h 暖房能力：7,100kcal/h						
MA-32	マルチエアコン （室内機）	天井カセット形（2方向吹出し）	15W	1	200	2	2 F：準備室	
		冷房能力：3,150kcal/h 暖房能力：3,550kcal/h					2 F：減菌室	
PAO-1	パッケージエアコン （室内機）	空冷ヒートポンプ式（床置ダクト形）	37.0	3	200	1	2 F：機械室	
		冷房能力：100,000kcal/h						
		暖房能力：106,000kcal/h						
		（室外機） 同上用	1.2	3	200	2	R F：屋上室外機置場	

凡 例			
記 号	名 称	管 材 質	備 考
CHS	冷温水配管（往）	配管用炭素鋼管（白）	
CHR	冷温水配管（環）	配管用炭素鋼管（白）	
CDS	冷却水配管（往）	ビニールライニング鋼管（VA）	
CDR	冷却水配管（環）	ビニールライニング鋼管（VA）	
R	冷媒管	冷媒用被覆鋼管（CU）	
D	ドレン管	硬質塩化ビニル管	

特
記
事
項

（株）エム・ビー・アイ

一級建築士事務所
福岡県知事登録第1～20757号
代表取締役 松尾 貴也
一級建築士 大臣登録第223559号

工 事 名 称

行橋市総合福祉センター空調設備更新工事（1 工区）

図 面 名 称

（改修前・撤去）
空調機器表

縮尺

NO SCALE

製図年月日

所 長

2021年10月

検 図

作 図

M-14