



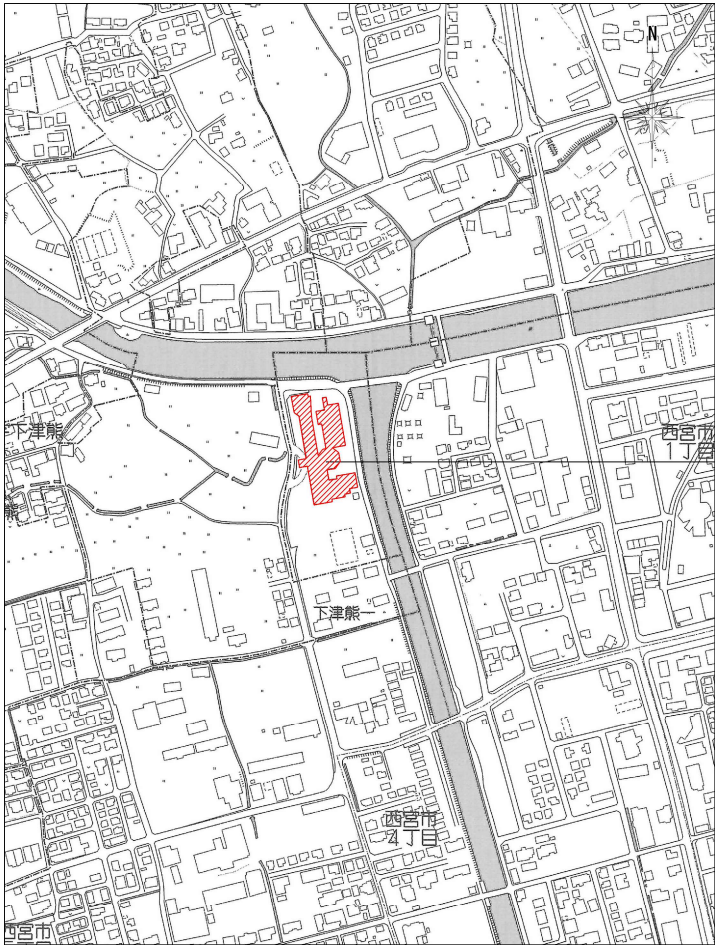


附近見取図

施工位置：行橋市大字中津熊501番地

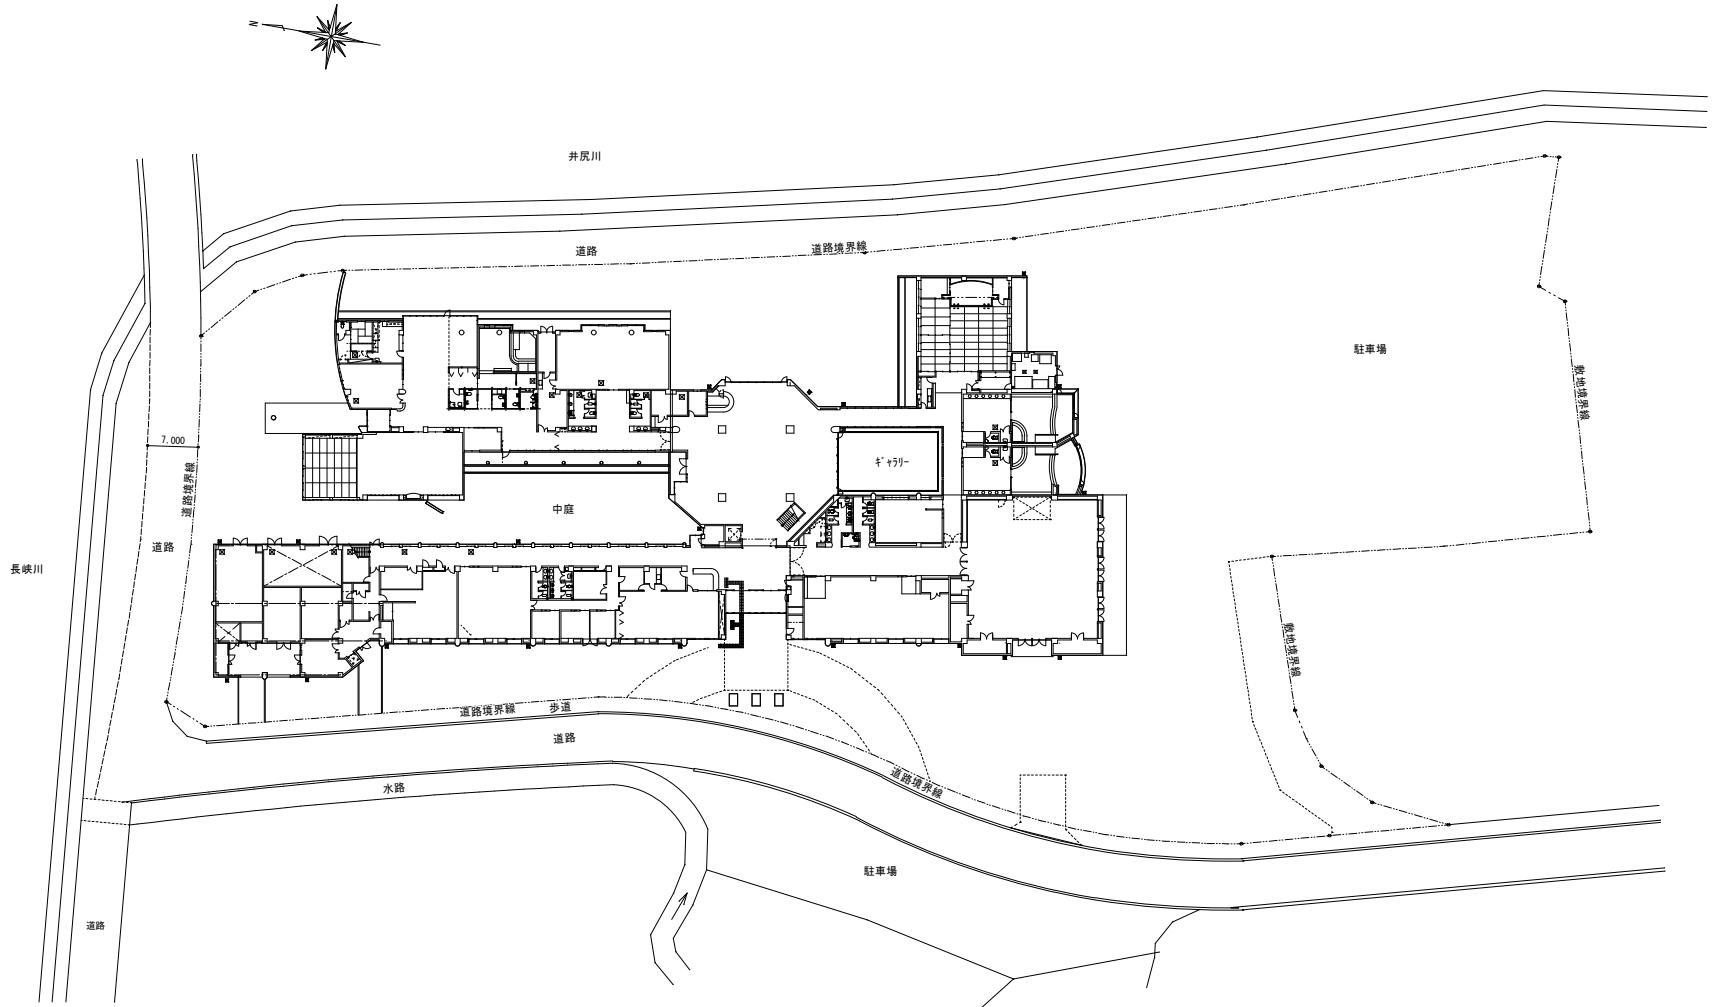


配置図

特 記 事 項		(株) エム・ビー・アイ 福岡県行橋市行事8丁目8-10 TEL 0930-26-1101 一級建築士事務所 福岡県知事登録第1-20757号 代表取締役 松尾 貴也 一級建築士 大臣登録第223559号	工 事 名 称 行橋市総合福祉センター空調設備更新工事（1工区）	図 面 名 称 配置図	縮尺 A1:S-1/500 A3:S-1/1000	製図年月日	2021年10月		E-02
	所 長					検 図	作 図		

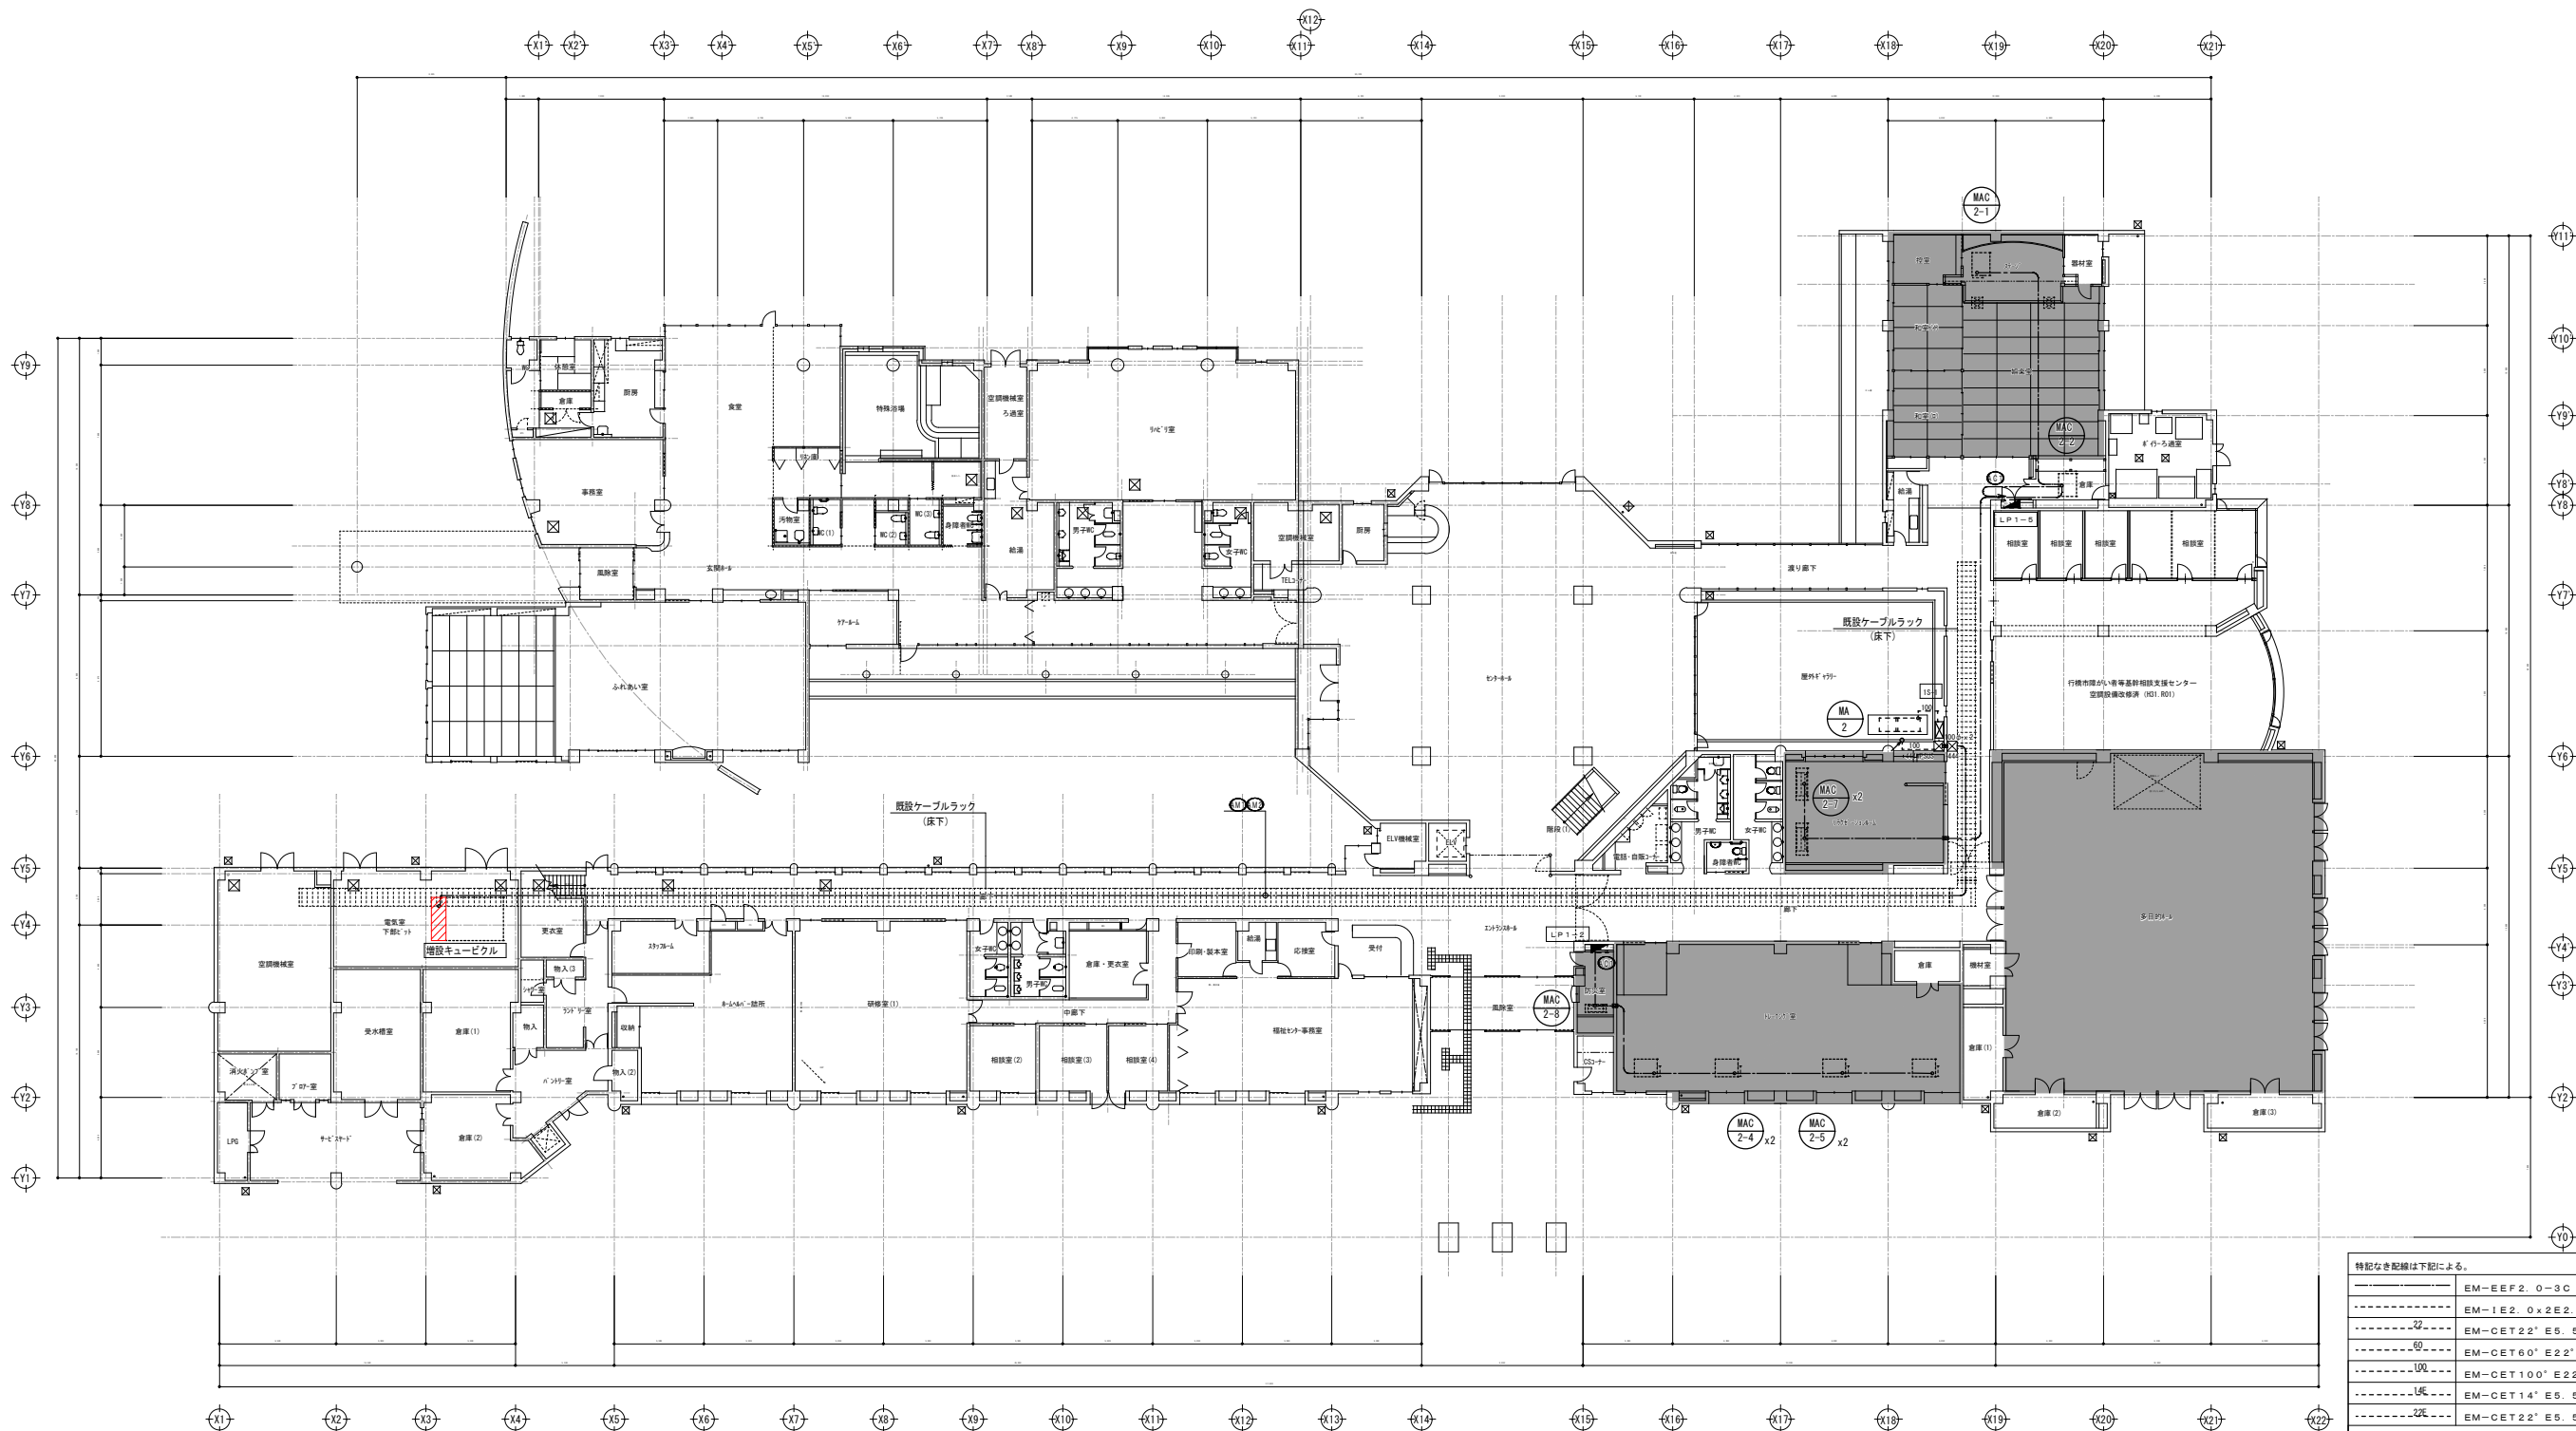

(注記)
既存空調関係配管配線類は残置とする。


特記なき配線は下記による。			
-----	EM-EEF2.0-3C	天井転がし	
-----	EM-IE2.0x2E2.0	(E19)	
-----	EM-CET22"E5.5"	(G54)	
-----	EM-CET60"E22"	(G70)	
-----	EM-CET100"E22"	(G82)	
-----	EM-CET14"E5.5"	(E39)	
-----	EM-CET22"E5.5"	(E51)	
(凡例)			
□11	ブルボックス	SS100x100x100	
□22	ブルボックス	SS200x200x200	
□44	ブルボックス	SS400x400x400	
□54	ブルボックス	SS500x500x400	
WPSUS	防水型ステンレス製を示す。		
■	壁ダイヤモンド貫通	32φx150L	
■	壁ダイヤモンド貫通	63φx150L	
■	100φx2	壁ダイヤモンド貫通	100φx150Lx2

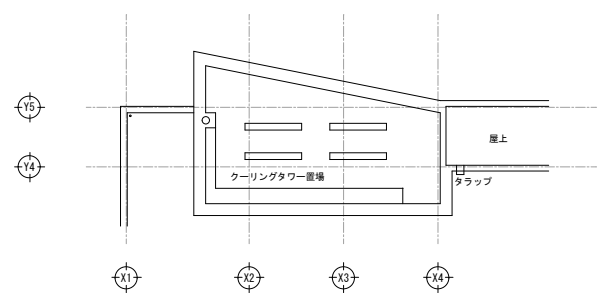


R F 階 平 面 図 S=1:200

特記なき配線は下記による。		
-----	EM-EEF2. 0-3C	天井転がし
-----	EM-IE2. 0x2E2. 0	(E19)
-----	EM-CET22° E5. 5°	(G54)
-----	EM-CET60° E22°	(G70)
-----	EM-CET100° E22°	(G82)
-----	EM-CET14° E5. 5°	(E39)
-----	EM-CET22° E5. 5°	(E51)
(凡例)		
□11	ブルボックス SS100x100x100	
□22	ブルボックス SS200x200x200	
□44	ブルボックス SS400x400x400	
□64	ブルボックス SS500x500x400	
WPSUS 防水型ステンレス製を示す。		
■	壁ダイヤモンド貫通 32φx150L	
■	壁ダイヤモンド貫通 63φx150L	
■	壁ダイヤモンド貫通 100φx150Lx2	


(注記)
既存空調関係配管配線類は残置とする。

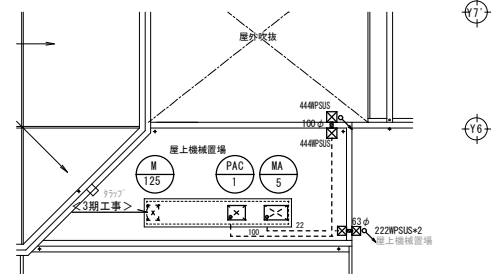

R F 階 平 面 図 S=1:200

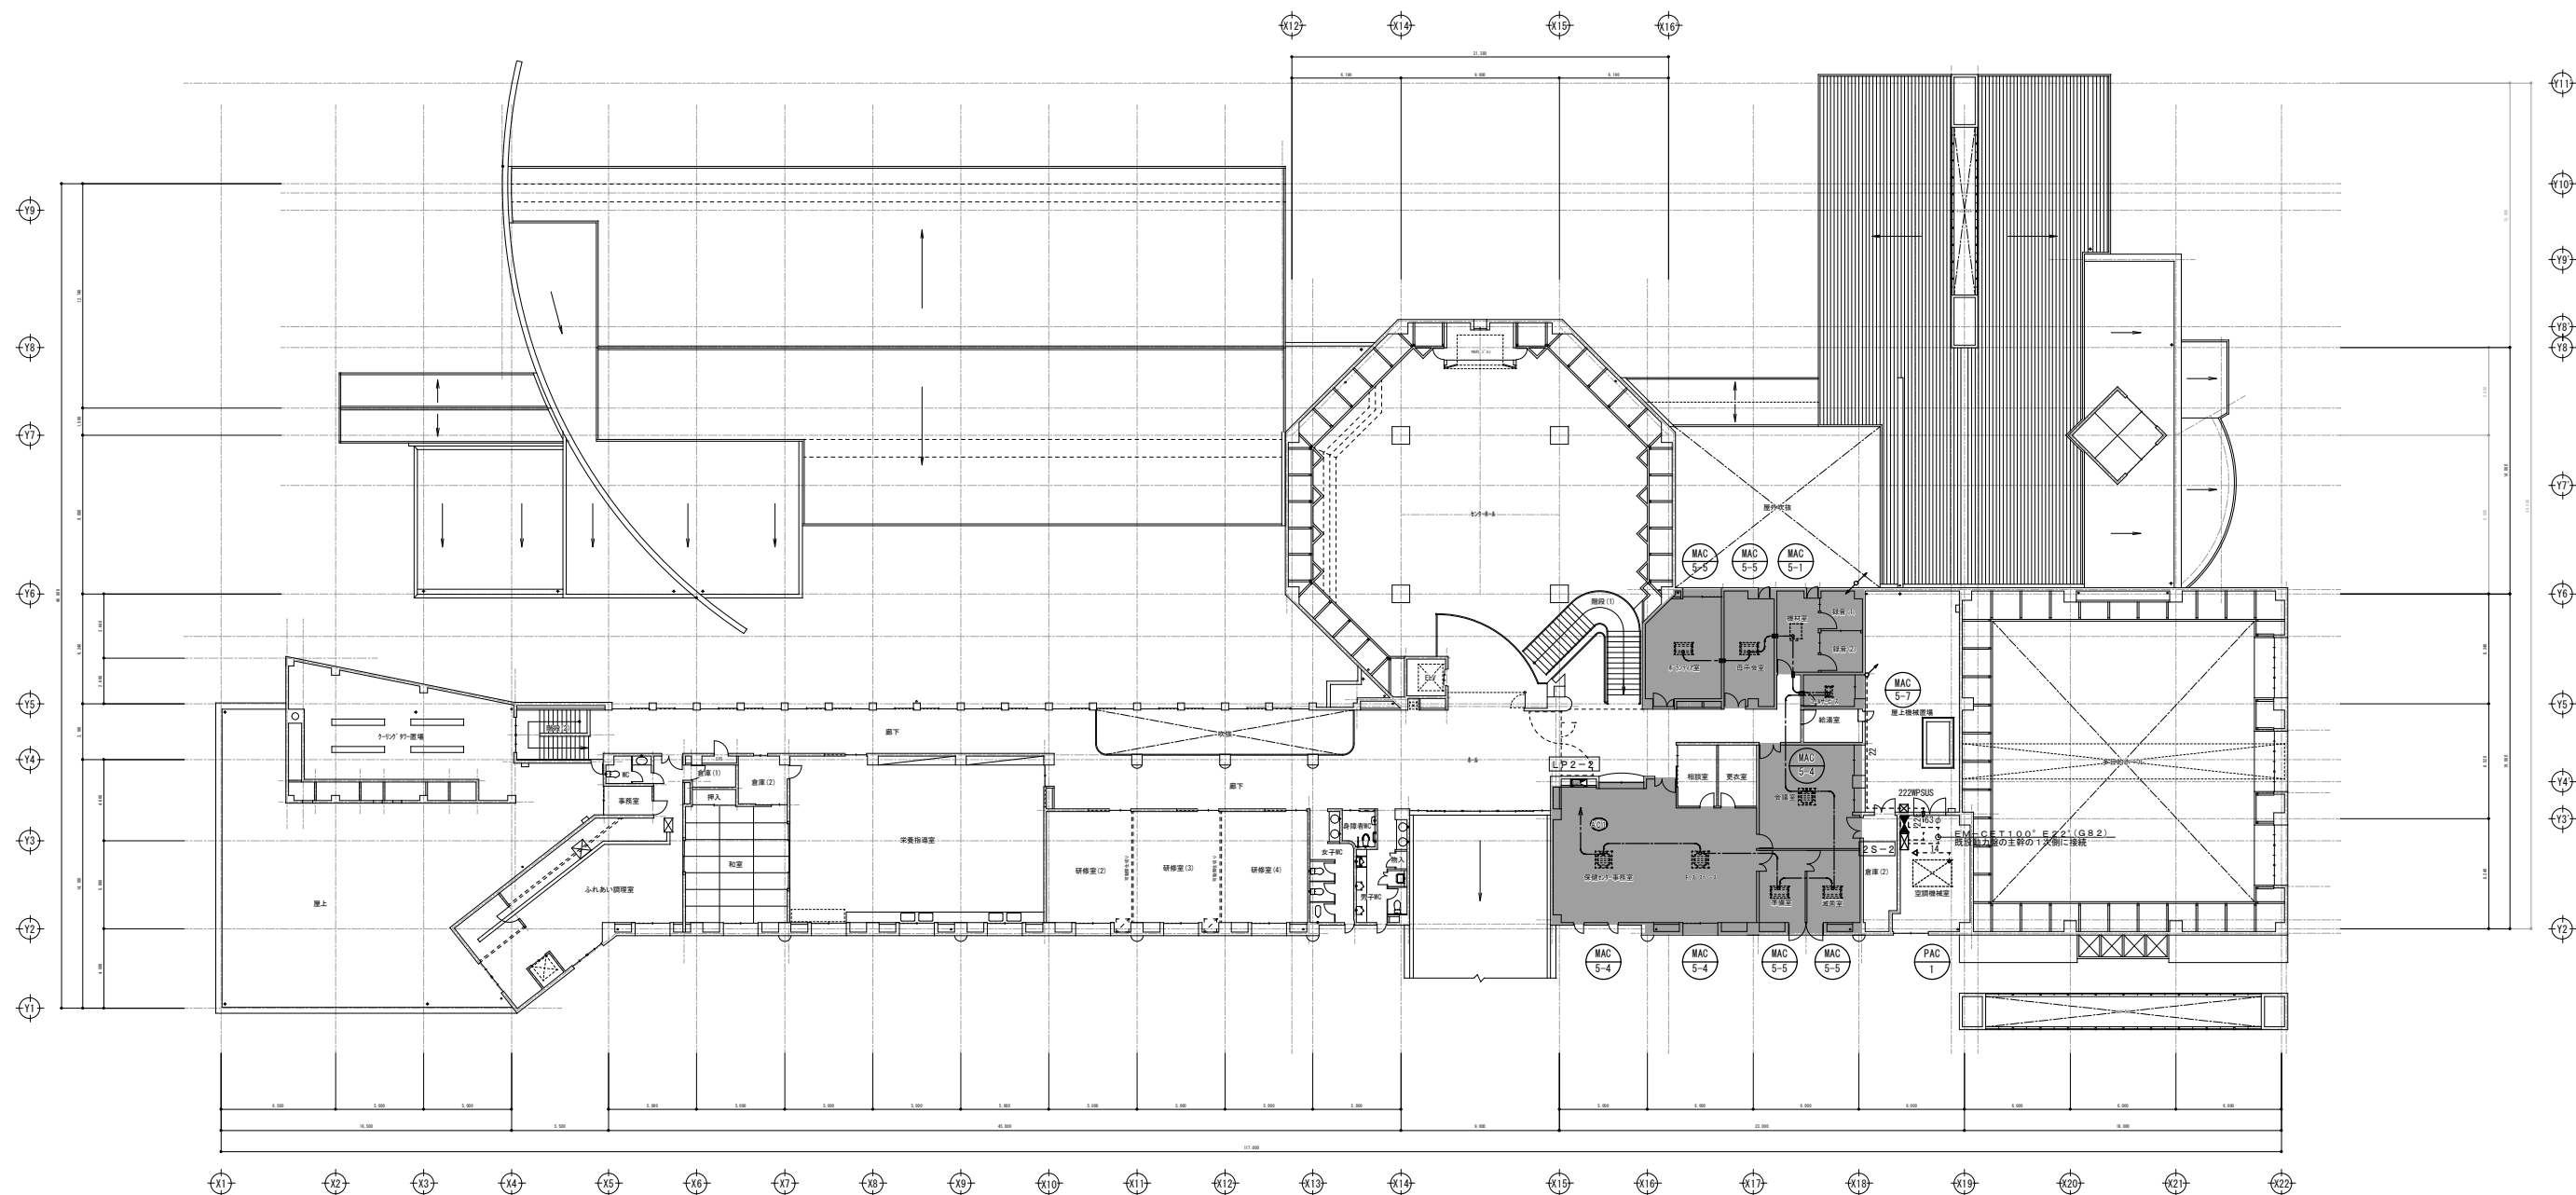


2 階 平 面 図 S=1:200

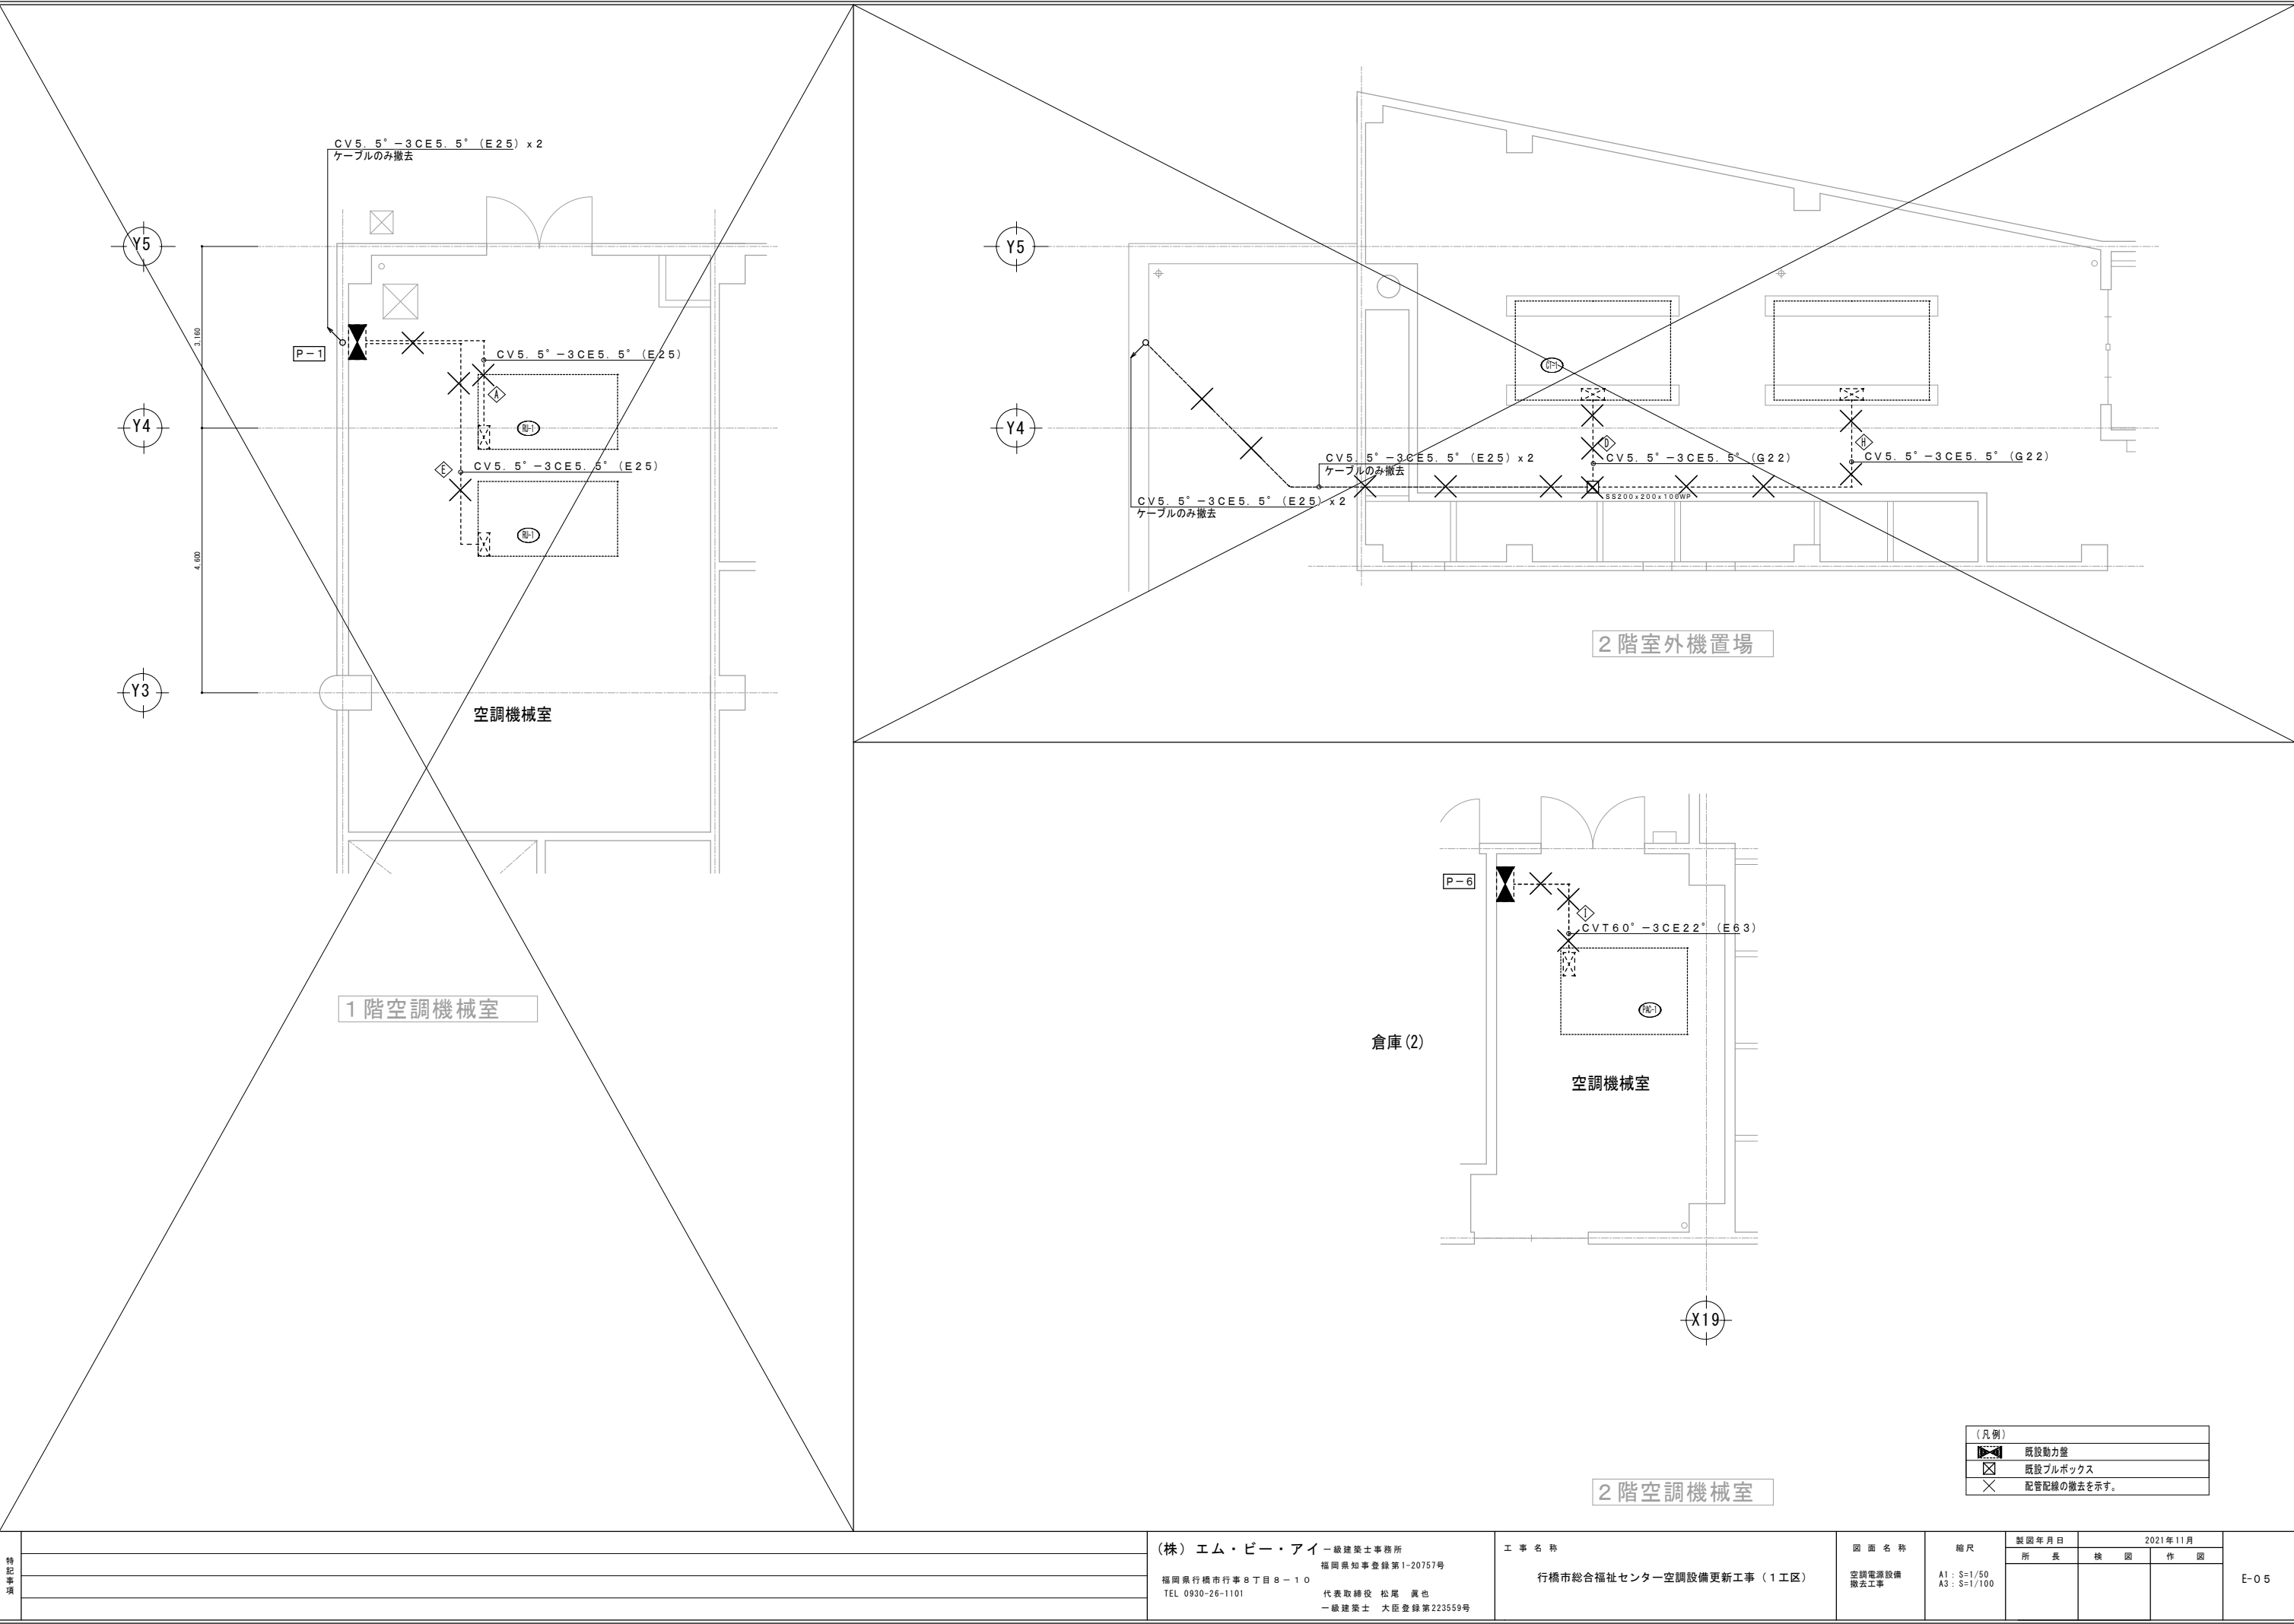

特記事項		(株) エム・ビー・アイ 一級建築士事務所 福岡県知事登録第1-20757号 福岡県行橋市行事8丁目8-10 TEL 0930-26-1101 代表取締役 松尾 真也 一級建築士 大臣登録第223559号	工 事 名 称 行橋市総合福祉センター空調設備更新工事（1工区）	図 面 名 称 空調電源設備 撤去工事	縮 尺 A1：S=1/50 A3：S=1/100	製図年月日			E-05				
	2021年11月												
	所 長					検 図		作 図					

凡 例			凡 例		
記号	名 称	備 考	記号	名 称	備 考
Ⓥ	電圧計		P F	電力ヒューズ	
Ⓐ	電流計		T R	変圧器	油入自冷式（高効率型）
Ⓢ	力率計		S C	進相コンデンサ	放電抵抗付
Ⓦ	電力計		S R	直列リアクトル	
Ⓜ	周波数計		D C C	放電コイル	
⊕	電圧計切替スイッチ		P T	計器用変圧器	モールド型
⊖	電流計切替スイッチ		C T	計器用変流器	〃
P A S	高圧気中負荷開閉器		Z C T	零相変流器	
P C T	取引用変成器	電力会社工事	D G R	方向性地絡継電器	
W h	取引用積算電力量計	〃	H G R	高圧地絡継電器	方向性
D S	断路器		L G R	低圧地絡継電器	
L B S	負荷開閉器	ストライカー装置、絶縁バリア付	O C R	過電流継電器	
T C	引外しコイル		Z P D	零相電圧検出器	

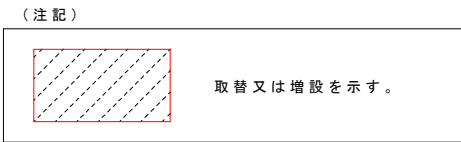

特記事項		(株) エム・ピー・アイ 福岡県行橋市行事8丁目8-10 TEL 0930-26-1101 代表取締役 松尾 真也 一級建築士 大匠登録第223559号	工 事 名 称 行橋市総合福祉センター空調設備更新工事（1工区）	図 面 名 称 受電設備 部分更新図	縮尺 —	製図年月日	2021年10月		E-06
	所 長					検 図	作 図		

