


位置図

施工箇所

工事年度	令和 4 年 度 起 工 第 号 工 区
工事名	配水管布設替工事(下津熊) 工事
工事箇所	行橋 町 大字下津熊 地内
図面名	平面図
縮 尺	1/1000 図面番号 全 6 葉之内 1 号
事務所名	行橋市環境水道部上水道課
認 可	<input type="checkbox"/> 当 初 認 可 <input type="checkbox"/> 当 初 査 定 <input type="checkbox"/> 査 定 <input type="checkbox"/> 第 回 変 更 可 <input type="checkbox"/> 第 回 変 更 可 <input type="checkbox"/>

平面図 A3: S=1/1000
下津熊

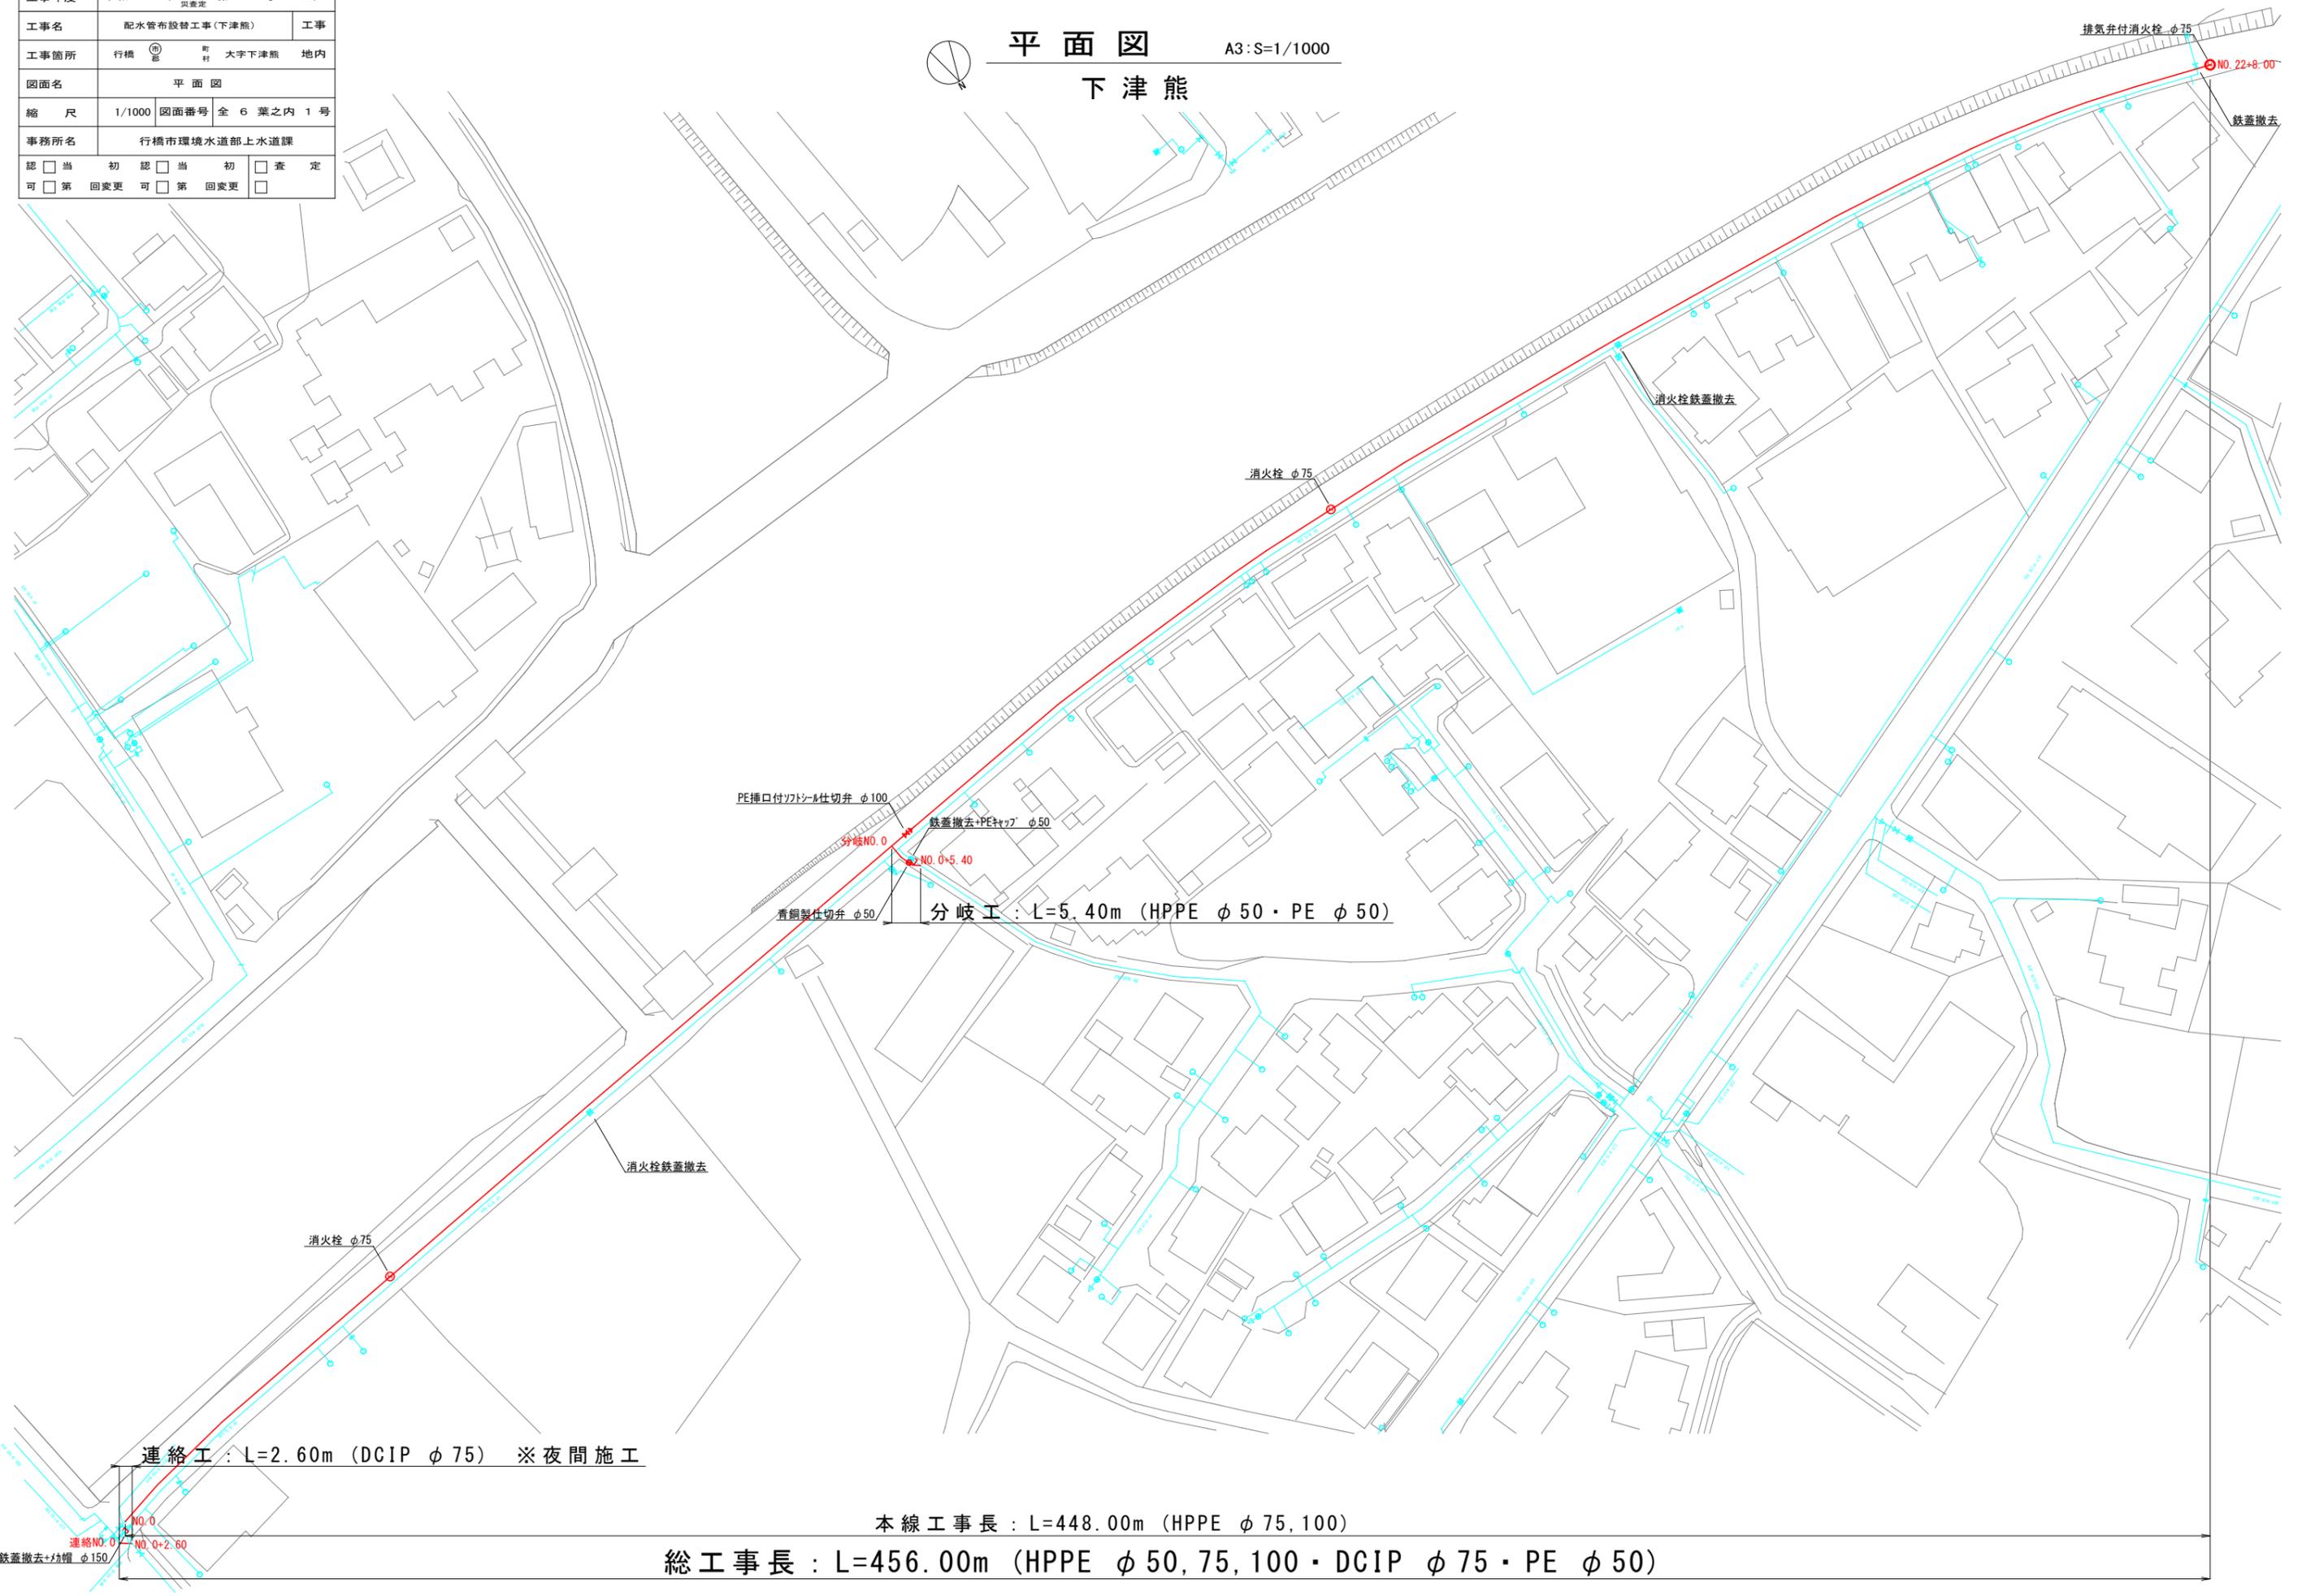

PE挿口付ワトシム仕切弁 φ100

鉄蓋撤去+PEφ77 φ50

分岐NO.0

分岐NO.0+5.40

青銅製仕切弁 φ50

分岐工 : L=5.40m (HPPE φ50・PE φ50)

消火栓鉄蓋撤去

消火栓 φ75

連絡工 : L=2.60m (DCIP φ75) ※夜間施工

本線工事長 : L=448.00m (HPPE φ75, 100)

総工事長 : L=456.00m (HPPE φ50, 75, 100・DCIP φ75・PE φ50)

鉄蓋撤去+丸帽 φ150

排気弁付消火栓 φ75

NO.22+8.00

鉄蓋撤去

消火栓鉄蓋撤去


消火栓 φ75

工事年度	令和 4 年 度 起 工 第 号 工 区
工事名	配水管布設替工事(下津熊)
工事箇所	行橋 市 大字下津熊 地内
図面名	配 管 略 図 (1)
縮 尺	FREE 図面番号 全 6 葉之内 2 号
事務所名	行橋市環境水道部上水道課
認 可	<input type="checkbox"/> 当 初 認 可 <input type="checkbox"/> 第 回 変 更
査 定	<input type="checkbox"/> 当 初 査 定 <input type="checkbox"/> 第 回 変 更

配管略図(1) A3:S=FREE

下 津 熊

本線

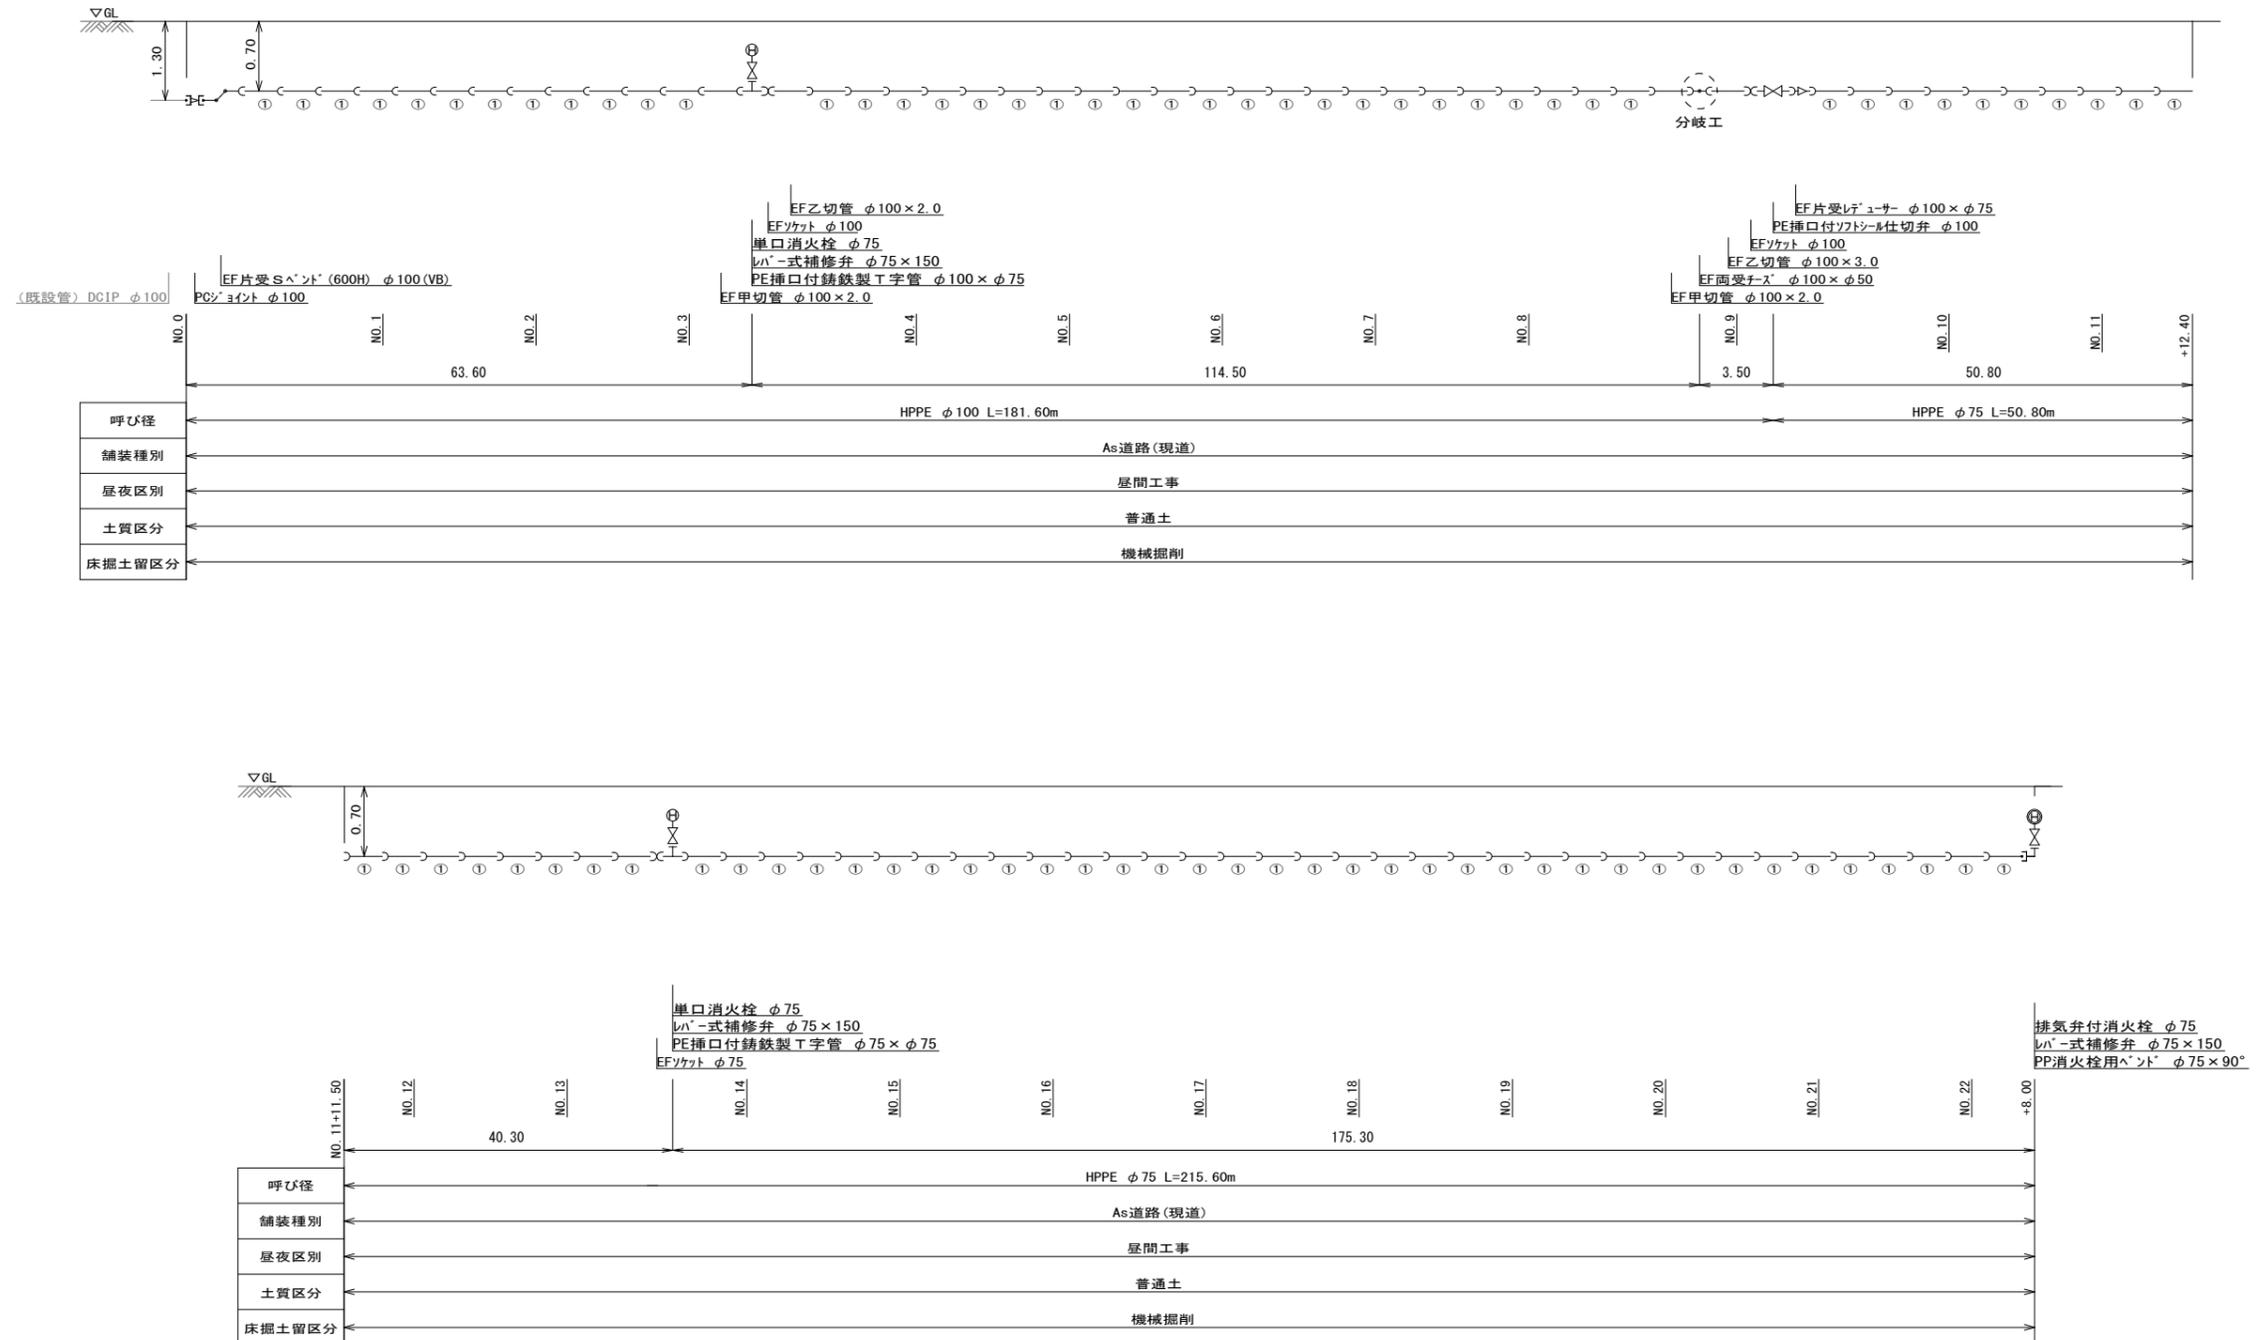


工事年度	令和 4 年	度起工 災査定	第 号	工区
工事名	配水管布設替工事(下津熊)			工事
工事箇所	行橋 市	大字下津熊	地内	
図面名	配管略図(2)			
縮尺	FREE	図面番号	全 6 葉之内 3 号	
事務所名	行橋市環境水道部上水道課			
認 可	<input type="checkbox"/> 当 初 <input type="checkbox"/> 第 回変更	認 可	<input type="checkbox"/> 当 初 <input type="checkbox"/> 第 回変更	<input type="checkbox"/> 査 定 <input type="checkbox"/>


配管略図(2) A3:S=FREE

下津熊

分岐工

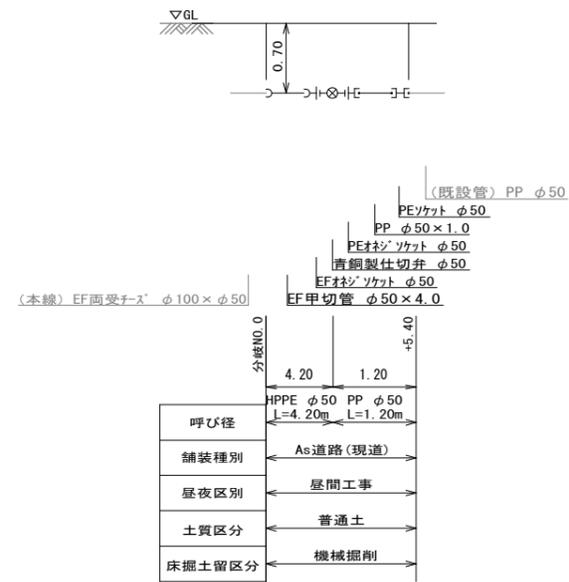

連絡工

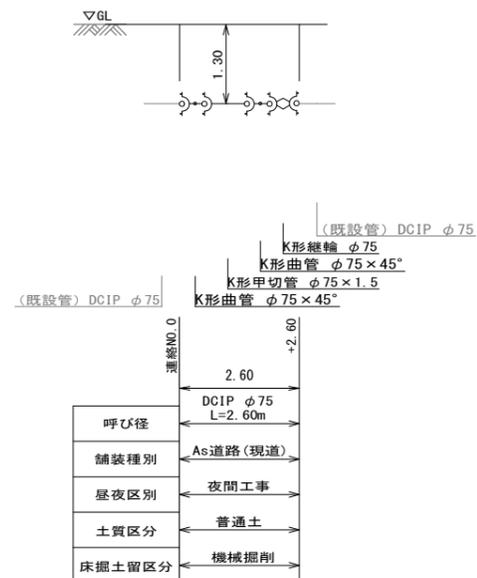

工事年度	令和 4 年 度起工 第 号 工区
工事名	配水管布設替工事(下津熊) 工事
工事箇所	行橋 町 大字下津熊 地内
図面名	給水平面図
縮尺	1/1000 図面番号 全 6 葉之内 4 号
事務所名	行橋市環境水道部上水道課
認 可	<input type="checkbox"/> 当 初 認 可 <input type="checkbox"/> 当 初 査 定 <input type="checkbox"/> 査 定 <input type="checkbox"/> 第 回 変 更 可 <input type="checkbox"/> 第 回 変 更 可

給水平面図 A3: S=1/1000
下津熊




工事年度	令和 4 年	度起工 災査定	第 号	工区
工事名	配水管布設替工事(下津熊)			工事
工事箇所	行橋 町	大字下津熊	地内	
図面名	給水仕様図			
縮尺	FREE	図面番号	全 6 葉之内 5 号	
事務所名	行橋市環境水道部上水道課			
認 可	<input type="checkbox"/> 当 初	認 可	<input type="checkbox"/> 第 回変更	<input type="checkbox"/> 査 定
	<input type="checkbox"/> 第 回変更		<input type="checkbox"/> 第 回変更	<input type="checkbox"/>

給水仕様図


A3:S=FREE

下津熊


給水タイプ A

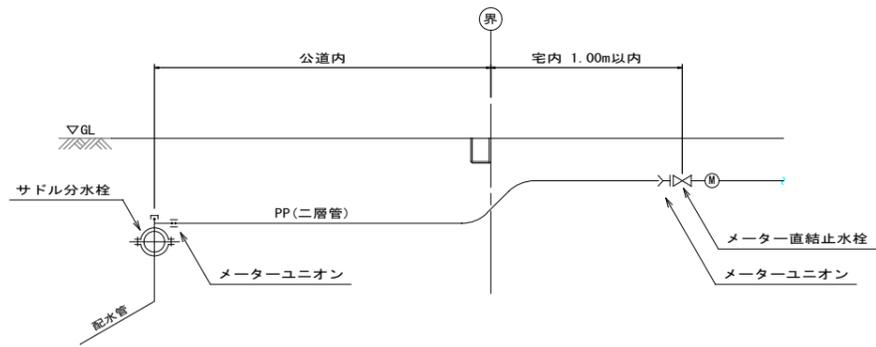

給水タイプ B

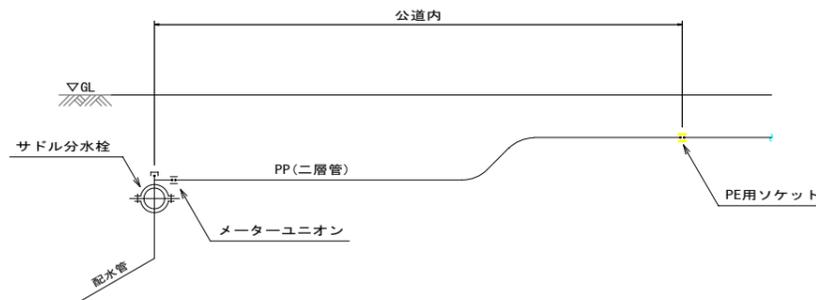


給水タイプ C

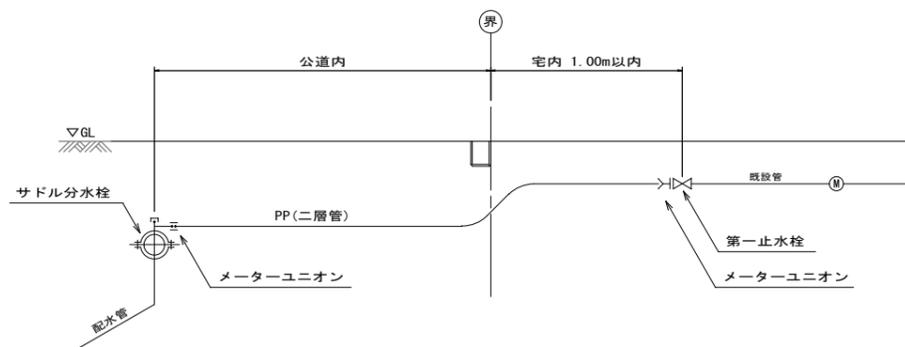

給水番号	氏名	給水タイプ	本管管種	本管口径	給水口径	サドル分水栓	割丁字管	メータユニオン	PEソケット	直結止水栓	一次止水栓	PE延長 (m)	公道内距離 (m)	舗装切所 (m)	舗装面積 (㎡)	その他材料
1		C	HPPE	φ100	φ25	φ100×φ25		φ25×2ヶ			普通止水栓 φ25	4.0	1.5	3.0	0.9	鉄蓋 φ150
2		A	HPPE	φ100	φ20	φ100×φ20		φ20×2ヶ		φ20×φ13		2.5	1.5	3.0	0.9	
3		B	HPPE	φ100	φ25	φ100×φ25		φ25	φ25			1.0	1.0	2.0	0.6	
4		B	HPPE	φ100	φ50		φ100×φ50		φ50			1.0	1.0	2.0	0.6	PEソケットオス φ50 PEキャップ φ50
5		B	HPPE	φ75	φ20	φ75×φ20		φ20	φ20			1.0	1.0	2.0	0.6	
6		B	HPPE	φ75	φ20	φ75×φ20		φ20	φ20			1.0	1.0	2.0	0.6	
7		B	HPPE	φ75	φ20	φ75×φ20		φ20	φ20			1.0	1.0	2.0	0.6	
8		B	HPPE	φ75	φ20	φ75×φ20		φ20	φ20			1.0	1.0	2.0	0.6	
9		A	HPPE	φ75	φ20	φ75×φ20		φ20×2ヶ		φ20×φ13		2.5	1.5	3.0	0.9	
10		B	HPPE	φ75	φ20	φ75×φ20		φ20	φ20			1.0	1.0	2.0	0.6	
11		A	HPPE	φ75	φ20	φ75×φ20		φ20×2ヶ		φ20×φ13		2.5	1.5	3.0	0.9	
12		A	HPPE	φ75	φ20	φ75×φ20		φ20×2ヶ		φ20×φ13		2.5	1.5	3.0	0.9	
13		A	HPPE	φ75	φ20	φ75×φ20		φ20×2ヶ		φ20×φ13		2.5	1.5	3.0	0.9	
14		B	HPPE	φ75	φ25	φ75×φ25		φ25	φ25			1.0	1.0	2.0	0.6	
15		B	HPPE	φ75	φ25	φ75×φ25		φ25	φ25			1.0	1.0	2.0	0.6	
16		A	HPPE	φ75	φ20	φ75×φ20		φ20×2ヶ		φ20×φ13		2.5	1.5	3.0	0.9	
17		A	HPPE	φ75	φ20	φ75×φ20		φ20×2ヶ		φ20×φ13		2.5	1.5	3.0	0.9	
18		A	HPPE	φ75	φ20	φ75×φ20		φ20×2ヶ		φ20×φ13		2.5	1.5	3.0	0.9	
19		C	HPPE	φ75	φ20	φ75×φ20		φ20×2ヶ			普通止水栓 φ20	2.5	1.5	3.0	0.9	鉄蓋 φ150
20		A	HPPE	φ75	φ20	φ75×φ20		φ20×2ヶ		φ20×φ13		2.5	1.5	3.0	0.9	
21		A	HPPE	φ75	φ20	φ75×φ20		φ20×2ヶ		φ20×φ13		2.5	1.5	3.0	0.9	
22		A	HPPE	φ75	φ20	φ75×φ20		φ20×2ヶ		φ20×φ13		2.5	1.5	3.0	0.9	
23		C	HPPE	φ75	φ20	φ75×φ20		φ20×2ヶ			普通止水栓 φ20	2.5	1.5	3.0	0.9	鉄蓋 φ150
24		A	HPPE	φ75	φ20	φ75×φ20		φ20×2ヶ		φ20×φ13		2.5	1.5	3.0	0.9	
計: 24箇所		A: 12箇所 B: 9箇所 C: 3箇所				(HPPE用) φ75×φ20: 18ヶ φ75×φ25: 2ヶ φ100×φ20: 1ヶ φ100×φ25: 2ヶ	(HPPE用) φ100×φ50: 1ヶ	φ20: 23ヶ φ25: 5ヶ	φ20: 5ヶ φ25: 3ヶ φ50: 1ヶ	φ20×φ13: 12ヶ	普通止水栓 φ20: 2ヶ 普通止水栓 φ25: 1ヶ	φ20: 40.0m φ25: 7.0m φ50: 1.0m	L=31.5m	L=63.0m	A=18.9㎡	PEソケットオス φ50: 1ヶ PEキャップ φ50: 1ヶ 鉄蓋 φ150: 3ヶ

工事年度	令和 4 年 度起工 第 号 工区
工事名	配水管布設替工事(下津熊)
工事箇所	行橋 町 大字下津熊 地内
図面名	断面図・構造図
縮尺	FREE 図面番号 全 6 葉之内 6 号
事務所名	行橋市環境水道部上水道課
認 可	<input type="checkbox"/> 当 初 認 可 <input type="checkbox"/> 第 回変更 <input type="checkbox"/> 当 初 認 可 <input type="checkbox"/> 第 回変更 <input type="checkbox"/> 査 定 <input type="checkbox"/>

掘削・復旧断面図

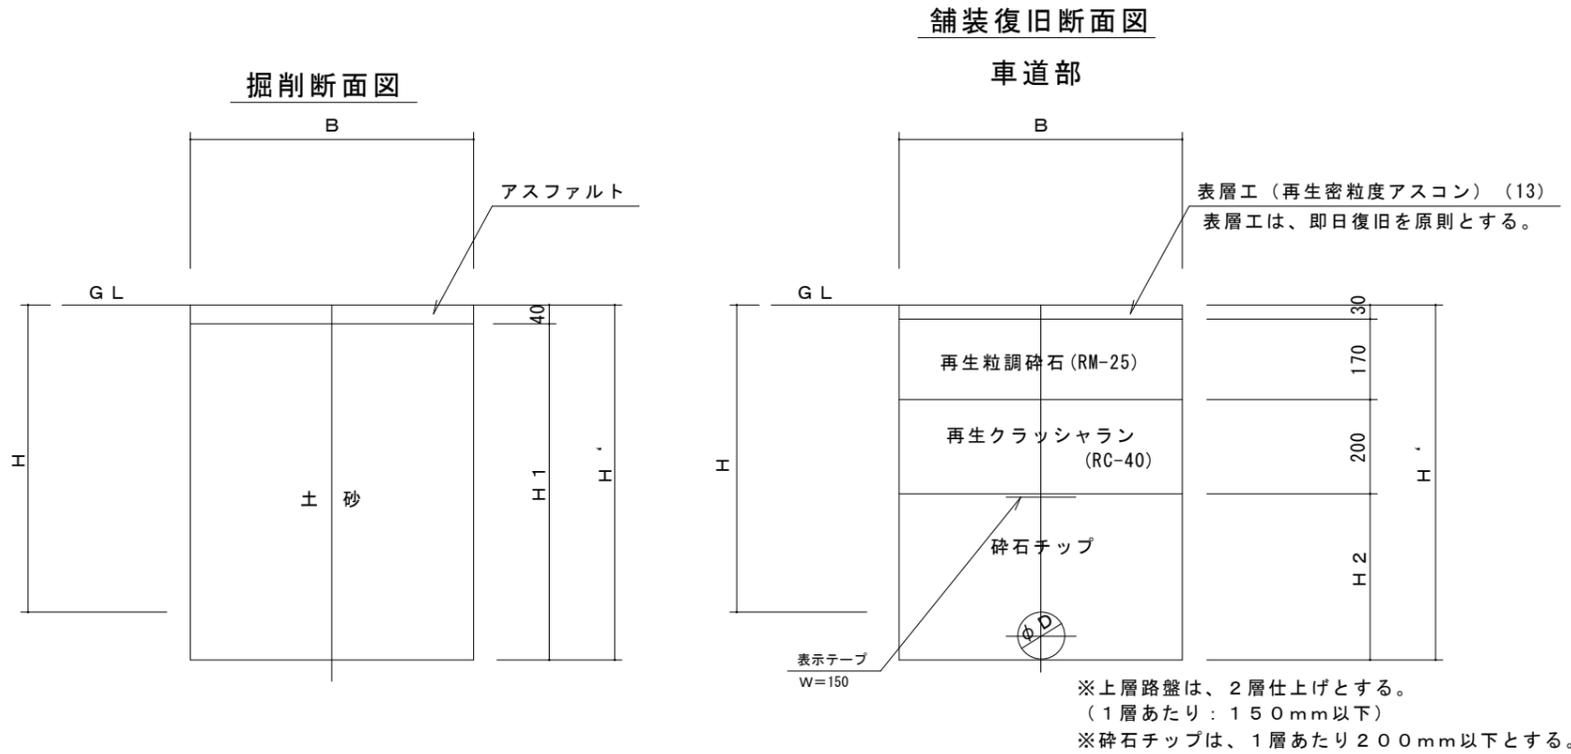

1. 0m当り

名称 口径	外径 D (mm)	土被り H (m)	H' (m)	H1 (m)	H2 (m)	B (m)	管体積 (m3)	備 考
φ100	125	0.700	0.830	0.790	0.430	0.600	0.012	HPPE
φ75	93	1.300	1.400	1.360	1.000	0.600	0.006	DCIP
	90	0.700	0.790	0.750	0.390	0.600	0.006	HPPE
φ50	63	0.700	0.770	0.730	0.370	0.600	0.000	PP
φ25	34	0.700	0.740	0.700	0.340	0.600	0.000	
φ20	27	0.700	0.730	0.690	0.330	0.600	0.000	

弁室詳細図

