



位置図

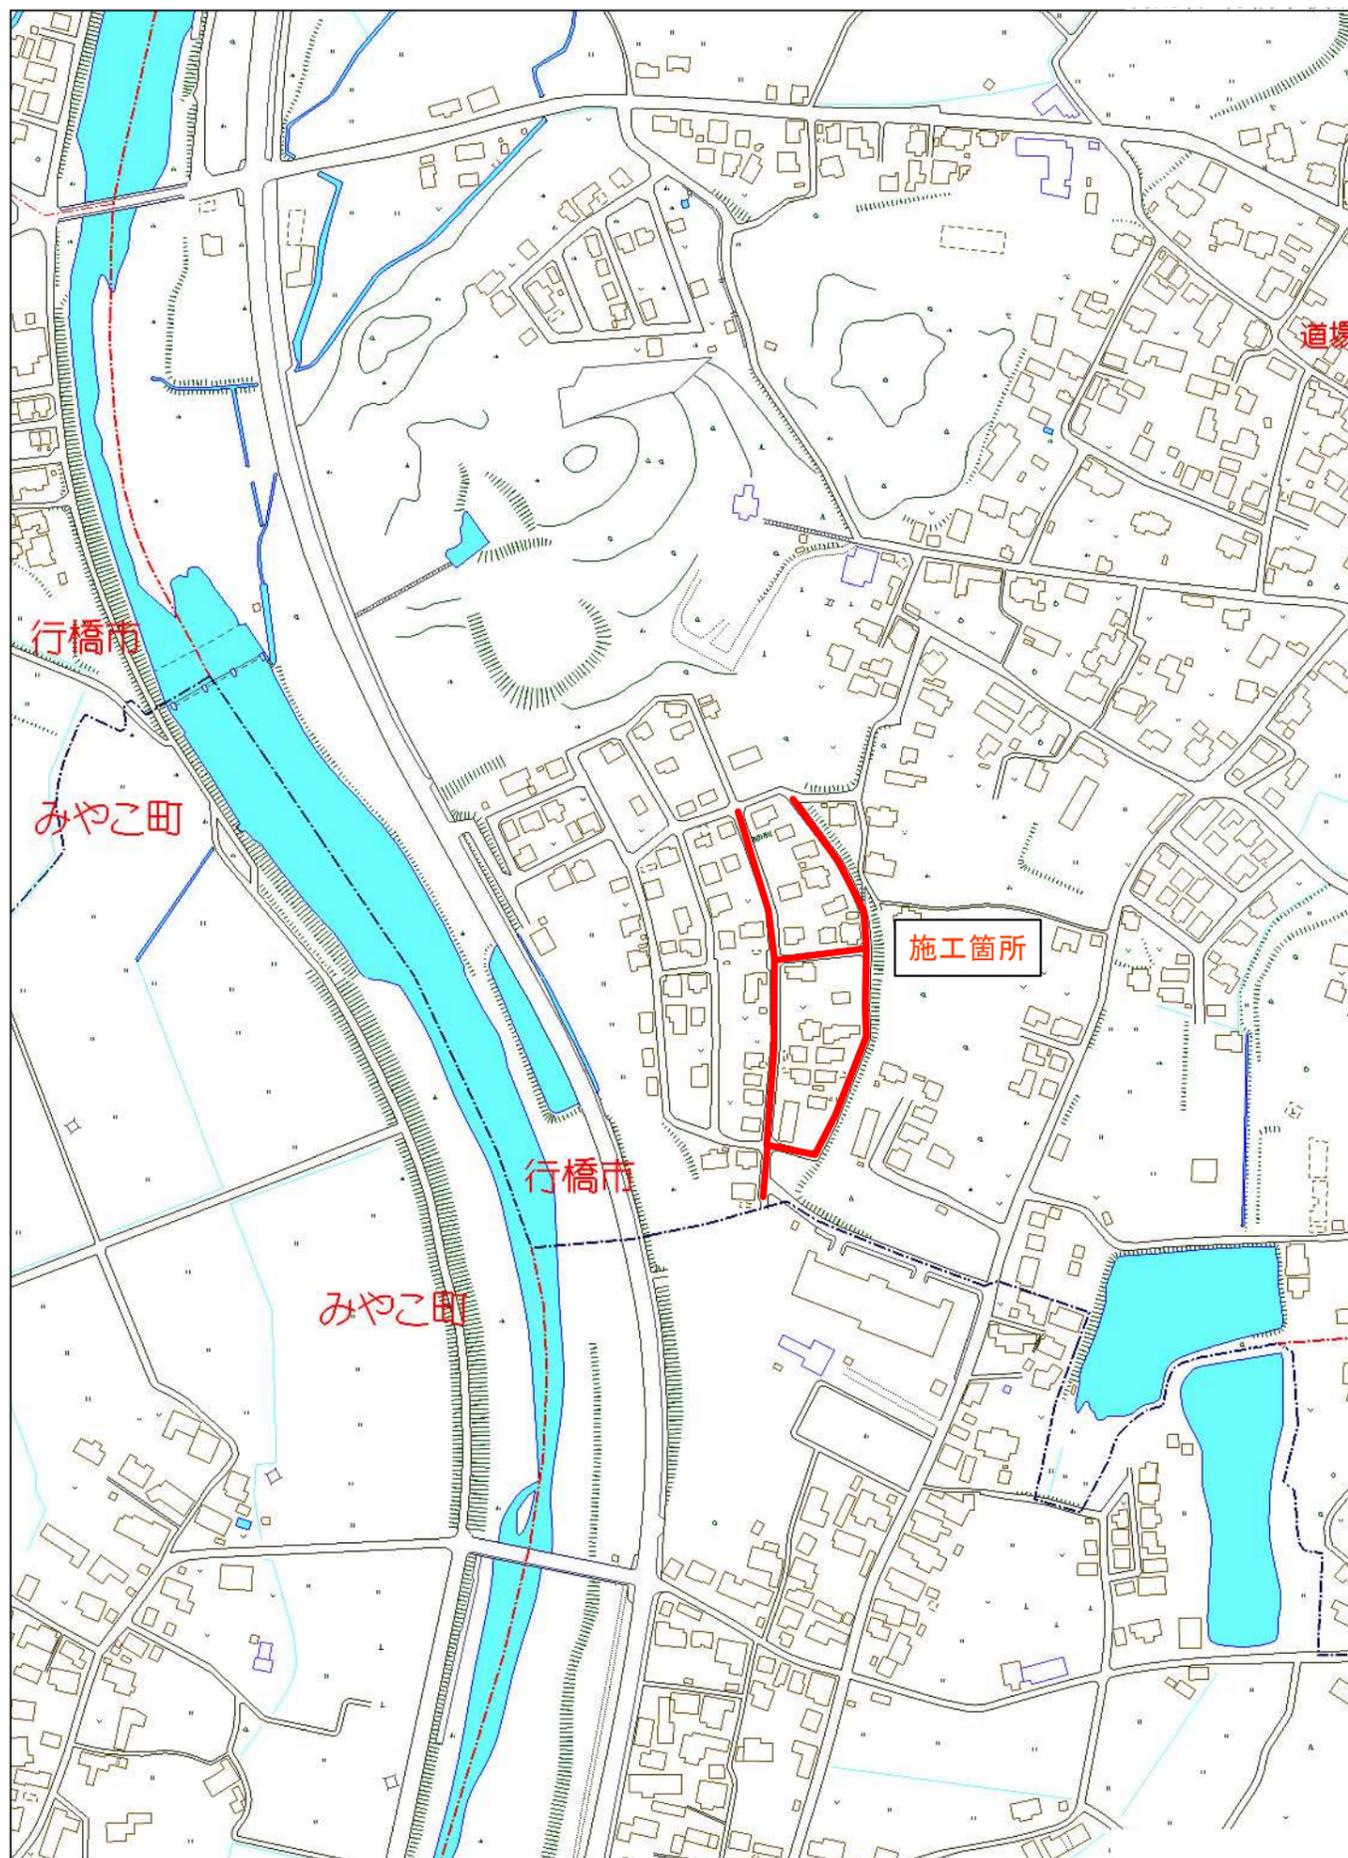

行橋市大字道場寺付近

縮尺 1 / 4,000 | 120m

| | | | | |
|---------|--------------------------|-----------|--------------------------|----|
| 工事年度 | 令和3年 | 建設工 決定 | 第 号 | 工区 |
| 工事名 | 配水管布設工事 (道場寺西區 2工区) | | 工事 | |
| 工事箇所 | 行橋 部 | 町 村 | 大字道場寺 | 地内 |
| 図面名 | 平面図 | | | |
| 縮尺 | 1:500(A1) 1:1000(A2) | 図面番号 | 全 10 葉之内 2 号 | |
| 事務所名 | 行橋市環境水道部上水道課 | | | |
| 認可当初 | <input type="checkbox"/> | 認可当初 | <input type="checkbox"/> | 査定 |
| 可 第 回変更 | <input type="checkbox"/> | 可 第 回変更 | <input type="checkbox"/> | |

 

平面図 S=1:500(A1)
S=1:1000(A3)











C 路線 配水管布設工事 HPPE φ75 L=218.12m(218.93m)

B 路線 配水管布設工事 HPPE φ75 L=249.13m(249.94m)

| | | | | |
|-----------|----------------------|------------|--------------|----|
| 工事年度 | 令和3年 | 度起工 及査定 | 第 号 | 工区 |
| 工事名 | 配水管布設工事 (道場寺西區 2 工区) | | | 工事 |
| 工事箇所 | 行橋 部 | 町 村 | 大字道場寺 | 地内 |
| 図面名 | 横断図 | | | |
| 縮尺 | 1:100 | 図面番号 | 全 10 葉之内 4 号 | |
| 事務所名 | 行橋市環境水道部上水道課 | | | |
| 認 □ 当 初 | 認 □ 当 初 | □ 査 定 | | |
| 可 □ 第 回変更 | 可 □ 第 回変更 | □ | | |


横断図 S=1:100

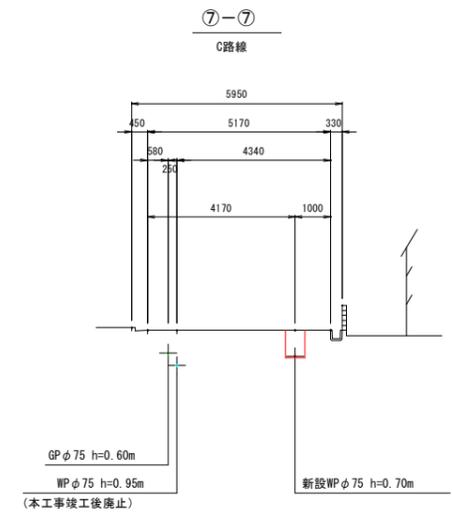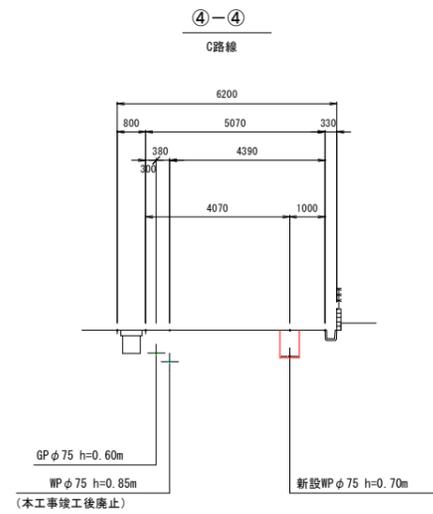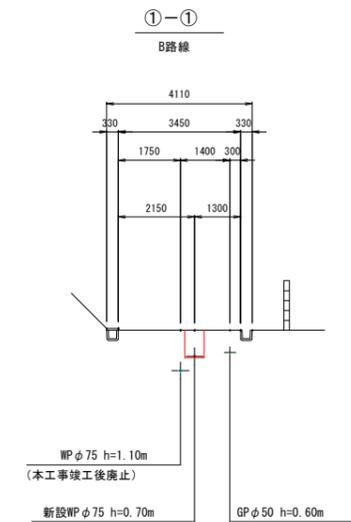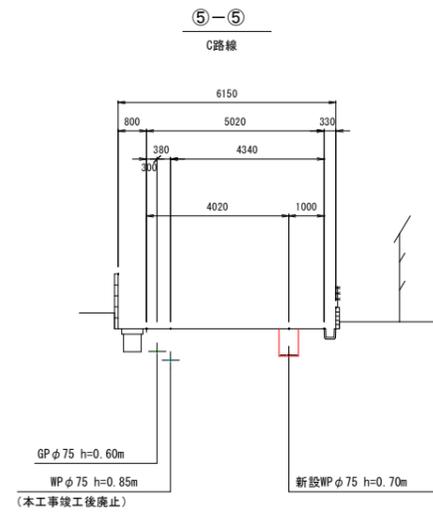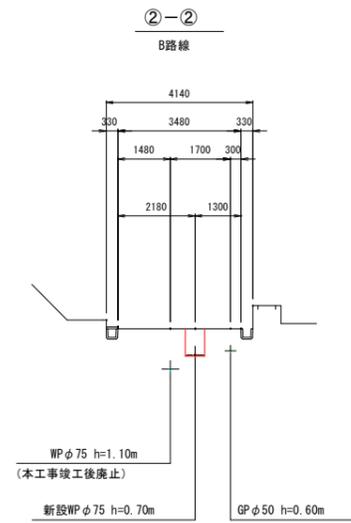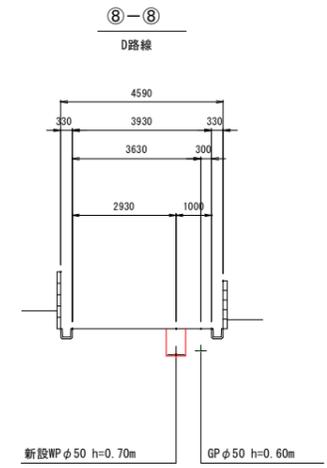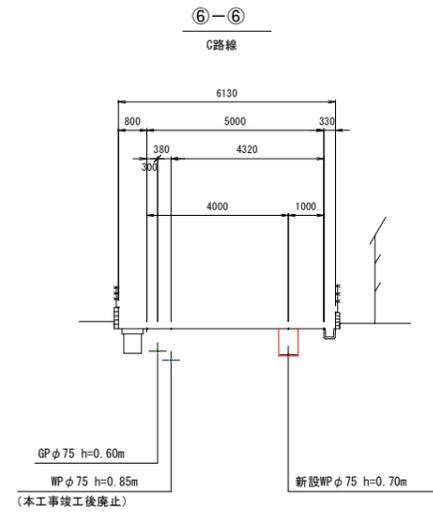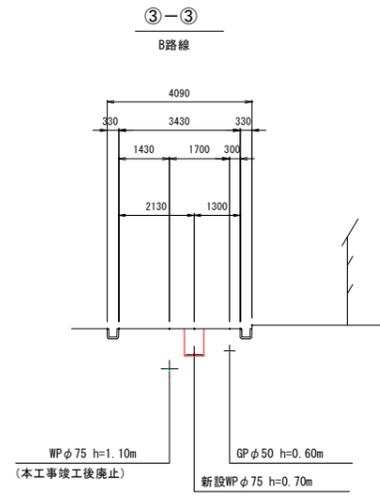

| | | | | |
|------|------------------------------|--------------------------------|------------------------------|--------------------------------|
| 工事年度 | 令和3年 | 建設工 及決定 | 第 号 | 工区 |
| 工事名 | 配水管布設工事 (道場寺西區 2 工区) | | | 工事 |
| 工事箇所 | 行橋 部 | 町 村 | 大字道場寺 | 地内 |
| 図面名 | 配管略図 (1/5) | | | |
| 縮尺 | — | 図面番号 | 全 10 葉之内 5 号 | |
| 事務所名 | 行橋市環境水道部上水道課 | | | |
| 認 可 | <input type="checkbox"/> 当 初 | <input type="checkbox"/> 第 回変更 | <input type="checkbox"/> 当 初 | <input type="checkbox"/> 第 回変更 |
| | <input type="checkbox"/> 査 定 | | <input type="checkbox"/> | |

配管略図 (1/5)

B路線 (1/2)

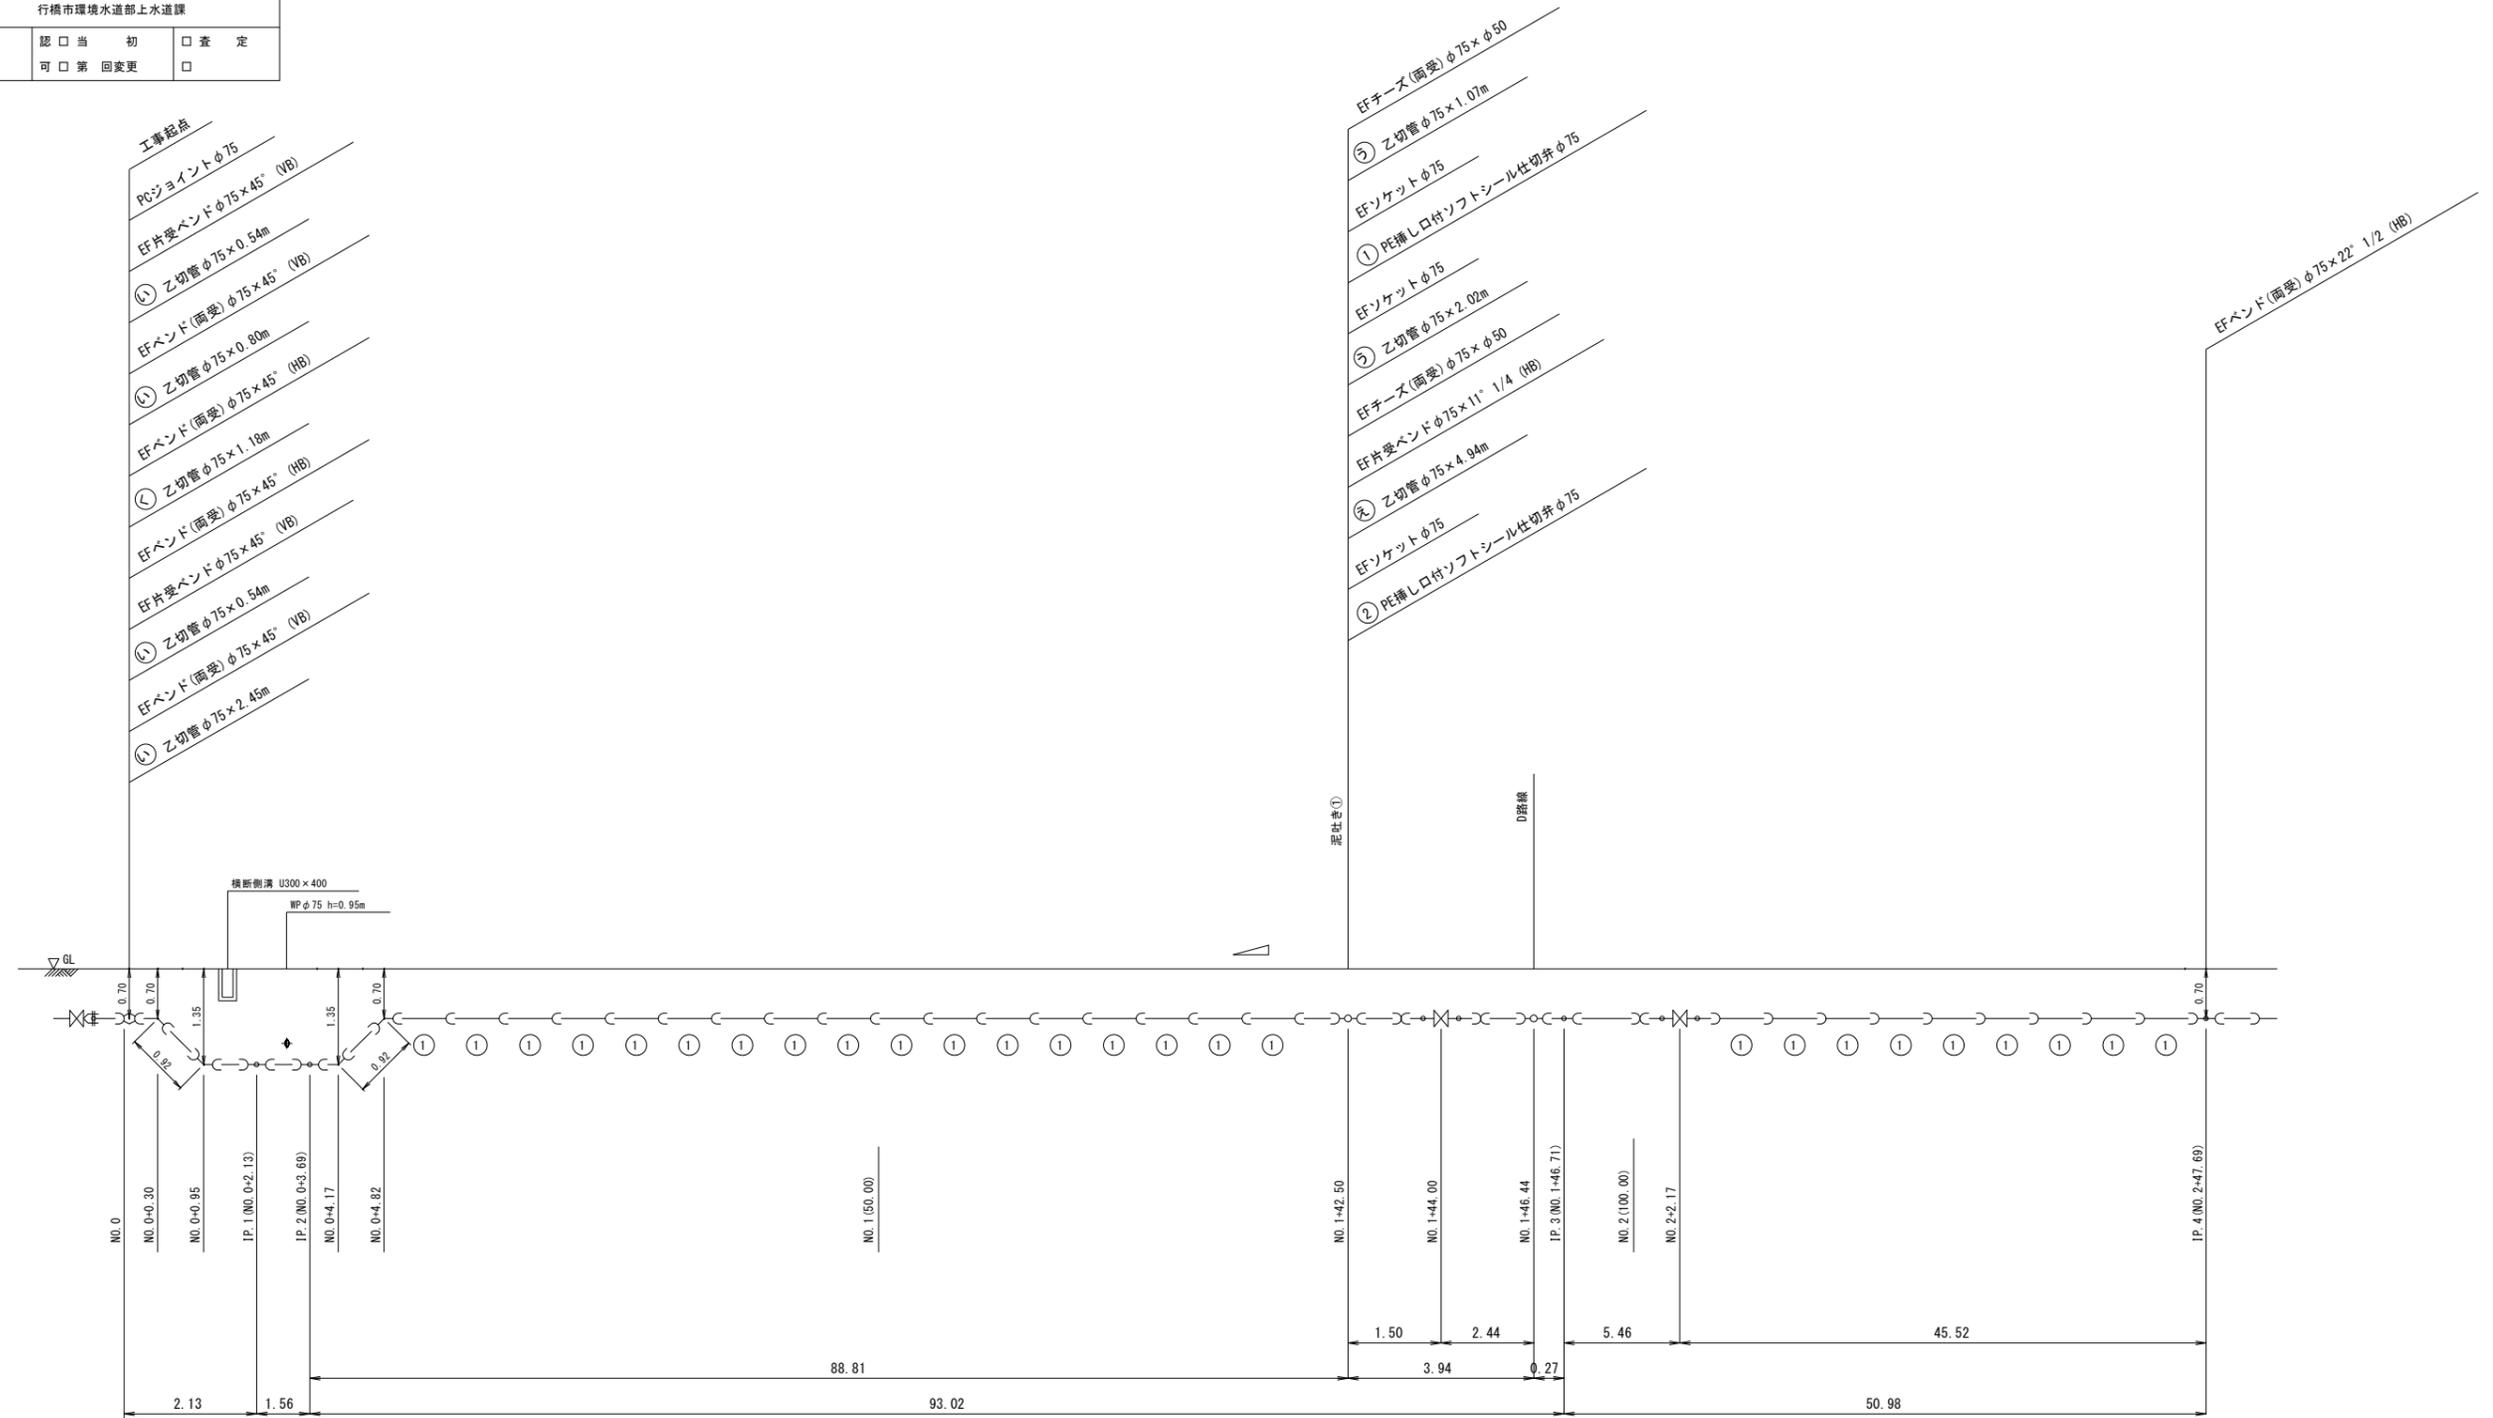


| | | |
|--------|----------|---------------------|
| 呼び径 | HPPE φ75 | L=249.13m (249.94m) |
| 舗装種別 | 市道(車道) | L=249.13m |
| 昼夜区分 | 昼間工事 | L=249.13m |
| 土質区分 | 普通土 | L=249.13m |
| 床掘土留区分 | 素掘り | L=249.13m |
| 実測延長 | | |

| | | | | |
|------|--------------------------|------------|--------------------------|----|
| 工事年度 | 令和3年 | 建設工 事決定 | 第 号 | 工区 |
| 工事名 | 配水管布設工事 (道場寺西區 2工区) | | | 工事 |
| 工事箇所 | 行橋 部 | 町 村 | 大字道場寺 | 地内 |
| 図面名 | 配管略図 (2/5) | | | |
| 縮尺 | — | 図面番号 | 全 10 葉之内 6 号 | |
| 事務所名 | 行橋市環境水道部上水道課 | | | |
| 認可当初 | <input type="checkbox"/> | 認可当初 | <input type="checkbox"/> | 査定 |
| 可回変更 | <input type="checkbox"/> | 可回変更 | <input type="checkbox"/> | |

配管略図 (2/5)

B路線 (2/2)

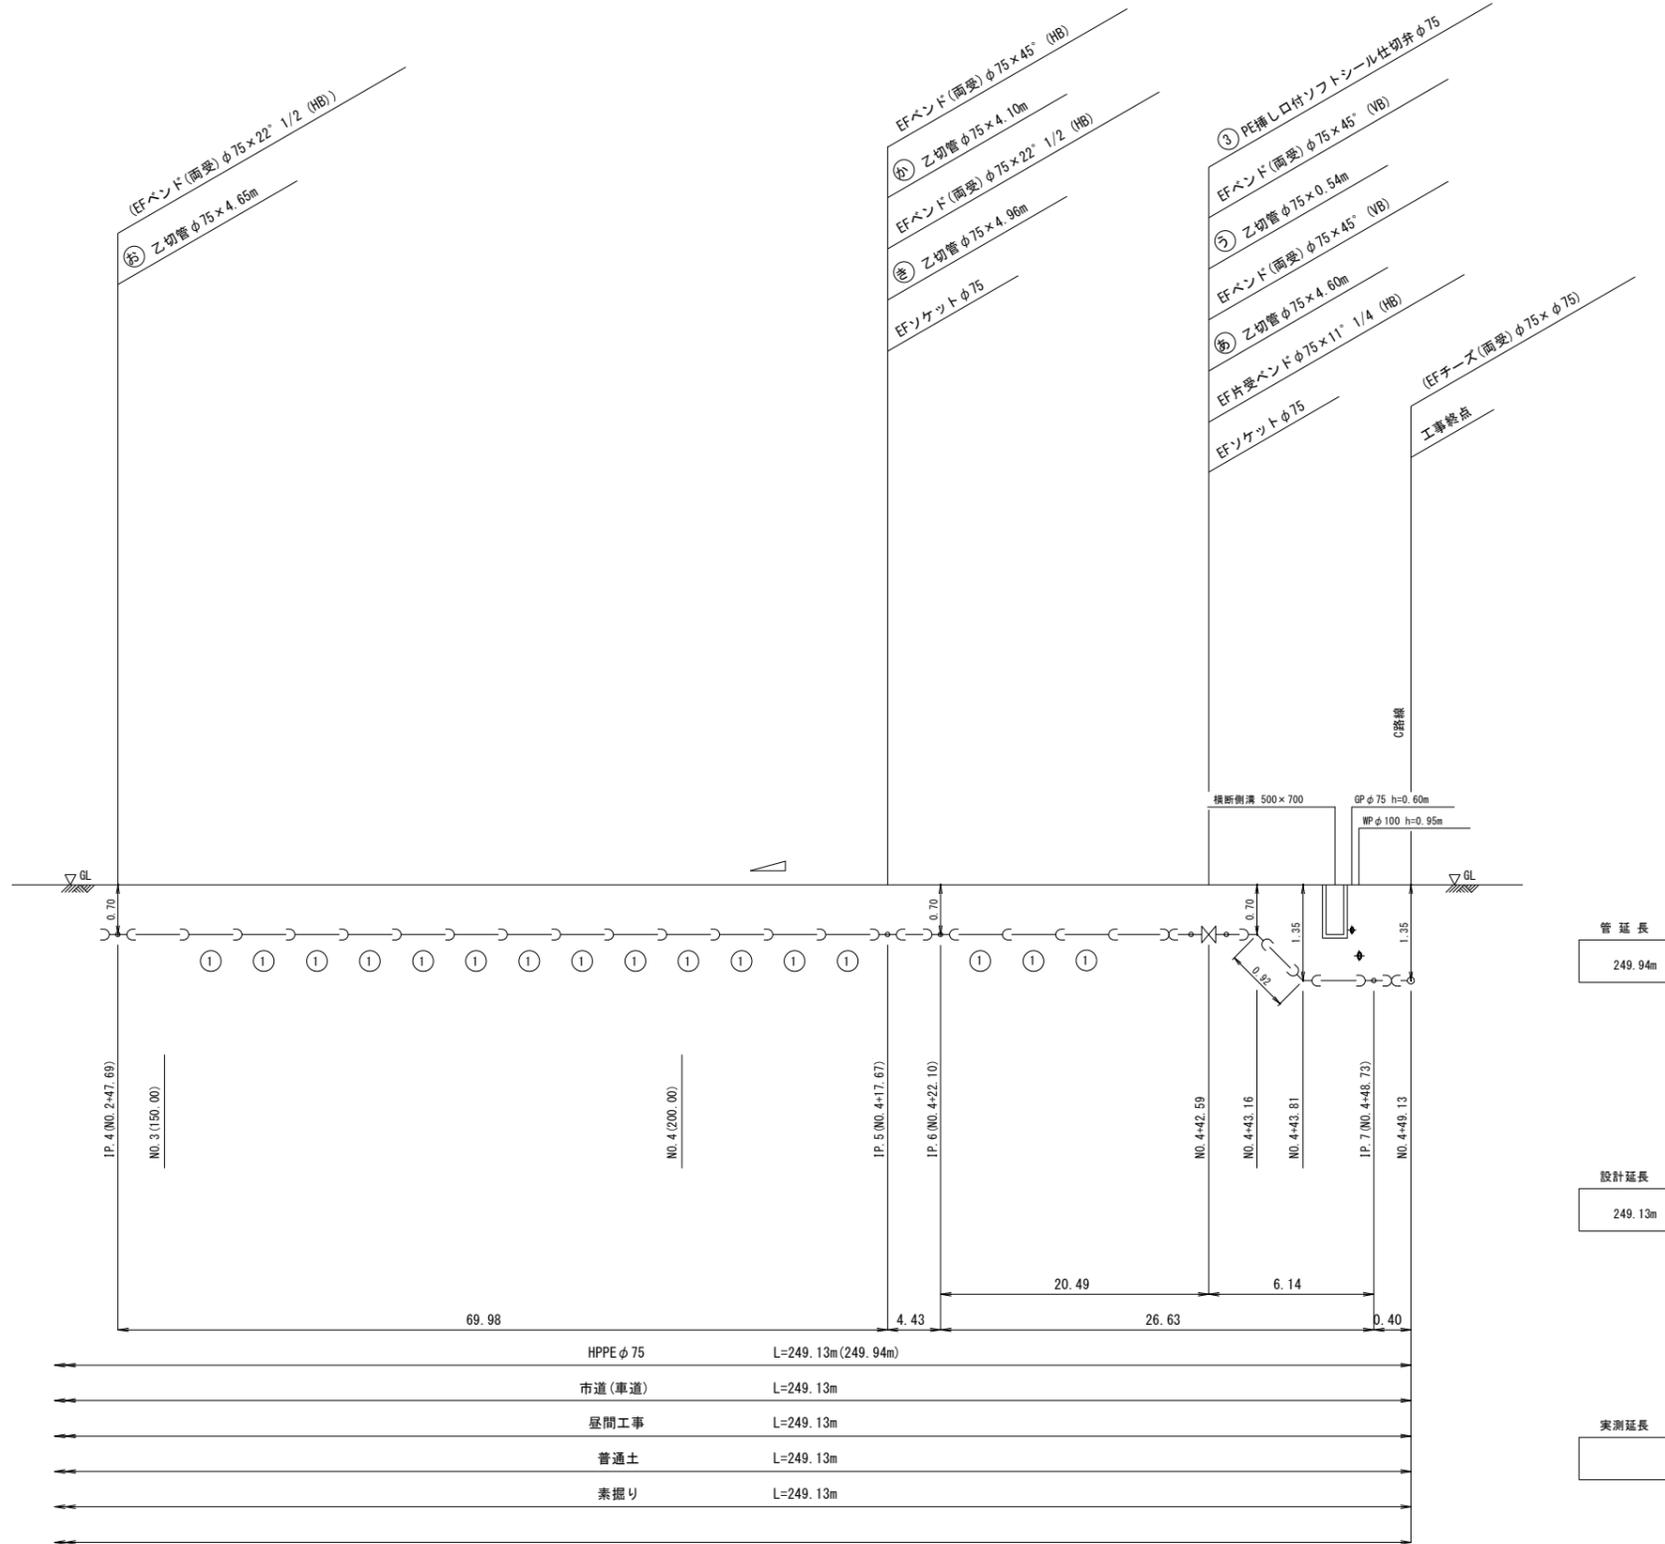

管延長
249.94m

設計延長
249.13m


実測延長

| | |
|----------|---------------------|
| HPPE φ75 | L=249.13m (249.94m) |
| 市道(車道) | L=249.13m |
| 昼間工事 | L=249.13m |
| 普通土 | L=249.13m |
| 素掘り | L=249.13m |

配管略図 (3/5)

C路線 (1/2)

| | | | | |
|------|--------------------------|----------------|--------------------------|--------------------------|
| 工事年度 | 令和3年 | 建設工 及 決定 | 第 号 | 工区 |
| 工事名 | 配水管布設工事 (道場寺西區 2工区) | | | 工事 |
| 工事箇所 | 行橋 部 | 町 村 | 大字道場寺 | 地内 |
| 図面名 | 配管略図 (3/5) | | | |
| 縮尺 | — | 図面番号 | 全 10 葉之内 7 号 | |
| 事務所名 | 行橋市環境水道部上水道課 | | | |
| 認可当初 | <input type="checkbox"/> | 認可当初 | <input type="checkbox"/> | 査定 |
| 可回変更 | <input type="checkbox"/> | 可回変更 | <input type="checkbox"/> | <input type="checkbox"/> |

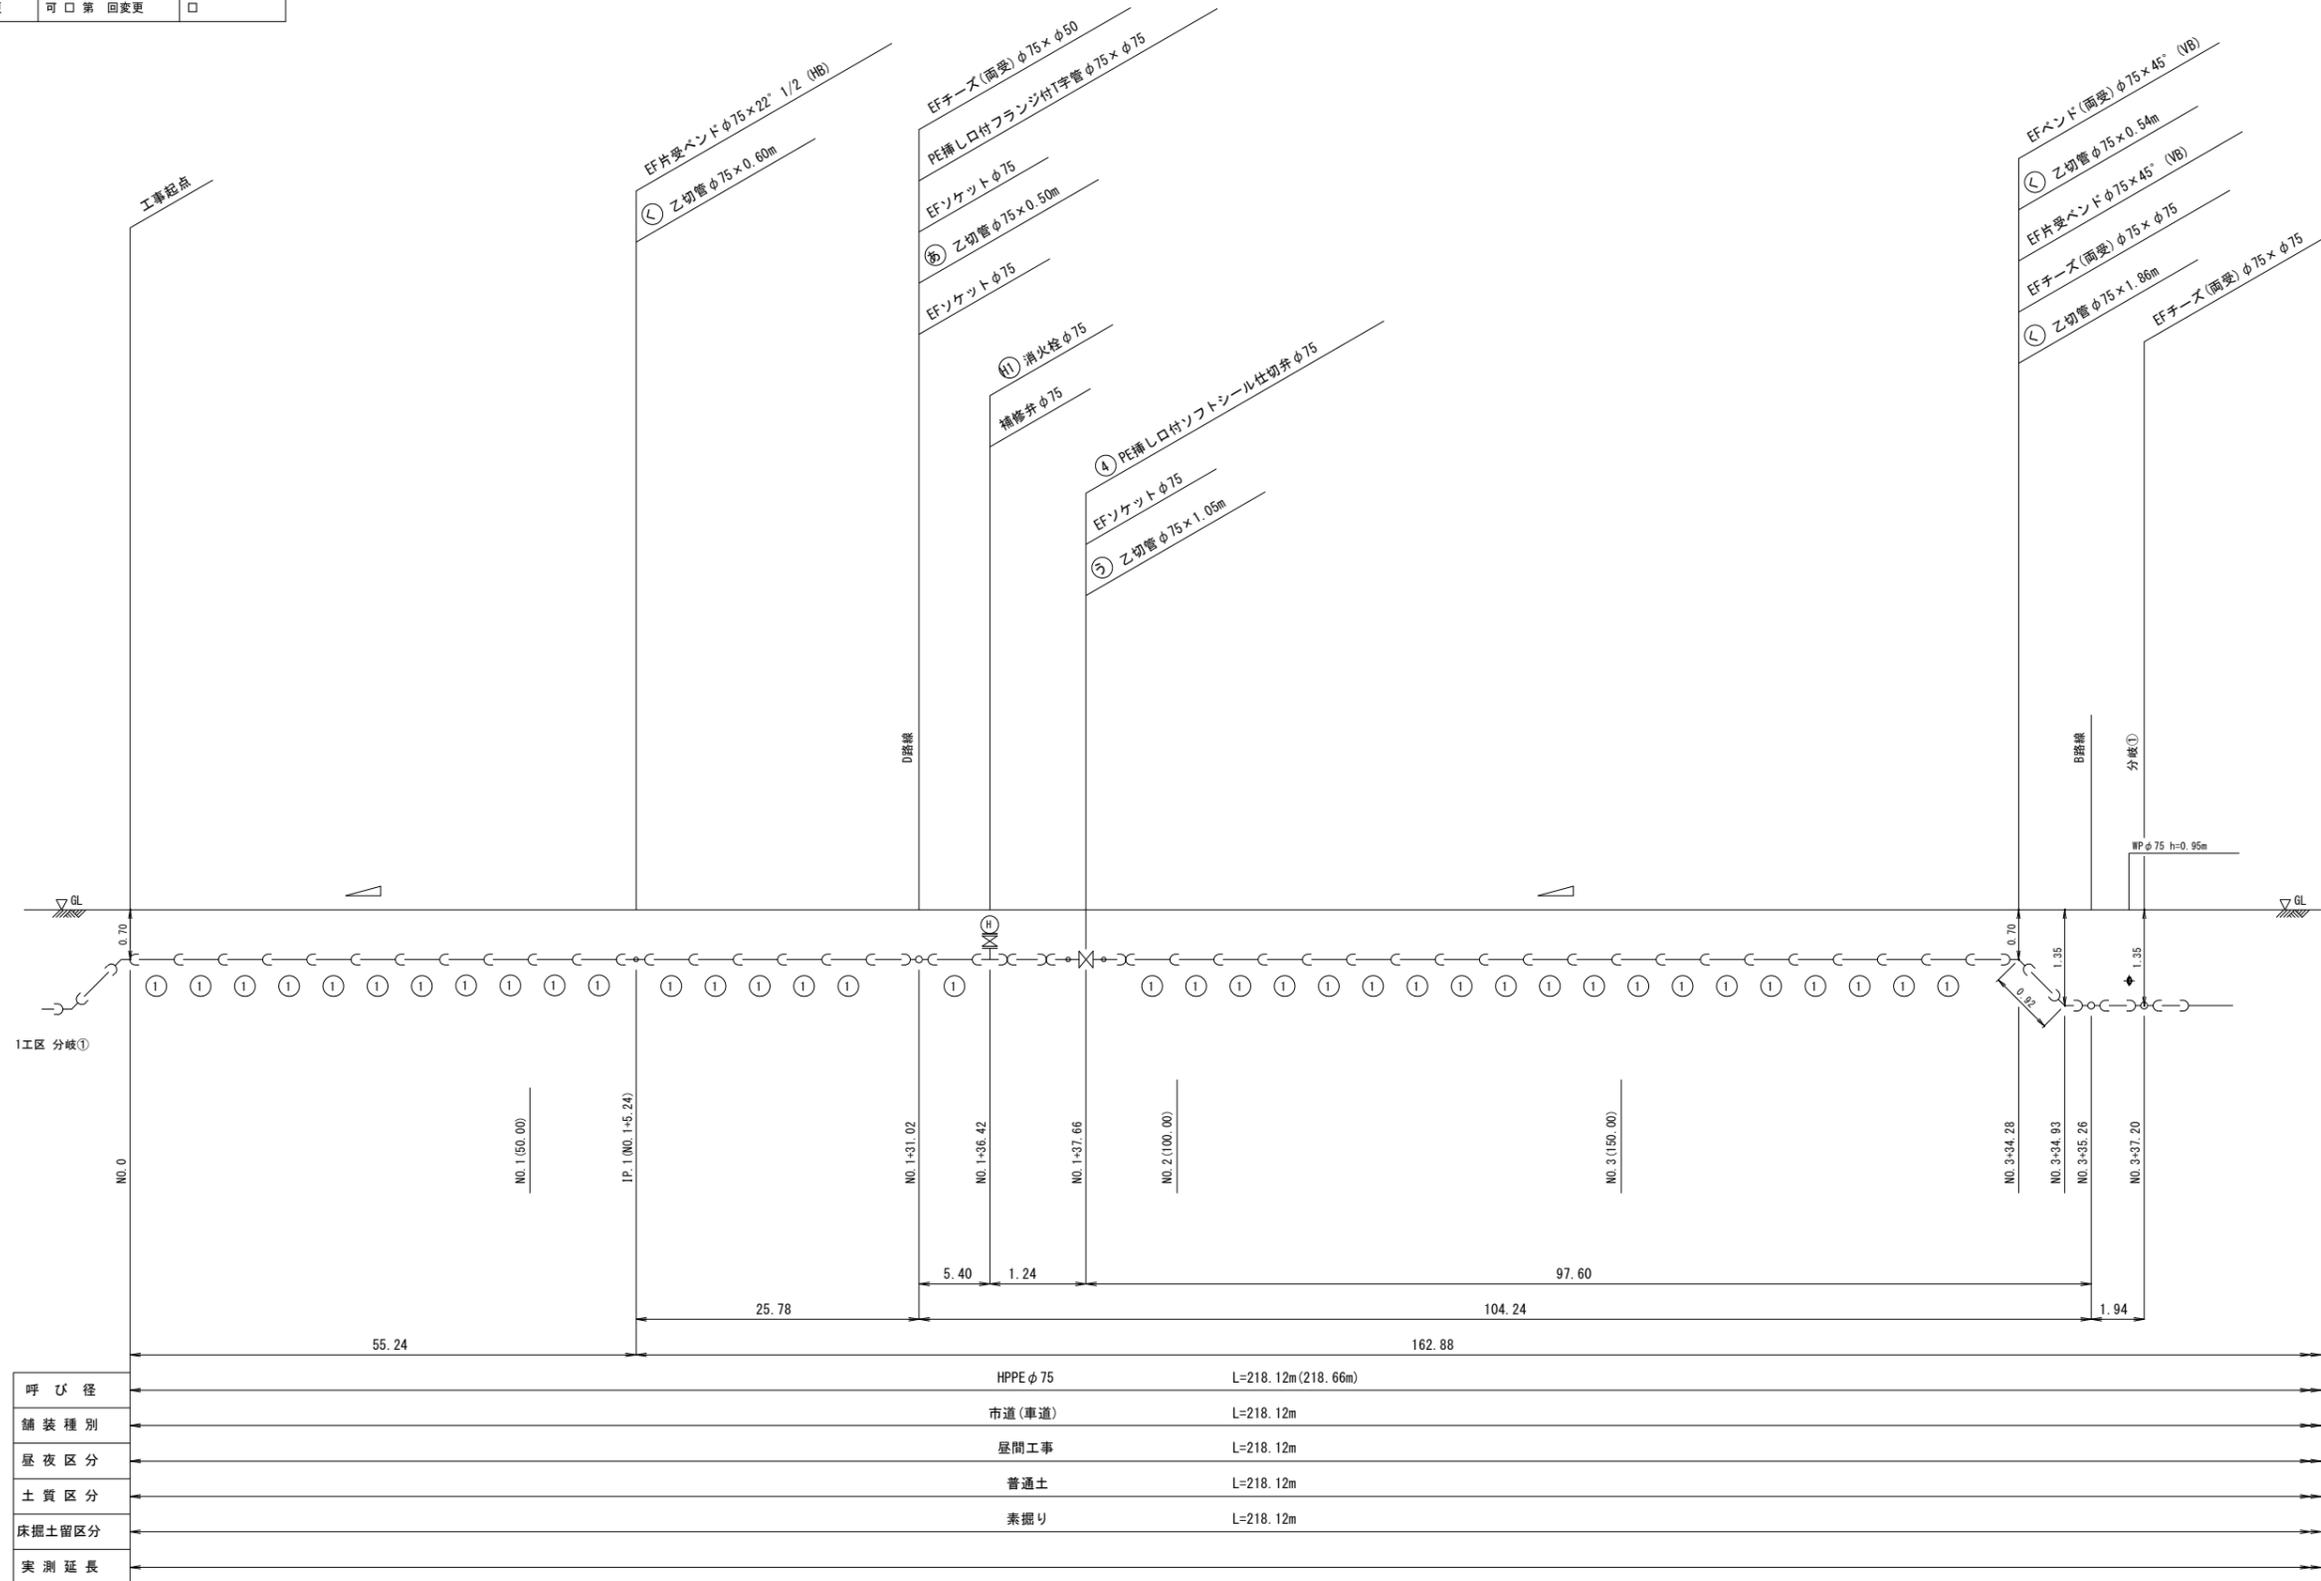


| | | |
|--------|----------|---------------------|
| 呼び径 | HPPE φ75 | L=218.12m (218.66m) |
| 舗装種別 | 市道(車道) | L=218.12m |
| 昼夜区分 | 昼間工事 | L=218.12m |
| 土質区分 | 普通土 | L=218.12m |
| 床掘土留区分 | 素掘り | L=218.12m |
| 実測延長 | | |


| | | | | |
|------|--------------------------|------------|--------------------------|----|
| 工事年度 | 令和3年 | 建設工 及決定 | 第 号 | 工区 |
| 工事名 | 配水管布設工事 (道場寺西區 2工区) | | | 工事 |
| 工事箇所 | 行橋 部 | 町 村 | 大字道場寺 | 地内 |
| 図面名 | 配管略図(4/5) | | | |
| 縮尺 | — | 図面番号 | 全10葉之内8号 | |
| 事務所名 | 行橋市環境水道部上水道課 | | | |
| 認可当初 | <input type="checkbox"/> | 認可当初 | <input type="checkbox"/> | 査定 |
| 可回変更 | <input type="checkbox"/> | 可回変更 | <input type="checkbox"/> | |

配管略図(4/5)

C路線 (2/2)

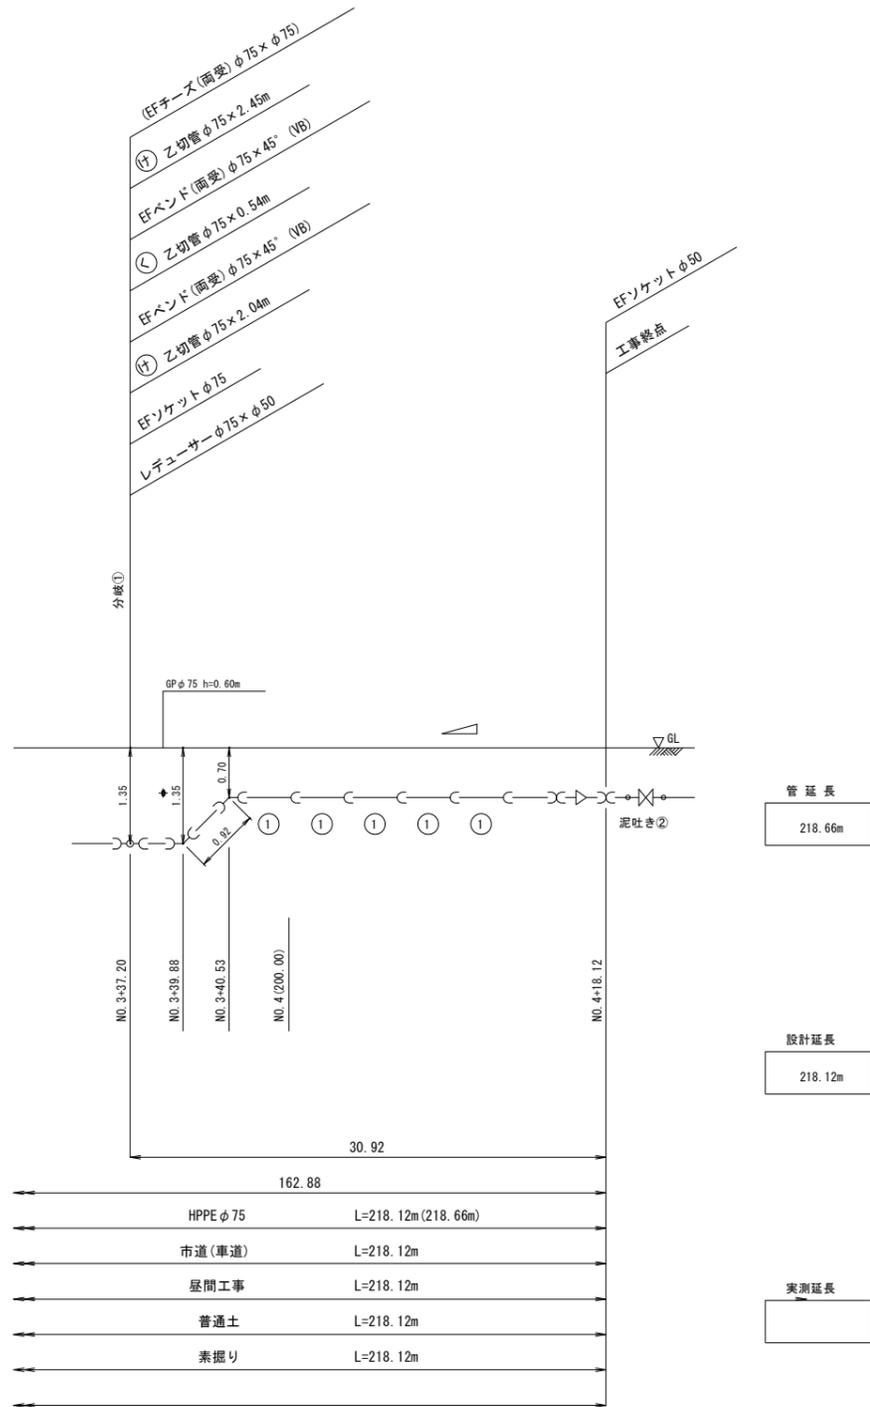


D路線

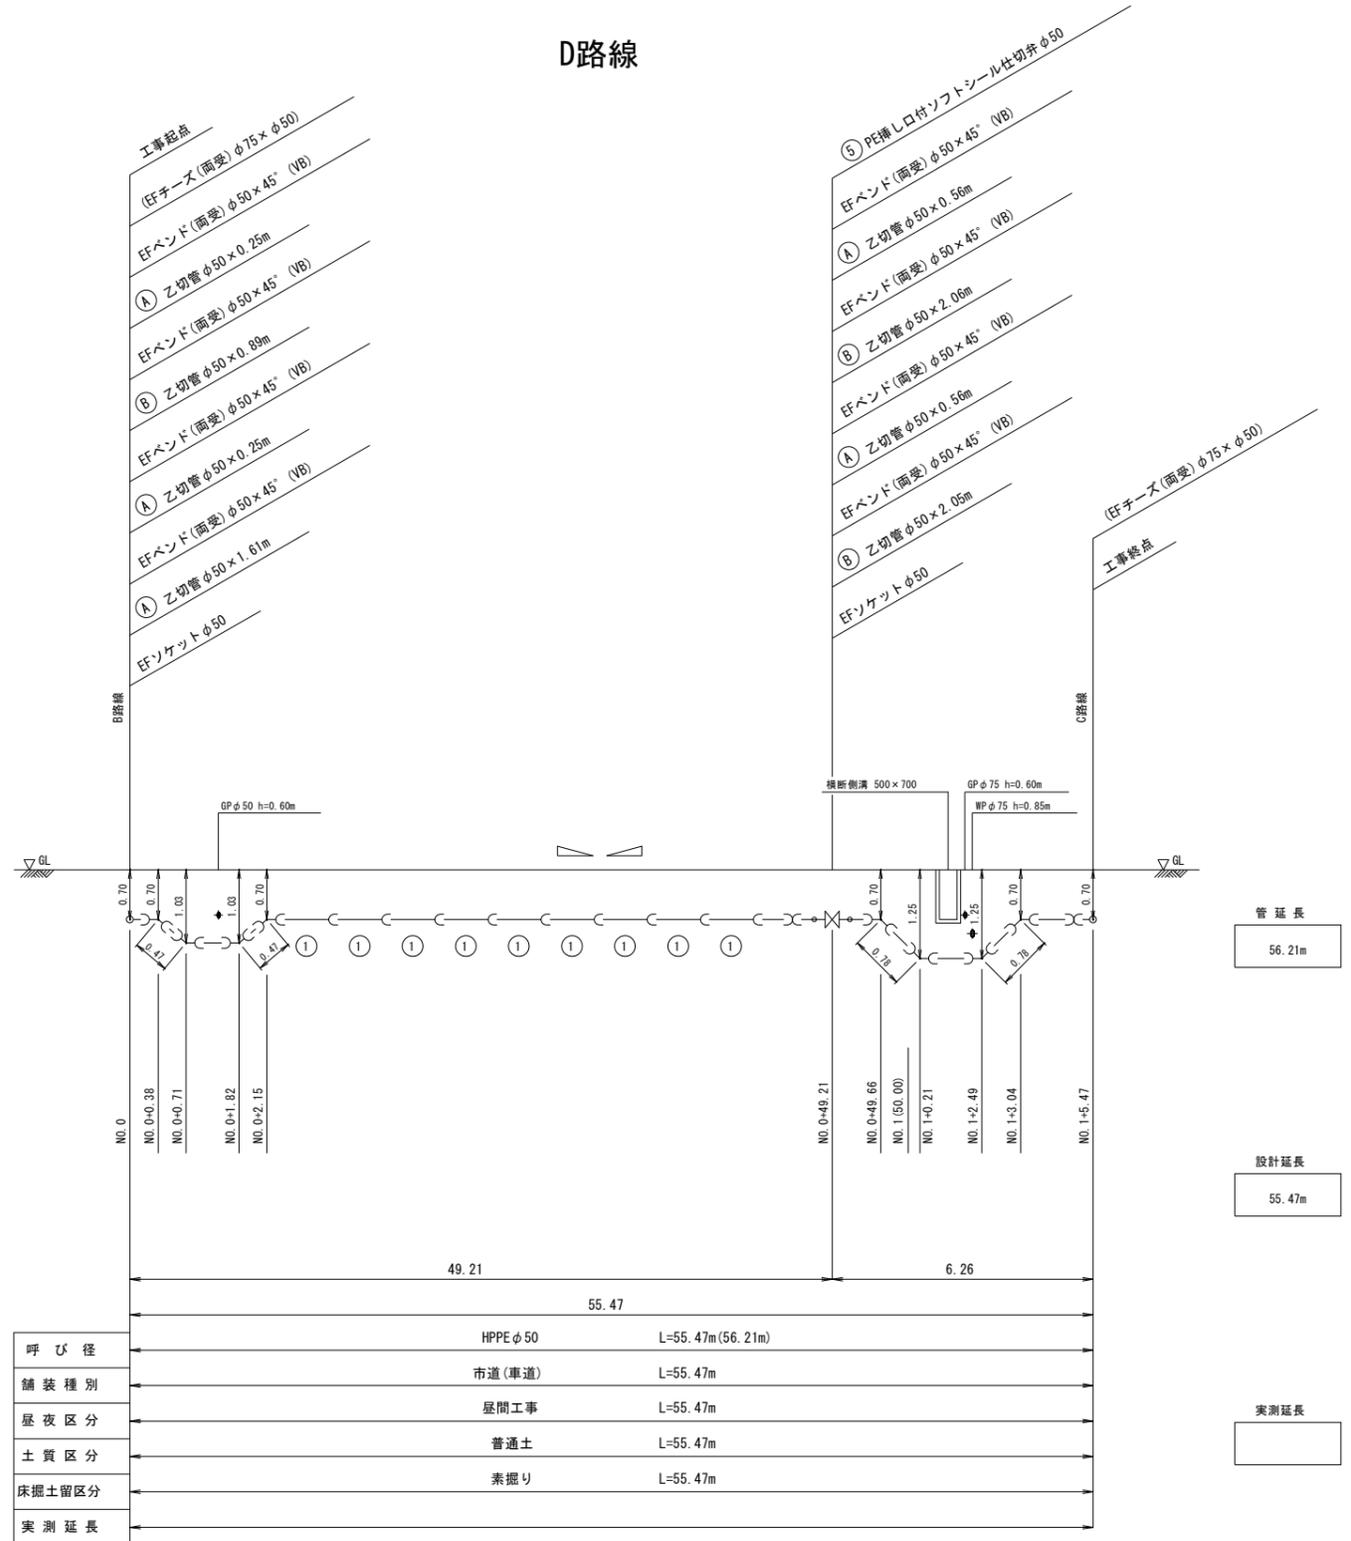


| | | | | |
|---------|---------------------|------------|----------|---------|
| 工事年度 | 令和3年 | 建設工 事決定 | 第 号 | 工区 |
| 工事名 | 配水管布設工事 (道場寺西區 2工区) | | 工事 | |
| 工事箇所 | 行橋 部 | 町 村 | 大字道場寺 | 地内 |
| 図面名 | 配管略図(5/5) | | | |
| 縮尺 | — | 図面番号 | 全10葉之内9号 | |
| 事務所名 | 行橋市環境水道部上水道課 | | | |
| 認 可 | 当 初 | 認 可 | 当 初 | 査 定 |
| 可 第 回変更 | 可 第 回変更 | 可 第 回変更 | 可 第 回変更 | 可 第 回変更 |

配管略図(5/5)


分岐①

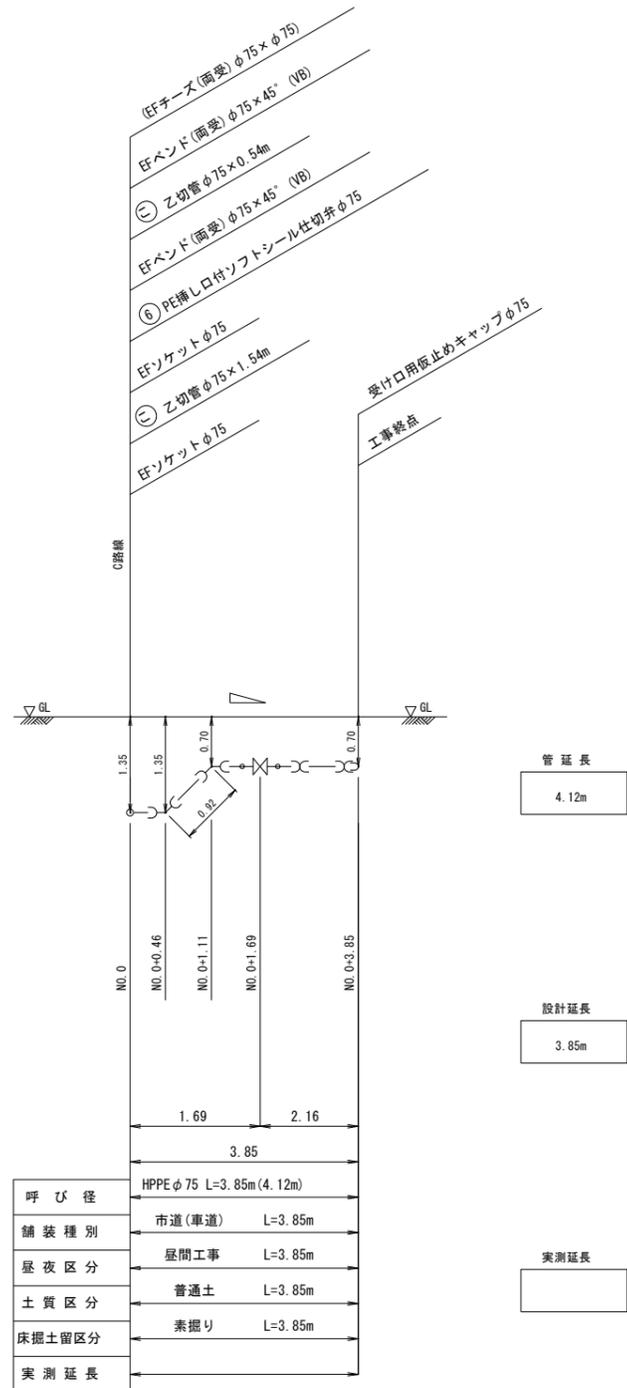

泥吐き①

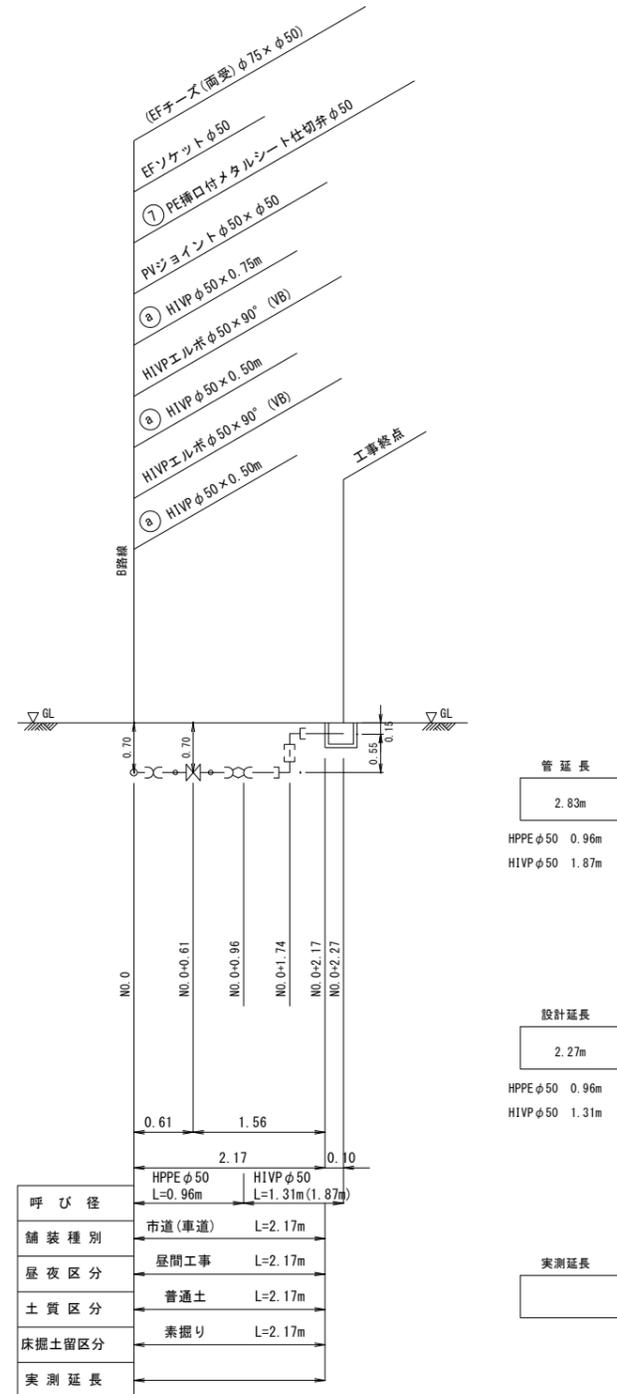


泥吐き②

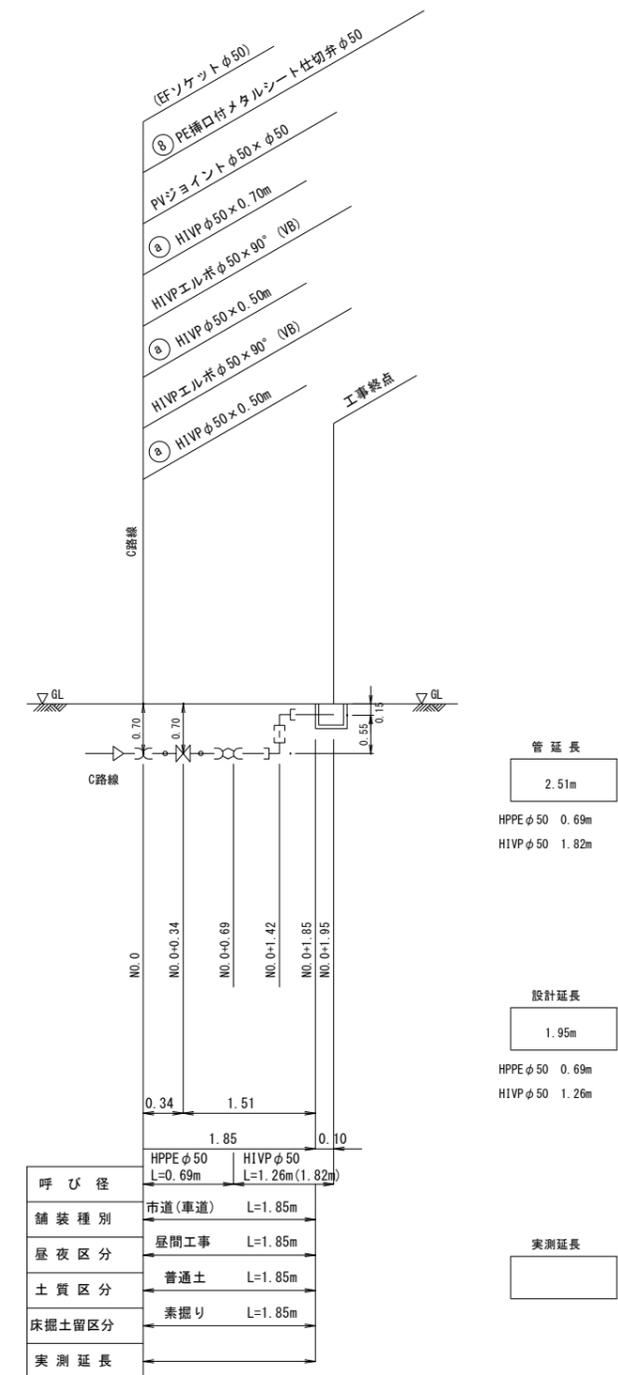

| | | | | |
|------|--------------------------|------------|--------------------------|----|
| 工事年度 | 令和3年 | 度別工 区決定 | 第 号 | 工区 |
| 工事名 | 配水管布設工事 (道場寺西區 2工区) | | | 工事 |
| 工事箇所 | 行橋 部 | 町 村 | 大字道場寺 | 地内 |
| 図面名 | 掘削・埋戻標準図 | | | |
| 縮尺 | — | 図面番号 | 全10葉之内10号 | |
| 事務所名 | 行橋市環境水道部上水道課 | | | |
| 認可当初 | <input type="checkbox"/> | 認可当初 | <input type="checkbox"/> | 査定 |
| 可回変更 | <input type="checkbox"/> | 可回変更 | <input type="checkbox"/> | |

掘削・埋戻標準図 S=1:FREE

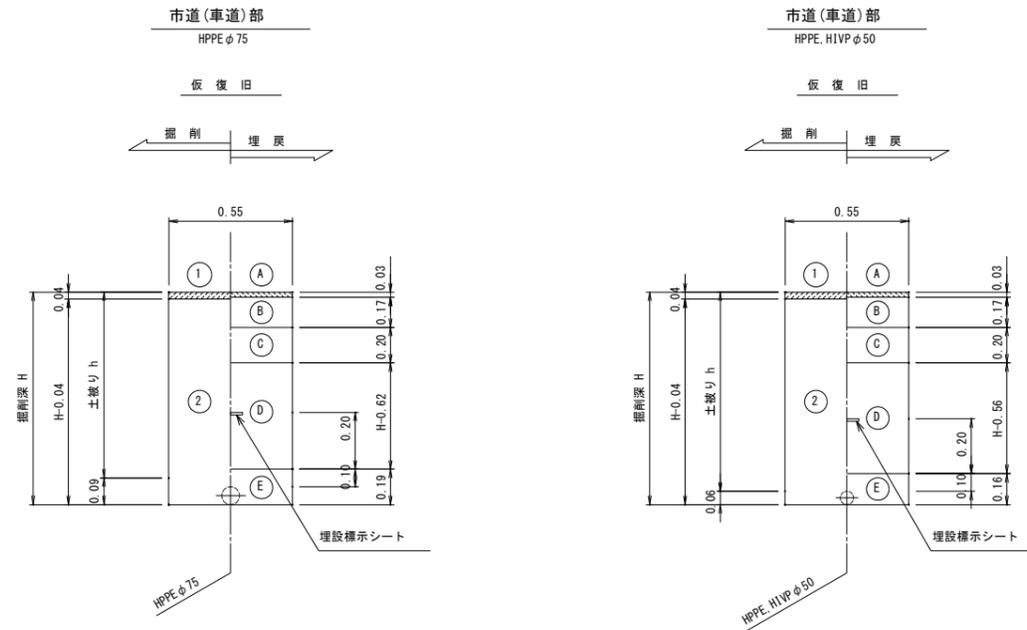


| | | 掘削方法 | |
|------|---|-----------------------|--|
| 掘削工 | ① | 舗装版掘削機込 (As) | |
| | ② | 機械掘削機込 (管路土工) | |
| 復旧仕様 | | | |
| 埋戻工 | A | 仮設表層工 (再生密粒度アスコン) | |
| | B | 上層路盤工 (再生粒調砕石) | |
| | C | 下層路盤工 (再生クラッシュラン) | |
| | D | 上部埋戻工 (砕石チップ) | |
| | E | 下部埋戻工 (砕石チップ) 人力併用タツバ | |

※上層路盤は、2層仕上げとする。
(1層あたり: 150mm以下)
※砕石チップは、1層あたり200mm以下とする。

弁室標準図 S=1:FREE


仕切弁室

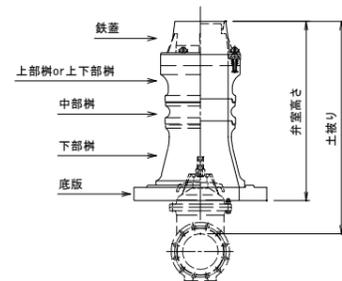

仕切弁室材料表

| | 高さ (m) | 配管土被り | | | | | | | | | | | | | | | |
|----------------|--------|--------|------|------|------|------|------|------|------|--------|------|------|------|------|------|------|------|
| | | 口径 φ50 | | | | | | | | 口径 φ75 | | | | | | | |
| | | 0.60 | 0.70 | 0.80 | 0.90 | 1.00 | 1.10 | 1.20 | 1.30 | 0.60 | 0.70 | 0.80 | 0.90 | 1.00 | 1.10 | 1.20 | 1.30 |
| 鉄蓋 | 0.15 | 1 | 1 | 1 | 1 | 1 | 1 | 1 | 1 | 1 | 1 | 1 | 1 | 1 | 1 | 1 | 1 |
| 調整リング | 0.05 | 1 | | | | | | | | | | 1 | | | | | |
| | 0.10 | | | 1 | | | | | | | 1 | | | | | | |
| 上部樹 | 0.15 | | 1 | 1 | 1 | 1 | 1 | 1 | | | | 1 | 1 | 1 | 1 | 1 | |
| 上下部樹 (h1) | 0.15 | | | | | | | | | | | | | | | | |
| | 0.30 | 1 | | | | | | | | 1 | 1 | | | | | | |
| 中部樹 (h2) | 0.10 | | | | | | 1 | | | | | | 1 | 1 | 1 | 1 | 1 |
| | 0.15 | | | | | | | | | | | | 1 | 1 | 1 | 1 | 1 |
| | 0.20 | | | | | 1 | | 1 | | | | | | 1 | | 2 | |
| 下部樹 | 0.30 | | 1 | 1 | 1 | 1 | 1 | 1 | 1 | | | 1 | 1 | 1 | 1 | 1 | 1 |
| | 0.30 | | 1 | 1 | 1 | 1 | 1 | 1 | 1 | | | 1 | 1 | 1 | 1 | 1 | 1 |
| 底板 | 0.04 | 1 | 1 | 1 | 1 | 1 | 1 | 1 | 1 | 1 | 1 | 1 | 1 | 1 | 1 | 1 | 1 |
| BNWセット M12×75 | | | 1 | | 1 | 1 | 1 | 1 | 1 | | | | 1 | 1 | 1 | 1 | 1 |
| BNWセット M12×110 | | 1 | | | | | | | | | | 1 | | | | | |
| BNWセット M12×150 | | | | 1 | | | | | | | | 1 | | | | | |
| 口径サイズ キャップ | | 1 | 1 | 1 | 1 | 1 | 1 | 1 | 1 | 1 | 1 | 1 | 1 | 1 | 1 | 1 | 1 |
| 流れ方向 キャップ | | 1 | 1 | 1 | 1 | 1 | 1 | 1 | 1 | 1 | 1 | 1 | 1 | 1 | 1 | 1 | 1 |
| 弁室高さ | | 0.54 | 0.64 | 0.74 | 0.84 | 0.94 | 1.04 | 1.14 | 1.24 | 0.49 | 0.59 | 0.69 | 0.79 | 0.89 | 0.99 | 1.09 | 1.19 |

消火栓室

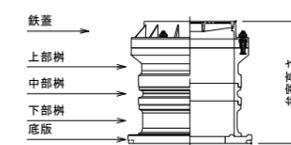

消火栓室材料表

| | 高さ (m) | 配管土被り | | | | | | | |
|----------------|--------|-------|------|------|------|------|------|------|---|
| | | 0.60 | 0.70 | 0.80 | 0.90 | 1.00 | 1.10 | 1.20 | |
| 鉄蓋 | 0.10 | 1 | 1 | 1 | 1 | 1 | 1 | 1 | |
| 上部樹 | 0.20 | 1 | 1 | 1 | 1 | 1 | 1 | 1 | |
| 中部樹 | 0.10 | | | | 1 | | | 1 | |
| | 0.20 | | | | | | | | 1 |
| | 0.30 | | | | | | | | |
| 下部樹 | 0.20 | 1 | | | | | | | |
| | 0.30 | | 1 | 1 | 1 | | | | |
| | 0.50 | | | | | 1 | 1 | 1 | |
| 底板 | 0.04 | 1 | 1 | 1 | 1 | 1 | 1 | 1 | |
| BNWセット M16×75 | | 1 | 1 | 1 | 1 | 1 | 1 | 1 | |
| BNWセット M16×110 | | | | | | | | | |
| 弁室高さ | | 0.54 | 0.64 | 0.64 | 0.74 | 0.84 | 0.94 | 1.04 | |