

# 位置図



行橋市中央2丁目付近


縮尺 1 / 2,000 | 60m

工事年度	令和 2 年	度程工 災査定	第 号	工区
工事名	配水管布設替工事(中央二丁目)			工事
工事箇所	行橋 市	町	中央二丁目	地内
図面名	平面図(1/3)			
縮尺	1/500	図面番号	全 葉之内 号	
事務所名	行橋市環境水道部上水道課			
認 可	<input type="checkbox"/> 当 初	<input type="checkbox"/> 第 回変更	認 可	<input type="checkbox"/> 当 初
	<input type="checkbox"/> 第 回変更	<input type="checkbox"/> 第 回変更	査 定	<input type="checkbox"/>



平面図(1/3) S=1/500

10-A工区 DCIPφ100(GX形) L=222.09m(222.11m)

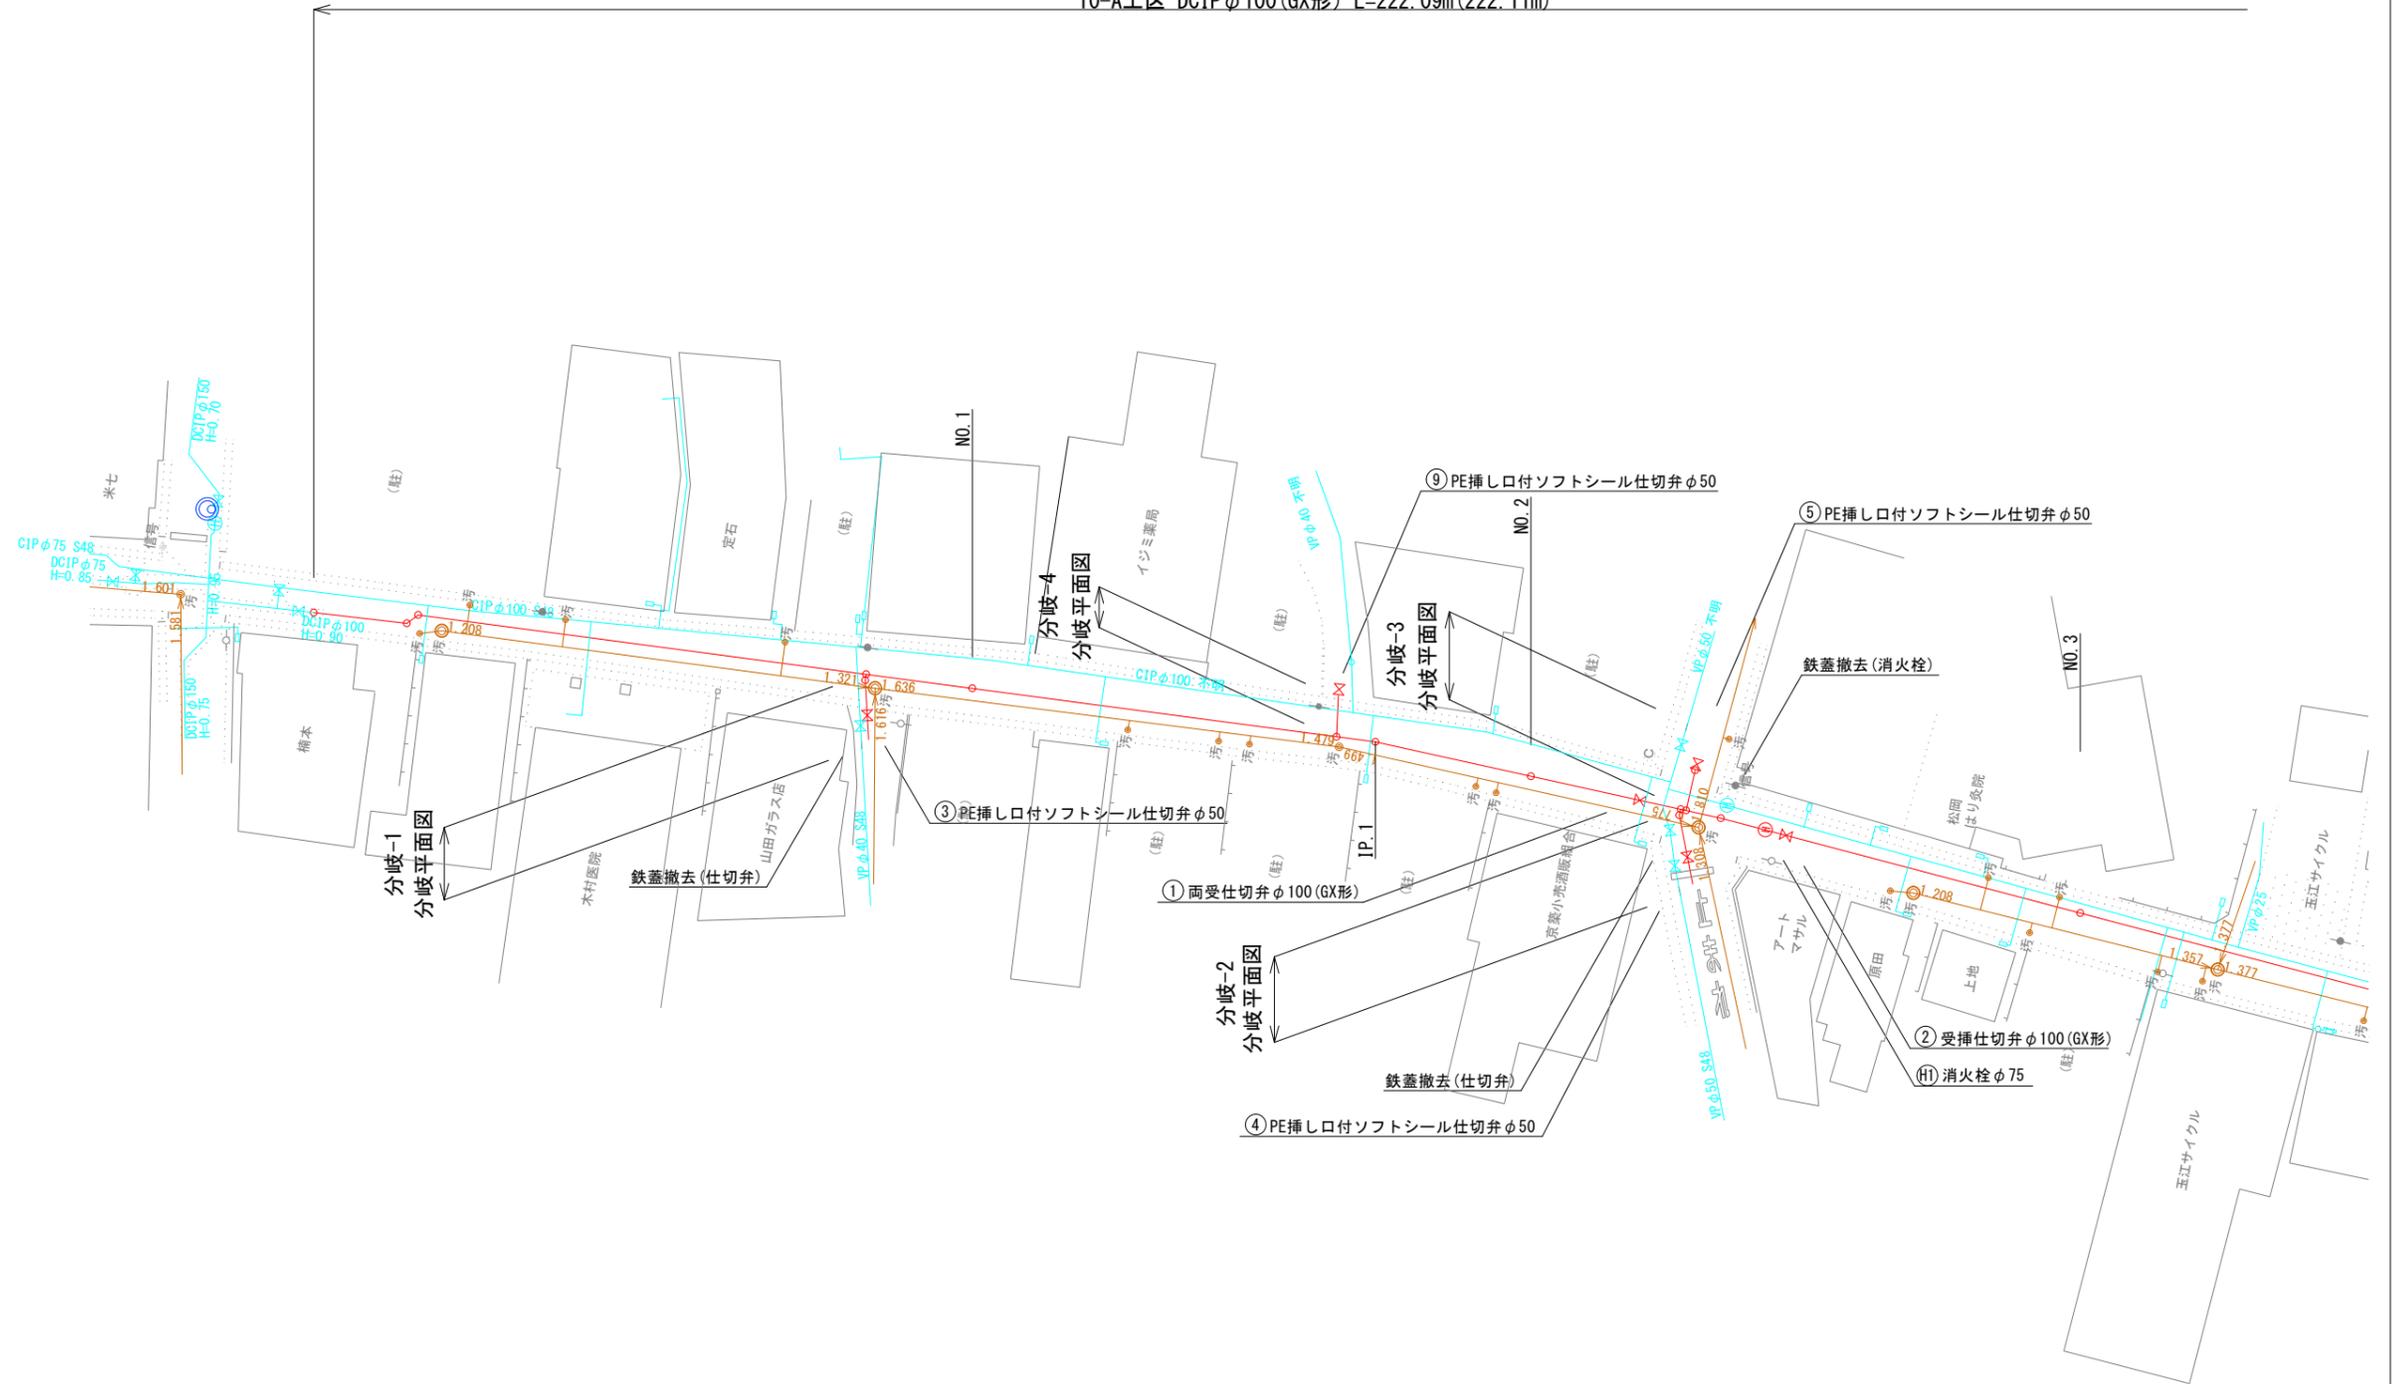




工事年度	令和 2 年	度	第	号	工区
工事名	配水管布設替工事(中央二丁目)				工事
工事箇所	行橋 市	町	中央二丁目	地内	
図面名	平面図(3/3)				
縮尺	1/500	図面番号	全 19 葉之内 2 号		
事務所名	行橋市環境水道部上水道課				
認 可	<input type="checkbox"/> 当 初	<input type="checkbox"/> 第 回変更	認 可	<input type="checkbox"/> 当 初	<input type="checkbox"/> 第 回変更
	<input type="checkbox"/> 査 定	<input type="checkbox"/>		<input type="checkbox"/>	<input type="checkbox"/>



平面図(3/3) S=1/500

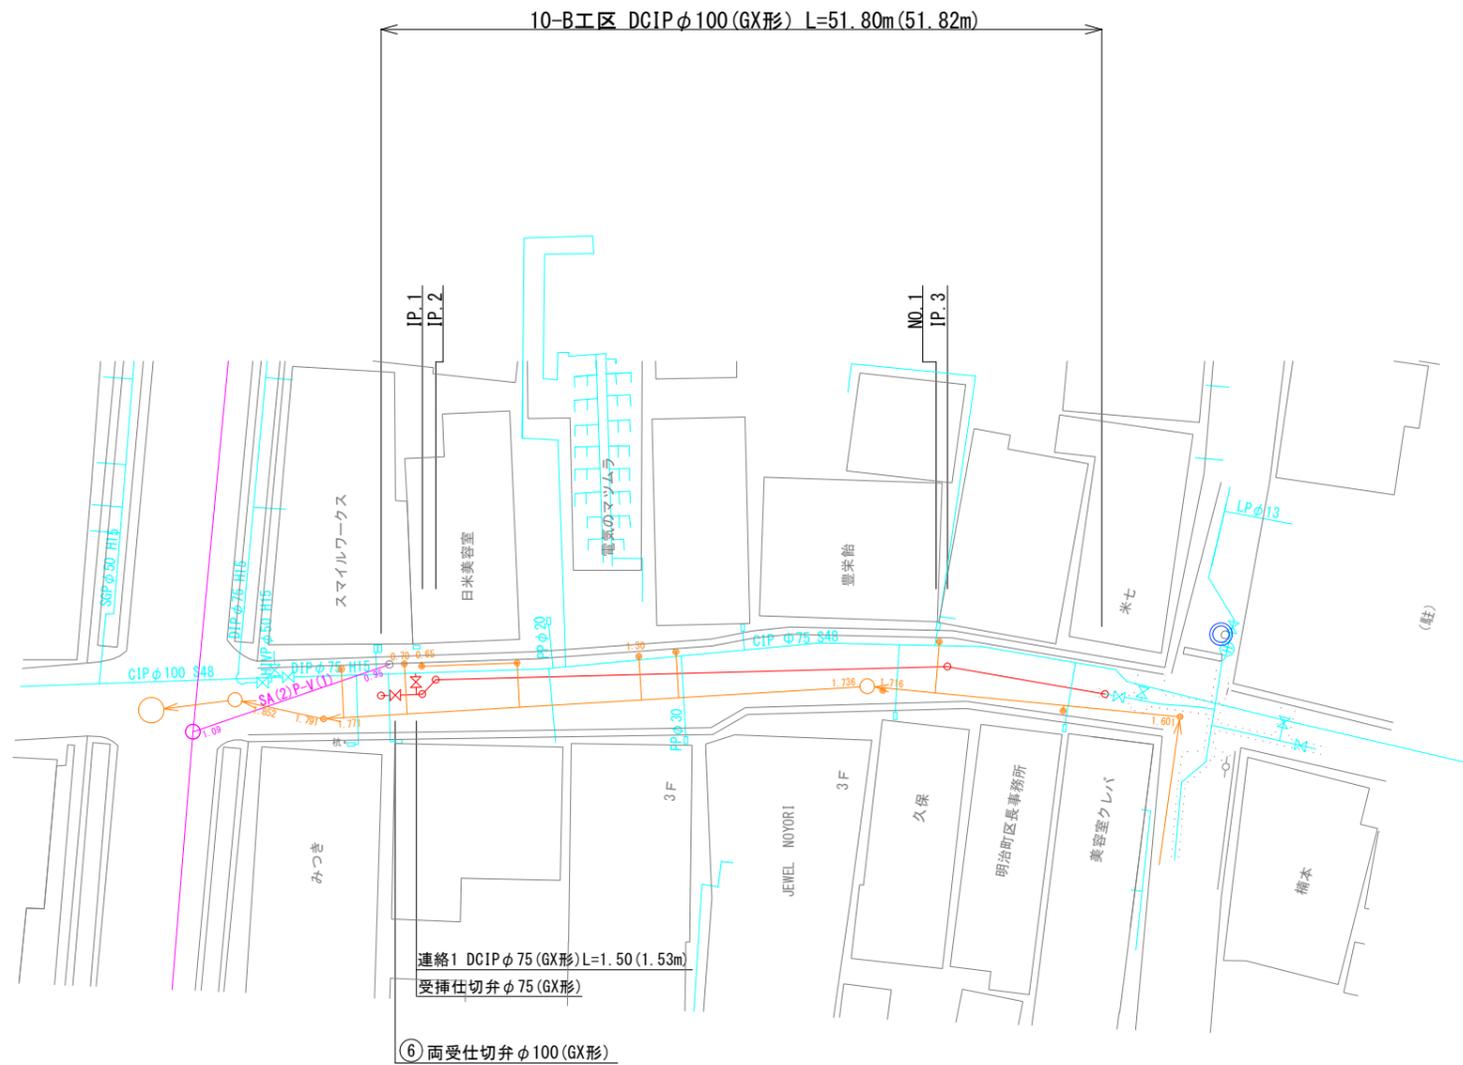

工事年度	令和 2 年	度起工	第 号	工区
工事名	配水管布設替工事(中央二丁目)			工事
工事箇所	行橋 郡	町	中央二丁目	地内
図面名	分岐平面図			
縮尺	-	図面番号	全	業之内 号
事務所名	行橋市環境水道部上水道課			
認 可	<input type="checkbox"/>	当 初	<input type="checkbox"/>	査 定
	<input type="checkbox"/>	第 回	<input type="checkbox"/>	変 更
	<input type="checkbox"/>	第 回	<input type="checkbox"/>	変 更



# 分岐平面図








A3:S=1/1000

分岐工 総工事長 : L=238.0m (HIVP φ40, HPPE φ50)




工事年度	令和 2 年	度税工 災査定	第 号	工区
工事名	配水管布設替工事(中央二丁目)			工事
工事箇所	行橋 町	中央二丁目	地内	
図面名	横断面(1/3)			
縮尺	1/200	図面番号	全 葉之内 号	
事務所名	行橋市環境水道部上水道課			
認 可	<input type="checkbox"/> 当 初 <input type="checkbox"/> 第 回変更	認 可	<input type="checkbox"/> 当 初 <input type="checkbox"/> 第 回変更	<input type="checkbox"/> 査 定 <input type="checkbox"/>

横断面(1/3) S=1/200  
(10工区)

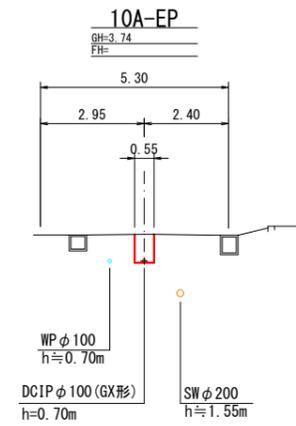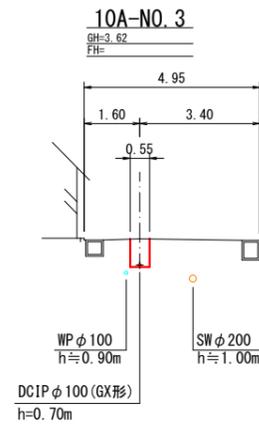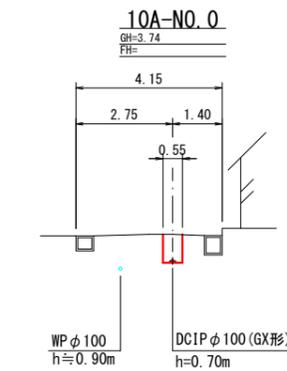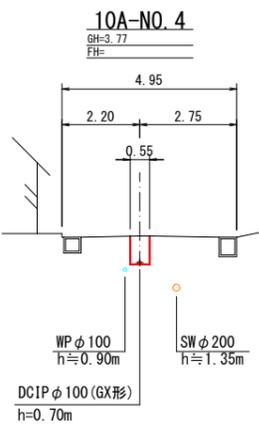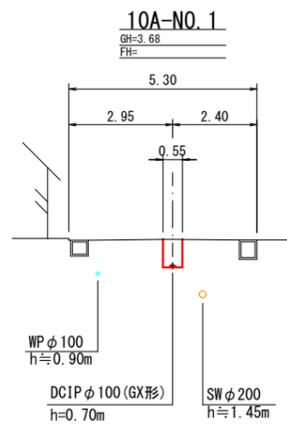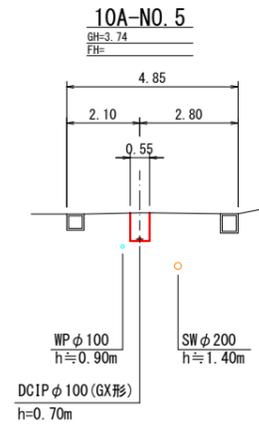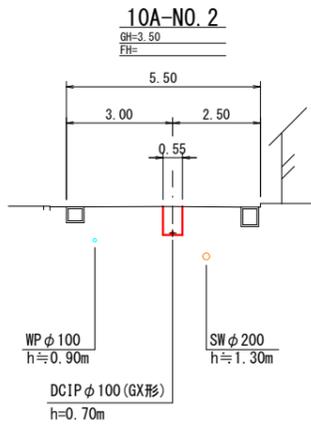

工事年度	令和 2 年	度程工 災査定	第 号	工区
工事名	配水管布設替工事(中央二丁目)			工事
工事箇所	行橋 町	中央二丁目	地内	
図面名	横断面(2/3)			
縮尺	1/200	図面番号	全 葉之内 号	
事務所名	行橋市環境水道部上水道課			
認 可	<input type="checkbox"/> 当 初 <input type="checkbox"/> 第 回変更	認 可	<input type="checkbox"/> 当 初 <input type="checkbox"/> 第 回変更	<input type="checkbox"/> 査 定 <input type="checkbox"/>


横断面(2/3) S=1/200  
(10工区)

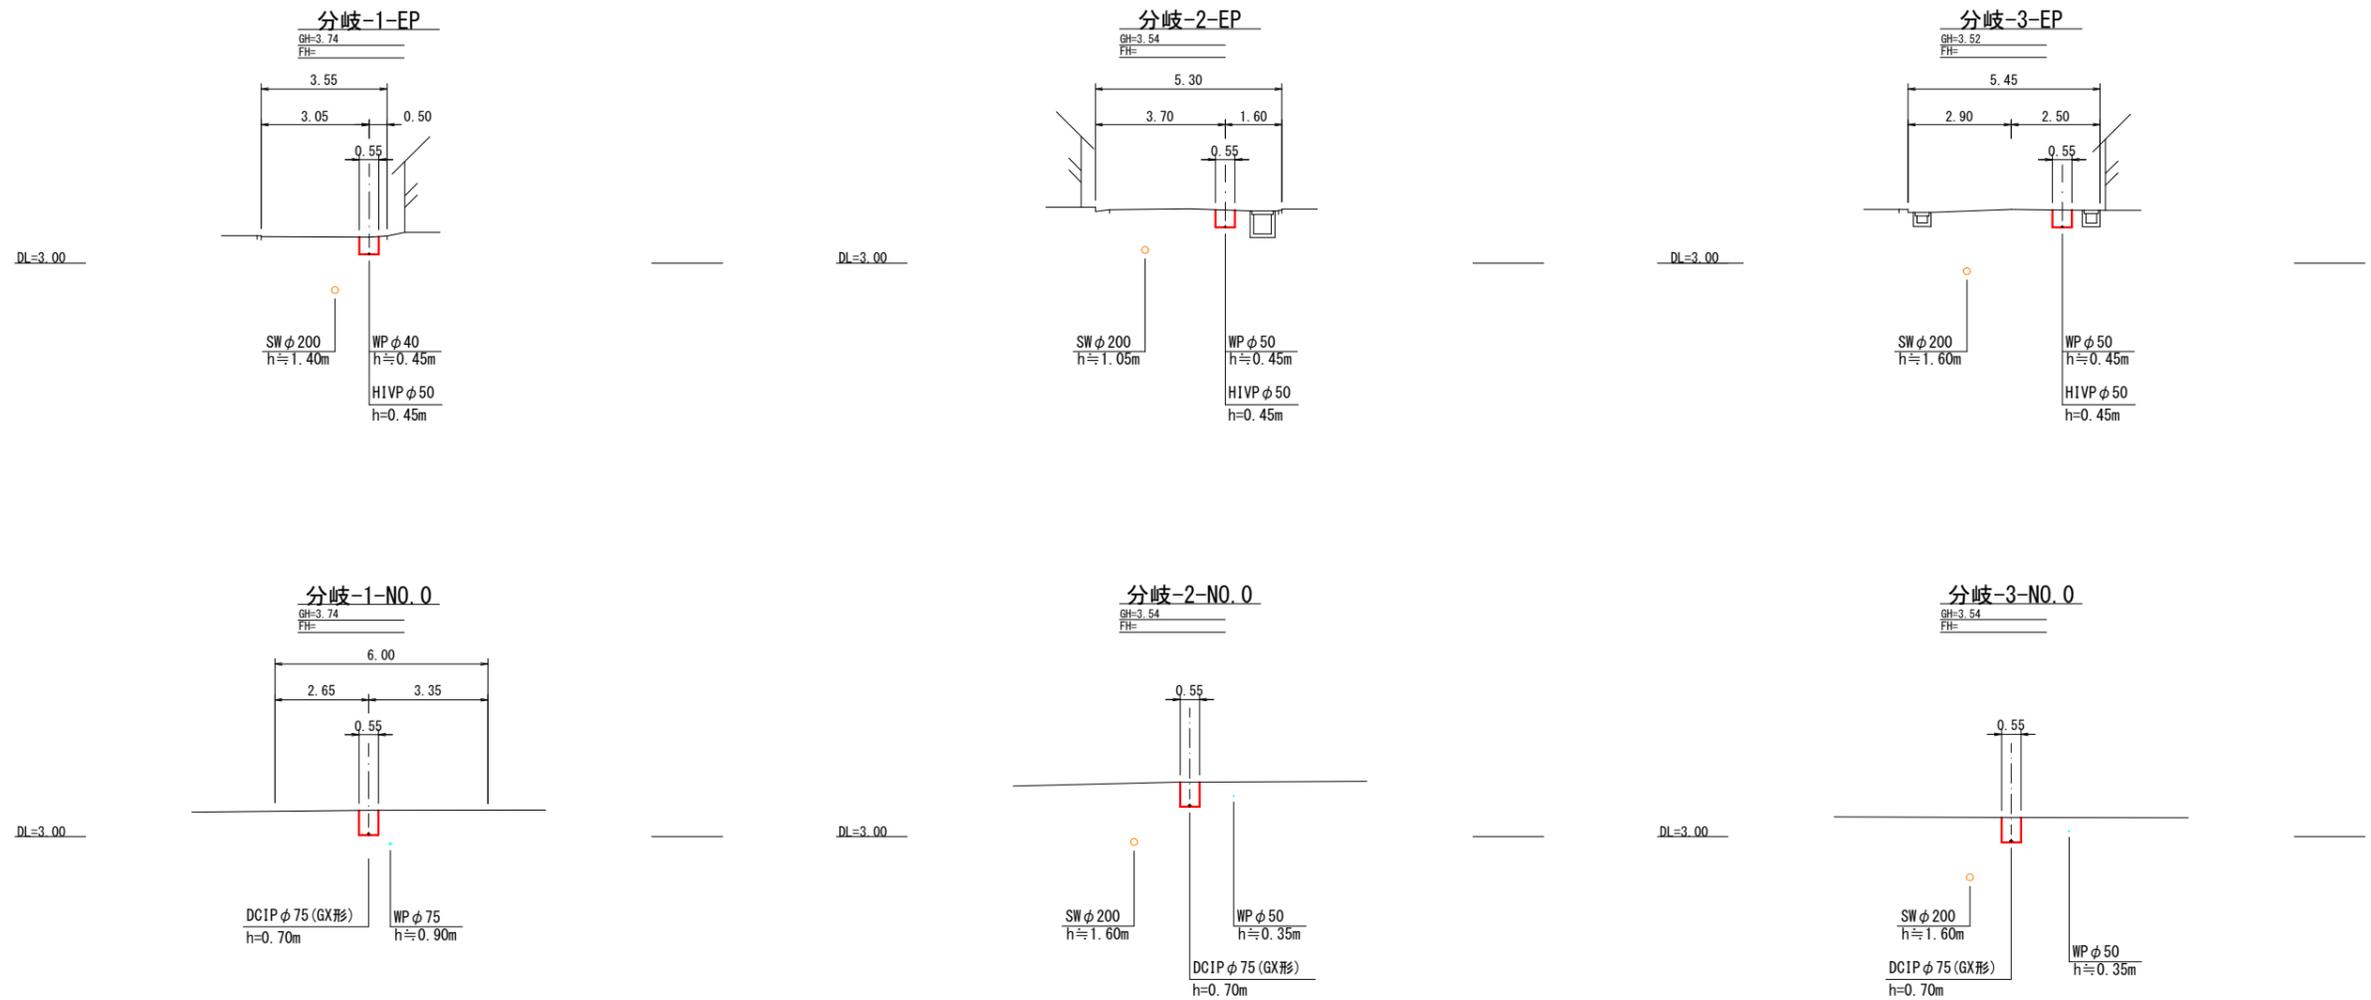


工事年度	令和 2 年	度補工 災査定	第 号	工区
工事名	配水管布設替工事(中央二丁目)			工事
工事箇所	行橋 町	中央二丁目	地内	
図面名	横断面(3/3)			
縮 尺	1/200	図面番号	全 葉之内 号	
事務所名	行橋市環境水道部上水道課			
認 可	<input type="checkbox"/> 当 初 <input type="checkbox"/> 第 回変更	認 可	<input type="checkbox"/> 当 初 <input type="checkbox"/> 第 回変更	<input type="checkbox"/> 査 定 <input type="checkbox"/>

横断面(3/3) S=1/200  
(10工区)


10B-EP

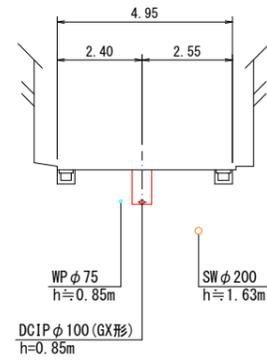

10B-NO. 1

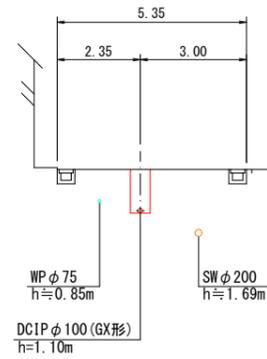

10B-NO. 0

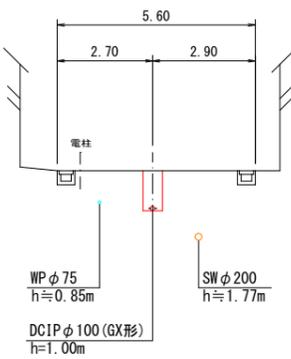


工事年度	令和 2 年	度別工 災査定	第 号	工区
工事名	配水管布設替工事(中央二丁目)			工事
工事箇所	行橋 町	中央二丁目	地内	
図面名	配管略図(1/5)			
縮尺	—	図面番号	全	葉之内 号
事務所名	行橋市環境水道部上水道課			
認 可	<input type="checkbox"/> 当 初	<input type="checkbox"/> 第 回	認 可	<input type="checkbox"/> 当 初
	<input type="checkbox"/> 回 変 更	<input type="checkbox"/> 第 回		<input type="checkbox"/> 回 変 更
			<input type="checkbox"/> 査 定	

# 配管略図(1/5) S=1/FREE

## 10-A工区

- 凡例
- GX形継手
  - GX形継手(ライナ使用)
  - G-Link
  - 挿し口突部
  - K形継手

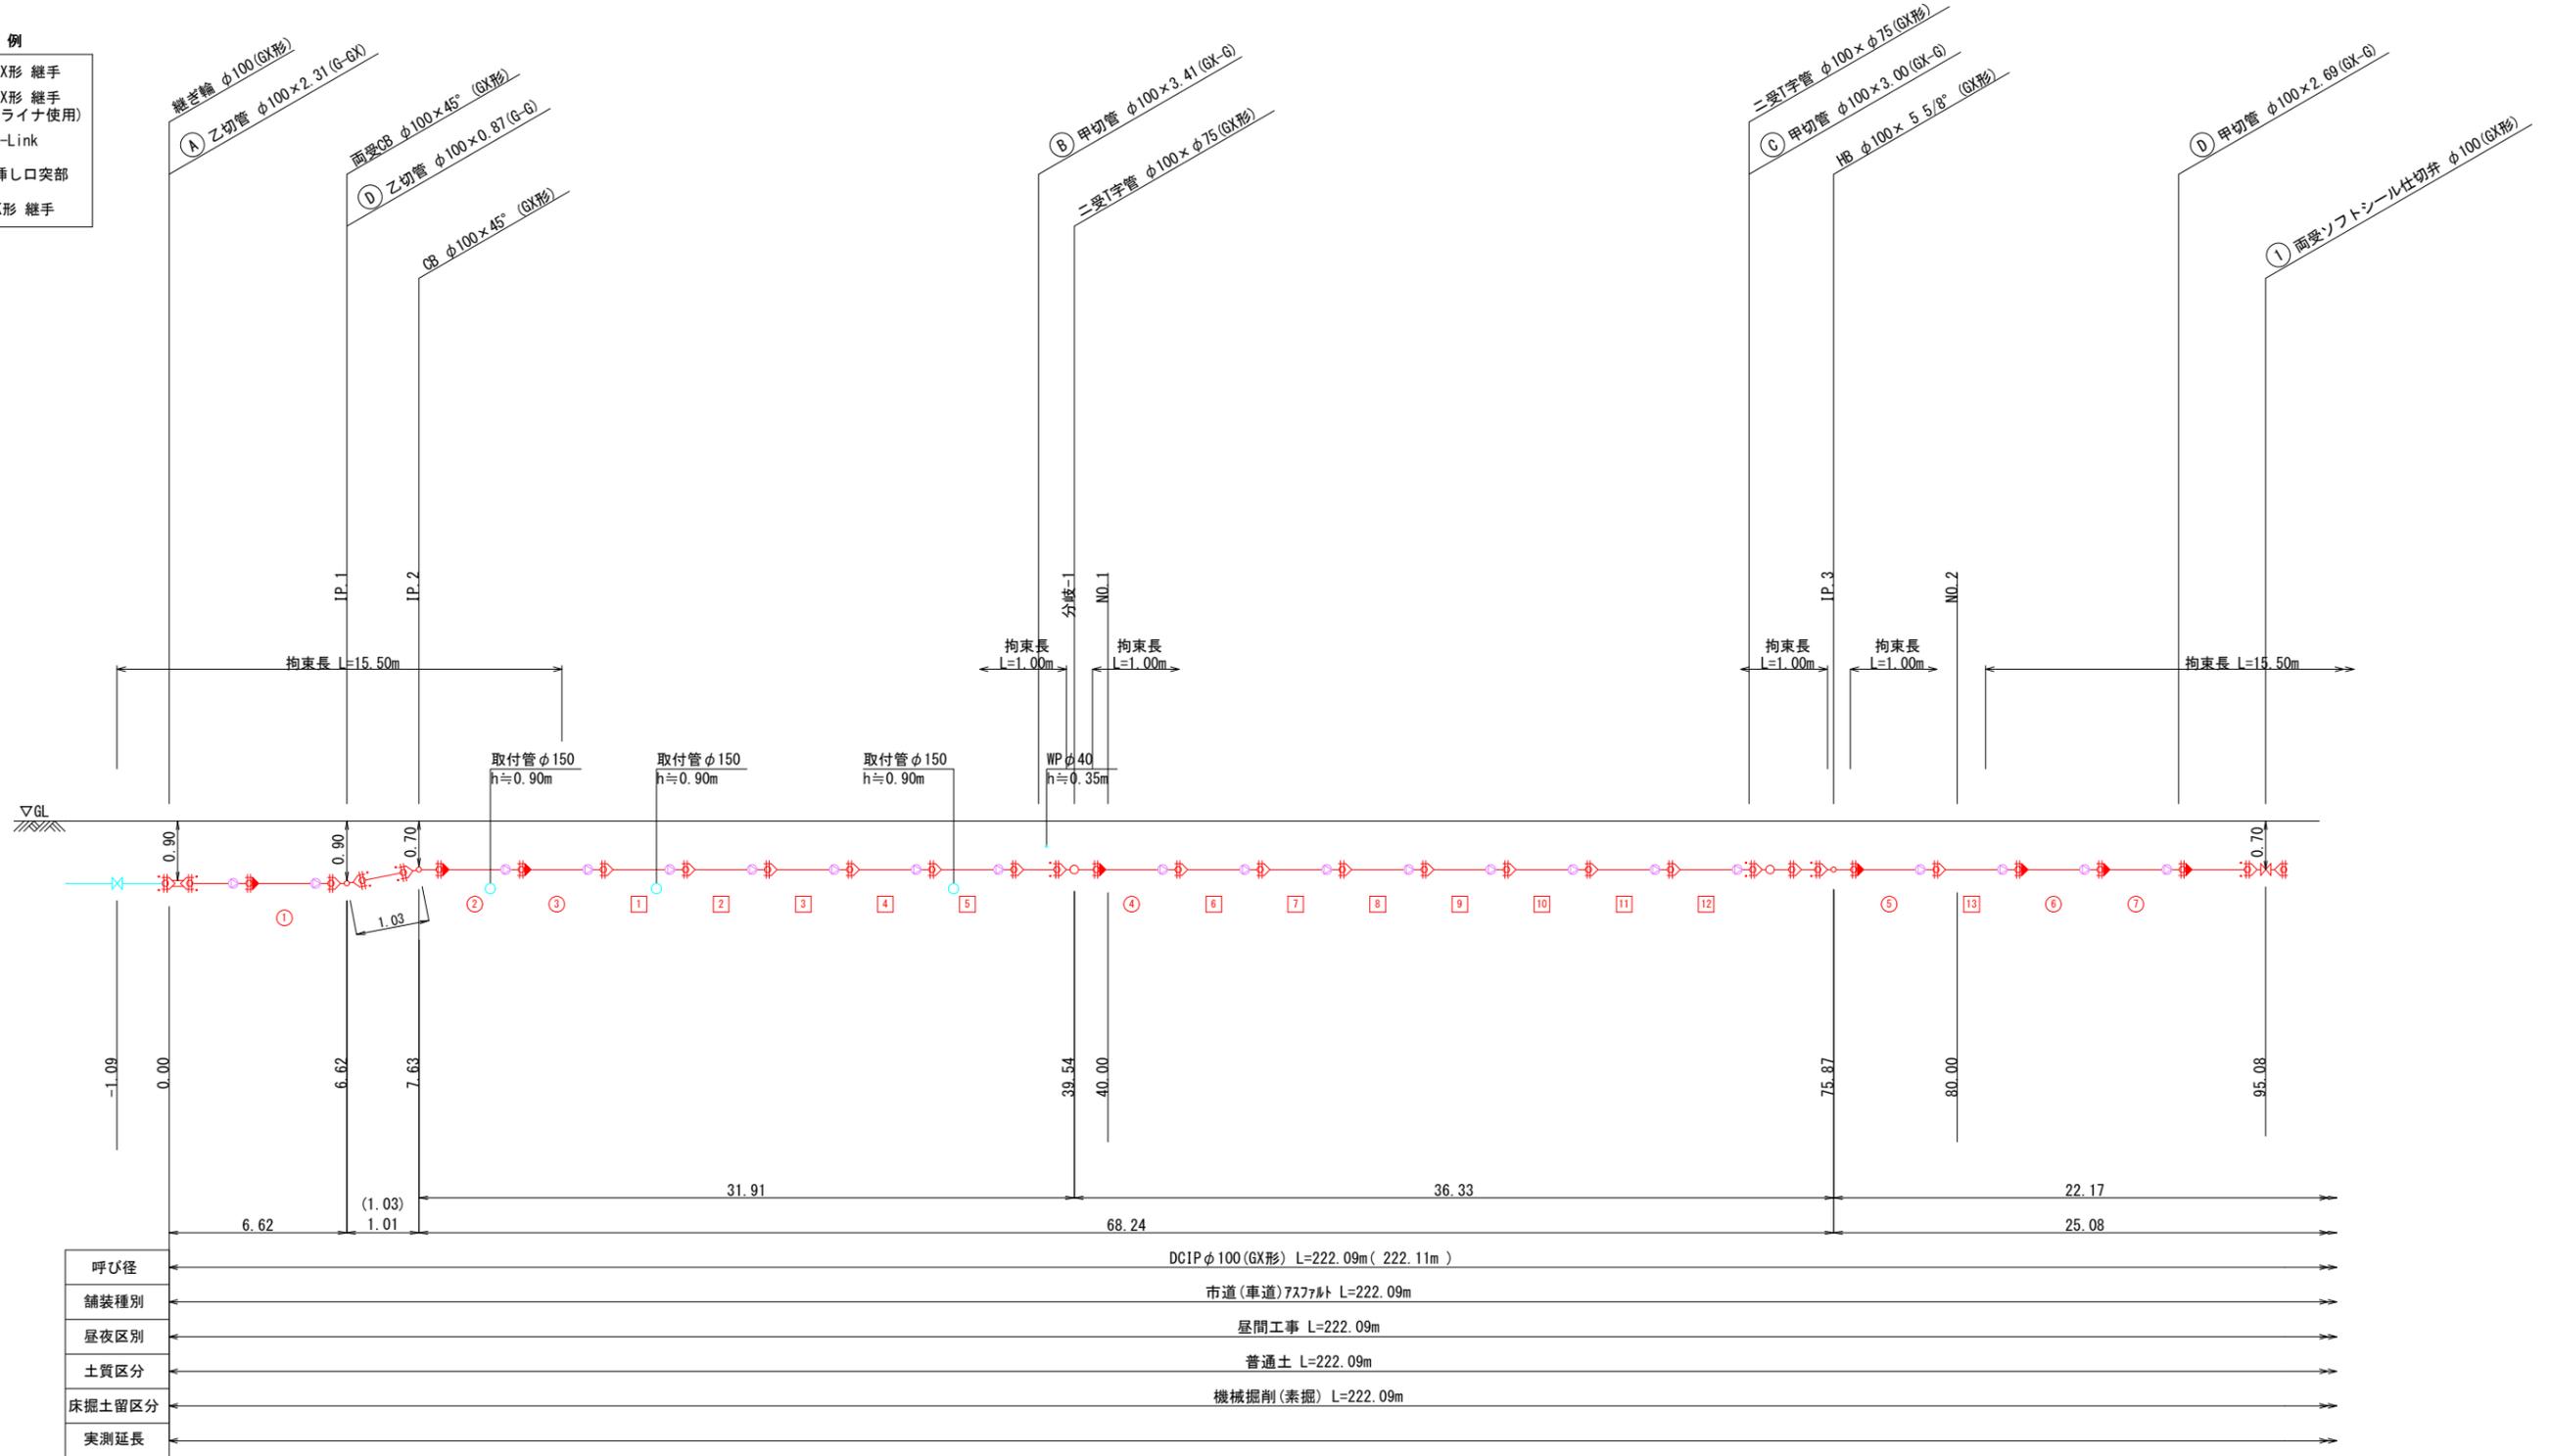


呼び径	DC1P φ 100 (GX形) L=222.09m ( 222.11m )
舗装種別	市道(車道)アスファルト L=222.09m
昼夜区別	昼間工事 L=222.09m
土質区分	普通土 L=222.09m
床掘土留区分	機械掘削(素掘) L=222.09m
実測延長	

工事年度	令和 2 年	度別工 災査定	第 号	工区
工事名	配水管布設替工事(中央二丁目)			工事
工事箇所	行橋 町	中央二丁目	地内	
図面名	配管路図(2/5)			
縮尺	—	図面番号	全 13 葉之内 7 号	
事務所名	行橋市環境水道部上水道課			
認	<input type="checkbox"/> 当	認	<input type="checkbox"/> 当	<input type="checkbox"/> 査
可	<input type="checkbox"/> 第	可	<input type="checkbox"/> 第	<input type="checkbox"/> 定
	<input type="checkbox"/> 回		<input type="checkbox"/> 回	<input type="checkbox"/>
	<input type="checkbox"/> 変		<input type="checkbox"/> 変	<input type="checkbox"/>
	<input type="checkbox"/> 更		<input type="checkbox"/> 更	<input type="checkbox"/>

配管路図(2/5) S=1/FREE

10-A工区

- 凡例
- GX形 継手
  - GX形 継手 (ライナ使用)
  - G-Link
  - 挿し口突部
  - K形 継手

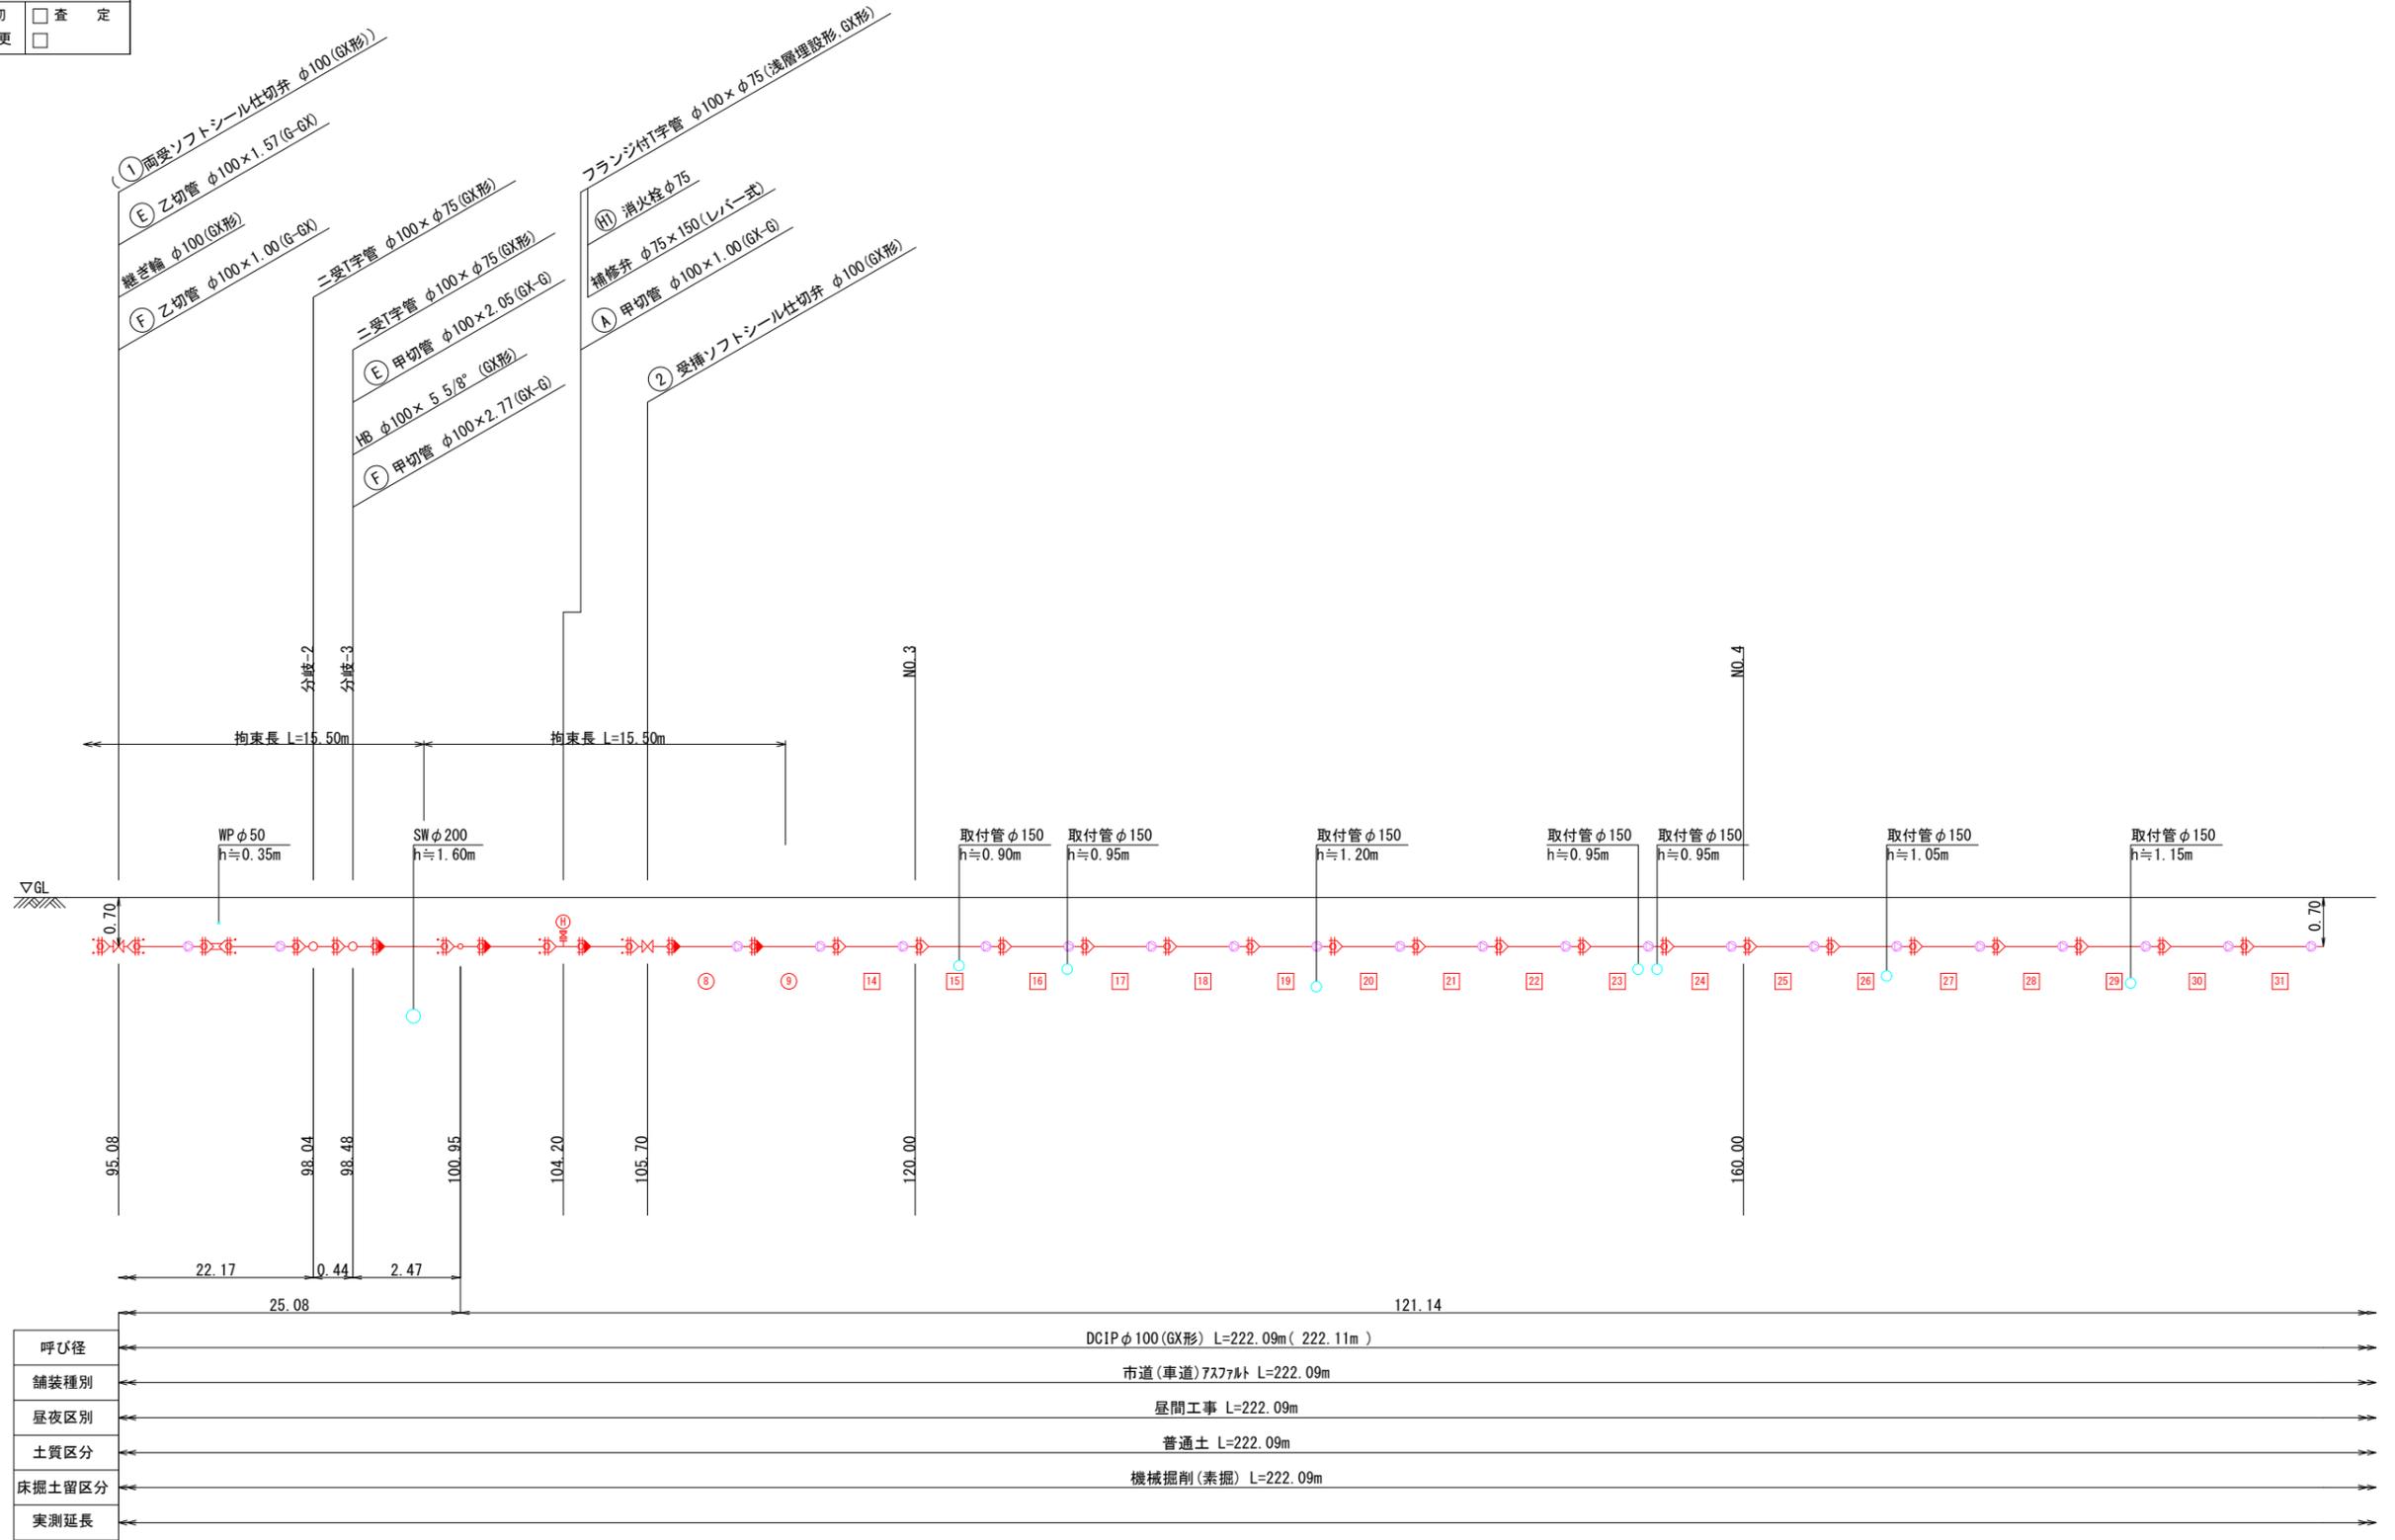


工事年度	令和 2 年	度配工 災査定	第 号	工区
工事名	配水管布設替工事(中央二丁目)			工事
工事箇所	行橋 町	中央二丁目	地内	
図面名	配管略図(3/5)			
縮尺	—	図面番号	全 13 葉之内 8 号	
事務所名	行橋市環境水道部上水道課			
認 可	<input type="checkbox"/> 当 初 <input type="checkbox"/> 第 回変更	認 可	<input type="checkbox"/> 当 初 <input type="checkbox"/> 第 回変更	<input type="checkbox"/> 査 定 <input type="checkbox"/>

# 配管略図(3/5) S=1/FREE

## 10-A工区

### 凡 例

- GX形 継手
- GX形 継手 (ライナ使用)
- G-Link
- 挿し口突部
- K形 継手

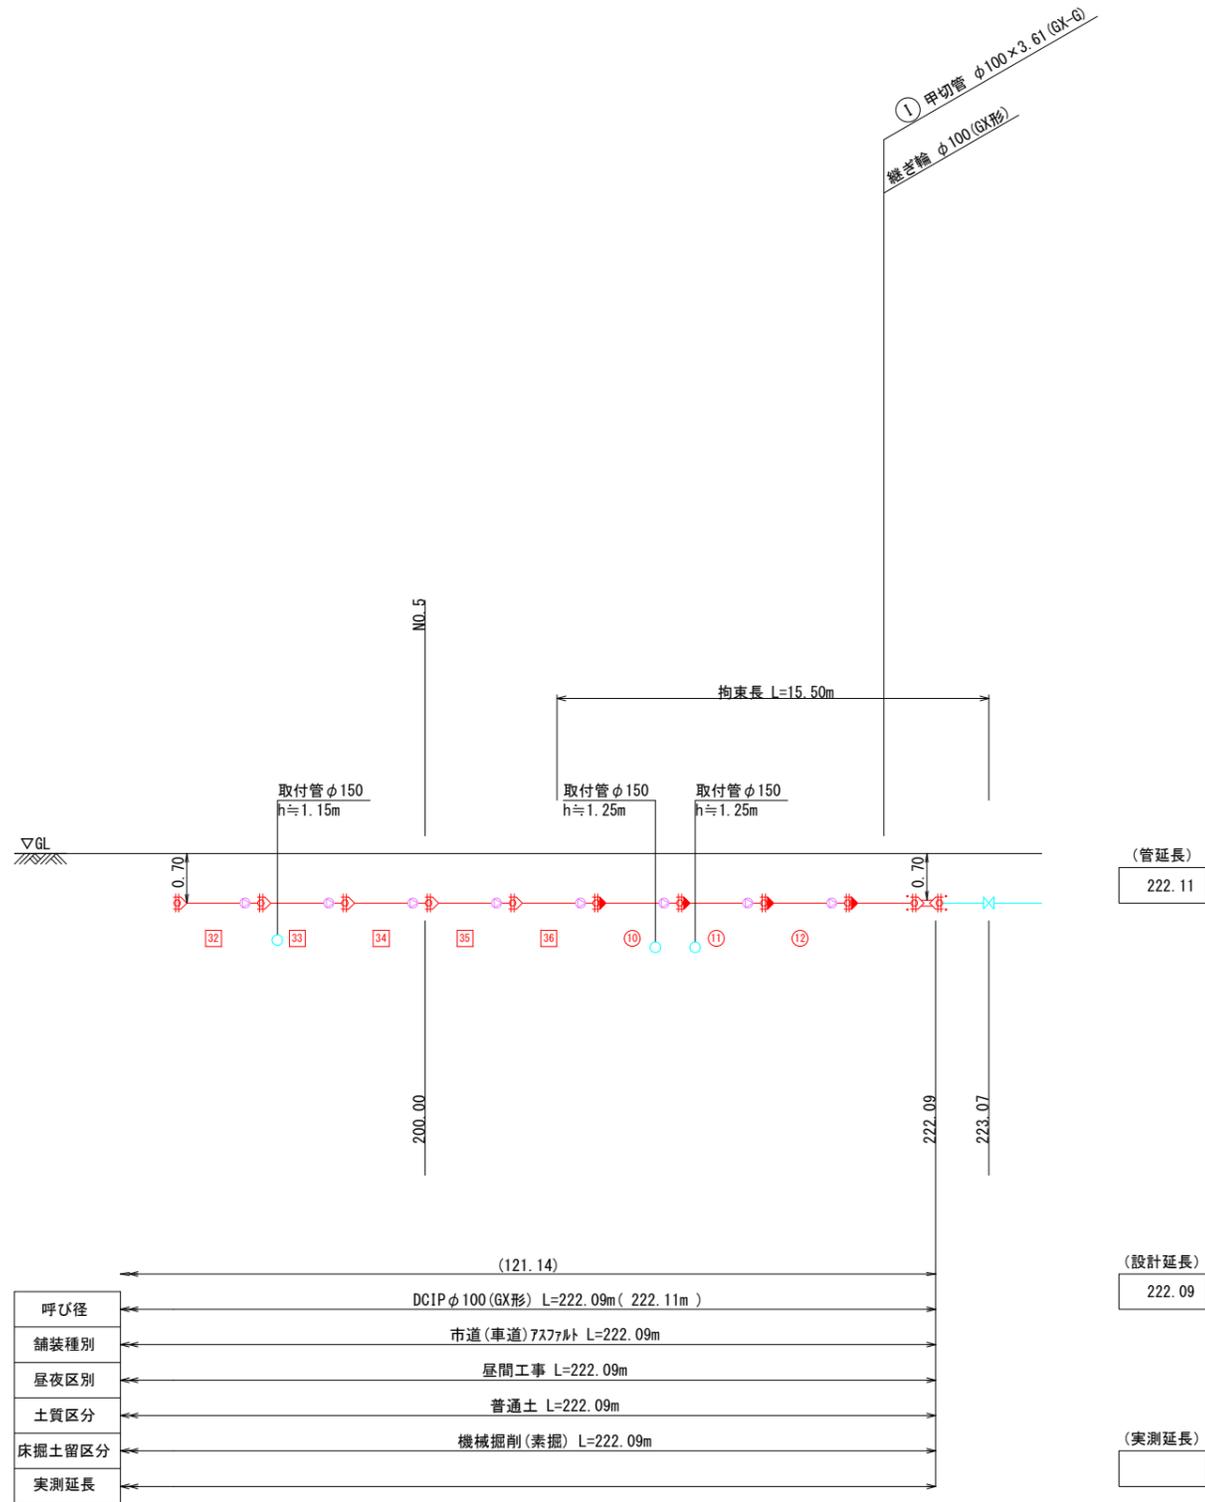


呼び径	DCIP φ100 (GX形) L=222.09m ( 222.11m )	(管延長)	222.09
舗装種別	市道(車道)アスファルト L=222.09m		
昼夜区別	昼間工事 L=222.09m		
土質区分	普通土 L=222.09m		
床掘土留区分	機械掘削(素掘) L=222.09m	(実測延長)	
実測延長			

工事年度	令和 2 年	度起工 災査定	第 号	工区
工事名	配水管布設替工事(中央二丁目)			工事
工事箇所	行橋 町	中央二丁目	地内	
図面名	配管路図(5/6)			
縮尺	→	図面番号	全 19 葉之内 8 号	
事務所名	行橋市環境水道部上水道課			
認 可	<input type="checkbox"/> 当 初	<input type="checkbox"/> 第 回	認 可	<input type="checkbox"/> 当 初
	<input type="checkbox"/> 第 回	査 定	<input type="checkbox"/> 第 回	<input type="checkbox"/> 第 回

配管路図(4/5) S=1/FREE

10-B工区

- 凡例
- GX形 継手
  - GX形 継手 (ライナ使用)
  - G-Link
  - 挿し口突部
  - K形 継手

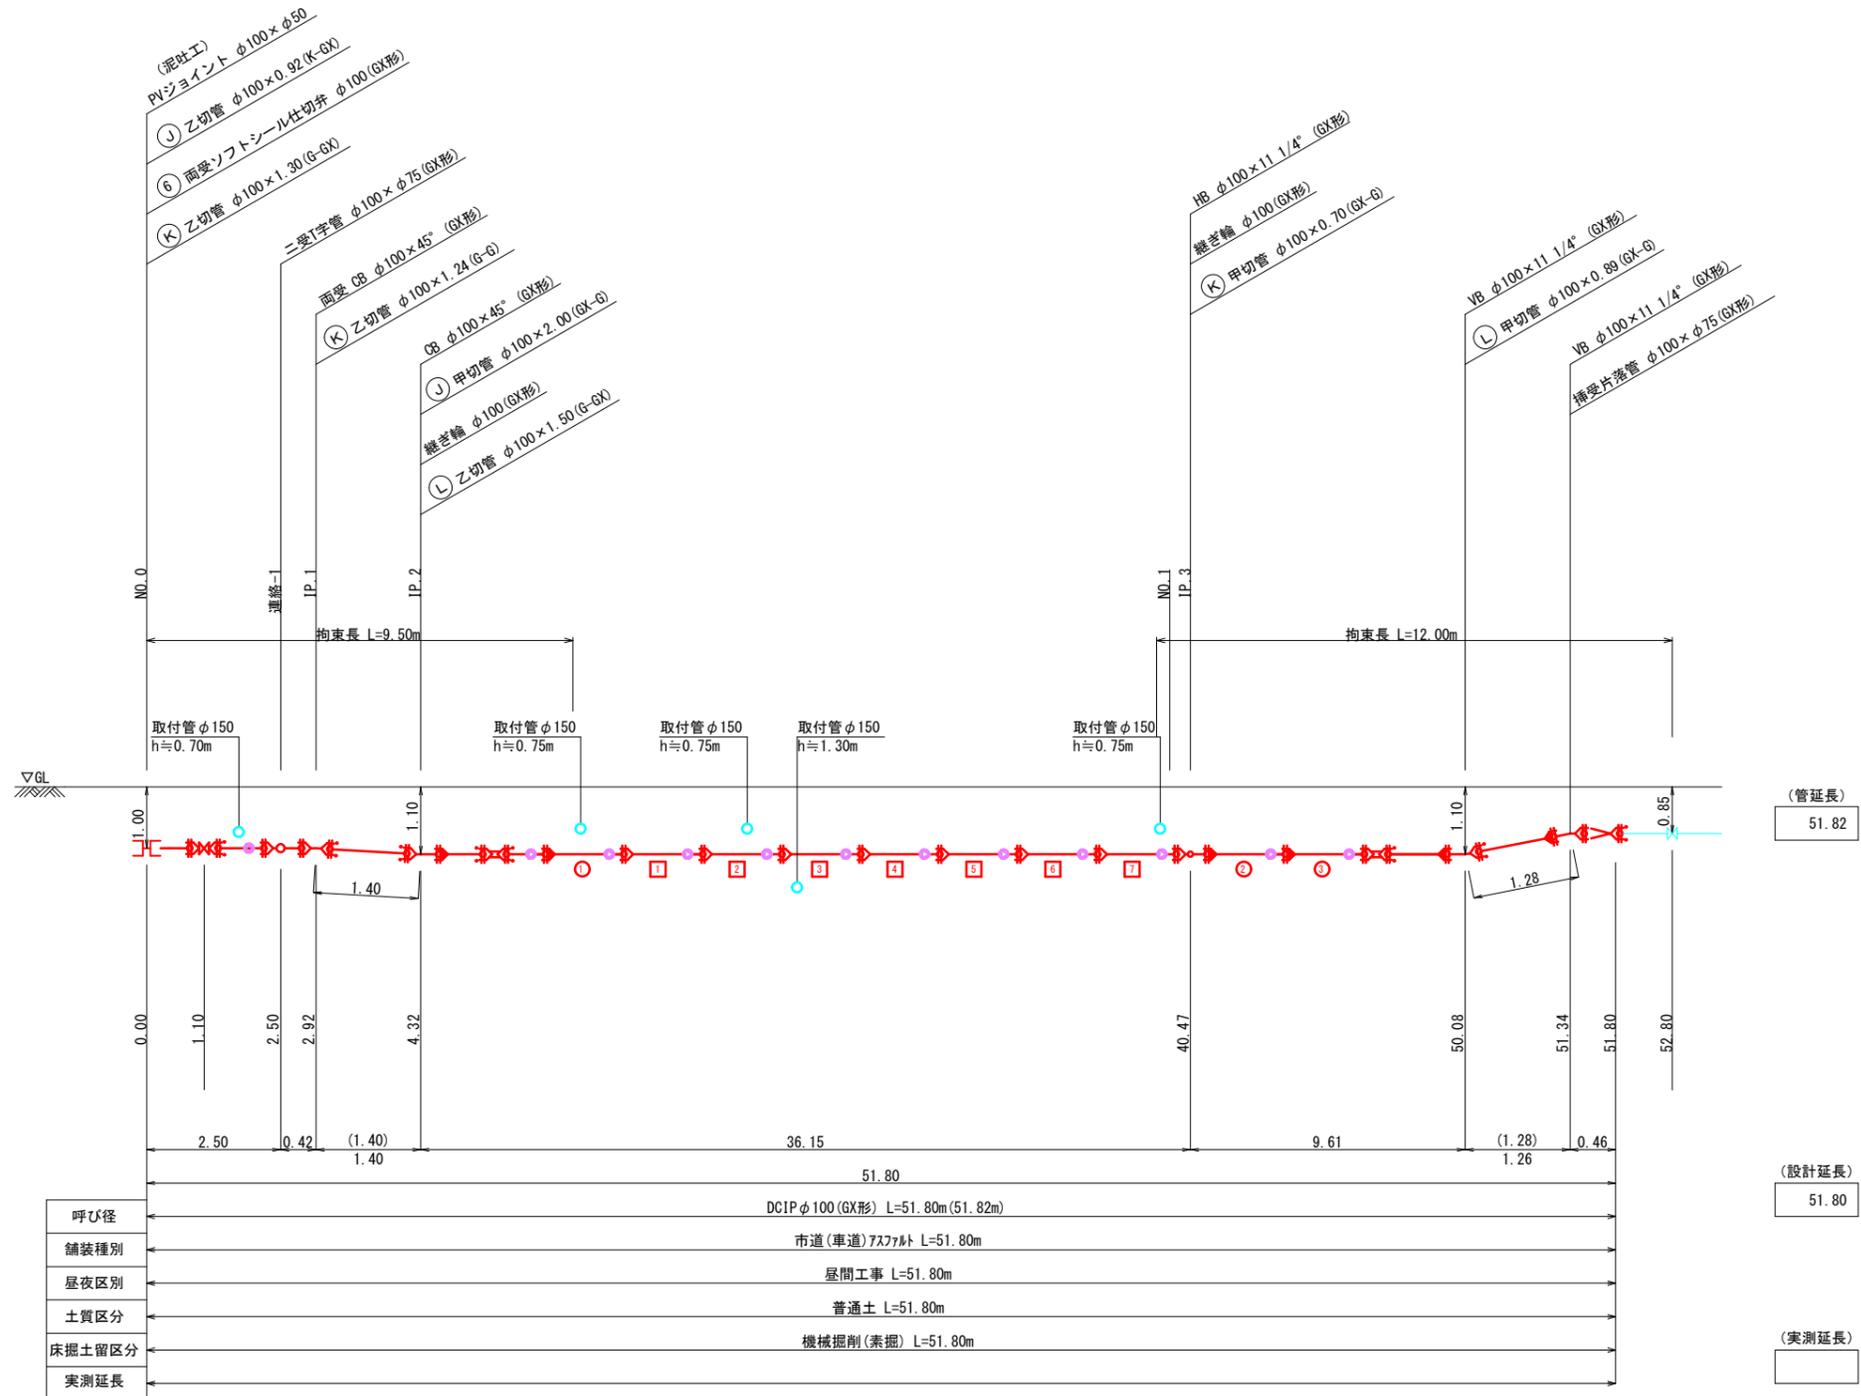


工事年度	令和元年	年度工事 災害定	第 号	工区
工事名	配水管布設替工事(中央二丁目)			工事
工事箇所	行橋市	町	中央二丁目	地内
図面名	配管略図(5/5)			
縮尺	—	図面番号	全葉之内号	
事務所名	行橋市環境水道部上水道課			
認	<input type="checkbox"/>	当	<input type="checkbox"/>	初
可	<input type="checkbox"/>	第	<input type="checkbox"/>	回変更
認	<input type="checkbox"/>	当	<input type="checkbox"/>	初
可	<input type="checkbox"/>	第	<input type="checkbox"/>	回変更
	<input type="checkbox"/>	査	<input type="checkbox"/>	定

配管略図(5/5) S=1/FREE

連絡-1

- 凡例
- GX形 継手
  - GX形 継手 (ライナ使用)
  - G-Link
  - 挿し口突部
  - K形 継手

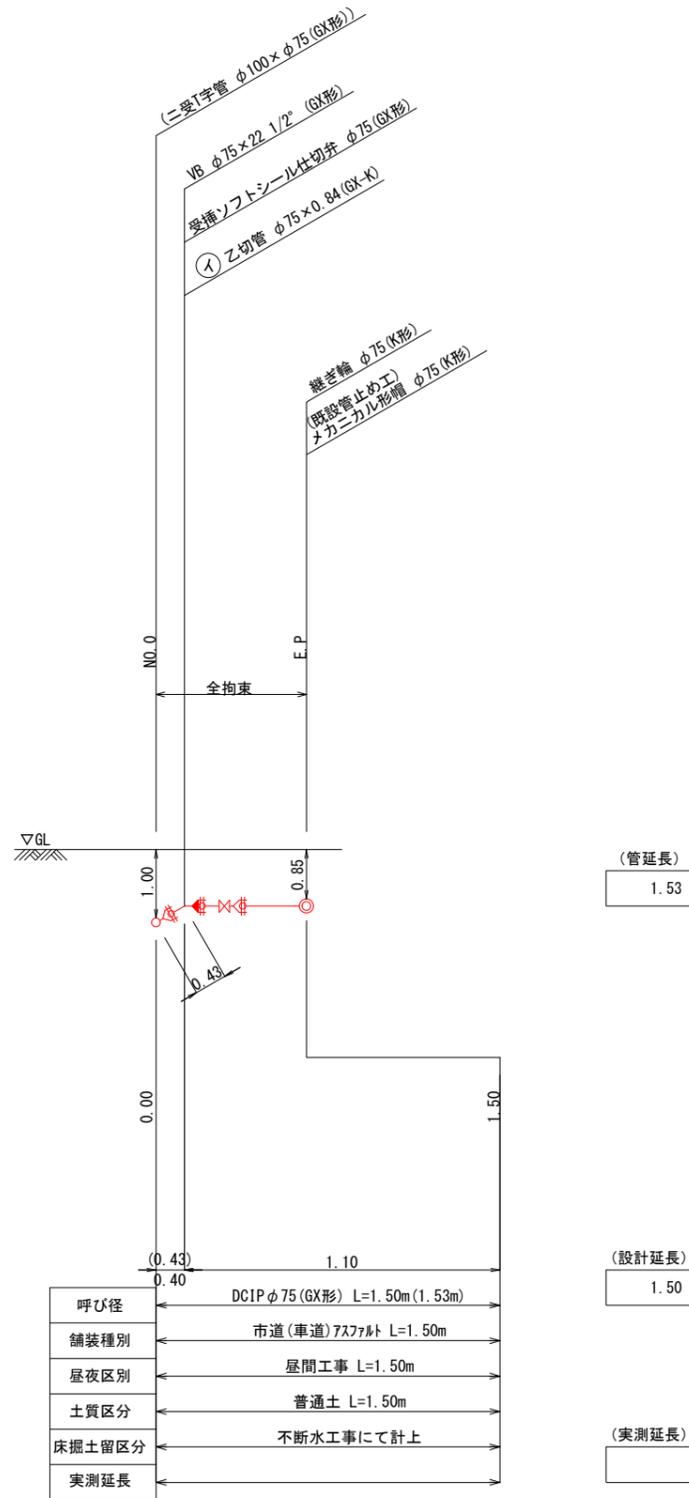

呼び径	DCIP φ75 (GX形) L=1.50m (1.53m)
舗装種別	市道(車道)アスファルト L=1.50m
昼夜区別	昼間工事 L=1.50m
土質区分	普通土 L=1.50m
床掘土留区分	不断水工事にて計上
実測延長	




工事年度	令和 2 年	度配工 災査定	第 号	工区
工事名	配水管布設替工事(中央二丁目)			工事
工事箇所	行橋 町	中央二丁目	地内	
図面名	分岐配管略図(1/3)			
縮尺	—	図面番号	全 葉之内 号	
事務所名	行橋市環境水道部上水道課			
認 可	<input type="checkbox"/> 当 初 <input type="checkbox"/> 第 回変更	認 可	<input type="checkbox"/> 当 初 <input type="checkbox"/> 第 回変更	<input type="checkbox"/> 査 定

## 分岐配管略図(1/3) S=1/FREE

### 分岐-1

### 分岐-2

- 凡 例**
- GX形 継手
  - GX形 継手 (ライナ使用)
  - G-Link
  - 挿し口突部
  - K形 継手

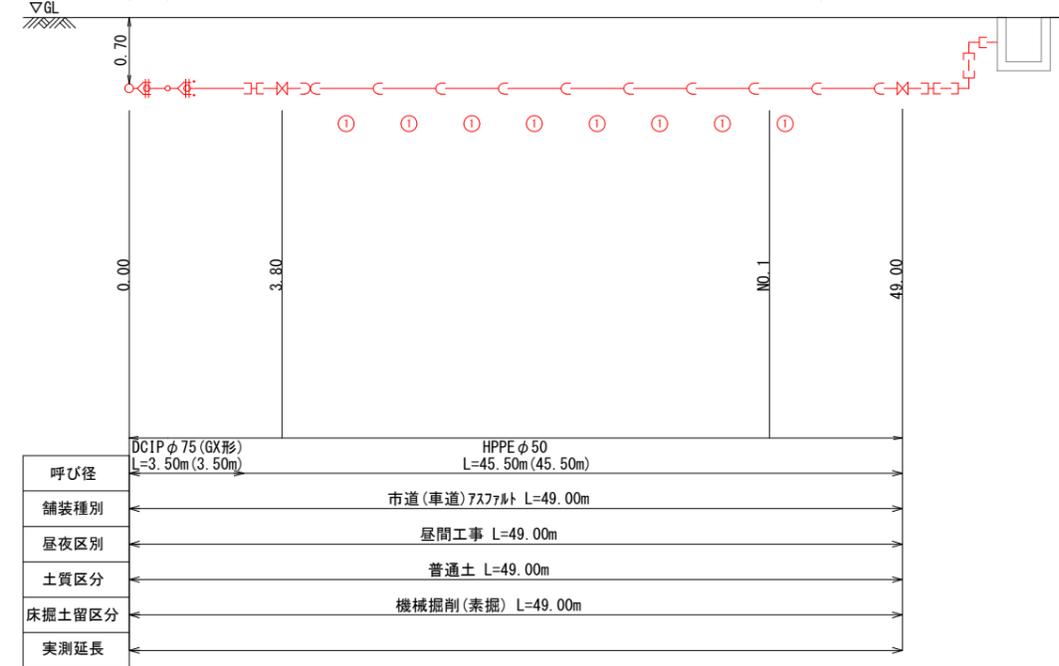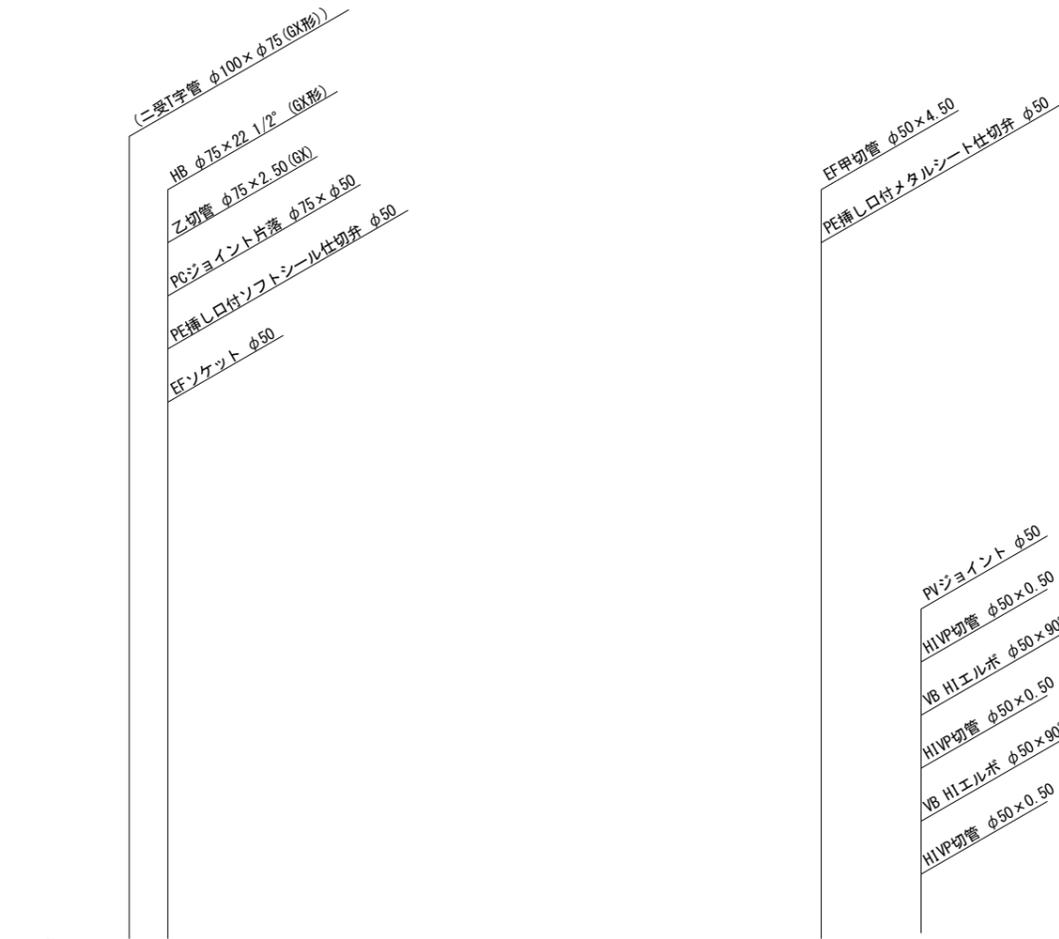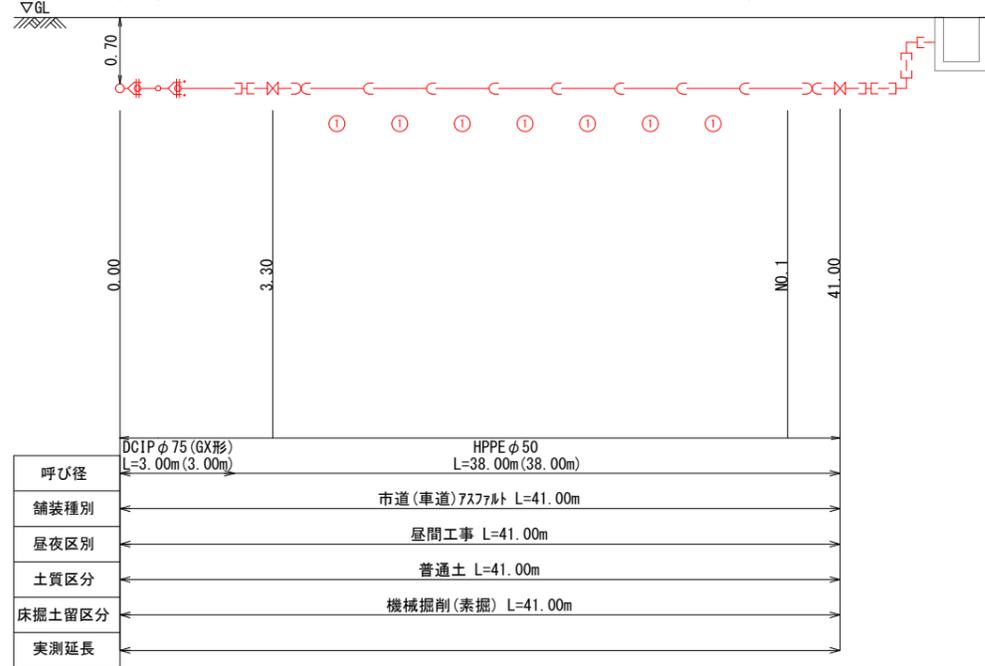


工事年度	令和 2 年	度配工 災査定	第 号	工区
工事名	配水管布設替工事(中央二丁目)			工事
工事箇所	行橋 町	中央二丁目	地内	
図面名	分岐配管路図(2/3)			
縮尺	—	図面番号	全 葉之内 号	
事務所名	行橋市環境水道部上水道課			
認 可	<input type="checkbox"/> 当 初 <input type="checkbox"/> 第 回変更	認 可	<input type="checkbox"/> 当 初 <input type="checkbox"/> 第 回変更	<input type="checkbox"/> 査 定

## 分岐配管路図(2/3) S=1/FREE

### 分岐-3

- 凡 例
- GX形 継手
  - GX形 継手 (ライナ使用)
  - G-Link
  - 挿し口突部
  - K形 継手

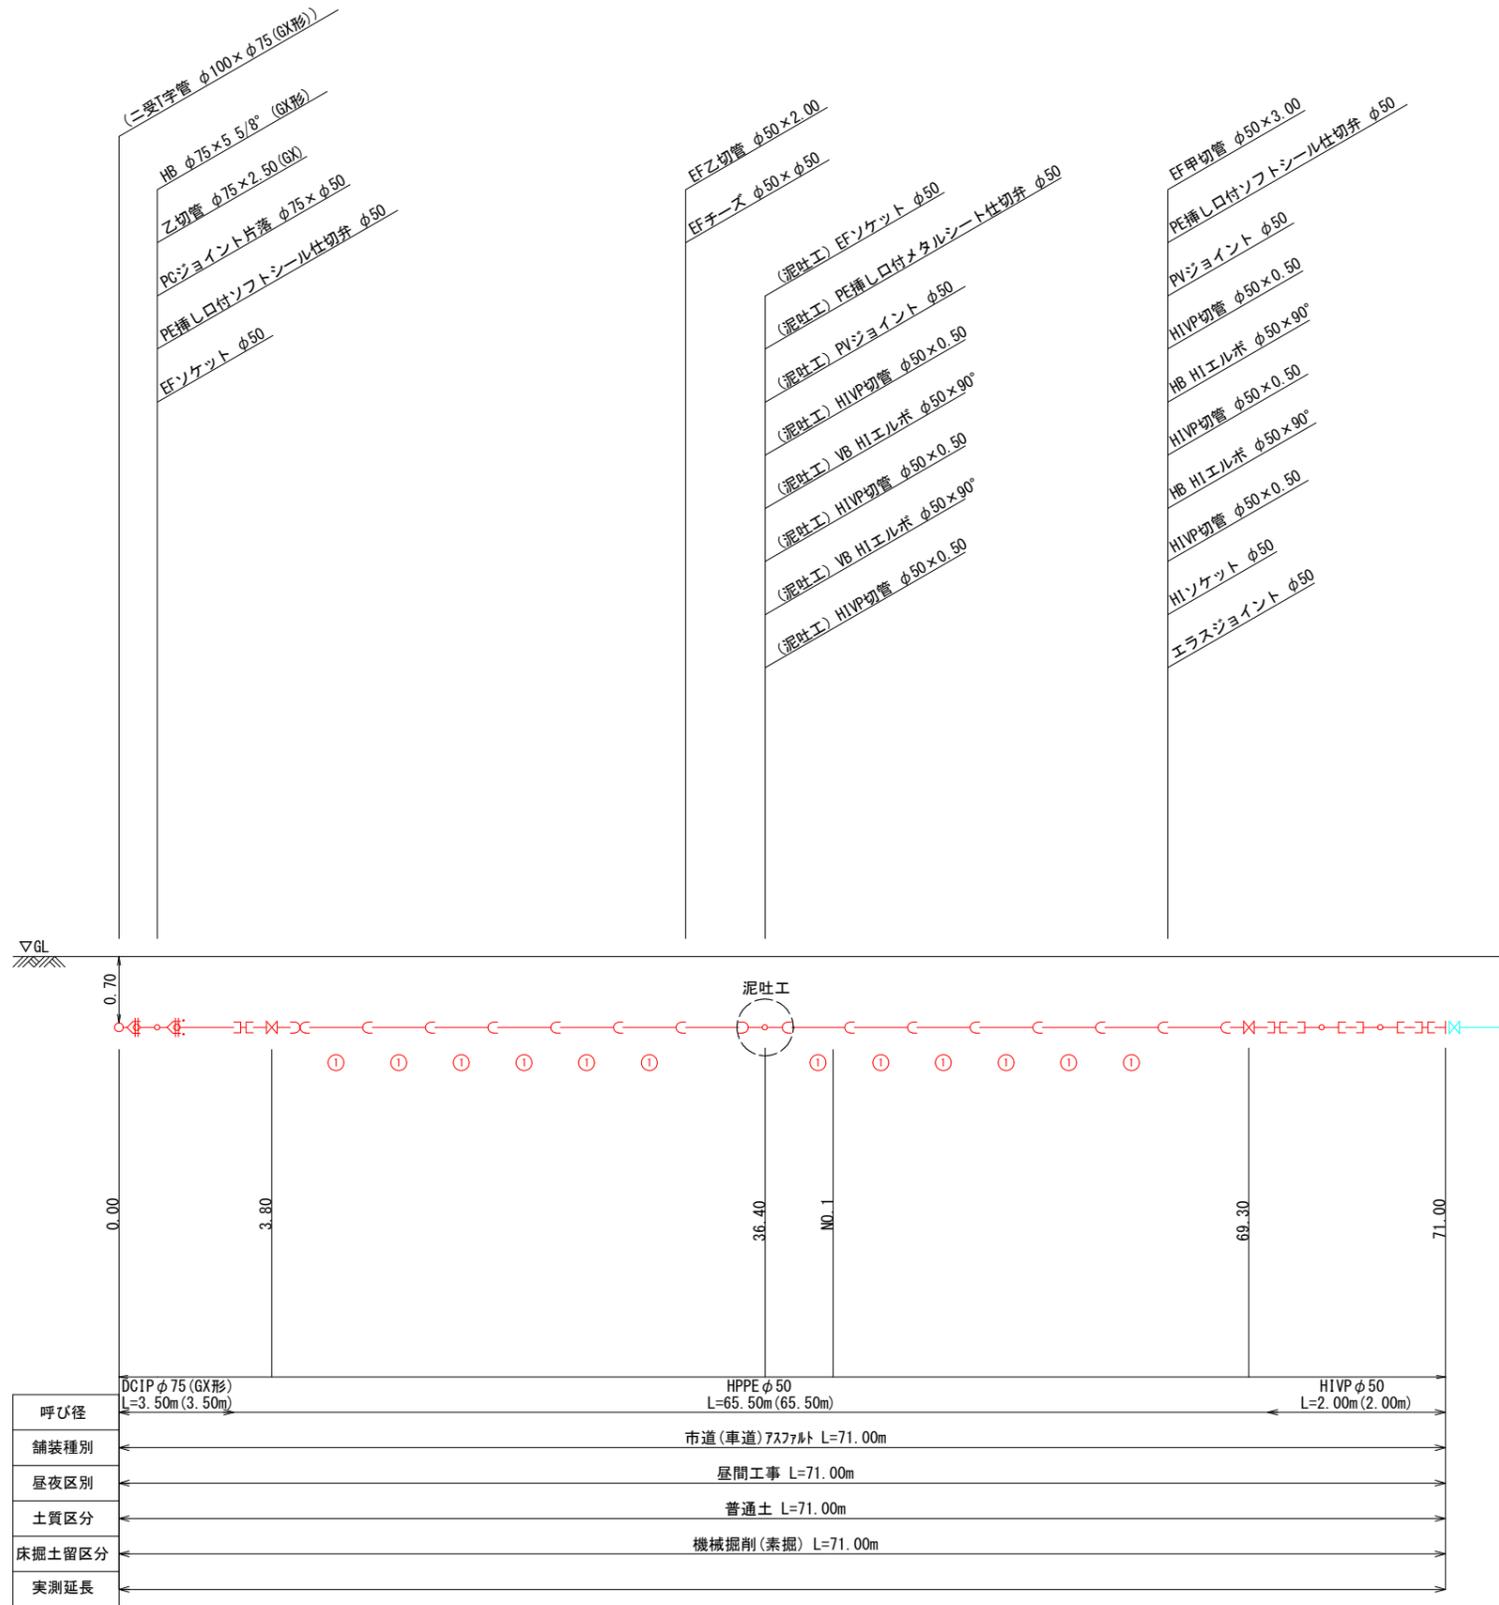




工事年度	令和 2 年	度配工 災査定	第 号	工区
工事名	配水管布設替工事(中央二丁目)			工事
工事箇所	行橋 町	中央二丁目	地内	
図面名	分岐配管路図(3/3)			
縮尺	—	図面番号	全 葉之内 号	
事務所名	行橋市環境水道部上水道課			
認 可	<input type="checkbox"/> 当 初 <input type="checkbox"/> 第 回変更	認 可	<input type="checkbox"/> 当 初 <input type="checkbox"/> 第 回変更	<input type="checkbox"/> 査 定

### 分岐配管路図(3/3) S=1/FREE

#### 分岐-4

#### 分岐-5

- 凡例
- GX形 継手
  - GX形 継手 (ライナ使用)
  - G-Link
  - 挿し口突部
  - K形 継手

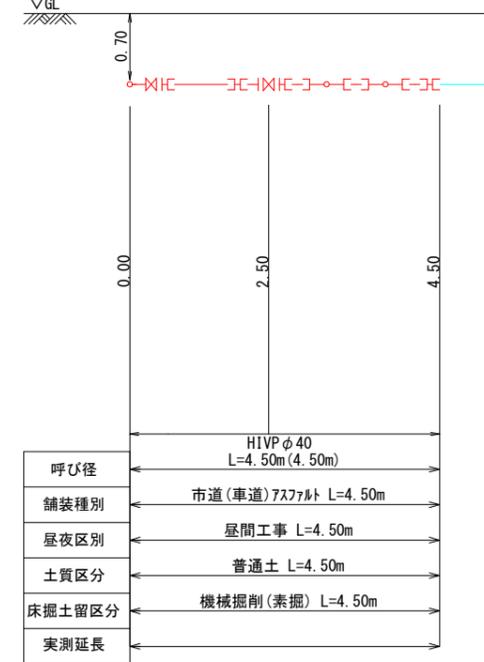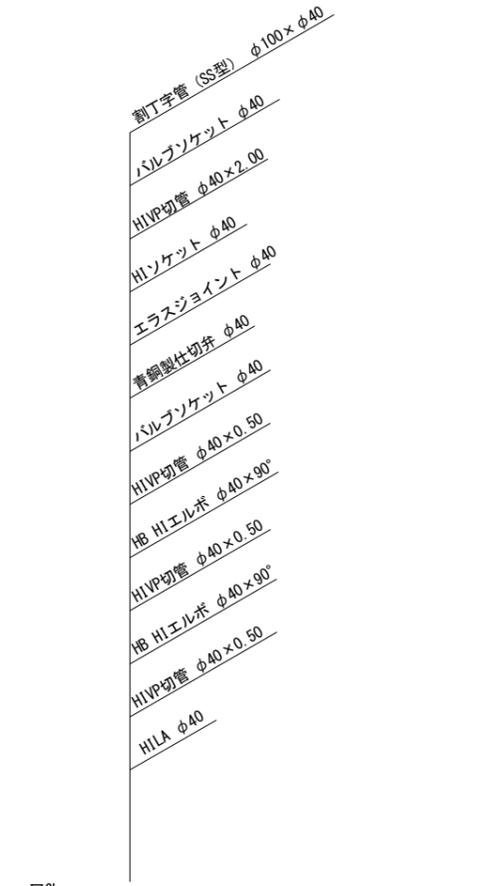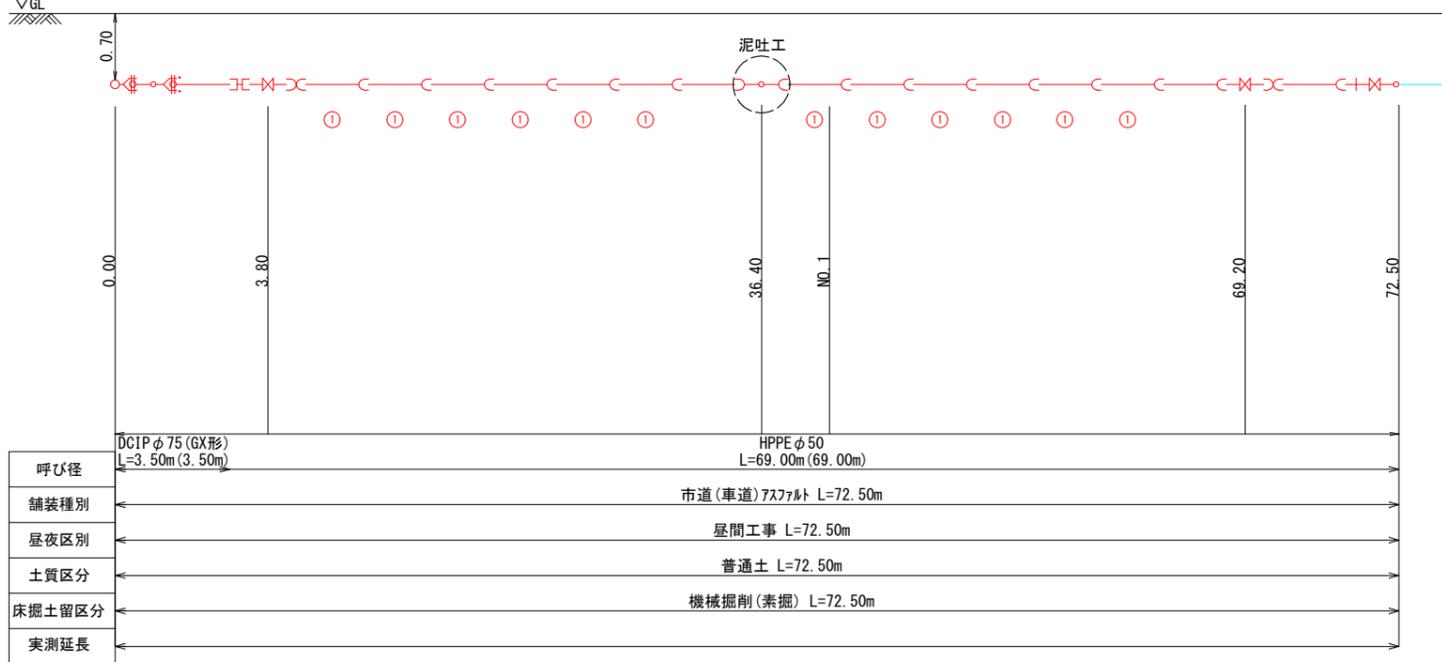

工事年度	令和 2 年	度程工 災査定	第 号	工区
工事名	配水管布設替工事(中央二丁目)			工事
工事箇所	行橋 市	町	中央二丁目	地内
図面名	給水平面図 (1/4)			
縮尺	1/500	図面番号	全	葉之内 号
事務所名	行橋市環境水道部上水道課			
認 可	<input type="checkbox"/> 当 初	認 可	<input type="checkbox"/> 第 回変更	<input type="checkbox"/> 査 定
	<input type="checkbox"/> 第 回変更	<input type="checkbox"/> 第 回変更	<input type="checkbox"/>	<input type="checkbox"/>



# 給水平面図(1/4) S=1/500



## 給水管布設工



## 凡 例

No	宅内仕様
接続ノリ	接続口径
	公道内距離

○A


工事年度	令和 2 年	度	配工	第	号	工区
工事名	配水管布設替工事(中央二丁目)					工事
工事箇所	行橋	郡	町	中央二丁目 地内		
図面名	給水平面図(2/4)					
縮尺	1/500	図面番号	全 葉之内 号			
事務所名	行橋市環境水道部上水道課					
認	<input type="checkbox"/>	当	<input type="checkbox"/>	初	<input type="checkbox"/>	査
可	<input type="checkbox"/>	第	<input type="checkbox"/>	回	変	定
	<input type="checkbox"/>	可	<input type="checkbox"/>	第	<input type="checkbox"/>	回
	<input type="checkbox"/>	変	<input type="checkbox"/>	更	<input type="checkbox"/>	



給水平面図(2/4) S=1/500



給水管布設工

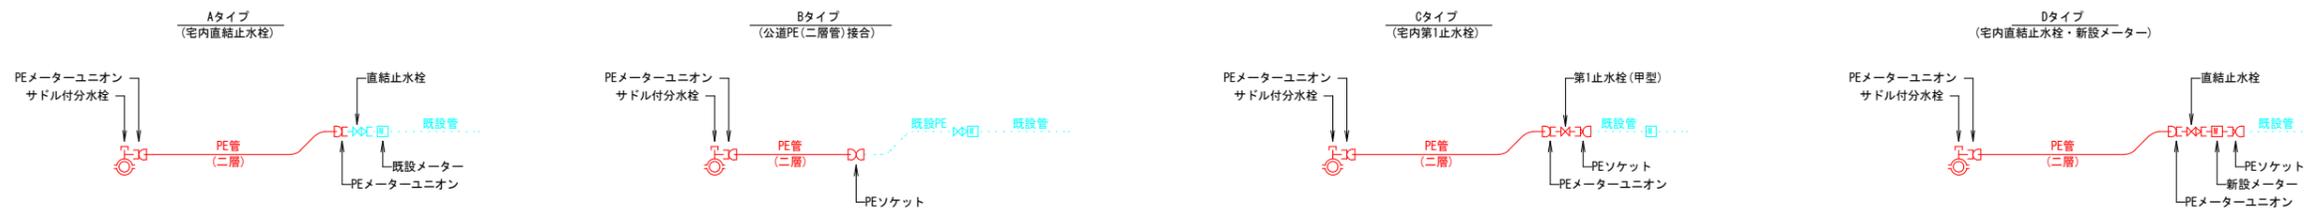


凡例

No	宅内仕様
接続口径	・接続口径
公道内距離	


工事年度	令和 2 年	度起工 災査定	第 号	工区
工事名	配水管布設工事(中央二丁目)			工事
工事箇所	行橋 町	中央二丁目	地内	
図面名	給水平面図(3/4)			
縮尺	1/500	図面番号	全 葉之内 号	
事務所名	行橋市環境水道部上水道課			
認 可	<input type="checkbox"/> 当 初 <input type="checkbox"/> 第 回変更	認 可	<input type="checkbox"/> 当 初 <input type="checkbox"/> 第 回変更	査 定 <input type="checkbox"/>



給水平面図(3/4) S=1/500

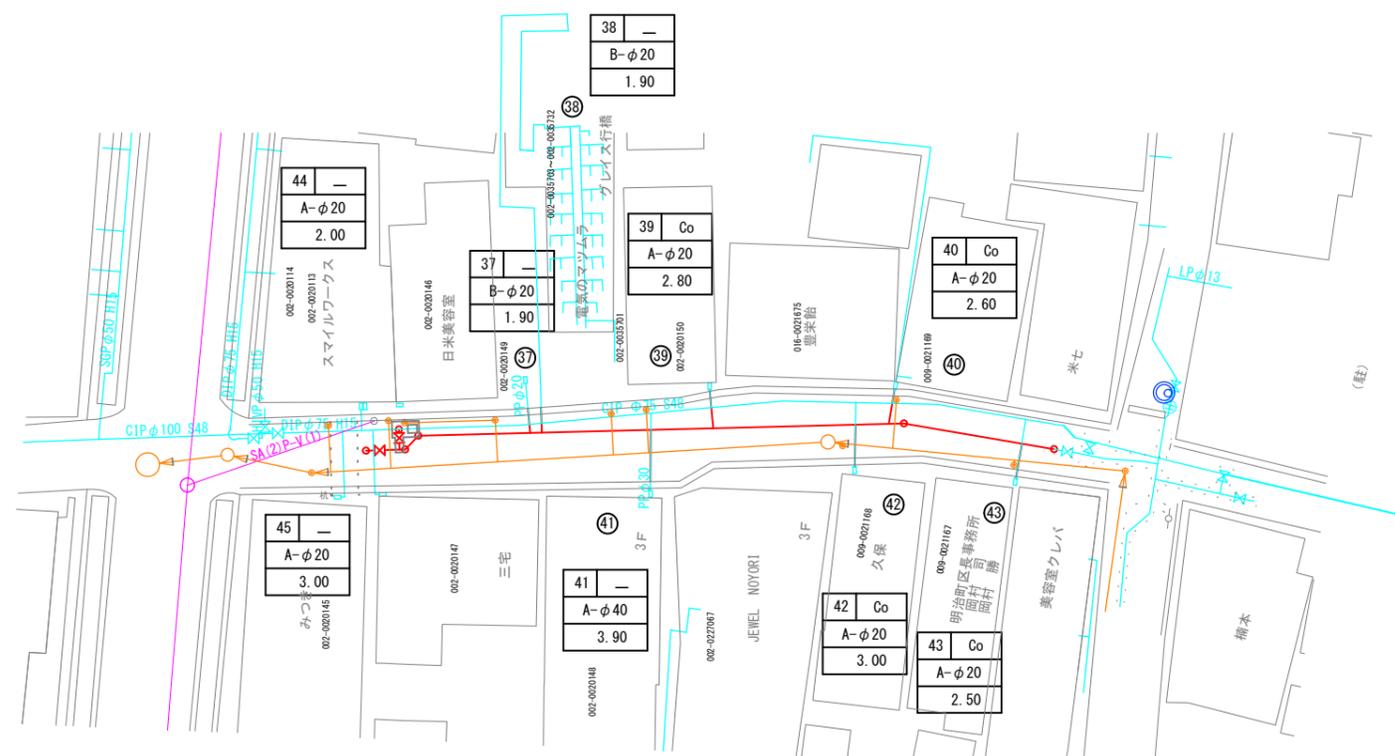

給水管布設工

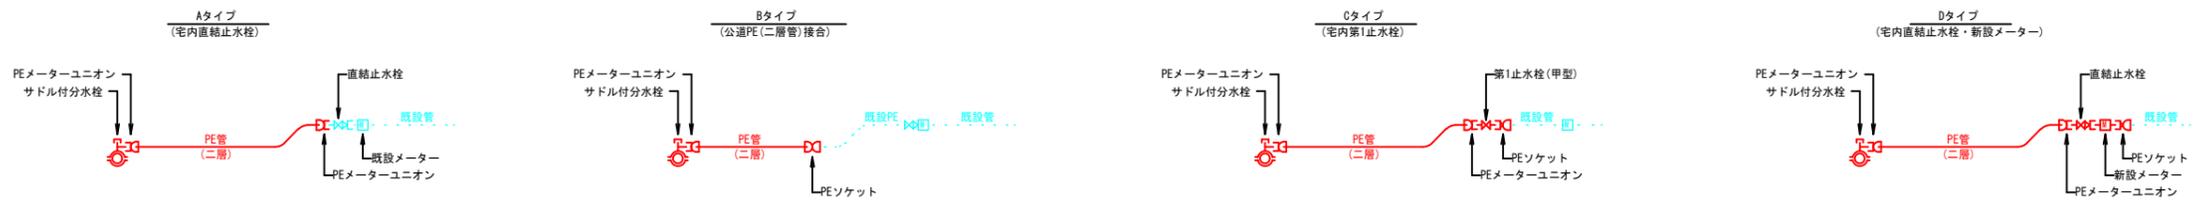

凡 例



No	宅内仕様
	接続タイプ・接続口径
	公道内距離



工事年度	令和 2 年	度程工 災査定	第 号	工区
工事名	配水管布設替工事(中央二丁目)			工事
工事箇所	行橋 町	中央二丁目	地内	
図面名	弁室標準図			
縮尺	1/20	図面番号	全 葉之内 号	
事務所名	行橋市環境水道部上水道課			
認 可	<input type="checkbox"/> 当 初 <input type="checkbox"/> 第 回変更	認 可	<input type="checkbox"/> 当 初 <input type="checkbox"/> 第 回変更	<input type="checkbox"/> 査 定

## 弁室標準図 S=1/20

### 仕切弁室

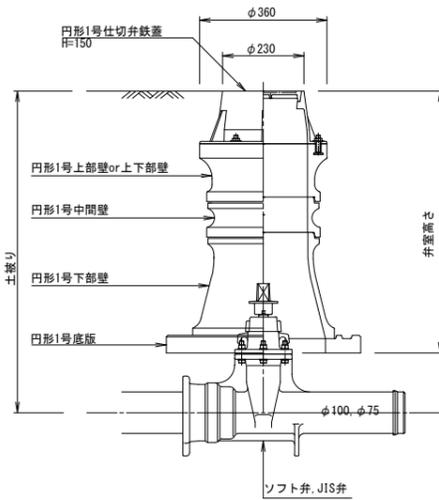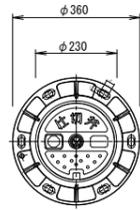

φ50用仕切弁室材料表

	高さ (m)	配管土被り						
		0.60	0.70	0.80	0.90	1.00	1.10	1.20
鉄 蓋	0.15	1	1	1	1	1	1	1
調整リング	0.05	1						
	0.10			1				
上部壁	0.15		1	1	1	1	1	1
	0.30	1						
中部壁	0.10					1		
	0.15							
	0.20				1			1
	0.30					1	1	1
下部壁	0.30		1	1	1	1	1	1
底 版	0.04	1	1	1	1	1	1	1
弁室高さ		0.54	0.64	0.74	0.84	0.94	1.04	1.14



φ75～φ100用仕切弁室材料表

	高さ (m)	配管土被り						
		0.60	0.70	0.80	0.90	1.00	1.10	1.20
鉄 蓋	0.15	1	1	1	1	1	1	1
調整リング	0.05			1				
	0.10		1					
上部壁	0.15			1	1	1	1	1
	0.30	1	1					
中部壁	0.10					1		
	0.15							
	0.20				1	1	1	1
	0.30							1
下部壁	0.30			1	1	1	1	1
底 版	0.04	1	1	1	1	1	1	1
弁室高さ		0.49	0.59	0.69	0.79	0.89	0.99	1.09



φ150用仕切弁室材料表

	高さ (m)	配管土被り						
		0.60	0.70	0.80	0.90	1.00	1.10	1.20
鉄 蓋	0.15	1	1	1	1	1	1	1
調整リング	0.05	1			1			
	0.10			1				
上部壁	0.15				1	1	1	1
	0.30	1		1				
中部壁	0.10					1		
	0.15						1	1
	0.20							1
	0.30							
下部壁	0.30				1	1	1	1
底 版	0.04	1	1	1	1	1	1	1
弁室高さ		0.39	0.49	0.59	0.69	0.79	0.89	0.99

### 消火栓室

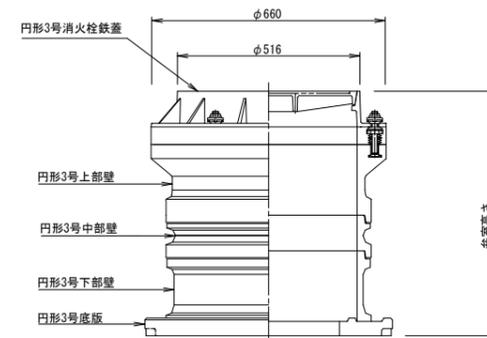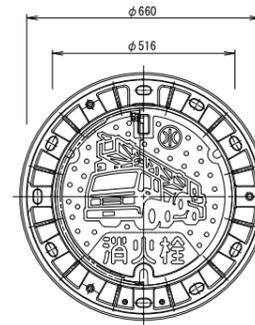

### 空気弁室

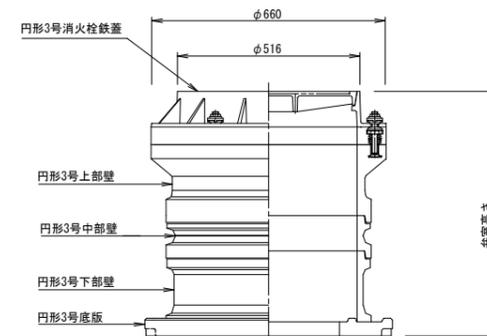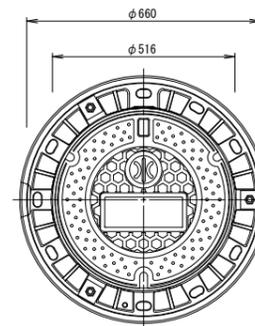

消火栓室材料表


	高さ (m)	配管土被り						
		0.70	0.80	0.90	1.00	1.10	1.20	
鉄 蓋	0.10	1	1	1	1	1	1	
上部壁	0.20	1	1	1	1	1	1	
中部壁	0.10			1		1		
	0.20							1
	0.30							
下部壁	0.20							
	0.30	1	1	1				
	0.50					1	1	1
底 版	0.04	1	1	1	1	1	1	1
弁室高さ		0.64	0.64	0.74	0.84	0.94	1.04	

空気弁室材料表

	高さ (m)	配管土被り						
		0.70	0.80	0.90	1.00	1.10	1.20	
鉄 蓋	0.10	1	1	1	1	1	1	
上部壁	0.20	1	1	1	1	1	1	
中部壁	0.10			1		1		
	0.20							1
	0.30							
下部壁	0.20							
	0.30	1	1	1				
	0.50					1	1	1
底 版	0.04	1	1	1	1	1	1	1
弁室高さ		0.64	0.64	0.74	0.84	0.94	1.04	

工事年度	令和 2 年 度 第 号 工区		
工事名	配水管布設替工事(中央二丁目)		工事
工事箇所	行橋 町 中央二丁目 地内		
図面名	掘削・埋戻標準図		
縮尺	図示	図面番号	全葉之内 号
事務所名	行橋市環境水道部上水道課		
認 可	<input type="checkbox"/> 当 初 <input type="checkbox"/> 第 回変更	認 可	<input type="checkbox"/> 当 初 <input type="checkbox"/> 第 回変更
	<input type="checkbox"/> 査 定		<input type="checkbox"/>

## 掘削・埋戻標準図 S=1/40

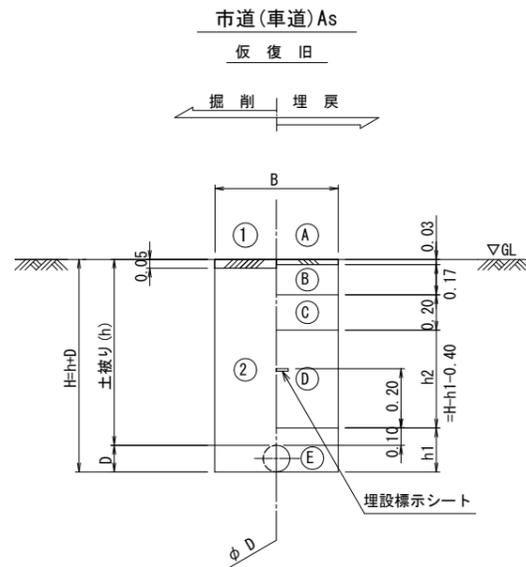

寸法表

単位 (m)

項目	DCIP (GX形)			HPPE	HIVP		給水管				
	φ150	φ100	φ75	φ50	φ50	φ40	φ50	φ40	φ30	φ25以下	
掘削幅 (B)	素掘	0.55	0.55	0.55	0.55	0.55	0.55	0.55	0.55	0.55	
	土留	0.85	0.85	0.85	-	-	-	-	-	-	
管外径 (D)	0.17	0.12	0.09	0.06	0.06	0.04	0.06	0.05	0.04	0.03	
下部埋戻 (h1)	0.27	0.22	0.19	0.16	0.16	0.14	0.16	0.15	0.14	0.13	

		掘削方法
掘削 幅 H	①	舗装版掘削積込 (As)
	②	機械掘削積込 (管路土工)
		復旧仕様
埋戻 幅 H	(A)	仮設表層工 (再生粗粒度アスコン)
	(B)	上層路盤工 (再生粒調砕石)
	(C)	下層路盤工 (再生クラッシュヤラン)
	(D)	下部埋戻工 (砕石チップ)
	(E)	下部埋戻工 (砕石チップ) 人力併用タツバ

※ 管路土工とは、機械掘削に加え人力による他埋設物付近の掘削・会所堀等を含むものである。

注1：給水管の土被りは、本管標準土被りと同じとする。