

位置図

道場寺本区

浄念松墓地

施工箇所


行橋市大字道場寺付近

縮尺 1 / 2,000 | 60m

工事年度	令和 2 年 度 起 工 第 号 工 区 災 害 定		
工事名	配水管布設工事(道場寺本区)	工 事	
工事箇所	行橋 町 大字道場寺 地内		
図面名	平面図・詳細図(1/3)		
縮 尺	図示	図面番号	全 葉之内 号
事務所名	行橋市環境水道部上水道課		
認 可	当 初	認 可	第 回 変 更
	<input type="checkbox"/>	<input type="checkbox"/>	<input type="checkbox"/>
	<input type="checkbox"/>	<input type="checkbox"/>	<input type="checkbox"/>




平面図(1/3) S=1/500

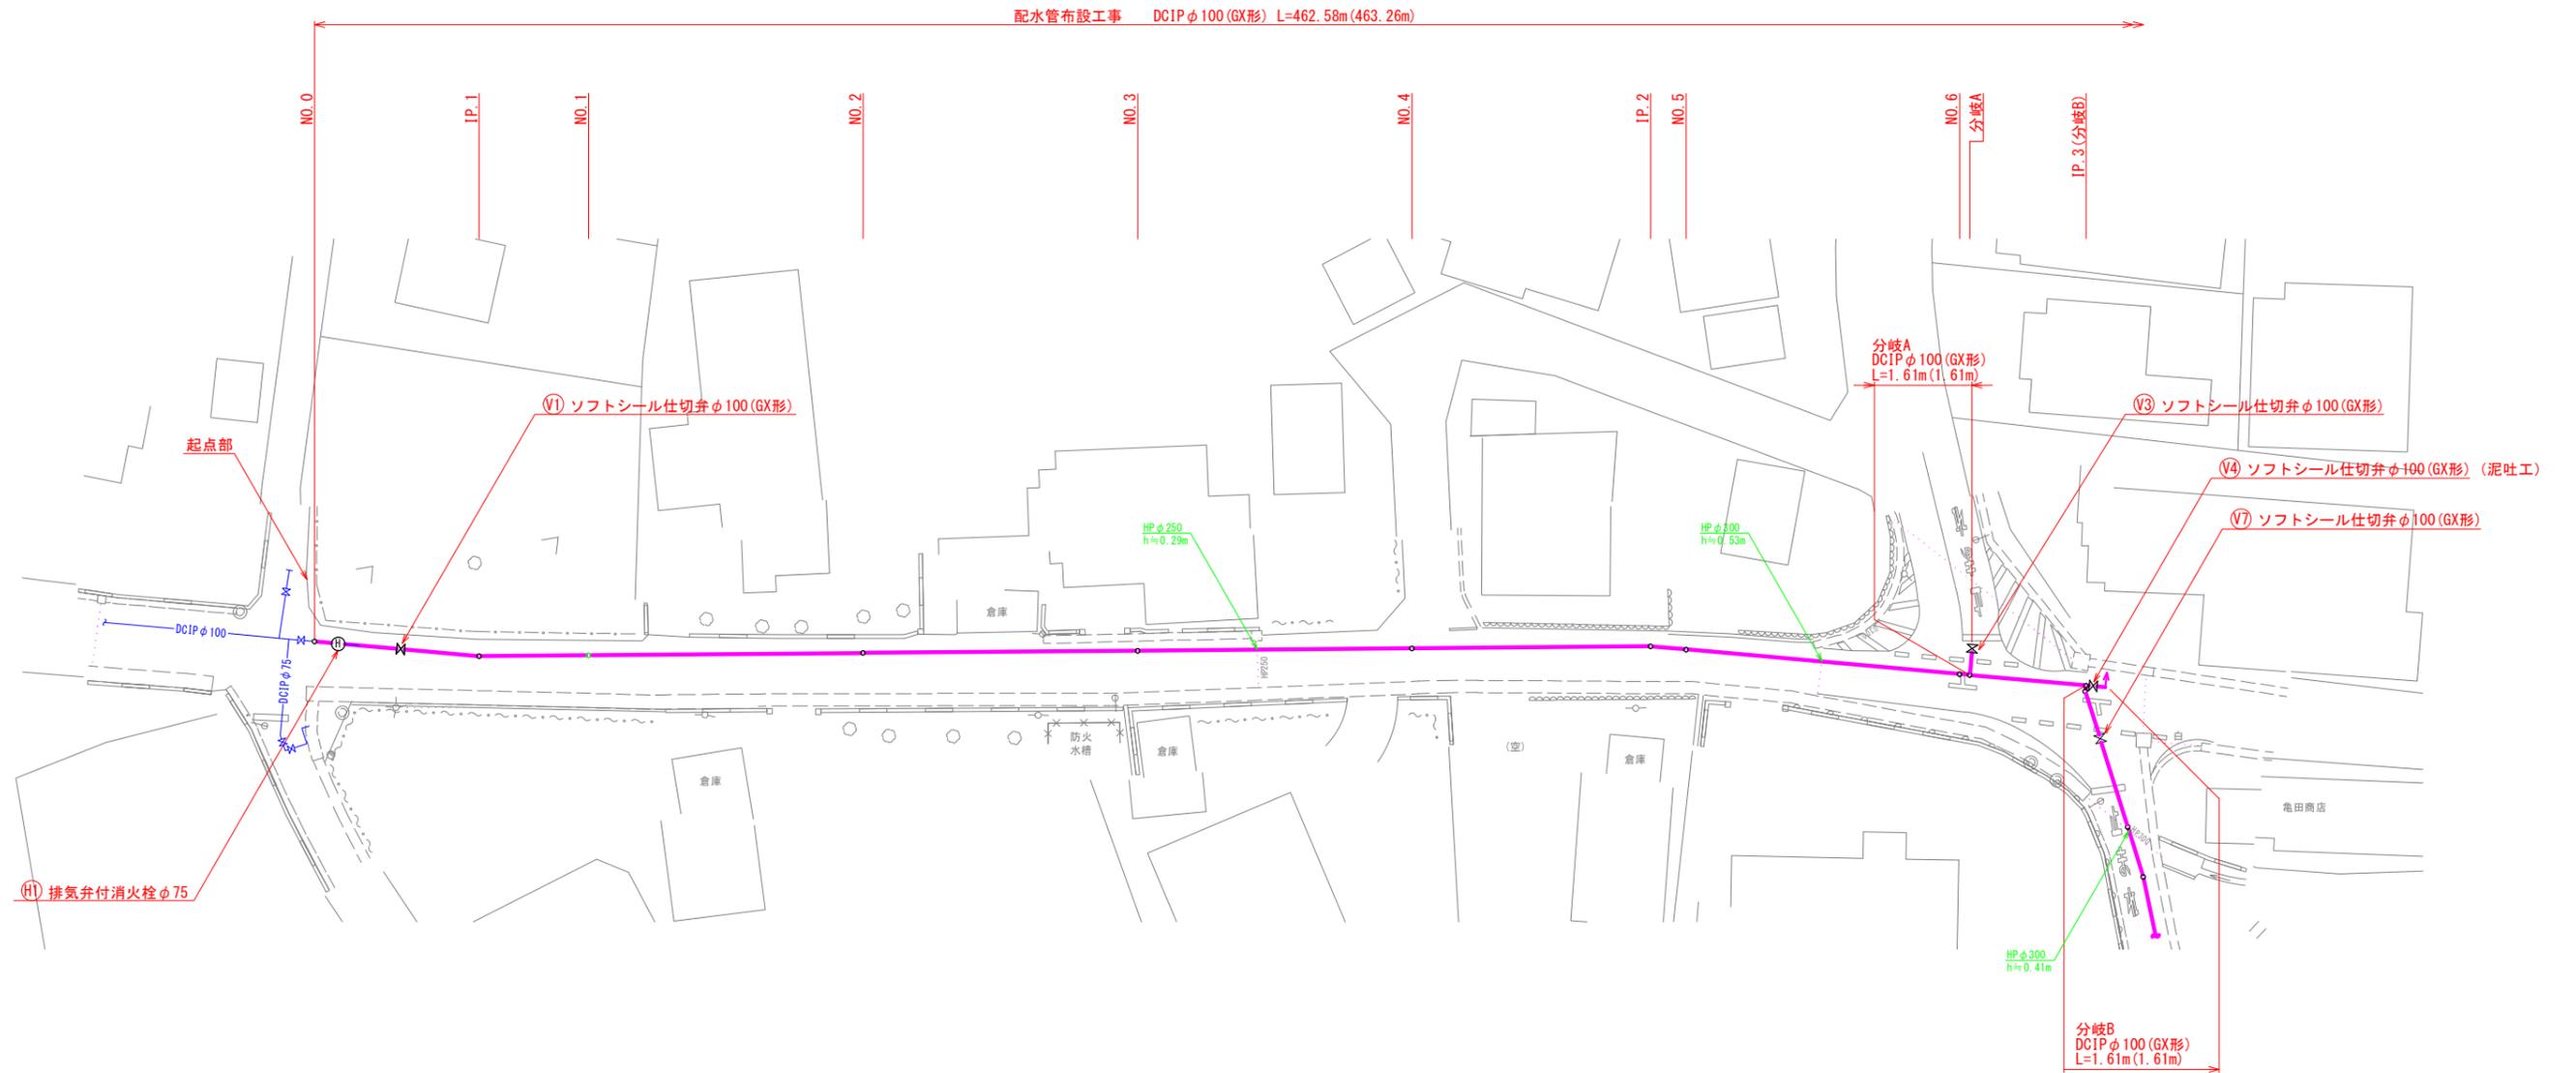

工事年度	令和 2 年 度 配 工 第 号 工 区 災 害 定	
工事名	配水管布設工事(道場寺本区)	工 事
工事箇所	行橋 町 大字道場寺 地内	
図面名	平面図・詳細図(2/3)	
縮 尺	図示	図面番号 全 葉之内 号
事務所名	行橋市環境水道部上水道課	
認 可	<input type="checkbox"/> 当 初 <input type="checkbox"/> 第 回 変 更	<input type="checkbox"/> 当 初 <input type="checkbox"/> 第 回 変 更 <input type="checkbox"/> 査 定 <input type="checkbox"/>




平面図(2/3) S=1/500

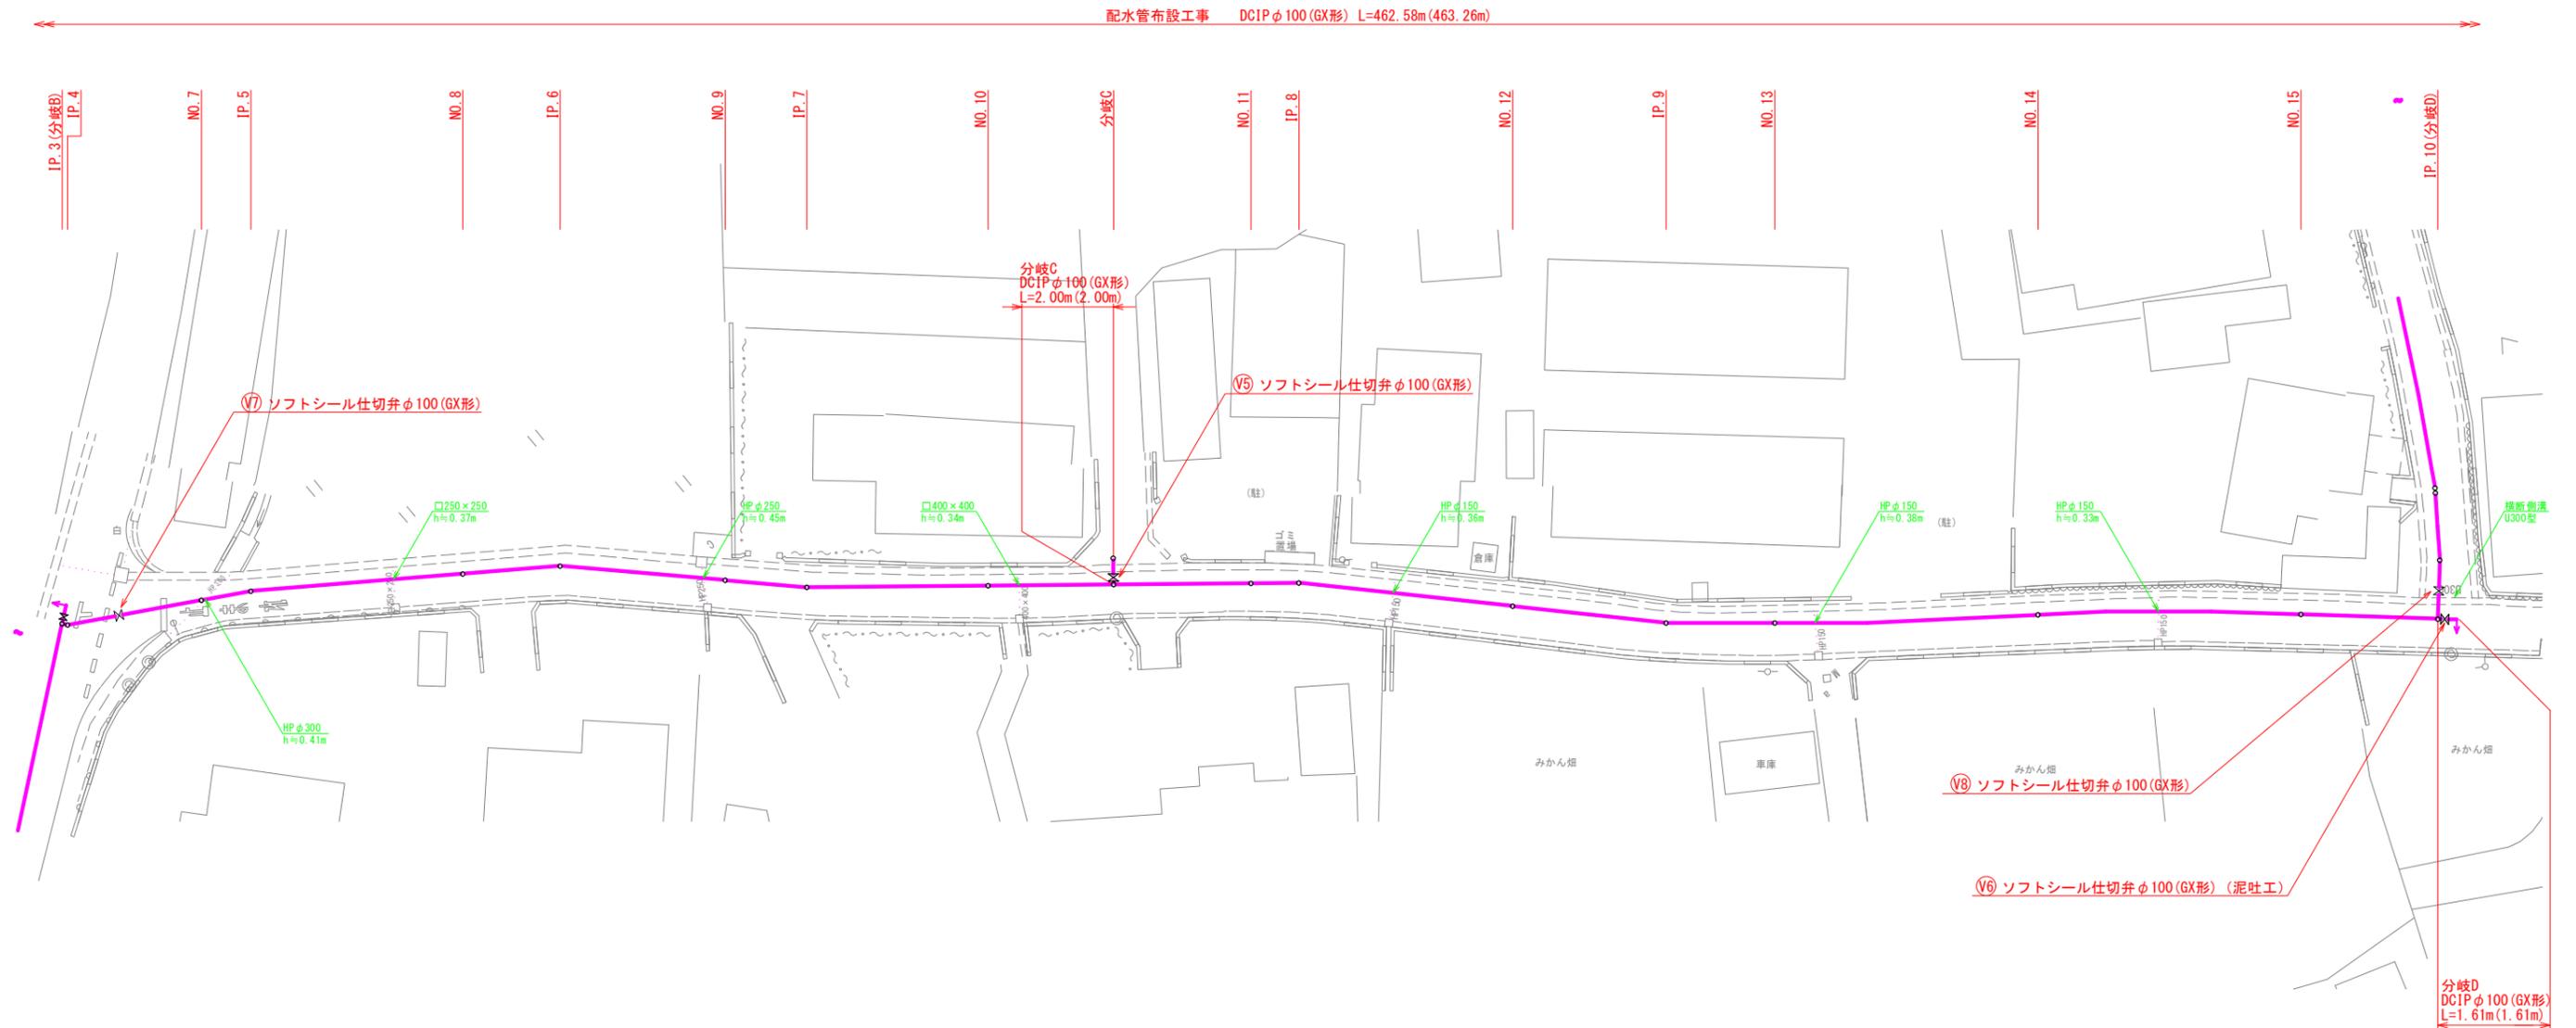

工事年度	令和 2 年 度 配 工 第 号 工 区 災 害 定		
工事名	配水管布設工事(道場寺本区)	工 事	
工事箇所	行橋 町 大字道場寺 地内		
図面名	平面図・詳細図(3/3)		
縮 尺	図示	図面番号	全 葉之内 号
事務所名	行橋市環境水道部上水道課		
認 可	<input type="checkbox"/> 当 初 <input type="checkbox"/> 第 回変更	<input type="checkbox"/> 当 初 <input type="checkbox"/> 第 回変更	<input type="checkbox"/> 査 定 <input type="checkbox"/>




平面図(3/3) S=1/500

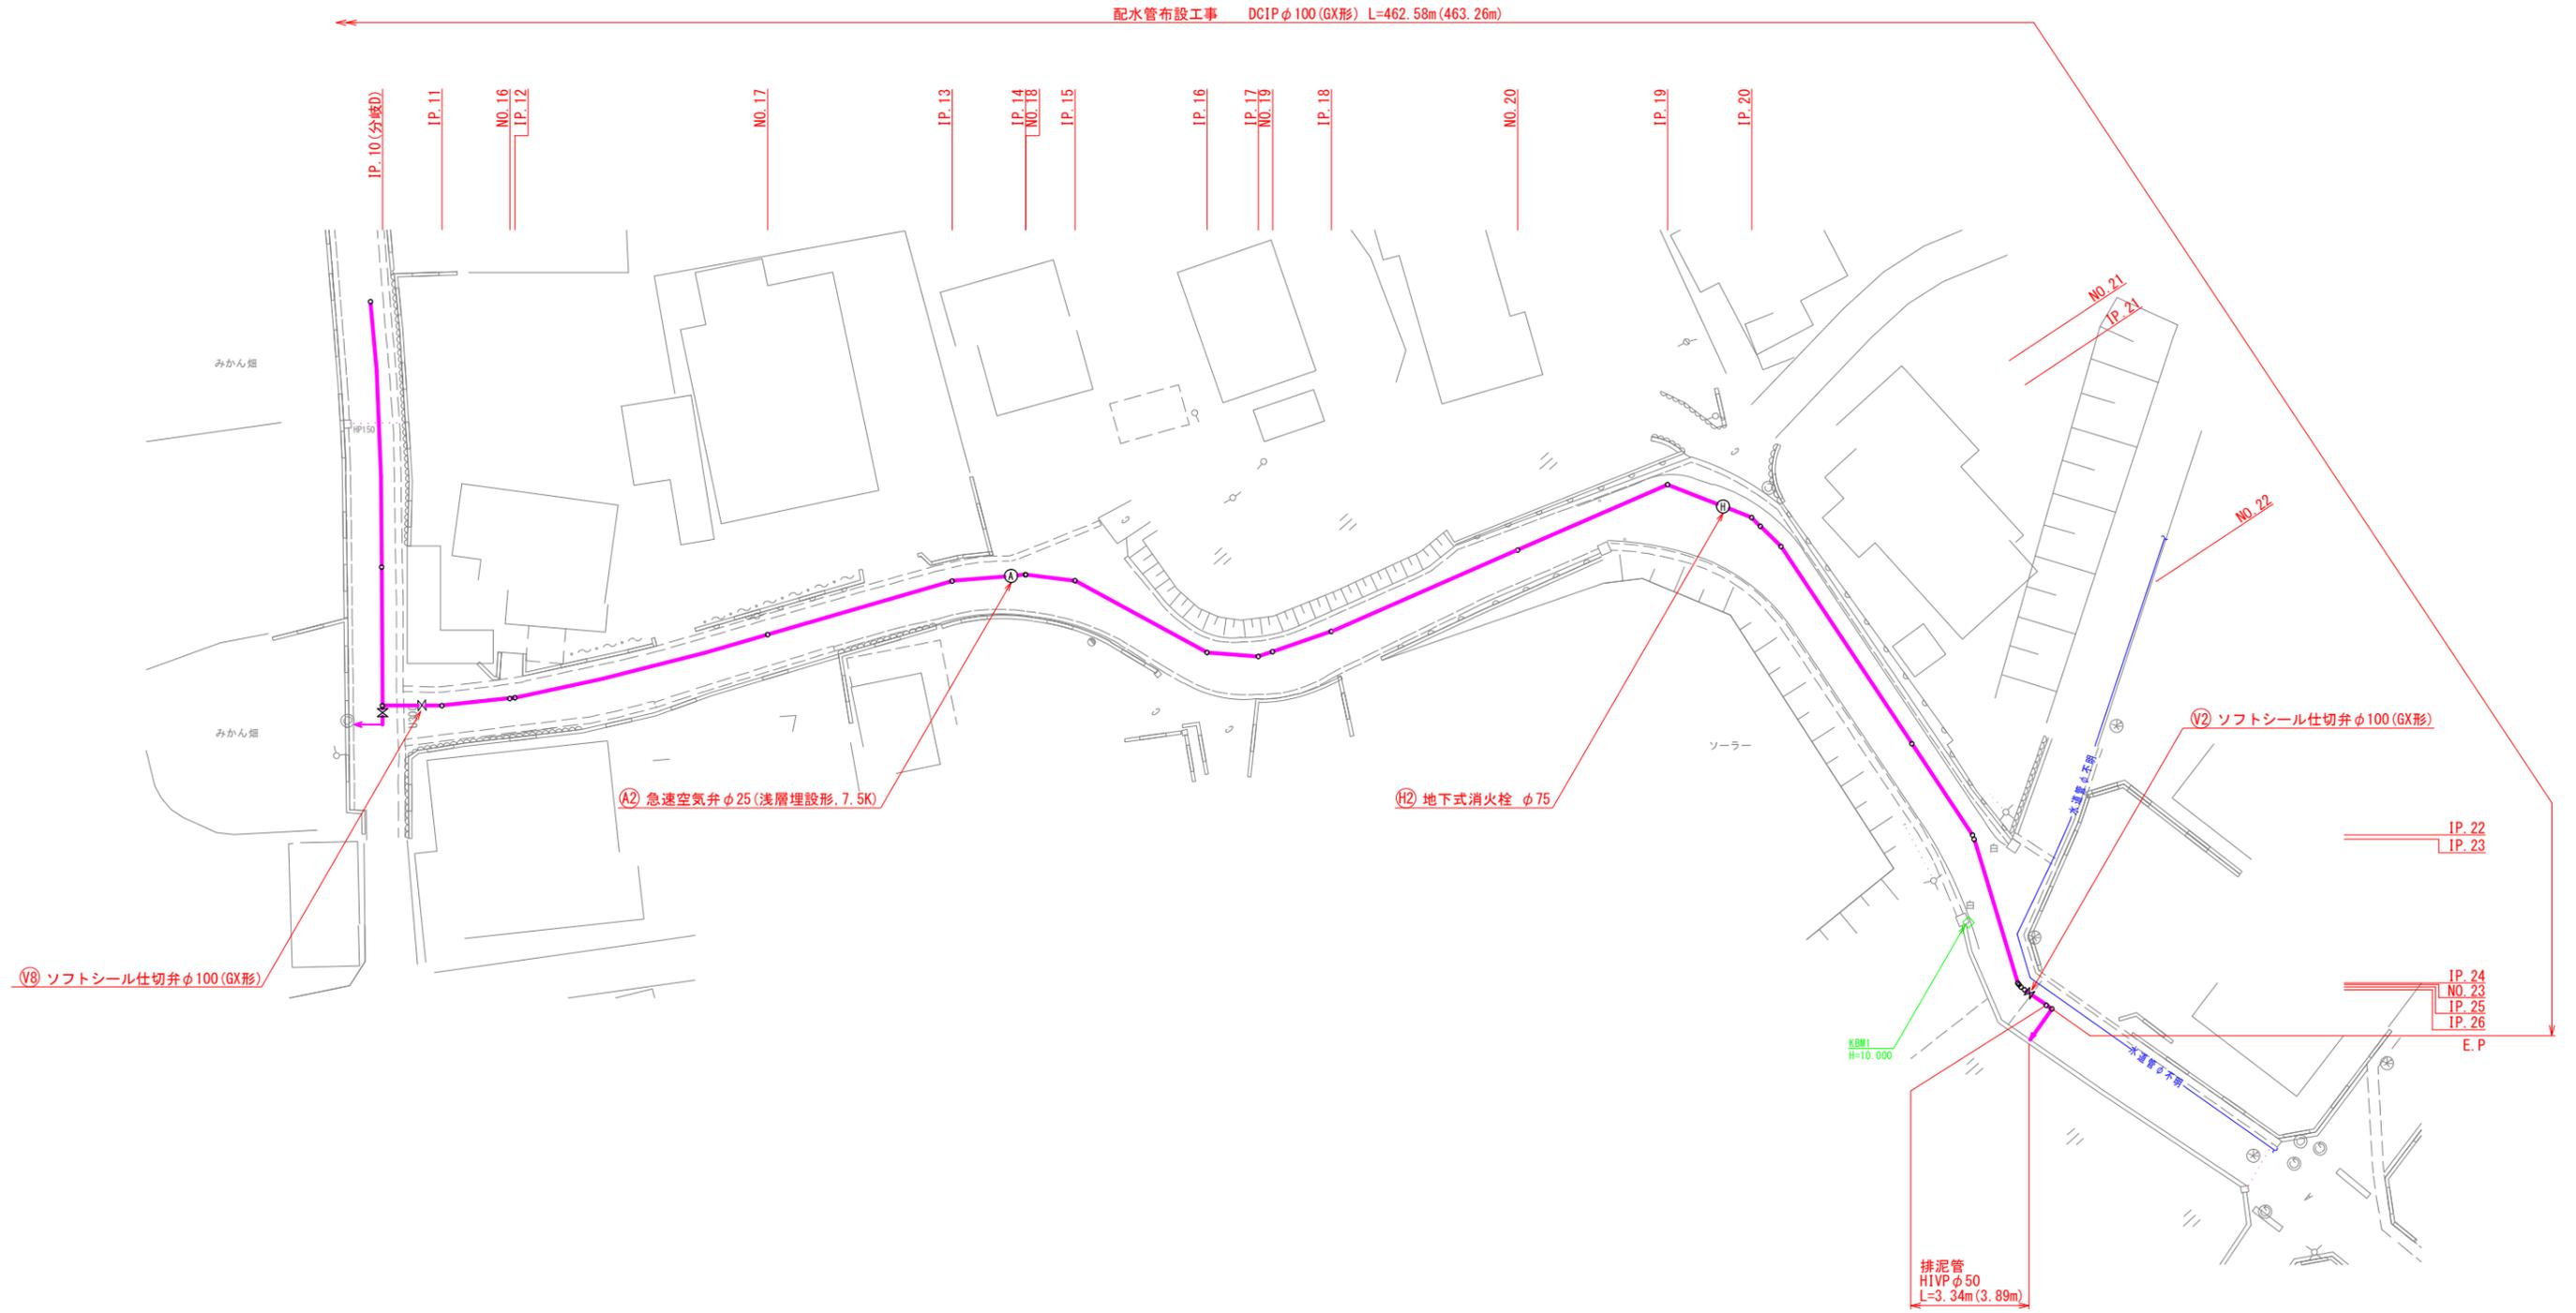


工事年度	令和 2 年度 第 号 工区	
工事名	配水管布設工事(道場寺本区)	工事
工事箇所	行橋 町 大字道場寺 地内	
図面名	横断図(1/2)	
縮尺	1/200	図面番号 全 15 葉之内 5 号
事務所名	行橋市環境水道部上水道課	
認 可	<input type="checkbox"/> 当初 <input type="checkbox"/> 第 回変更	<input type="checkbox"/> 当初 <input type="checkbox"/> 第 回変更 <input type="checkbox"/> 査 定

横断図(1/2) S=1/200


NO. 2

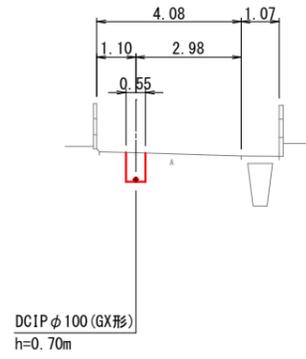


NO. 5

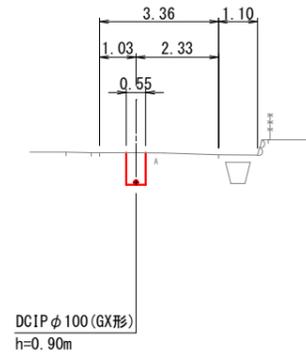


NO. 8

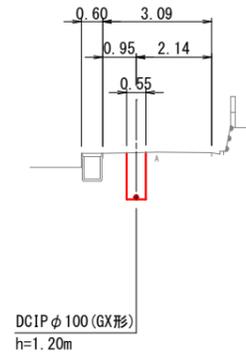


NO. 11

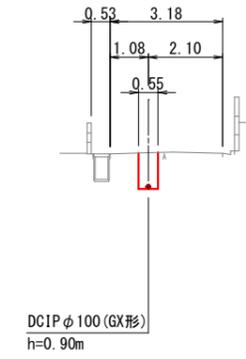


NO. 14

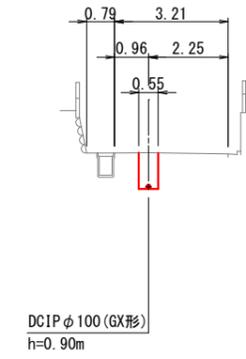


NO. 1

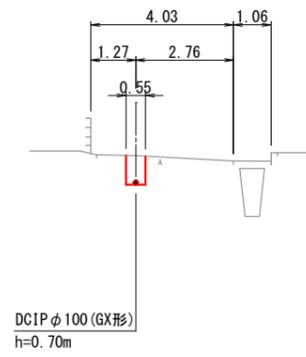


NO. 4

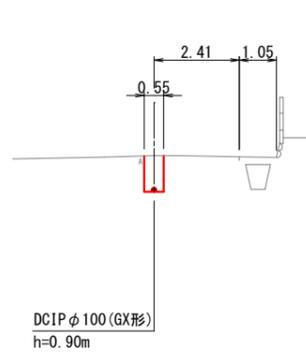


NO. 7

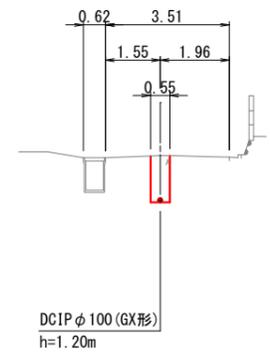


NO. 10

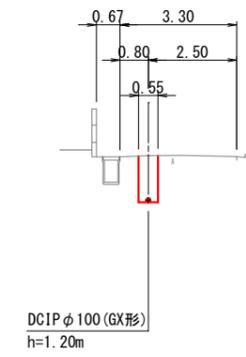


NO. 13

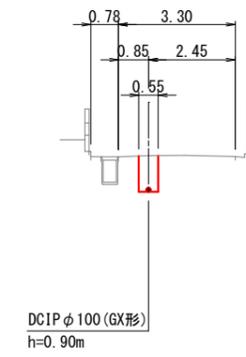


NO. 0

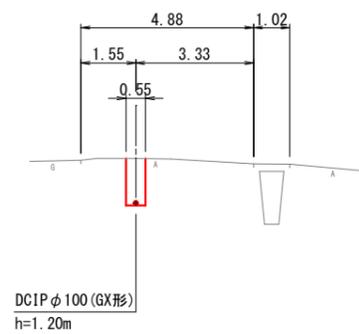


NO. 3

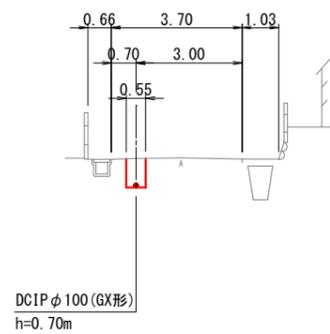


NO. 6

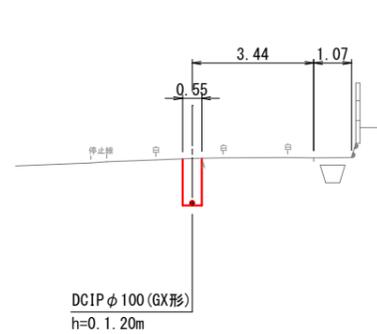

NO. 9

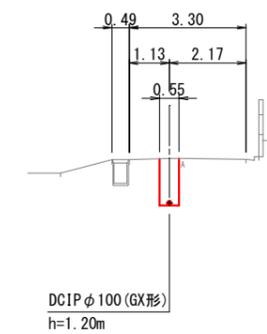


NO. 12

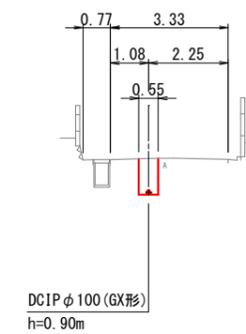


工事年度	令和 2 年度 第 号 工区	
工事名	配水管布設工事(道場寺本区)	工事
工事箇所	行橋 町 大字道場寺 地内	
図面名	横断図(2/2)	
縮尺	1/200	図面番号 全 葉之内 号
事務所名	行橋市環境水道部上水道課	
認 可	<input type="checkbox"/> 当初 <input type="checkbox"/> 第 回変更	<input type="checkbox"/> 当初 <input type="checkbox"/> 第 回変更 <input type="checkbox"/> 査 定

横断図(2/2) S=1/200


NO. 17

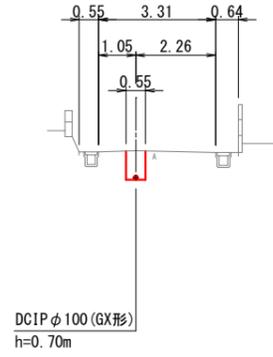


NO. 20

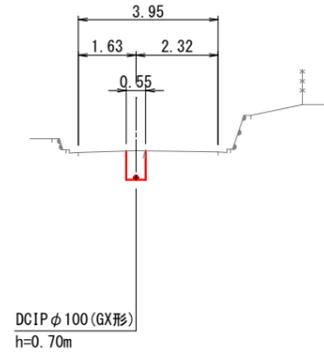


NO. 23

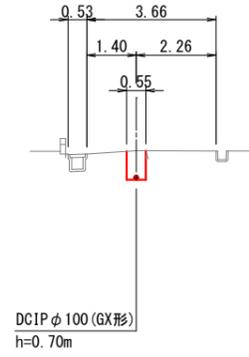


NO. 16

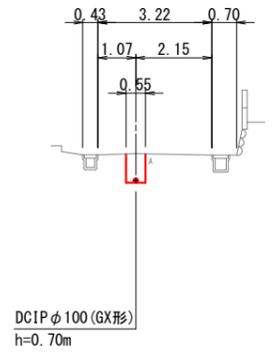


NO. 19

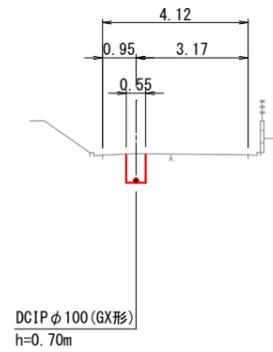


NO. 22

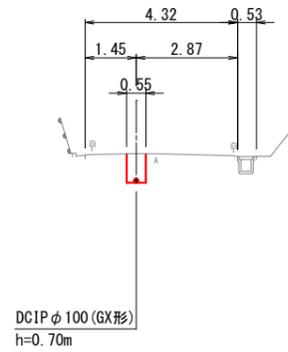


NO. 15

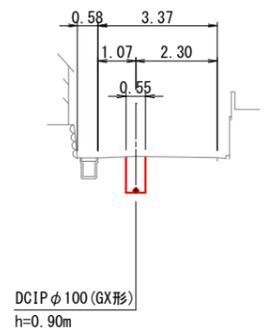


NO. 18

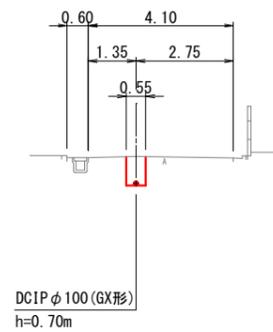

NO. 21

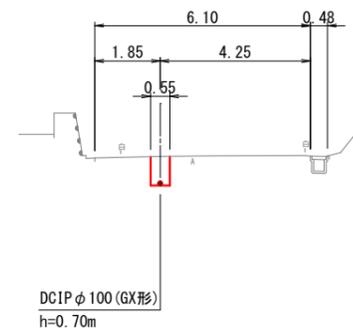


E. P

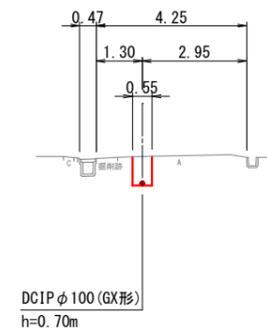

工事年度	令和 2 年度 度配工 第 号 工区	
工事名	配水管布設工事(道場寺本区)	工事
工事箇所	行橋 町 大字道場寺 地内	
図面名	配管略図(1/6)	
縮尺	—	図面番号 全 葉之内 号
事務所名	行橋市環境水道部上水道課	
認 可	<input type="checkbox"/> 当 初 <input type="checkbox"/> 第 回変更	<input type="checkbox"/> 査 定 <input type="checkbox"/> 第 回変更

配管略図(1/6) S=1/FREE


- 凡 例
- G-X継手
 - G-X継手(ライナ使用)
 - G-Link
 - 挿し口突部

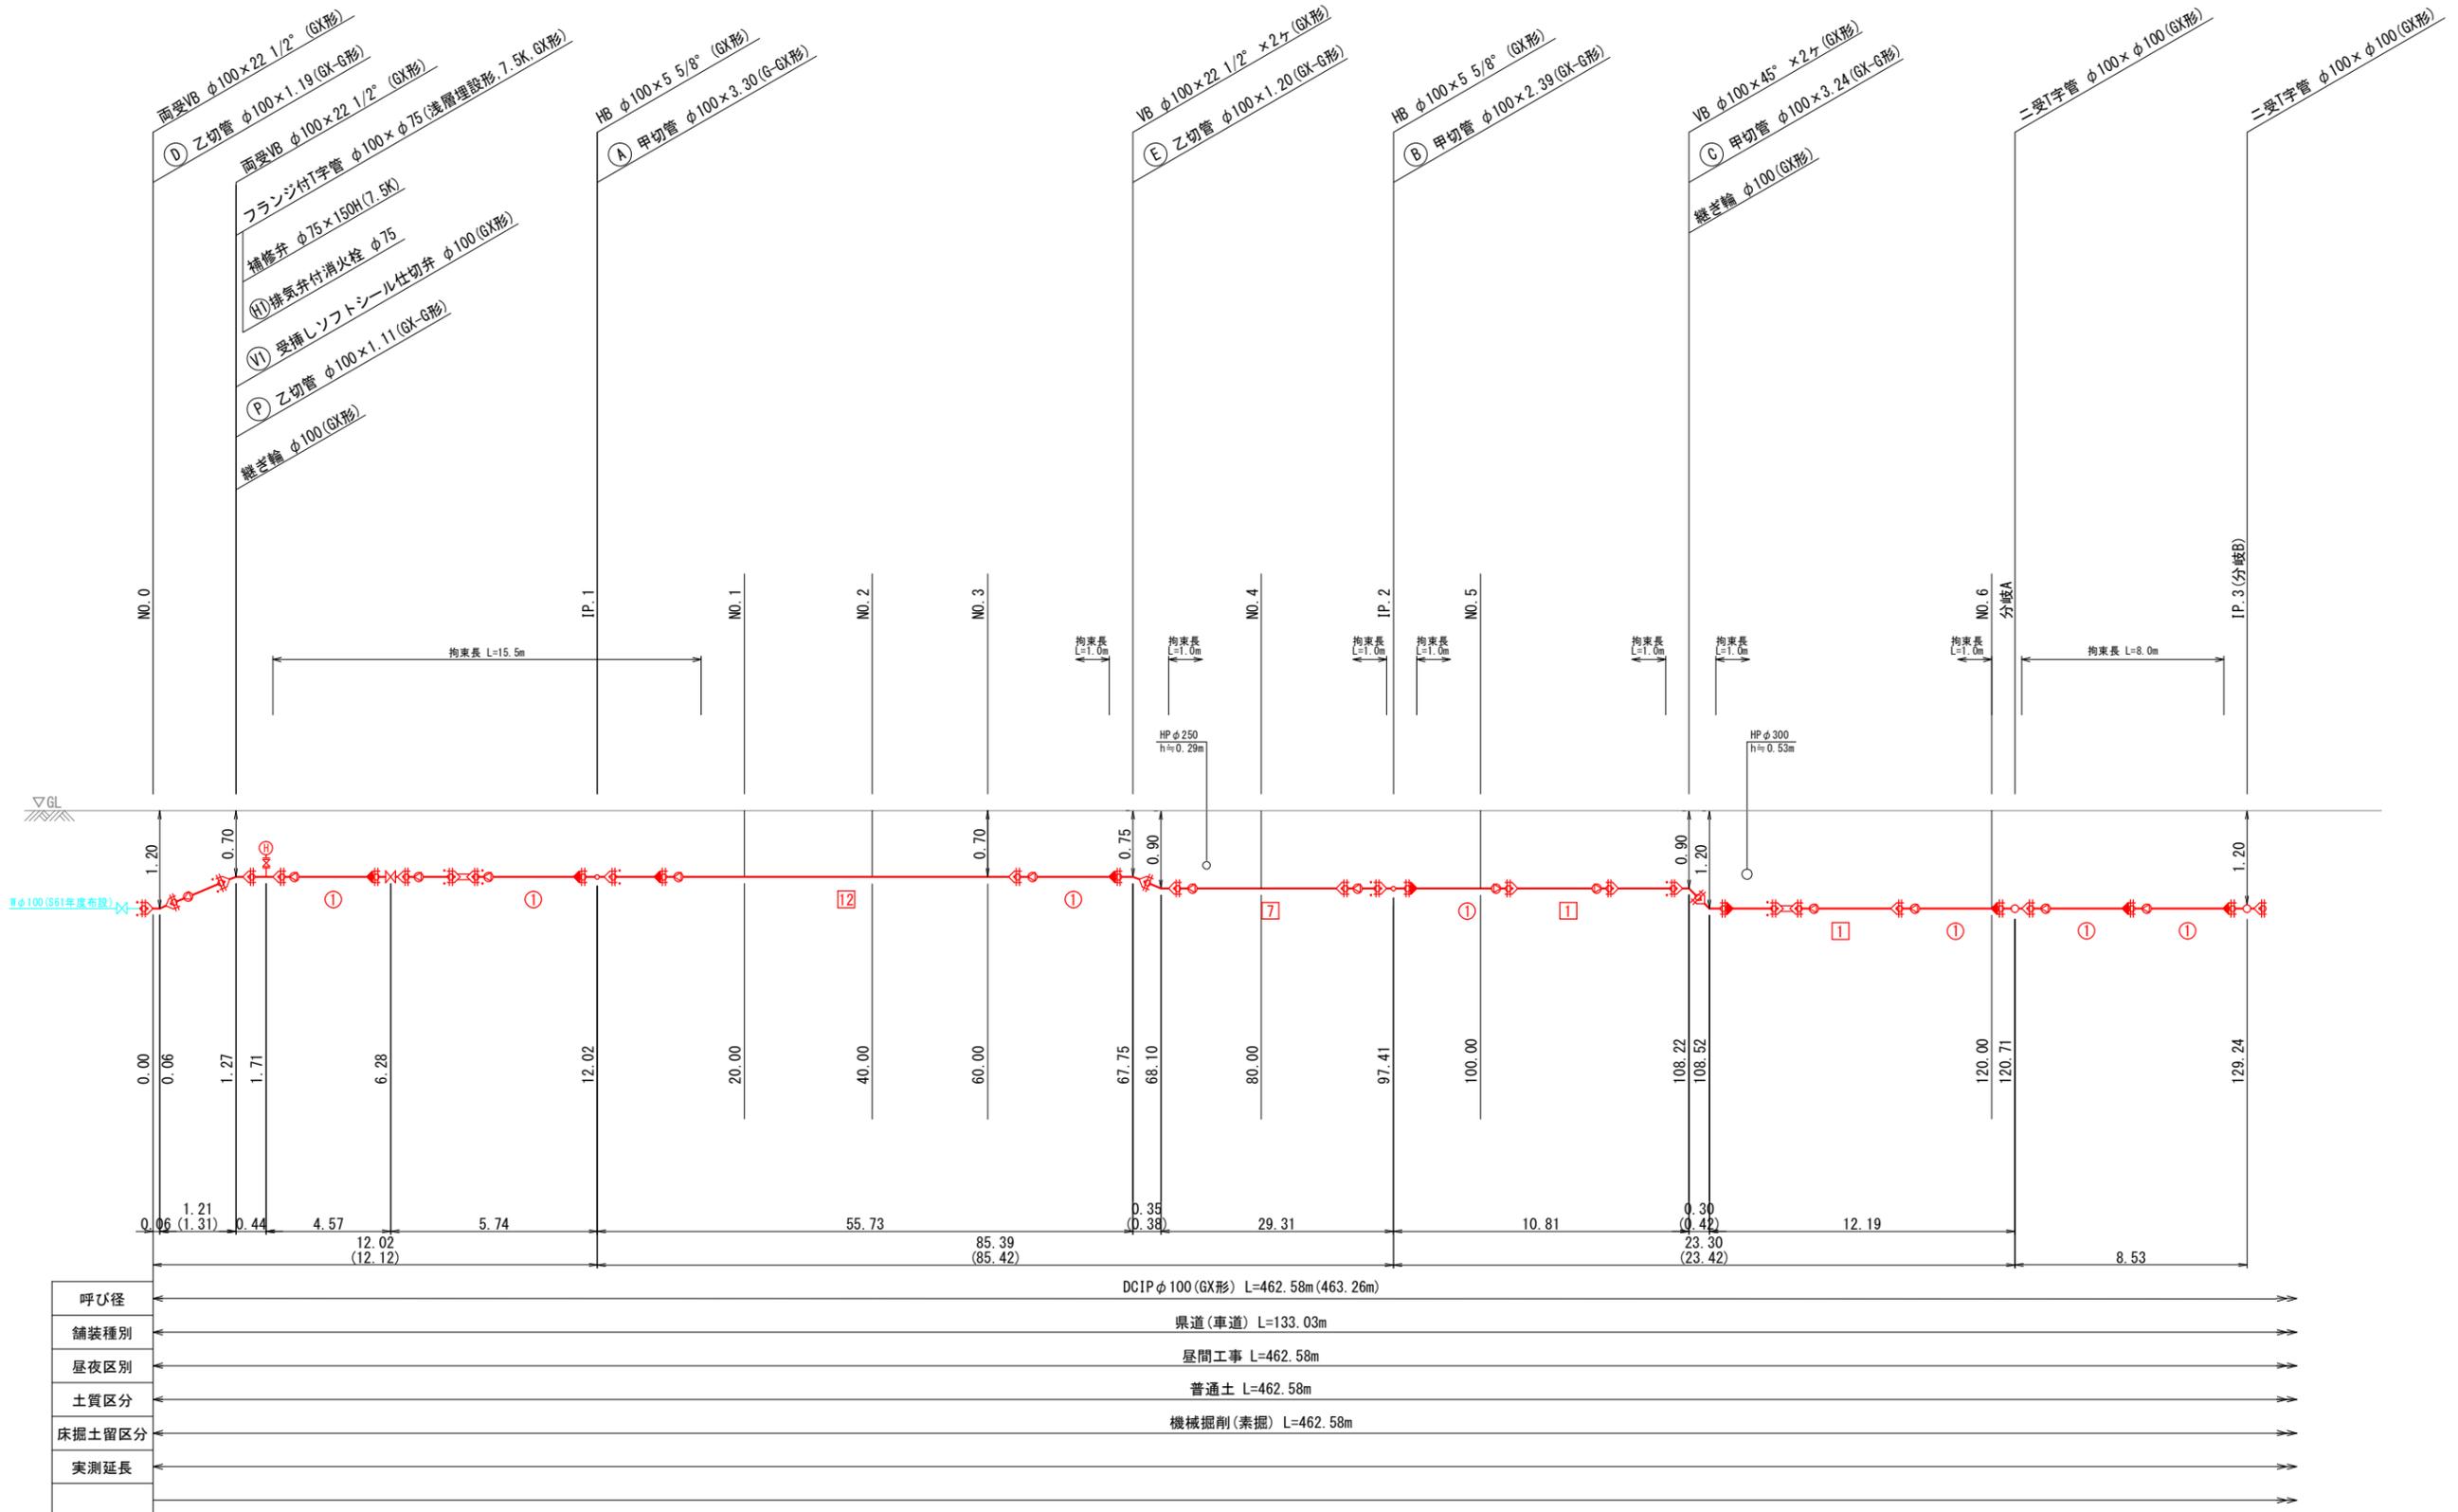

工事年度	令和 2 年 度 配 工 第 号 工 区	
工事名	配水管布設工事(道場寺本区)	工事
工事箇所	行橋 町 大字道場寺 地内	
図面名	配管略図(2/6)	
縮 尺	—	図面番号 全 葉之内 号
事務所名	行橋市環境水道部上水道課	
認 可	<input type="checkbox"/> 当 初 <input type="checkbox"/> 第 回変更	<input type="checkbox"/> 当 初 <input type="checkbox"/> 第 回変更 <input type="checkbox"/> 査 定

配管略図(2/6) S=1/FREE


- 凡 例
- G-X継手
 - GX形継手 (ライナ使用)
 - G-Link
 - 挿し口突部

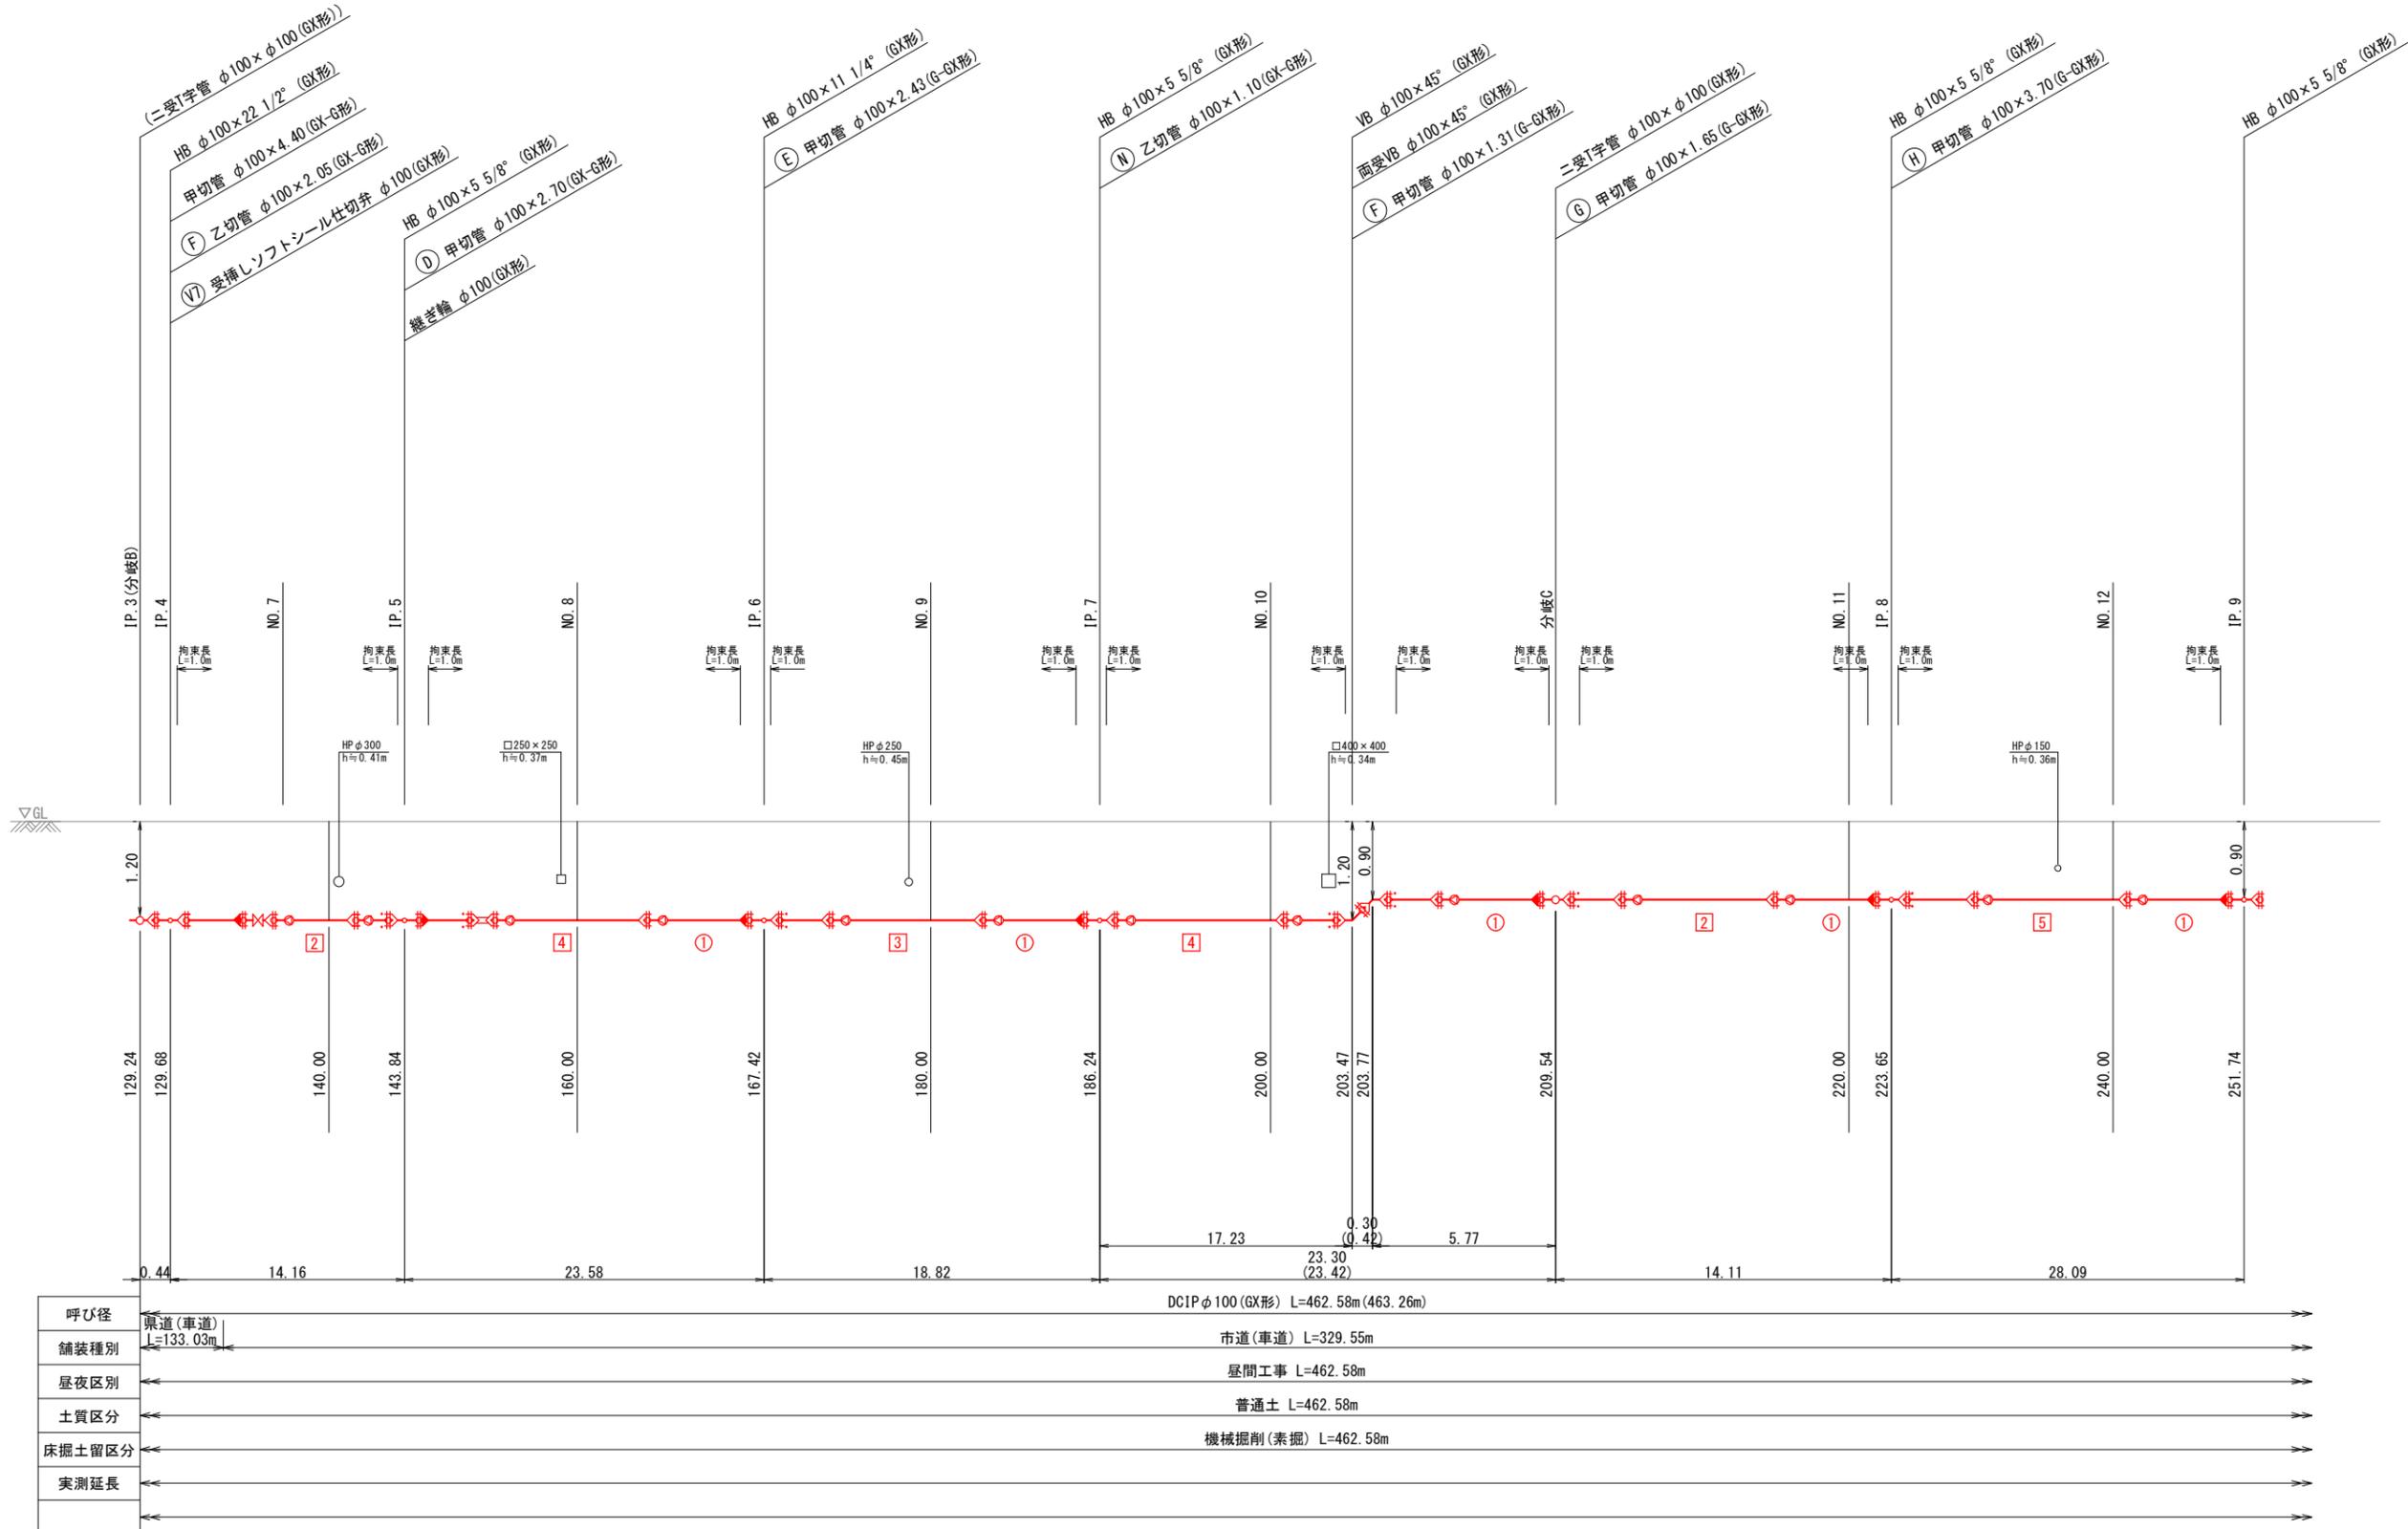

工事年度	令和 2 年 度 起 工 第 号 工 区 災 害 定		
工事名	配水管布設工事(道場寺本区)	工 事	
工事箇所	行橋 町 大字道場寺 地内		
図面名	配管略図(3/6)		
縮 尺	—	図面番号	全 葉之内 号
事務所名	行橋市環境水道部上水道課		
認 可	当 初 可 第 回変更	認 可	当 初 可 第 回変更
査 定	<input type="checkbox"/>	査 定	<input type="checkbox"/>

配管略図(3/6) S=1/FREE

- 凡 例
- GX形 継手
 - GX形 継手 (ライナ使用)
 - G-Link
 - 挿し口突部

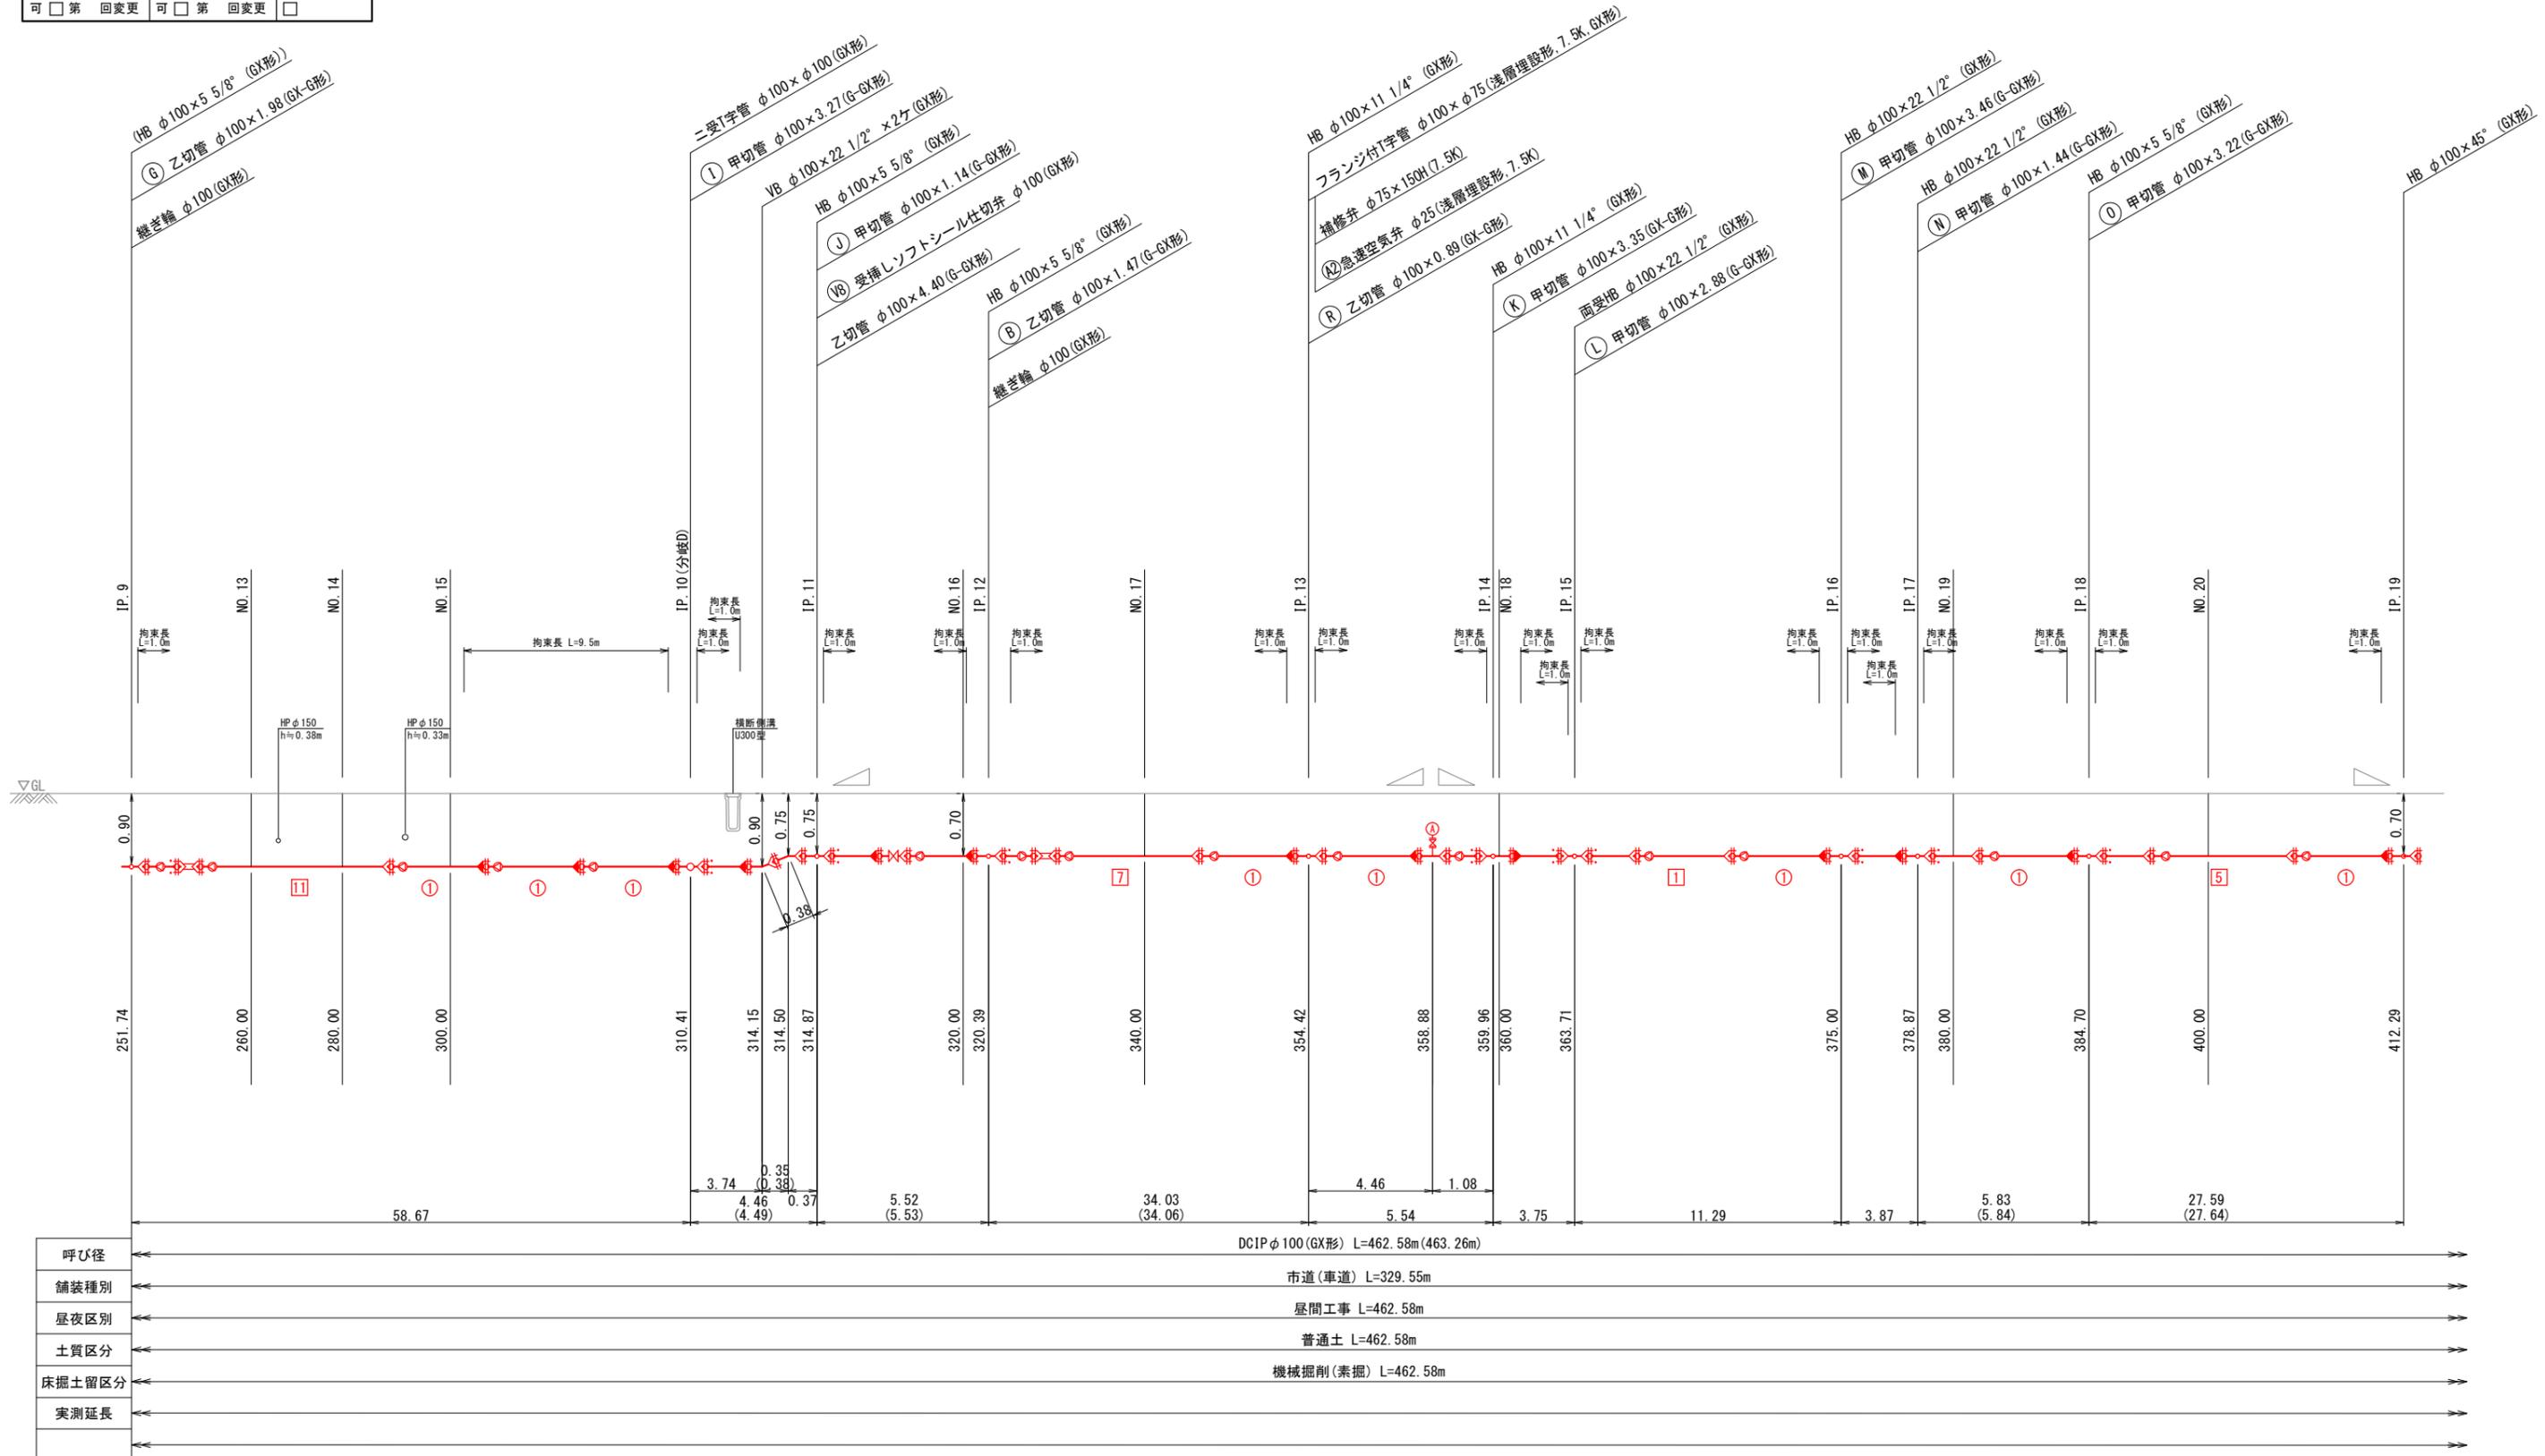


呼び径	DC1P φ100 (GX形) L=462.58m (463.26m)
舗装種別	市道(車道) L=329.55m
昼夜区別	昼間工事 L=462.58m
土質区分	普通土 L=462.58m
床掘土留区分	機械掘削(素掘) L=462.58m
実測延長	

工事年度	令和 2 年	度配工 災査定	第 号	工区
工事名	配水管布設工事(道場寺本区)		工事	
工事箇所	行橋 町	大字道場寺	地内	
図面名	配管略図(4/6)			
縮尺	—	図面番号	全 葉之内 号	
事務所名	行橋市環境水道部上水道課			
認 可	<input type="checkbox"/> 当 初	<input type="checkbox"/> 第 回変更	<input type="checkbox"/> 査 定	<input type="checkbox"/> 第 回変更

配管略図(4/6) S=1/FREE

- 凡 例
- GX形 継手
 - GX形 継手 (ライナ使用)
 - G-Link
 - 挿し口突部

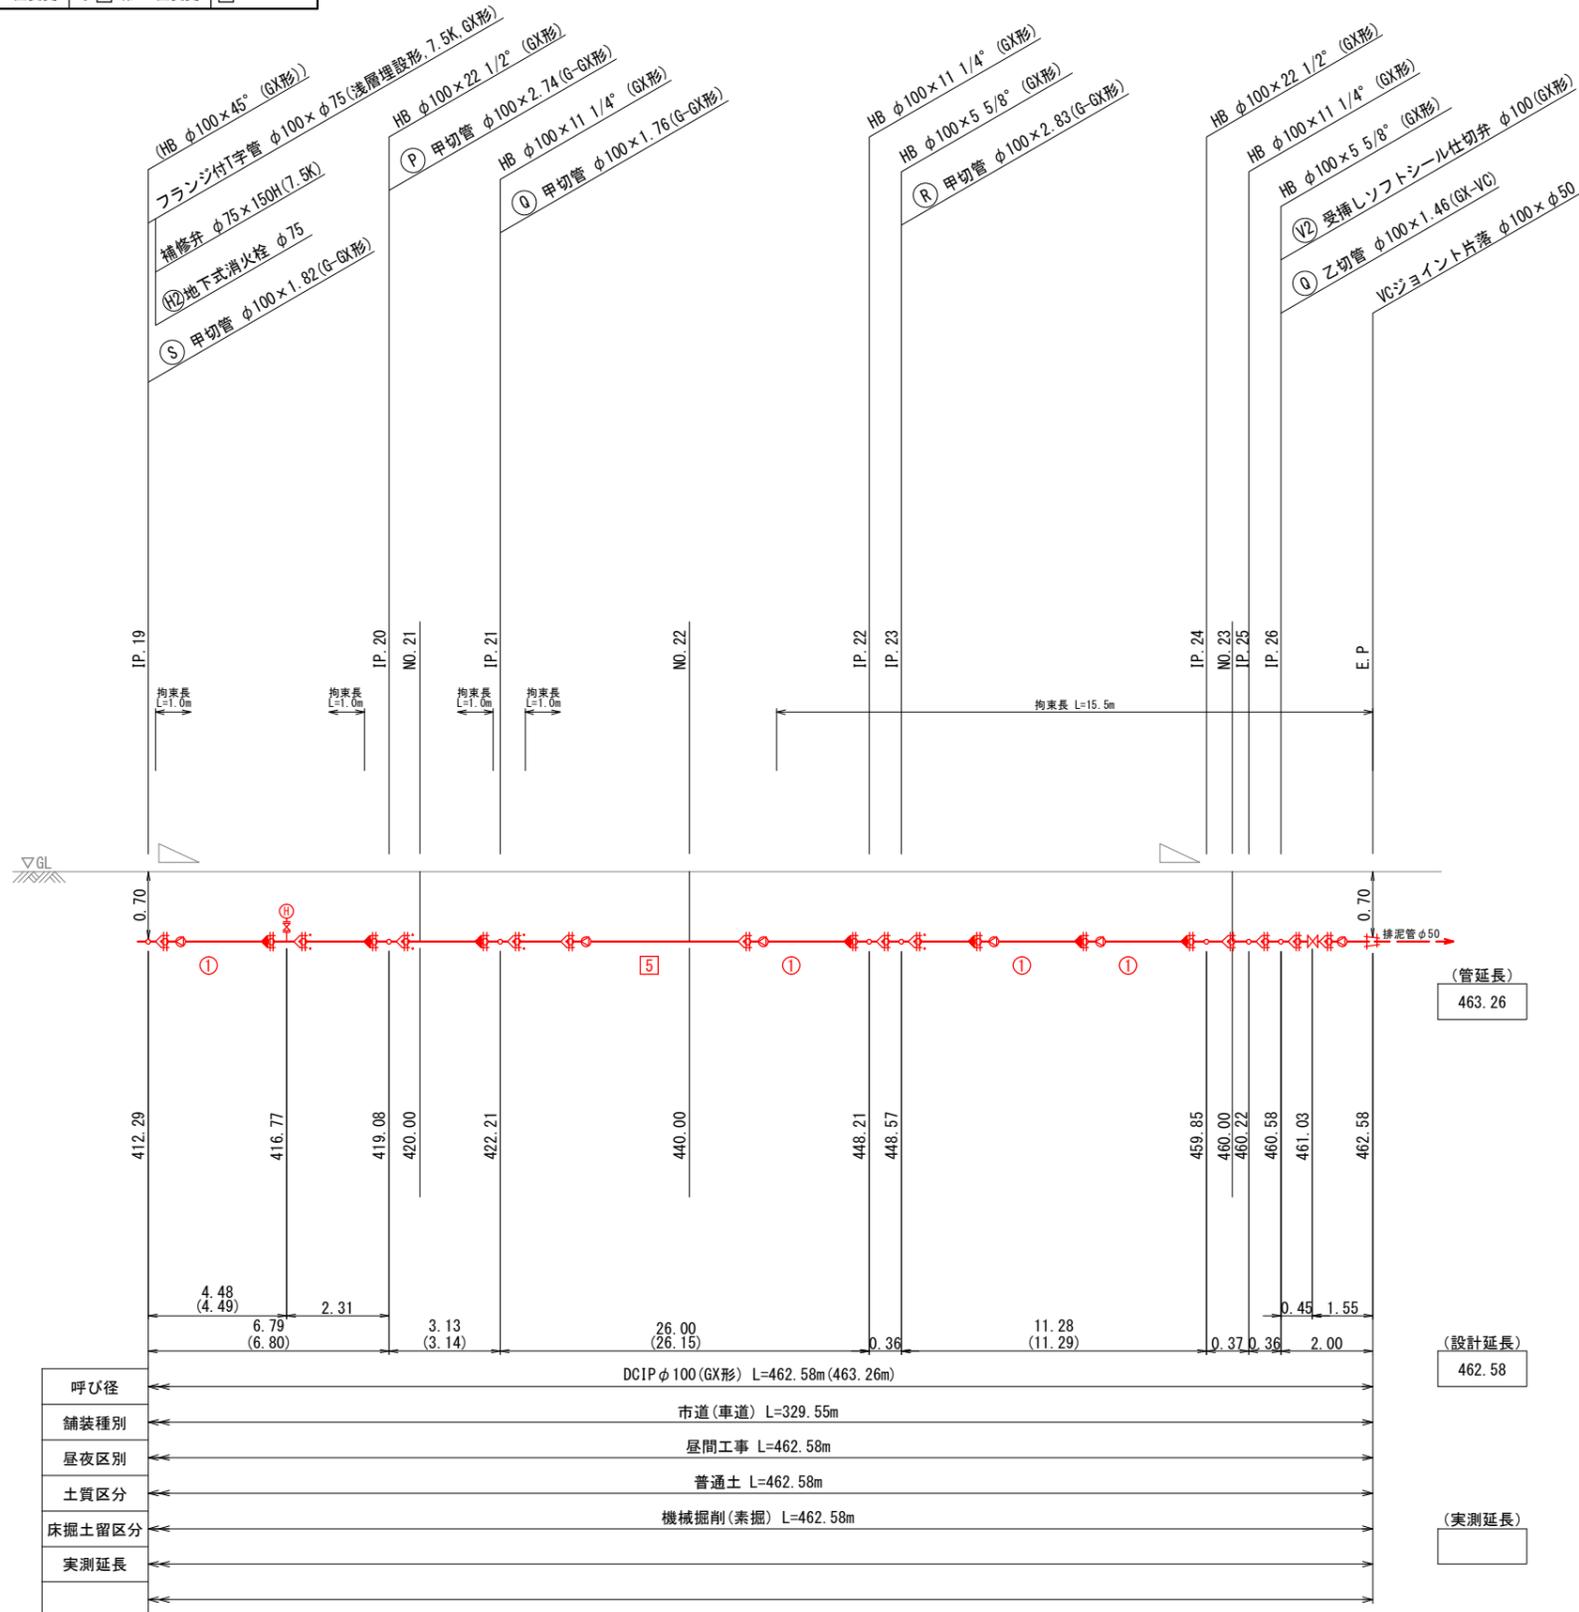


工事年度	令和 2 年 度 起 工 第 号 工 区		
工事名	配水管布設工事(道場寺本区)		工事
工事箇所	行橋 町 大字道場寺 地内		
図面名	配管略図(5/6)		
縮 尺	—	図面番号	全 葉之内 号
事務所名	行橋市環境水道部上水道課		
認 可	当 初	認 可	第 回 変 更
	<input type="checkbox"/>	<input type="checkbox"/>	<input type="checkbox"/>
	<input type="checkbox"/>	<input type="checkbox"/>	<input type="checkbox"/>


配管略図(5/6) S=1/FREE

- 凡 例
- GX形 継手
 - GX形 継手 (ライナ使用)
 - G-Link
 - 挿し口突部


分岐A

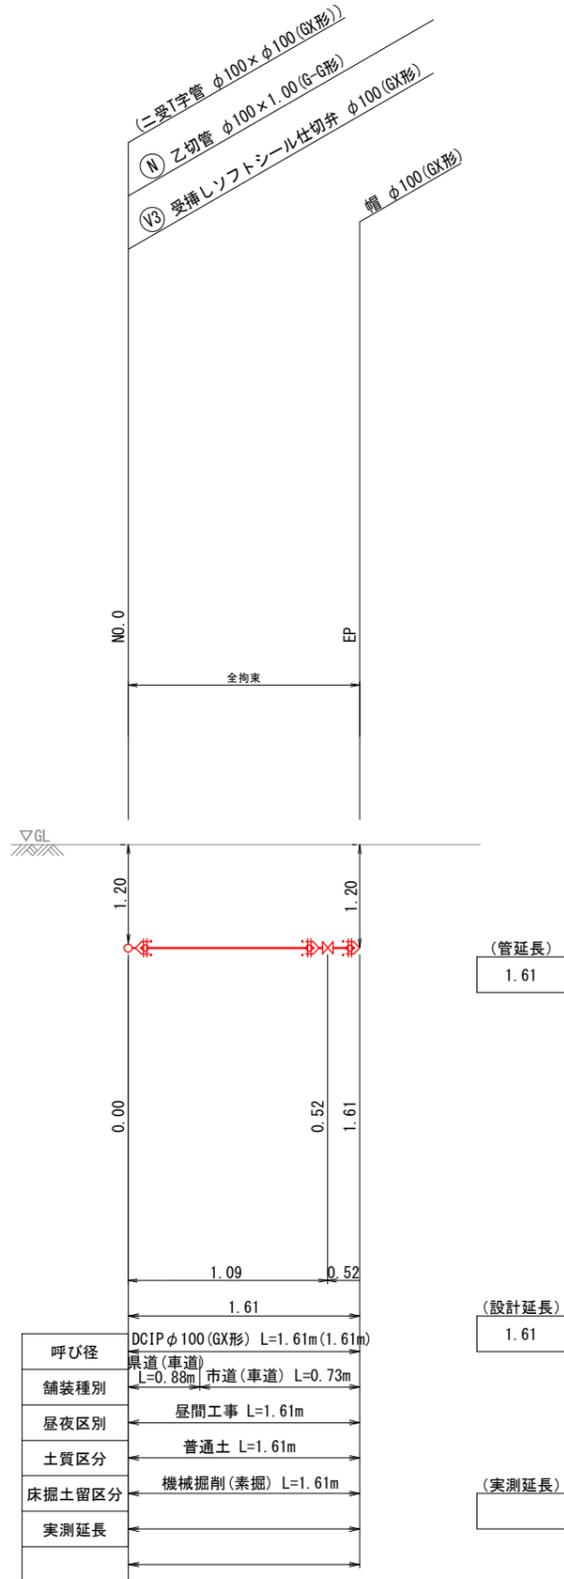

分岐B



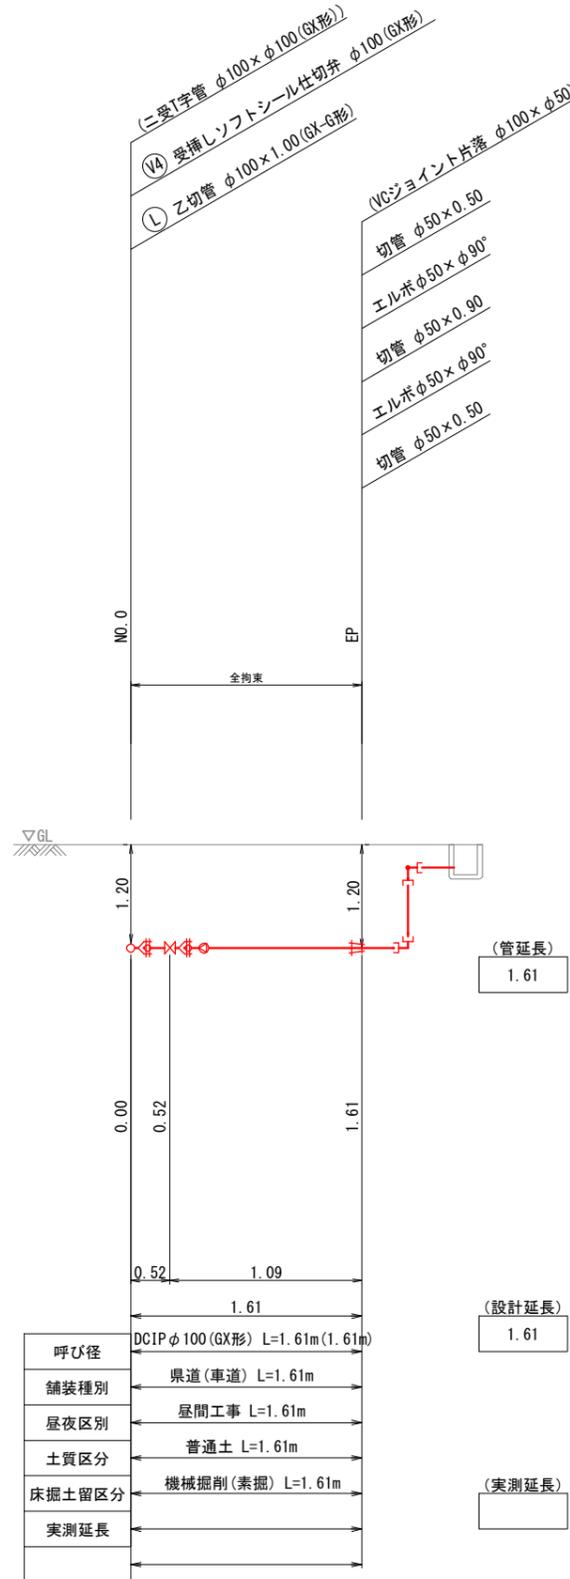


分岐C

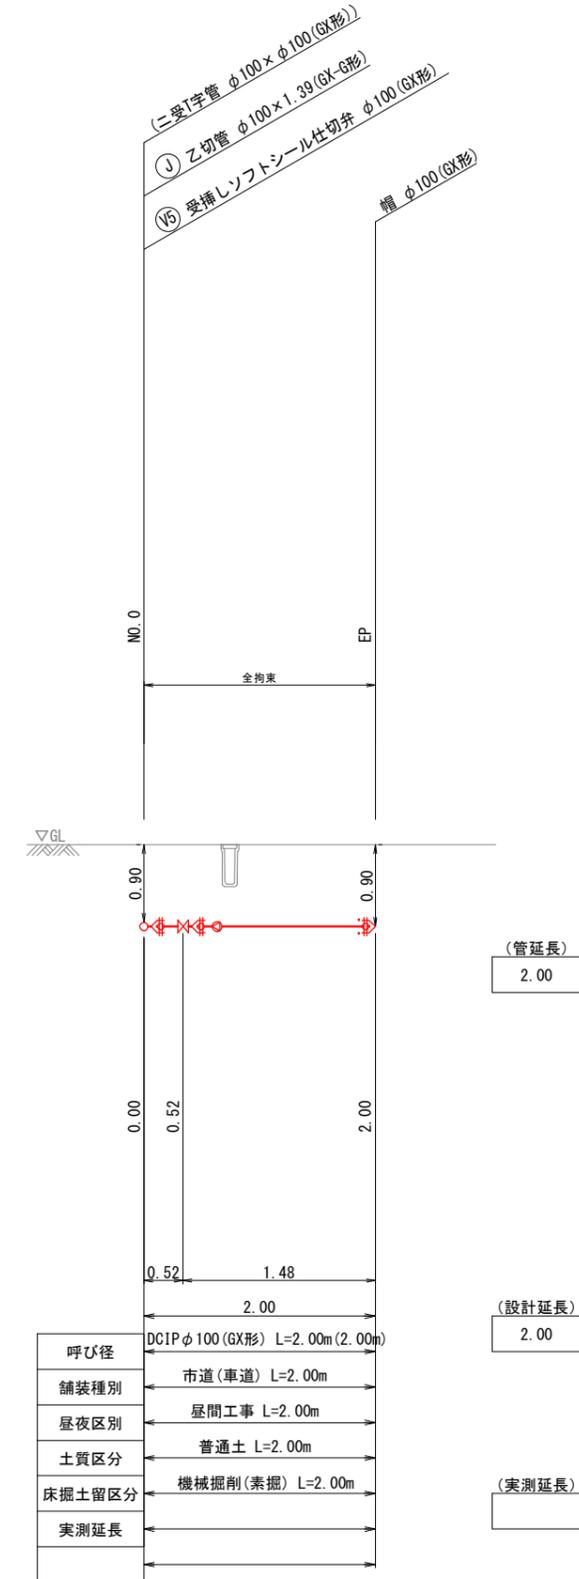

工事年度	令和 2 年	度起工 災査定	第 号	工区
工事名	配水管布設工事(道場寺本区)		工事	
工事箇所	行橋 町	大字道場寺	地内	
図面名	掘削・埋戻標準図、弁室標準図			
縮尺	—	図面番号	全 葉之内 号	
事務所名	行橋市環境水道部上水道課			
認 可	<input type="checkbox"/> 当 初	<input type="checkbox"/> 第 回変更	<input type="checkbox"/> 査 定	<input type="checkbox"/> 第 回変更

掘削・埋戻標準図 S=1/FREE

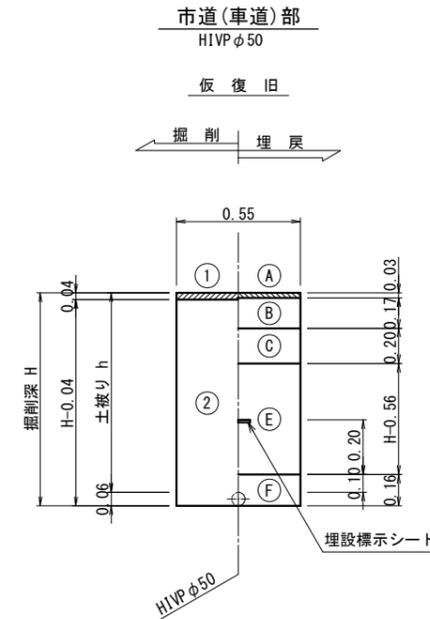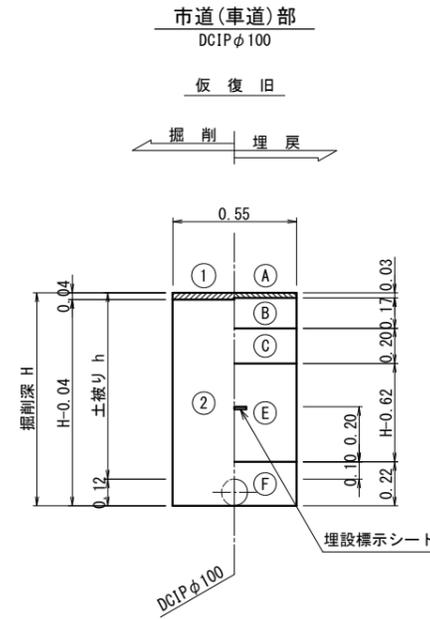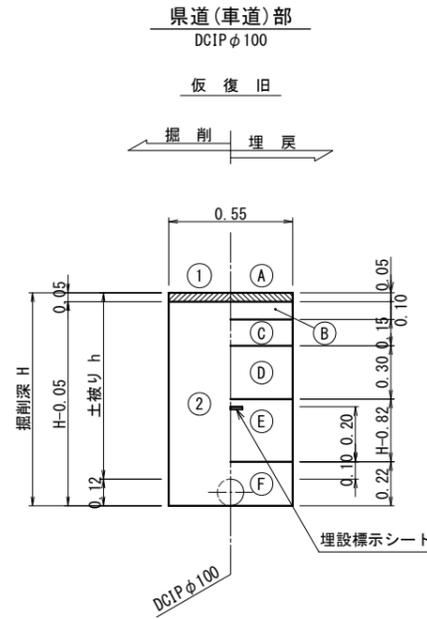


		掘削方法	
掘削工	①	舗装版掘削積込 (As)	
	②	機械掘削積込(管路土工)	
		復旧仕様	
埋戻工	A	仮設表層工 (再生密粒度アスコン)	
	B	上層路盤工 (粒調砕石)	
	C	下層路盤工 (再生クラッシュラン)	
	D	路床 (Fe石灰処理)	
	E	上部埋戻工 (砕石チップ)	
	F	下部埋戻工 (砕石チップ) 人力併用タンパ	

※ 管路土工とは、機械掘削に加え人力による他埋設物付近の掘削・会所堀等を含むものである。

弁室標準図 S=1/FREE


φ75~φ100
(仕切弁室)

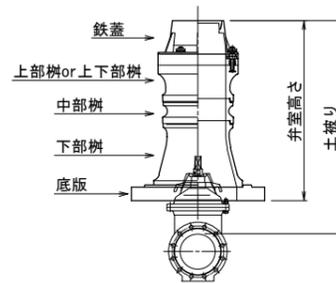

φ75~φ100用仕切弁室材料表

	高さ (m)	配管土被り						
		0.60	0.70	0.80	0.90	1.00	1.10	1.20
鉄蓋	0.15	1	1	1	1	1	1	1
調整リング	0.05			1				
上部樹	0.10		1					
上下部樹 (h1)	0.15			1	1	1	1	1
中部樹 (h2)	0.30	1	1					
	0.10				1			
	0.15				1	1	1	1
	0.20						1	
下部樹	0.30			1	1	1	1	1
底板	0.04	1	1	1	1	1	1	1
BNWセット M12×75		1			1	1	1	1
BNWセット M12×110				1				
BNWセット M12×170			1					
サイズキャップ		1	1	1	1	1	1	1
流れ方向キャップ		1	1	1	1	1	1	1
弁室高さ		0.49	0.59	0.69	0.79	0.89	0.99	1.09

空気弁・消火栓室

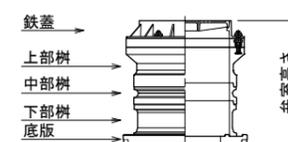

空気弁・消火栓室材料表

	高さ (m)	配管土被り						
		0.60	0.70	0.80	0.90	1.00	1.10	1.20
鉄蓋	0.10	1	1	1	1	1	1	1
上部樹	0.20	1	1	1	1	1	1	1
中部樹	0.10				1		1	
	0.20							1
	0.30							
下部樹	0.20	1						
	0.30		1	1	1			
	0.50					1	1	1
底板	0.04	1	1	1	1	1	1	1
BNWセット M16×75		1	1	1	1	1	1	1
BNWセット M16×110								
弁室高さ		0.54	0.64	0.64	0.74	0.84	0.94	1.04