


位置図

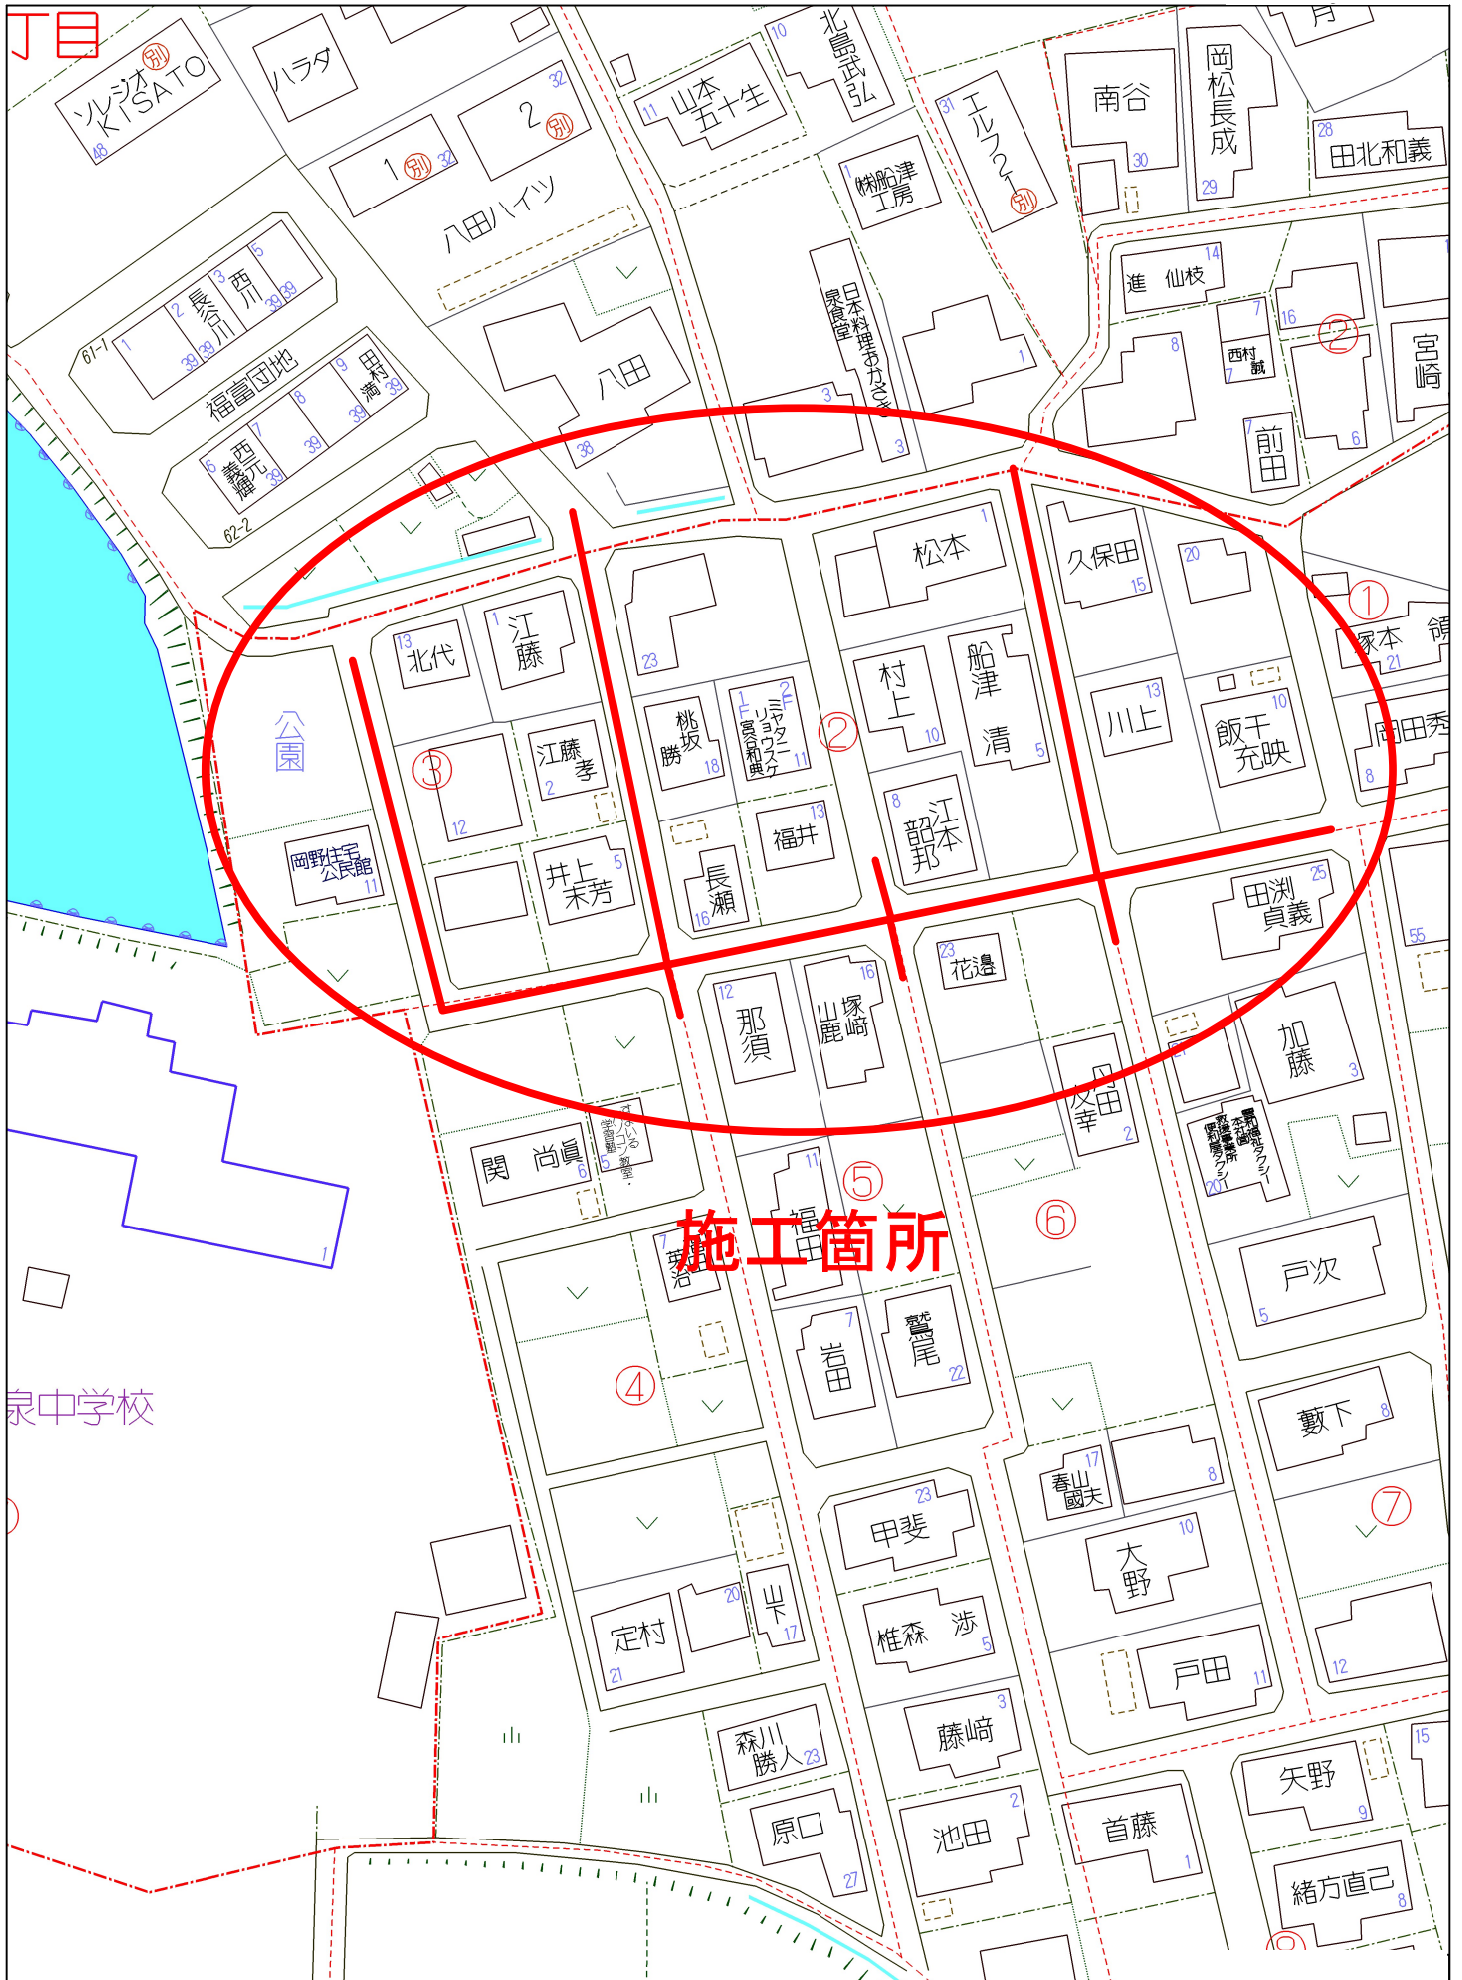

行橋市南泉1丁目付近

縮尺 1 / 1,000

30m


工事年度	令和 3 年 度配工 第 号 工区 決定		
工事名	配水管布設替工事(南泉一丁目 1工区)		工事
工事箇所	行橋 町 南泉一丁目 地内		
図面名	平面図		
縮 尺	図示	図面番号	全 葉之内 号
事務所名	行橋市環境水道部上水道課		
認 ☐ 当 初 可 ☐ 第 回変更	認 ☐ 当 初 可 ☐ 第 回変更	☐ 査 定 ☐	



平 面 図 A3:S=1/500
南泉一丁目 1工区

工事長 L=324. 1m

本線部 L=124. 6m

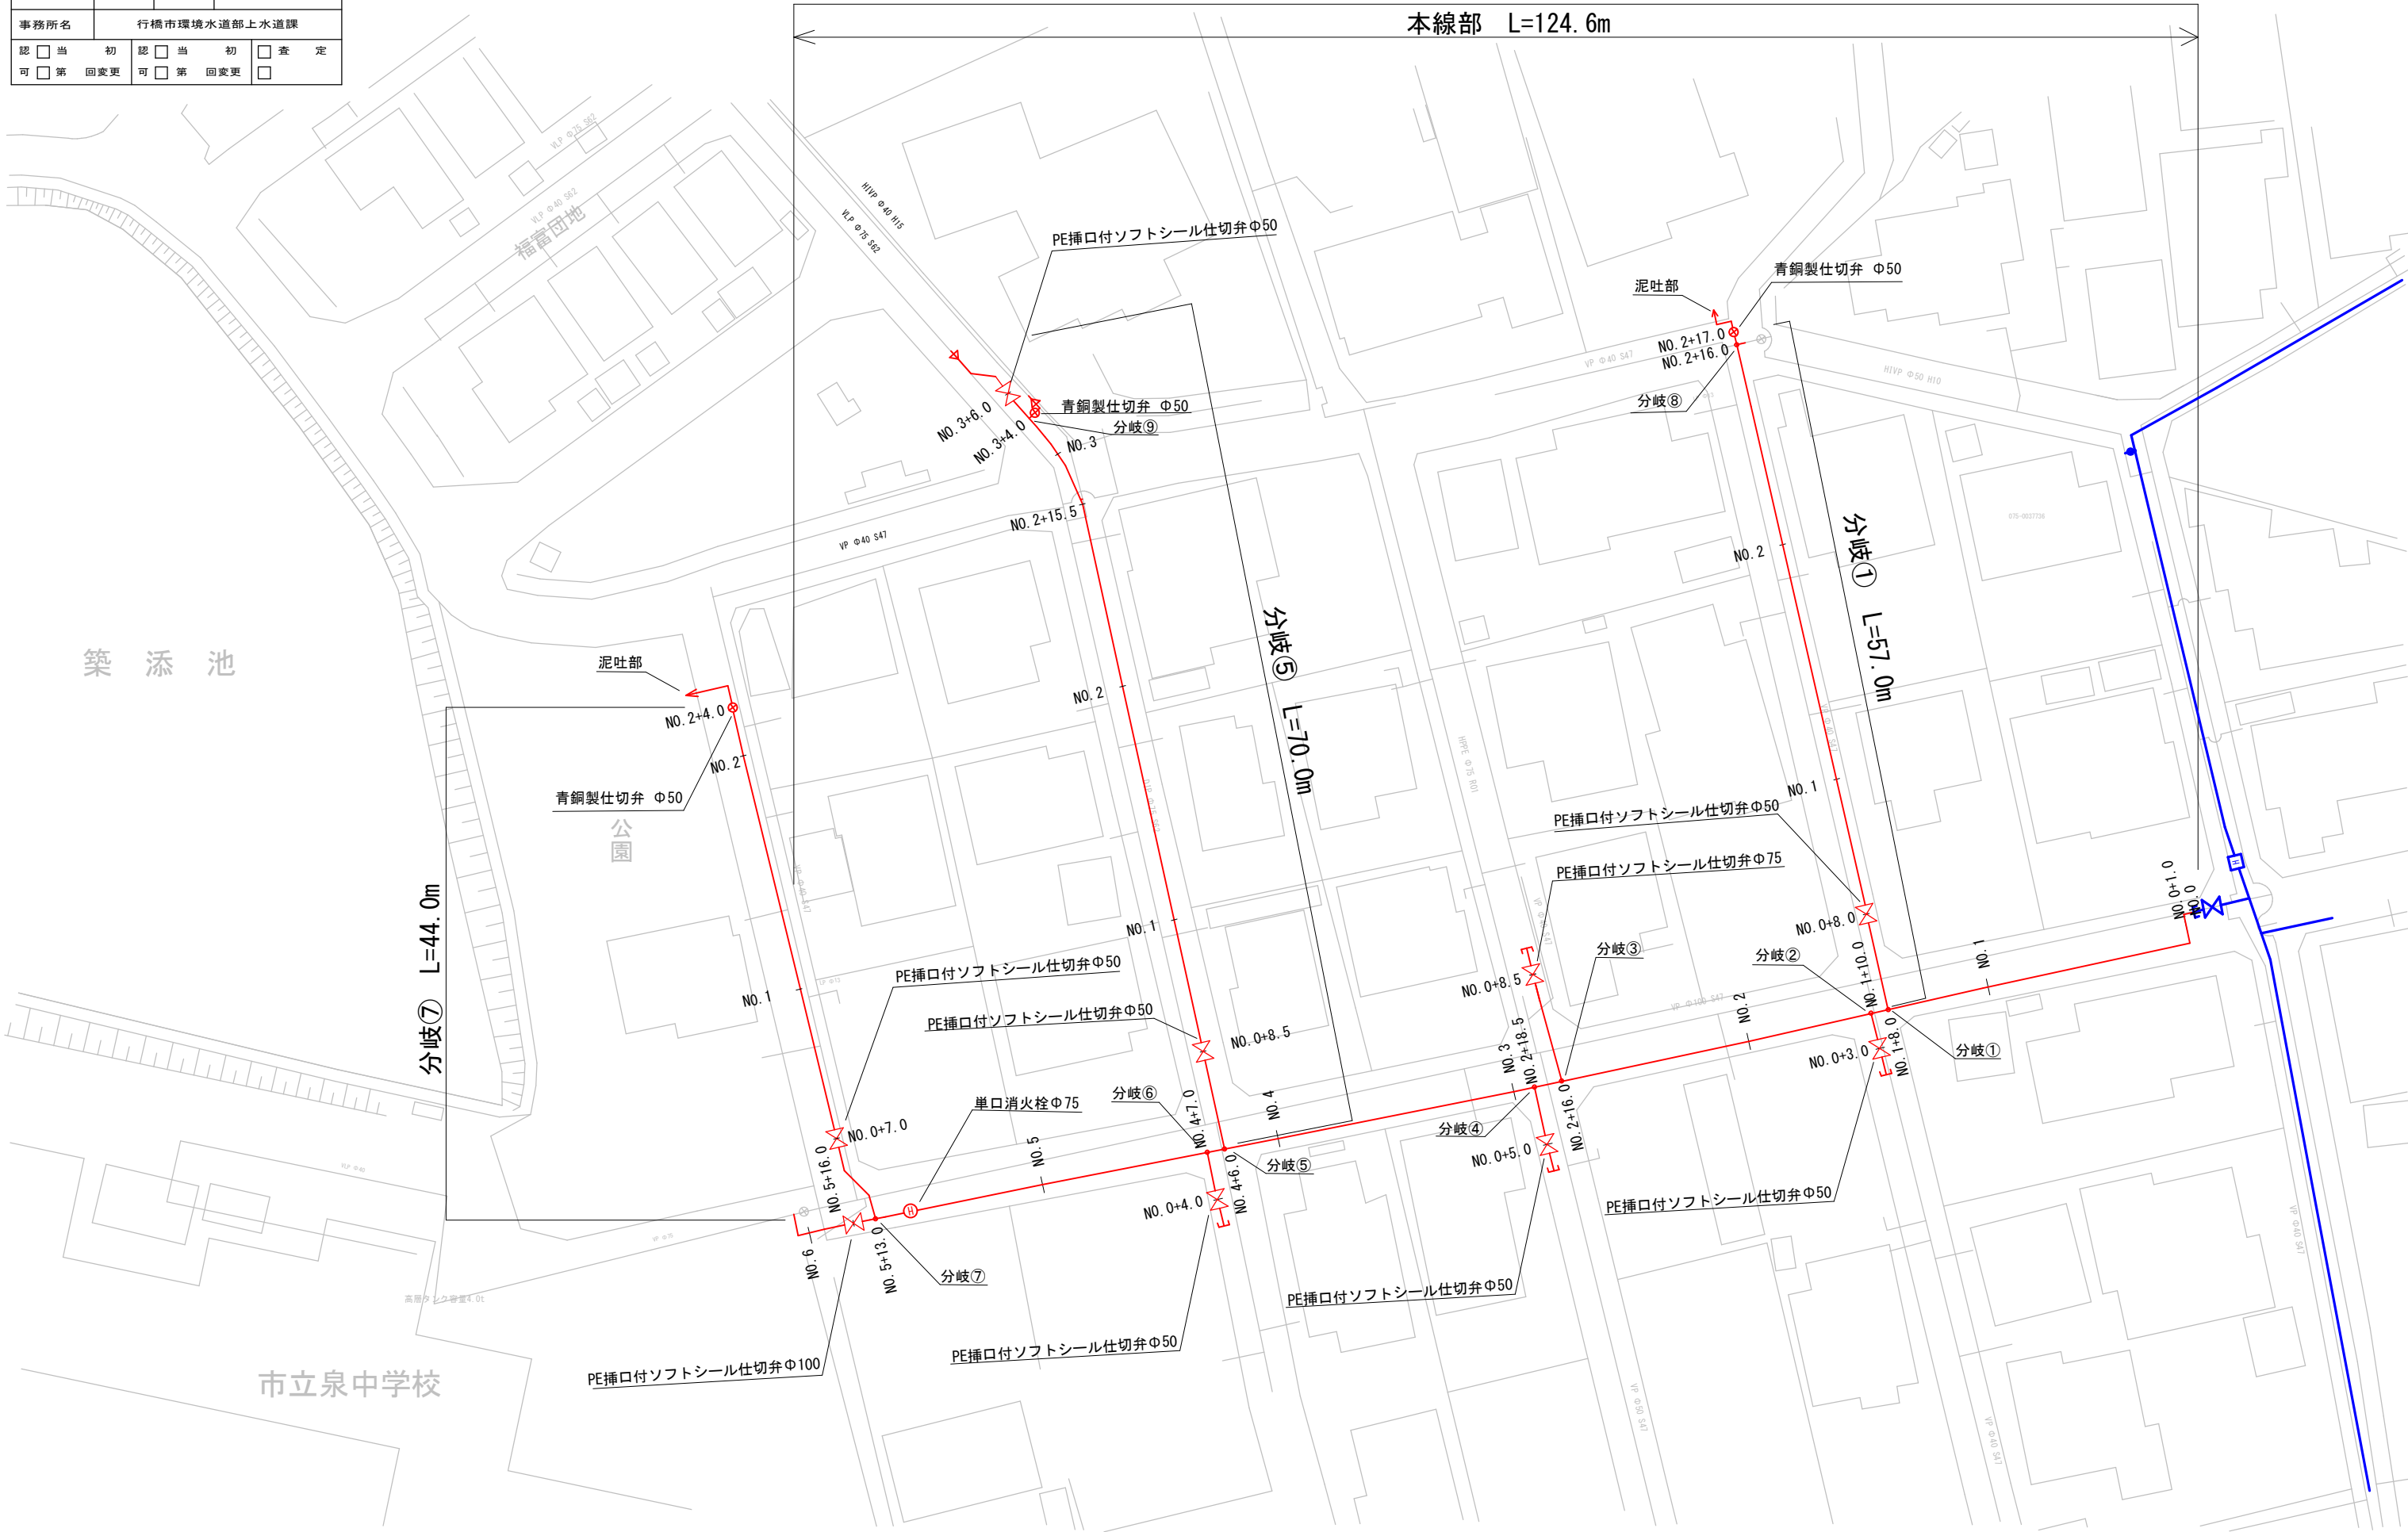


工事年度	令和 2 年 度給工 第 号 工区 災査定		
工事名	配水管布設替工事(南泉一丁目 1工区)		工事
工事箇所	行橋 町 南泉一丁目 地内 区		
図面名	配 管 略 図 (2/4)		
縮 尺	図示	図面番号	全 業之内 号
事務所名	行橋市環境水道部上水道課		
認 可	☐ 当 初 ☐ 第 回変更	認 可	☐ 査 定 ☐ 第 回変更


配管略図 (2/4) NONSCALE

南泉一丁目 1工区


分岐①

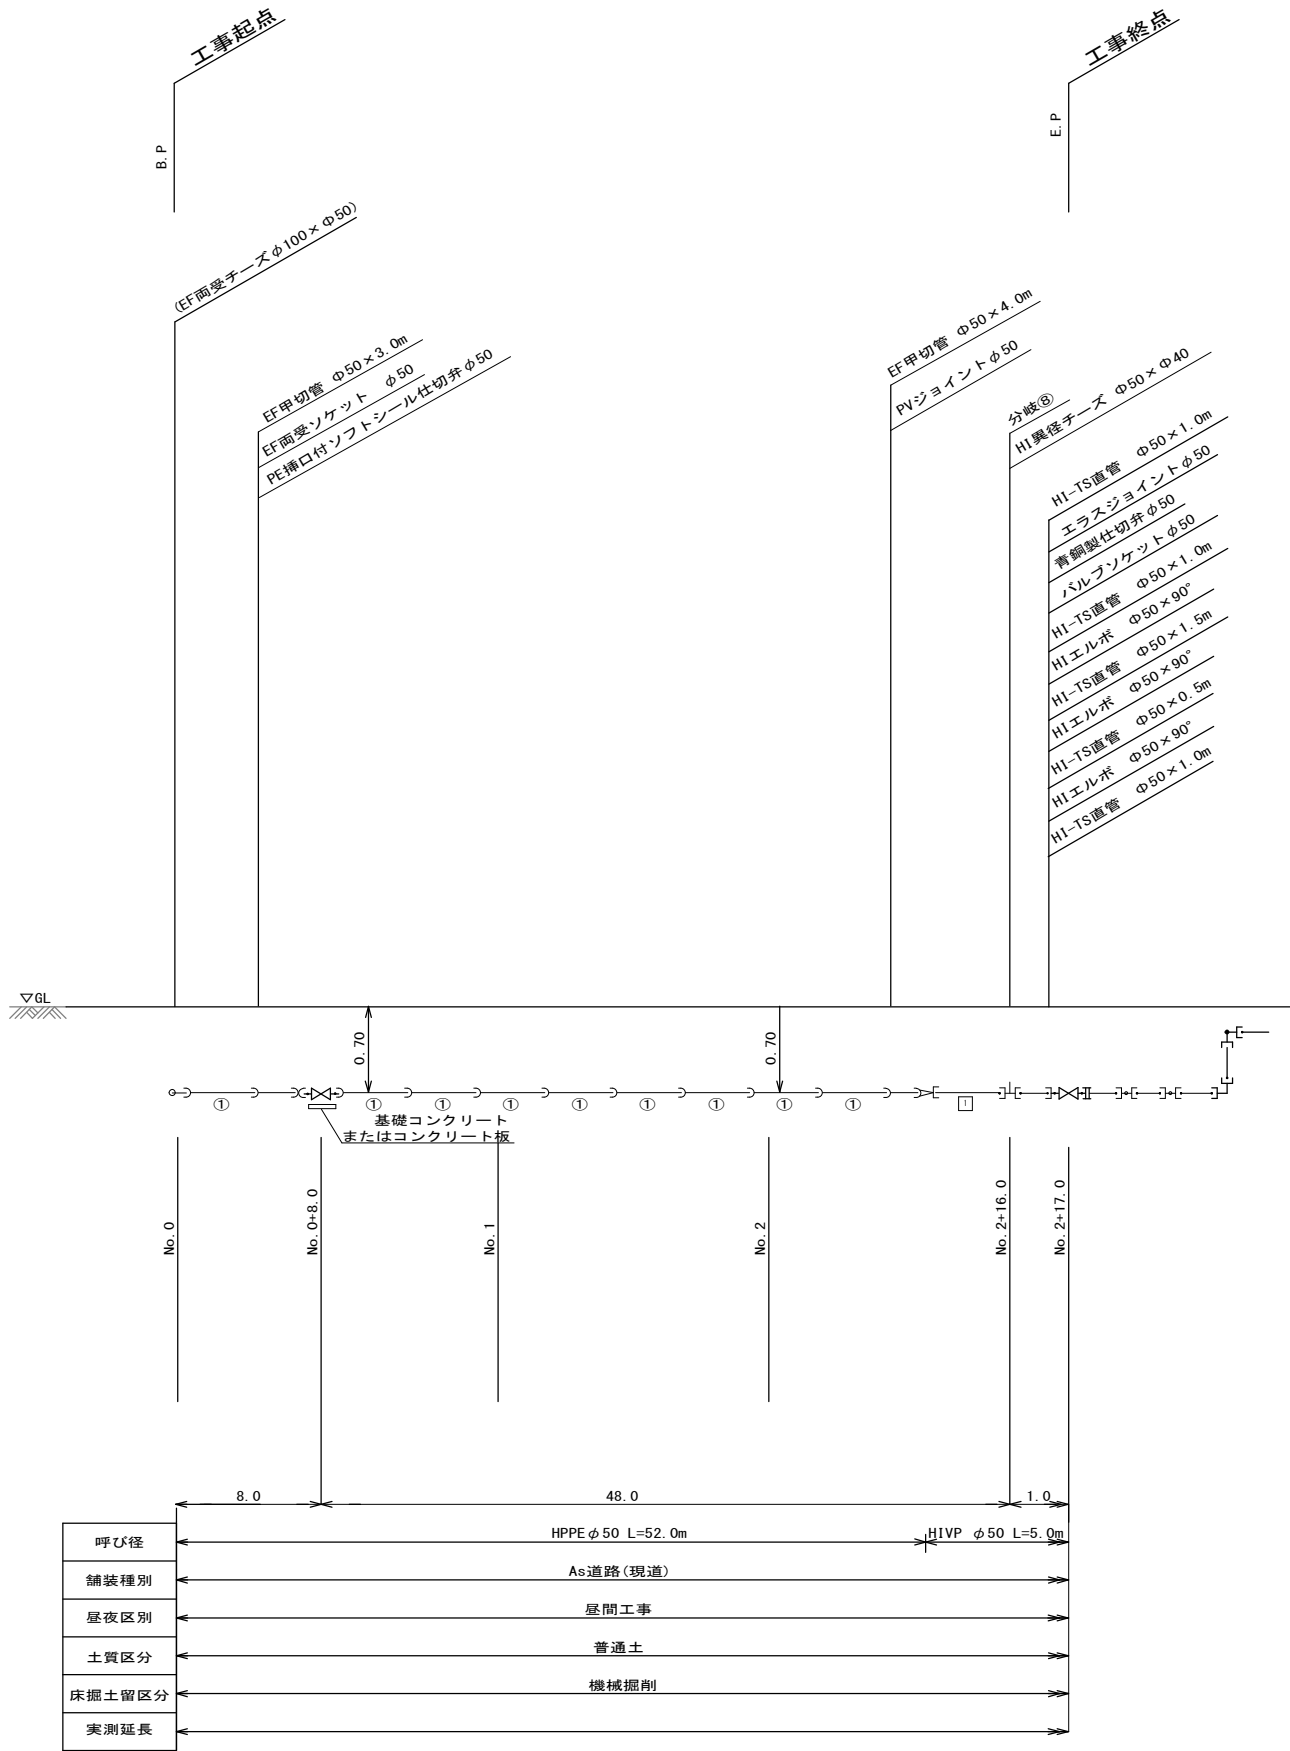


分岐②

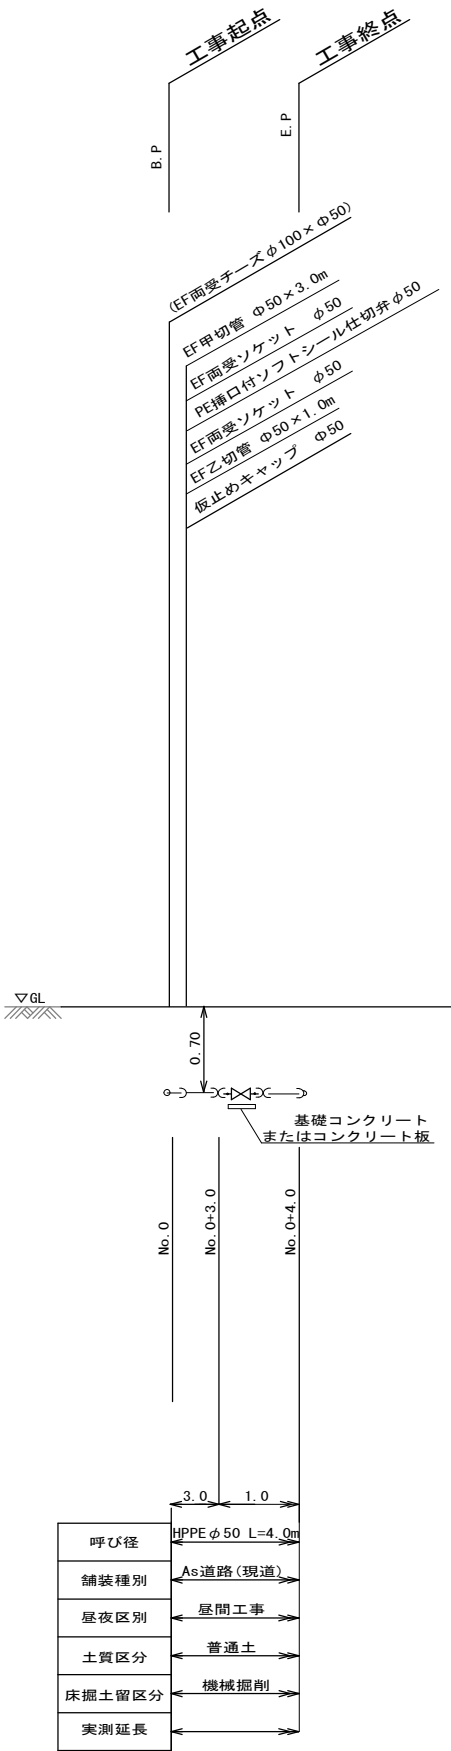

分岐③

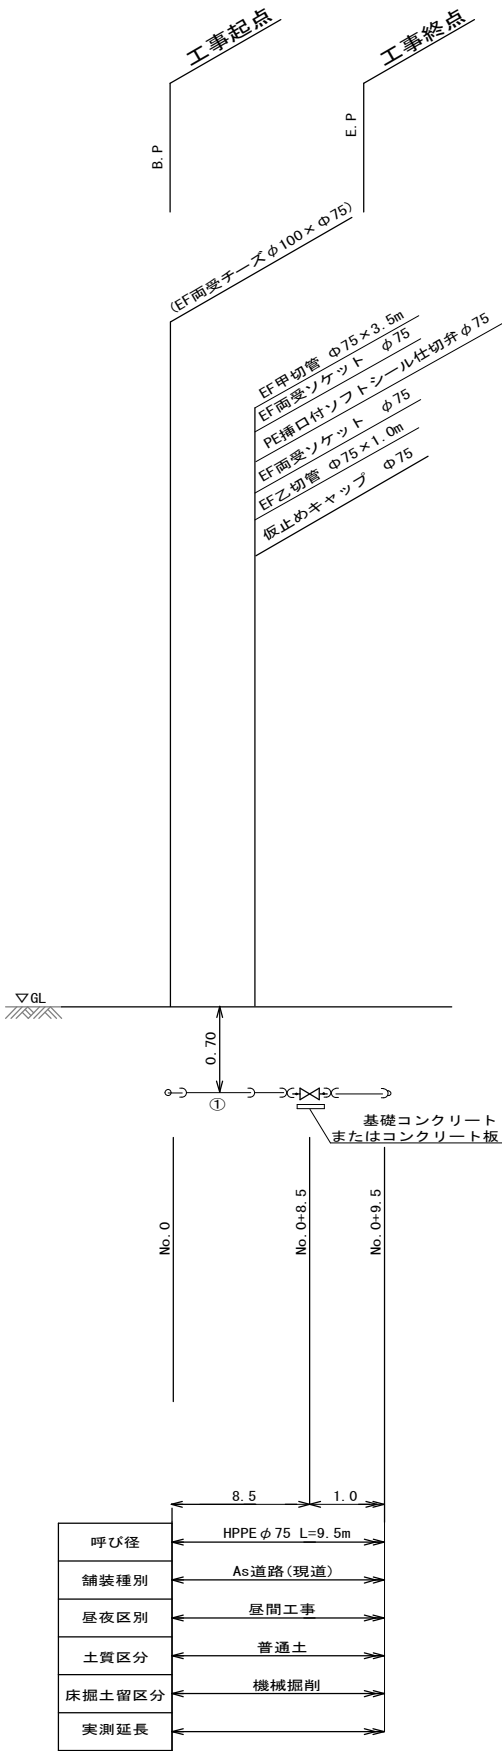



分岐④

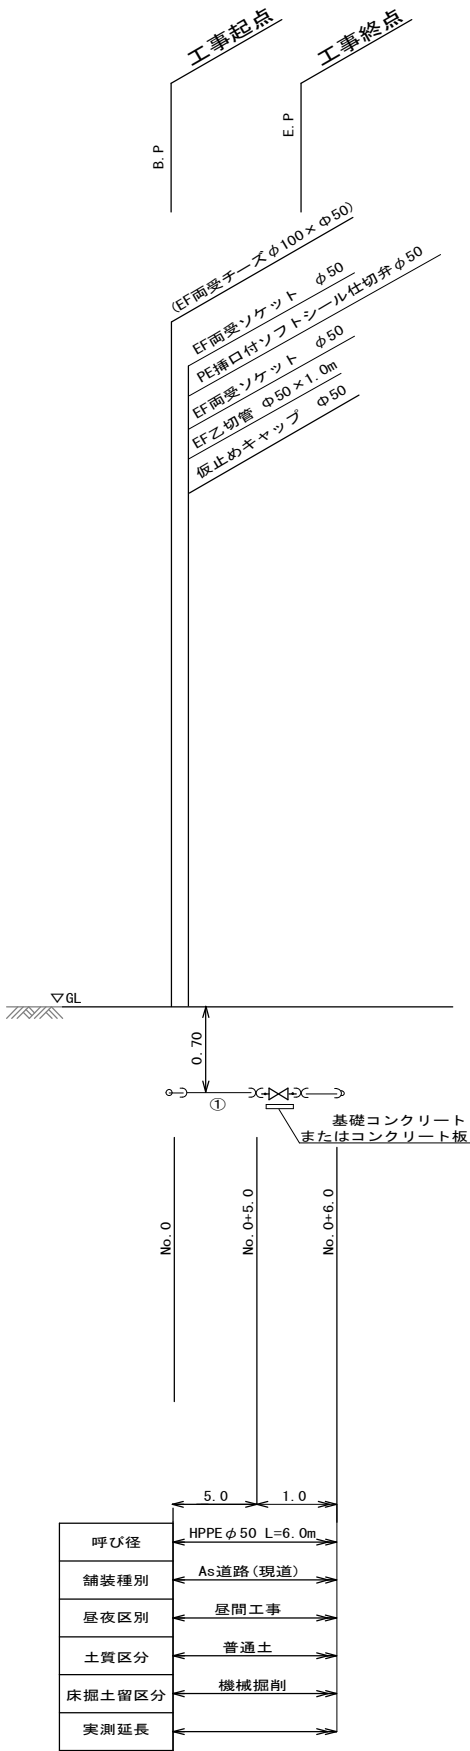

工事年度	令和 2 年 度起工 災害定 第 号 工区			
工事名	配水管布設替工事(南泉一丁目 1工区)			工事
工事箇所	行橋 町 郡	南泉一丁目	地内	
図面名	配 管 略 図 (3/4)			
縮 尺	図示	図面番号	全 葉之内	号
事務所名	行橋市環境水道部上水道課			
認 可	☐ 当 初 ☐ 第 回変更	認 可	☐ 当 初 ☐ 第 回変更	☐ 査 定 ☐

配管略図 (3/4) NONSCALE




南泉一丁目 1工区

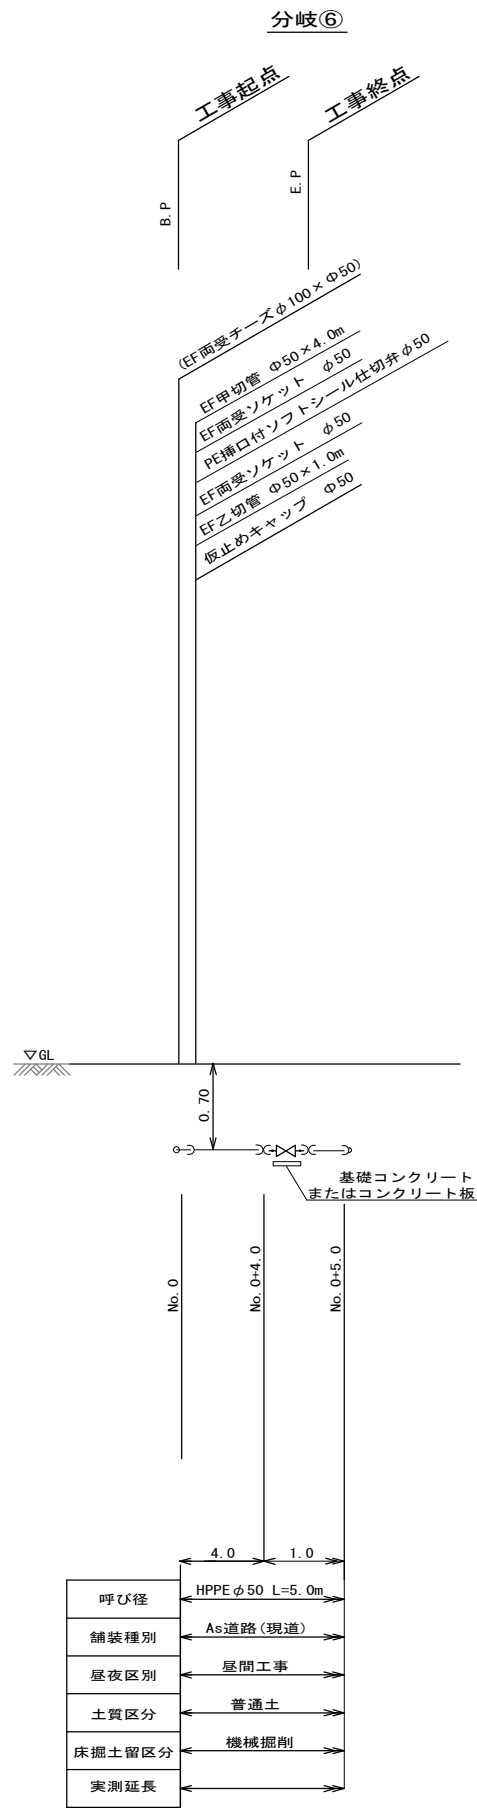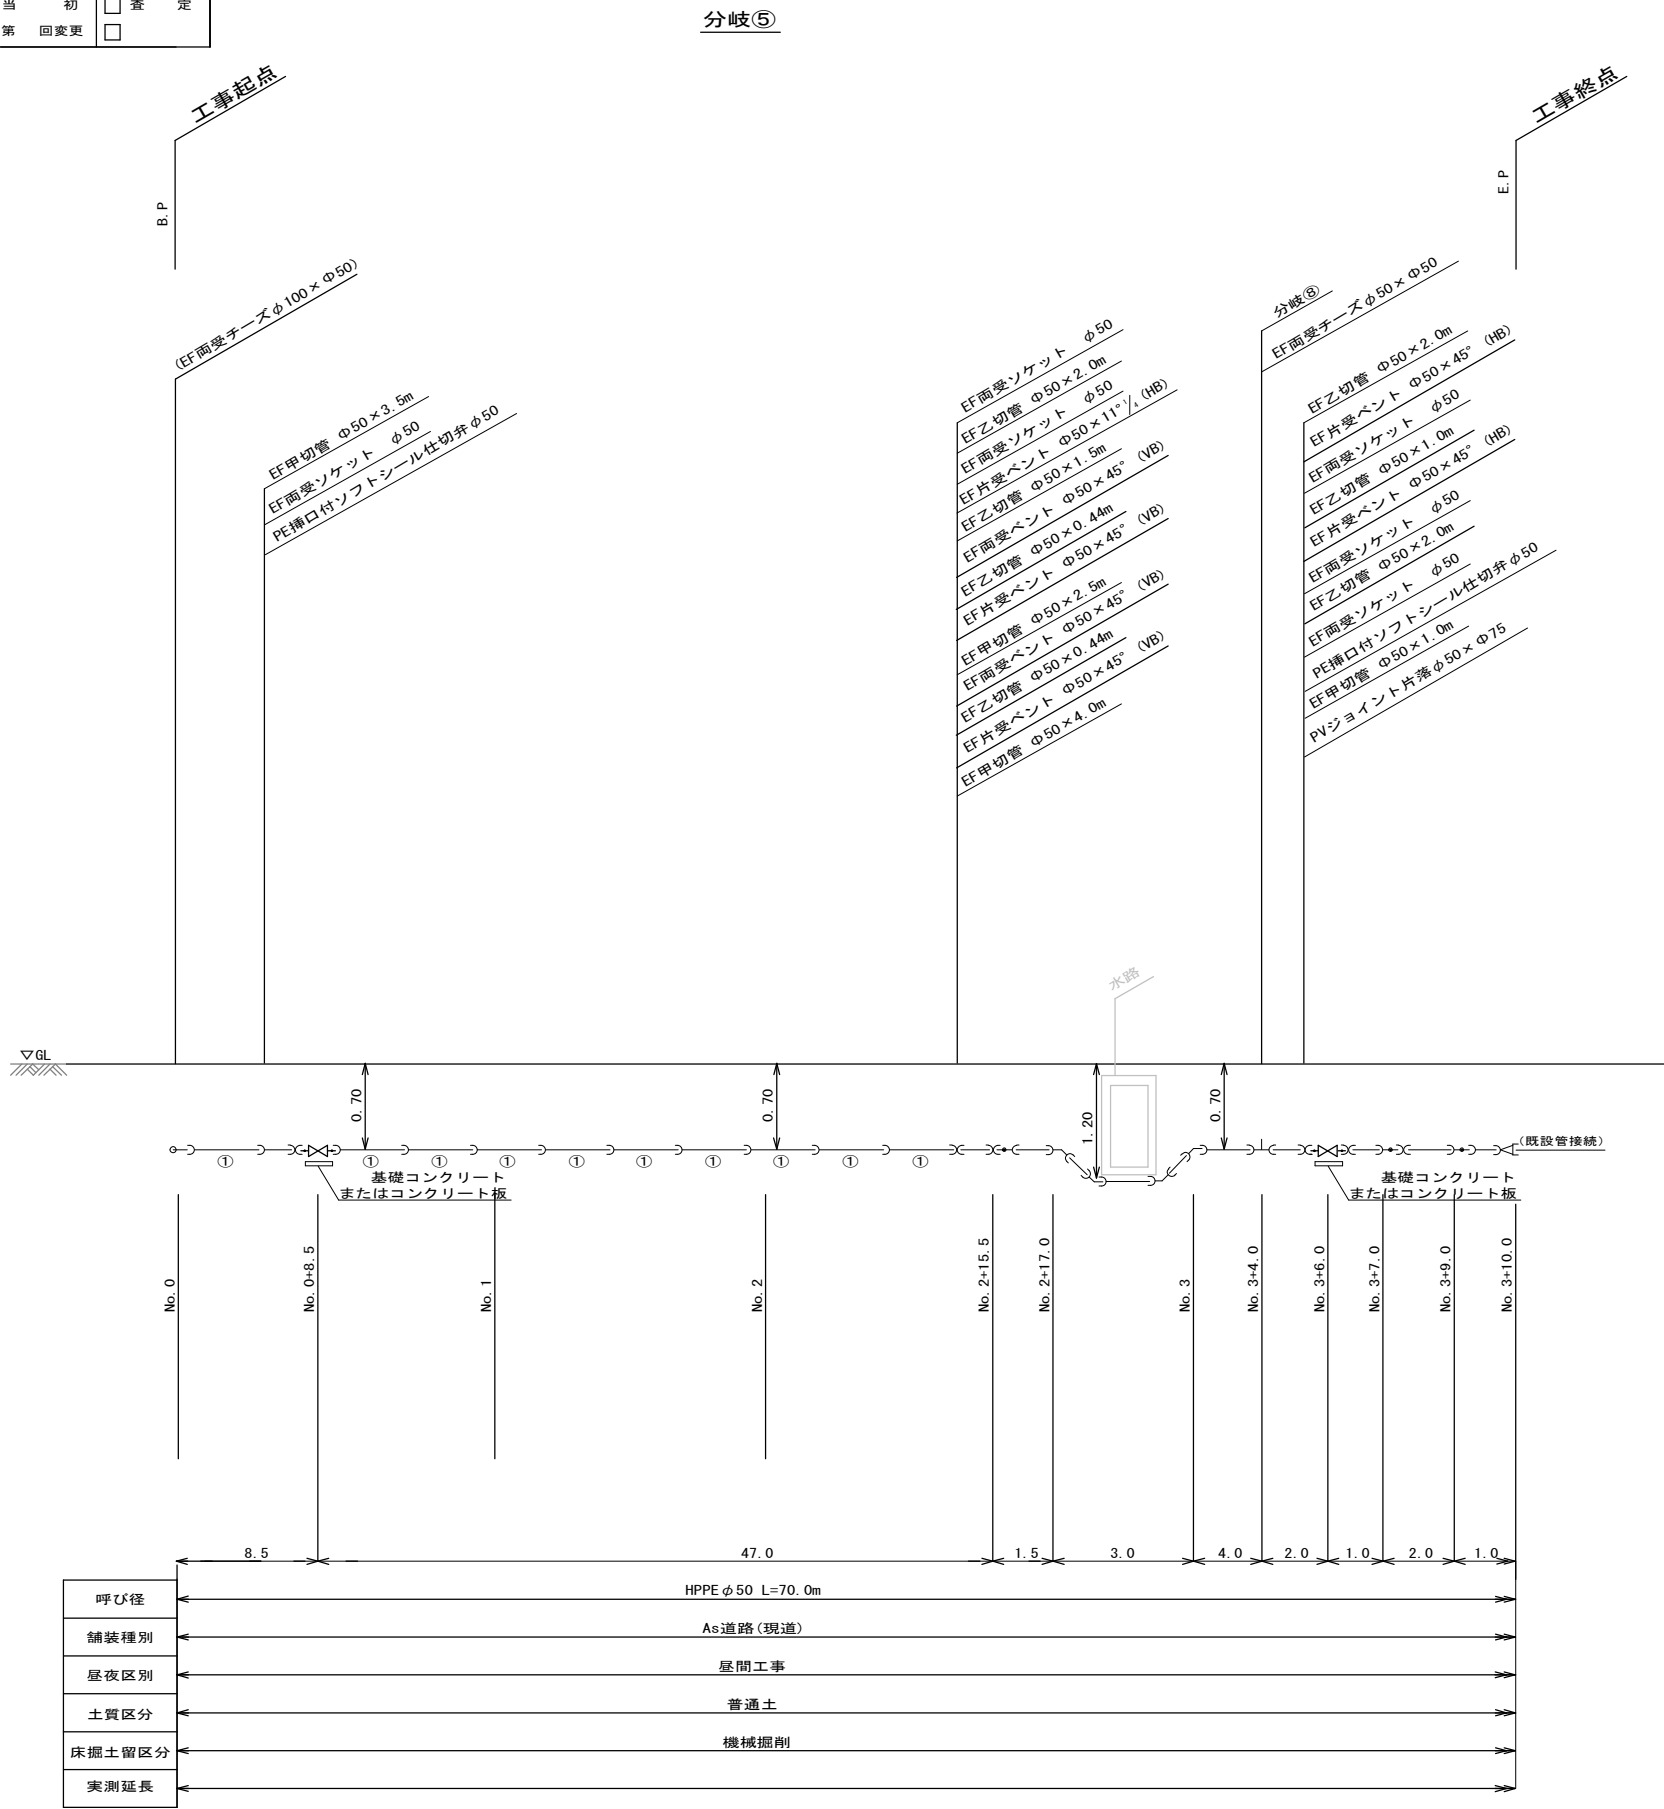

工事年度	令和 2 年 度起工 第 号 工区 災害定			
工事名	配水管布設替工事(南泉一丁目 1工区)			工事
工事箇所	行橋 市 南泉一丁目 地内			
図面名	配 管 略 図 (4/4)			
縮 尺	図示	図面番号	全 葉之内	号
事務所名	行橋市環境水道部上水道課			
認 可	☐ 当 初 ☐ 第 回変更	認 可	☐ 当 初 ☐ 第 回変更	☐ 査 定

配管略図 (4/4) NONSCALE

南泉一丁目 1工区

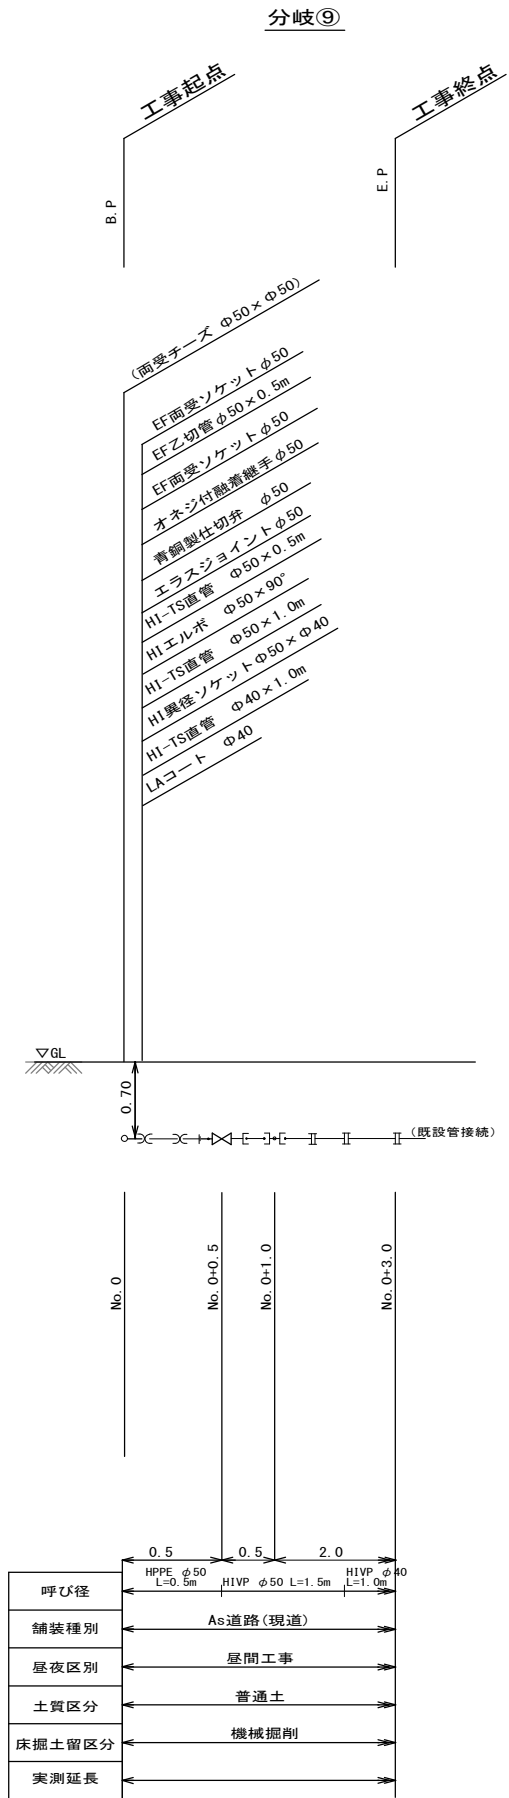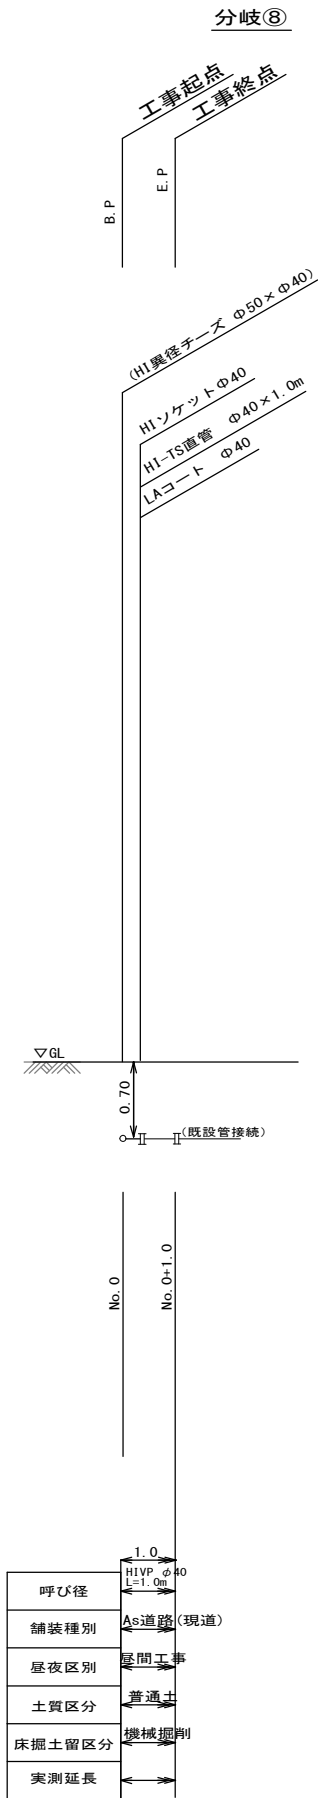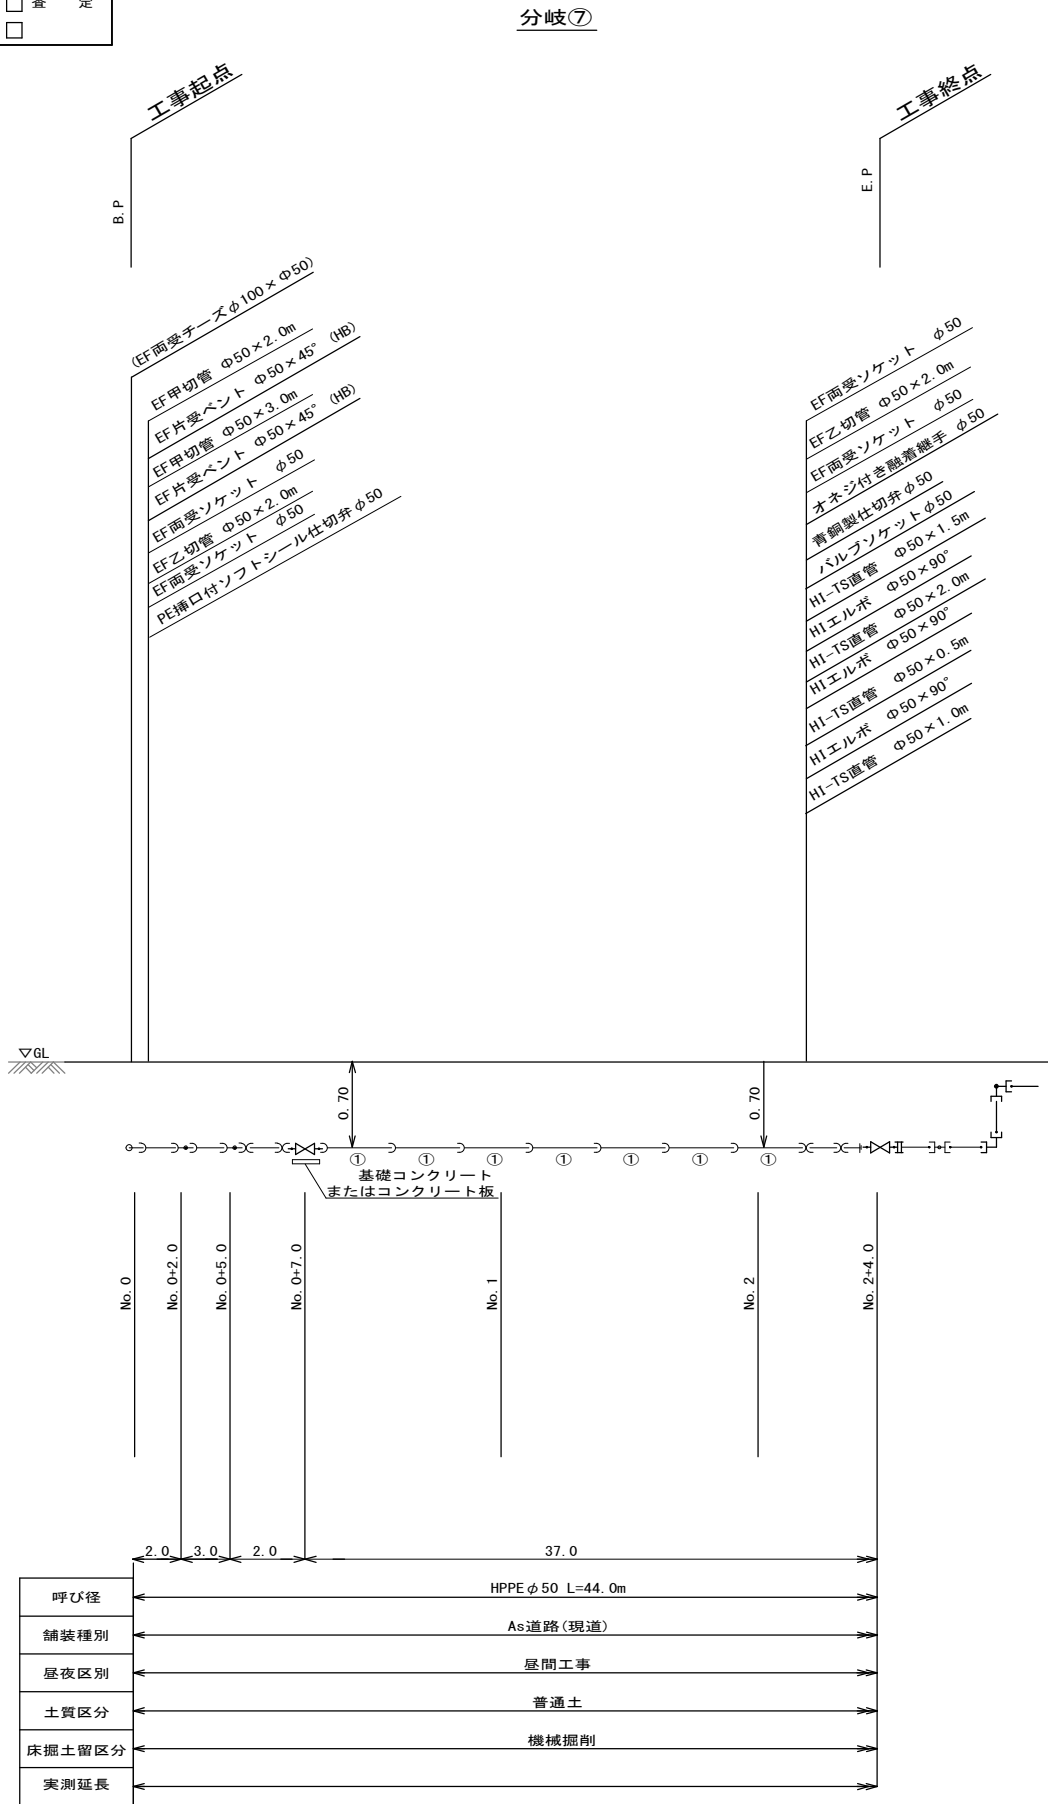


工事年度	令和 3 年 度配工 第 号 工区		
工事名	配水管布設替工事(南泉一丁目 1工区)		工事
工事箇所	行橋 町 南泉一丁目 地内		
図面名	平面図		
縮 尺	図示	図面番号	全 葉之内 号
事務所名	行橋市環境水道部上水道課		
認 可	当 初 第 回変更	認 可	当 初 第 回変更
			査 定

平面図

A3:S=1/500

南泉一丁目 1工区

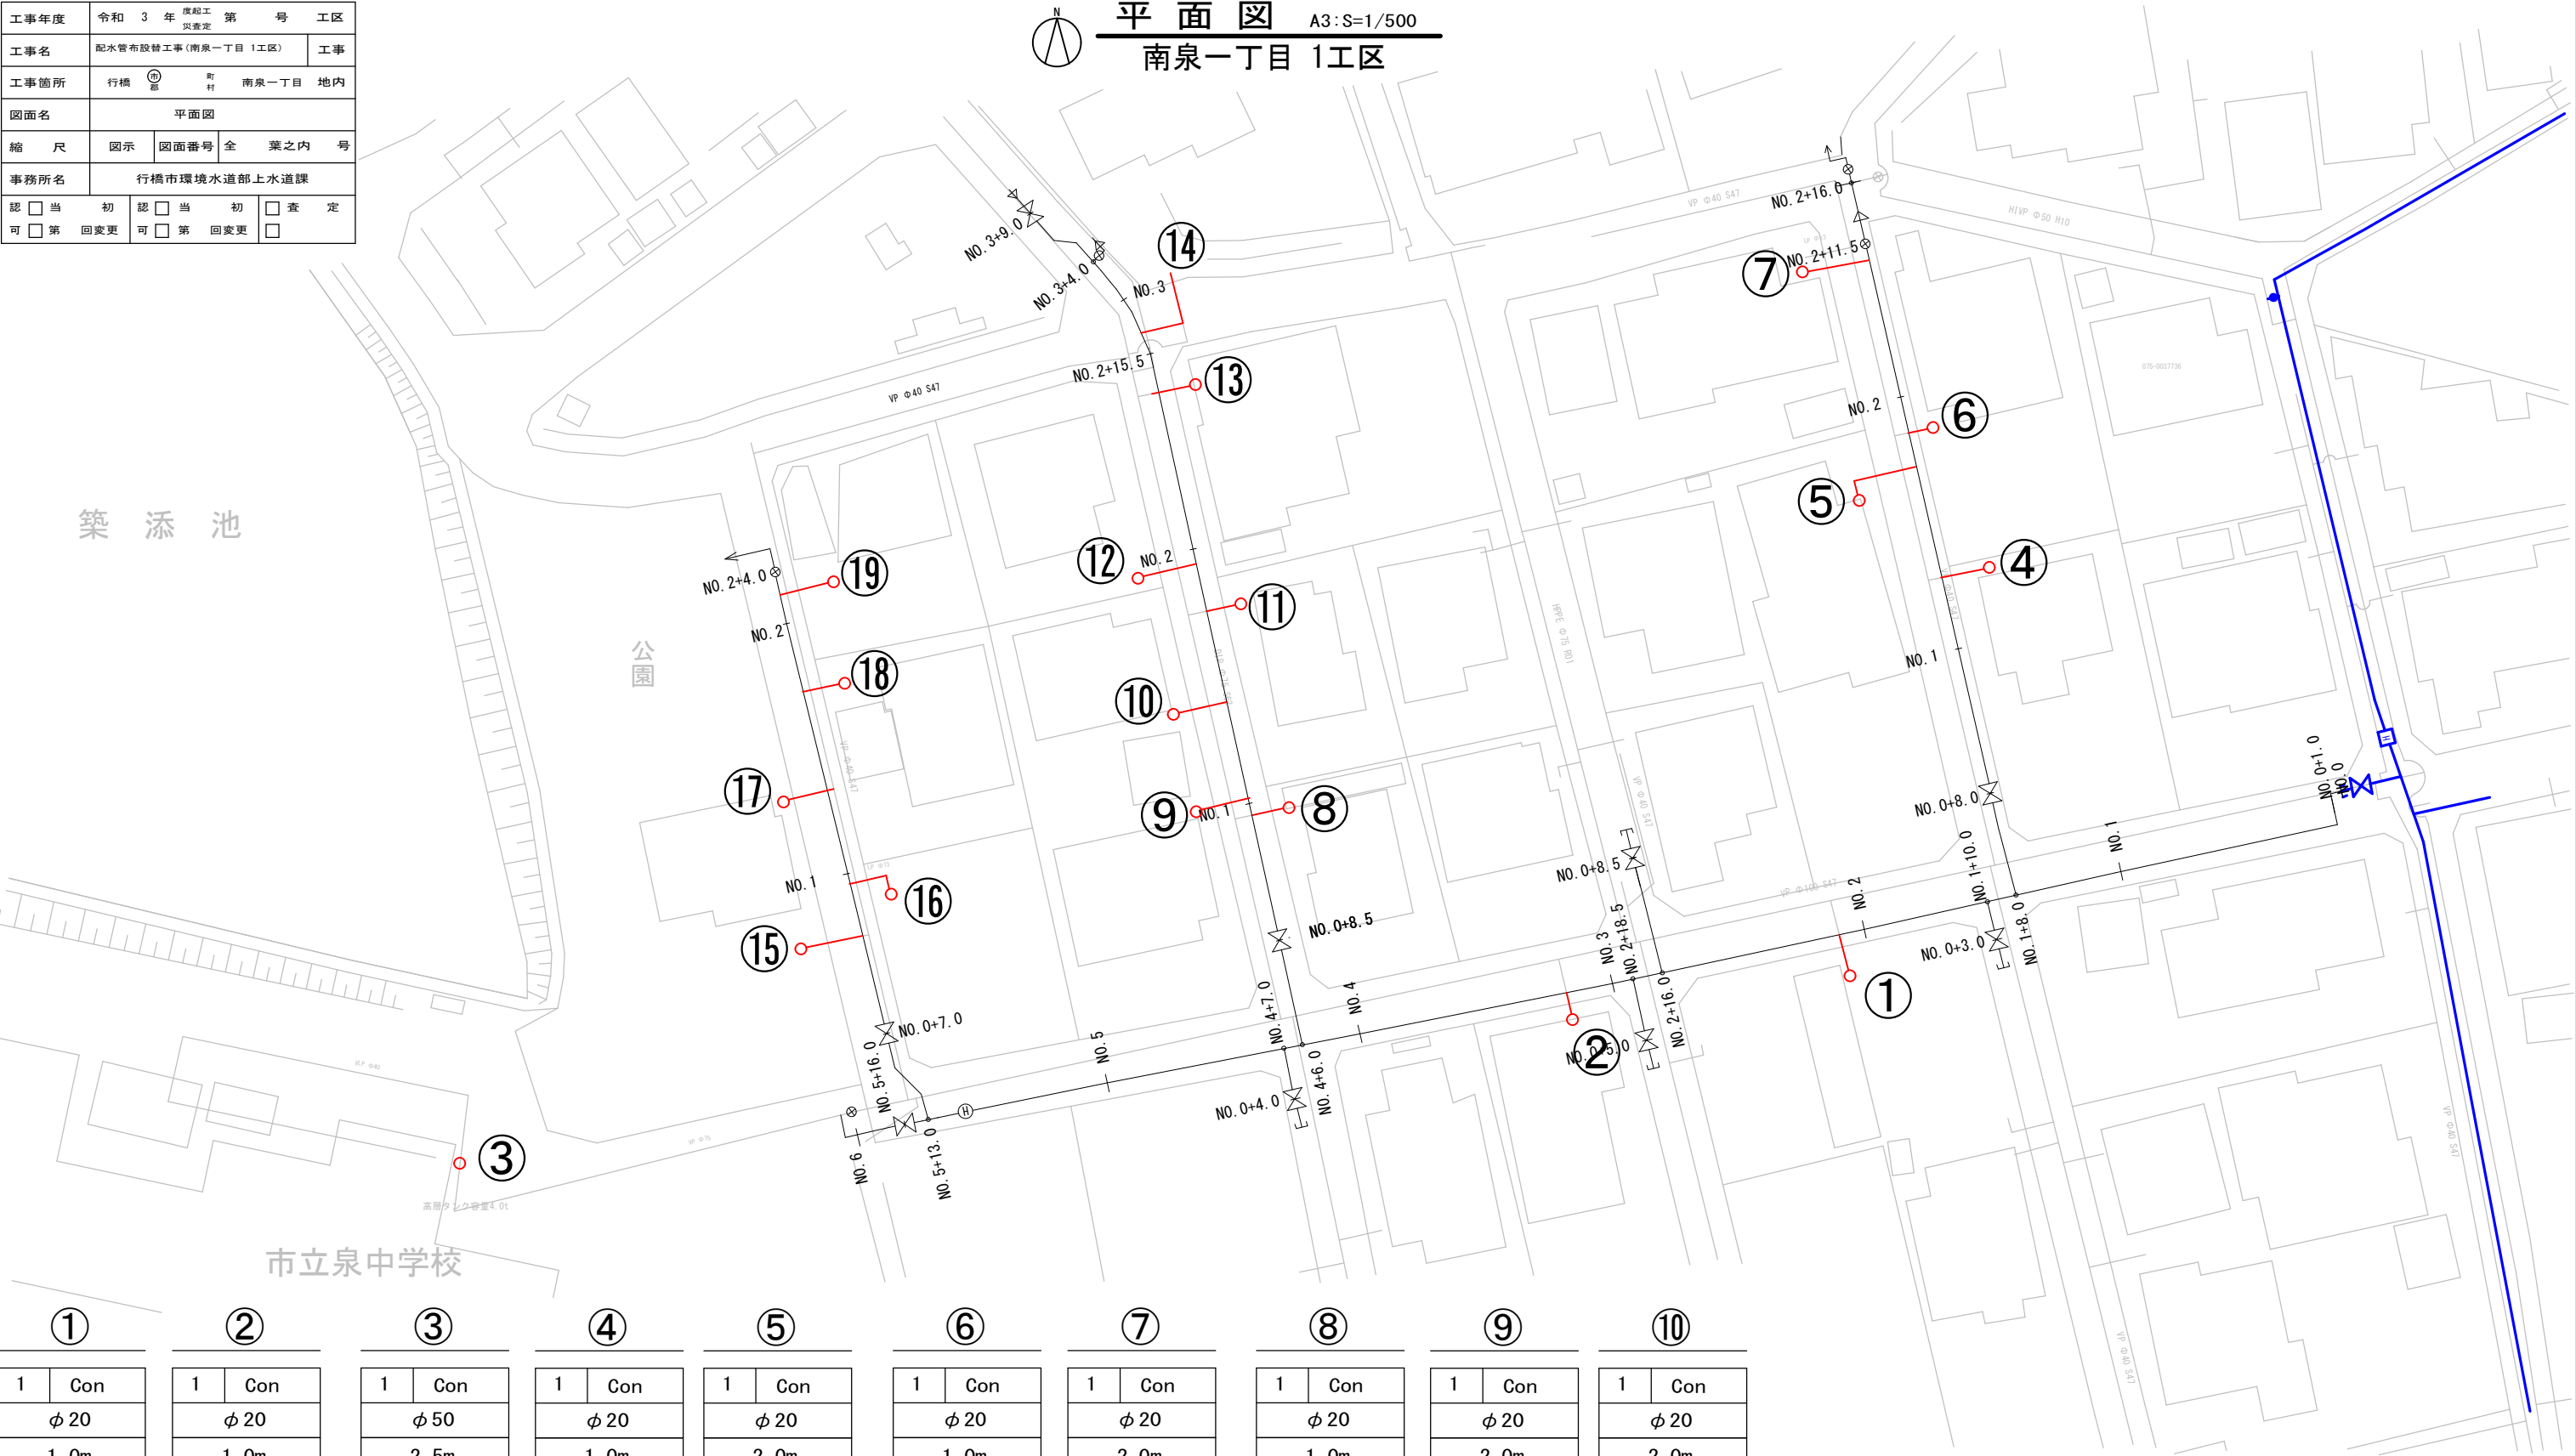

①	②	③	④	⑤	⑥	⑦	⑧	⑨	⑩
1 Con φ 20 1. 0m φ 100 B	1 Con φ 20 1. 0m φ 100 B	1 Con φ 50 2. 5m φ 100 B	1 Con φ 20 1. 0m φ 50 B	1 Con φ 20 2. 0m φ 50 A	1 Con φ 20 1. 0m φ 50 A	1 Con φ 20 2. 0m φ 50 A	1 Con φ 20 1. 0m φ 50 A	1 Con φ 20 2. 0m φ 50 A	1 Con φ 20 2. 0m φ 50 B
⑪	⑫	⑬	⑭	⑮	⑯	⑰	⑱		
1 Con φ 20 1. 0m φ 50 A	1 Con φ 20 2. 0m φ 50 B	1 Con φ 20 1. 0m φ 50 A	1 Con φ 20 6. 0m φ 50 B	1 Con φ 20 2. 0m φ 50 B	1 Con φ 20 1. 0m φ 50 B	1 Con φ 20 2. 0m φ 50 B	1 Con φ 20 1. 0m φ 50 B	1 Con φ 20 1. 0m φ 50 B	


凡 例	
No	宅内仕様
給水口径	
公道内距離	
本管口径	
給水タイプ	

工事年度	令和 3 年 度起工 第 号 工区 災害定			
工事名	配水管布設替工事(南泉一丁目 1工区)			工事
工事箇所	行橋 町 南泉一丁目 地内			
図面名	給水仕様図			
縮 尺	図示	図面番号	全 葉之内 号	
事務所名	行橋市環境水道部上水道課			
認 可	当 初 第 回変更	認 可	当 初 第 回変更	査 定 □

給水仕様図

A3:S=1/500


南泉一丁目 1工区

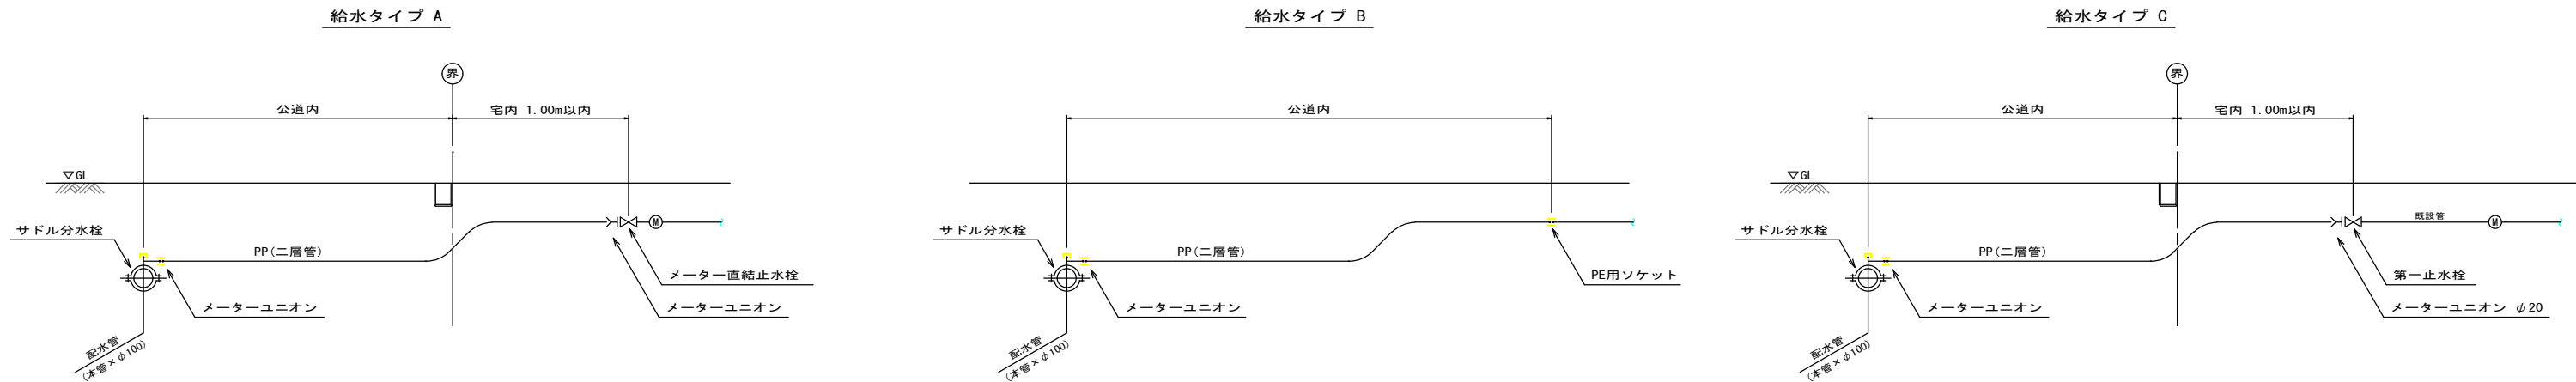


給水番号	氏 名	給水 タイプ	本管口径 (mm)	給水口径 (mm)	サドル 分水栓 割 T 字	メーター ユニオン	P E ソケット	直結 止水栓	P E 延長 (m)	公道内距離 (m)	舗装切断 (m)	舗装面積 (㎡)
1	戸田 健治	B	100	20	φ 100 × φ 20	φ 20	φ 20		1. 0	1. 0	2. 0	0. 5
2	塚崎 健一	B	100	20	φ 100 × φ 20	φ 20	φ 20		1. 0	1. 0	2. 0	0. 5
3	泉中学校	B	100	50								
4	川上 弘幸	B	50	20	φ 50 × φ 20	φ 20	φ 20		1. 0	1. 0	2. 0	0. 5
5	船津 清	A	50	20	φ 50 × φ 20	φ 20 × 2		Φ 20 × 13	3. 0	2. 0	4. 0	1. 1
6	久保田 富士子	A	50	20	φ 50 × φ 20	φ 20 × 2		Φ 20 × 13	2. 0	1. 0	2. 0	0. 5
7	松本 代志春	A	50	20	φ 50 × φ 20	φ 20 × 2		Φ 20 × 13	3. 0	2. 0	4. 0	1. 1
8	長瀬 智治	A	50	20	φ 50 × φ 20	φ 20 × 2		Φ 20 × 13	2. 0	1. 0	2. 0	0. 5
9	井上 照子	A	50	20	φ 50 × φ 20	φ 20 × 2		Φ 20 × 13	3. 0	2. 0	4. 0	1. 1
10	江藤 孝	B	50	20	φ 50 × φ 20	φ 20	φ 20		2. 0	2. 0	4. 0	1. 1
11	桃坂 勝	A	50	20	φ 50 × φ 20	φ 20 × 2		Φ 20 × 13	2. 0	1. 0	2. 0	0. 5
12	江藤 光義	B	50	20	φ 50 × φ 20	φ 20	φ 20		2. 0	2. 0	4. 0	1. 1
13	(株) 福本不動産	A	50	20	φ 50 × φ 20	φ 20 × 2		Φ 20 × 13	2. 0	1. 0	2. 0	0. 5
14	八田 泰誠	B	50	20	φ 50 × φ 20	φ 20	φ 20		6. 0	6. 0	12. 0	3. 3
15	船津 朋子	B	50	20	φ 50 × φ 20	φ 20	φ 20		2. 0	2. 0	4. 0	1. 1
16	長田 隆太郎	B	50	20	φ 50 × φ 20	φ 20	φ 20		1. 0	1. 0	2. 0	0. 5
17	岡田社宅公民館	B	50	20	φ 50 × φ 20	φ 20	φ 20		2. 0	2. 0	4. 0	1. 1
18	黒田 大介	B	50	20	φ 50 × φ 20	φ 20	φ 20		1. 0	1. 0	2. 0	0. 5
19	北代 和茂	B	50	20	φ 50 × φ 20	φ 20	φ 20		1. 0	1. 0	2. 0	0. 5
合計：19箇所					φ 100 × φ 20 (HPP用サドル) 合計：2個 φ 50 × φ 20 (HPP用サドル) 合計：16個	φ 20 合計：25個	φ 20 合計：11個	φ 20 × 13 合計：7個	φ 20 L=37. 0m	L=30. 0m	L=60. 0m	A=16. 0㎡

工事年度	令和 3 年 度竣工 災害査定 第 号 工区		
工事名	配水管布設替工事(南泉一丁目 1工区)		工事
工事箇所	行橋 市 町 南泉一丁目 地内		
図面名	掘削・復旧断面図 仕切弁詳細図		
縮 尺	図示	図面番号	全 葉之内 号
事務所名	行橋市環境水道部上水道課		
認 可	☐ 当 初 ☐ 第 回変更	認 可	☐ 当 初 ☐ 第 回変更
			☐ 査 定

掘削断面図

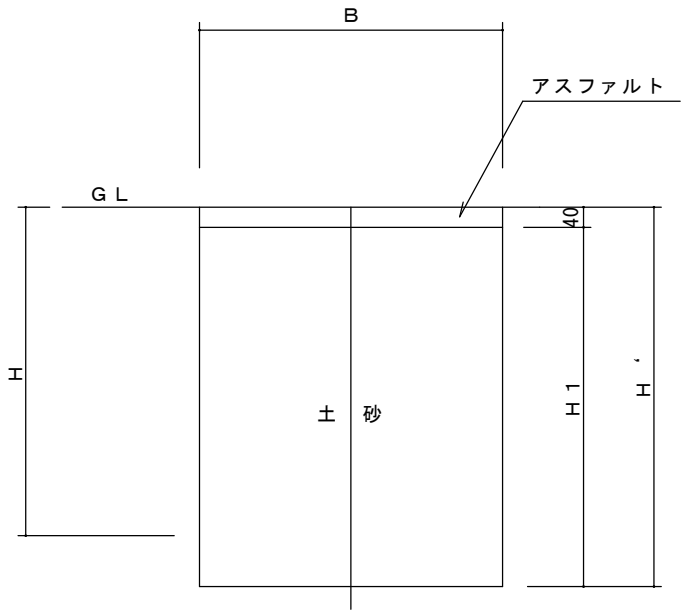

舗装復旧断面図

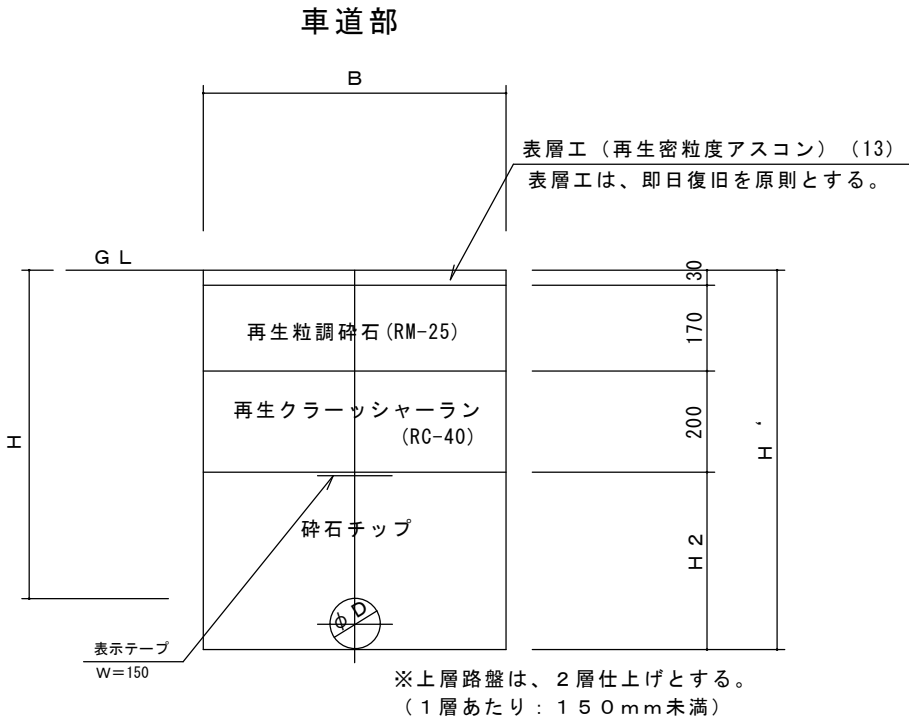

掘削・復旧断面図


南泉一丁目 1工区

1. 0m当り

名称 口径	外径 D (mm)	土被り H (m)	H ' (m)	H 1 (m)	H 2 (m)	B (m)	管体積 (m3)	備 考
φ 150	169	0.700	0.870	0.830	0.470	0.700	0.022	
φ 100	118	0.700	0.820	0.780	0.420	0.550	0.011	
φ 75	93	0.700	0.800	0.760	0.400	0.550	0.007	
φ 50	60	0.700	0.760	0.720	0.360	0.550	0.000	
φ 40	48	0.700	0.750	0.710	0.350	0.550	0.000	
φ 25	34	0.700	0.740	0.700	0.340	0.550	0.000	
φ 20	27	0.700	0.730	0.690	0.330	0.550	0.000	


消火栓室詳細図

土被り h=0.70m

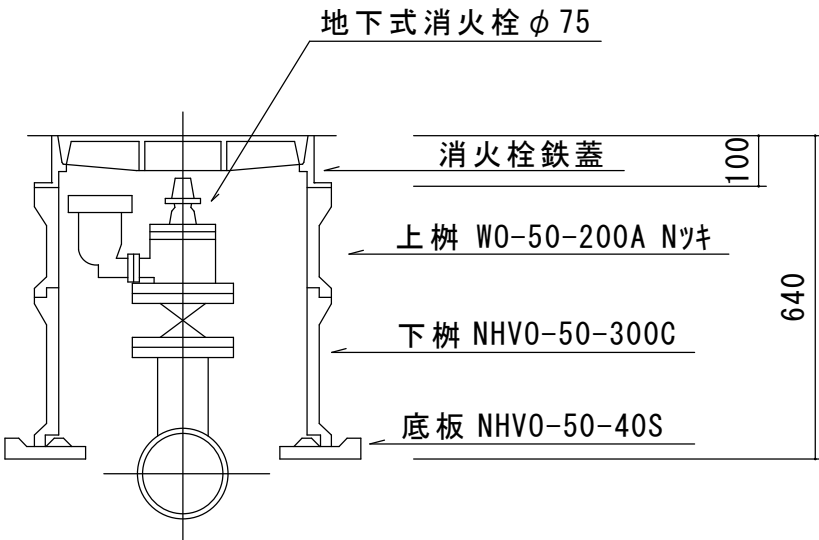


仕切弁室詳細図


φ 1 0 0
土被り h=0.70m

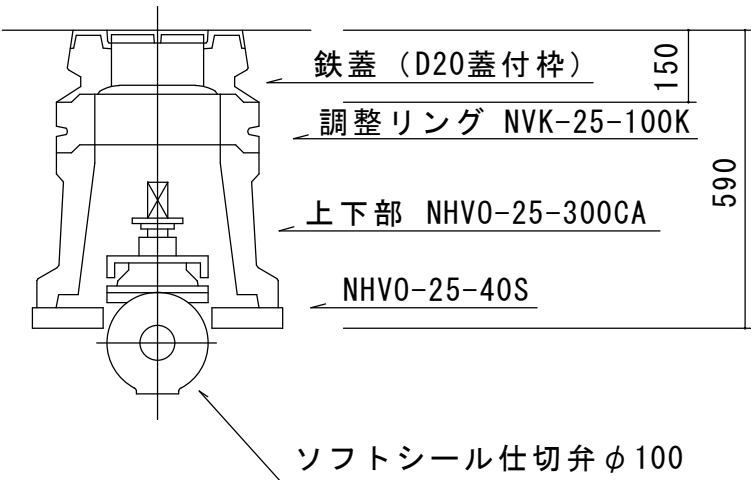

φ 7 5
土被り h=0.70m

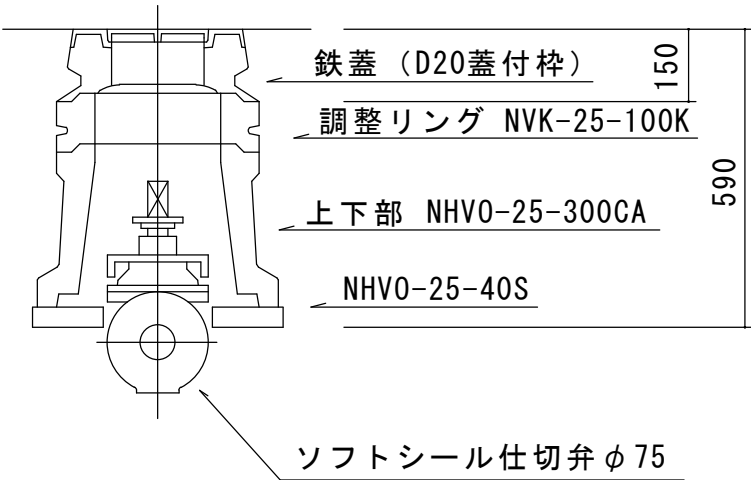

φ 5 0
土被り h=0.70m

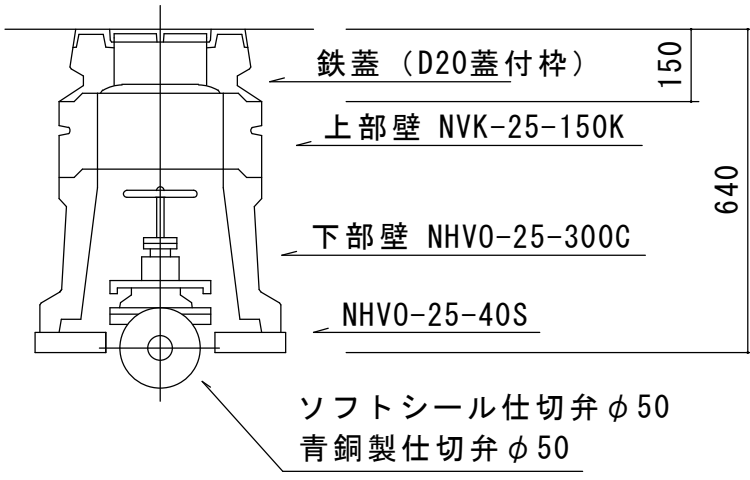

※EF型・・・仕切弁、消火栓の下にはコンクリート基礎、または、ブロックを設置のこと。