



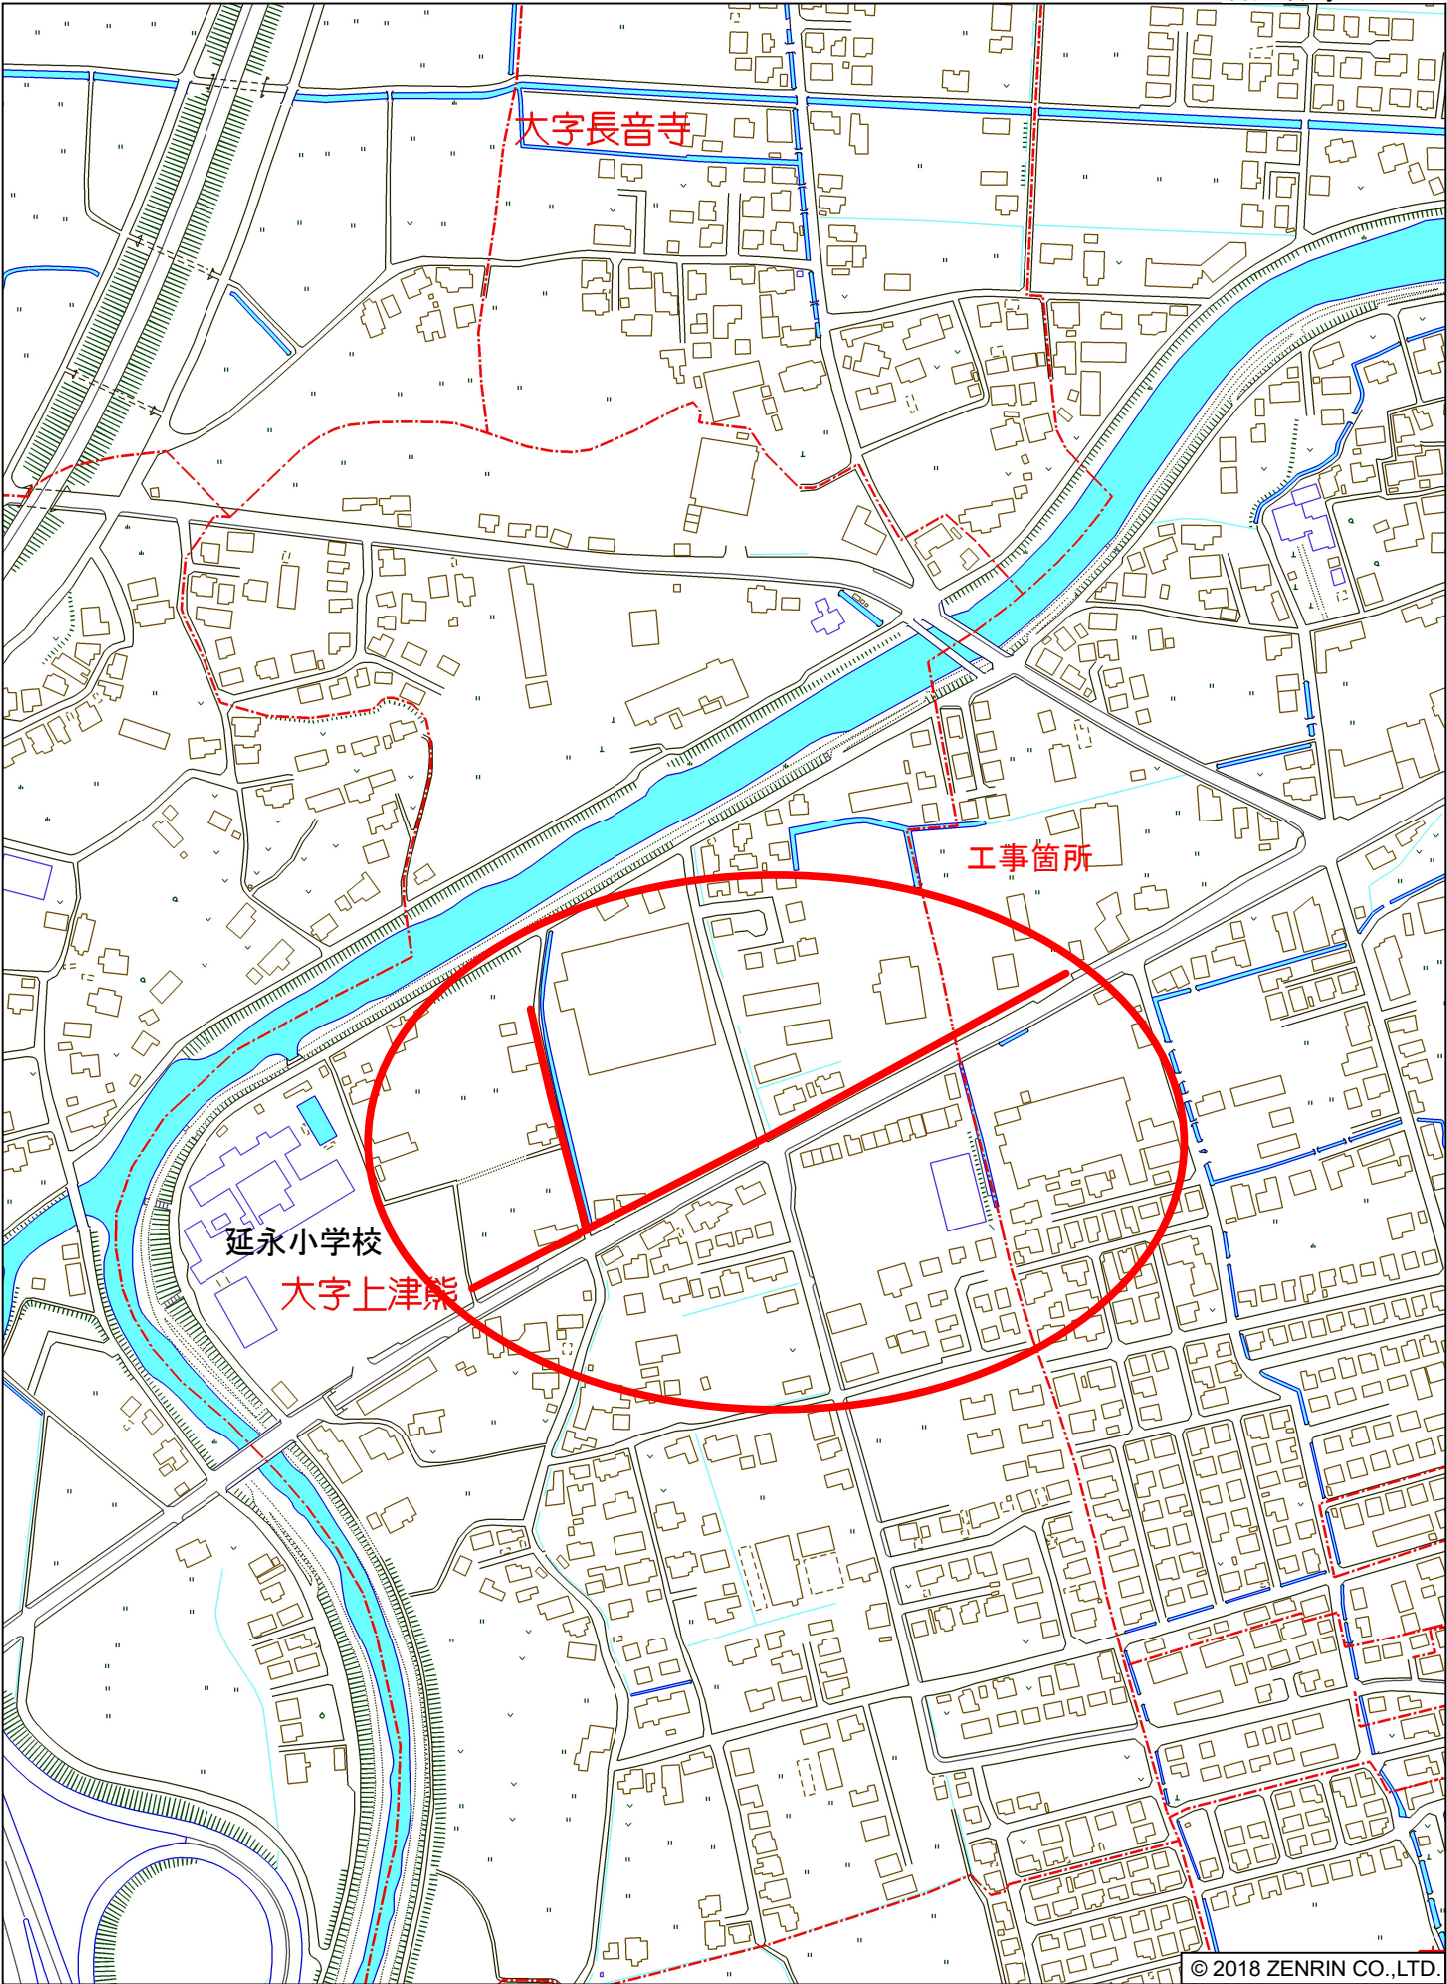

行橋市大字上津熊付近

平面図 S=1:500

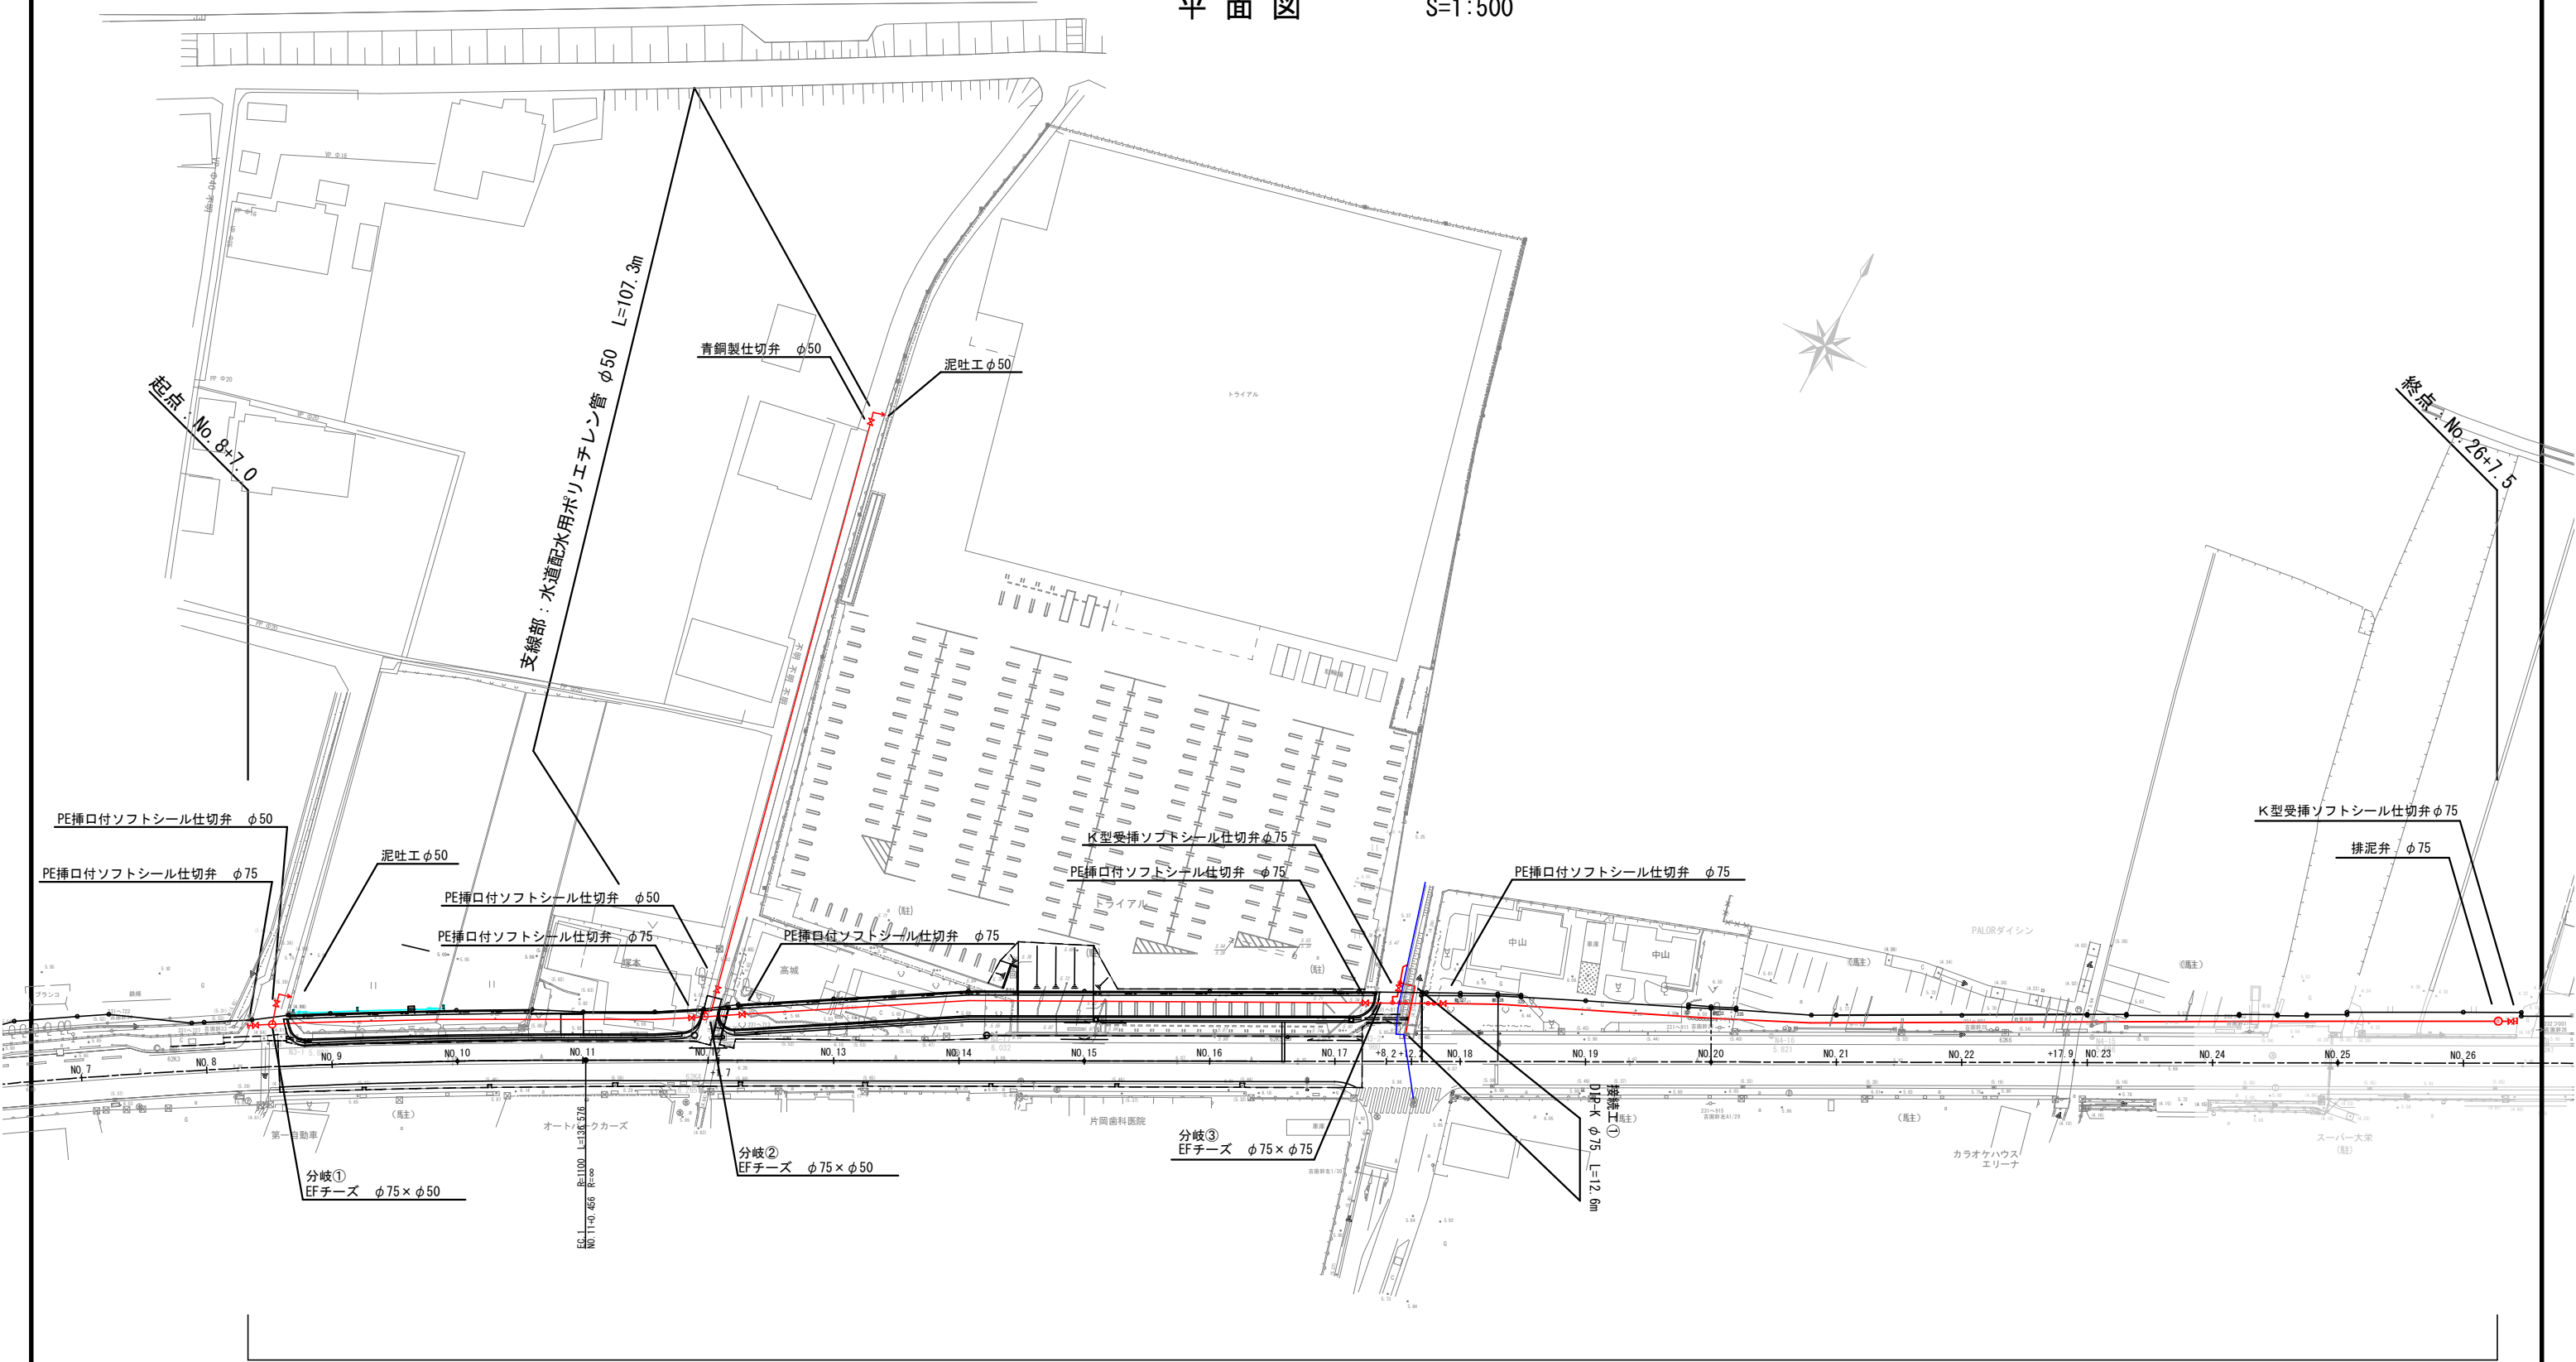


本線部：水道配水用ポリエチレン管 φ75 L=360.5m

工事年度	令和 2 年 度起工 災査定			第 号	工区
工事名	配水管布設工事(上津熊)				工事
工事箇所	行橋 町 郡 村	大字上津熊 地内			
図面名	平 面 図				
縮 尺	図示	図面番号	全	葉之内	号
事務所名	行橋市環境水道部上水道課				
認 可	当 初	認 可	当 初	査 定	
可 第 回変更		可 第 回変更			

NONSCALE

本線部

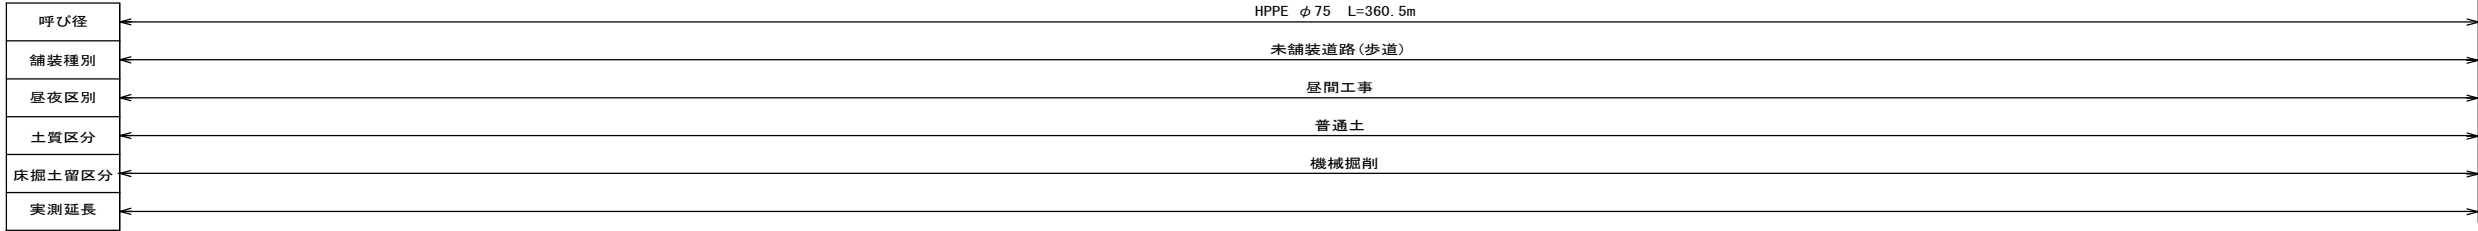


工事年度	令和 2 年 度起工 災害定		第 号	工 区
工事名	配水管布設工事（上津熊）			工事
工事箇所	行橋 町 郡 村	大字上津熊 地内		
図面名	配管路図(1)			
縮 尺	図示	図面番号	全 葉之内	号
事務所名	行橋市環境水道部上水道課			
認 可	☐ 当 ☐ 第 回変更	初	認 可	☐ 当 ☐ 第 回変更
			査 定	☐

配管略図(2)

NONSCALE


上津熊

分岐①

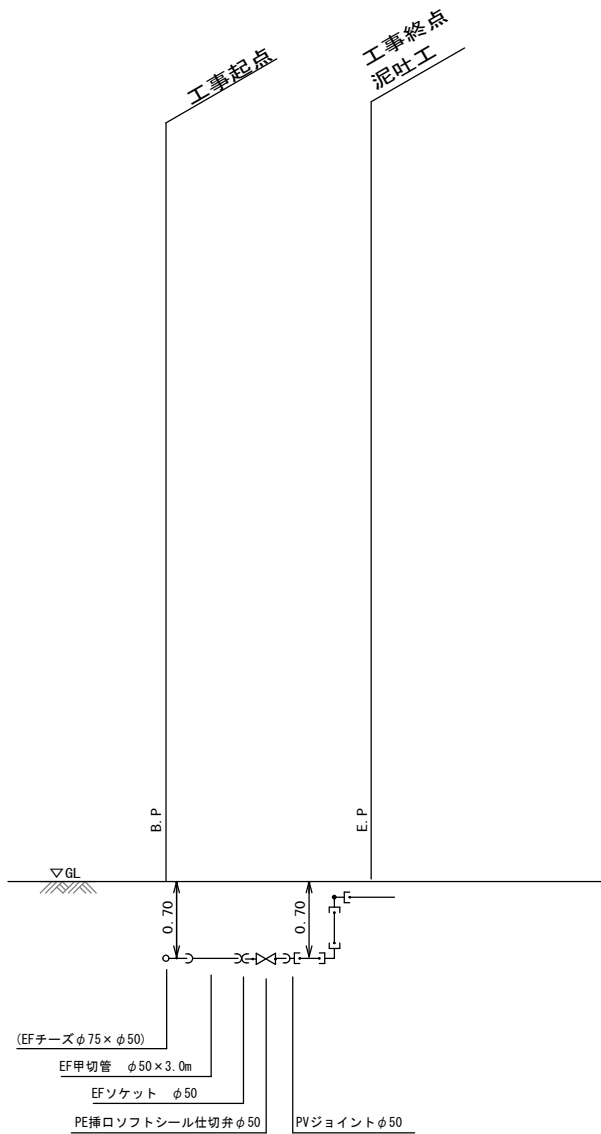


分岐②

支線部

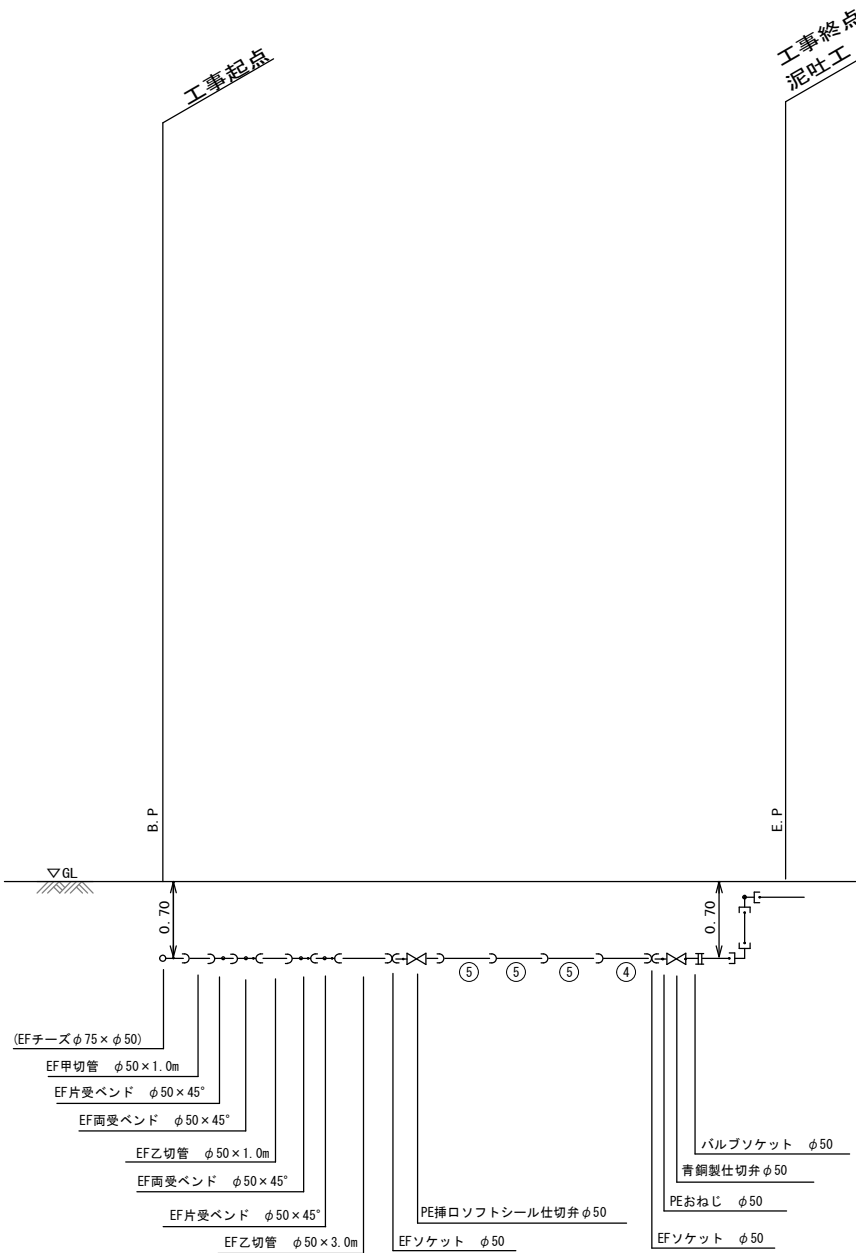


呼び径	HPPE φ50	HIVP φ50
舗装種別	L=105.8m As道路(現道)	L=1.5m
昼夜区別	昼間工事	
土質区分	普通土	
床掘土留区分	機械掘削	
実測延長		

分岐③

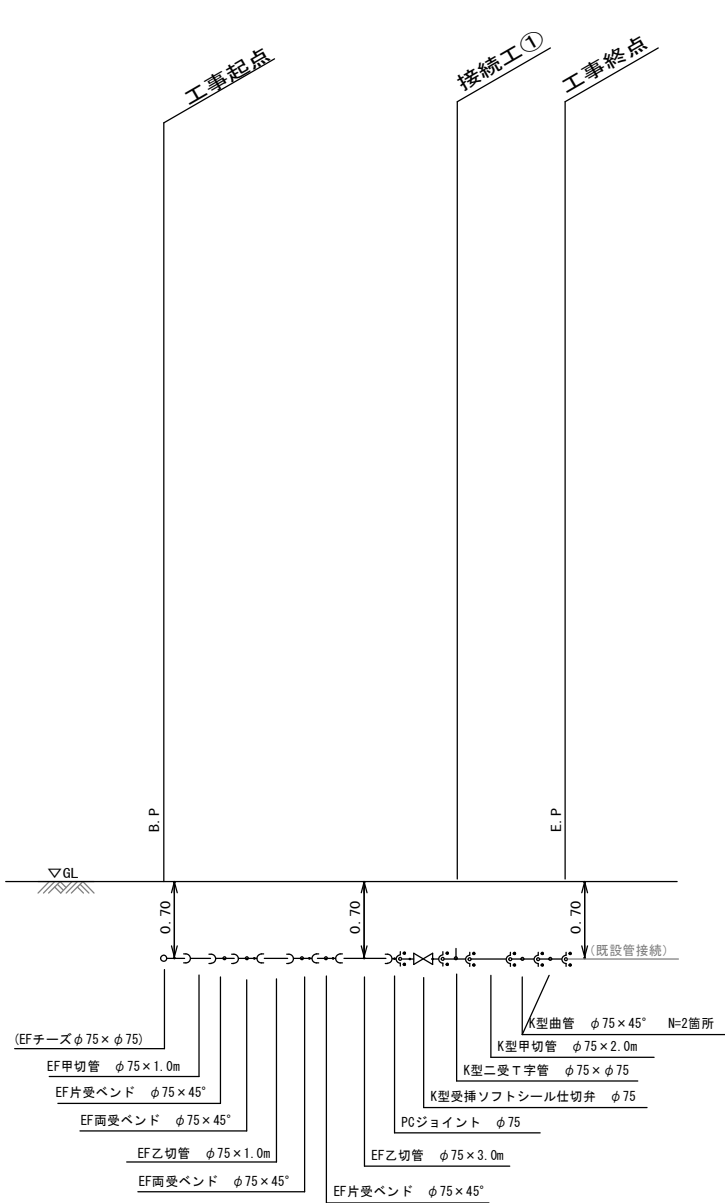

呼び径	HPPE φ75	DIP φ75
舗装種別	L=6.6m As道路(現道)	L=3.5m
昼夜区別	昼間工事	
土質区分	普通土	
床掘土留区分	機械掘削	
実測延長		

接続工①

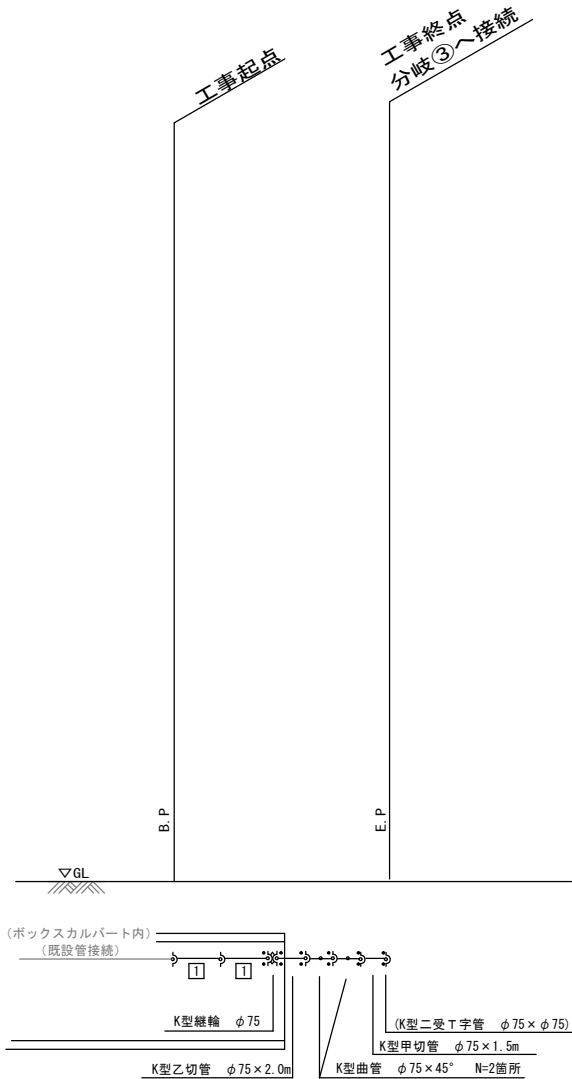

呼び径	DIP φ75
舗装種別	L=12.6m As道路(現道)
昼夜区別	昼間工事
土質区分	普通土
床掘土留区分	機械掘削
実測延長	

工事年度	令和 2 年	度初工 災害定	第 号	工 区
工事名	配水管布設工事(上津熊)			工 事
工事箇所	行橋 町 大字上津熊 地内			
図面名	配管略図(2)			
縮 尺	図示	図面番号	全 葉之内	号
事務所名	行橋市環境水道部上水道課			
認 可	当 初 第 回変更	認 可	当 初 第 回変更	査 定 □

給 水 平 面 図 S=1:500




①	②	③	④	⑤	⑥
1	2	3	4	5	6
φ 20	φ 20	φ 20	φ 20	φ 20	φ 40
2. 0m	2. 0m	2. 0m	2. 0m	2. 0m	2. 0m
φ 50	φ 50	φ 50	φ 75	φ 75	φ 75
直結まで交換	直結まで交換	直結まで交換	直結まで交換	直結まで交換	道路つなぎ

凡 例	
No	
給水口径	
公道内距離	
本管口径	
つなぎ方	

工事年度	令和 2 年 度 配 工 第 号 工 区 災査定		
工事名	配水管布設工事(上津熊)		工事
工事箇所	行橋 町 市 村	大字上津熊 地内	
図面名	給 水 平 面 図		
縮 尺	図示	図面番号	全 葉之内 号
事務所名	行橋市環境水道部上水道課		
認 可	当 初	認 可	第 回変更
認 可	第 回変更	認 可	第 回変更
認 可	第 回変更	認 可	第 回変更

給水仕様図 A3: NONSCALE

上津熊

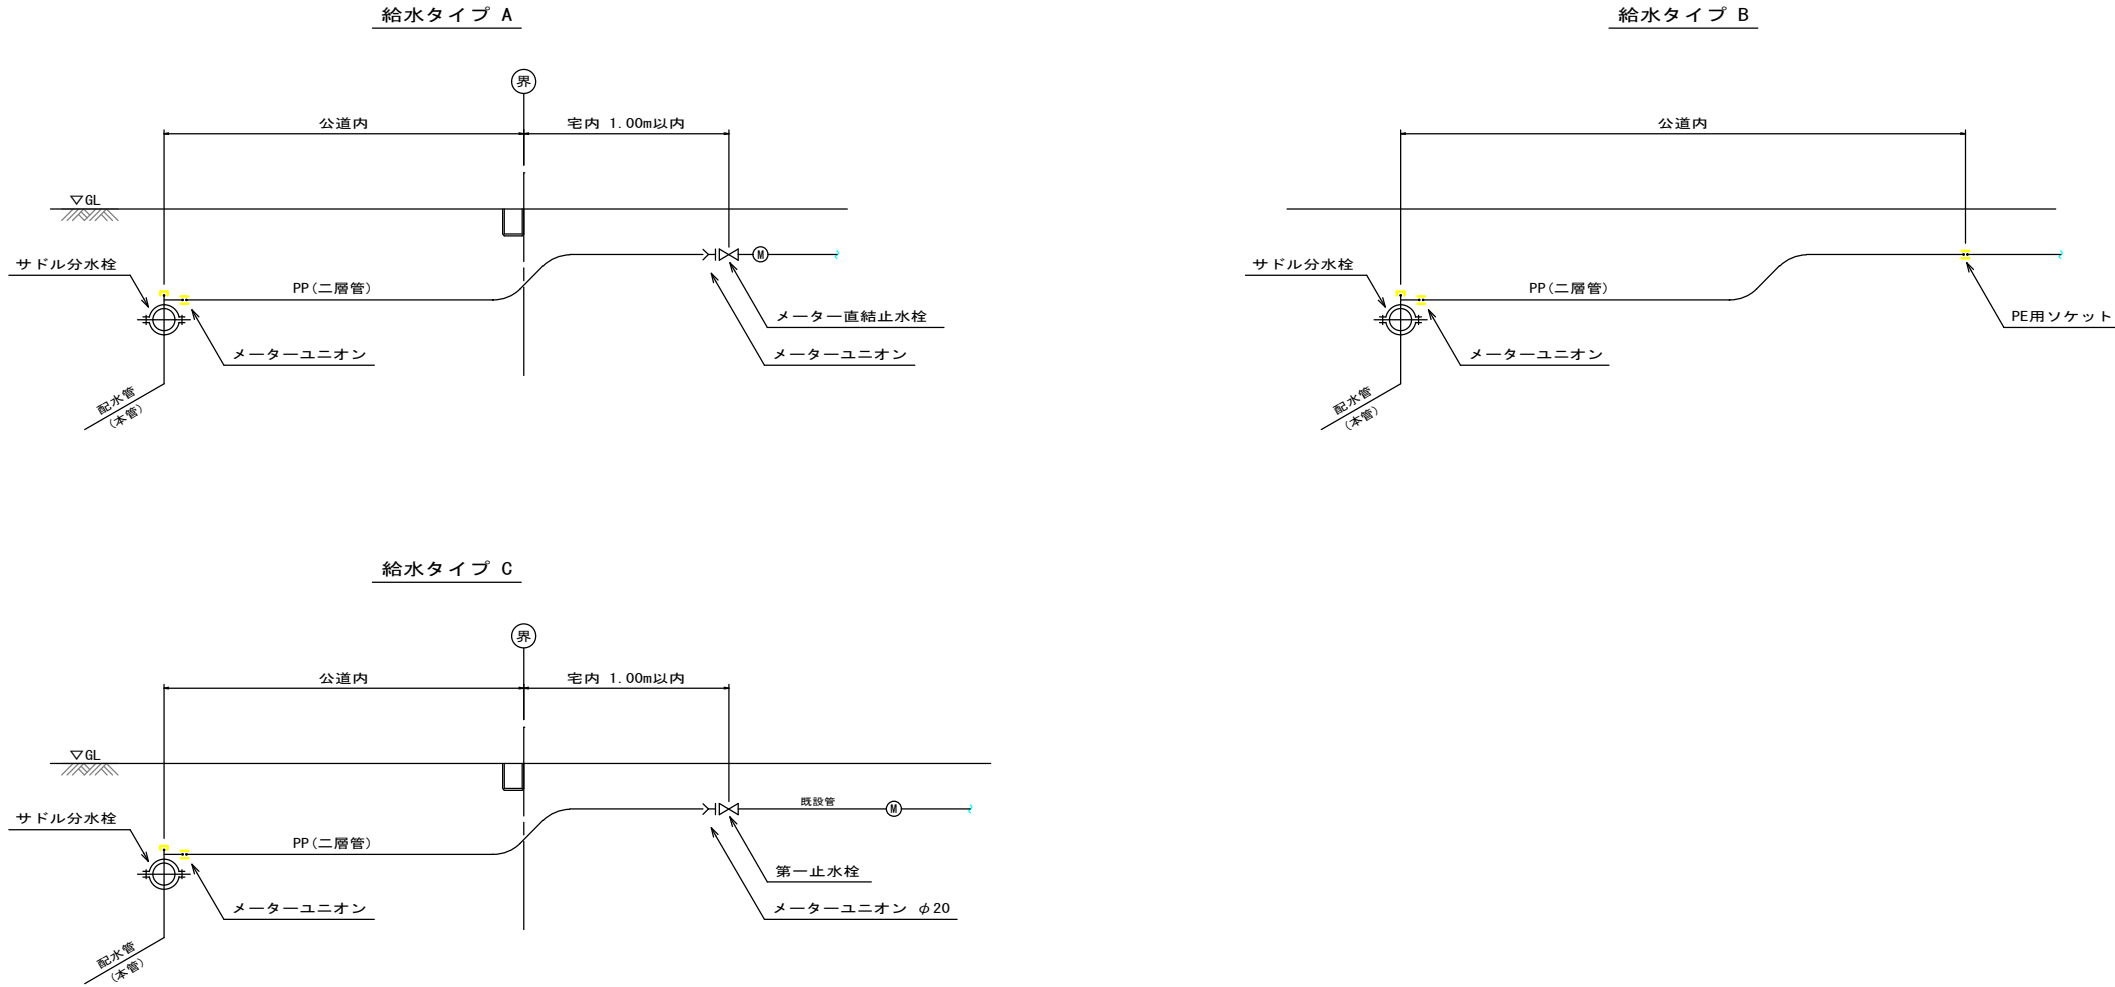


給水番号	氏 名	給水 タイプ	本管口径 (mm)	給水口径 (mm)	サドル 分水栓	メーター ユニオン	P E ソケット	止水栓	P E 延長 (m)	公道内距離 (m)	舗装切断 (m)	舗装面積 (㎡)
1	末松	A	50	20	サドルφ50×φ20	φ20×2		φ20×13	2.0	1.0	2.0	0.5
2	佐田	A	50	20	サドルφ50×φ20	φ20×2		φ20×13	3.0	1.0	2.0	0.5
3	塚本	A	50	20	サドルφ50×φ20	φ20×2		φ20×13	2.0	1.0	2.0	0.5
4	中山	A	75	20	サドルφ75×φ20	φ20×2		φ20×13	3.0	1.0		
5	中山	A	75	20	サドルφ75×φ20	φ20×2		φ20	3.0	1.0		
6	ダイシン	B	75	40	割 T 字φ75×φ40	PEおねじ φ40	HILA φ40		1.0	1.0		
合計：10箇所					φ50×φ20 (HPPE用サドル) 合計：3個 φ75×φ20 (HPPE用サドル) 合計：2個 φ75×φ40 (HPPE用割 T 字 S S 型) 合計：1個	φ20 合計：10個 PEおねじ φ40 合計：1個	HILA φ40 合計：1個	φ20×13 合計：4個 φ20 合計：1個	φ20 L=13.0m φ40 L=1.0m		L=6.0m	A=1.5㎡

工事年度	令和 2 年		度起工 災査定	第 号	工 区
工事名	配水管布設工事（上津熊）				工 事
工事箇所	行橋	市	町	大字上津熊	地 内
図面名	給水仕様図				
縮 尺	図示	図面番号	全	葉之内	号
事務所名	行橋市環境水道部上水道課				
認 可	当 初 第 回変更	認 可	当 初 第 回変更	査 定 □	


標準断面図 S=1:50

単路部

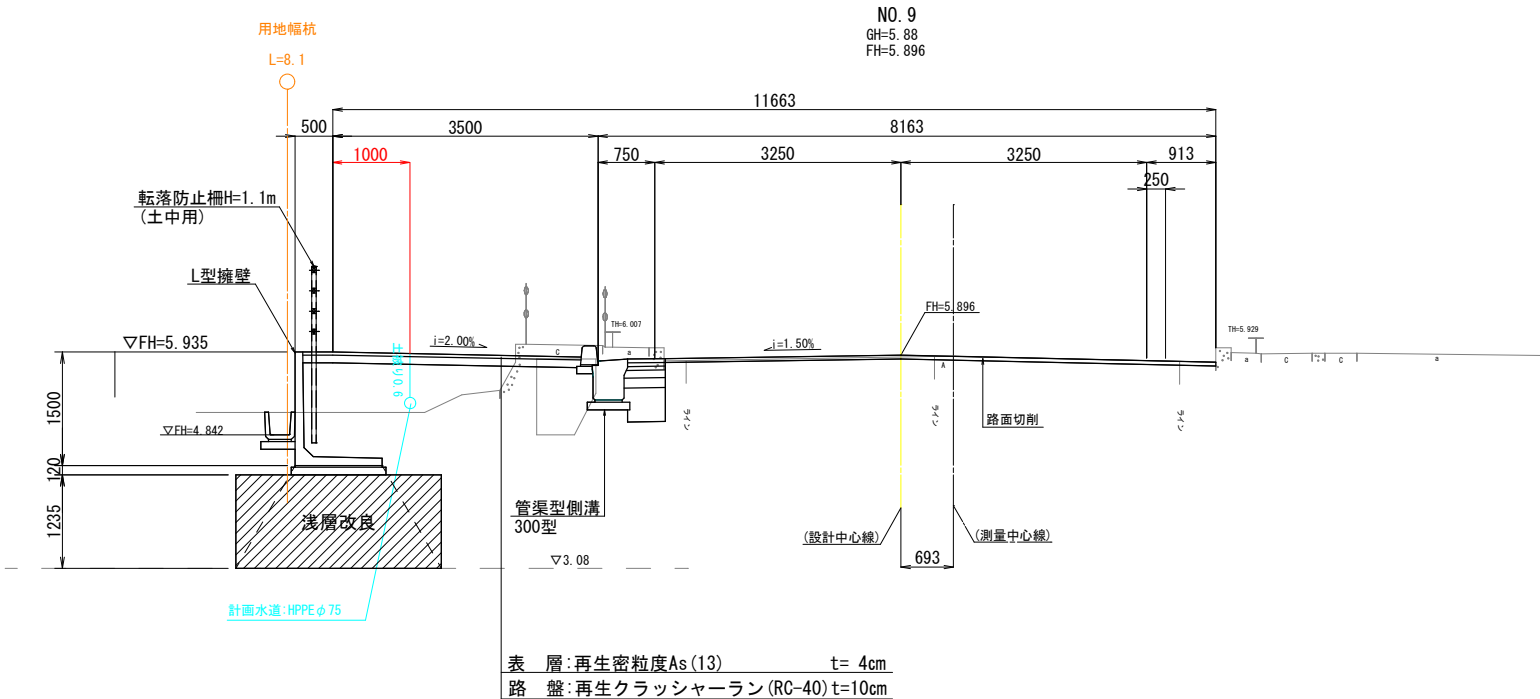


DL=0.00

交差点部

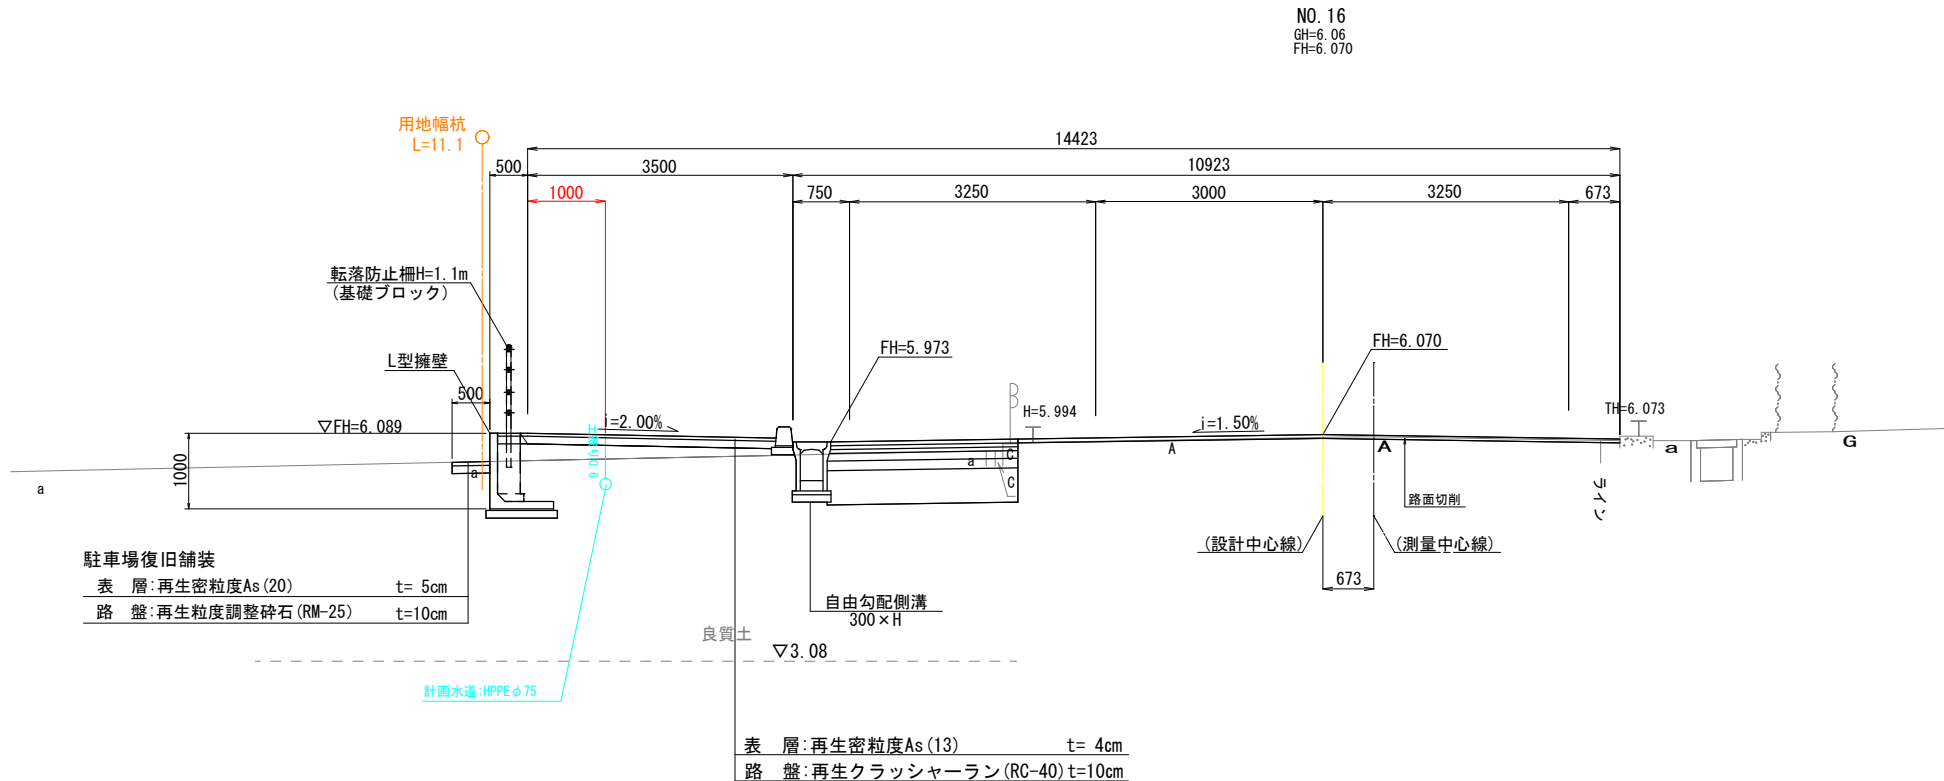


DL=0.00


乗入Ⅰ型 (乗用・小型貨物自動車)

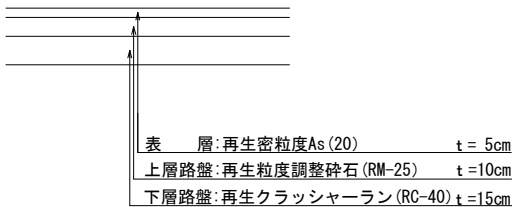


乗入Ⅲ型 (大型及び中型貨物自動車)

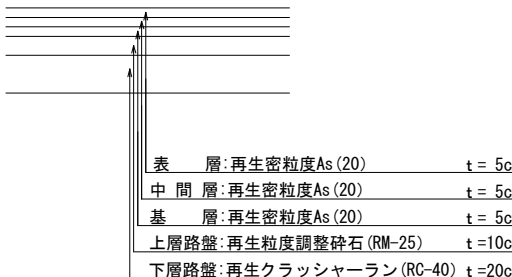

駐車場復旧舗装

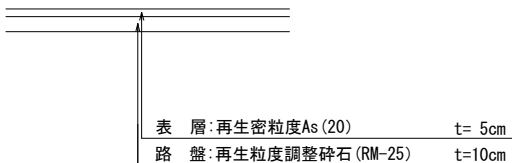

切削オーバーレイ

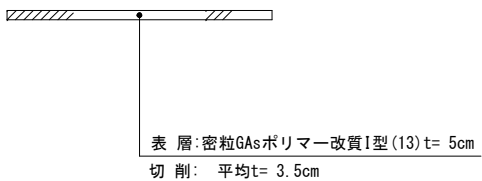


工事名	配水管布設工事 (上津熊)		
図面名	標準断面図		
作成年月日	令和 年 月 日		
縮尺	S=1:50	図面番号	業之内
会社名			
事業者名	九州地方整備局 北九州国道事務所		

掘削・復旧断面図

上津熊


国道部

掘削断面図

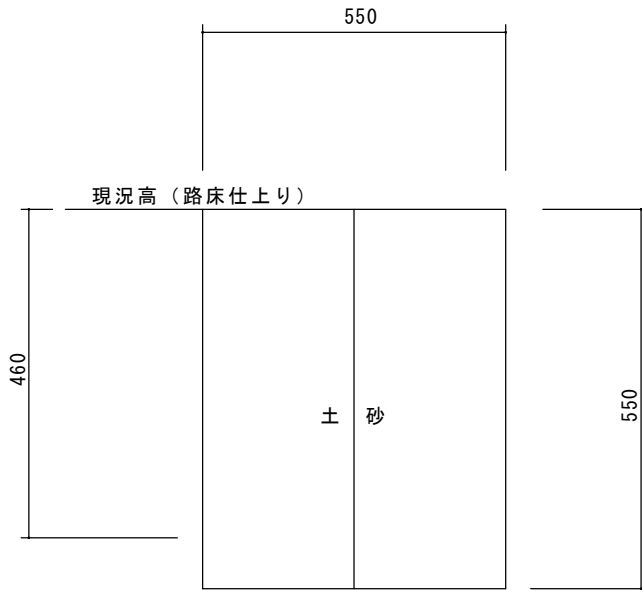


復旧断面図

歩道部

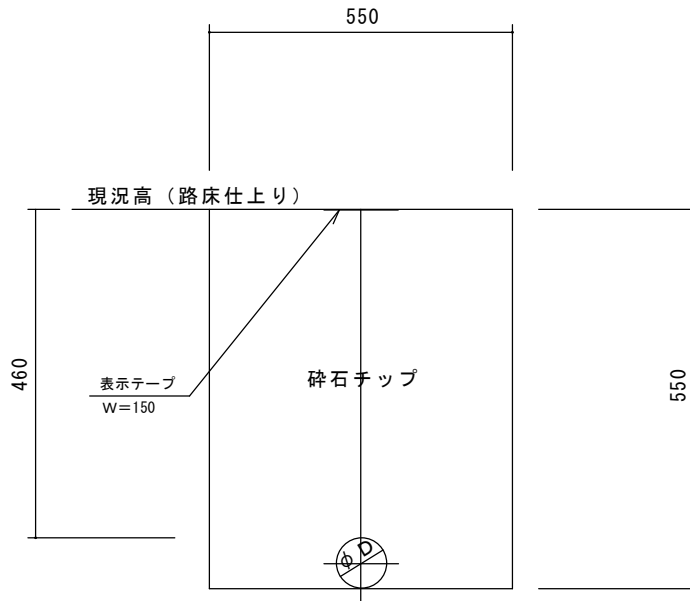


掘削断面図

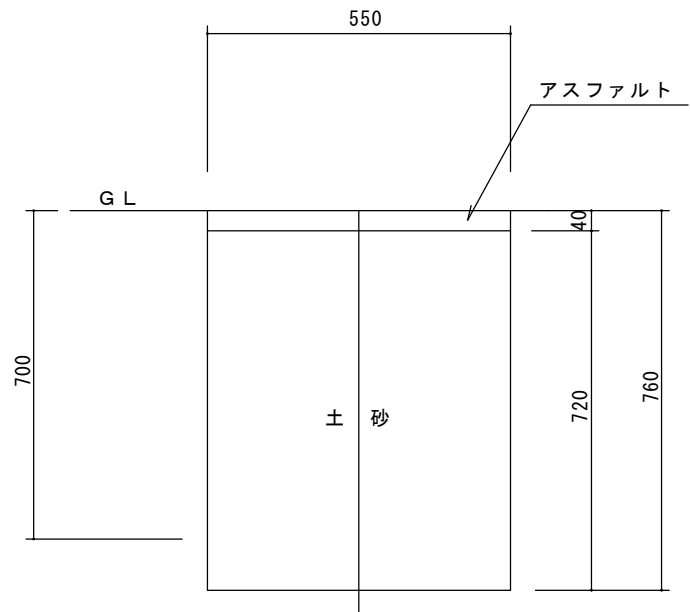

舗装復旧断面図

車道部

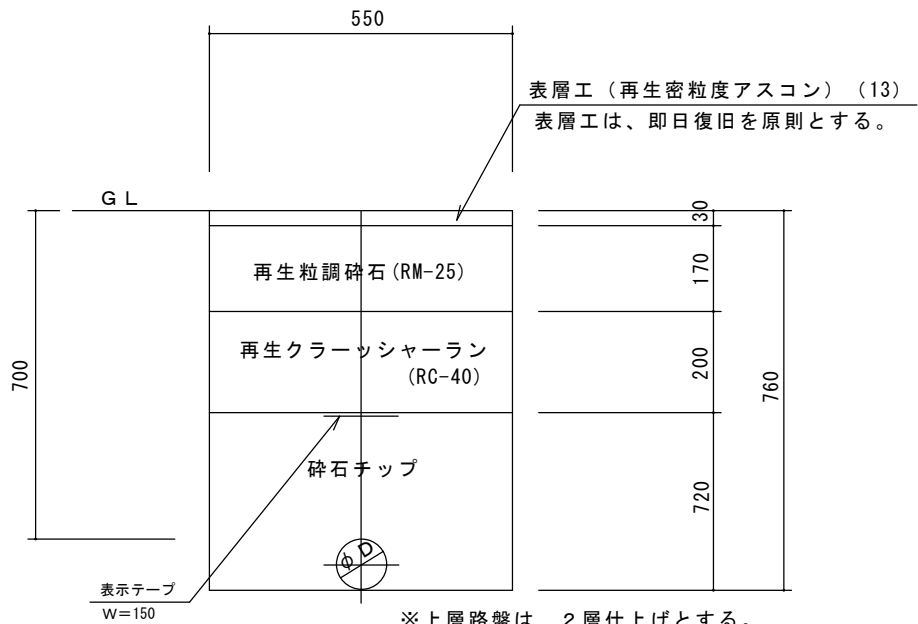



※上層路盤は、2層仕上げとする。
（1層あたり：150mm未満）

※未舗装部分は上層路盤厚を200mmとし、仮舗装は行わない。

工事年度	令和 2 年		度起工 災査定	第 号	工区
工事名	配水管布設工事（上津熊）				工事
工事箇所	行橋	町 郷	大字上津熊	地内	
図面名	掘削・復旧断面図				
縮 尺	図示	図面番号	全	葉之内	号
事務所名	行橋市環境水道部上水道課				
認 可	当 初	認 可	当 初	査 定	
可 第 回変更	可 第 回変更	可 第 回変更	可 第 回変更		



仕切弁室詳細図

上津熊

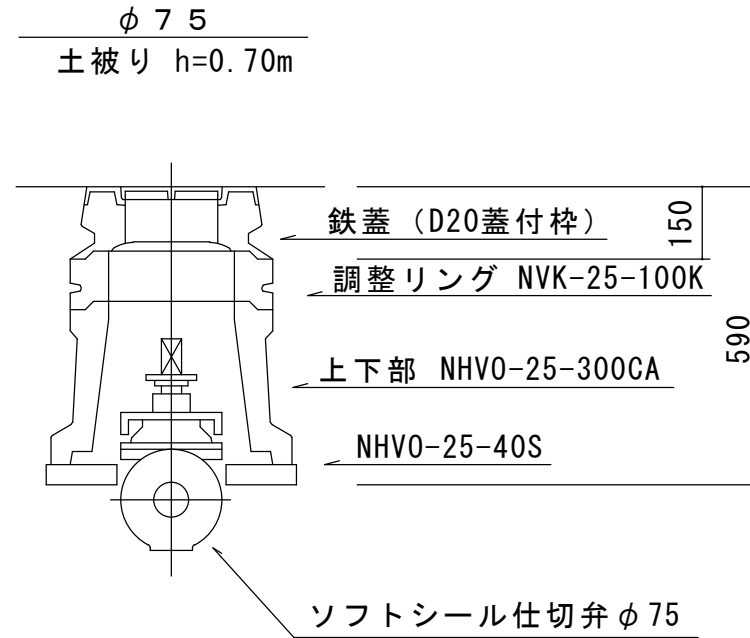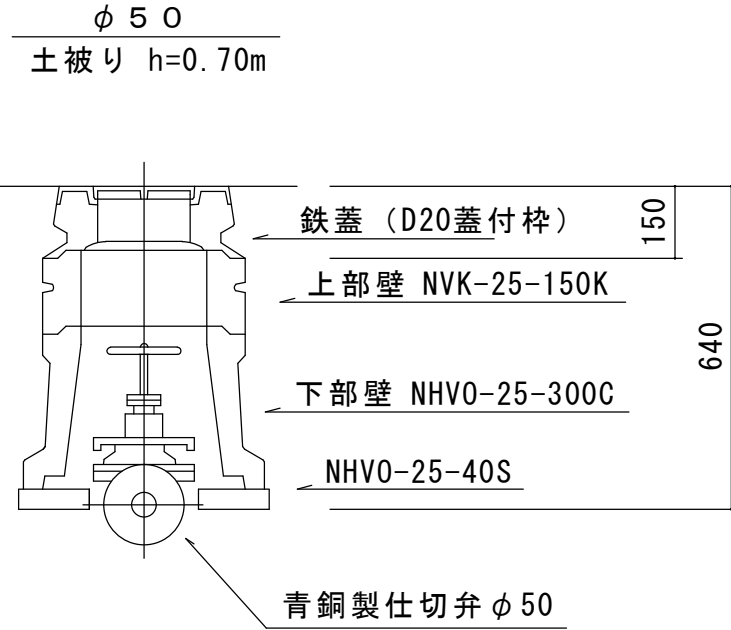

排泥弁室詳細図

土被り h=0.70m

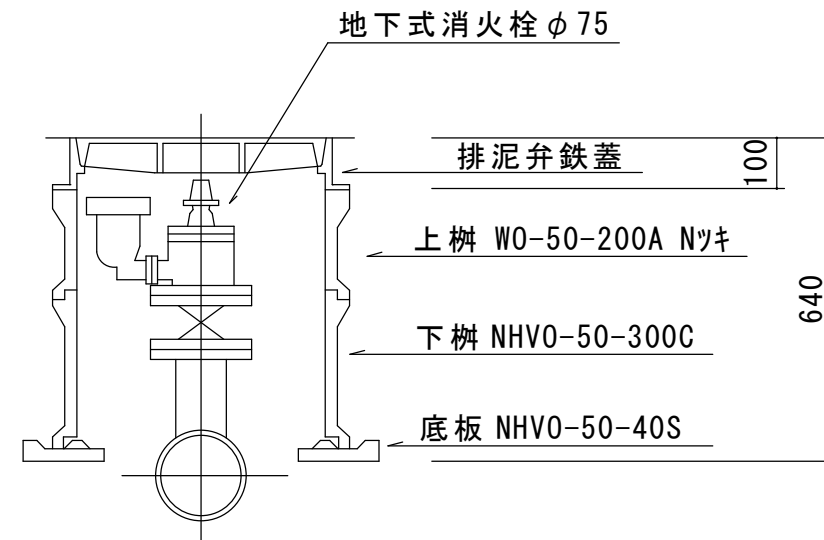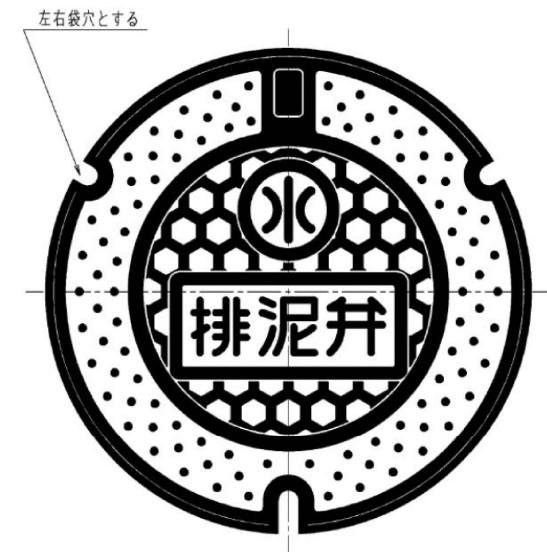

工事年度	令和 2 年		度起工 災査定	第 号	工区
工事名	配水管布設工事（上津熊）				工事
工事箇所	行橋	市	大字上津熊	地内	
図面名	仕切弁室・消火栓室詳細図				
縮 尺	図示	図面番号	全	葉之内	号
事務所名	行橋市環境水道部上水道課				
認 可	当 初 第 回変更	認 可	当 初 第 回変更	査 定 査 定	

工事年度	令和 2 年	度起工 災害定	第 号	工区
工事名	配水管布設工事（上津熊）			工事
工事箇所	行橋	町	大字上津熊	地内
図面名	仮設平面図			
縮 尺	1/250	図面番号	全	葉之内 号
事務所名	行橋市環境水道部上水道課			
認 可	☐ 当 初	認 可	☐ 当 初	☐ 査 定
	☐ 第 回変更		☐ 第 回変更	☐

仮設平面図

S=1/250

仮設給水管 φ25 L=1m
サドル分水栓 φ50×φ25

仮設給水管 φ25 L=1m
サドル分水栓 φ50×φ25

仮設配水管 φ75 L=50m(開渠部露出)

仮設配水管 φ75 L=80m(暗渠部添架)

割T字管 φ75×φ75(V型)
(仕切弁BOX h=590)

ストッパーφ75
(仕切弁BOX h=590)

泥吐工
チーゾφ75×φ50
青銅製仕切弁 φ50

VP管切断 φ40×2
ISキャップ φ40×2

鋳鉄管切断 φ75×2
メカ帽 φ75
メカ栓 φ75

割T字管 φ100×φ75(V型)
(仕切弁BOX h=1090)

