


位置図

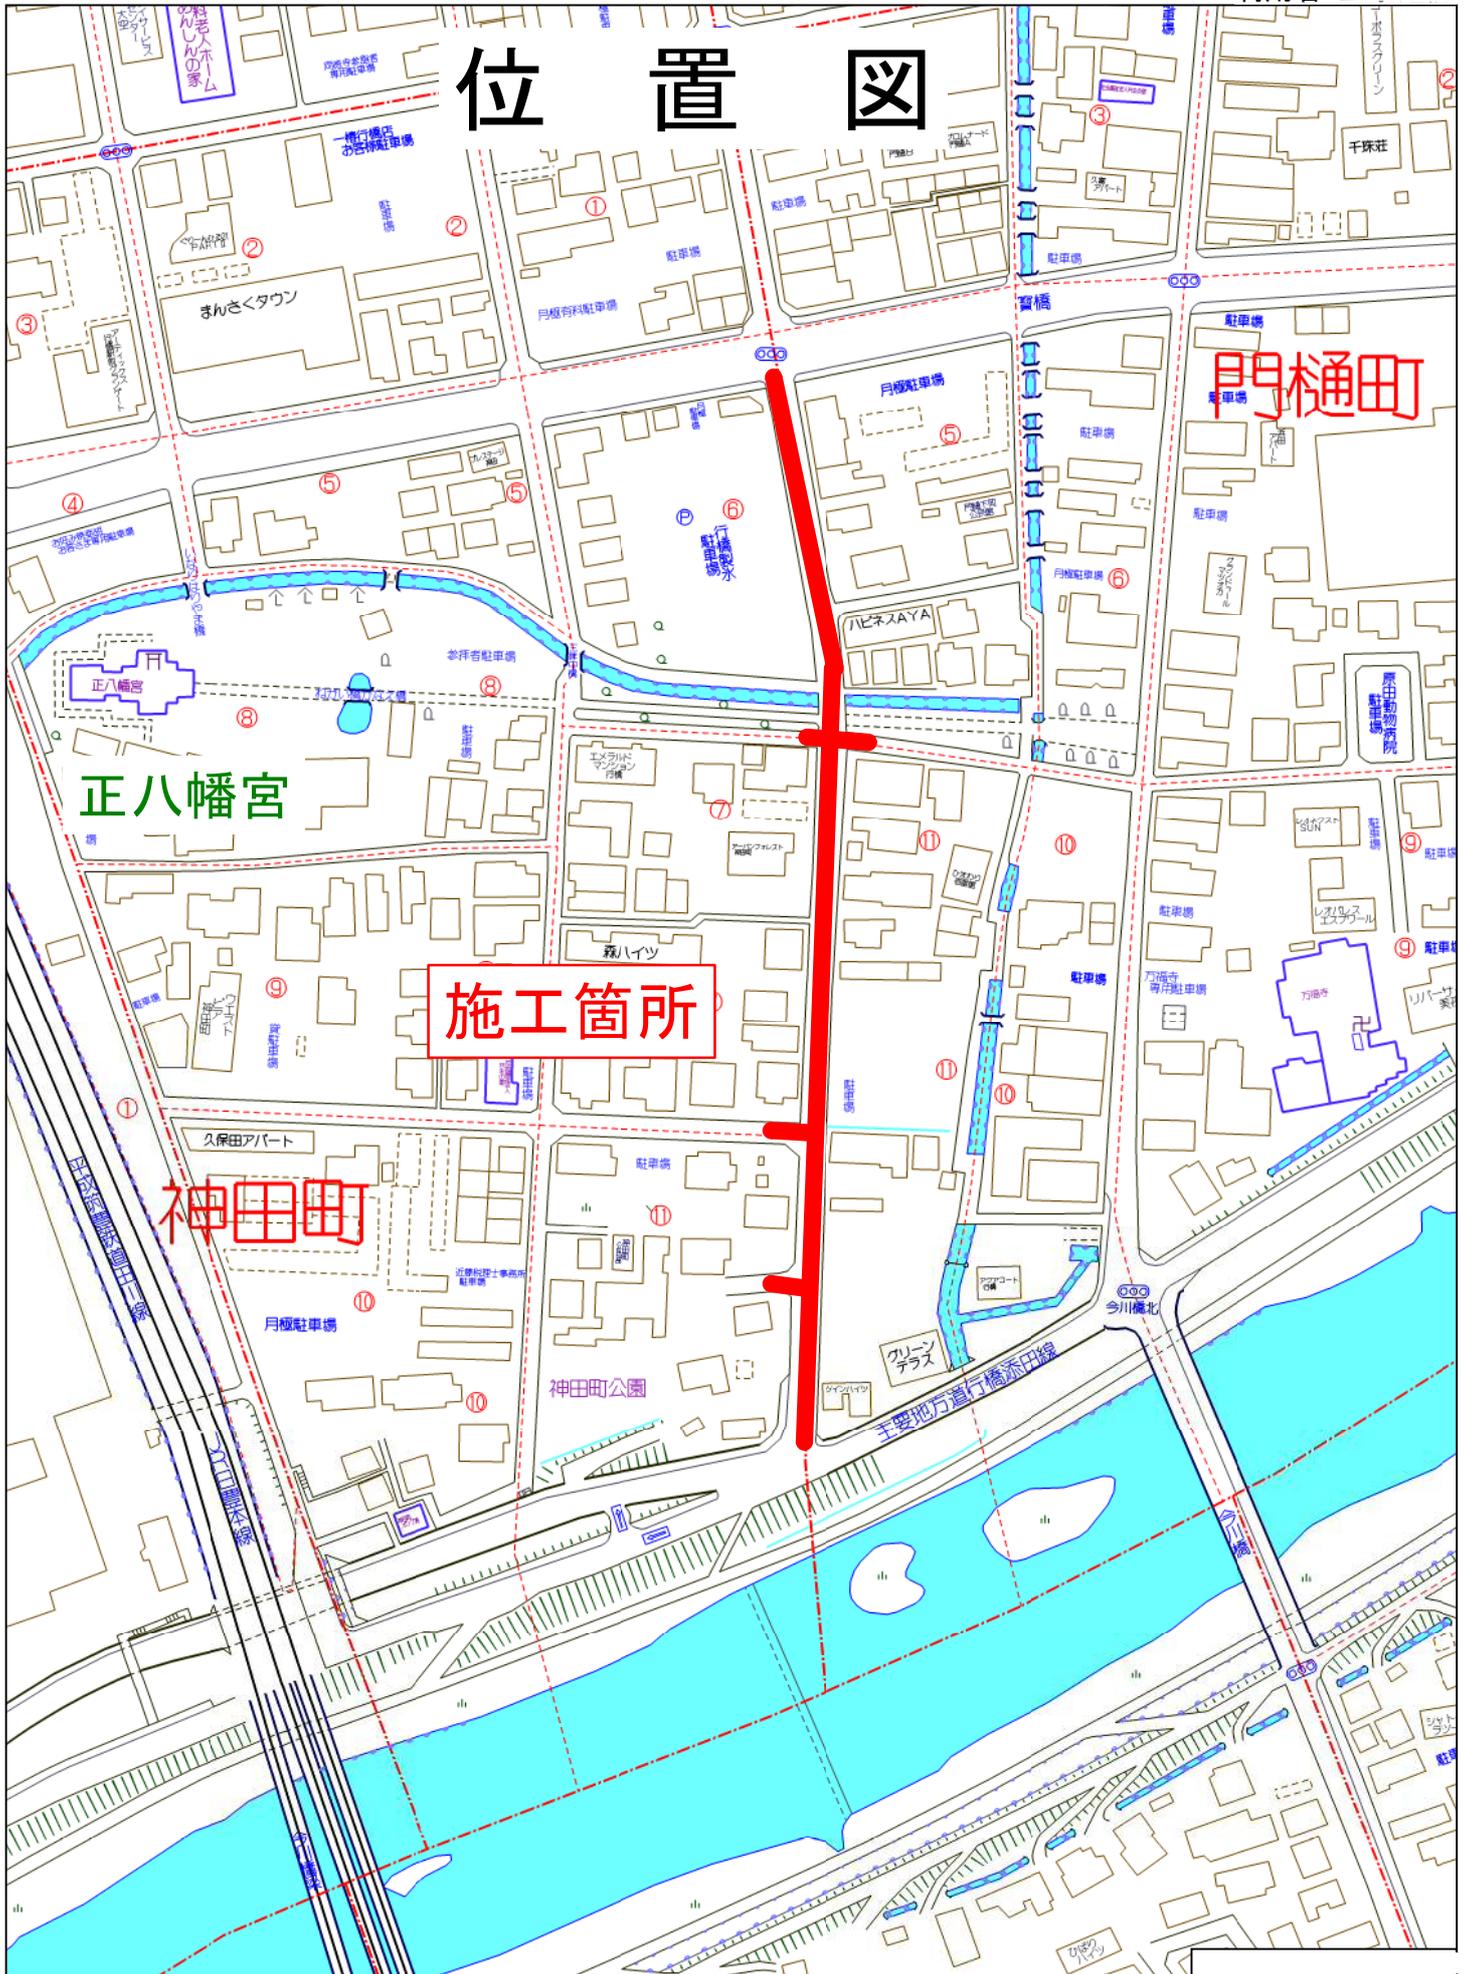

正八幡宮

施工箇所

神田町

門通町


工事年度	令和 3 年 度 配 工 第 号 工 区
工事名	配水管布設替工事(神田町) 工事
工事箇所	行橋 町 神田町 地内
図面名	平面図
縮尺	1/1000 図面番号 全 業之内 号
事務所名	行橋市環境水道部上水道課
認 可	<input type="checkbox"/> 当 初 <input type="checkbox"/> 第 回変更
認 可	<input type="checkbox"/> 当 初 <input type="checkbox"/> 第 回変更
認 可	<input type="checkbox"/> 査 定 <input type="checkbox"/>



平面図 A3 : S=1/1000

工事長 L=312.1m

本線 DIP-Kφ75 L=0.32m DCIPφ75(GX型) L=9.02m HPPEφ75 L=269.39m(278.73m)

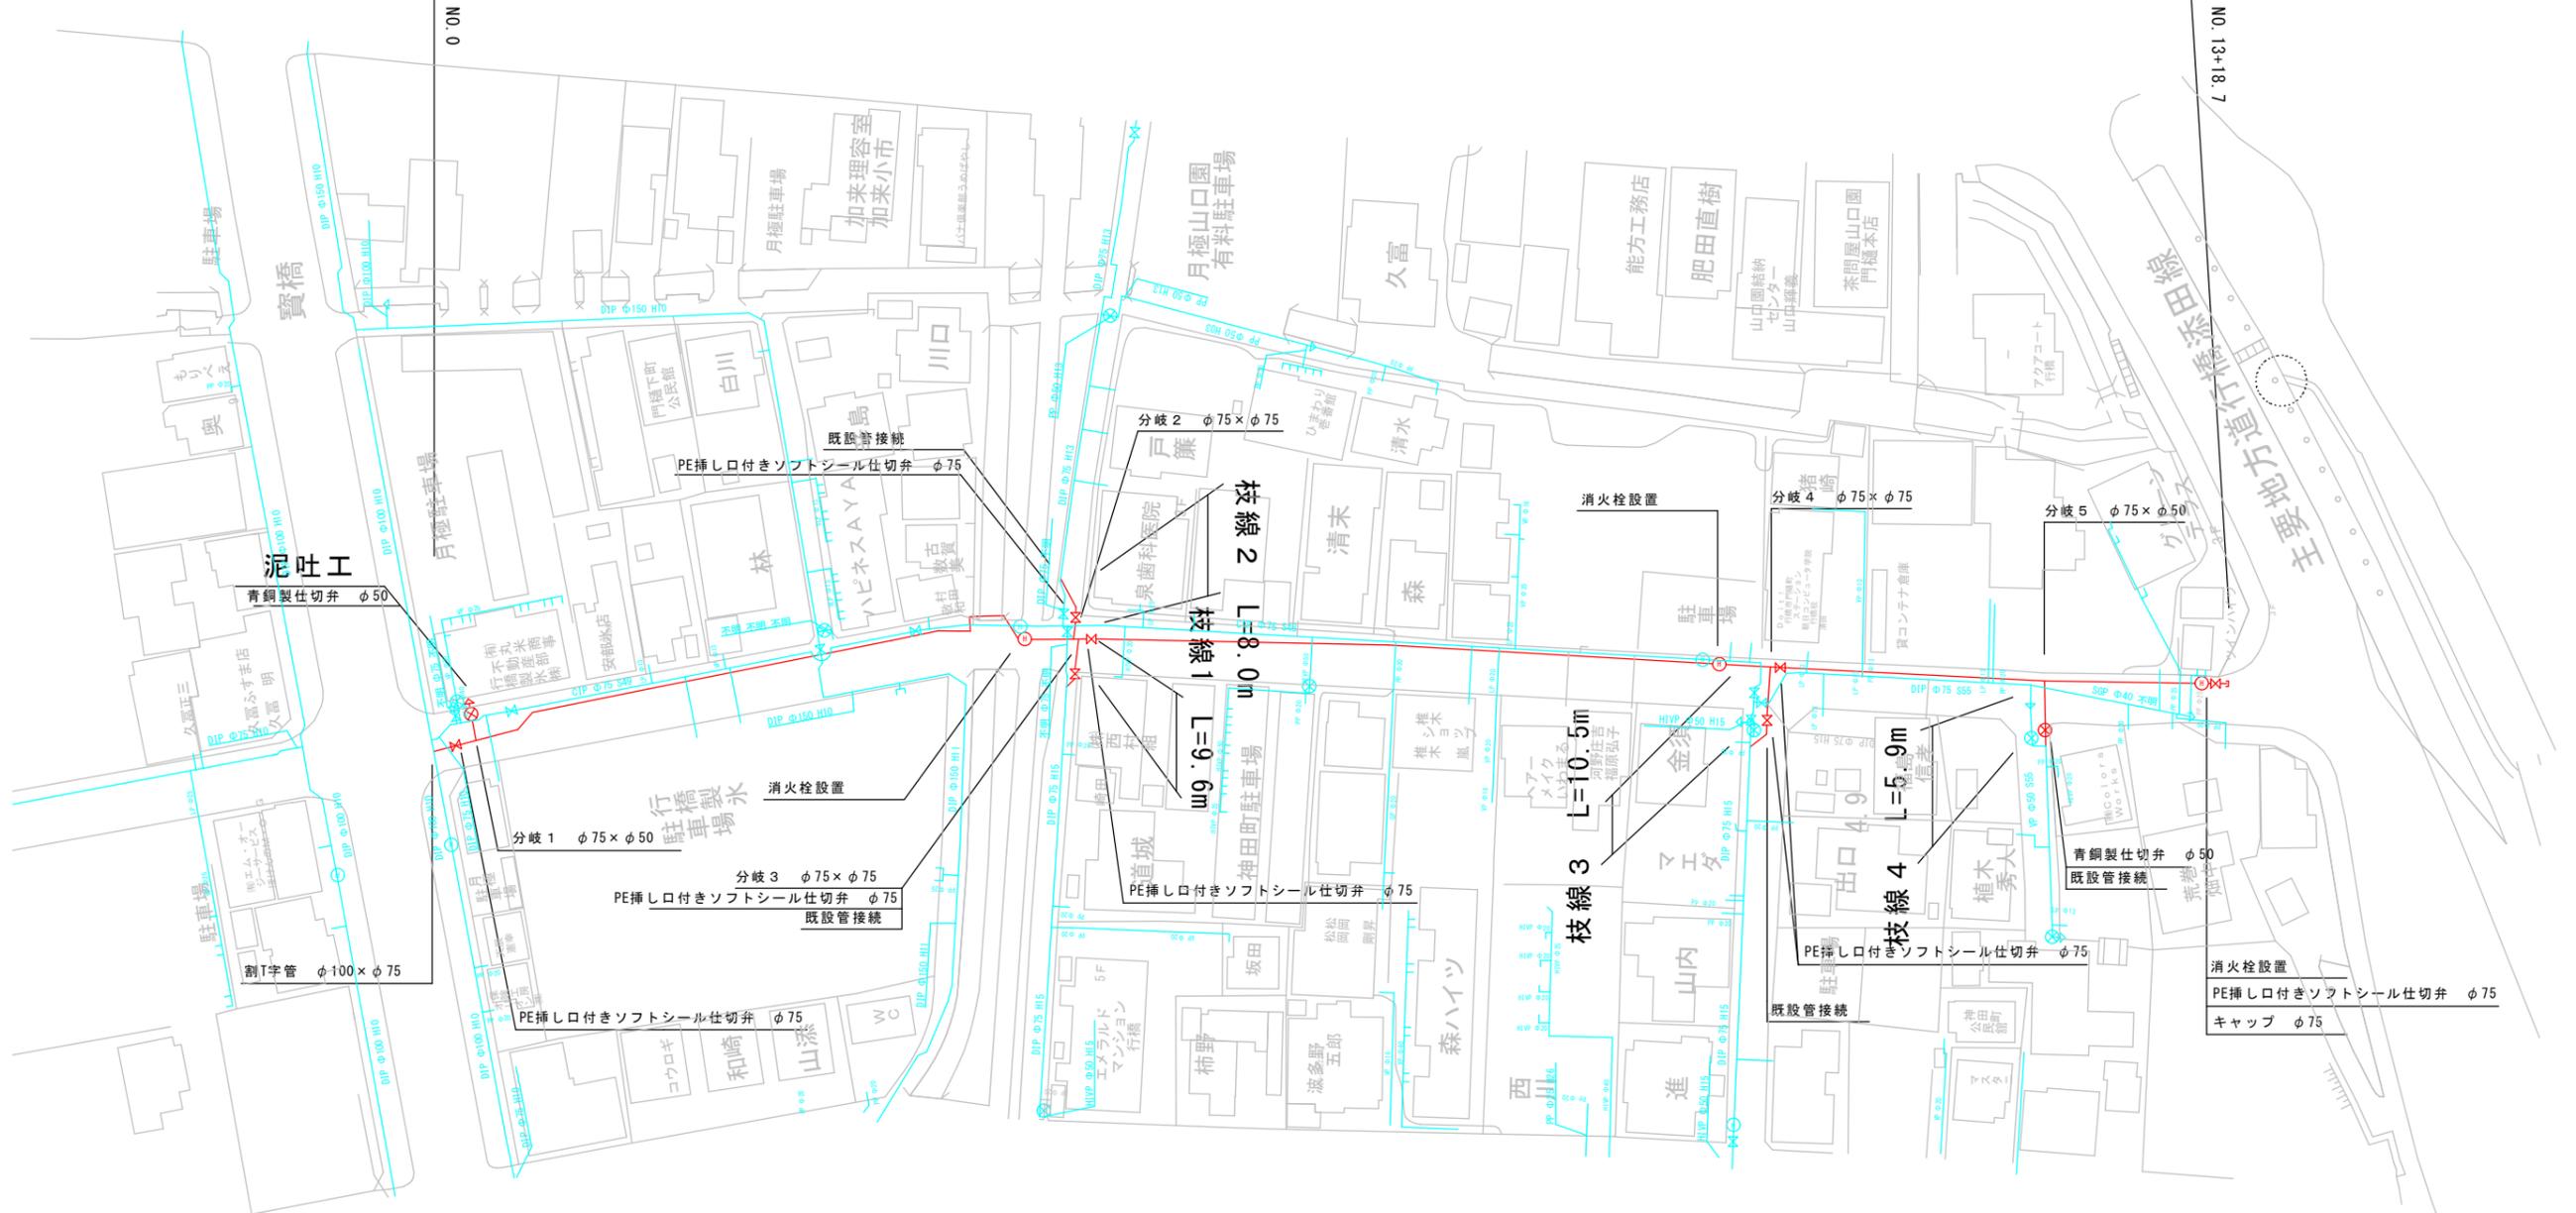

NO.13+18.7

主要地方道行橋添田線


工事年度	令和 3 年	度別工 実費定	第 号	工区
工事名	配水管布設替工事(神田町)			工事
工事箇所	行橋 町	神田町	地内	
図面名	配管略図(1/3)			
縮尺	1	図面番号	全 業之内 号	
事務所名	行橋市環境水道部上水道課			
認 可	<input type="checkbox"/> 当 初	<input type="checkbox"/> 第 回変更	<input type="checkbox"/> 当 初	<input type="checkbox"/> 第 回変更
	<input type="checkbox"/> 査 定			

配管略図(1/3) S=1/FREE

本線(1/2)

凡例



	GX形 継手
	GX形 継手 (ライナ使用)
	G-Link
	挿し口突部
	K形 継手
	EF継手(融着)

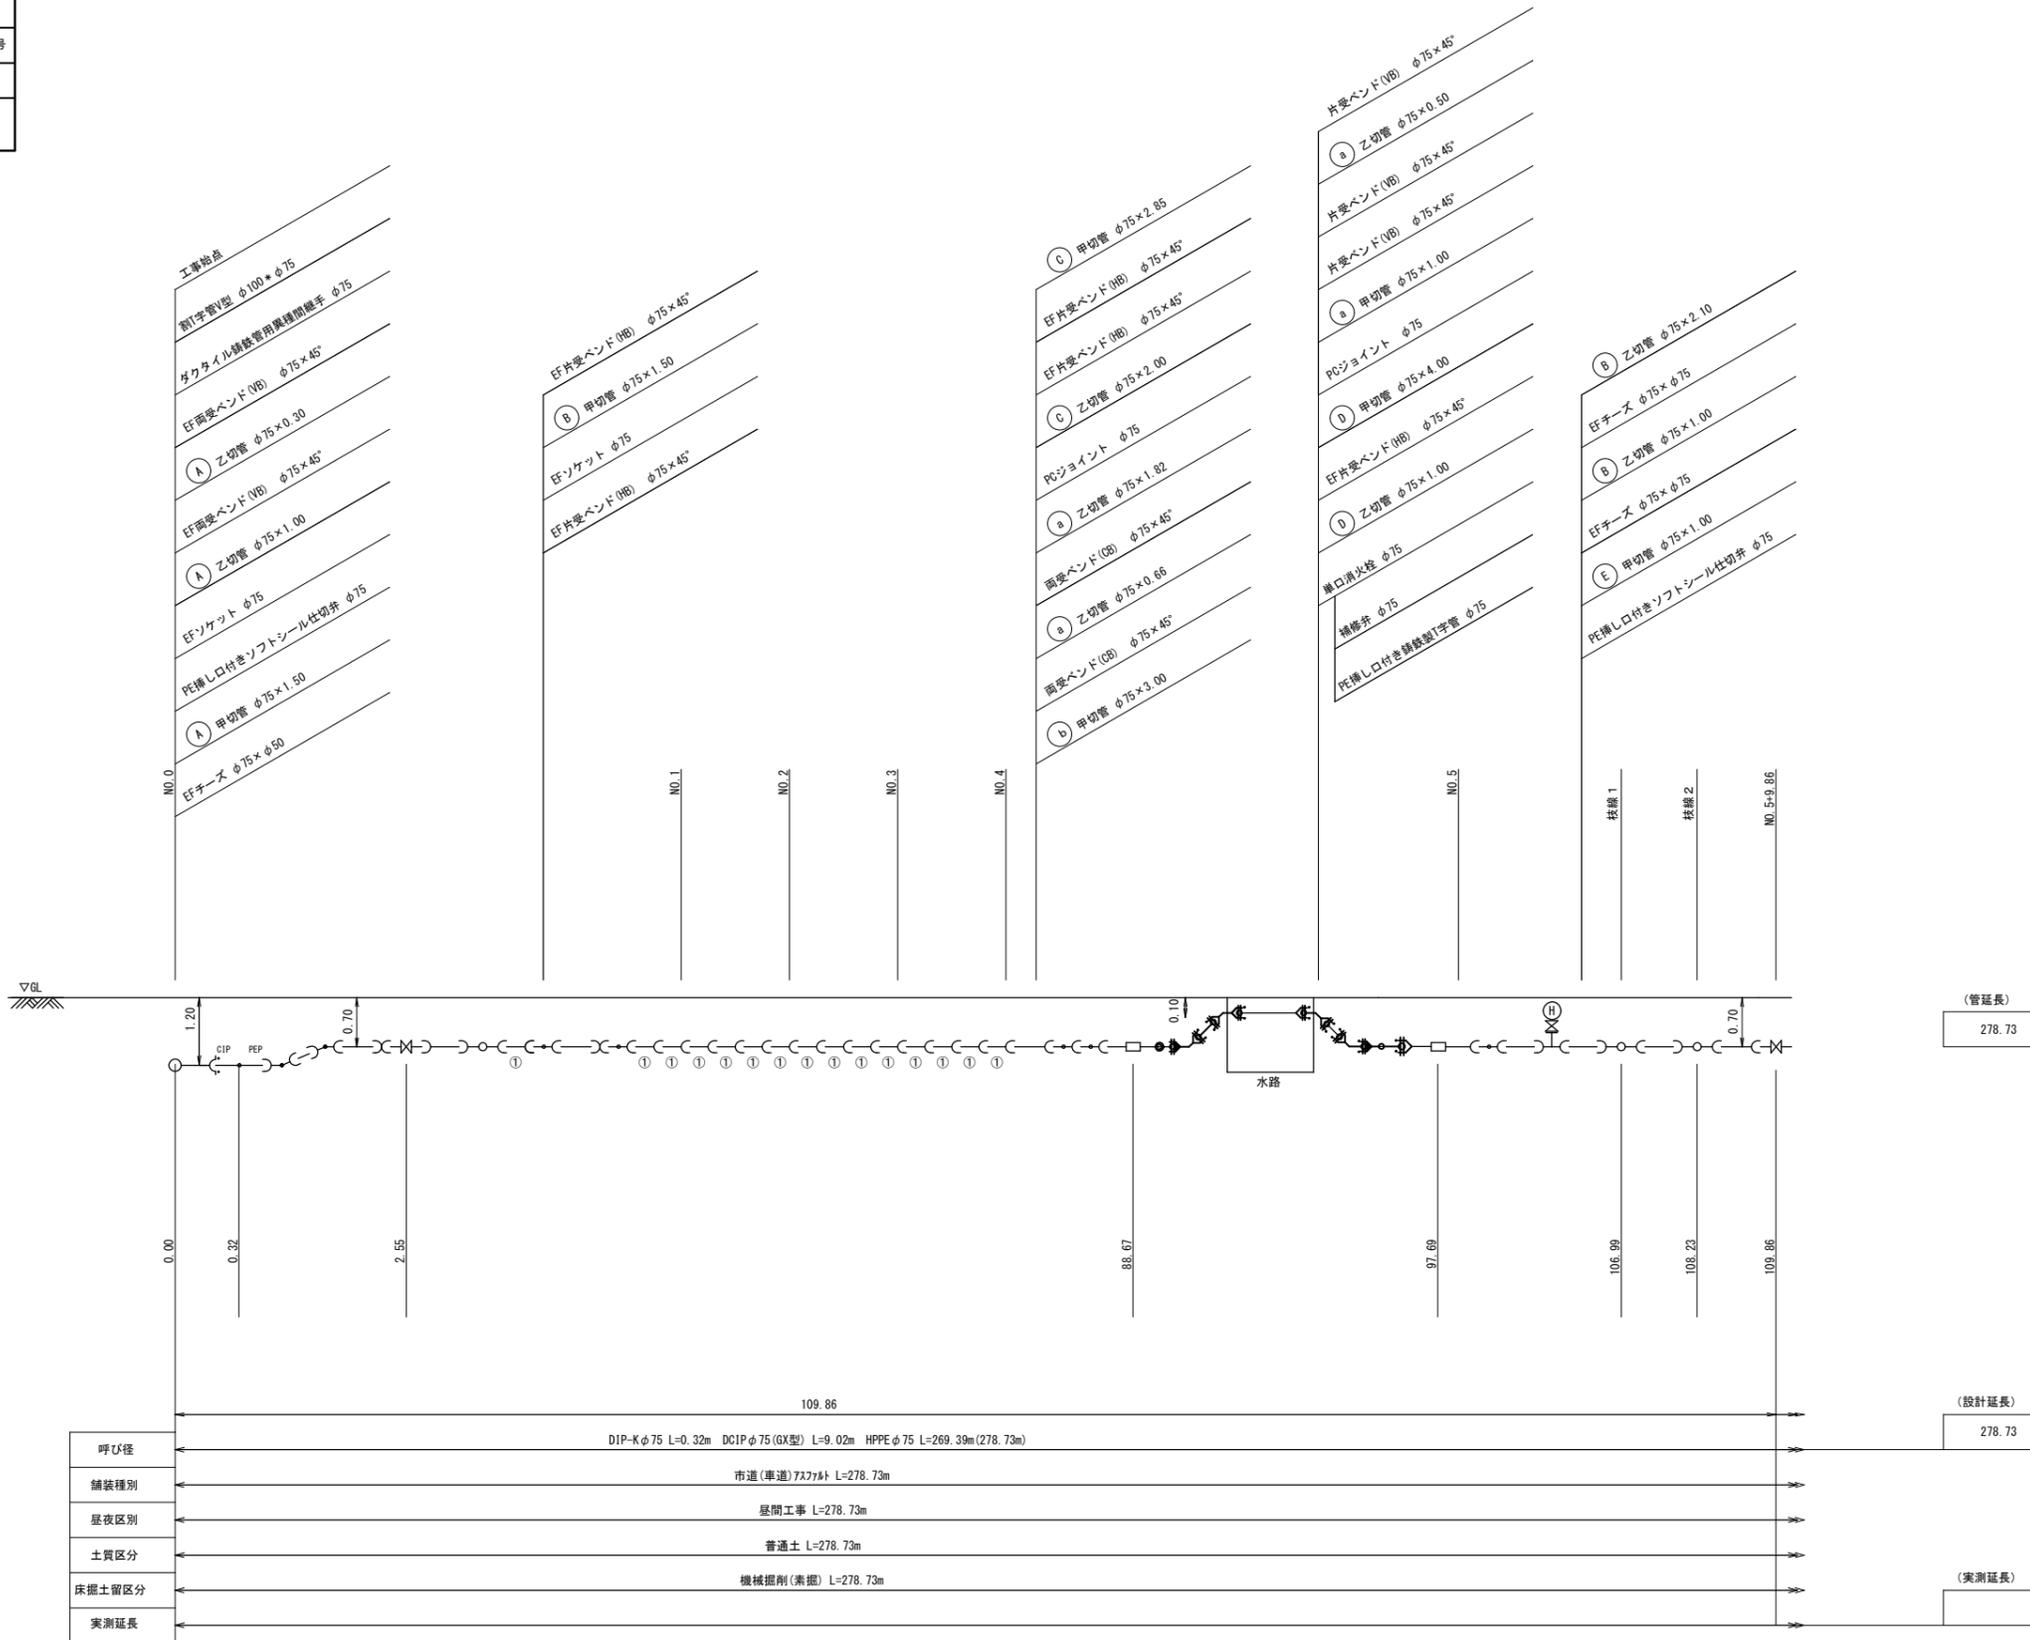



工事年度	令和 3 年 度 配 工 第 号 工 区
工事名	配水管布設替工事(神田町) 工 事
工事箇所	行橋 町 神田町 地内
図面名	配管路図(3/3)
縮 尺	→ 図面番号 全 葉之内 号
事務所名	行橋市環境水道部上水道課
認 可	<input type="checkbox"/> 当 初 <input type="checkbox"/> 第 回変更
	<input type="checkbox"/> 当 初 <input type="checkbox"/> 第 回変更
	<input type="checkbox"/> 査 定

配管路図(3/3) S=1/FREE



枝線1

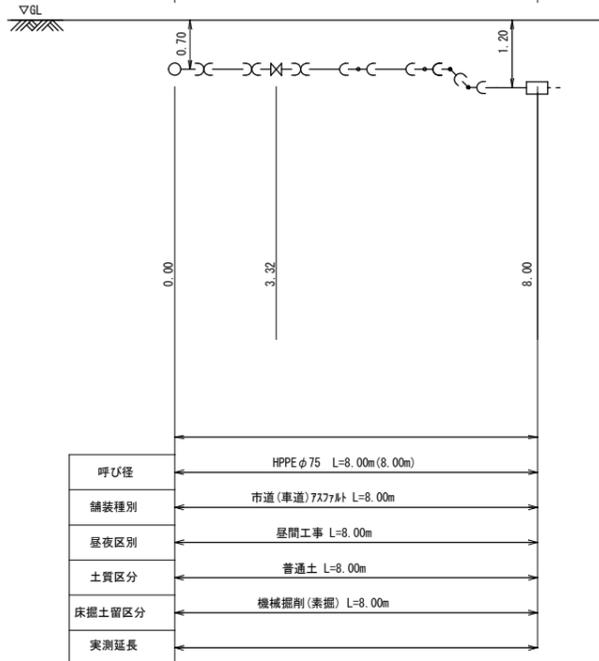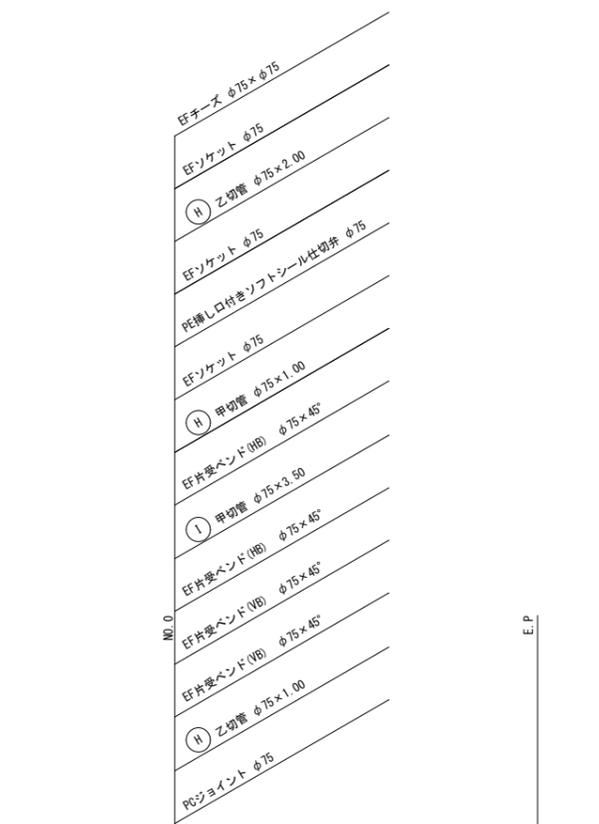



枝線2

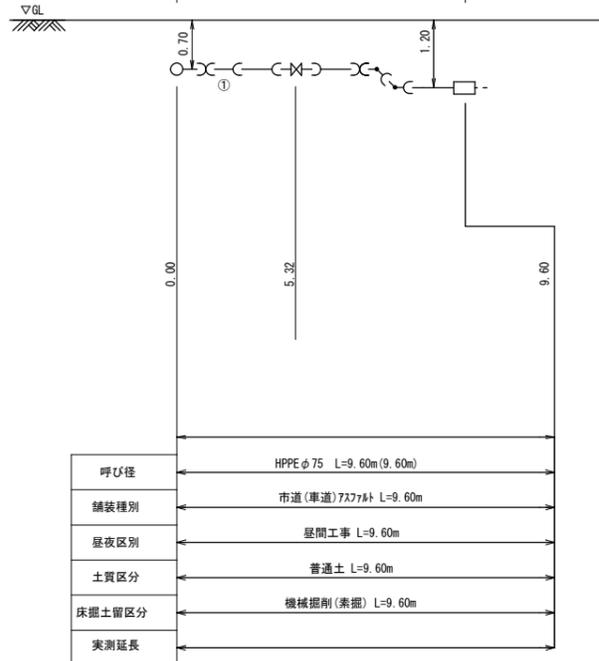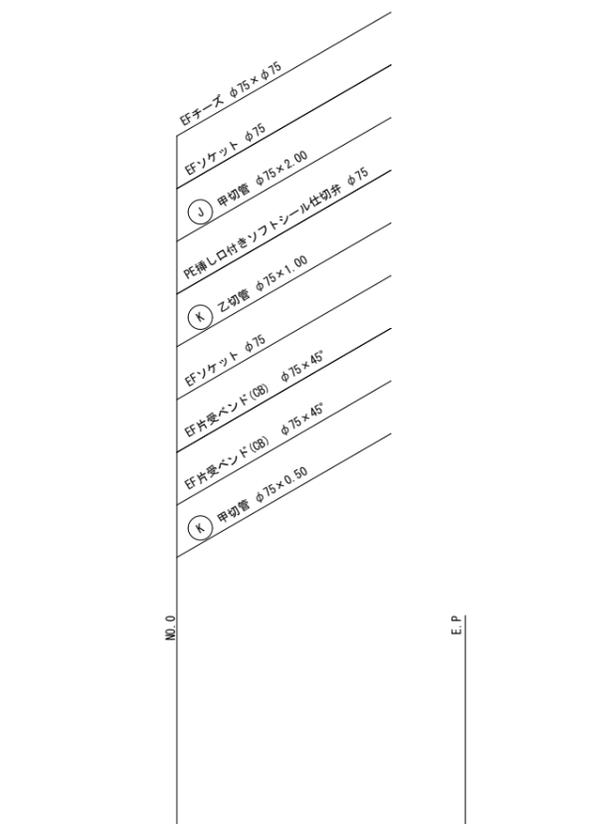



枝線3

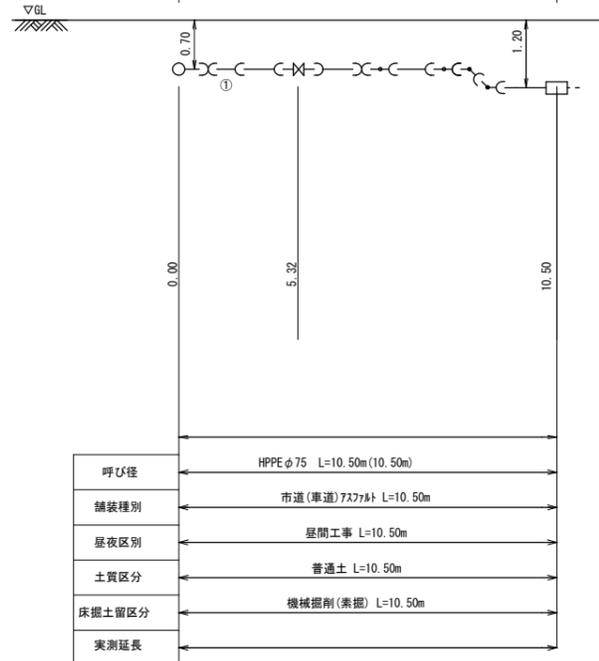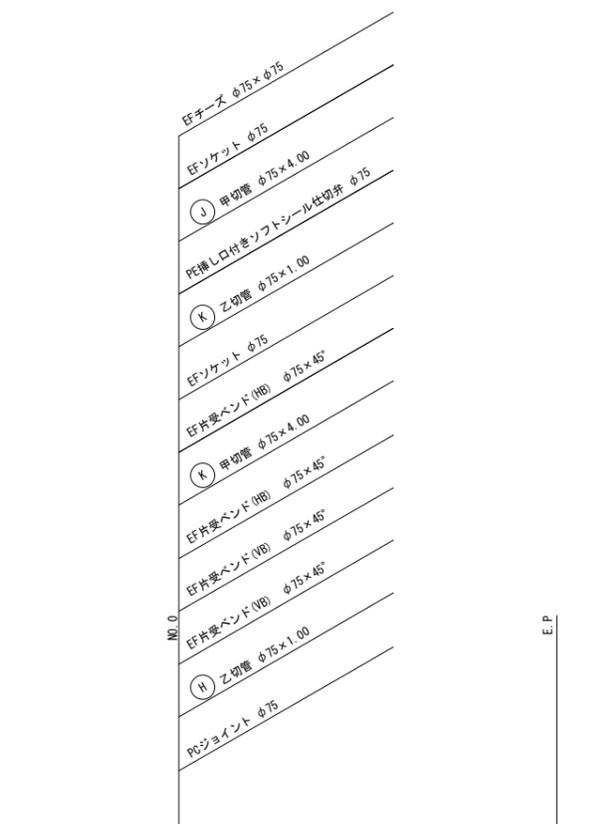

枝線4

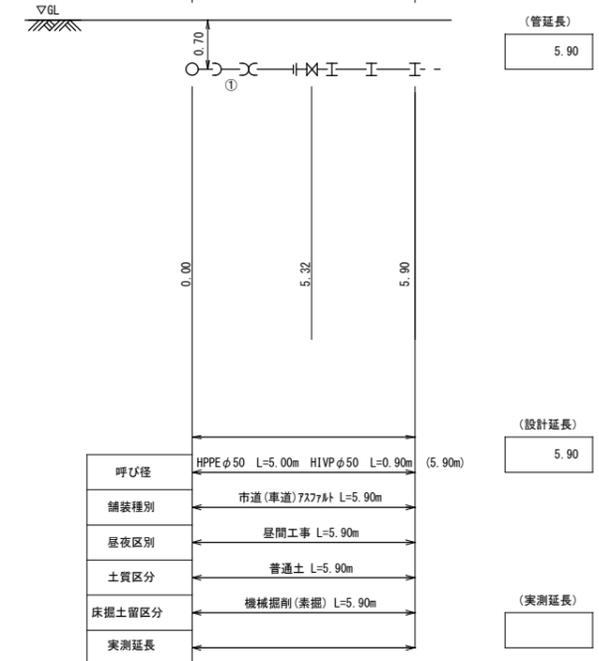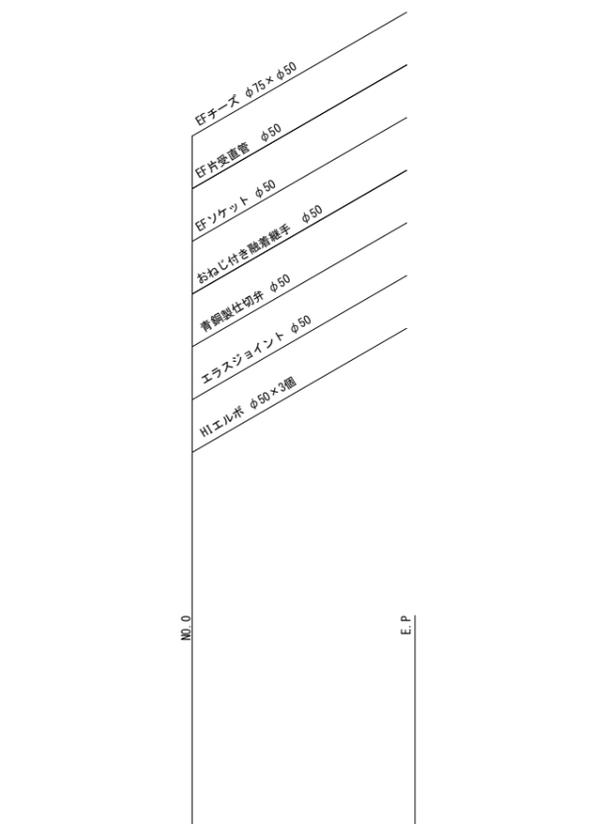


工事年度	令和 3 年 度 起 工 第 号 工 区	
工事名	配水管布設替工事(中央三丁目)	工事
工事箇所	行橋 町 中央三丁目 地内	
図面名	配管路図(1/3)	
縮 尺	→ 図面番号	全 葉之内 号
事務所名	行橋市環境水道部上水道課	
認 可	<input type="checkbox"/> 当 初 <input type="checkbox"/> 第 回変更	<input type="checkbox"/> 当 初 <input type="checkbox"/> 第 回変更
	<input type="checkbox"/> 差 定	<input type="checkbox"/>

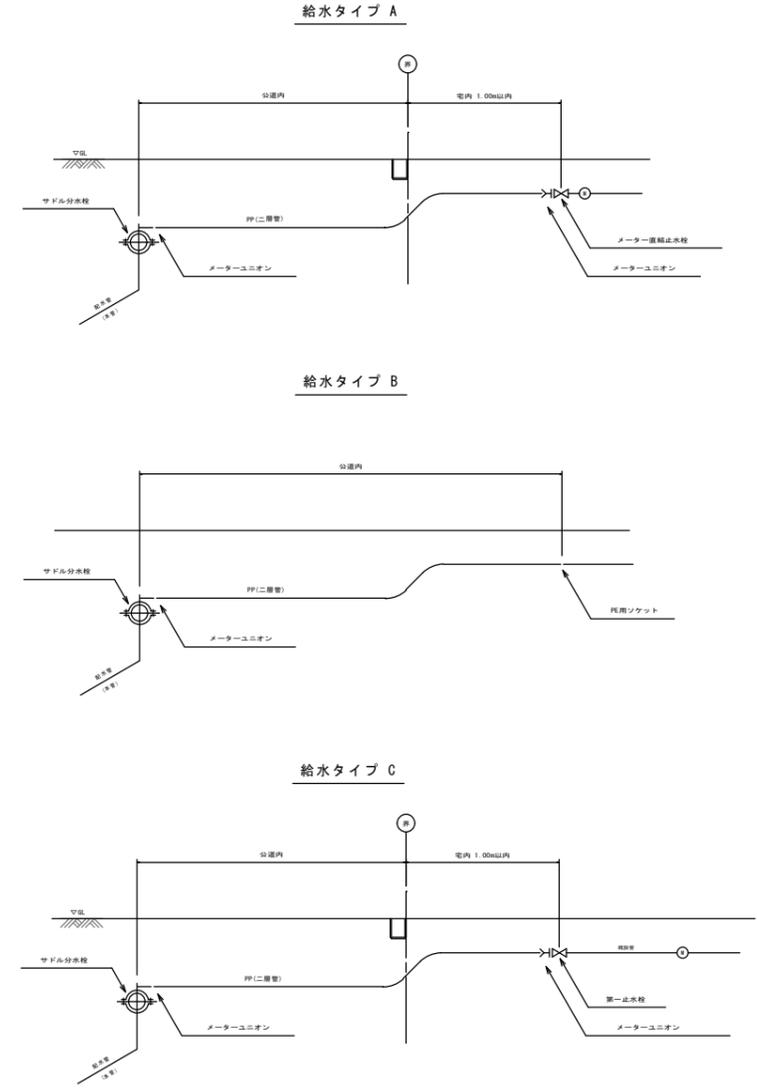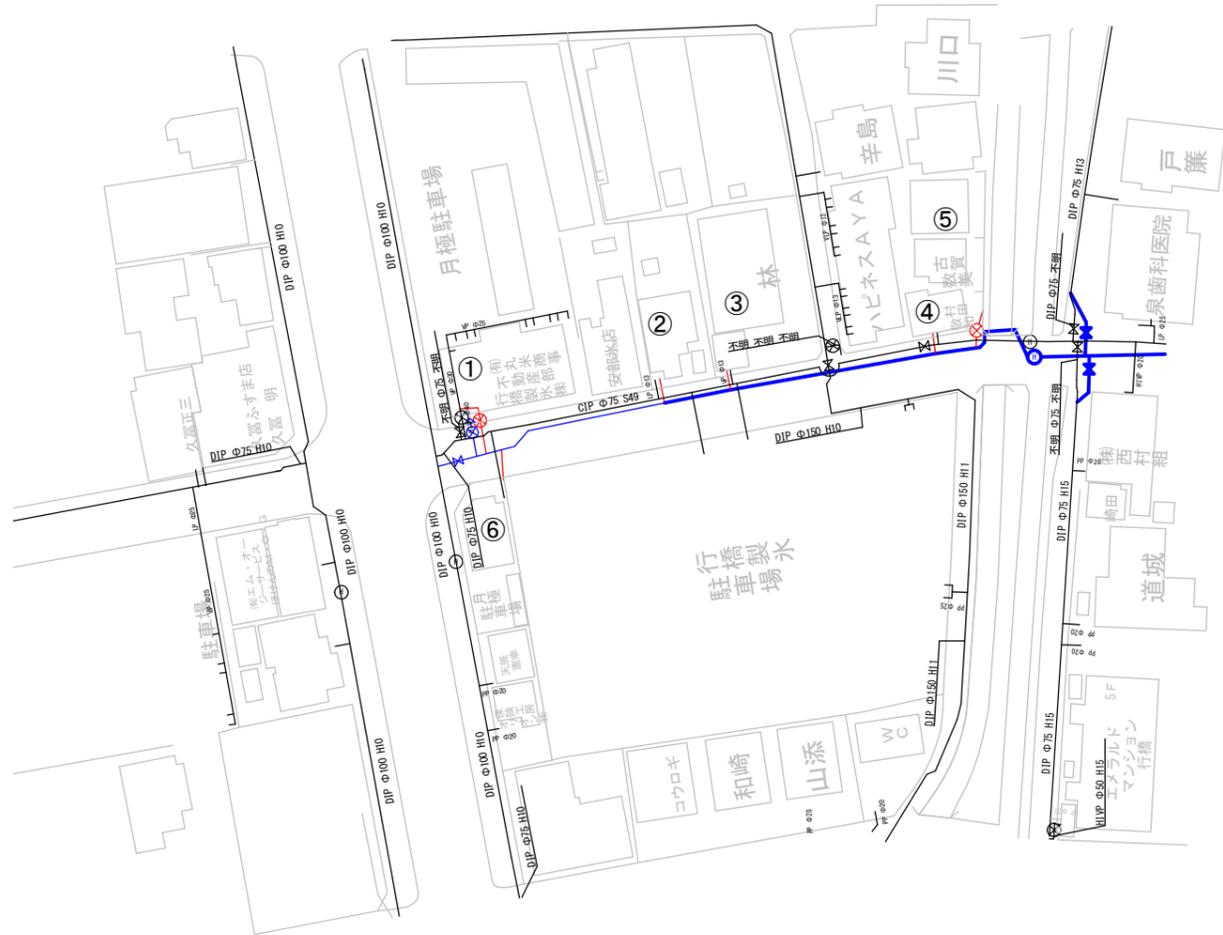


給水番号	氏 名	給水 タイプ	本管口径 (mm)	給水口径 (mm)	サドル 分水栓 (チ-ス・割T字管)	メーター ユニオン	ソケット	直結 止水栓	一次 止水栓	延長 (m)
1	行橋製水	C	75	40	φ75×φ40				φ40	2.0
2	平田	A	75	20	φ75×φ20	φ20×2		φ20×13		1.0
3	林	C	75	20	φ75×φ20	φ20×2			φ20	1.0
4	村田	A	75	20	φ75×φ20	φ20×2		φ20×13		1.0
5	古賀	C	75	25	φ75×φ25	φ25×2			φ25	1.0
6	寺本	A	75	20	φ75×φ20	φ20×2		φ20×13		4.0

工事年度	令和 3 年 度 第 号 工区
工事名	配水管布設替工事(神田町) 工事
工事箇所	行橋 町 神田町 地内
図面名	給水平面図(2/2)
縮尺	→ 図面番号 全 葉之内 号
事務所名	行橋市環境水道部上水道課
認 可	<input type="checkbox"/> 当 初 <input type="checkbox"/> 第 回変更
認 可	<input type="checkbox"/> 当 初 <input type="checkbox"/> 第 回変更
認 可	<input type="checkbox"/> 査 定 <input type="checkbox"/>

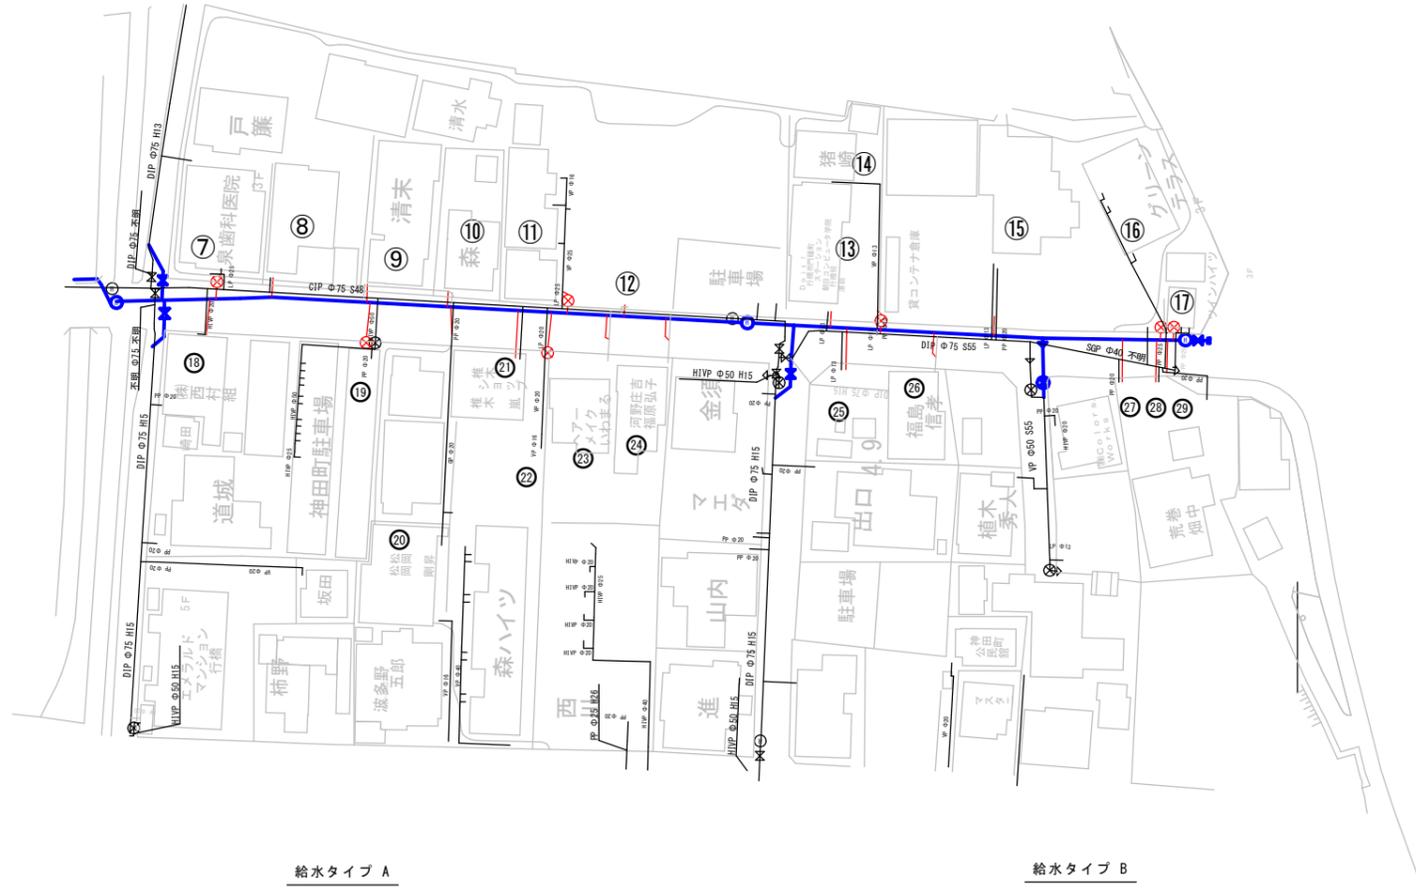


給水タイプ A

給水タイプ B

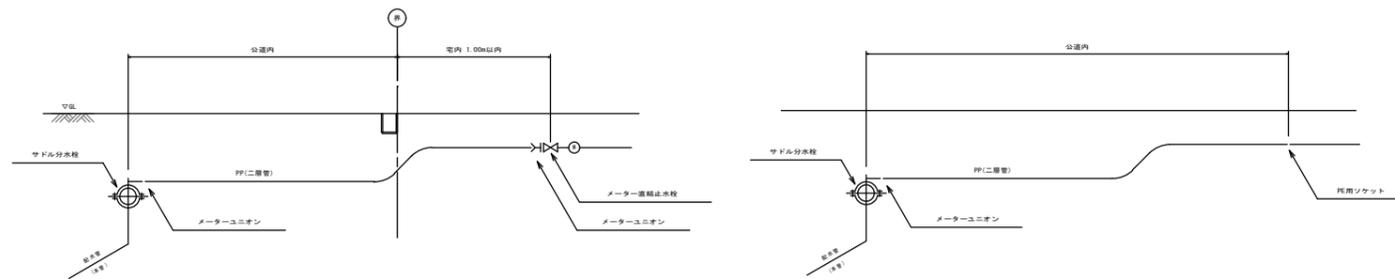


給水タイプ C

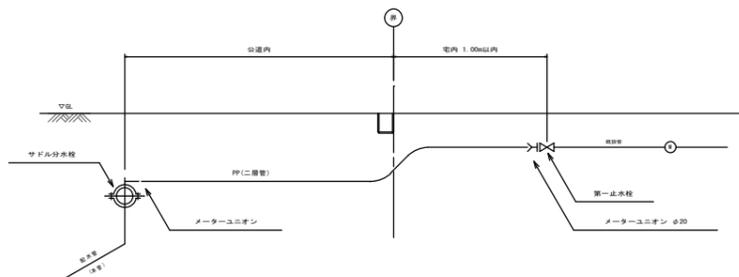

給水番号	氏 名	給水タイプ	本管口径 (mm)	給水口径 (mm)	サドル 分水栓 (チ-ズ・割T字管)	メーター ユニオン	ソケット	直結 止水栓	一次 止水栓	延長 (m)
7	泉齒科	C	75	20	φ 75 × φ 20	φ 20 × 2			φ 20	1.0
8	照島	C	75	20	φ 75 × φ 20	φ 20 × 2			φ 20	1.0
9	清未	A	75	20	φ 75 × φ 20	φ 20 × 2		φ 20 × 13		1.0
10	森	A	75	20	φ 75 × φ 20	φ 20 × 2		φ 20 × 13		1.0
11	河村	C	75	25	φ 75 × φ 25	φ 25 × 2			φ 25	1.0
12	大平	A	75	20	φ 75 × φ 20	φ 20 × 2		φ 20 × 13		1.0
13	朝日コンピュータ	A	75	20	φ 75 × φ 20	φ 20 × 2		φ 20 × 13		1.0
14	猪崎	C	75	20	φ 75 × φ 20	φ 20 × 2			φ 20	1.0
15	晃樂園	B	75	20	φ 75 × φ 20	φ 20	φ 20 × 2			2.0
16	グリーンテラス	C	75	25	φ 75 × φ 25	φ 25 × 2			φ 25	1.0
17	ツインハイツ	C	75	25	φ 75 × φ 25	φ 25 × 2			φ 25	1.0
18	西村組	B	75	20	φ 75 × φ 20	φ 20	φ 20			2.0
19	ア-パ-ンフォレスト神田町	C	75	50	φ 75 × φ 50				φ 50	4.0
20	松岡	B	75	20	φ 75 × φ 20	φ 20	φ 20			2.0
21	椎木ショッピング	A	75	20	φ 75 × φ 20	φ 20 × 2		φ 20 × 13		4.0
22	末次	C	75	20	φ 75 × φ 20	φ 20 × 2			φ 20	4.0
23	岩丸	B	75	20	φ 75 × φ 20	φ 20	φ 20			2.0
24	河野	B	75	20	φ 75 × φ 20	φ 20	φ 20			2.0
25	藤田	A	75	20	φ 75 × φ 20	φ 20 × 2		φ 20 × 13		4.0
26	福島	B	75	20	φ 75 × φ 20	φ 20	φ 20			2.0
27	荒巻・畑中	B	75	20	φ 75 × φ 20	φ 20	φ 20			2.0
28	竹本	A	75	20	φ 75 × φ 20	φ 20 × 2		φ 20 × 13		4.0
29	荒巻・畑中	B	75	20	φ 75 × φ 20	φ 20	φ 20			3.0
	合計 : 29箇所				φ 75 × φ 20 (HPPE用サドル) 合計 : 23個 φ 75 × φ 25 (HPPE用サドル) 合計 : 4個 φ 75 × φ 40 (割T字管SS型) 合計 : 1個 φ 75 × φ 50 (割T字管SS型) 合計 : 1個 φ 20 × φ 20 (耐震型PEチ-ズ) 合計 : 1個	φ 20 : 32個 φ 25 : 8個	φ 20 : 9個	φ 20 × 13 合計10個	φ 20 : 5個 φ 25 : 4個 φ 40 : 1個 φ 50 : 1個	PE管 φ 20 : 47.0m φ 25 : 4.0m φ 40 : 2.0m φ 50 : 4.0m

工事年度	令和 3 年 度 起 工 事 第 号 工 区
工事名	配水管布設替工事(神田町) 工事
工事箇所	行橋 町 神田町 地内
図面名	掘削埋戻断面図
縮尺	1/100 図面番号 全 葉之内 号
事務所名	行橋市環境水道部上水道課
認 可	<input type="checkbox"/> 当 初 認 可 <input type="checkbox"/> 第 回 変 更
査 定	<input type="checkbox"/> 当 初 査 定 <input type="checkbox"/> 第 回 変 更

埋戻掘削断面図

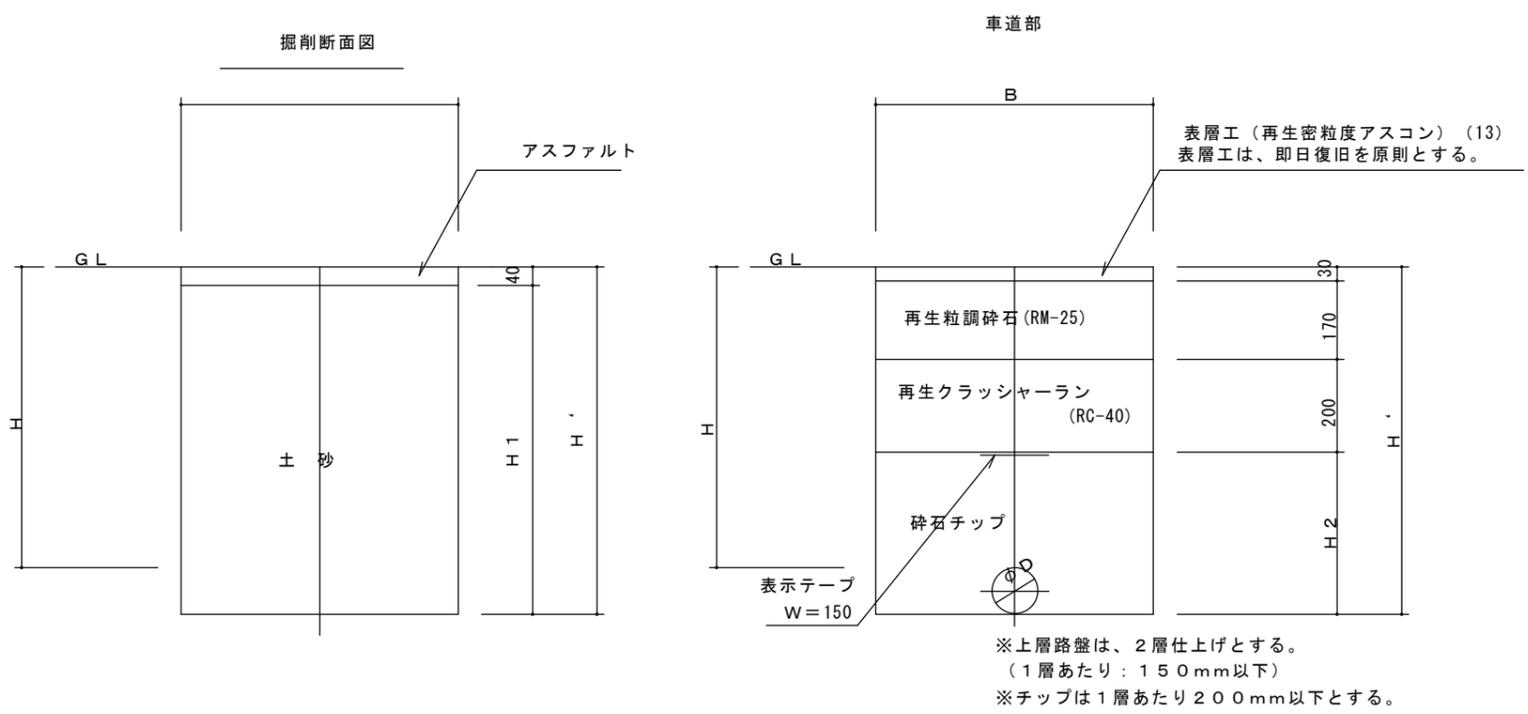

※上層路盤は、2層仕上げとする。
(1層あたり：150mm以下)
※チップは1層あたり200mm以下とする。

1.0m当り

名称 口径	外径 D (mm)	土被り H (m)	H' (m)	H1 (m)	H2 (m)	B (m)	管体積 (m3)	備 考
φ150	169	0.700	0.870	0.830	0.470	0.700	0.022	
φ100	118	0.700	0.820	0.780	0.420	0.650	0.011	
φ75	93	0.700	0.800	0.760	0.400	0.550	0.007	
φ50	60	0.700	0.760	0.720	0.360	0.550	0.000	
φ40	48	0.700	0.750	0.710	0.350	0.550	0.000	
φ25	34	0.700	0.740	0.700	0.340	0.550	0.000	
φ20	27	0.700	0.730	0.690	0.330	0.550	0.000	

仕切弁室詳細図

