


位置図

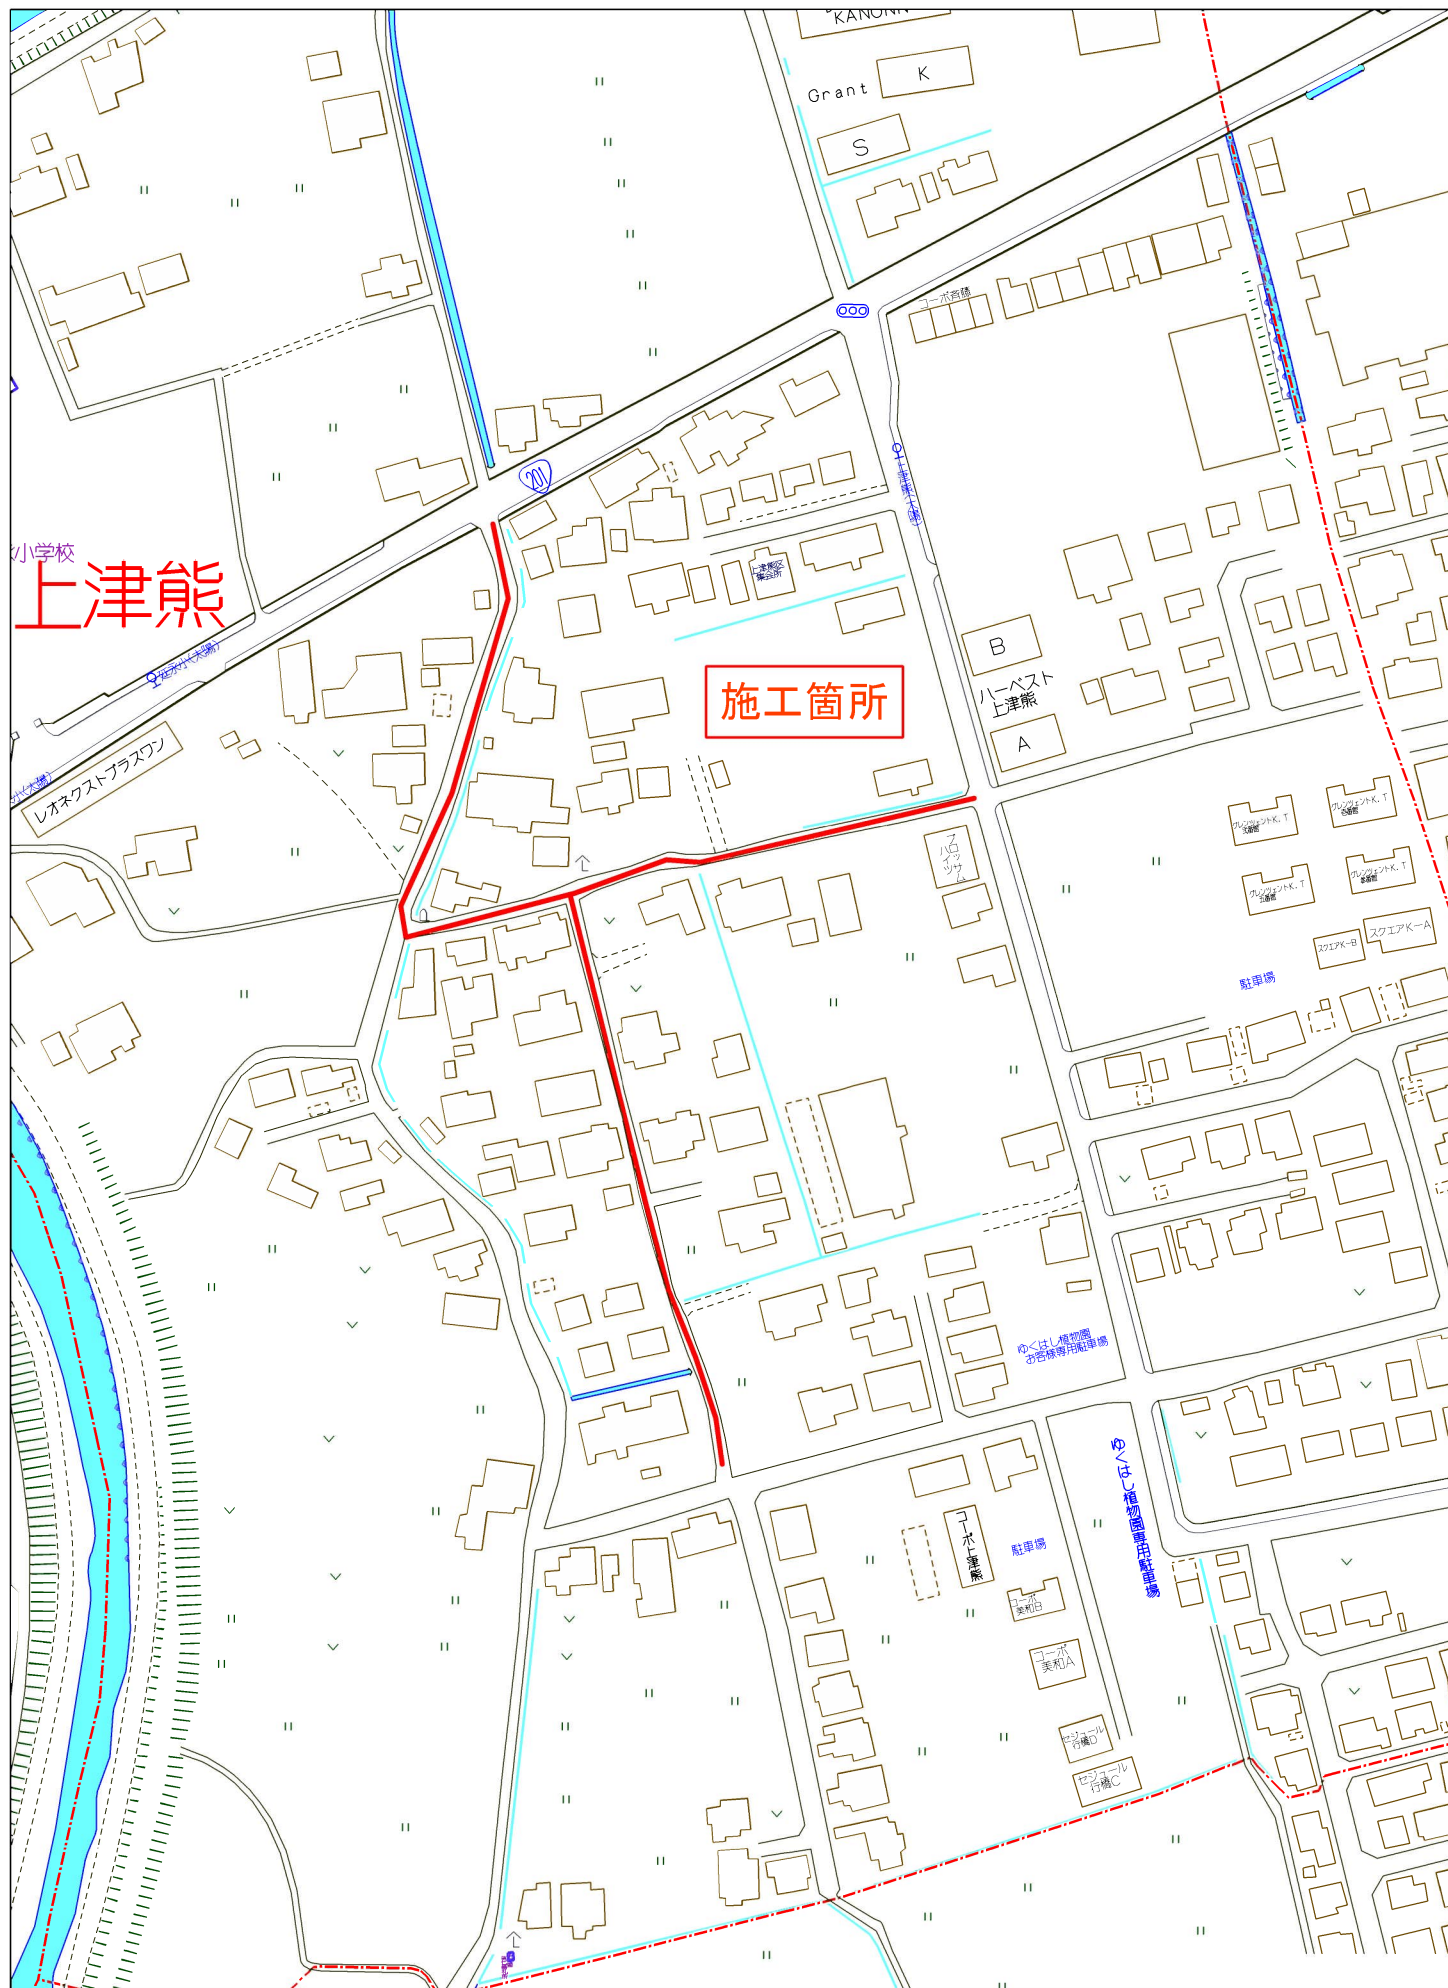

行橋市大字上津熊付近

縮尺 1 / 2,000

60m

工事年度	令和 2 年 度起工 災査定			第 号	工区
工事名	配水管布設替工事(上津熊 1 工区)				工事
工事箇所	行橋 市 郡	町	上津熊	地内	
図面名	平 面 図				
縮 尺	1/1000	図面番号	全	葉之内	号
事務所名	行橋市環境水道部上水道課				
認 可	☐ 当 初 ☐ 第 回変更	認 可	☐ 当 初 ☐ 第 回変更	☐ 査 ☐	定

平面図

A3:S=1/1000

上津熊

総工事長：L=433.83m（HPPE φ50）





（A路線）工事長：L=277.43m（HPPE φ50）

工事年度	令和 2 年		度起工 災査定	第 号	工区
工事名	配水管布設替工事(上津熊 1 工区)				工事
工事箇所	行橋	市 町 村	上津熊	地内	
図面名	配 管 略 図 (1)				
縮 尺	FREE	図面番号	全	業之内	号
事務所名	行橋市環境水道部上水道課				
認 ☐ 当 可 ☐ 第	初 回変更	認 ☐ 当 可 ☐ 第	初 回変更	☐ 査 ☐	定

配管略図(1) NONSCALE

上津熊

A 路線

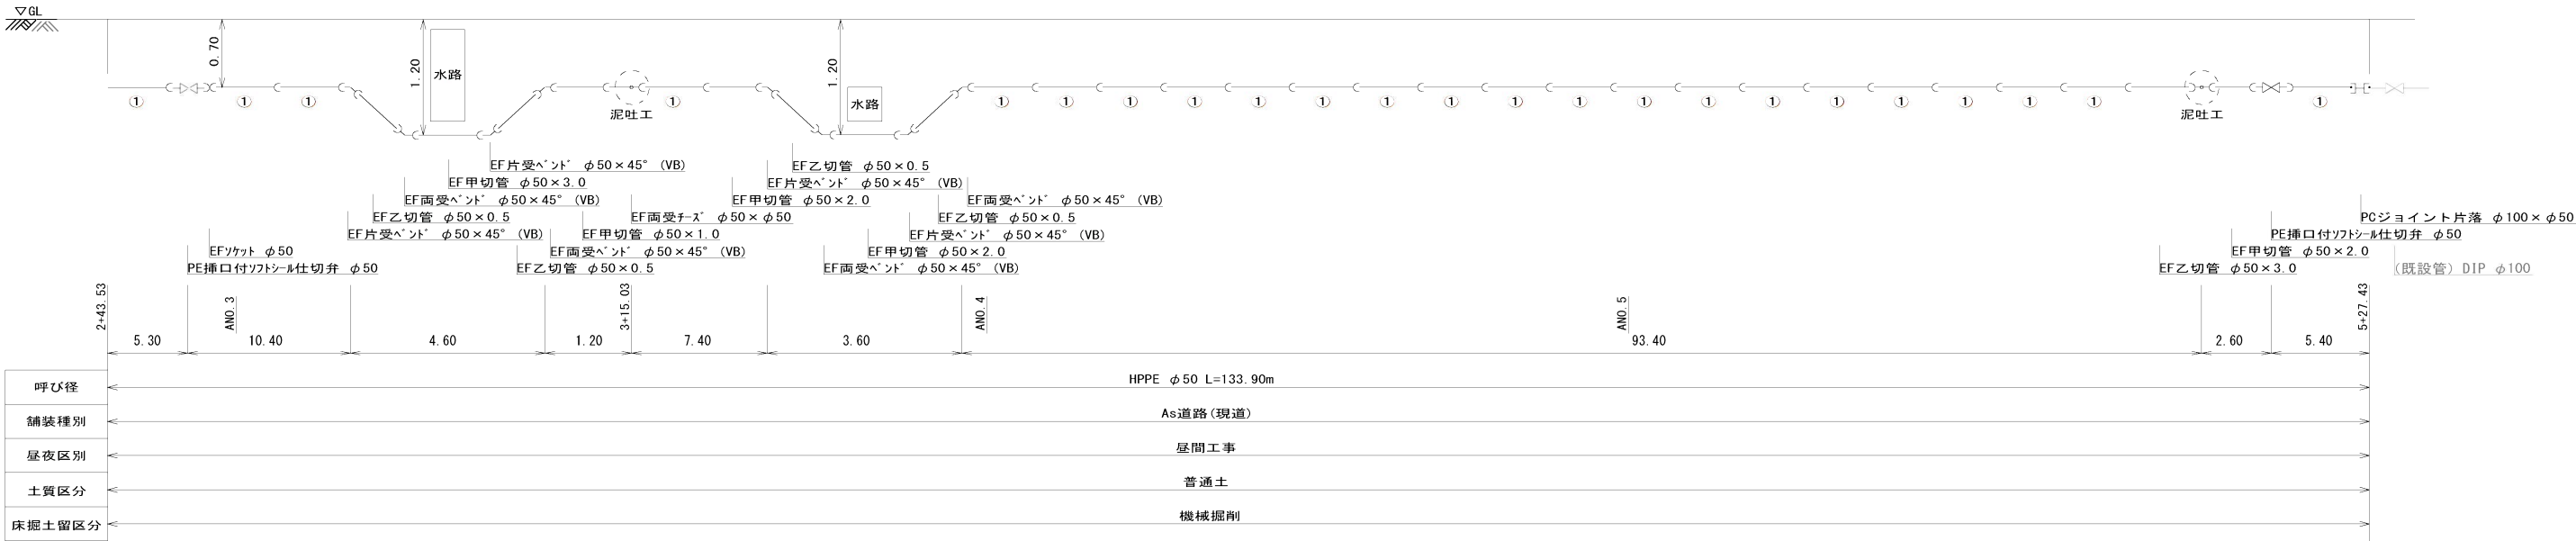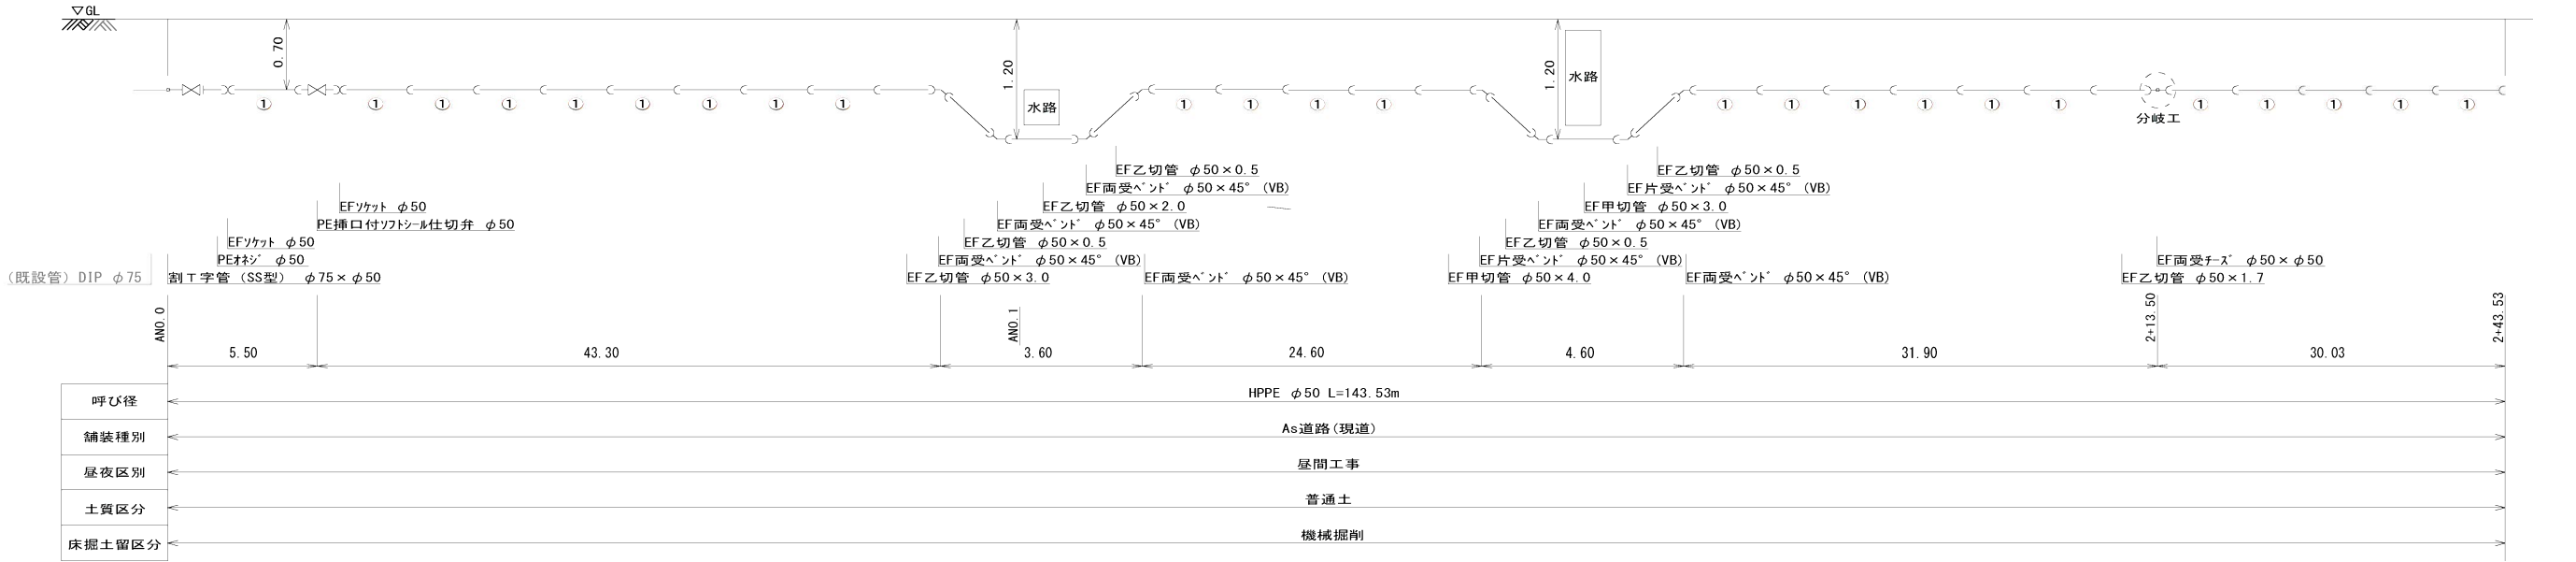


工事年度	令和 2 年 度配工 第 号 工区		
工事名	配水管布設替工事 (上津熊 1 工区)		
工事箇所	行橋 町 村	上津熊	地内
図面名	配 管 略 図 (2)		
縮 尺	FREE	図面番号	全 葉之内 号
事務所名	行橋市環境水道部上水道課		
認 可	当 初 第 回変更	認 可	当 初 第 回変更
			査 定


配管略図(2) NONSCALE

上津熊

B 路線

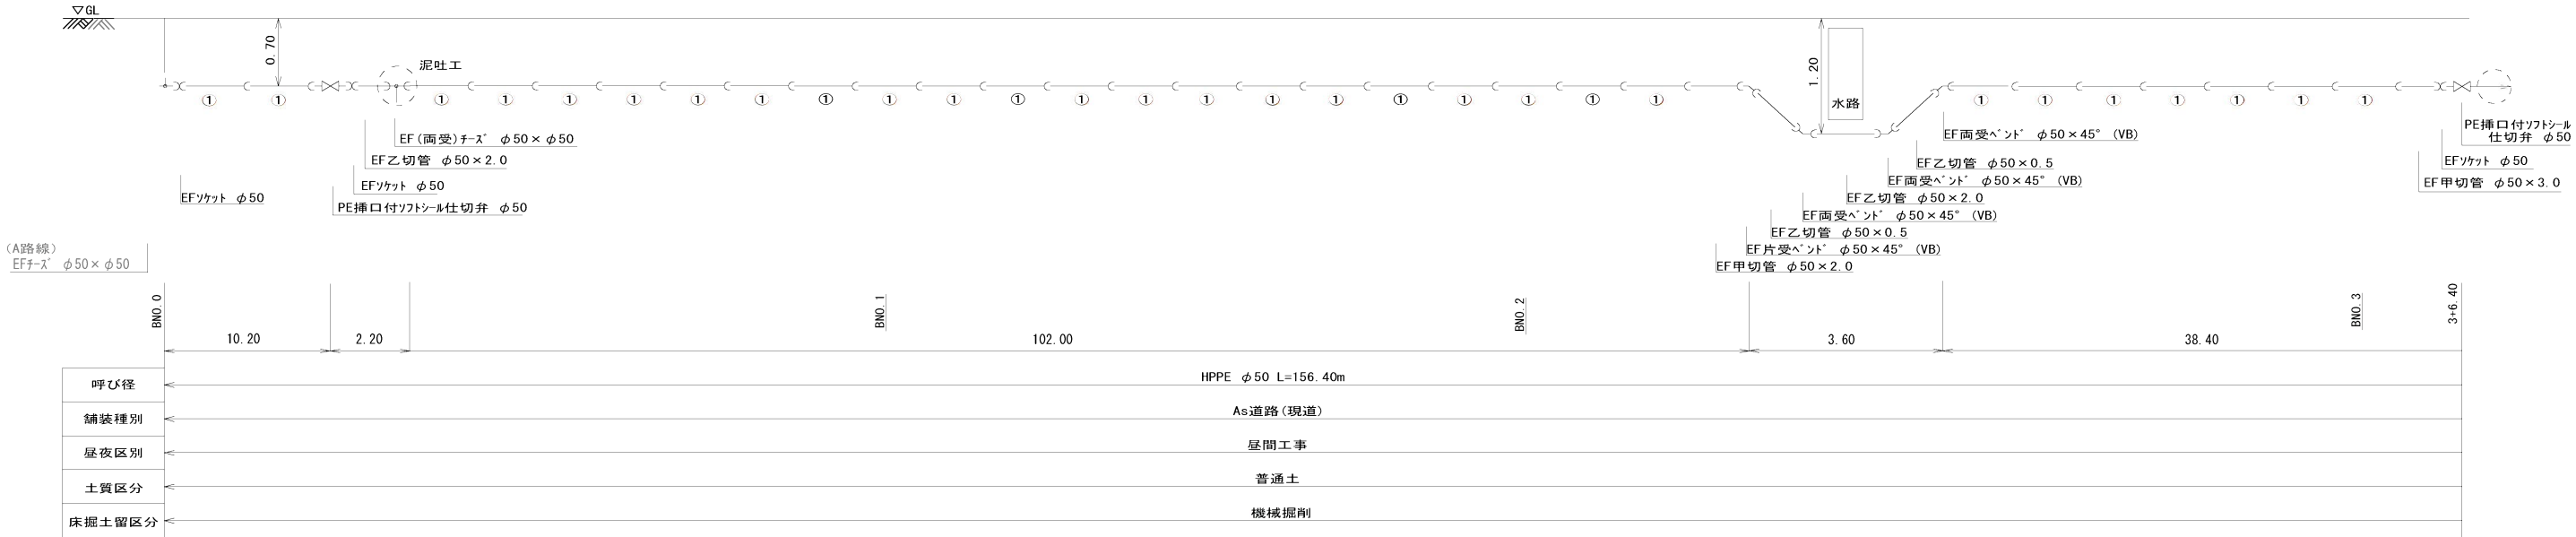

(参考) 泥吐工

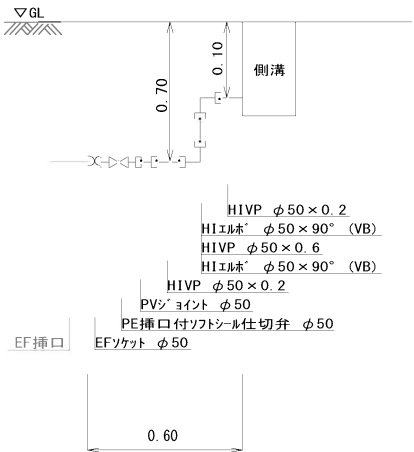

工事年度	令和 2 年		度起工 災査定	第 号	工区
工事名	配水管布設替工事(上津熊 1 工区)				工事
工事箇所	行橋	市	町	上津熊	地内
図面名	給 水 平 面 図				
縮 尺	1/1000	図面番号	全	葉之内	号
事務所名	行橋市環境水道部上水道課				
認 可	当 初	認 可	当 初	査 定	
可 第 回変更		可 第 回変更			



給 水 平 面 図

A3:S=1/1000

上津熊



①	
φ 20	
4. 5m	
φ 50	
道路つなぎ	

②	
φ 20	
5. 1m	
φ 50	
直結まで交換	

③	
φ 20	
5. 5m	
φ 50	
直結まで交換	

④	
φ 20	
5. 5m	
φ 50	
直結まで交換	

⑤	
φ 20	
5. 5m	
φ 50	
直結まで交換	

⑥	
φ 20	
5. 5m	
φ 50	
直結まで交換	

⑦	
φ 20	
1. 0m	
φ 50	
道路つなぎ	

⑧	
φ 20	
1. 0m	
φ 50	
道路つなぎ	

⑨	
φ 20	
2. 0m	
φ 50	
一次止水まで交換	

⑩	
φ 20	
2. 0m	
φ 50	
直結まで交換	

⑪	
φ 20	
2. 0m	
φ 50	
直結まで交換	

⑫	
φ 20	
2. 0m	
φ 50	
直結まで交換	

⑬	
φ 20	
3. 3m	
φ 50	
直結まで交換	

⑭	
φ 20	
4. 3m	
φ 50	
直結まで交換	

⑮	
φ 20	
3. 3m	
φ 50	
道路つなぎ	

⑬	
φ 20	
15. 0m	
φ 50	
直結まで交換	

⑰	
φ 20	
4. 3m	
φ 50	
直結まで交換	

⑱	
φ 20	
10. 0m	
φ 50	
直結まで交換	

⑲	
φ 20	
1. 0m	
φ 50	
一次止水まで交換	

⑳	
φ 20	
1. 0m	
φ 50	
道路つなぎ	

㉑	
φ 20	
2. 0m	
φ 50	
直結まで交換	

㉒	
φ 20	
2. 0m	
φ 50	
直結まで交換	

㉓	
φ 20	
2. 0m	
φ 50	
一次止水まで交換	

㉔	
φ 20	
1. 0m	
φ 50	
道路つなぎ	

㉕	
φ 20	
2. 0m	
φ 50	
一次止水まで交換	

㉖	
φ 20	
2. 0m	
φ 50	
一次止水まで交換	

㉗	
φ 20	
2. 0m	
φ 50	
直結まで交換	

㉘	
φ 20	
2. 0m	
φ 50	
一次止水まで交換	

㉙	
φ 20	
3. 3m	
φ 50	
直結まで交換	

30	
φ 20	
2. 3m	
φ 50	
道路つなぎ	

31	
φ 20	
3. 3m	
φ 50	
直結まで交換	

32	
φ 20	
3. 3m	
φ 50	
直結まで交換	

33	
φ 20	
3. 3m	
φ 50	
直結まで交換	

34	
φ 20	
3. 3m	
φ 50	
直結まで交換	

㊦	
φ 20	
3. 3m	
φ 50	
直結まで交換	

㊱	
φ 20	
3. 3m	
φ 50	
直結まで交換	

凡 例


	
給水口径	
公道内距離	
本管口径	
つなぎ方	

工事年度	令和 2 年 度起工 第 号 工区			
工事名	配水管布設替工事(上津熊 1 工区)			工事
工事箇所	行橋 市 町 村 上津熊	地内		
図面名	給 水 仕 様 図			
縮 尺	FREE	図面番号	全 業之内 号	
事務所名	行橋市環境水道部上水道課			
認 可	☐ 当 初 ☐ 第 回変更	認 可	☐ 当 初 ☐ 第 回変更	☐ 査 定 ☐


給 水 仕 様 図

上津熊


給水タイプ A

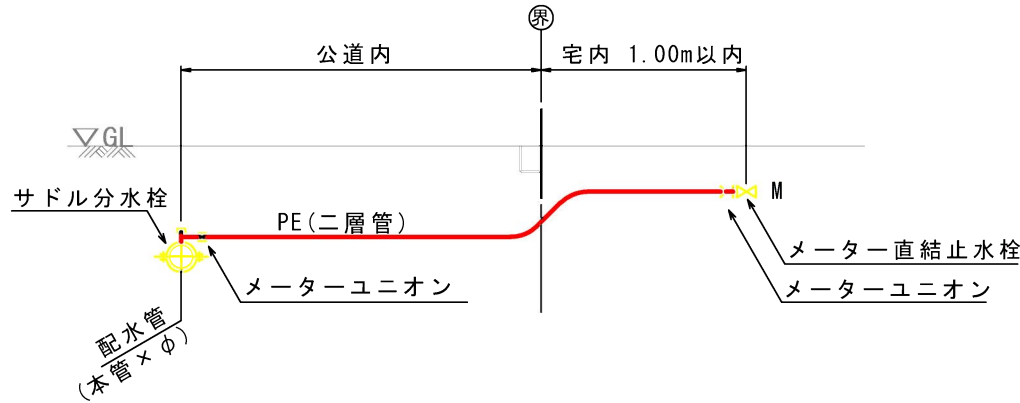

給水タイプ B


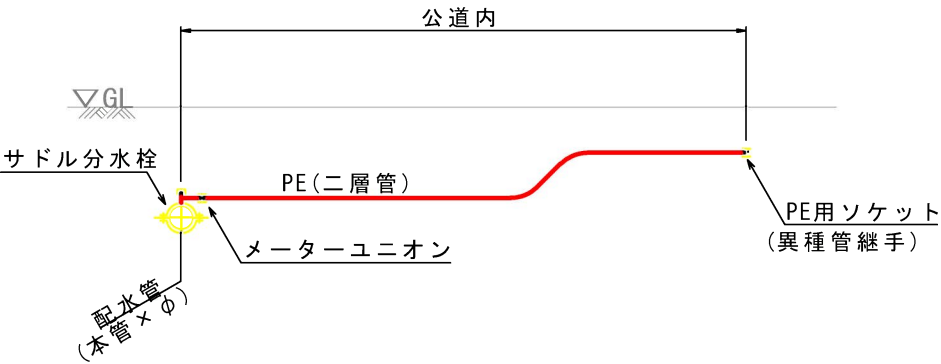


給水タイプ C

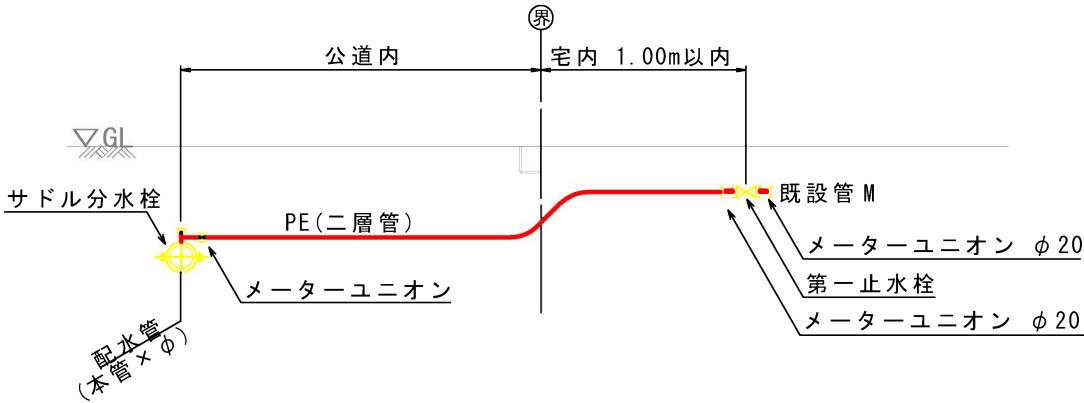

給水番号	氏 名	給水 タイプ	本管口径 (mm)	給水口径 (mm)	サドル 分水栓	割 T 字管	メーター ユニオン	P E ソケット	直結 止水栓	P E 延長 (m)	公道内距離 (m)	舗装切断 (m)	舗装面積 (㎡)	備 考
1	宮西	B	50	20	φ50×φ20		φ20	φ20		4.5	4.5	8.0	2.0	
2	宮西	A	50	20	φ50×φ20		φ20×2		φ20×φ13	5.5	4.5	8.0	2.0	
3	櫻田	A	50	20	φ50×φ20		φ20×2		φ20×φ13	5.5	4.5	8.0	2.0	
4	櫻田	A	50	20	φ50×φ20		φ20×2		φ20×φ13	5.5	4.5	8.0	2.0	
5	末松	A	50	20	φ50×φ20		φ20×2		φ20×φ13	5.5	4.5	8.0	2.0	
6	末松	A	50	20	φ50×φ20		φ20×2		φ20×φ13	5.5	4.5	8.0	2.0	
7	雨矢	B	50	20	φ50×φ20		φ20	φ20		1.0	1.0	2.0	0.5	
8	(有) 司工業	B	50	20	φ50×φ20		φ20	φ20		1.0	1.0	2.0	0.5	
9	品川	C	50	20	φ50×φ20		φ20×2			2.0	1.0	4.0	2.0	普通止水φ20
10	法ノ宮	A	50	20	φ50×φ20		φ20×2		φ20×φ13	2.0	1.0	1.0	0.3	メータ移設
11	萬徳庵	A	50	20	φ50×φ20		φ20×2		φ20×φ13	2.0	1.0	1.0	0.3	
12	毛利	A	50	20	φ50×φ20		φ20×2		φ20×φ13	2.0	1.0	1.0	0.3	
13	鐘ヶ江	A	50	20	φ50×φ20		φ20×2		φ20×φ13	3.3	3.3	6.6	1.7	メータ移設
14	高田	A	50	20	φ50×φ20		φ20×2		φ20×φ13	4.3	3.3	6.6	1.7	
15	高田	B	50	20	φ50×φ20		φ20	φ20		3.3	3.3	6.6	1.7	
16	高田	A	50	20	φ50×φ20		φ20×2		φ20×φ13	15.0	3.3	6.6	1.7	普通止水φ20
17	舩尾	A	50	20	φ50×φ20		φ20×2		φ20×φ13	4.3	3.3	6.6	1.7	
18	石井	A	50	20	φ50×φ20		φ20×2		φ20×φ13	10.0	3.3	6.6	1.7	普通止水φ20
19	田中	C	50	20	φ50×φ20		φ20×2			1.0	1.0	1.6	0.4	
20	オートバード	B	50	20	φ50×φ20		φ20	φ20		1.0	1.0	1.6	0.4	
21	スタジオ花音	A	50	20	φ50×φ20		φ20×2		φ20×φ13	2.0	1.0	1.6	0.4	
22	末松	A	50	20	φ50×φ20		φ20×2		φ20×φ13	2.0	1.0	1.6	0.4	
23	(道路)	C	50	20	φ50×φ20		φ20×2			2.0	1.0	1.6	0.4	
(A路線) 計					23個	41個	5個	15個	90.2			106.6m	28.1㎡	
24	宇津	B	50	20	φ50×φ20		φ20	φ20		2.0	1.0	2.0	0.5	
25	松本	C	50	25	φ50×φ25		φ25×2			2.0	1.0	2.0	0.5	普通止水φ25
26	松本	C	50	20										
27	松本	A	50	20			φ20×2		φ20×φ13	2.0	1.0	2.0	0.5	
28	ゆくはし植物園	C	50	20	φ50×φ20		φ20×2			2.0	1.0	2.0	0.5	
29	櫻田	A	50	20	φ50×φ20		φ20×2		φ20×φ13	3.3	2.3	3.8	1.0	
30	吉武	B	50	20	φ50×φ20		φ20	φ20		2.3	2.3	3.8	1.0	
31	田中	A	50	20	φ50×φ20		φ20×2		φ20×φ13	3.3	2.3	3.8	1.0	
32	田中	A	50	20	φ50×φ20 (PP)		φ20×2		φ20×φ13	3.3	2.3	3.8	1.0	メータ移設
33	田中	A	50	20	φ50×φ20 (PP)		φ20×2		φ20×φ13	3.3	2.3	3.8	1.0	メータ移設
34	永木	A	50	20	φ50×φ20		φ20×2		φ20×φ13	3.3	2.3	3.8	1.0	
35	小池	A	50	20	φ50×φ20		φ20×2		φ20×φ13	3.3	2.3	3.8	1.0	
36	末本	A	50	20	φ50×φ20		φ20×2		φ20×φ13	3.3	2.3	3.8	1.0	
(B路線) 計					13個	24個	2個	8個	35.4			40.4m	10.5㎡	

工事年度	令和 2 年 度起工 第 号 工区 災害定			
工事名	配水管布設替工事（上津熊 1 工区）			工事
工事箇所	行橋 町 上津熊	地内		
図面名	断面図・構造図			
縮 尺	FREE	図面番号	全 葉之内 号	
事務所名	行橋市環境水道部上水道課			
認 可	☐ 当 初 ☐ 第 回変更	認 可	☐ 当 初 ☐ 第 回変更	☐ 査 定 ☐

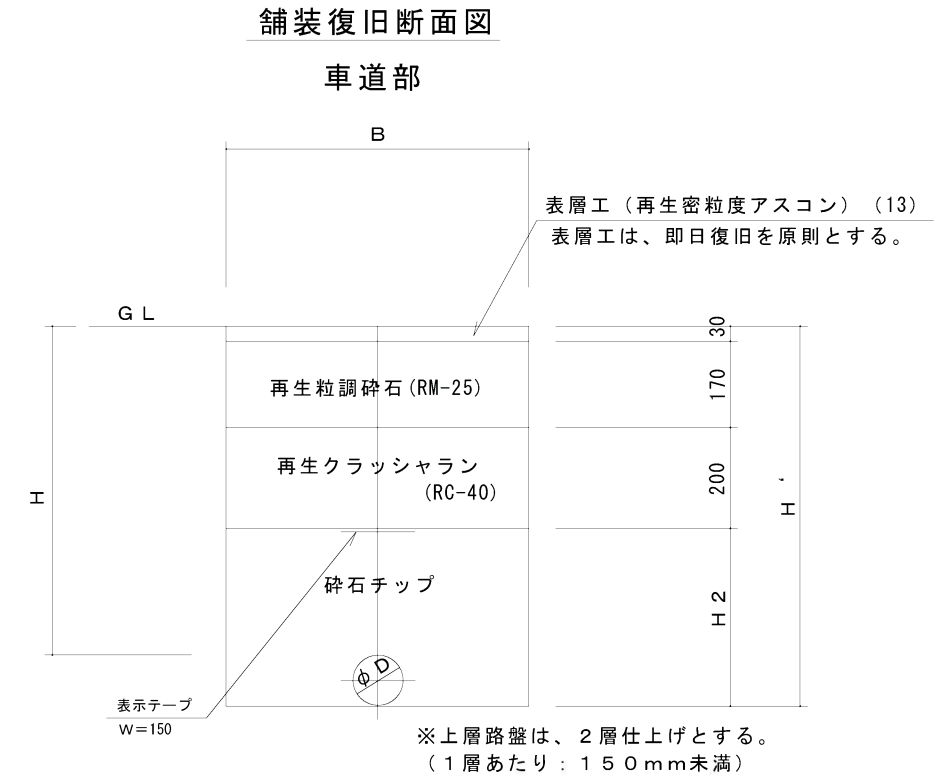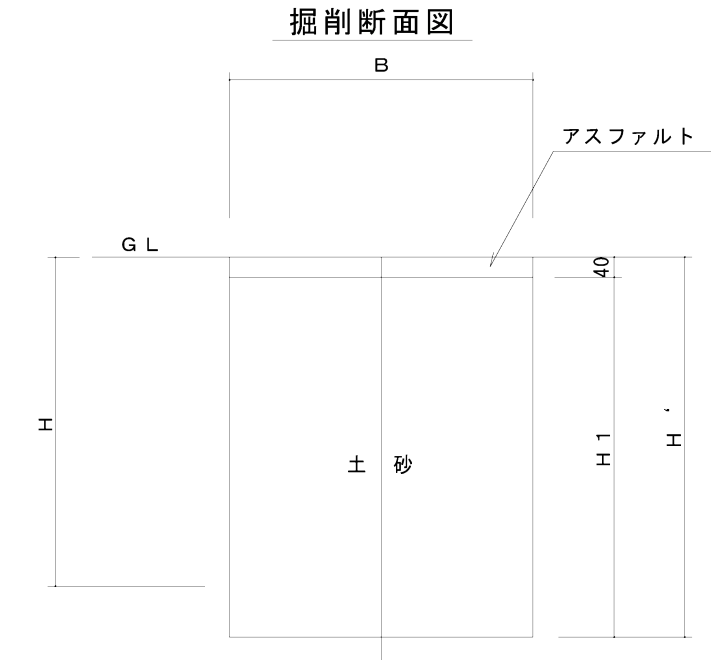

1. 0 m 当り								
名称 口径	外径 D (mm)	土被り H (m)	H ' (m)	H 1 (m)	H 2 (m)	B (m)	管体積 (m3)	備 考
φ 50	60	0. 700	0. 760	0. 720	0. 360	0. 550	0. 000	
φ 20	27	0. 700	0. 700	0. 660	0. 360	0. 500	0. 000	

仕切弁室詳細図

φ 5 0
土被り h=0. 70m

