


位置図

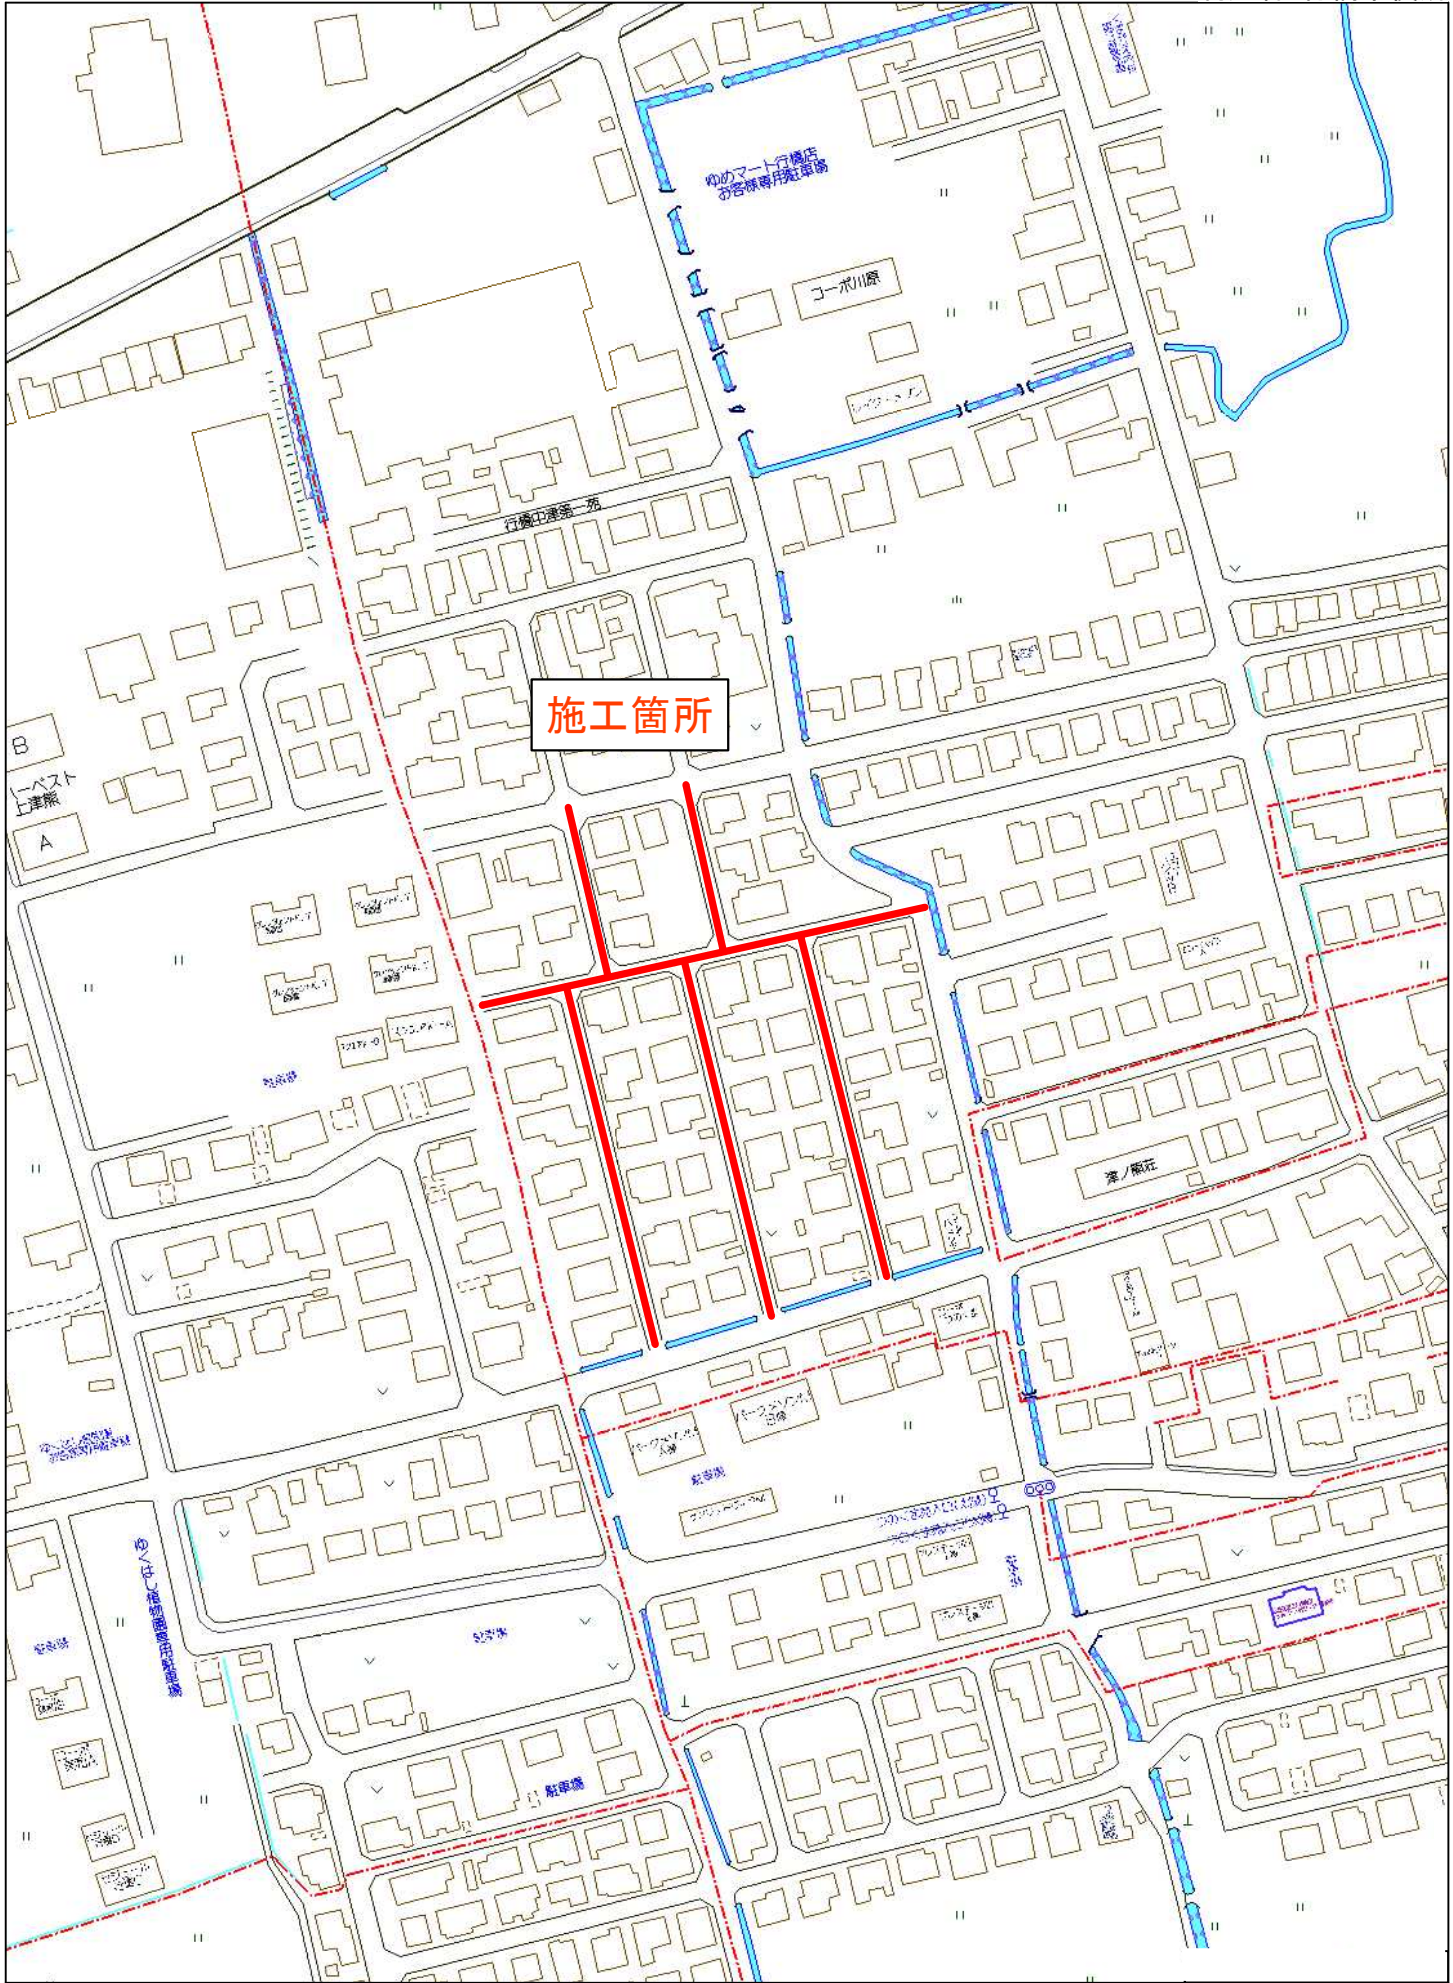

行橋市大字中津熊付近

縮尺 1 / 2,000 | 60m

工事年度	令和 3 年度起工 災害定			第 号	工区
工事名	配水管布設替工事(中津熊3工区)				工事
工事箇所	行橋 町 郷	大字中津熊	地内		
図面名	平 面 図				
縮 尺	1/1000	図面番号	全 8 葉之内 1 号		
事務所名	行橋市環境水道部上水道課				
認 可	☐ 当 初 ☐ 第 回変更	認 可	☐ 当 初 ☐ 第 回変更	☐ 査 定	




平 面 図

A3:S=1/1000

中 津 熊 3 工 区

総工事長：L=446.80m (HPPE φ50~100)

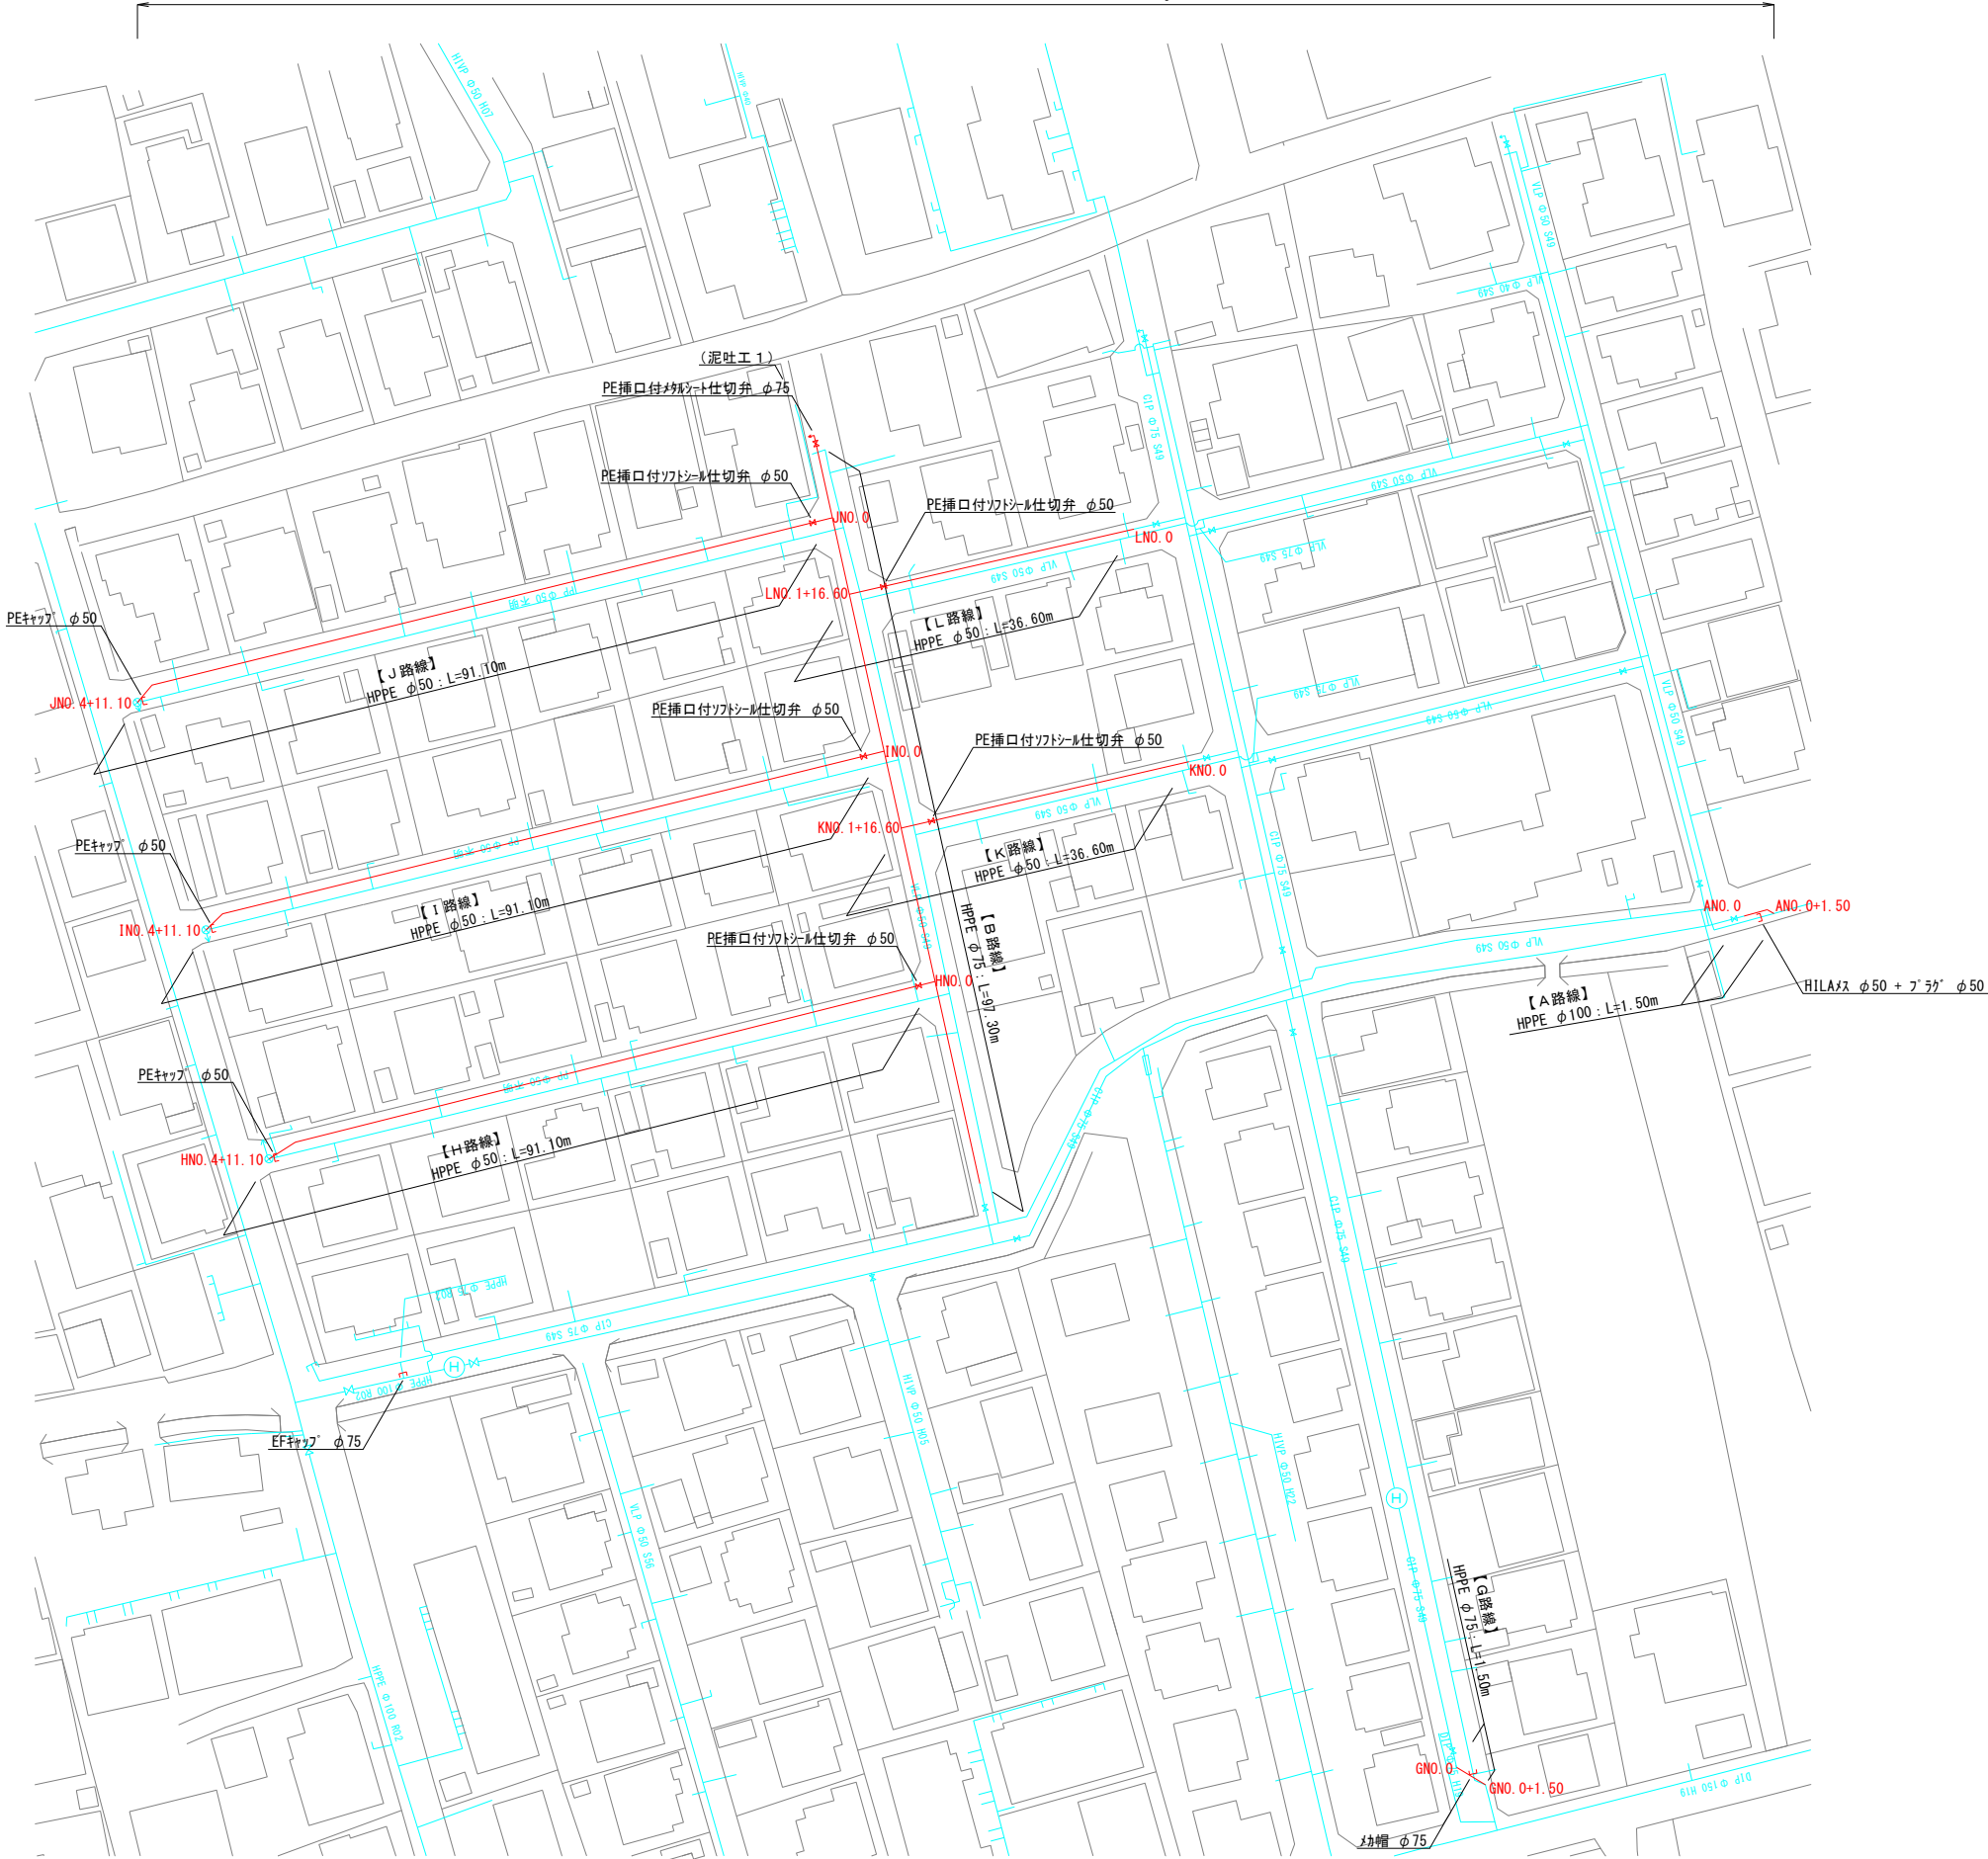


工事年度	令和 3 年 度起工 災害定 第 号 工区			
工事名	配水管布設替工事(中津熊3工区)			工事
工事箇所	行橋 町 郡 村	大字中津熊		地内
図面名	配 管 略 図 (1)			
縮 尺	FREE	図面番号	全 8 葉之内 2 号	
事務所名	行橋市環境水道部上水道課			
認 可	☐ 当 初 ☐ 第 回変更	認 可	☐ 当 初 ☐ 第 回変更	☐ 査 定 ☐


配管略図(1) A3:S=FREE

中津熊3工区

A路線

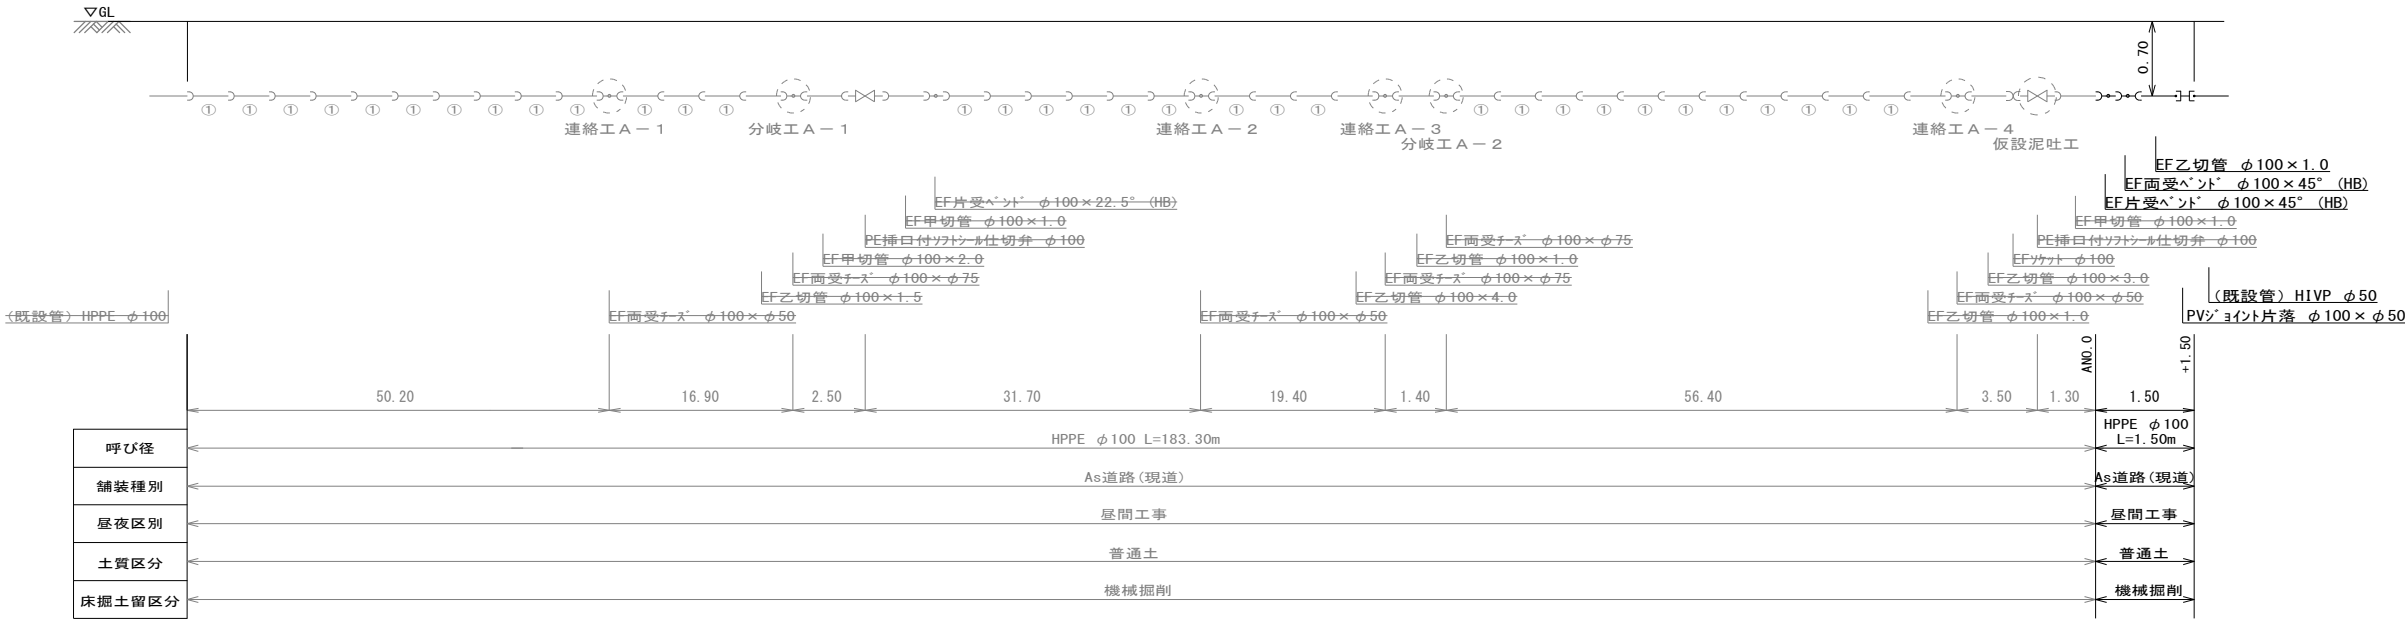

B路線
【分岐工A-1】

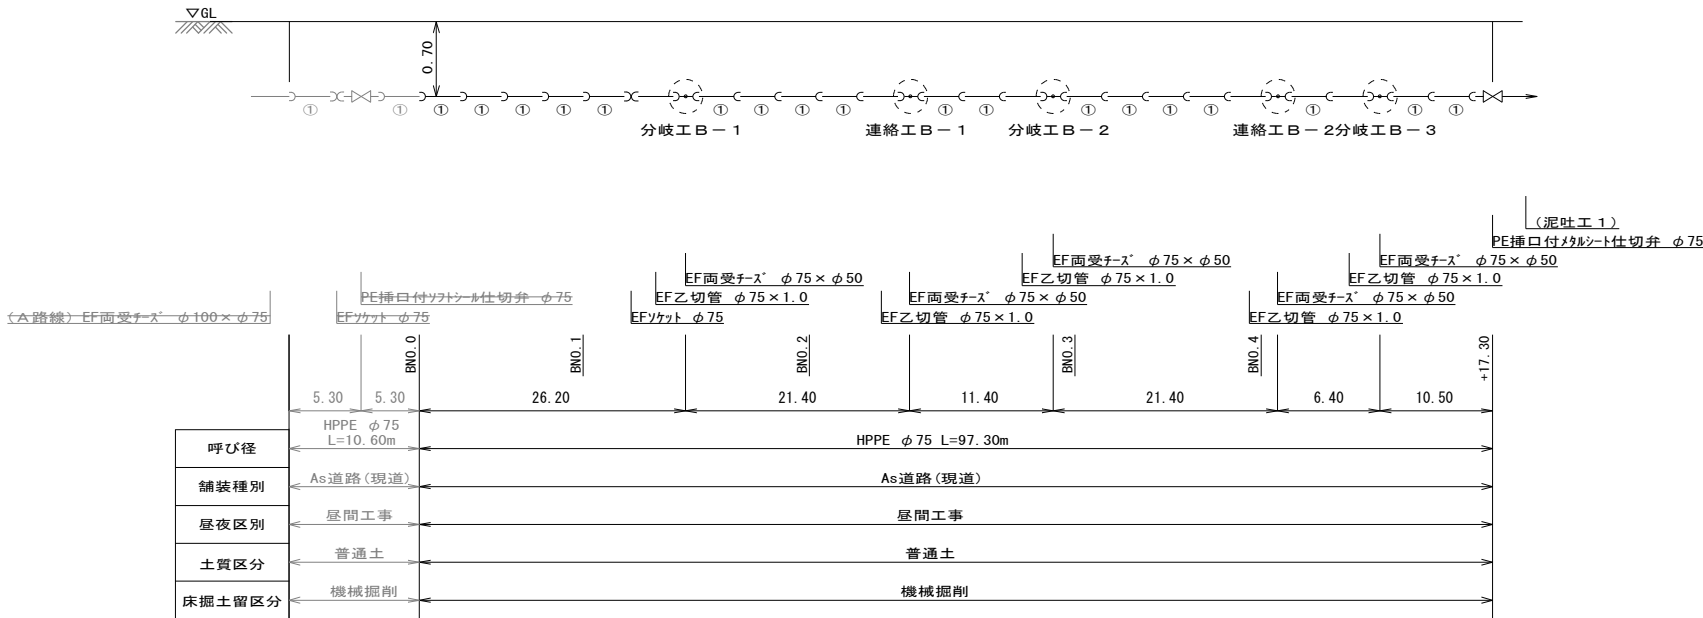


工事年度	令和 3 年 度起工 災害定			第 号	工区
工事名	配水管布設替工事(中津熊3工区)				工事
工事箇所	行橋 郡	町 村	大字中津熊		地内
図面名	配 管 略 図 (2)				
縮 尺	FREE	図面番号	全 8 葉之内 3 号		
事務所名	行橋市環境水道部上水道課				
認 可	☐ 当 初 ☐ 第 回変更	認 可	☐ 当 初 ☐ 第 回変更	☐	査 定


配管略図(2) A3:S=FREE

中津熊3工区

G路線
【連絡工A-3】

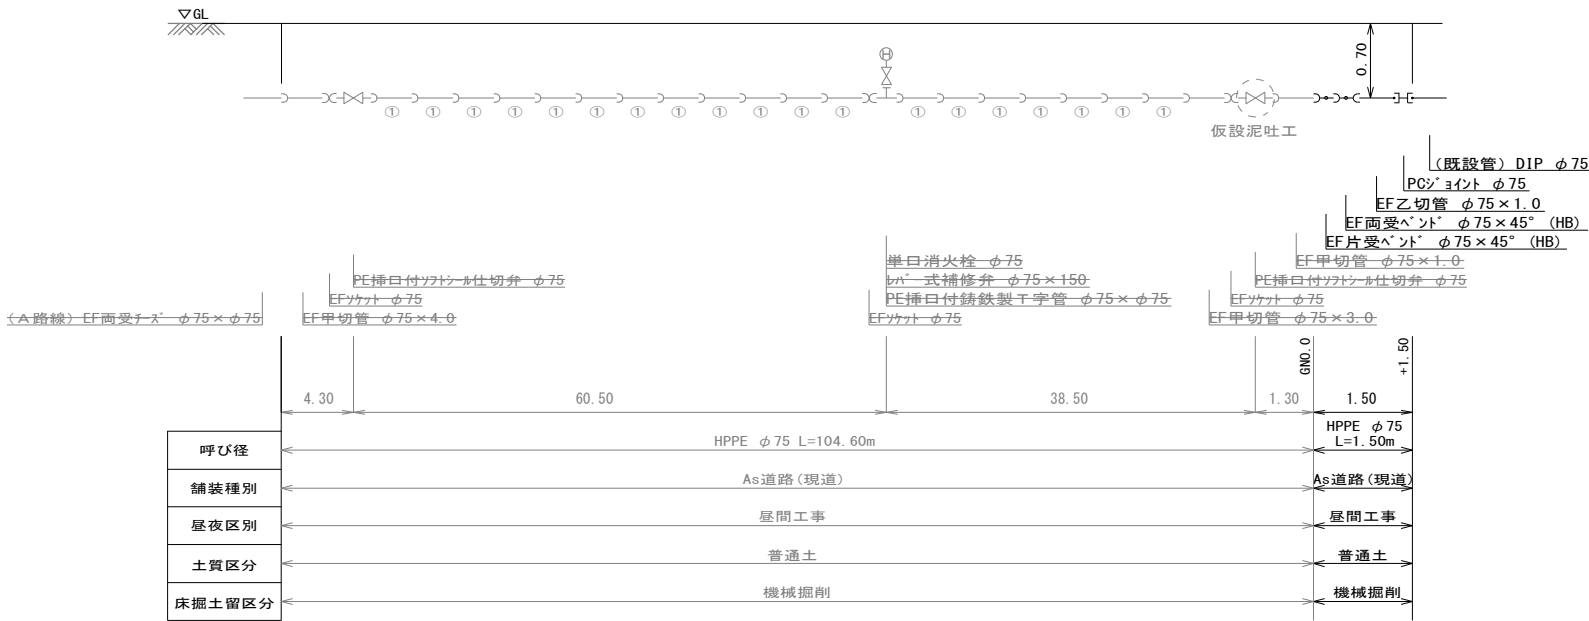

H路線
【分岐工B-1】

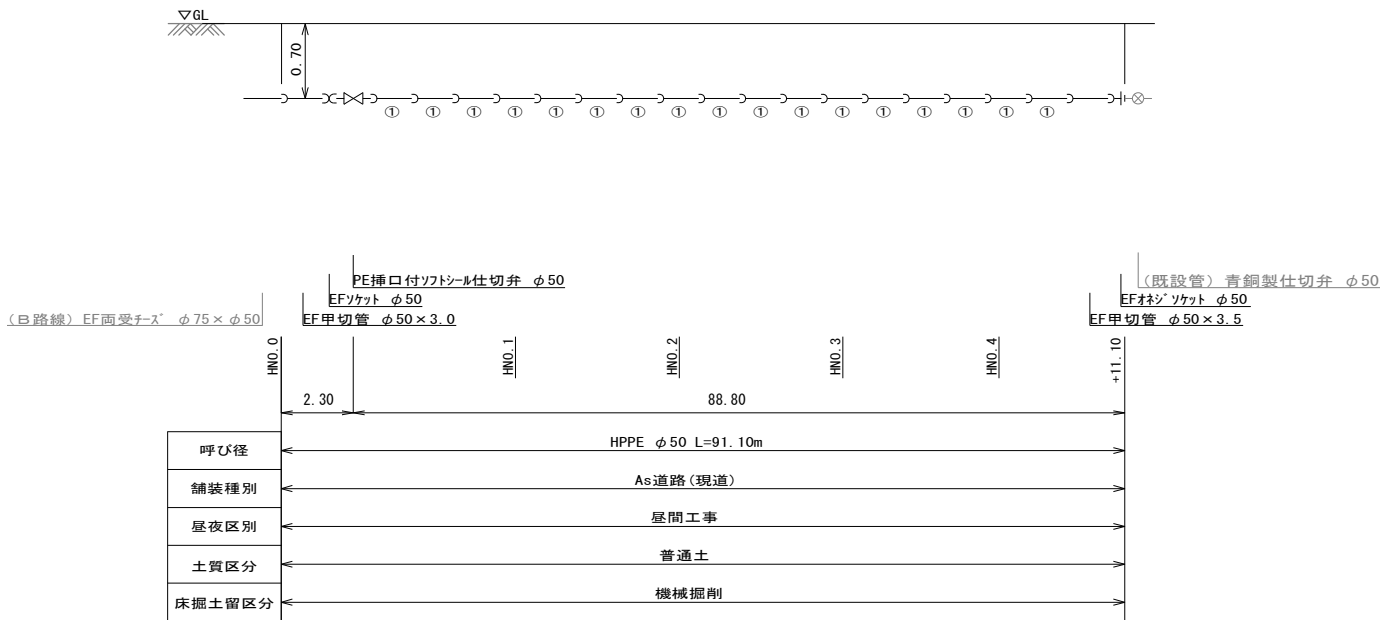


工事年度	令和 3 年 度起工 第 号 工区 災査定			
工事名	配水管布設替工事(中津熊3工区)			工事
工事箇所	行橋 町 大字中津熊 地内			
図面名	配 管 略 図 (3)			
縮 尺	FREE	図面番号	全 8 葉之内 4 号	
事務所名	行橋市環境水道部上水道課			
認 可	☐ 当初 ☐ 第 回変更	認 可	☐ 当初 ☐ 第 回変更	☐ 査 定 ☐


配管略図(3) A3:S=FREE

中津熊3工区

I 路線
【分岐工B－2】

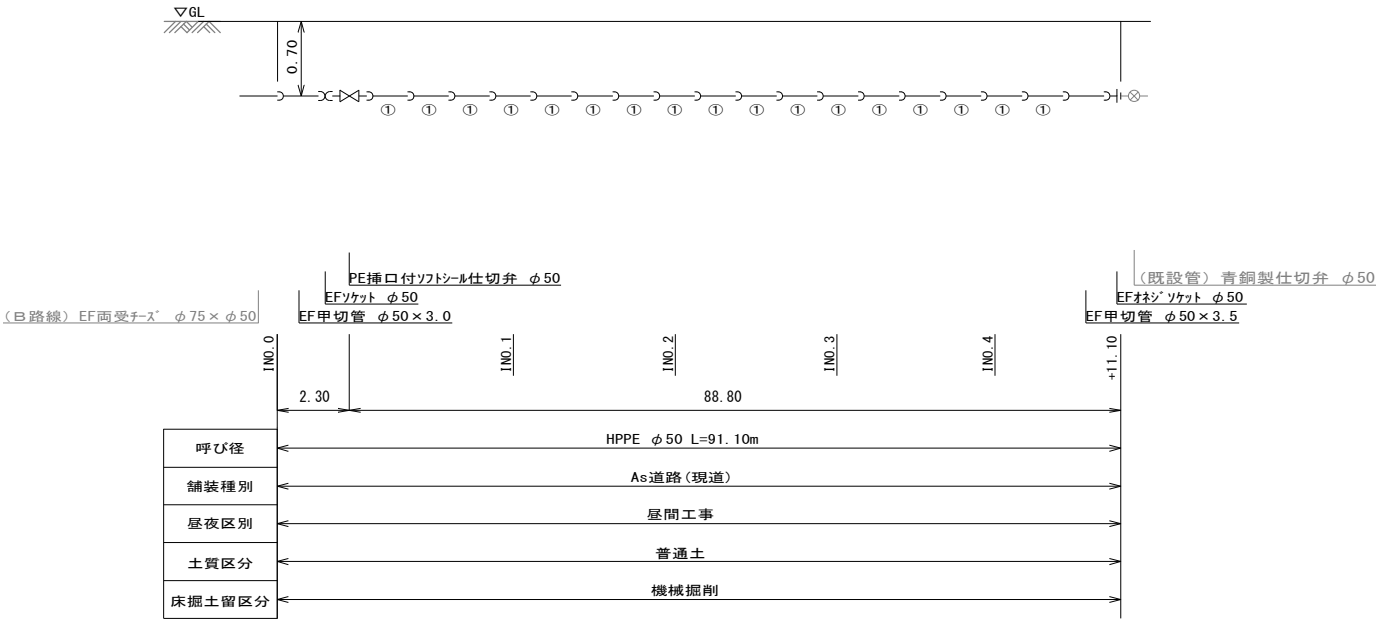

J 路線
【分岐工B－3】

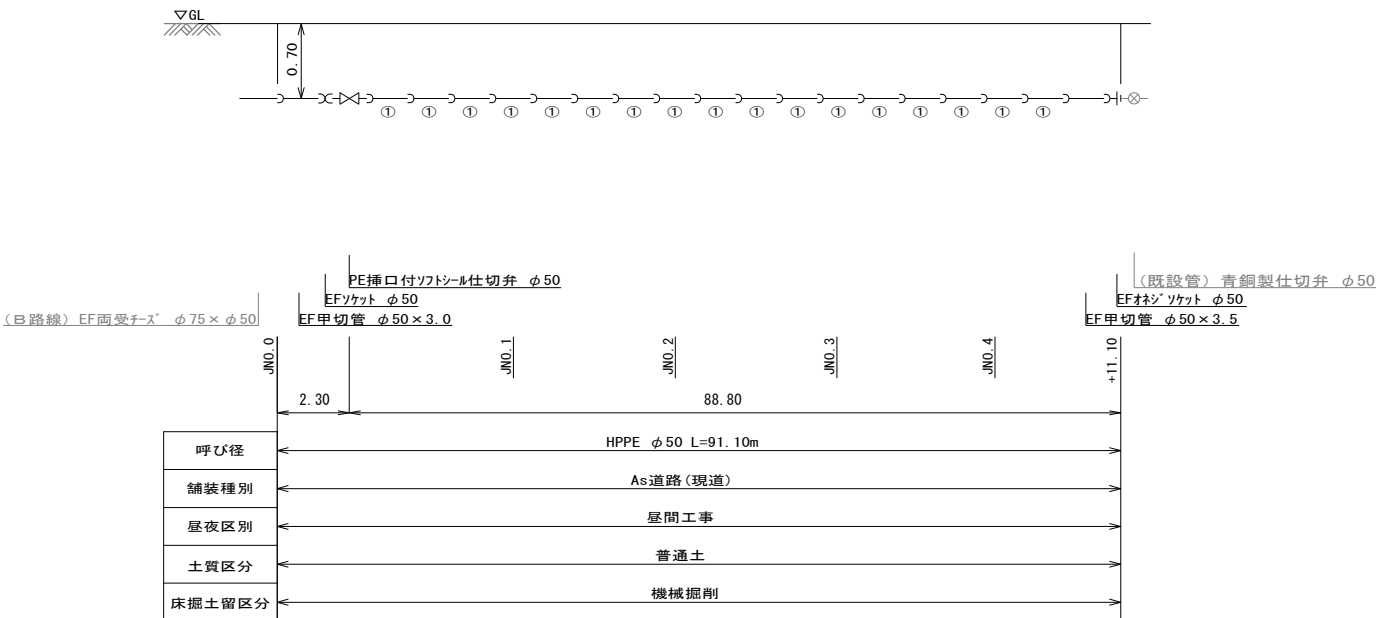


工事年度	令和 3 年 度起工 第 号 工区 災査定			
工事名	配水管布設替工事(中津熊3工区)			工事
工事箇所	行橋 町 郡 村	大字中津熊		地内
図面名	配 管 略 図 (4)			
縮 尺	FREE	図面番号	全 8 葉之内 5 号	
事務所名	行橋市環境水道部上水道課			
認 可	☐ 当 初 ☐ 第 回変更	認 可	☐ 当 初 ☐ 第 回変更	☐ 査 定 ☐


配管略図(4) A3:S=FREE

中 津 熊 3 工 区


K路線
【連絡工B－1】

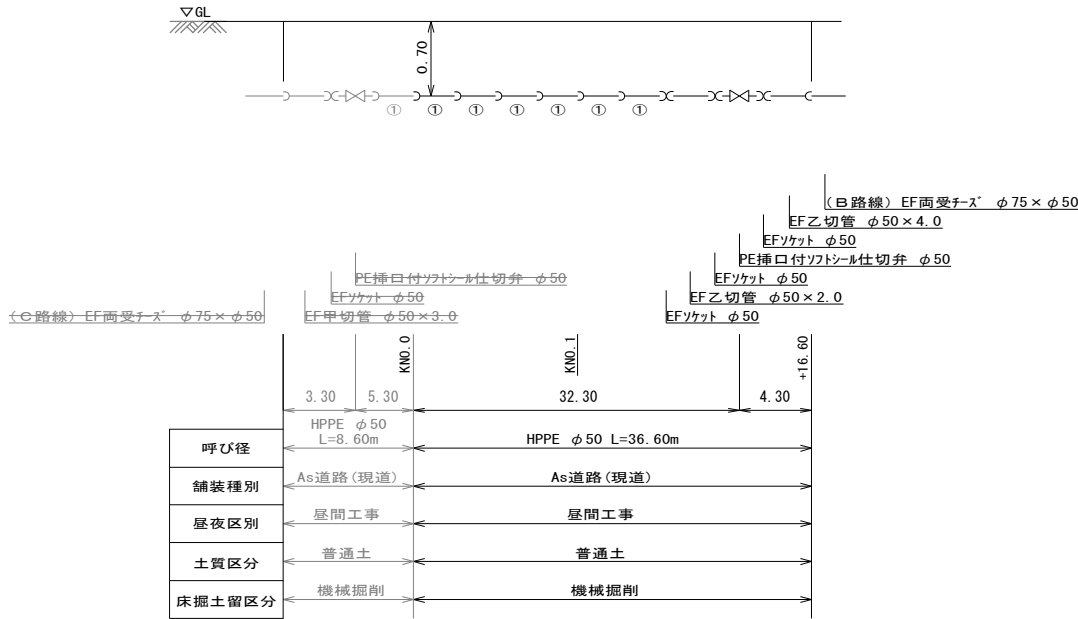

L路線
【連絡工B－2】

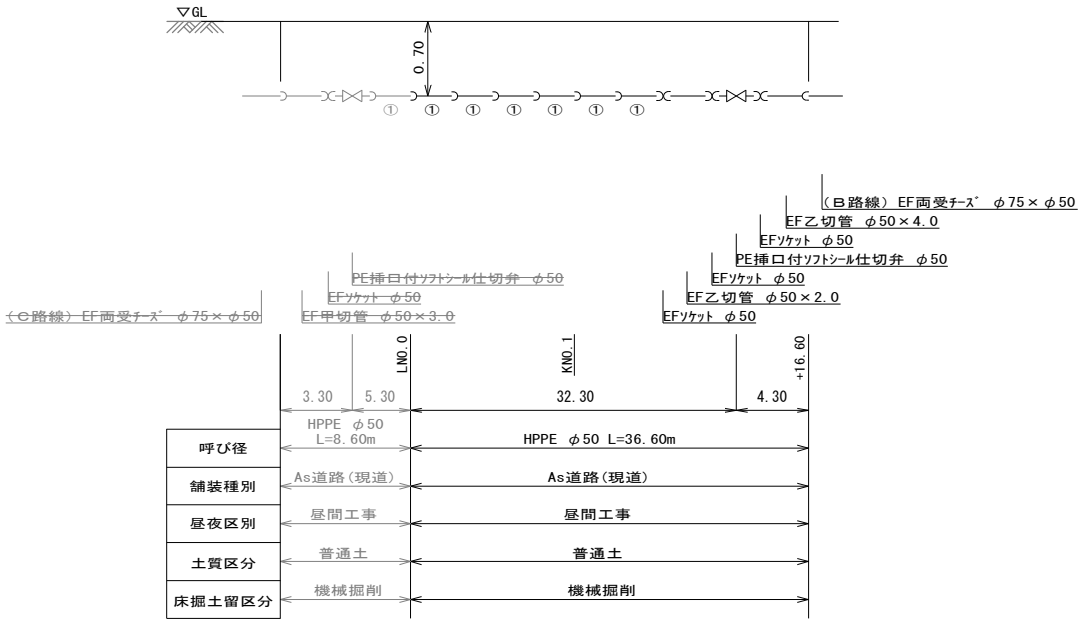

泥吐工 1

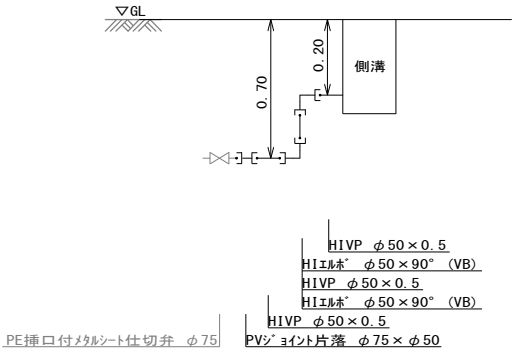

工事年度	令和 3 年		度起工 災査定	第 号	工区
工事名	配水管布設替工事(中津熊3工区)				工事
工事箇所	行橋 郡	町 村	大字中津熊		地内
図面名	給 水 平 面 図				
縮 尺	1/1000	図面番号	全 8 葉之内 6 号		
事務所名	行橋市環境水道部上水道課				
認 可	☐ 当 初 ☐ 第 回変更	認 可	☐ 当 初 ☐ 第 回変更	☐	査 定



給水平面図




A3:S=1/1000

中津熊3工区



工事年度	令和 3 年度起工 災害定			第 号	工区
工事名	配水管布設替工事(中津熊3工区)				工事
工事箇所	行橋	町	大字中津熊	市内	
図面名	給 水 仕 様 図				
縮 尺	FREE	図面番号	全 8 葉之内 7 号		
事務所名	行橋市環境水道部上水道課				
認 当 初	認 当 初	査 定			
可 第 回変更	可 第 回変更				

給水仕様図

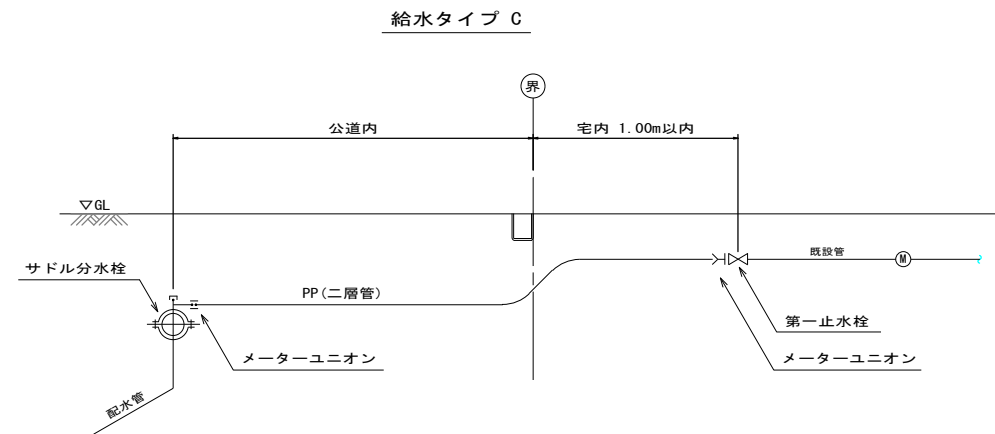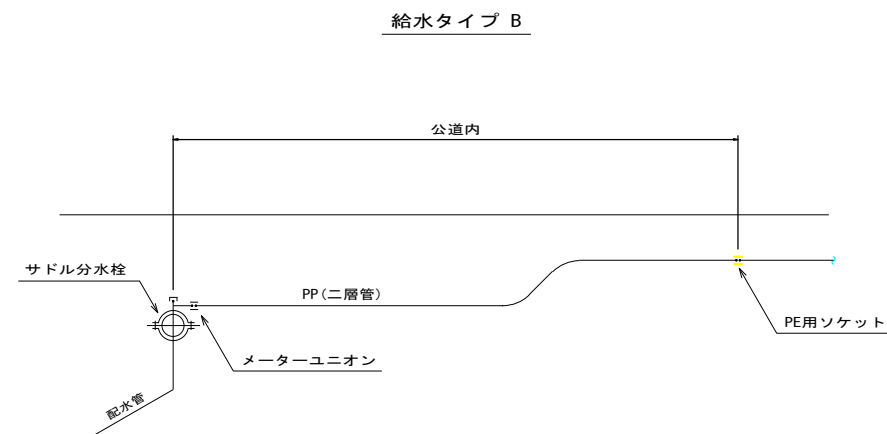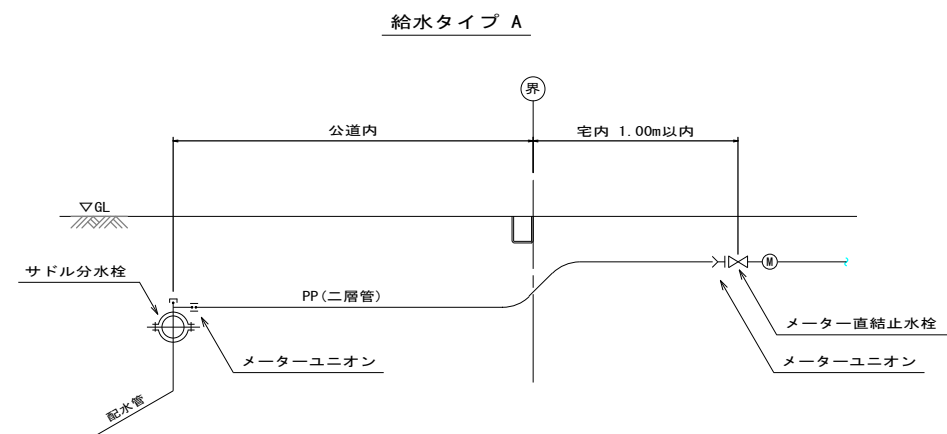

図番	名称	部材タイプ	断面形状	寸法 (mm)	長さ (mm)	材料 (鋼種)	単位重量 (kg/m)	設計耐力 (kN)	設計変位 (mm)	設計耐力 (kN)	設計変位 (mm)	設計耐力 (kN)	設計変位 (mm)
1	柱	A	円形	φ100	4000	SS400	24.0	1000	10	1000	10	1000	10
2	梁	A	円形	φ100	4000	SS400	24.0	1000	10	1000	10	1000	10
3	柱	A	円形	φ100	4000	SS400	24.0	1000	10	1000	10	1000	10
4	梁	A	円形	φ100	4000	SS400	24.0	1000	10	1000	10	1000	10
5	柱	A	円形	φ100	4000	SS400	24.0	1000	10	1000	10	1000	10
6	梁	A	円形	φ100	4000	SS400	24.0	1000	10	1000	10	1000	10
7	柱	A	円形	φ100	4000	SS400	24.0	1000	10	1000	10	1000	10
8	梁	A	円形	φ100	4000	SS400	24.0	1000	10	1000	10	1000	10
9	柱	A	円形	φ100	4000	SS400	24.0	1000	10	1000	10	1000	10
10	梁	A	円形	φ100	4000	SS400	24.0	1000	10	1000	10	1000	10
11	柱	A	円形	φ100	4000	SS400	24.0	1000	10	1000	10	1000	10
12	梁	A	円形	φ100	4000	SS400	24.0	1000	10	1000	10	1000	10
13	柱	A	円形	φ100	4000	SS400	24.0	1000	10	1000	10	1000	10
14	梁	A	円形	φ100	4000	SS400	24.0	1000	10	1000	10	1000	10
15	柱	A	円形	φ100	4000	SS400	24.0	1000	10	1000	10	1000	10
16	梁	A	円形	φ100	4000	SS400	24.0	1000	10	1000	10	1000	10
17	柱	A	円形	φ100	4000	SS400	24.0	1000	10	1000	10	1000	10
18	梁	A	円形	φ100	4000	SS400	24.0	1000	10	1000	10	1000	10
19	柱	A	円形	φ100	4000	SS400	24.0	1000	10	1000	10	1000	10
20	梁	A	円形	φ100	4000	SS400	24.0	1000	10	1000	10	1000	10
21	柱	A	円形	φ100	4000	SS400	24.0	1000	10	1000	10	1000	10
22	梁	A	円形	φ100	4000	SS400	24.0	1000	10	1000	10	1000	10
23	柱	A	円形	φ100	4000	SS400	24.0	1000	10	1000	10	1000	10
24	梁	A	円形	φ100	4000	SS400	24.0	1000	10	1000	10	1000	10
25	柱	A	円形	φ100	4000	SS400	24.0	1000	10	1000	10	1000	10
26	梁	A	円形	φ100	4000	SS400	24.0	1000	10	1000	10	1000	10
27	柱	A	円形	φ100	4000	SS400	24.0	1000	10	1000	10	1000	10
28	梁	A	円形	φ100	4000	SS400	24.0	1000	10	1000	10	1000	10
29	柱	A	円形	φ100	4000	SS400	24.0	1000	10	1000	10	1000	10
30	梁	A	円形	φ100	4000	SS400	24.0	1000	10	1000	10	1000	10
31	柱	A	円形	φ100	4000	SS400	24.0	1000	10	1000	10	1000	10
32	梁	A	円形	φ100	4000	SS400	24.0	1000	10	1000	10	1000	10
33	柱	A	円形	φ100	4000	SS400	24.0	1000	10	1000	10	1000	10
34	梁	A	円形	φ100	4000	SS400	24.0	1000	10	1000	10	1000	10
35	柱	A	円形	φ100	4000	SS400	24.0	1000	10	10			


工事年度	令和 3 年		度起工 災査定	第 号	工区
工事名	配水管布設替工事(中津熊3工区)				工事
工事箇所	行橋	町 郡	大字中津熊	地内	
図面名	断 面 図 ・ 構 造 図				
縮 尺	FREE	図面番号	全 8 葉之内 8 号		
事務所名	行橋市環境水道部上水道課				
認 可	☐ 当 初 ☐ 第 回変更	認 可	☐ 当 初 ☐ 第 回変更	☐	査 定

断面図・構造図


A3:S=FREE

中津熊3工区

掘削断面図

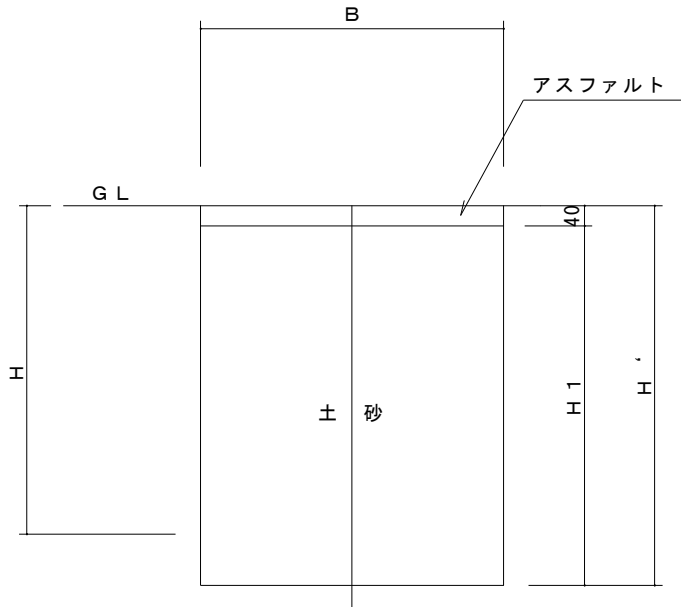

舗装復旧断面図

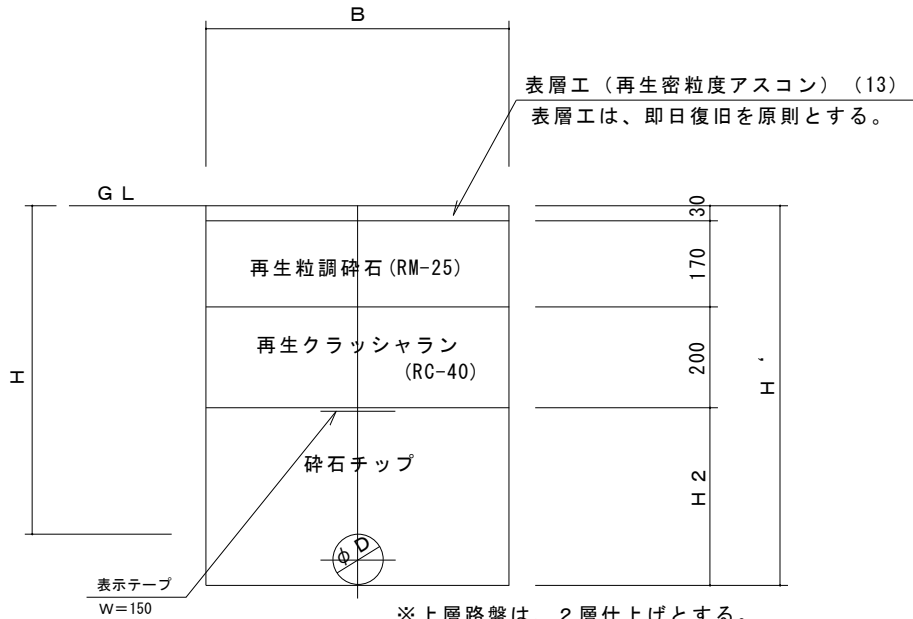


※上層路盤は、2層仕上げとする。
(1層あたり：150mm未満)
※碎石チップは、1層あたり200mm以下とする。

1. 0m当り

名称 口径	外径 D (mm)	土被り H (m)	H' (m)	H 1 (m)	H 2 (m)	B (m)	管体積 (m3)	備 考
φ100	118	0.700	0.820	0.780	0.420	0.550	0.011	
φ75	93	0.700	0.800	0.760	0.400	0.550	0.007	
φ50	60	0.700	0.760	0.720	0.360	0.550	0.000	
φ25	34	0.700	0.740	0.700	0.340	0.550	0.000	
φ20	27	0.700	0.730	0.690	0.330	0.550	0.000	

弁室詳細図

φ 7 5
土被り h=0.70m

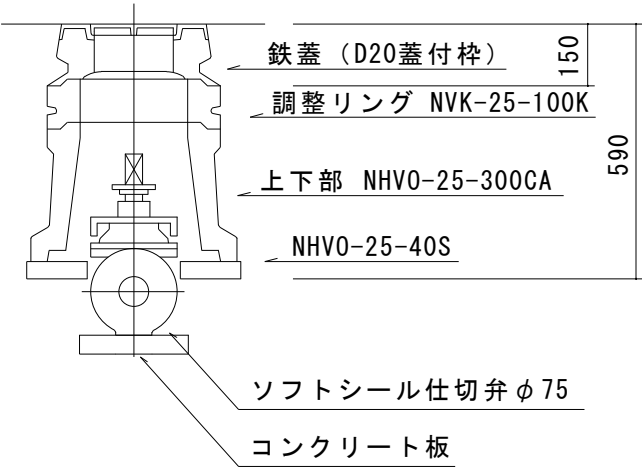

φ 5 0
土被り h=0.70m

