


位置図

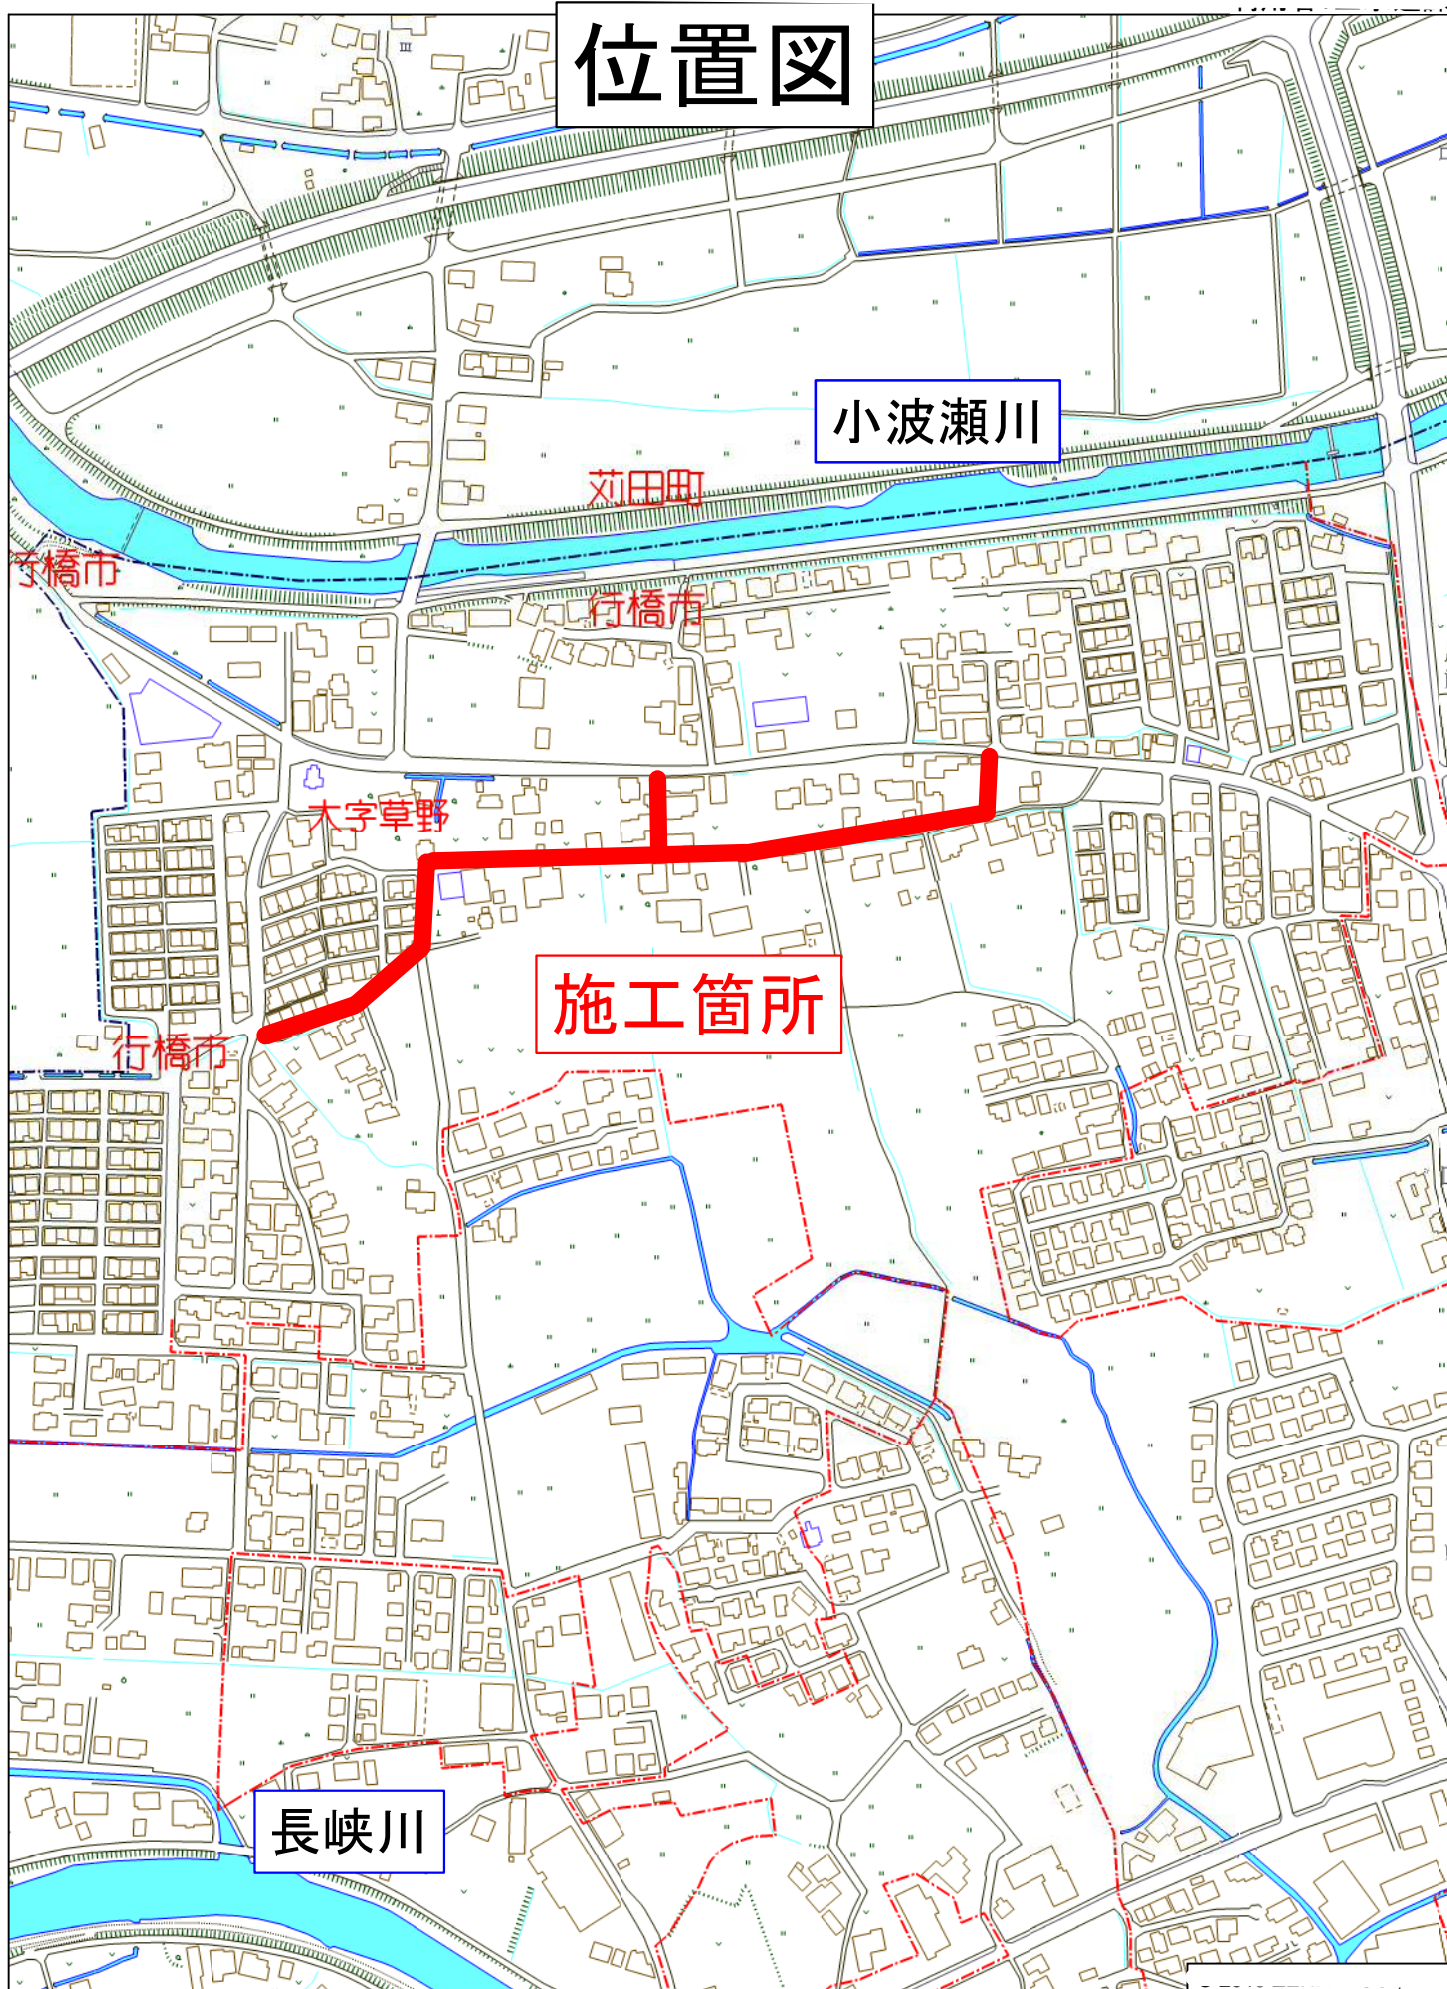

行橋市大字草野付近


縮尺 1 / 4,000

120m

工事年度	令和 3 年		度起工 年度定	第 号	工 区
工事名	配水管布設替工事(草野)				工 事
工事箇所	行橋	市	大字草野	地内	
図面名	配管詳細図(1/3)				
縮 尺	・	図面番号	全 7 葉之内	2 号	
事務所名	行橋市環境水道部上水道課				
認 可	☐ 当 初 ☐ 第 回変更	認 可	☐ 当 初 ☐ 第 回変更	☐ 査 定 ☐	

配管詳細図(1/3)


NONSCALE

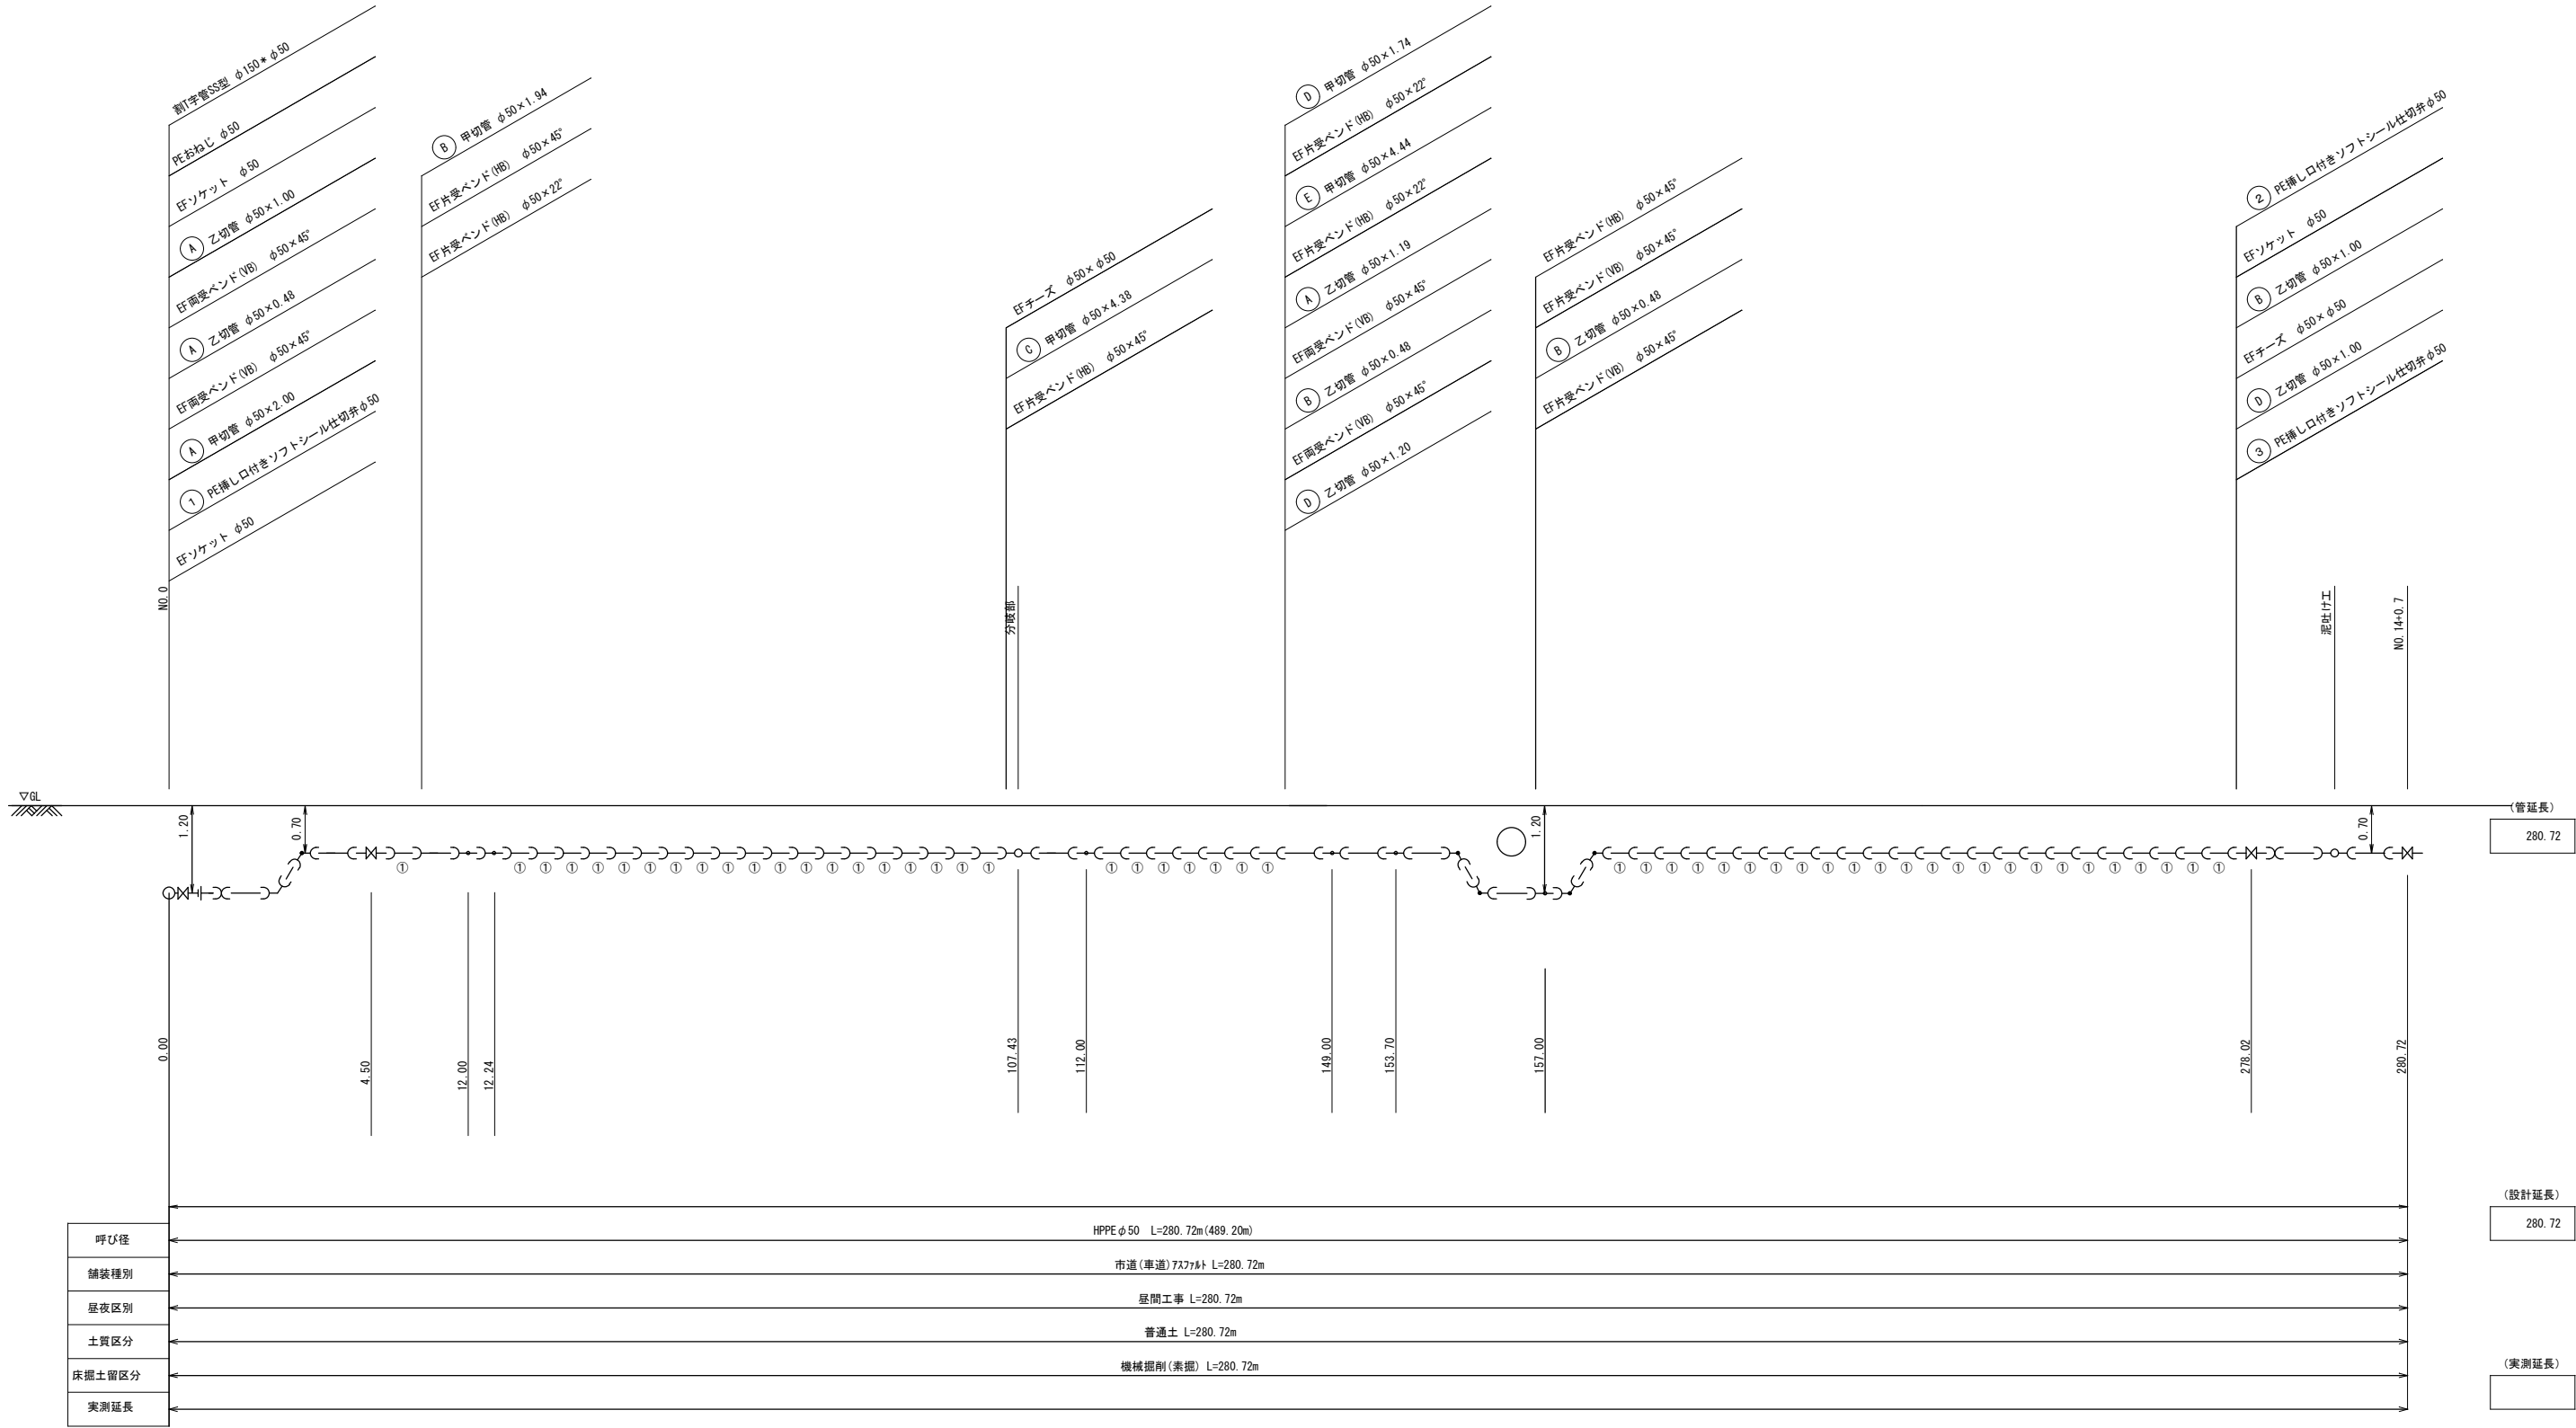

工事年度	令和 3 年		原和工 業認定		第 号	工区
工事名	配水管布設替工事(草野)					工事
工事箇所	行橋	市	町	大字草野	地内	
図面名	配管詳細図(2/3)					
縮 尺	・	図面番号	全 7 葉之内	3 号		
事務所名	行橋市環境水道部上水道課					
認 可	☐ 当 初 ☐ 第 回変更	認 可	☐ 当 初 ☐ 第 回変更	☐ 査 定 ☐		

配管詳細図(2/3)

NONSCALE

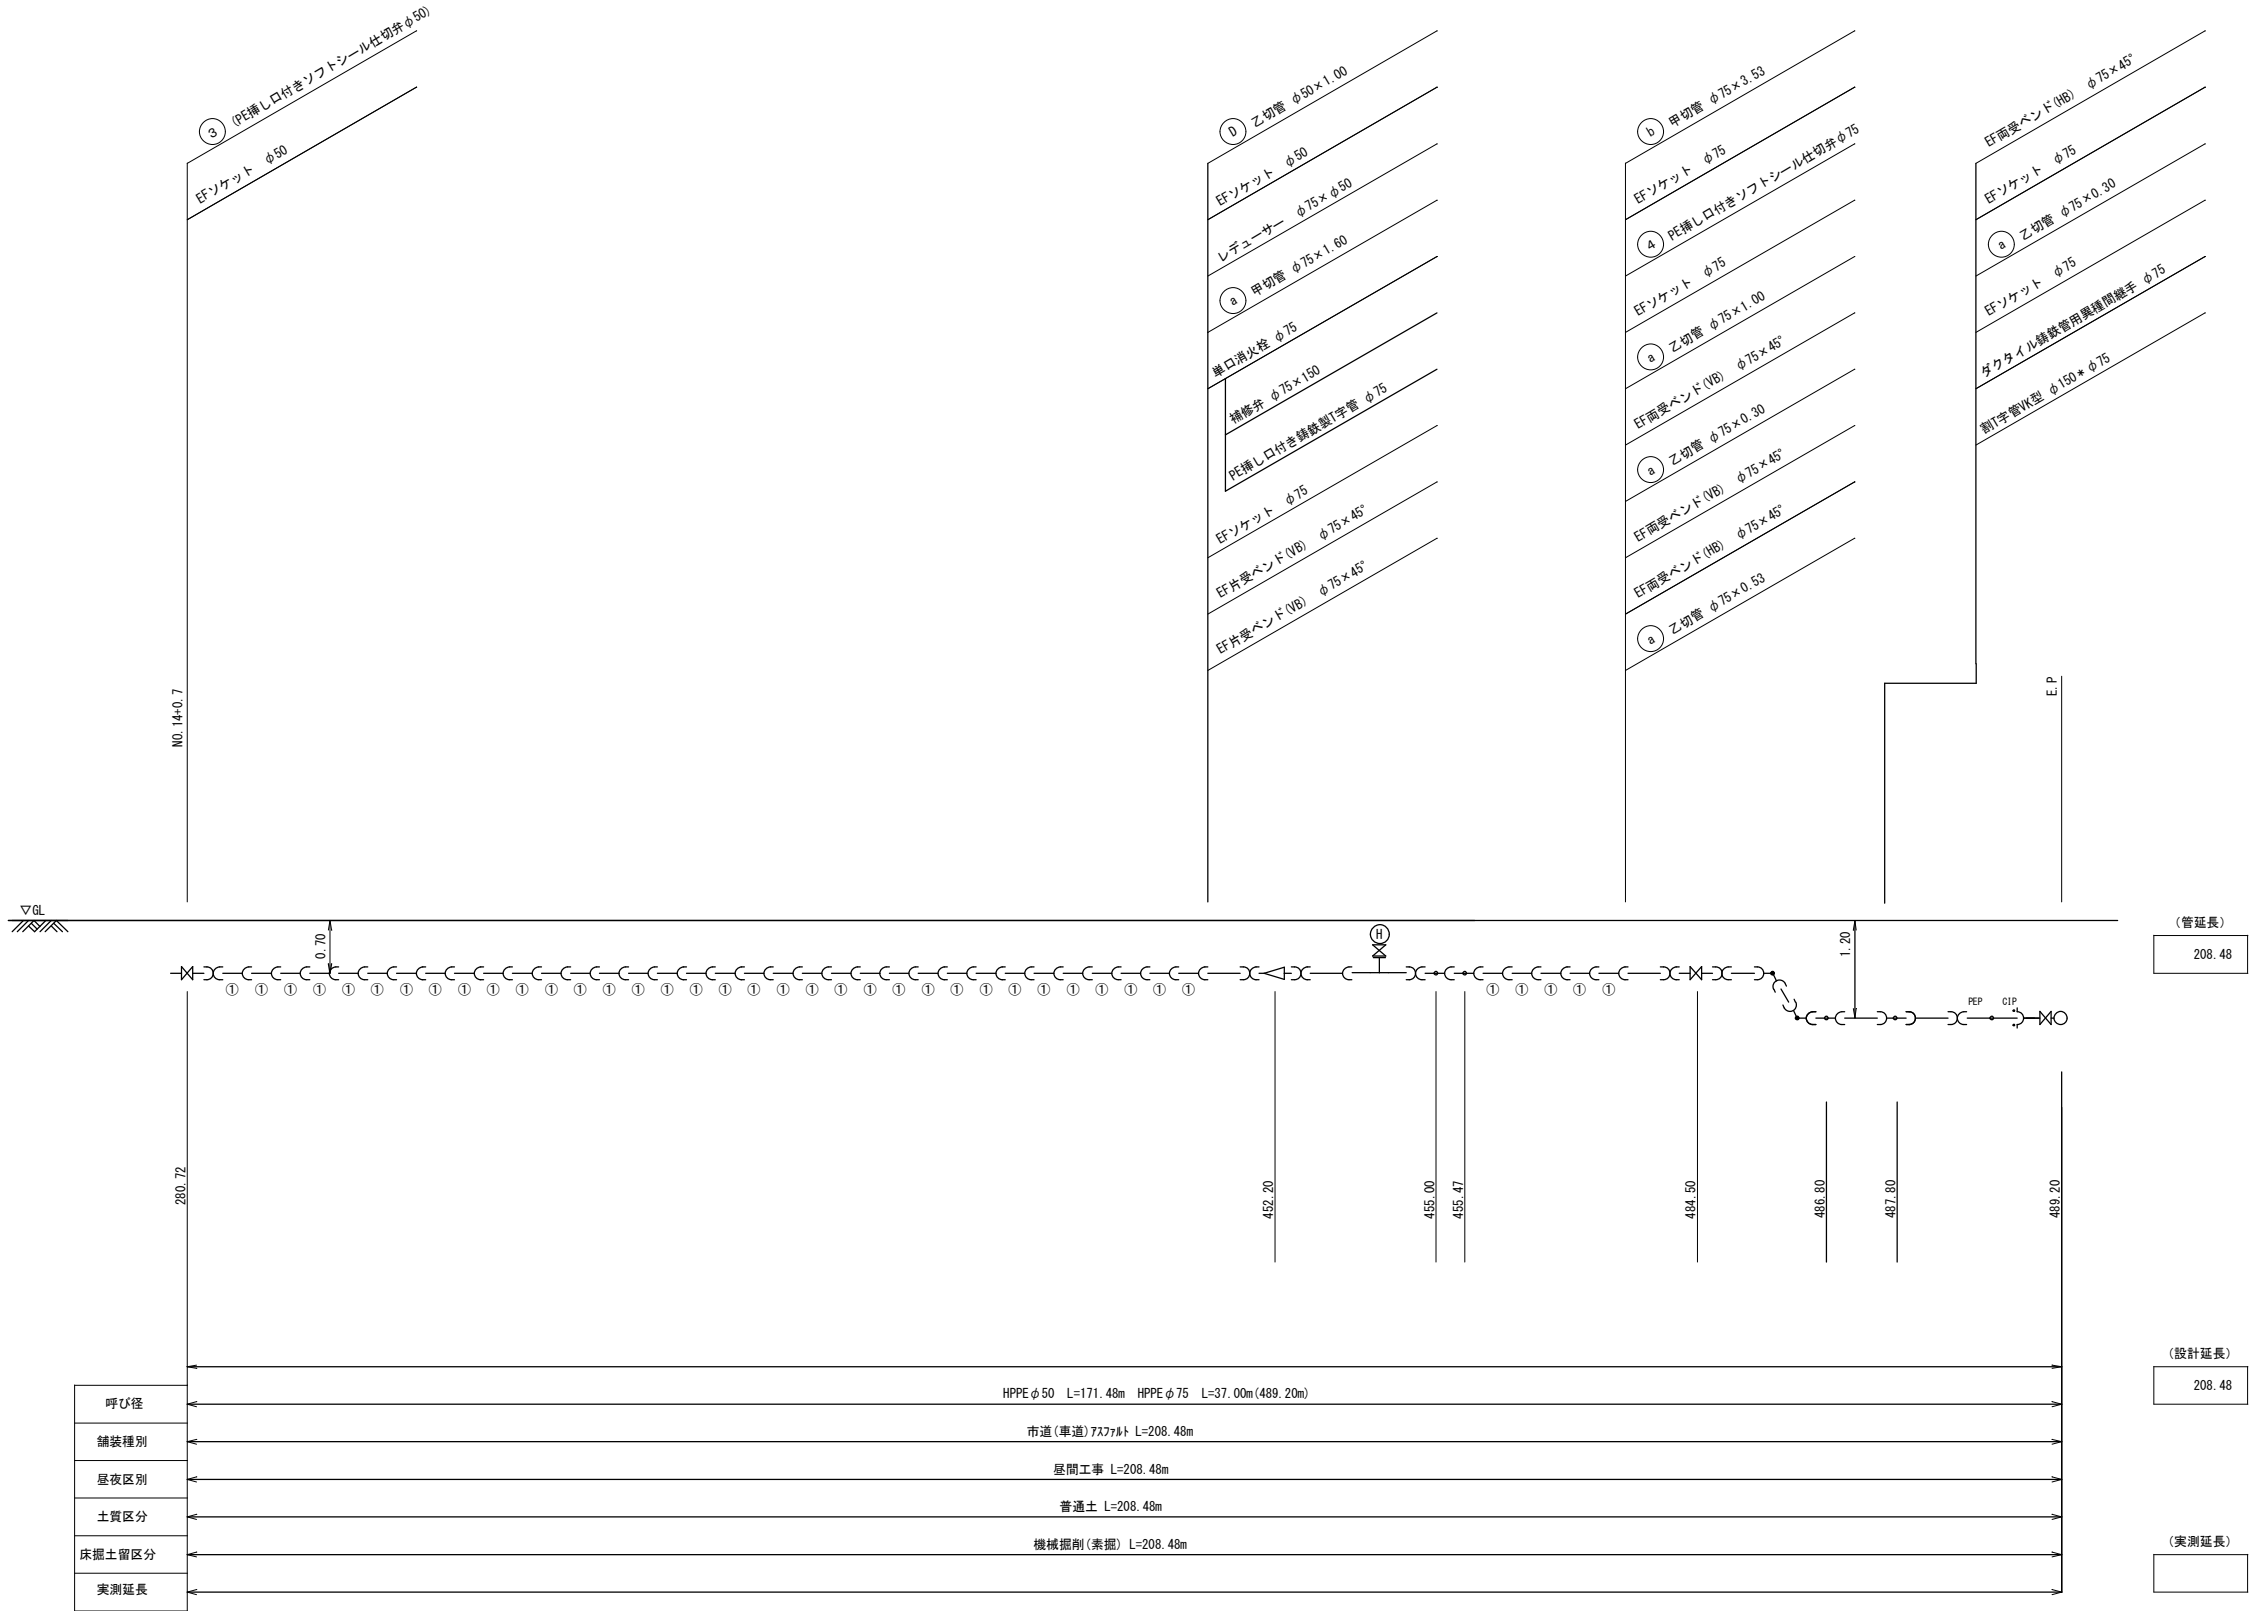


工事年度	令和 3 年		度起工 工事年度		号	工区
工事名	配水管布設替工事(草野)					工事
工事箇所	行橋	市	大字草野	地内		
図面名	配管詳細図(3/3)					
縮 尺	・	図面番号	全 7 葉之内	4 号		
事務所名	行橋市環境水道部上水道課					
認 可	☐ 当 初 ☐ 第 回変更	認 可	☐ 当 初 ☐ 第 回変更	☐ 査 定 ☐		


配管詳細図(3/3)

NONSCALE

分岐部

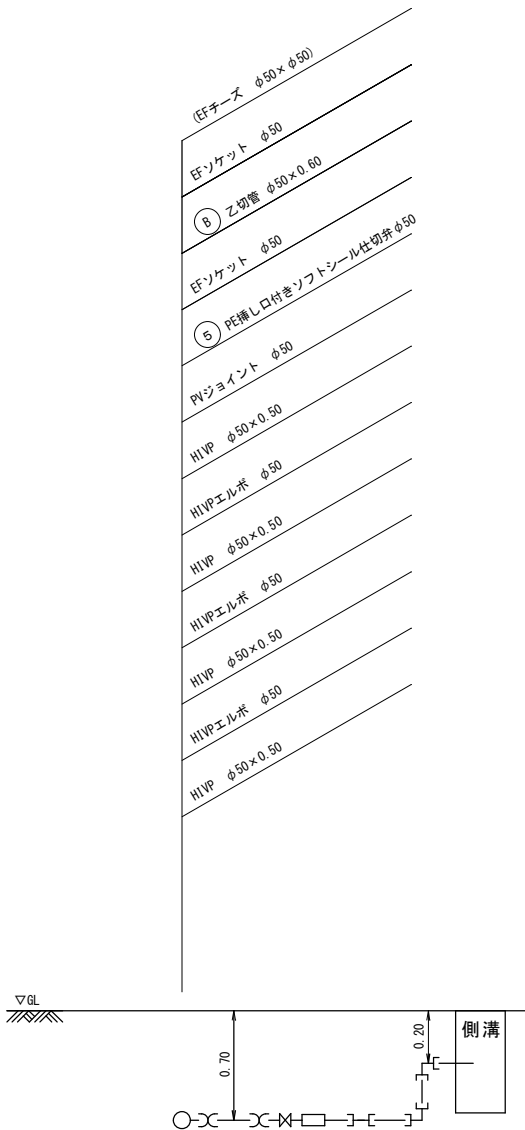

泥吐工

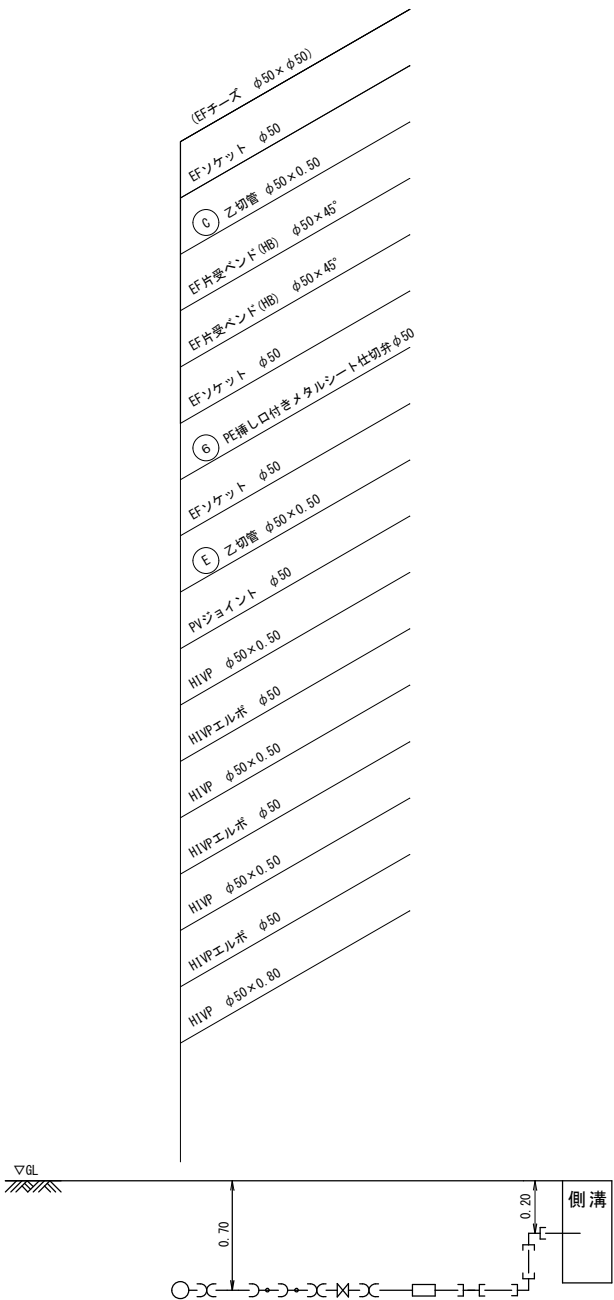


工事年度	令和 3 年 度起工 度決定 第 号 工区		
工事名	配水管布設替工事(草野)		工事
工事箇所	行橋 市 大字草野 地内		
図面名	給水平面図(1/2)		
縮 尺	1/1250	図面番号	全 7 葉之内 5 号
事務所名	行橋市環境水道部上水道課		
認 可	☐ 当 初 ☐ 第 回変更	認 可	☐ 当 初 ☐ 第 回変更
	☐ 査 定		☐





給水平面図(1/2)

S=1/1250

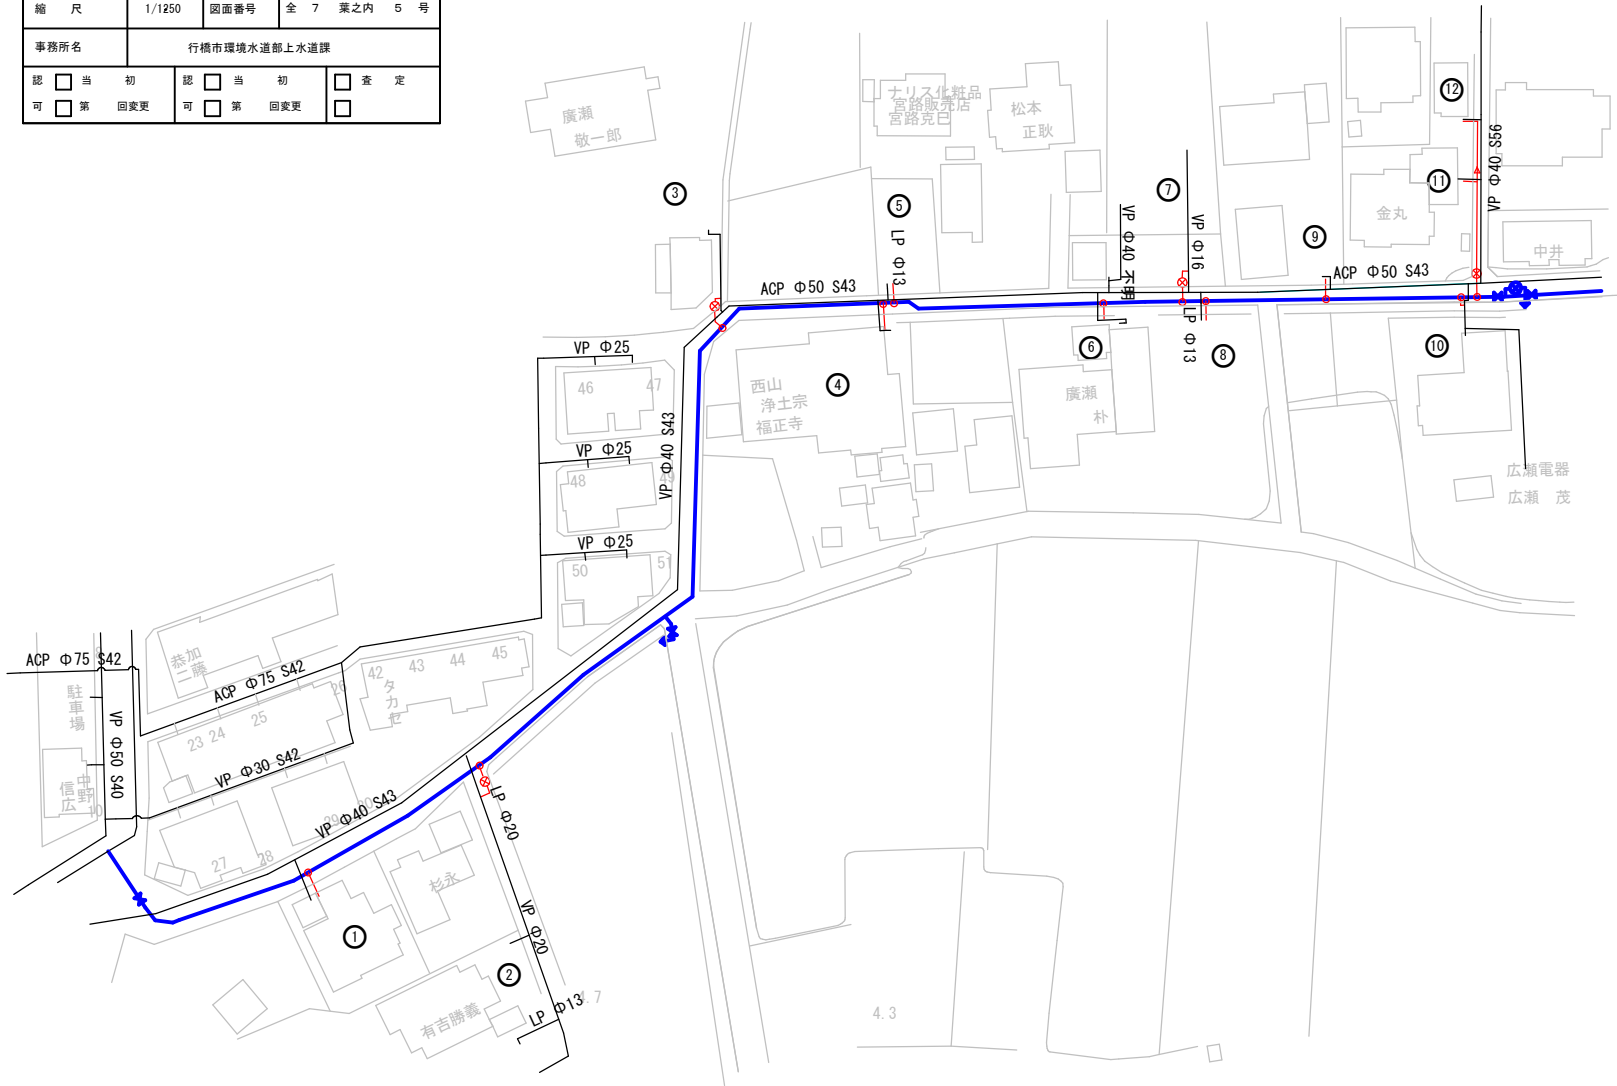


給水タイプ A

給水タイプ B

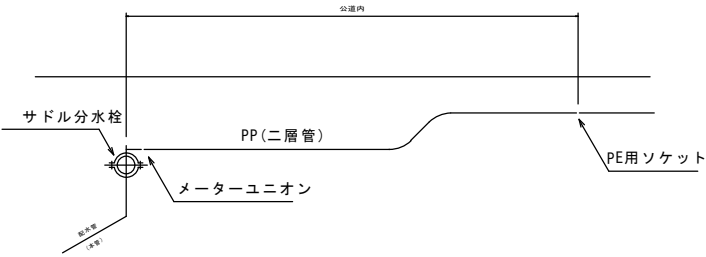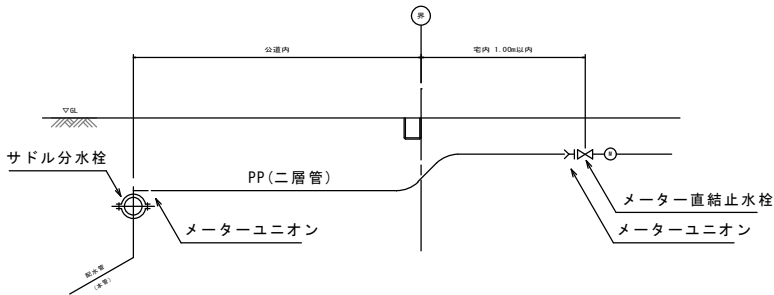

給水タイプ C

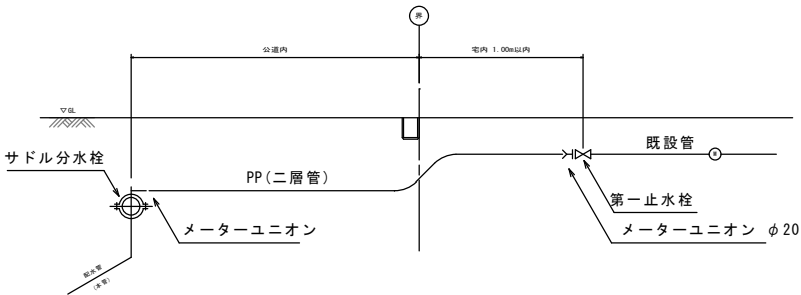


給水番号	氏 名	給水 タイプ	本管口径 (mm)	給水口径 (mm)	サドル 分水栓 (チース・割T字管)	メーター ユニオン	ソケット	直結 止水栓	一次 止水栓	延長 (m)
1		A	50	20	φ 50 × φ 20	φ 20 × 2		φ 20 × 13		1.0
2		C	50	20	φ 50 × φ 20	φ 20 × 2			φ 20	2.0
3		C	50	20	φ 50 × φ 20	φ 20 × 2			φ 20	2.0
4	福正寺	A	50	20	φ 50 × φ 20	φ 20 × 2		φ 20 × 13		2.0
5		A	50	20	φ 50 × φ 20	φ 20 × 2		φ 20 × 13		1.0
6	廣瀬	A	50	20	φ 50 × φ 20	φ 20 × 2		φ 20 × 13		1.0
7		C	50	20	φ 50 × φ 20	φ 20 × 2			φ 20	1.0
8		A	50	20	φ 50 × φ 20	φ 20 × 2		φ 20 × 13		1.0
9		A	50	20	φ 50 × φ 20	φ 20 × 2		φ 20 × 13		1.0
10		B	50	20	φ 50 × φ 20	φ 20	φ 20 × 2			1.0
11	金丸	A	50	25	φ 50 × φ 25	φ 25・φ 20		φ 20 × 13	φ 25	1.0
12	田口	A	25	20	φ 25 × φ 20	φ 20	φ 25 × φ 20	φ 20 × 13		9.0

工事年度	令和 3 年		度起工 第 号	工区
工事名	配水管布設替工事(草野)			工事
工事箇所	行橋 市	町 村	大字草野	地内
図面名	給水平面図(2/2)			
縮 尺	1/1250	図面番号	全 7 葉之内 6 号	
事務所名	行橋市環境水道部上水道課			
認 可	☐ 当 初 ☐ 第 回変更	認 可	☐ 当 初 ☐ 第 回変更	☐ 査 定 ☐




給水平面図(2/2)


S=1/1250

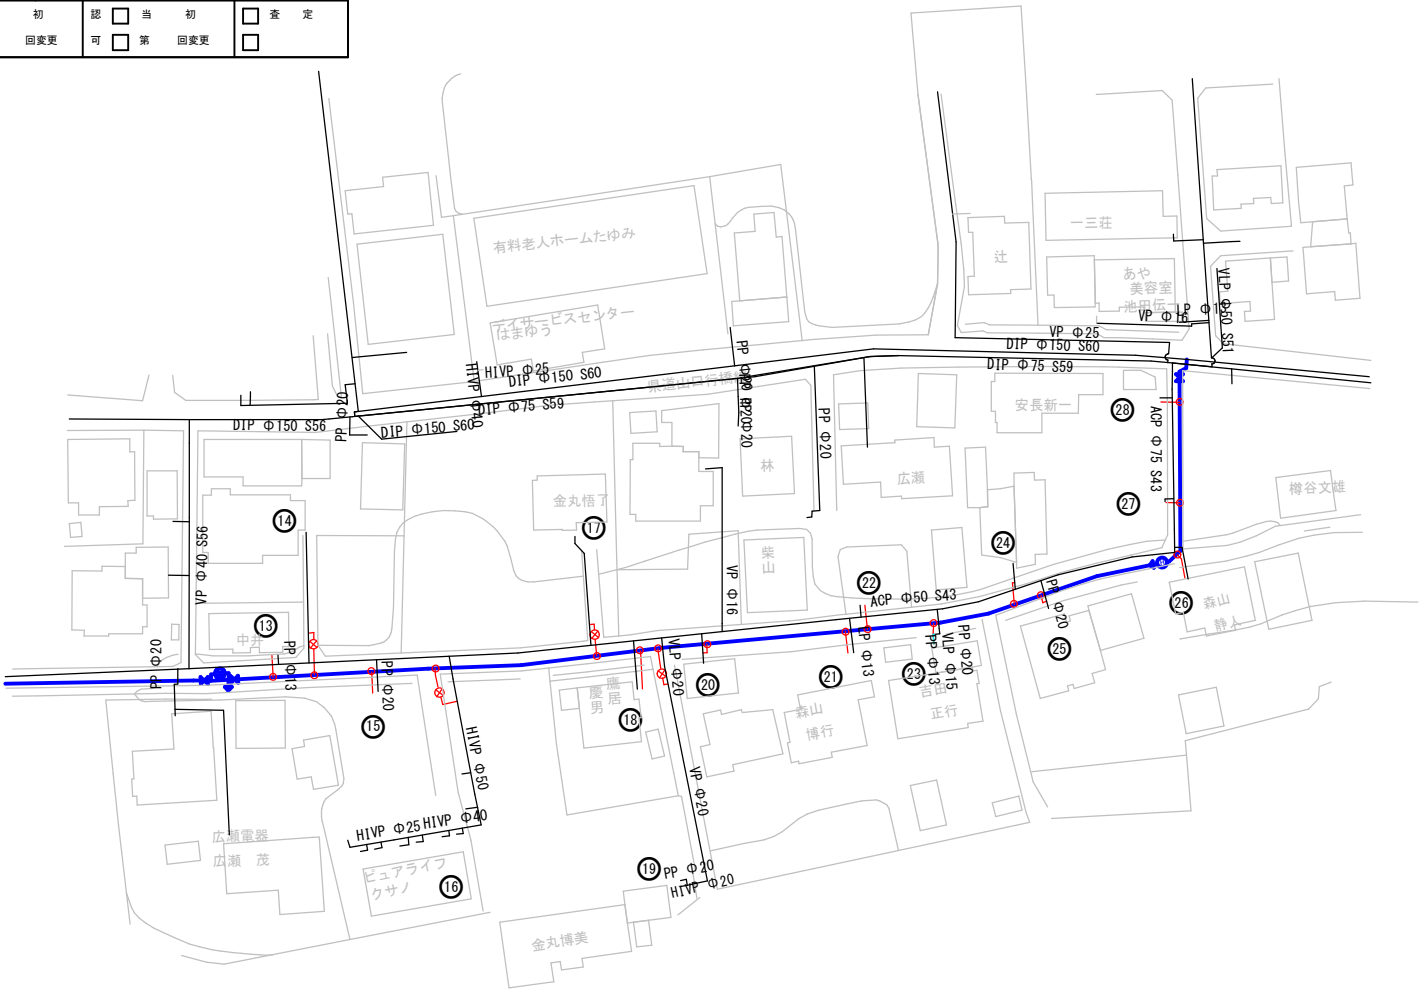


給水タイプ A

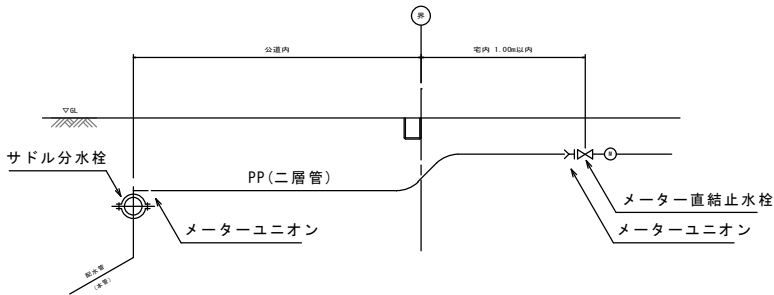

給水タイプ B

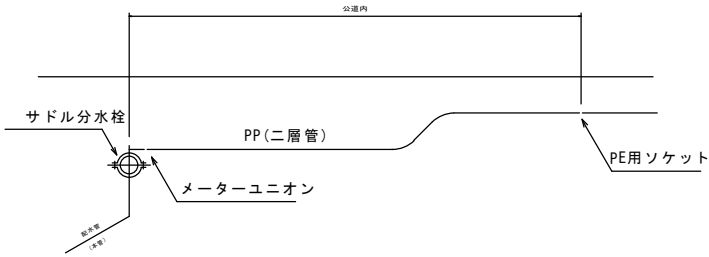

給水タイプ C

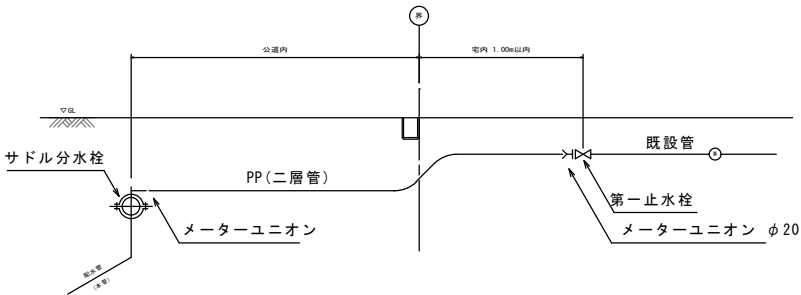

給水番号	氏 名	給水 タイプ	本管口径 (mm)	給水口径 (mm)	サドル 分水栓 (チース・割T字管)	メーター ユニオン	ソケット	直結 止水栓	一次 止水栓	延長 (m)
13	中井	A	50	20	φ 50 × φ 20	φ 20 × 2		φ 20 × 13		1.0
14		C	50	20	φ 50 × φ 20	φ 20 × 2			φ 20	1.0
15		B	50	20	φ 50 × φ 20	φ 20	φ 20 × 2			1.0
16	ピュアライフクサノ	C	50	40	φ 50 × φ 40		φ 40		φ 40	2.0
17	金丸	C	50	20	φ 50 × φ 20	φ 20 × 2			φ 20	1.0
18	鷹居	A	50	20	φ 50 × φ 20	φ 20 × 2		φ 20 × 13		1.0
19		C	50	20	φ 50 × φ 20	φ 20 × 2			φ 20	1.0
20		B	50	20	φ 50 × φ 20	φ 20	φ 20 × 2			1.0
21	森山	A	50	20	φ 50 × φ 20	φ 20 × 2		φ 20 × 13		1.0
22		A	50	20	φ 50 × φ 20	φ 20 × 2		φ 20 × 13		1.0
23	吉田	A	50	20	φ 50 × φ 20	φ 20 × 2		φ 20 × 13		1.0
24		B	50	20	φ 50 × φ 20	φ 20	φ 20 × 2			1.0
25		B	50	20	φ 50 × φ 20	φ 20	φ 20 × 2			1.0
26	森山	A	75	20	φ 75 × φ 20	φ 20 × 2		φ 20 × 13		1.0
27		A	75	20	φ 75 × φ 20	φ 20 × 2		φ 20 × 13		1.0
28		A	75	20	φ 75 × φ 20	φ 20 × 2		φ 20 × 13		1.0
	合計：28箇所				φ 50 × φ 20 (HPPE用サドル) 合計：22個 φ 50 × φ 25 (HPPE用サドル) 合計：1個 φ 75 × φ 20 (HPPE用サドル) 合計：3個 φ 50 × φ 40 (割T字管SS型) 合計：1個 φ 25 × φ 20 (耐震型PEチーズ) 合計：1個	φ 20：48個 φ 25：3個	φ 20：10個 φ 40：1個	φ 20 × 13 合計16個	φ 20：6個 φ 25：1個 φ 40：1個	PE管 φ 20：35.0m φ 25：3.0m φ 40：2.0m

