


位置図


S=1 : 10,000

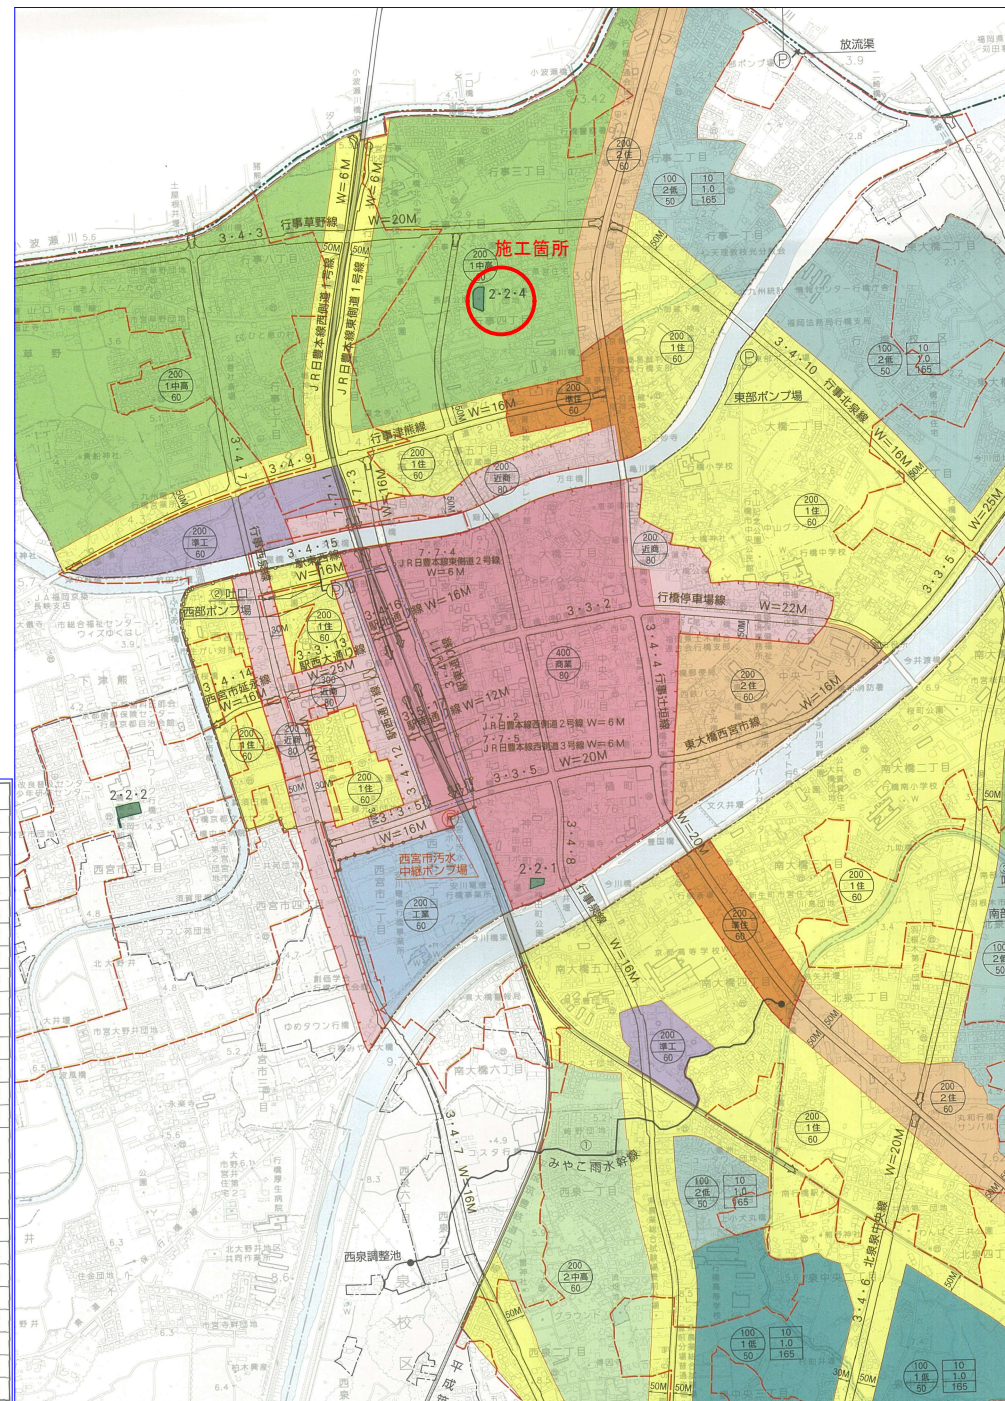

凡 例	
	都市計画区域界
	第1種低層住居専用地域
	第2種低層住居専用地域
	第1種中高層住居専用地域
	第2種中高層住居専用地域
	第1種住居地域
	第2種住居地域
	準住居地域
	近隣商業地域
	商業地域
	準工業地域
	工業地域
	準防火地域
	都市計画公園
	容積率(%) 上 200
	中 100
	下 50
	用途別 建ぺい率(%)
	上 10
	中 1.0
	下 1.0
	最低敷地面積(m)
	都市計画道路
	公共下水道雨水幹線
	公共下水道汚水幹線
	DID区域(22年)
	土地区画整理事業区域
	都市高速鉄道
	公共下水道排水区域
	行橋駅西口地区計画


付近見取図

S=1 : 2,500

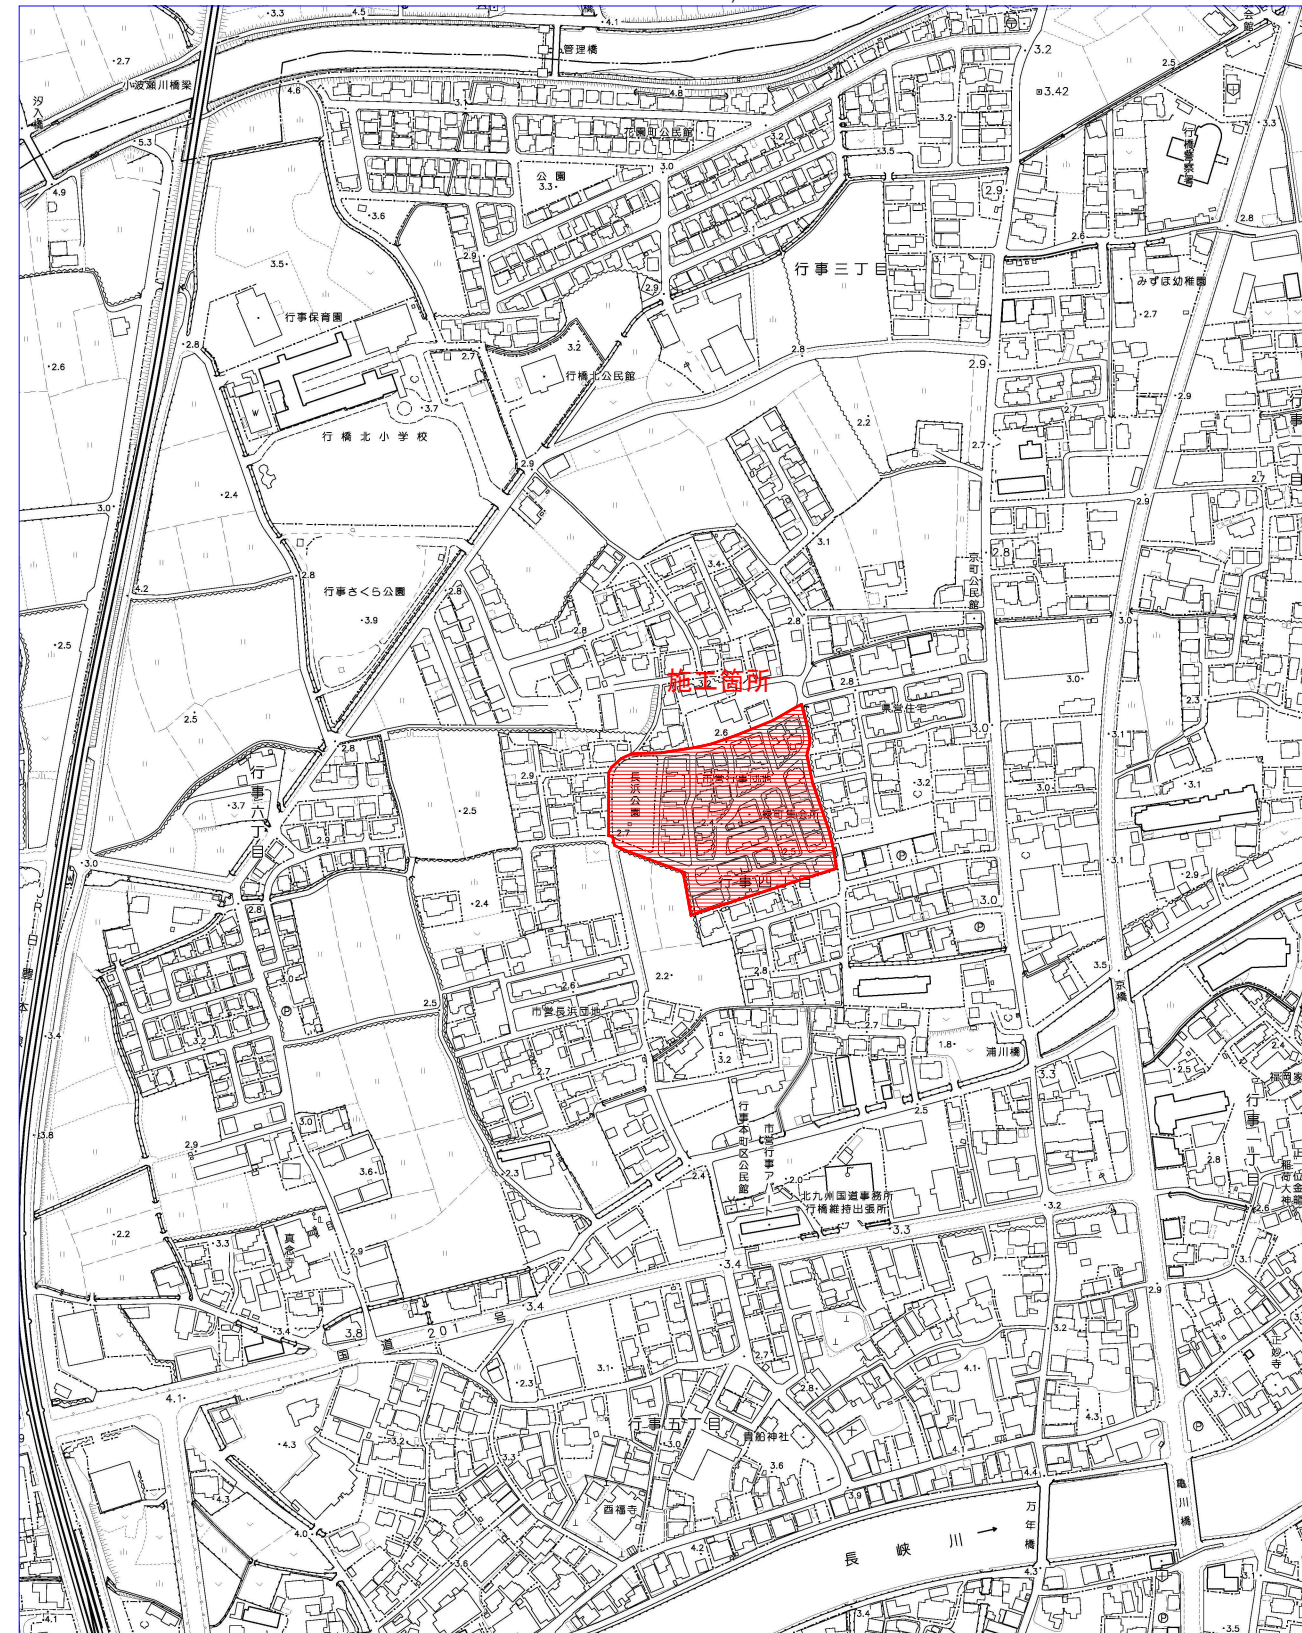





公園名称	長浜公園		
工事名称	電気設備工事(長浜公園整備事業)		
図面名称	位置図、付近見取図	縮尺	図示
施工年度	令和3年度	図面番号	1
施工箇所	行橋市 行事四丁目	照査	設計
事務所名	行橋市役所 都市整備部 都市政策課	照査	設計

照明配線

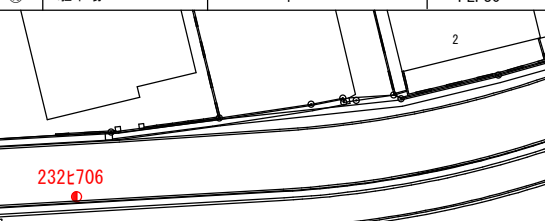番号	回路名	ケーブル	電線管	番号	回路名	ケーブル	電線管
①	芝生広場 A	EM-CE5. 5sq-2C	FEP30	⑩	芝生広場 B	EM-CE2sq-2C	FEP30
	芝生広場 B	EM-CE3. 5sq-2C	FEP30			EM-CE2sq-2C	
	駐車場 C	EM-CE3. 5sq-2C	FEP30	⑪	芝生広場 A	EM-CE3. 5sq-2C	FEP30
	駐車場 D	EM-CE3. 5sq-2C	FEP30			EM-CE2sq-2C	FEP30
	予備配管		FEP30	⑫	芝生広場 A	EM-CE2sq-2C	FEP30
②	芝生広場 A	EM-CE5. 5sq-2C	FEP30			芝生広場 B	EM-CE2sq-2C
	芝生広場 B	EM-CE3. 5sq-2C	FEP30	⑬	芝生広場 A	EM-CE2sq-2C	FEP30
③	芝生広場 A	EM-CE5. 5sq-2C	FEP30			EM-CE2sq-2C	
	芝生広場 B	EM-CE2sq-2C	FEP30	⑭	芝生広場 B	EM-CE2sq-2C	FEP30
④	芝生広場 A	EM-CE3. 5sq-2C	FEP30			芝生広場 A	
	芝生広場 B	EM-CE2sq-2C	FEP30	⑮	駐車場 C	EM-CE3. 5sq-2C	FEP30
⑤	芝生広場 B	EM-CE3. 5sq-2C	FEP40			⑯	駐車場 C
		EM-CE2sq-2C		⑰	駐車場 D	EM-CE3. 5sq-2C	FEP30
⑥	芝生広場 A	EM-CE5. 5sq-2C	FEP30	⑱	駐車場 D	EM-CE2sq-2C	FEP30
		EM-CE3. 5sq-2C	FEP30				
⑦	芝生広場 A	EM-CE3. 5sq-2C	FEP40				
		EM-CE3. 5sq-2C					
⑧	芝生広場 B	EM-CE2sq-2C	FEP30				
		EM-CE2sq-2C	FEP30				
⑨	芝生広場 A	EM-CE3. 5sq-2C	FEP30				
		EM-CE3. 5sq-2C	FEP30				

注記

- 分電盤及び各照明柱は、各々D種接地工事を施すものとする。
- A-5、A-6、B-3の灯具には遮光板を付ける。

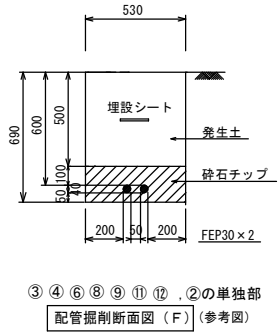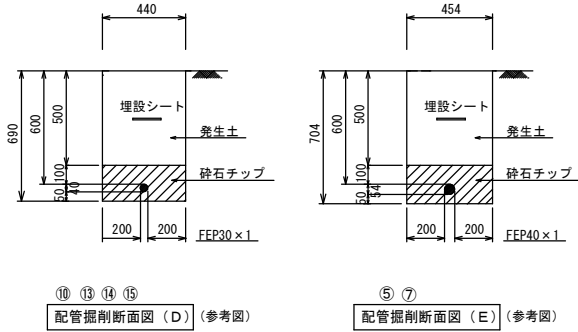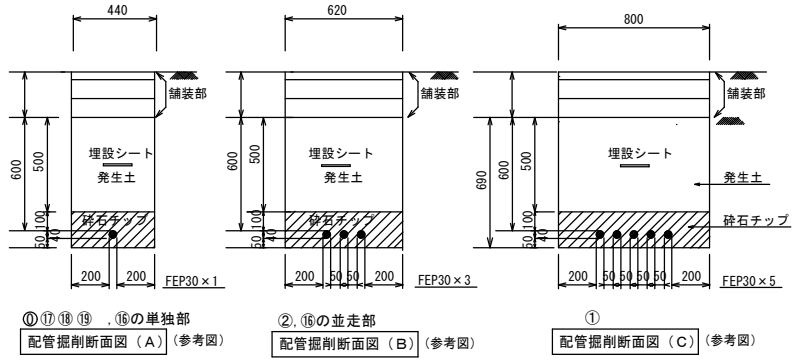
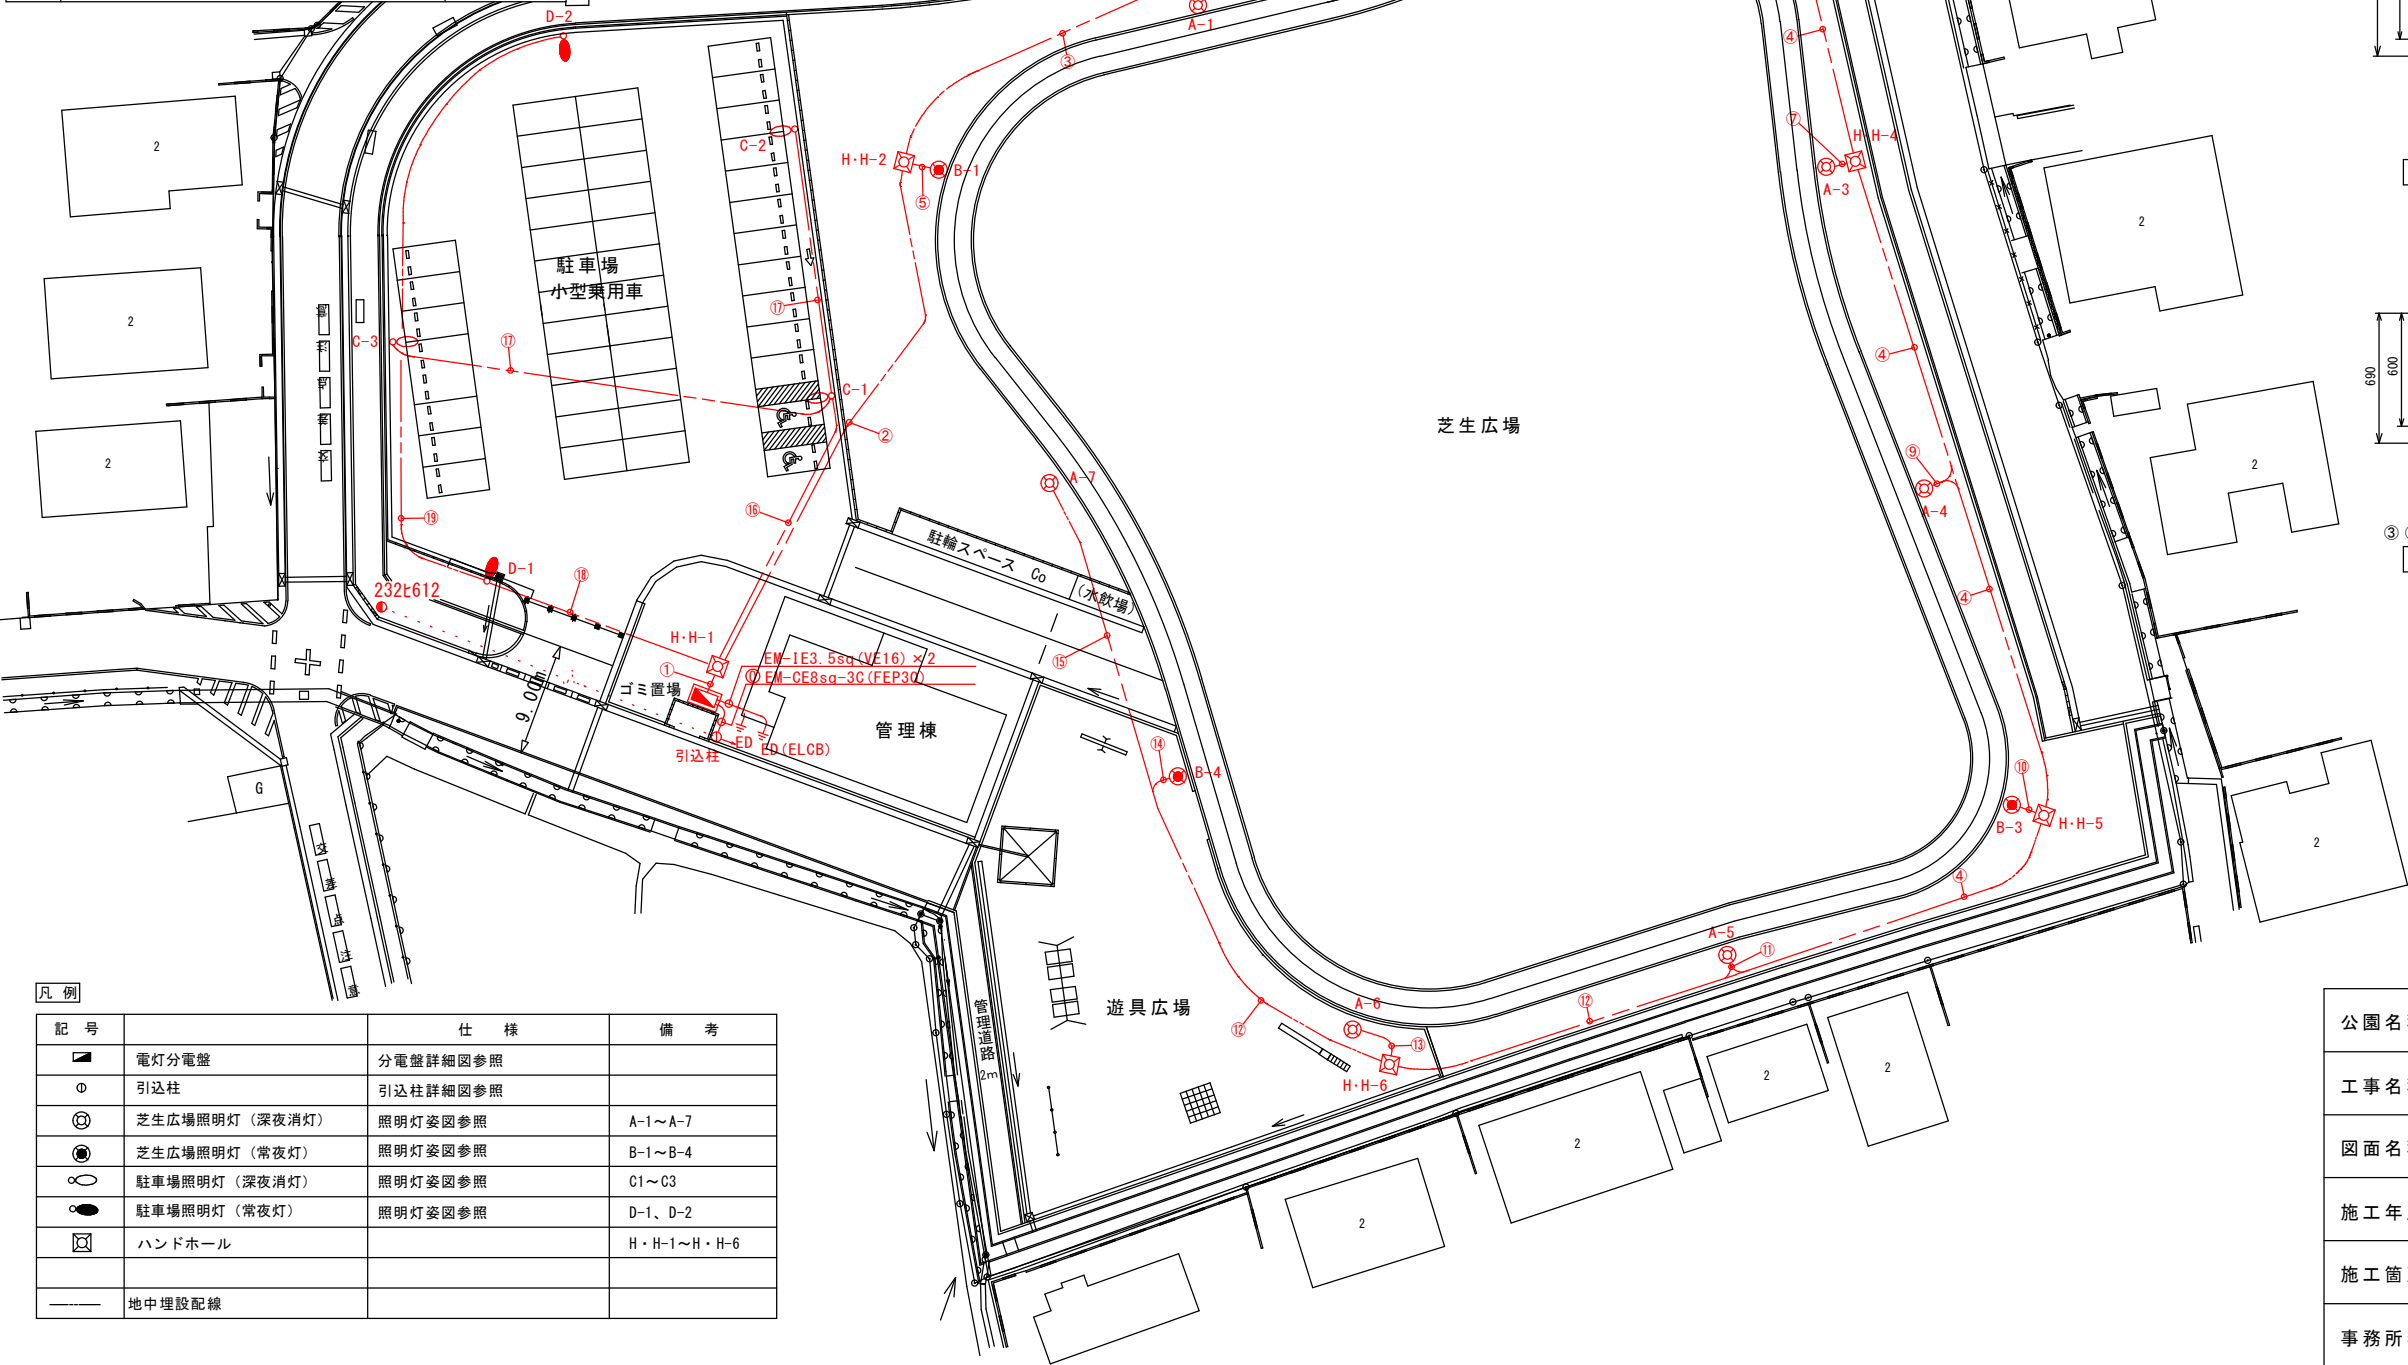




ハンドホール仕様		
H・H-1	ハンドホール600□×600	H1-6R2K-60
H・H-2	ハンドホール600□×600	H1-6R2K-60
H・H-3	ハンドホール600□×600	H1-6R2K-60
H・H-4	ハンドホール600□×600	H1-6R2K-60
H・H-5	ハンドホール600□×600	H1-6R2K-60
H・H-6	ハンドホール600□×600	H1-6R2K-60

凡例

記号		仕様	備考
■	電灯分電盤	分電盤詳細図参照	
○	引込柱	引込柱詳細図参照	
⊙	芝生広場照明灯 (深夜消灯)	照明灯姿図参照	A-1～A-7
⊙	芝生広場照明灯 (常夜灯)	照明灯姿図参照	B-1～B-4
○	駐車場照明灯 (深夜消灯)	照明灯姿図参照	C1～C3
○	駐車場照明灯 (常夜灯)	照明灯姿図参照	D-1、D-2
□	ハンドホール		H・H-1～H・H-6
—	地中埋設配線		

公園名称	長浜公園		
工事名称	電気設備工事 (長浜公園整備事業)		
図面名称	照明設備平面図	縮尺	A1:1/300 A3:1/600
施工年度	令和3年度	図面番号	E-02
施工箇所	行橋市 行事四丁目	照査	設計
事務所名	行橋市役所 都市整備部 都市政策課	照査	設計

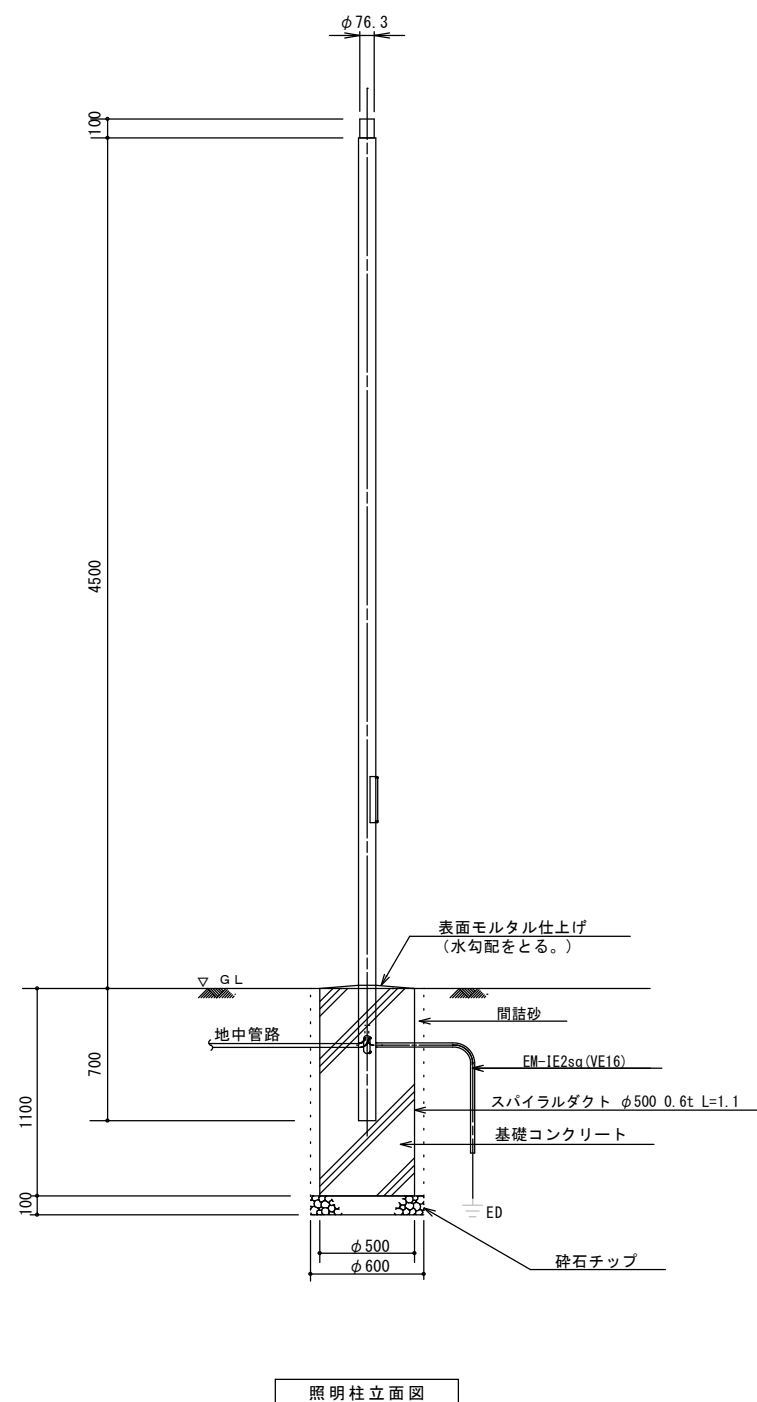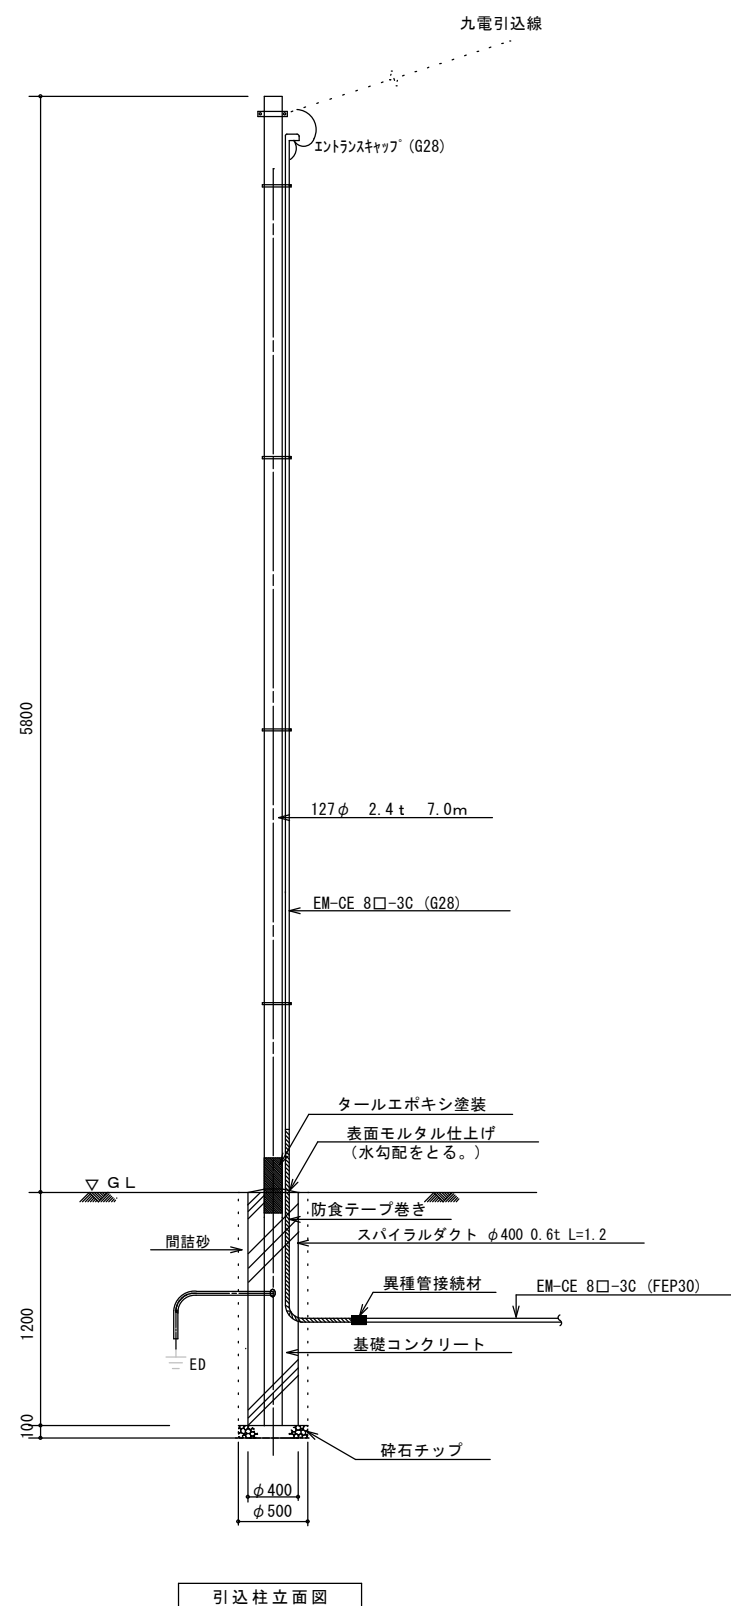

  A・B LST4-60	C・D LED (HF100W相当)
器具光束8200lm以上 昼白色、5000K、Ra70 落下防止ワイヤー付 一部片側遮光板付 	器具光束5100lm以上 昼白色、5000K、Ra85 落下防止ワイヤー付 灯具取付用アーム共 

【 照明ポール製作仕様 】

□構造一般

- ・ポール強度は、風速60m/sの風圧力（風荷重）に耐えるものとする。
 - ・ポール強度計算は、JIL1003「照明用ポール強度計算基準」に準拠する。
 - ・主要部材の厚みは次を満足すること。
- 部材：SS又はSTK500 ϕ 89.1mm $\times$ t3.5mm

☐ 溶融亜鉛めっき


- ・溶融亜鉛めっきは、JIS H 8641:2007「溶融亜鉛めっき」に準拠する。

☐外面塗装

- ・上塗塗装色は、ポリエステル粉体塗装（指定色）

特記仕様


- ・LED灯具の期待寿命は60,000時間以上とする。
- ・灯具電源ユニットを含む。
- ・基礎の天端のポール接合部は、シリコン系シール材でシーリングする。
- ・電線配線には、ケーブル案内札を付ける。
- ・ポール内に引込んだ管路の管端は防湿対策のため、シール材を充填する。
- ・寸法、形状等はメーカーにより多少相違があるため、「参考図」として掲載している。
- ・製品は図面および仕様等と機能および品質が同等品以上の製品とする。
- ・基礎の天端は水勾配をつける。

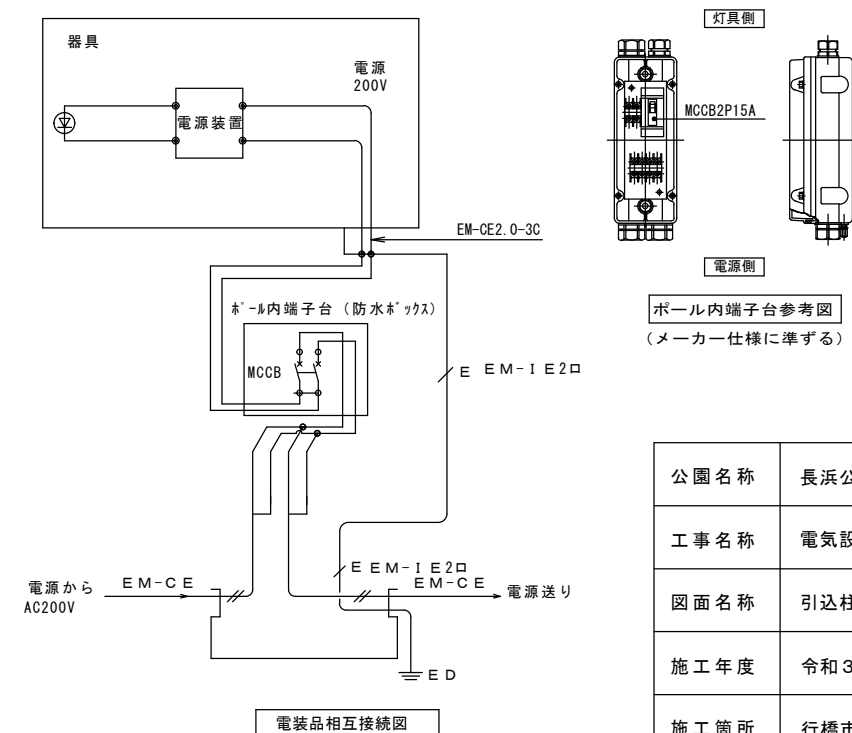


公園名称	長浜公園			
工事名称	電気設備工事（長浜公園整備事業）			
図面名称	引込柱・照明柱・照明器具装図	縮尺	A1:1/20 A3:1/40	
施工年度	令和3年度	図面番号	E-03	
施工箇所	行橋市 行事四丁目	照査		設計
事務所名	行橋市役所 都市整備部 都市政策課	照査		設計



 
正面图 $S=1:10$ (参考图)




側面図 S=1:10 (参考図)

 

コンクリート基礎配管立上平面図 S = 1 : 10 (参考図)

 

遮断器定格	ELCB 2P2E 30A F/15A T	ELCB 2P2E 30A F/15A T	ELCB 2P2E 30A F/15A T	ELCB 2P2E 30A F/15A T	ELCB 2P2E 30A F/20A T	MCCB 2P2E 30A F/15A T
回路番号	1	2	3	4	5	6
点灯区分	深夜消灯	常夜灯	深夜消灯	常夜灯	5	8
负荷名称	公園灯 A 1 ～ A 7	公園灯 B1 ～ B 4	駐車場灯 C 1 ～ C 3	駐車場灯 D 1 ～ D 2	盤内コンセント	操作電源
负荷容量 (kVA)	0.7	0.4	0.15	0.1	0.5	操作電源

 

結線図 (参考図).

- 【製作仕様】
- ・屋外自立防水型、指定色塗装
 - ・函体（蝶番含む）はSUSにより製作する。
 - ・内部に製造年、製造年月、施工製名、施工年月を記載したプレートを取付ける。
 - ・扉部分に図面を収容できる構造物を取付ける。
 - ・錠は容易に操作できない錠穴形状のものを使用する。
 - ・水抜き穴は、吹込防止カバーを付ける。

公園名称	長浜公園						
工事名称	電気設備工事（長浜公園整備事業）						
図面名称	引込分電盤詳細図				縮尺	A1:1/10 A3:1/20	
施工年度	令和3年度		図面番号		E-04		
施工箇所	行橋市 行事四丁目				照査		設計
事務所名	行橋市役所 都市整備部 都市政策課				照査		設計