



年月日	記	事	訂正	番
△				
△				

施工箇所

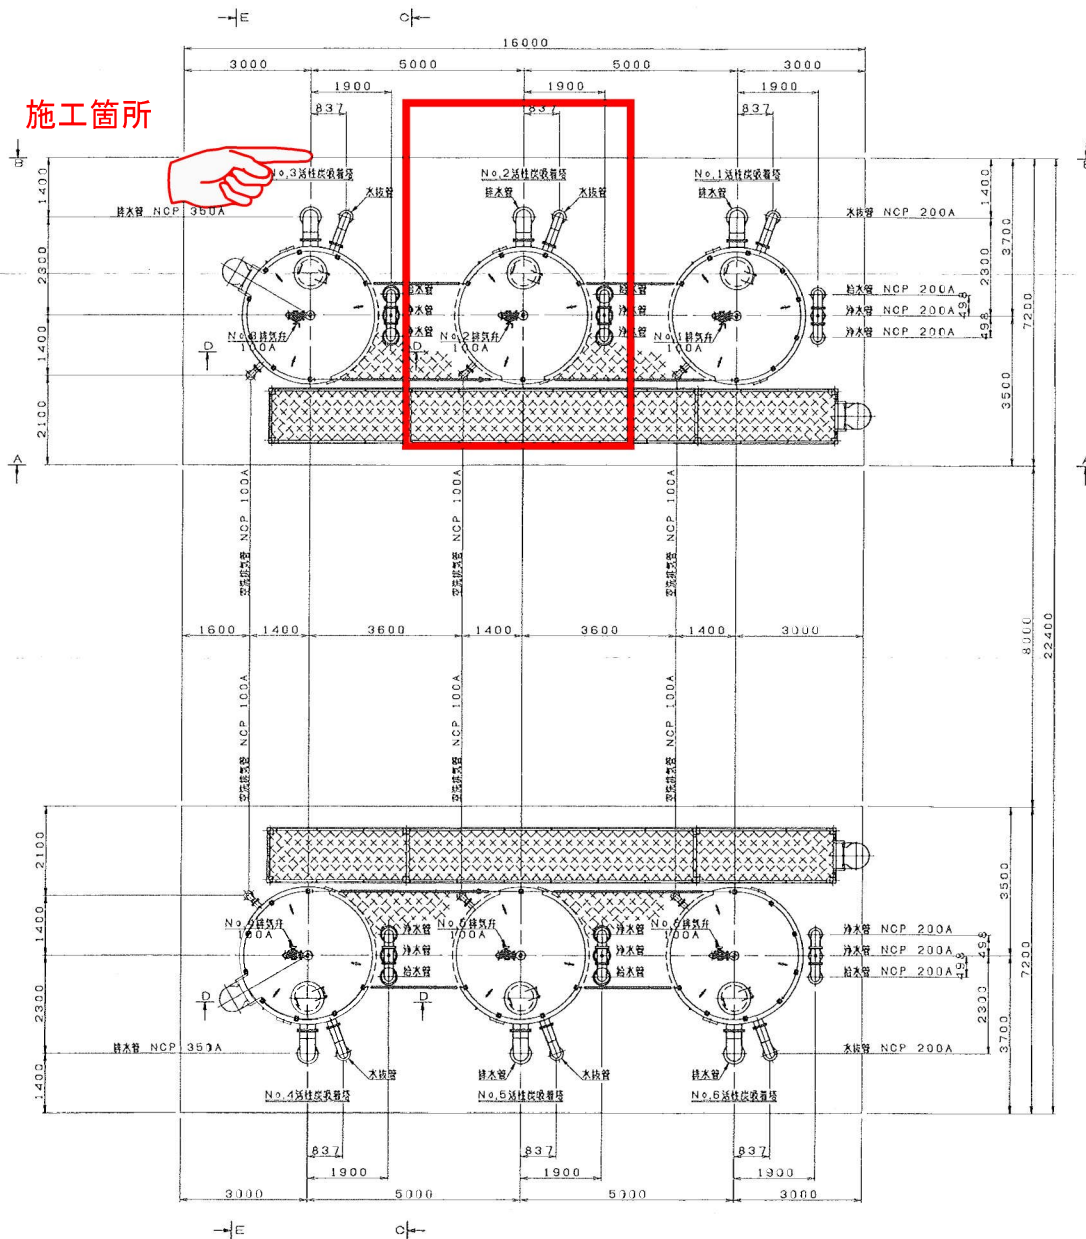


上部平面図 S=1/60

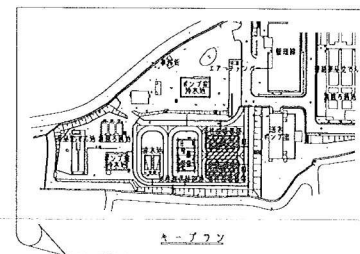

品名	記	事
行橋市環境水道局上水道課		
送水設備		
機器設備配置平面図 (1)		
図	尺	寸
	1	60


矢留浄水場水位高低図 S=Free

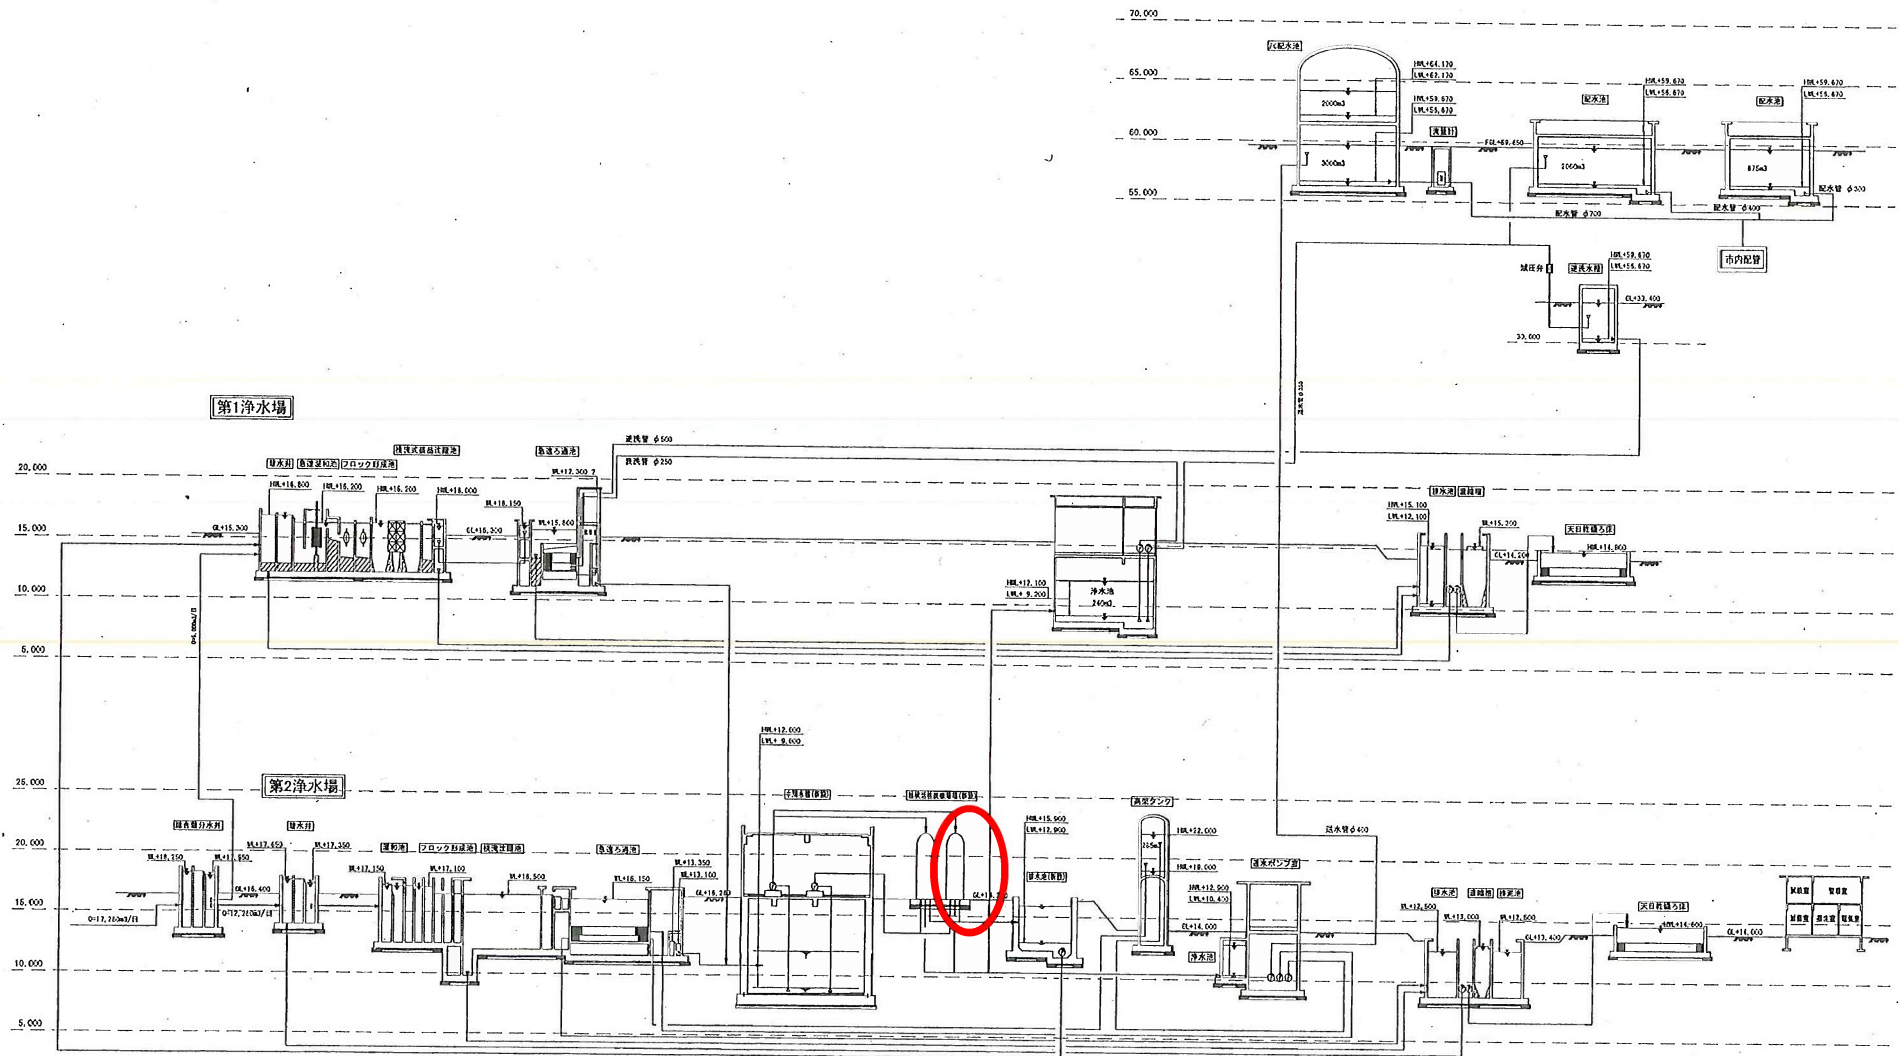


件名	矢留浄水場水位高低図			C / 5
図面	Free	果	図	新
縮尺	平成 26年 3月	国	市	図
福岡県行橋市				

矢留浄水場断面図(1) S=1:100

A-A 断面

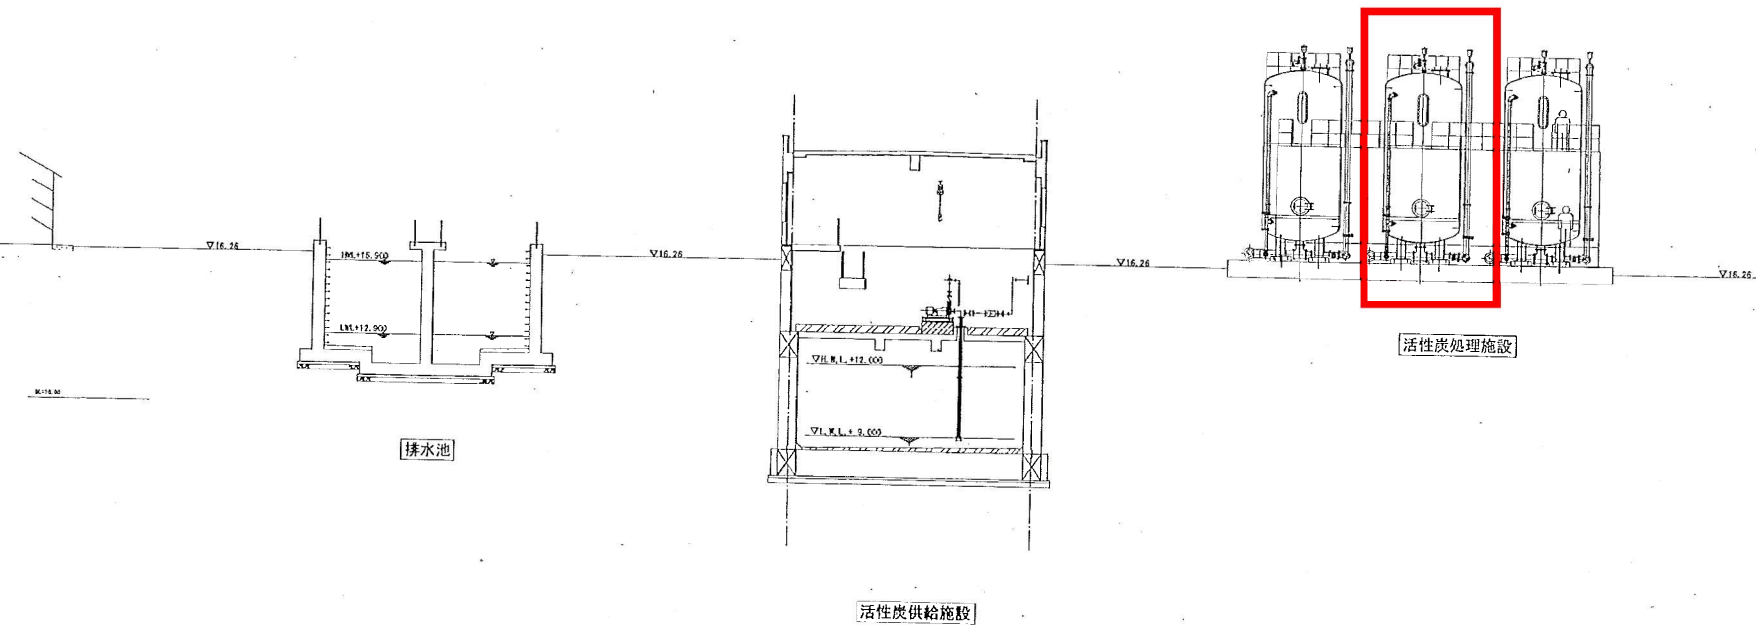

件名	矢留浄水場断面図(1)			C/2
図面	1:100	米	12	米
縮尺	平成 26年 3月	製	日	国
福岡県行橋市				

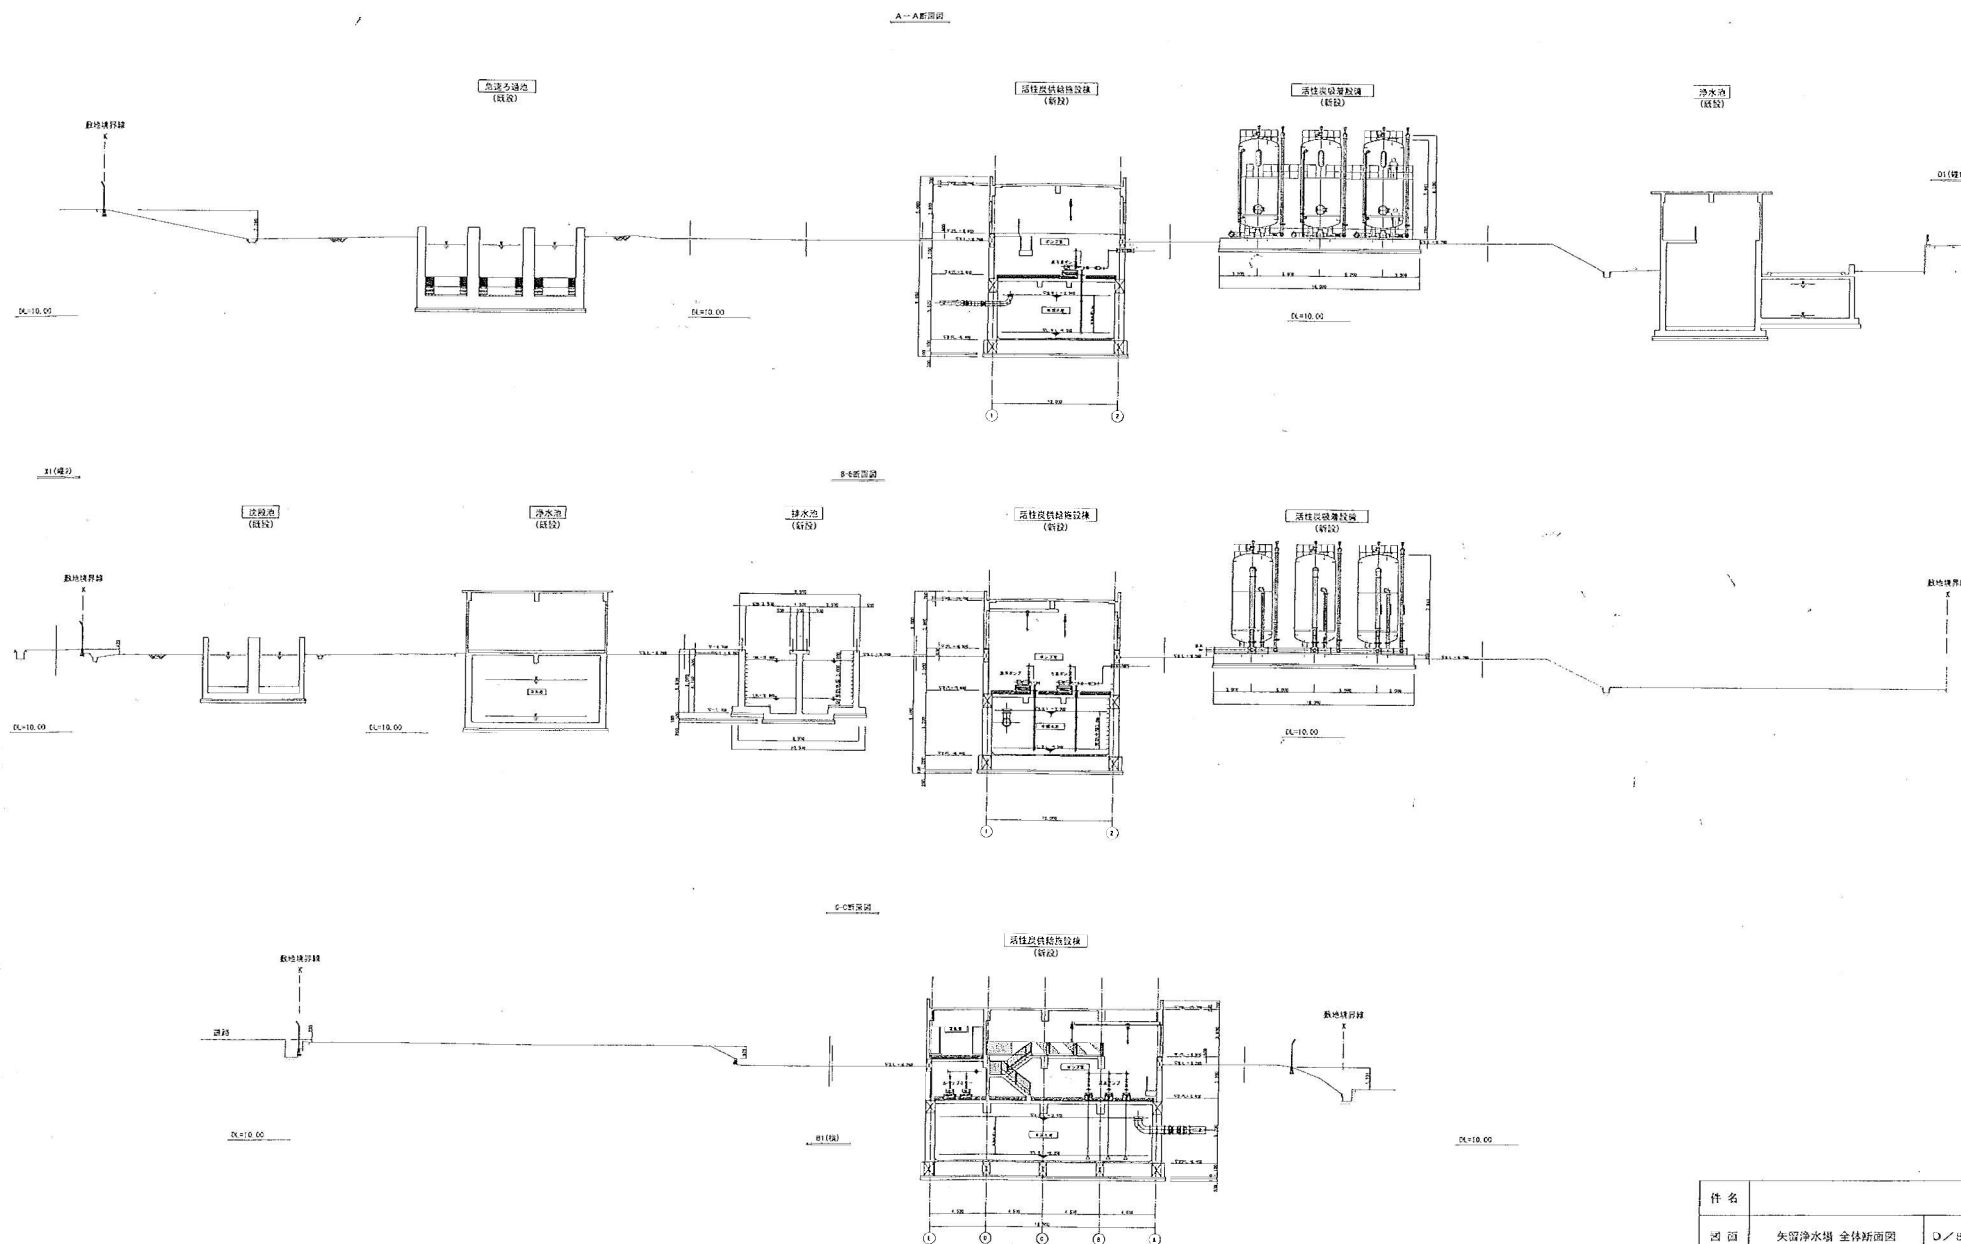


件名	青森県立総合水処理施設 全体断面図		
図面	1:200	所	設
縮尺	平成 26年 3月	図	説
青森県立総合水処理施設 全体断面図			

[illegible]

Technical drawing of a wastewater treatment plant showing three identical rectangular tanks. Each tank has a central vertical shaft with a pump (NCP 200A) and a side shaft with a pump (NCP 350A). The drawing includes elevation markers (V+24900 C.O.P., V+23250 C.O.P., V+21900 C.O.P., V+16900 C.O.P., V+16400 C.O.P.) and dimensions (3000, 5000, 5000, 3000). Labels indicate various components like 'N.1.排水井 200A', 'N.2.排水井 200A', 'N.3.排水井 350A', and '排水管 NCP 200A'. A note at the bottom right specifies '排水管 SGP-NC φ350 (別産) (汚浄排水用)'.

品 名		记 事	
JO		行爲市場規水清部上水通運	
部 司 會 查 技 設 計	因 名	延任改設幕務	尺 1 碼 60
	受 領	納部配屬船管新價區 (1)	

活性炭吸着塔（標準断面図）

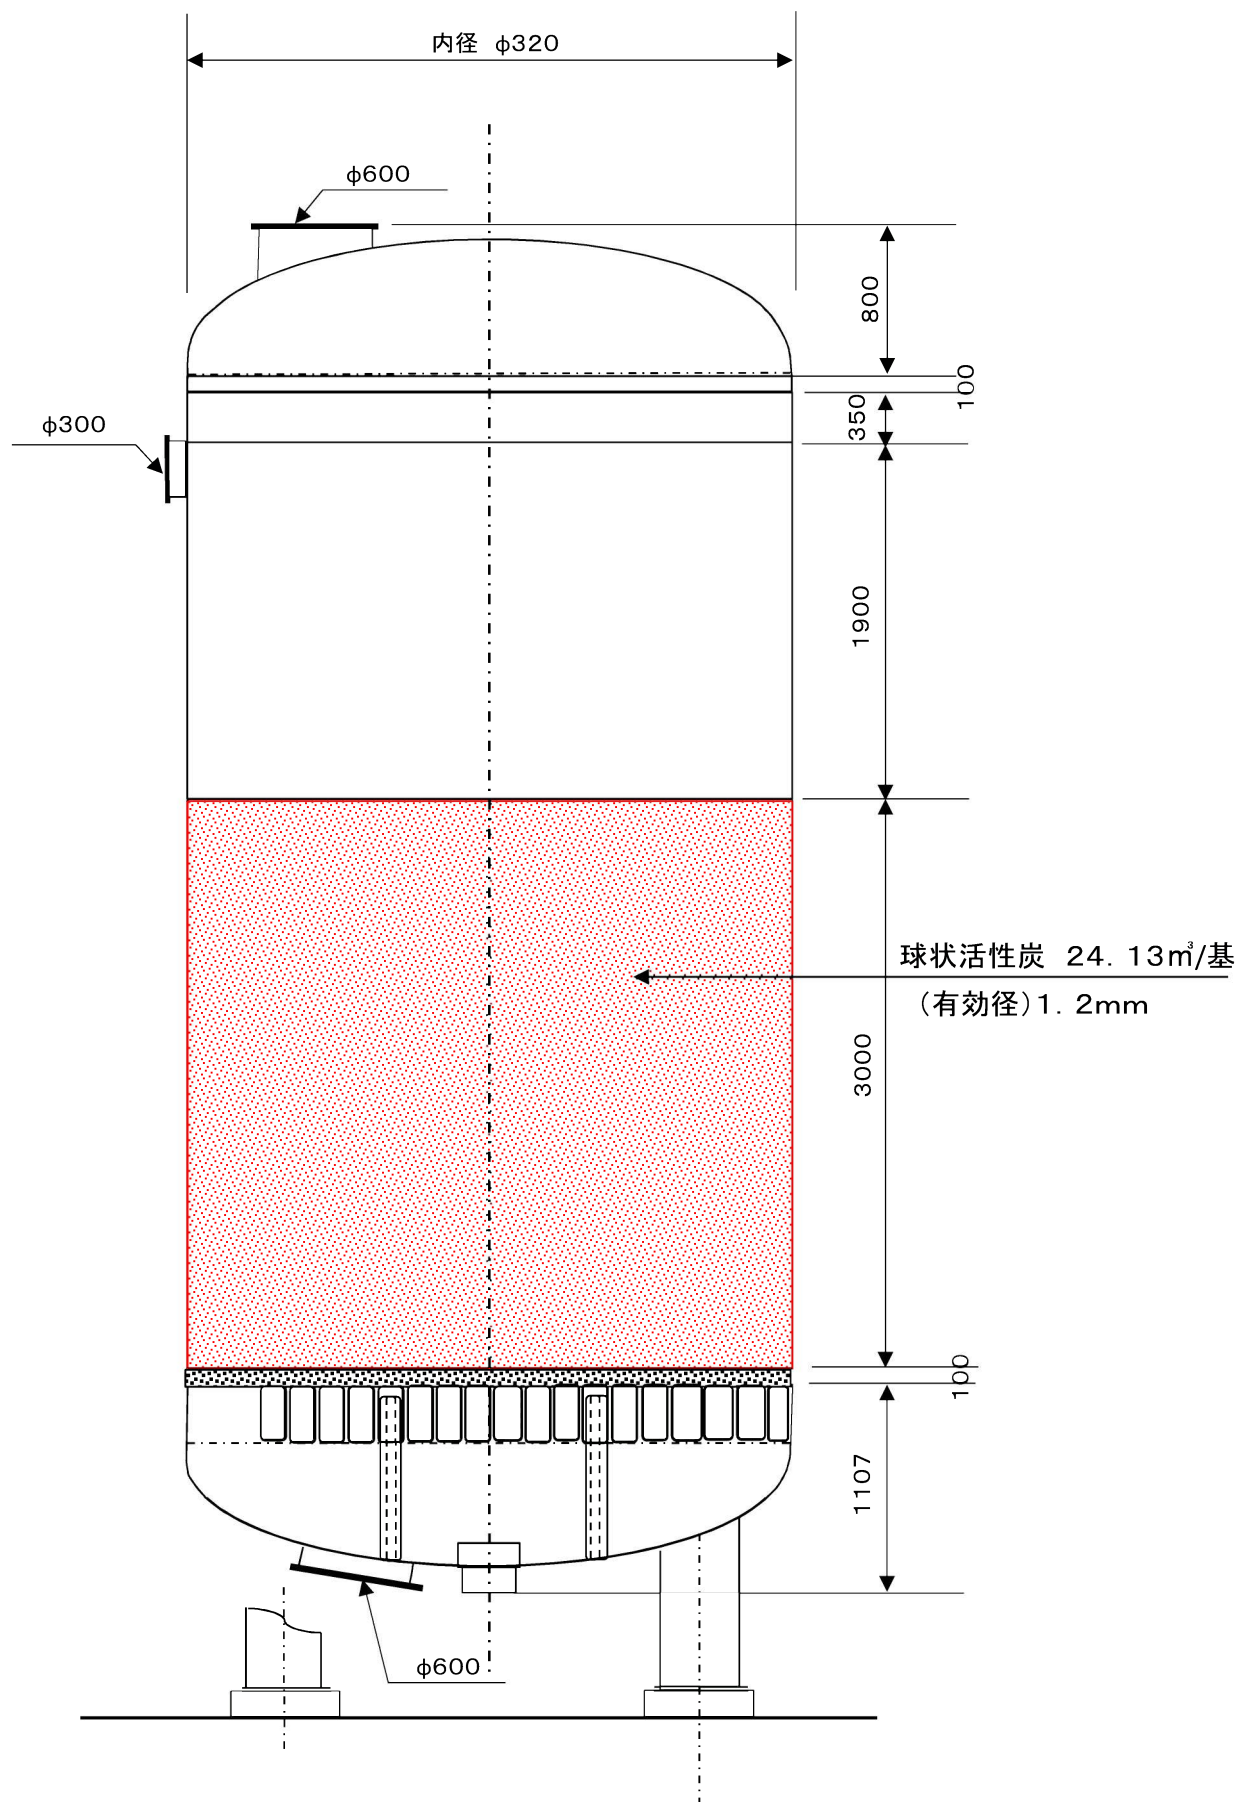

行橋市環境水道部上水道課

標準断面図 S = 1 : 40