


位置図






工事箇所
行橋市西泉六丁目・七丁目

工事名	西泉調整池機械設備工事		
図面名	位置図		
作成年月日			
縮尺		図面番号	01/13
工事場所	行橋市西泉六丁目・七丁目		
行橋市環境水道部下水道課			

番 号	名 称	仕 様	数 量	備 考
①	No. 1-1分水人孔ゲート	銅板製スライドゲート 呑口幅2. 0m×呑口高1. 0m、電動ラック式（20kN）0. 2kW	1	施工済
②	No. 1-2分水人孔ゲート	銅板製スライドゲート 呑口幅1. 055m×呑口高0. 945m、電動ラック式（20kN）0. 2kW	1	施工済
③	No. 2分水人孔ゲート	鋳鉄製電動角形スライドゲート 呑口幅0. 6m×呑口高0. 6m、電動スピンドル式0. 75kW	1	施工済
④	排水ポンプ	水中汚水ポンプ φ150mm×2. 7m ³ /min×4. 7m×5. 5kW	2	

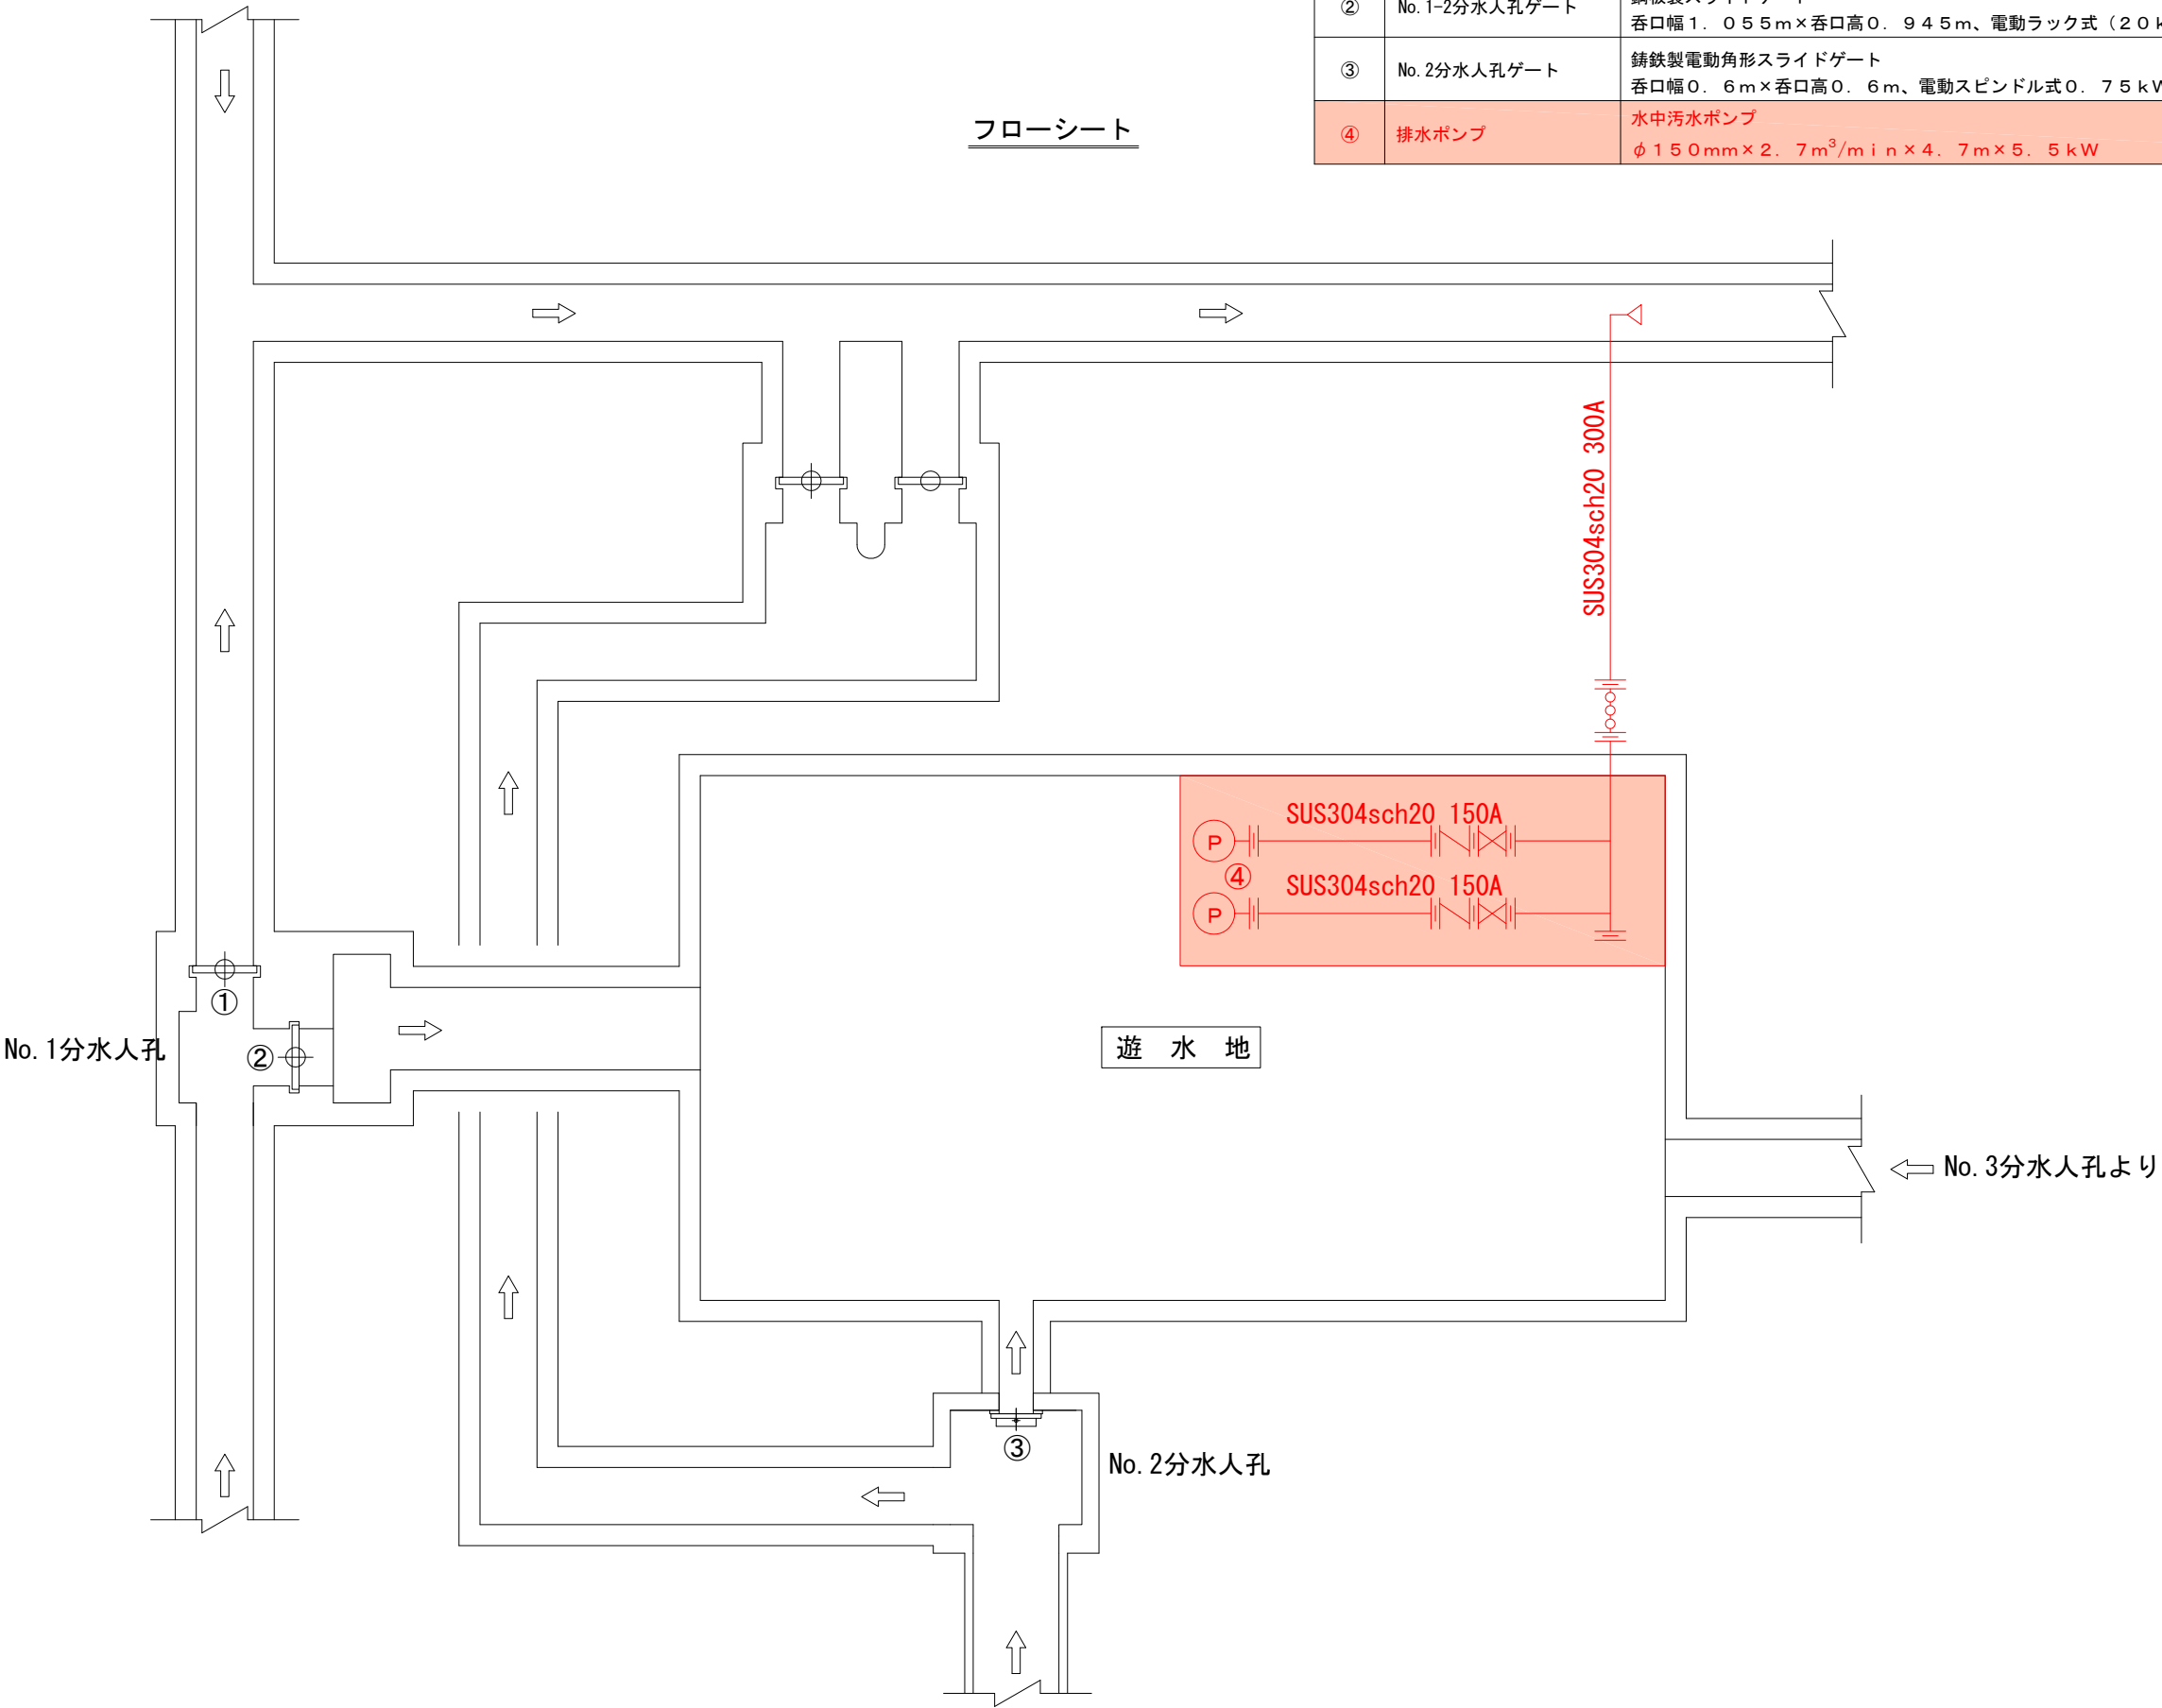


工事名	西泉調整池機械設備工事		
図面名	フローシート		
作成年月日			
縮尺	S=1/50	図面番号	02/13
工事場所	行橋市西泉六丁目・七丁目		
行橋市環境水道部下水道課			

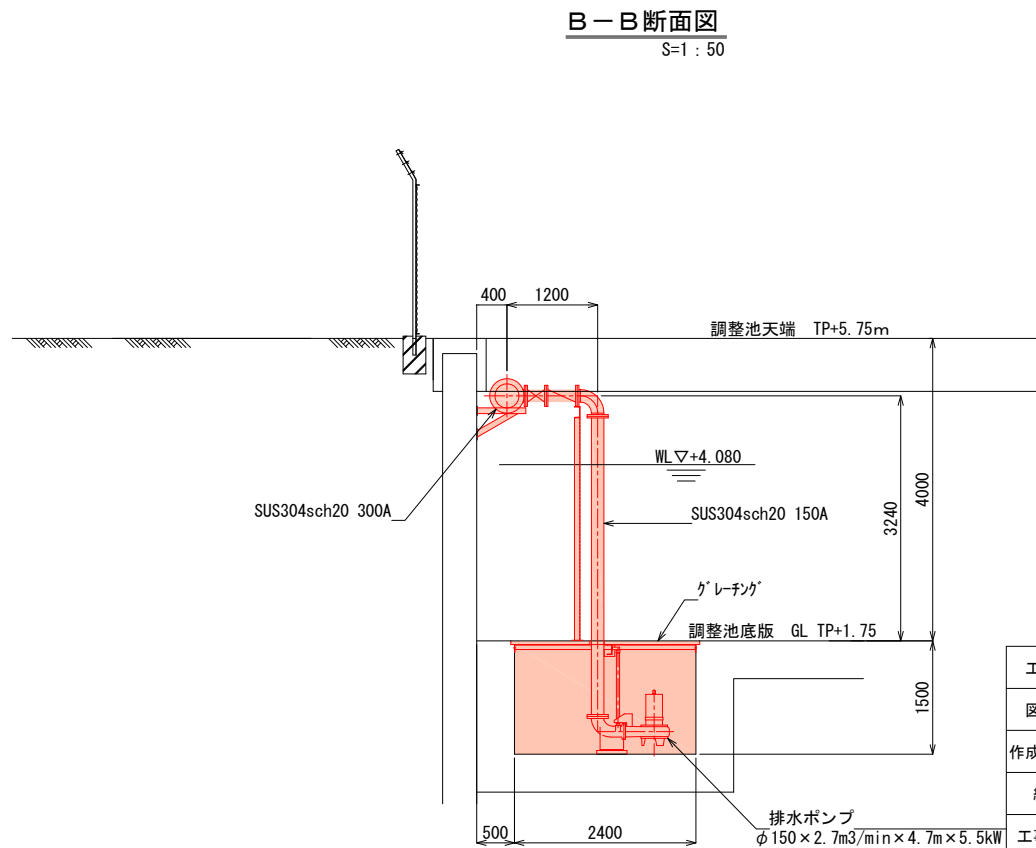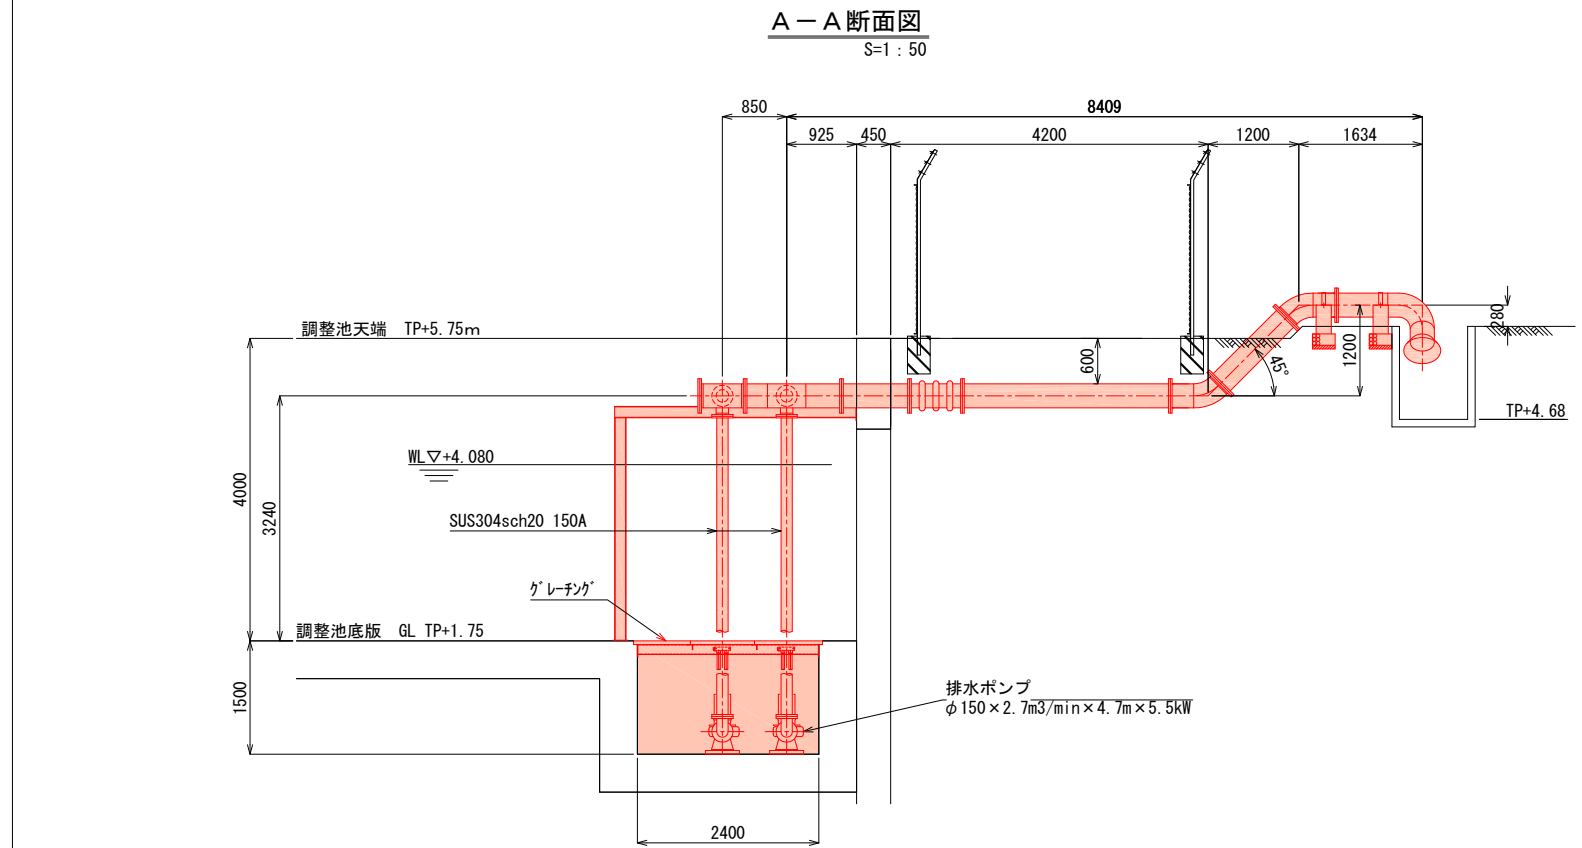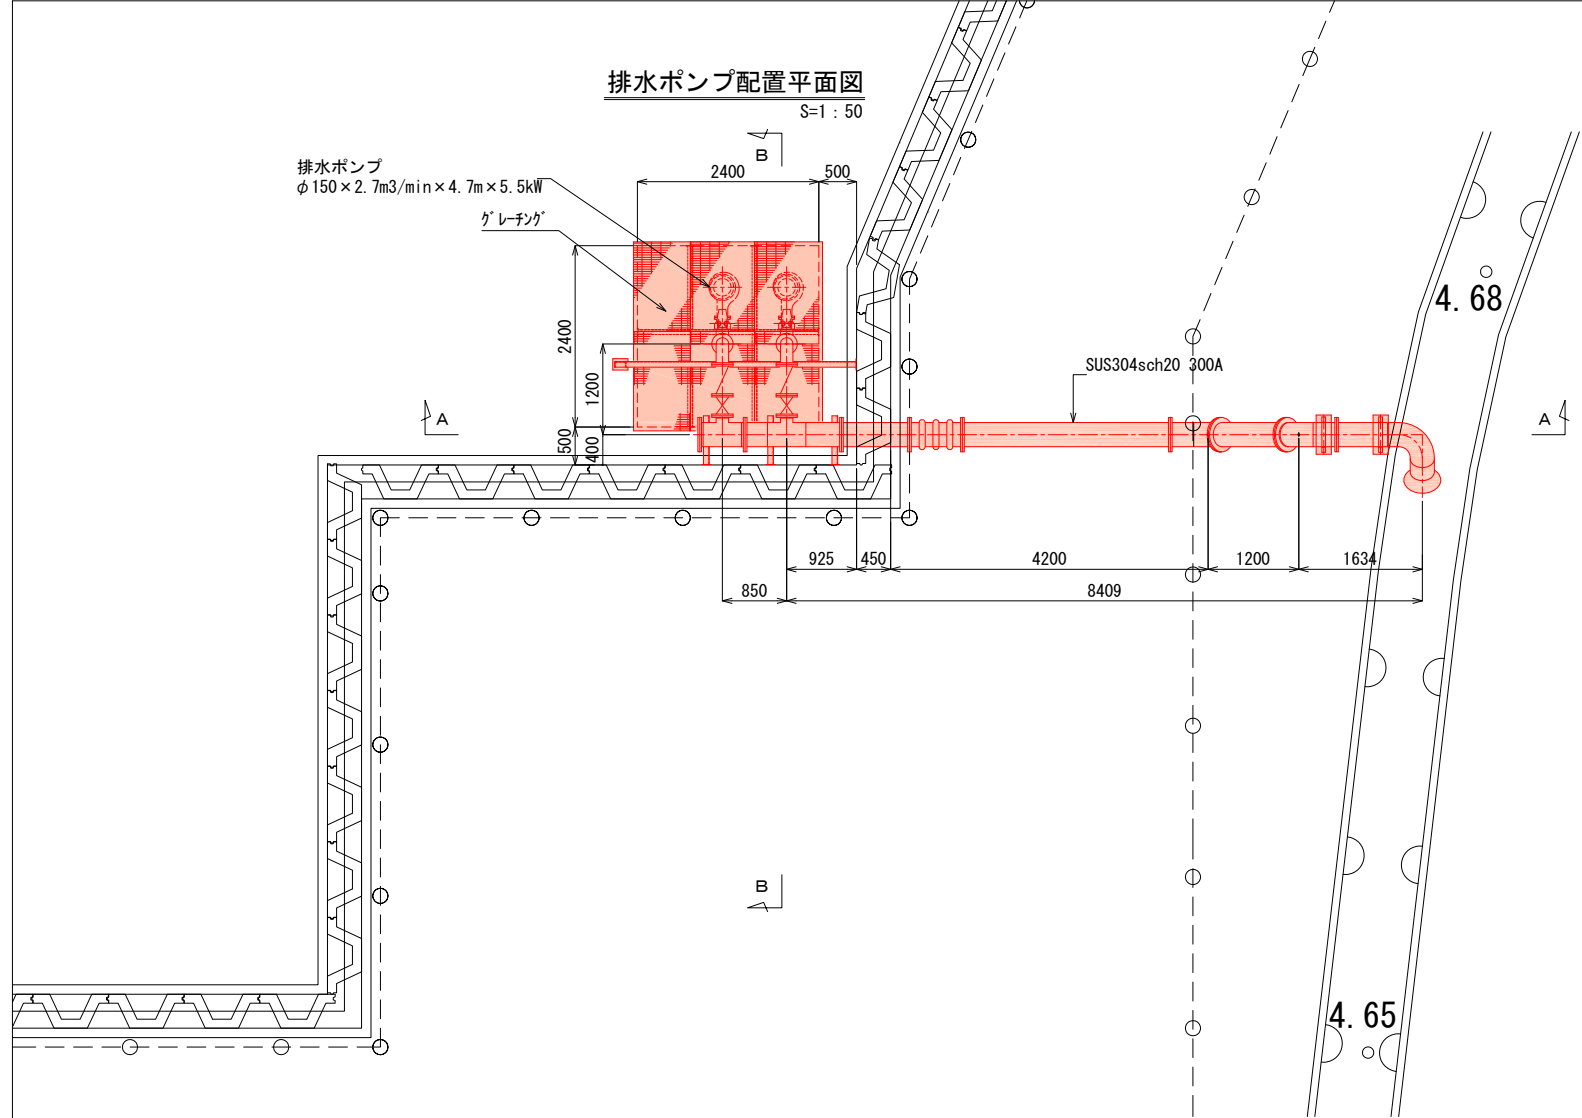

工事名	西泉調整池機械設備工事		
図面名	排水ポンプ配置図		
作成年月日			
縮尺	S=1/50	図面番号	03/13
工事場所	行橋市西泉六丁目・七丁目		
行橋市環境水道部下水道課			

システム構成図

S=NONE

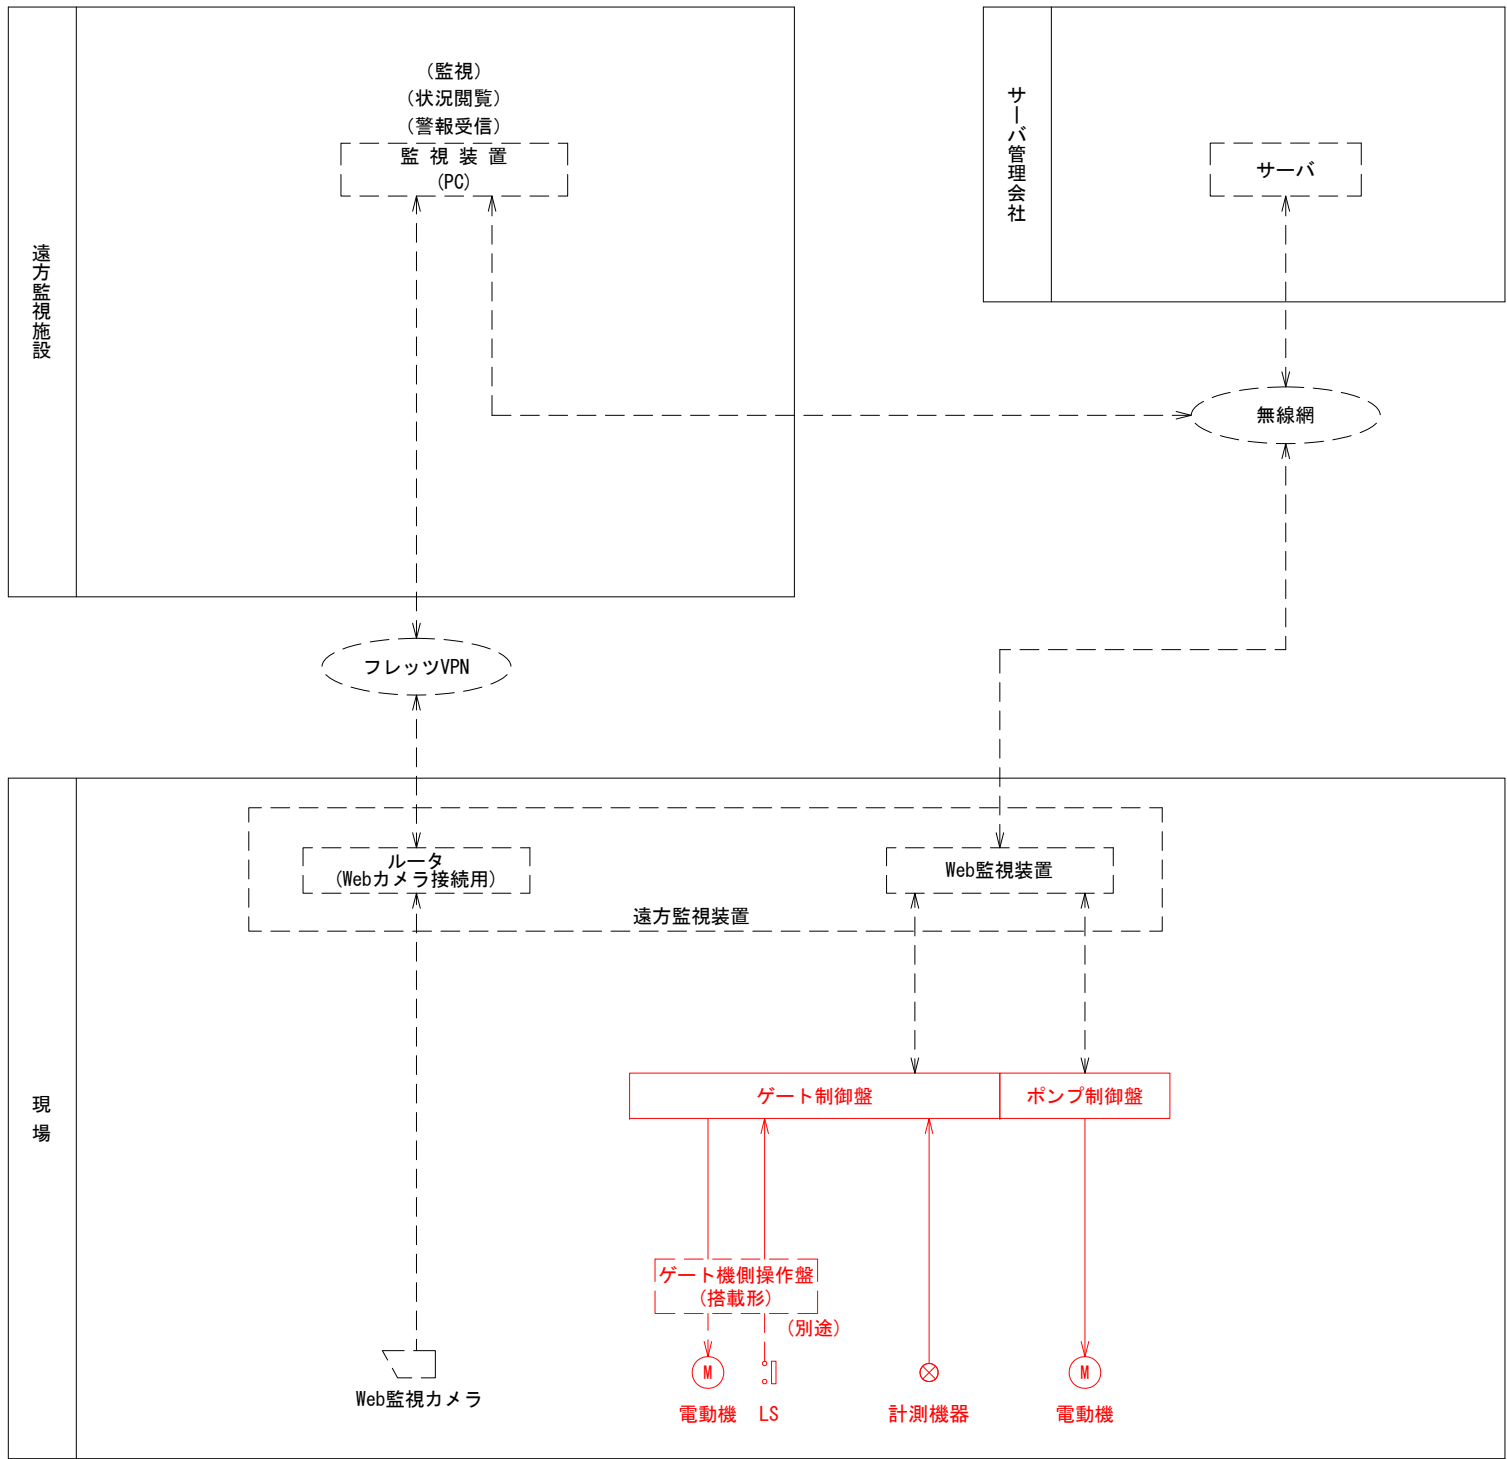


特記

1. は今回を示す。
2. は将来を示す。

工事名	西泉調整池機械設備工事		
図面名	システム構成図		
作成年月日			
縮尺		図面番号	04/13
工事場所	行橋市西泉六丁目・七丁目		
行橋市環境水道部下水道課			





単線結線図

S=NONE

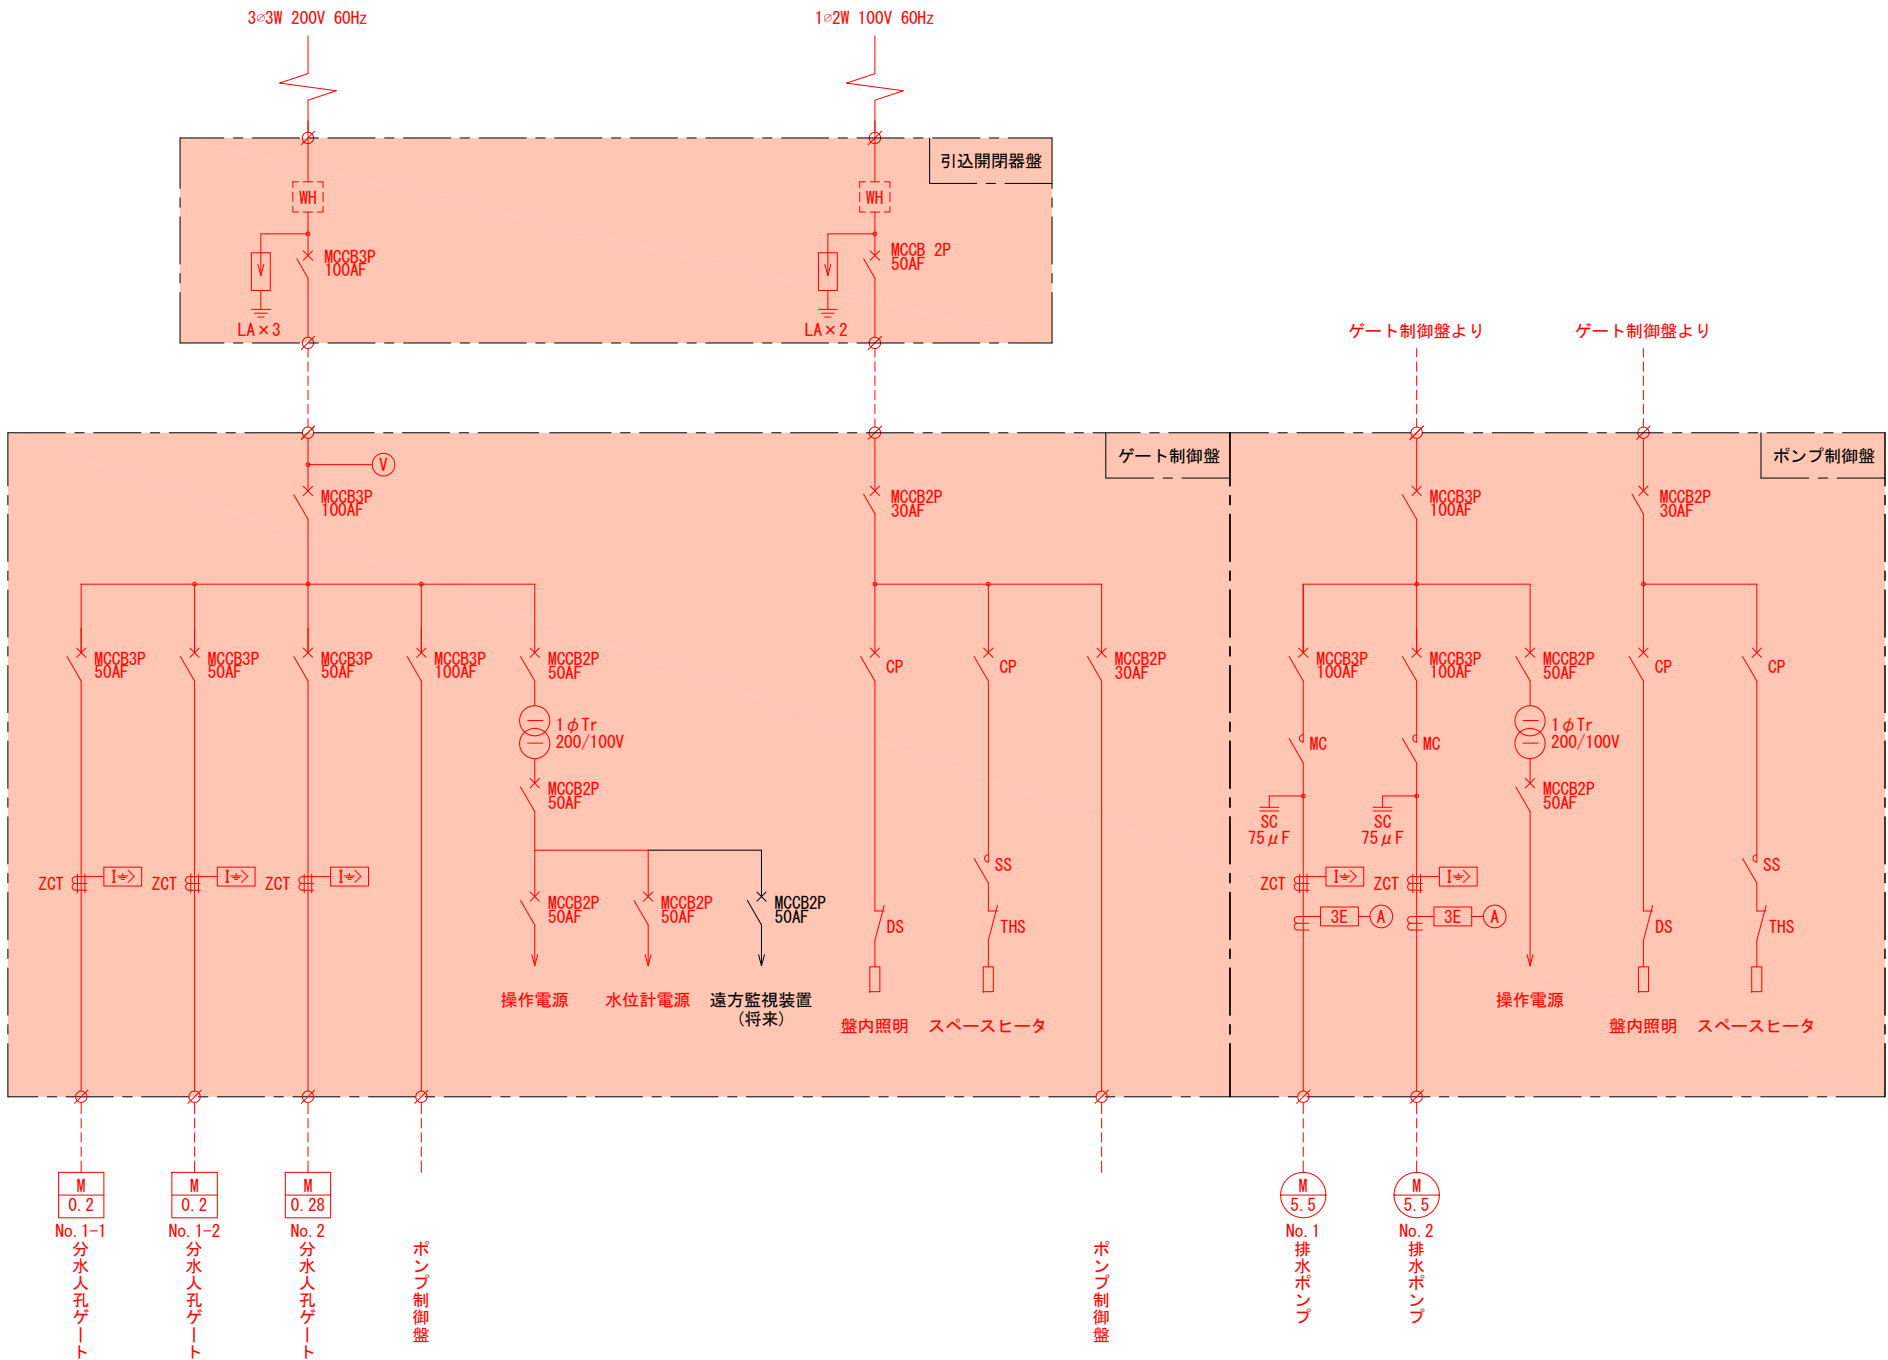

凡 例	
記 号	名 称
MCCB	配線用遮断器
LA	避雷器
CT	計器用変流器
ZCT	零相変流器
1φ Tr	単相変圧器
SC	進相コンデンサ
MC	電磁接触器
CP	サーキットプロテクタ
I➡	地絡方向継電器
3E	3Eリレー
V	電圧計
A	電流計

工事名	西泉調整池機械設備工事		
図面名	単線結線図		
作成年月日			
縮尺		図面番号	05/13
工事場所	行橋市西泉六丁目・七丁目		
行橋市環境水道部下水道課			

  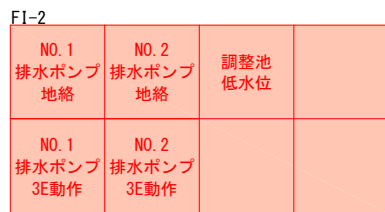 
$$S=1/10$$


記 号	スイッチ仕様
COS-1	手動・自動
COS-2	No. 1-交互-No. 2
PB -1	開
-2	停 止
-3	閉
-4	運 転
-5	ブザー停止
-6	ランプテスト
-7	故障復帰
A	電流計
V	電圧計
LI	水位計
ZI	開度計

工事名	西泉調整池機械設備工事		
図面名	盤外形図		
作成年月日			
縮尺	S=1/10	図面番号	06/13
工事場所	行橋市西泉六丁目・七丁目		
行橋市環境水道部下水道課			

全体配線図

S=1/200

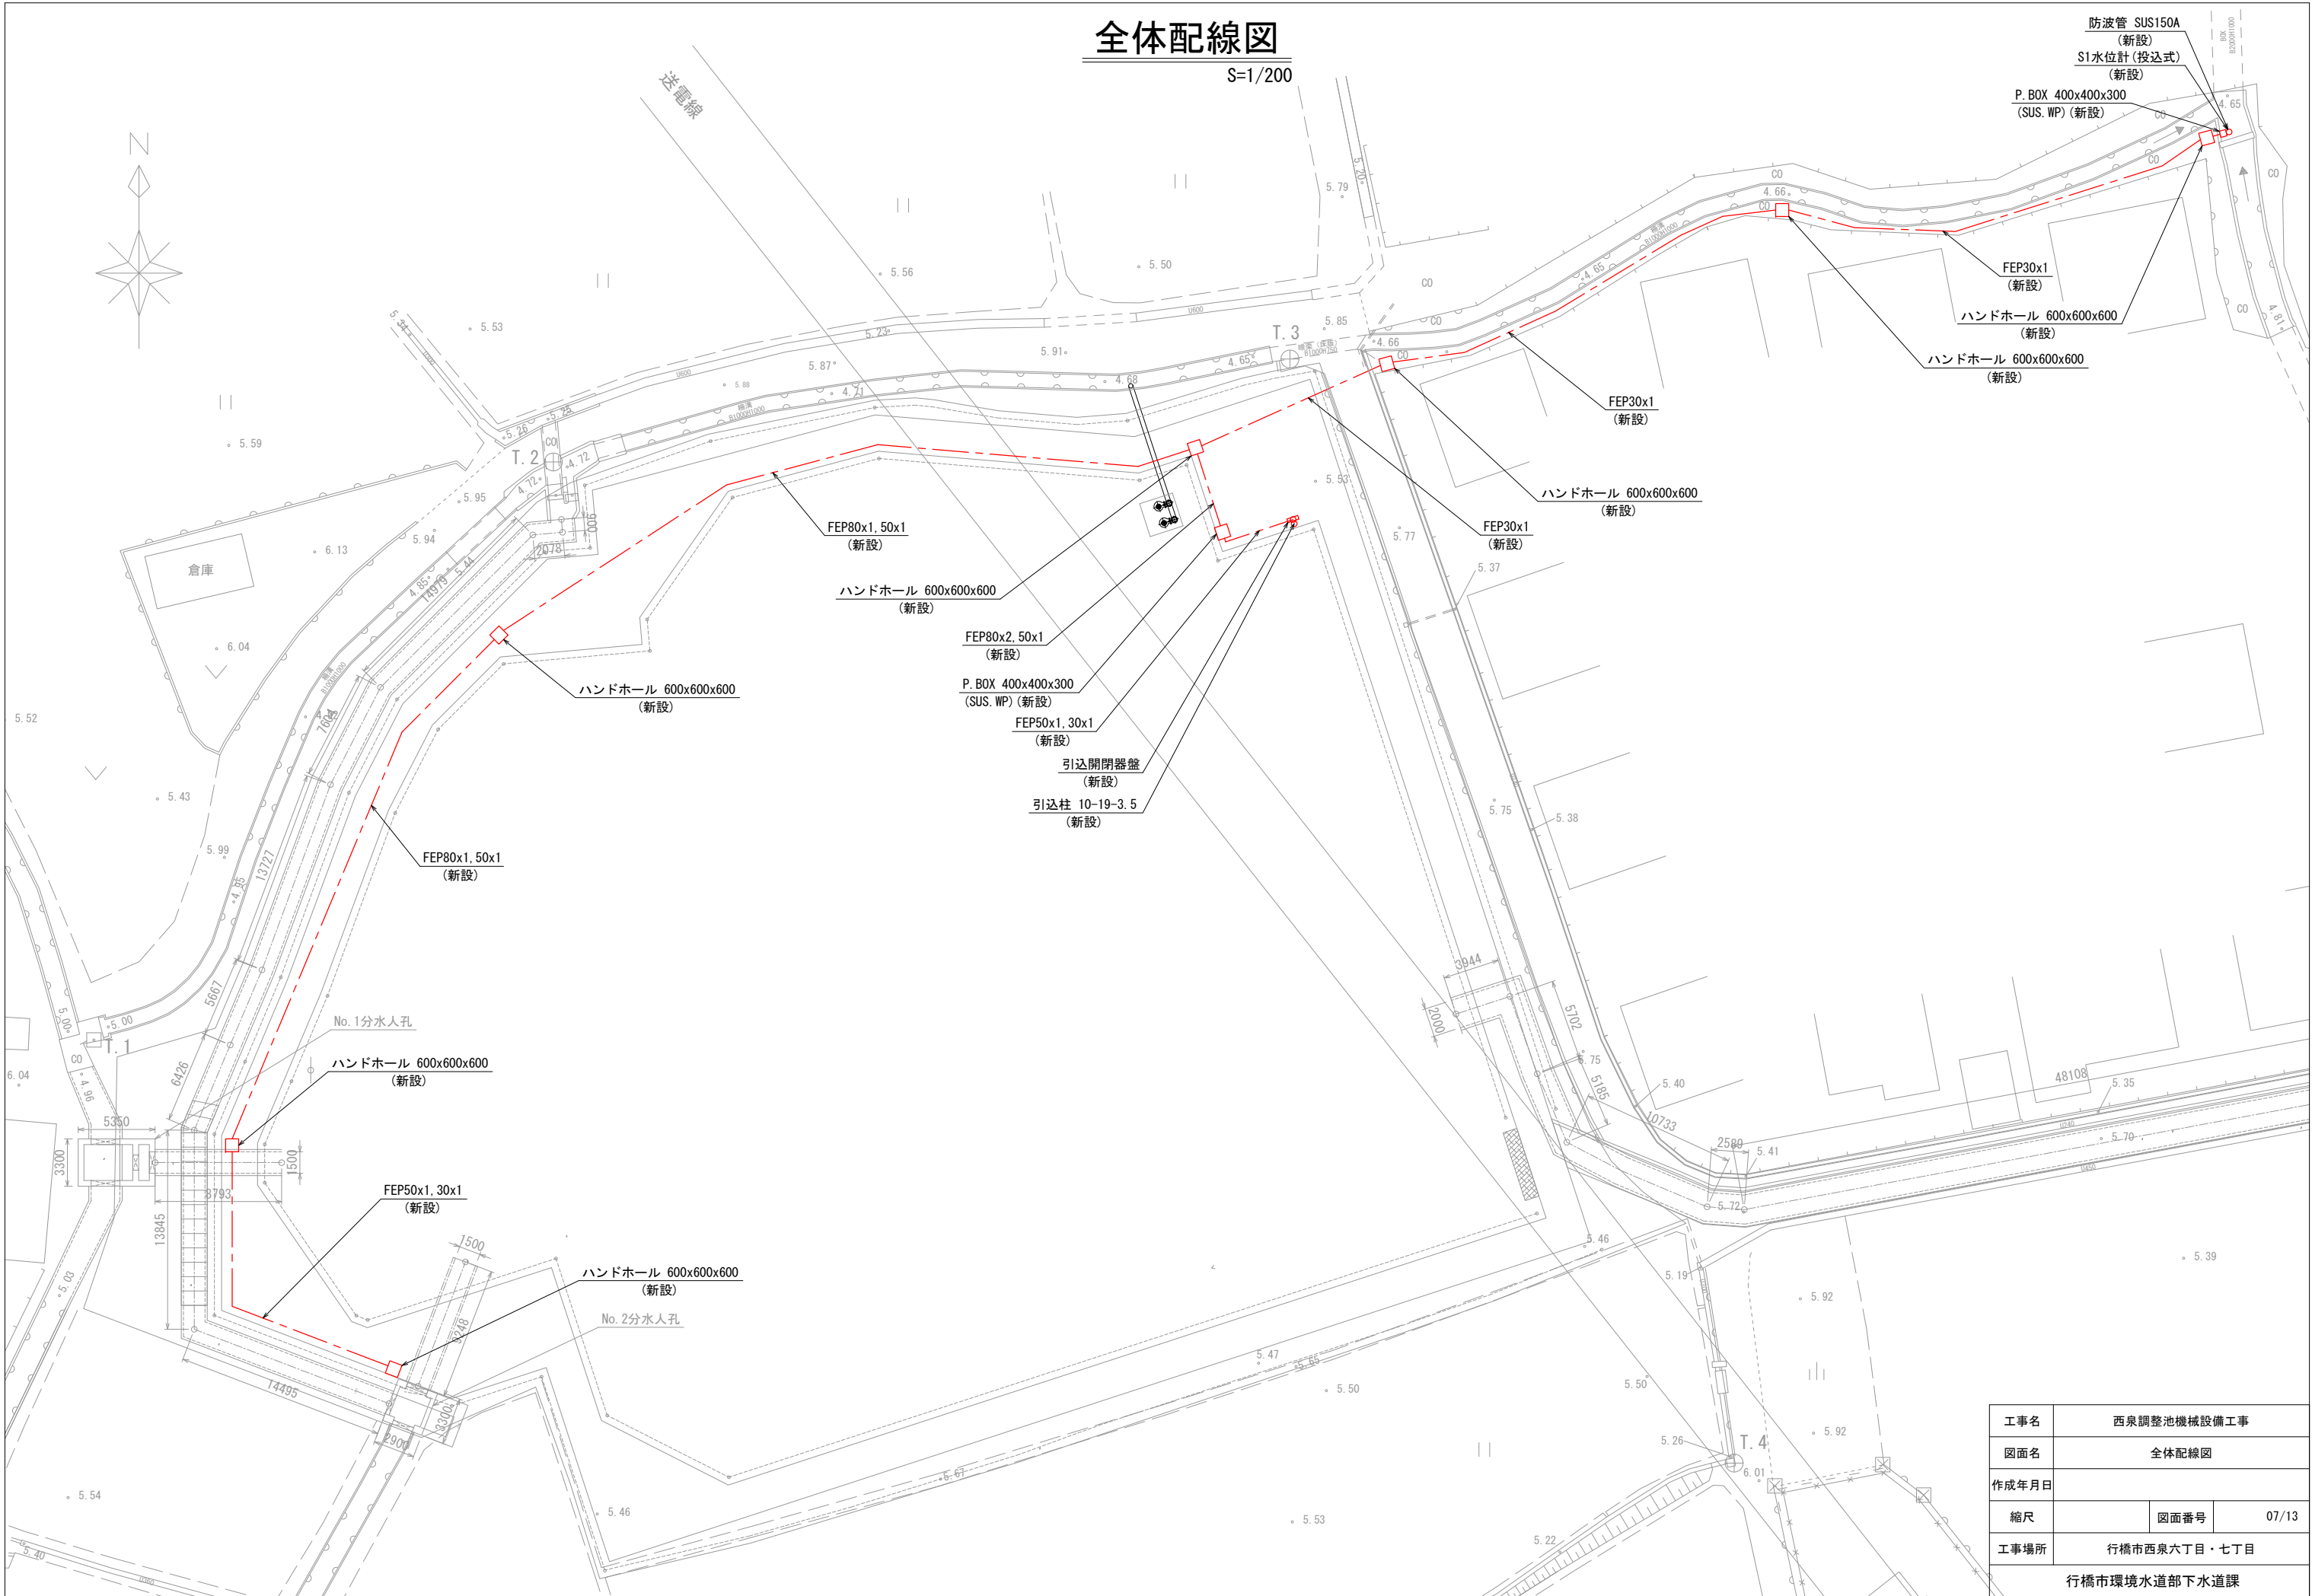


工事名	西泉調整池機械設備工事		
図面名	全体配線図		
作成年月日			
縮尺		図面番号	07/13
工事場所	行橋市西泉六丁目・七丁目		
	行橋市環境水道部下水道課		


電気室・排水ポンプ廻り配線図

S=1/50

平面図

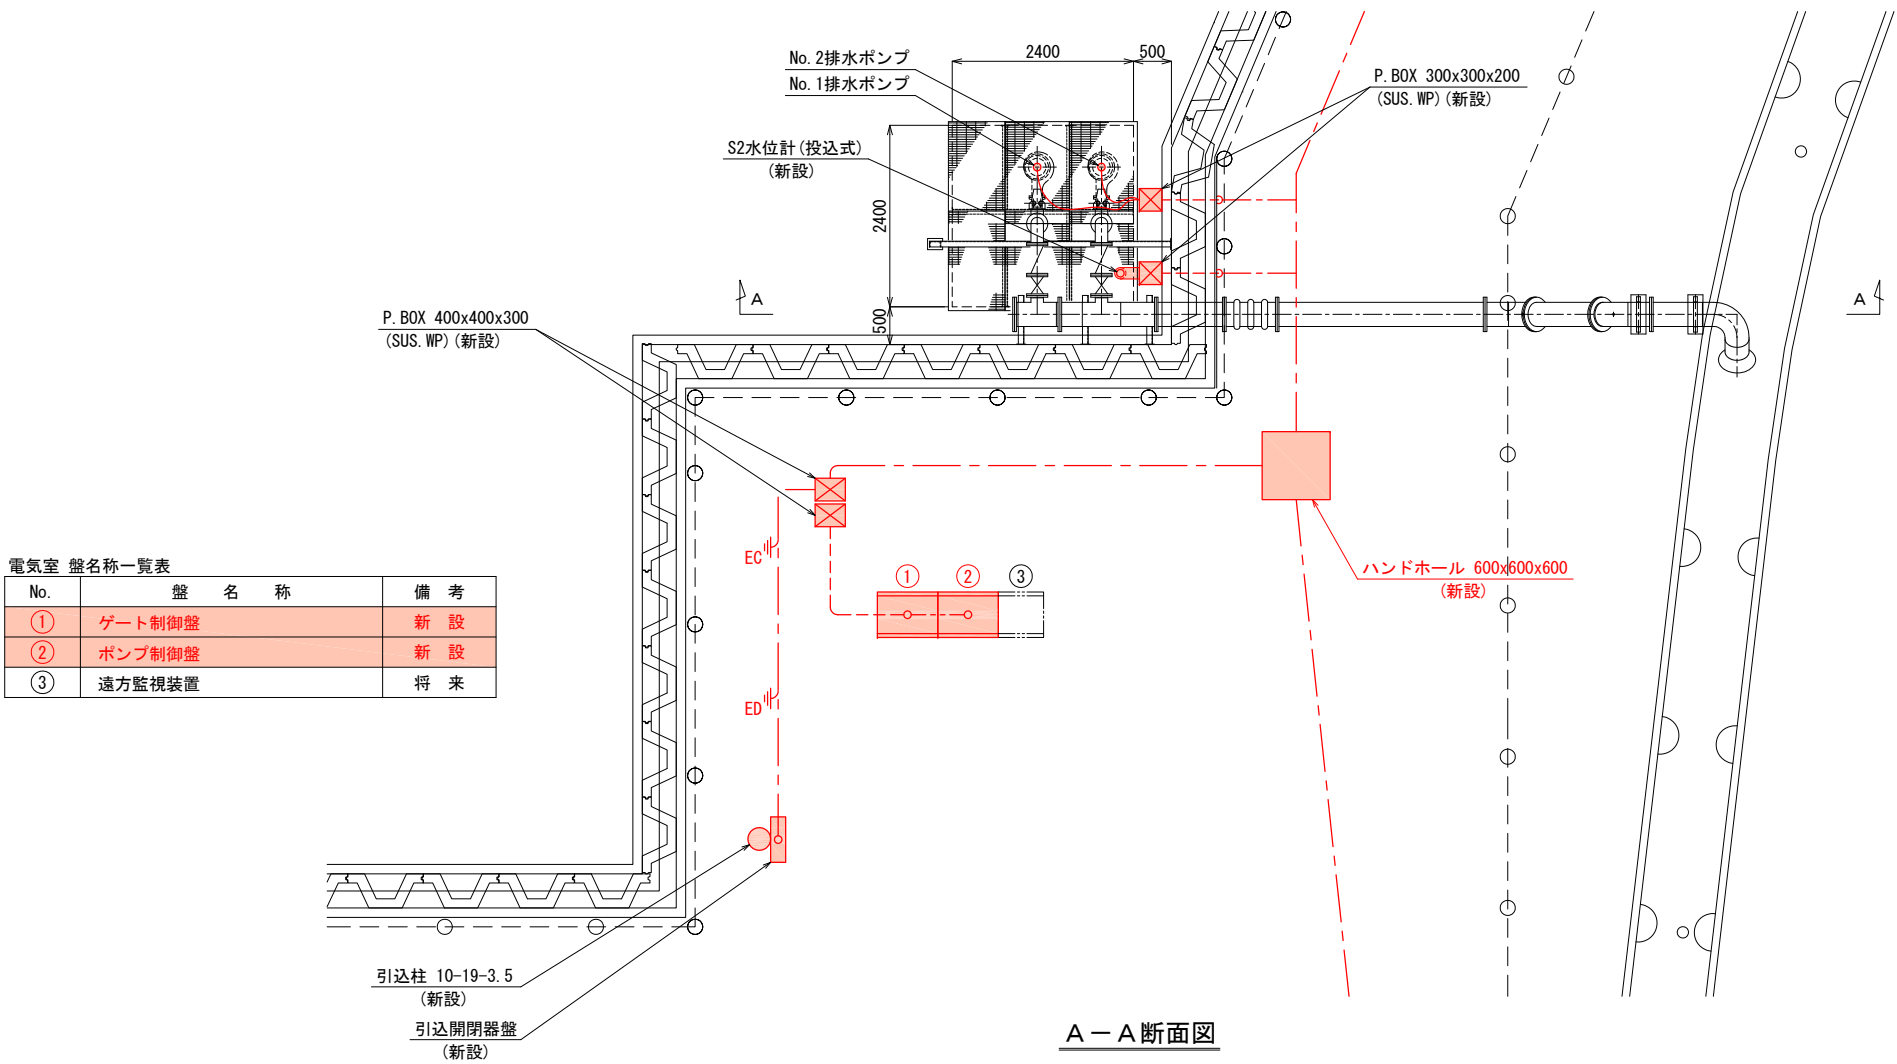

A-A断面図

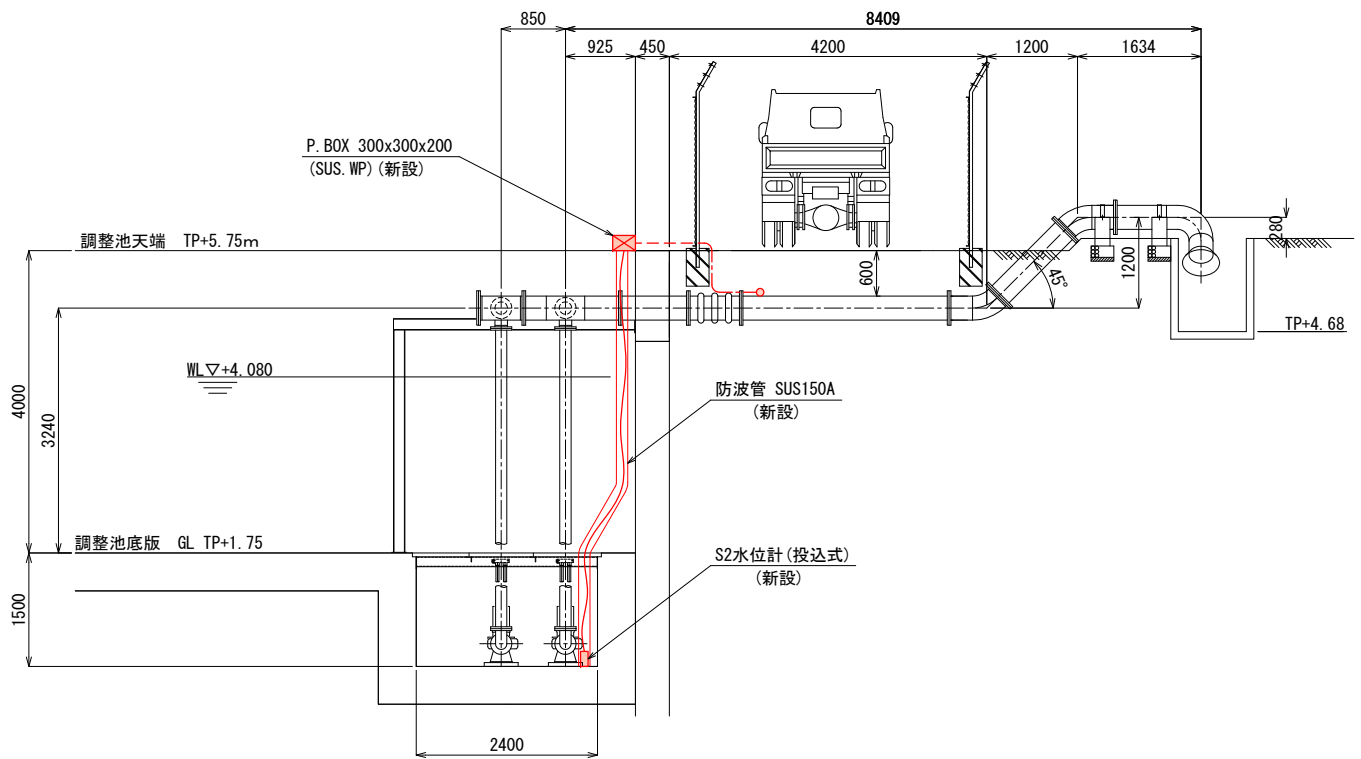


工事名	西泉調整池機械設備工事		
図面名	電気室・排水ポンプ廻り配線図		
作成年月日			
縮尺		図面番号	08/13
工事場所	行橋市西泉六丁目・七丁目		
行橋市環境水道部下水道課			


No. 1・2分水人孔ゲート廻り配線図

S=1/50


No. 1分水人孔平面図

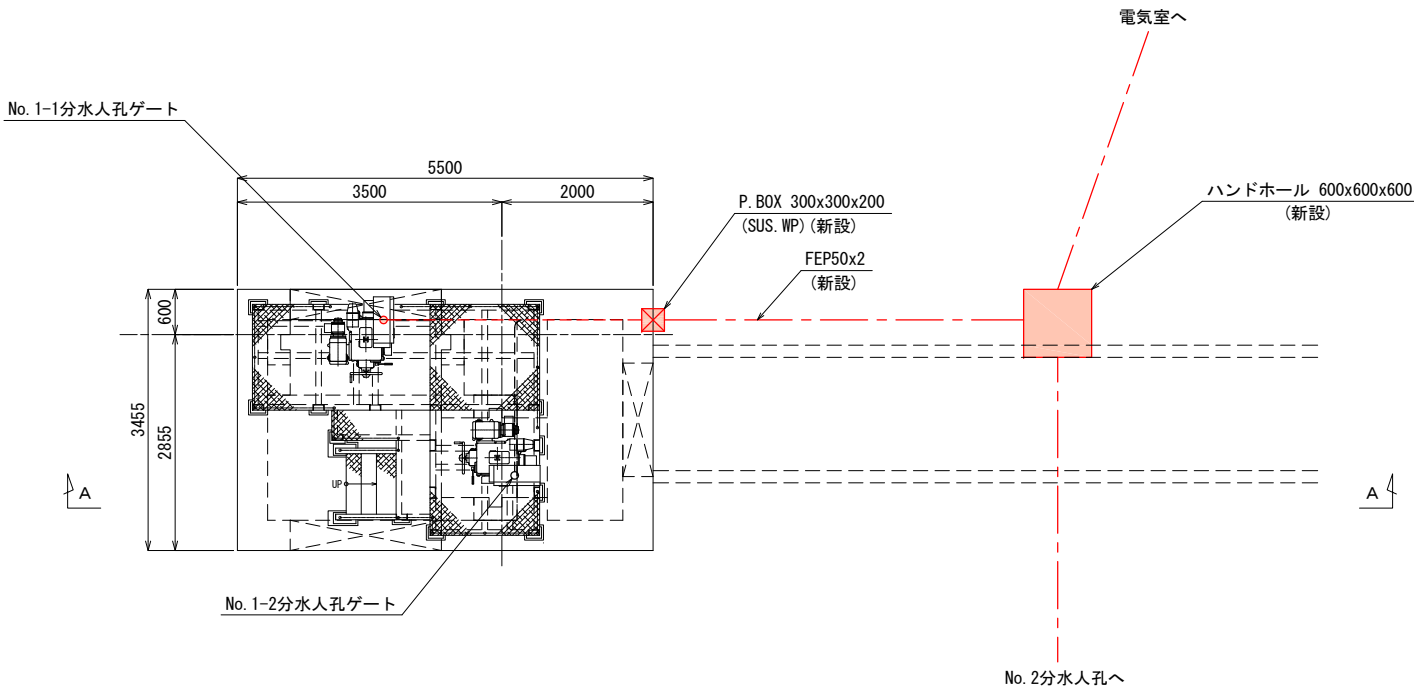


A-A断面図

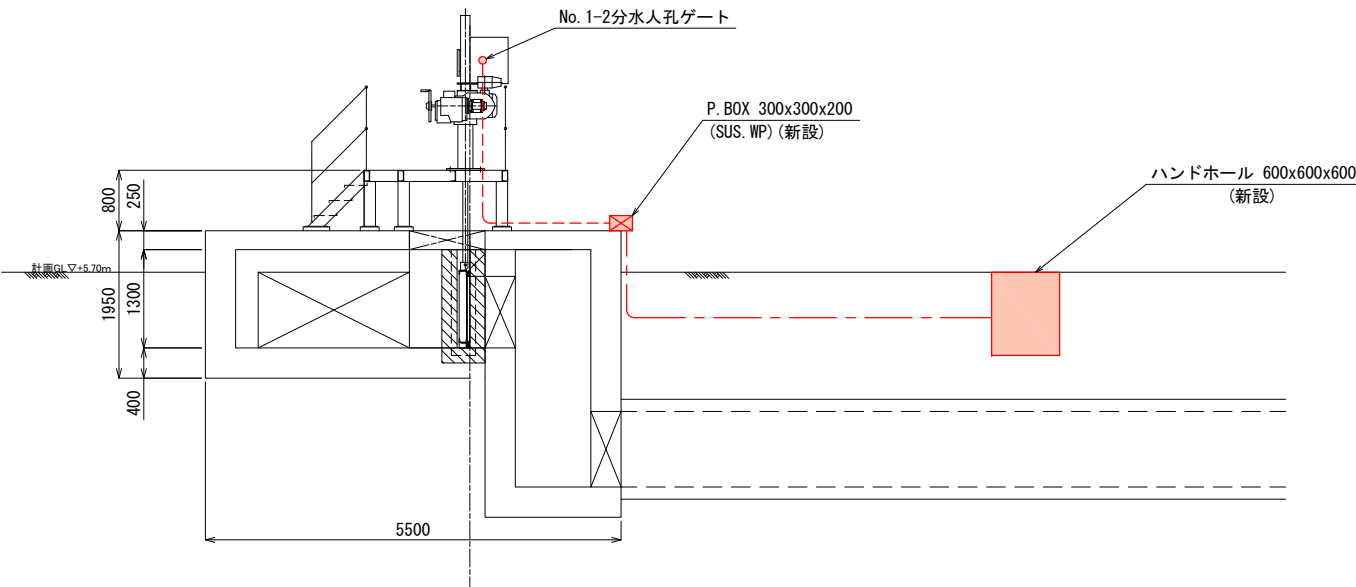

No. 2分水人孔平面図

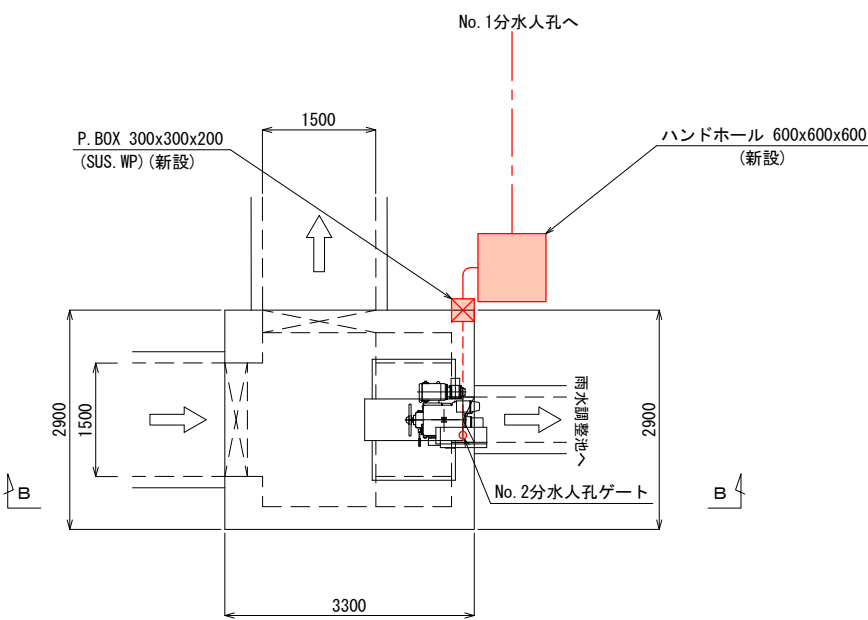


B-B断面図

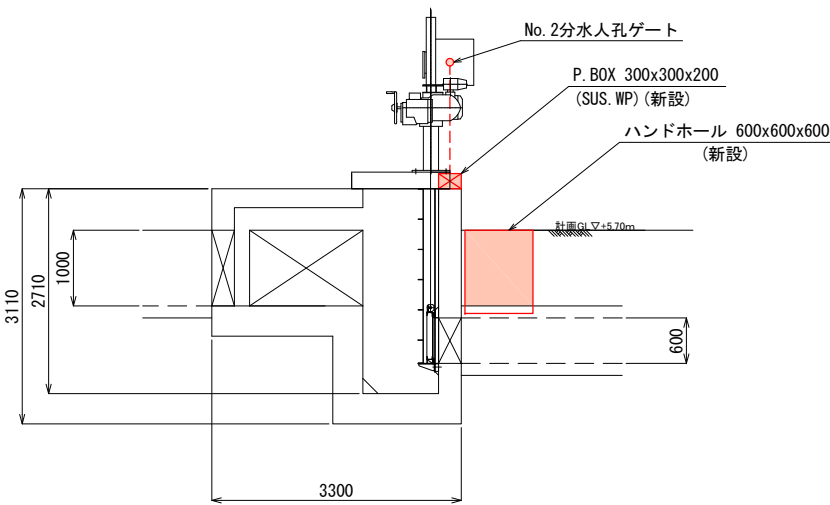

工事名	西泉調整池機械設備工事		
図面名	No. 1・2分水人孔廻り配線図		
作成年月日			
縮尺	S=1/50	図面番号	09/13
工事場所	行橋市西泉六丁目・七丁目		
行橋市環境水道部下水道課			


配線系統図

S=NONE

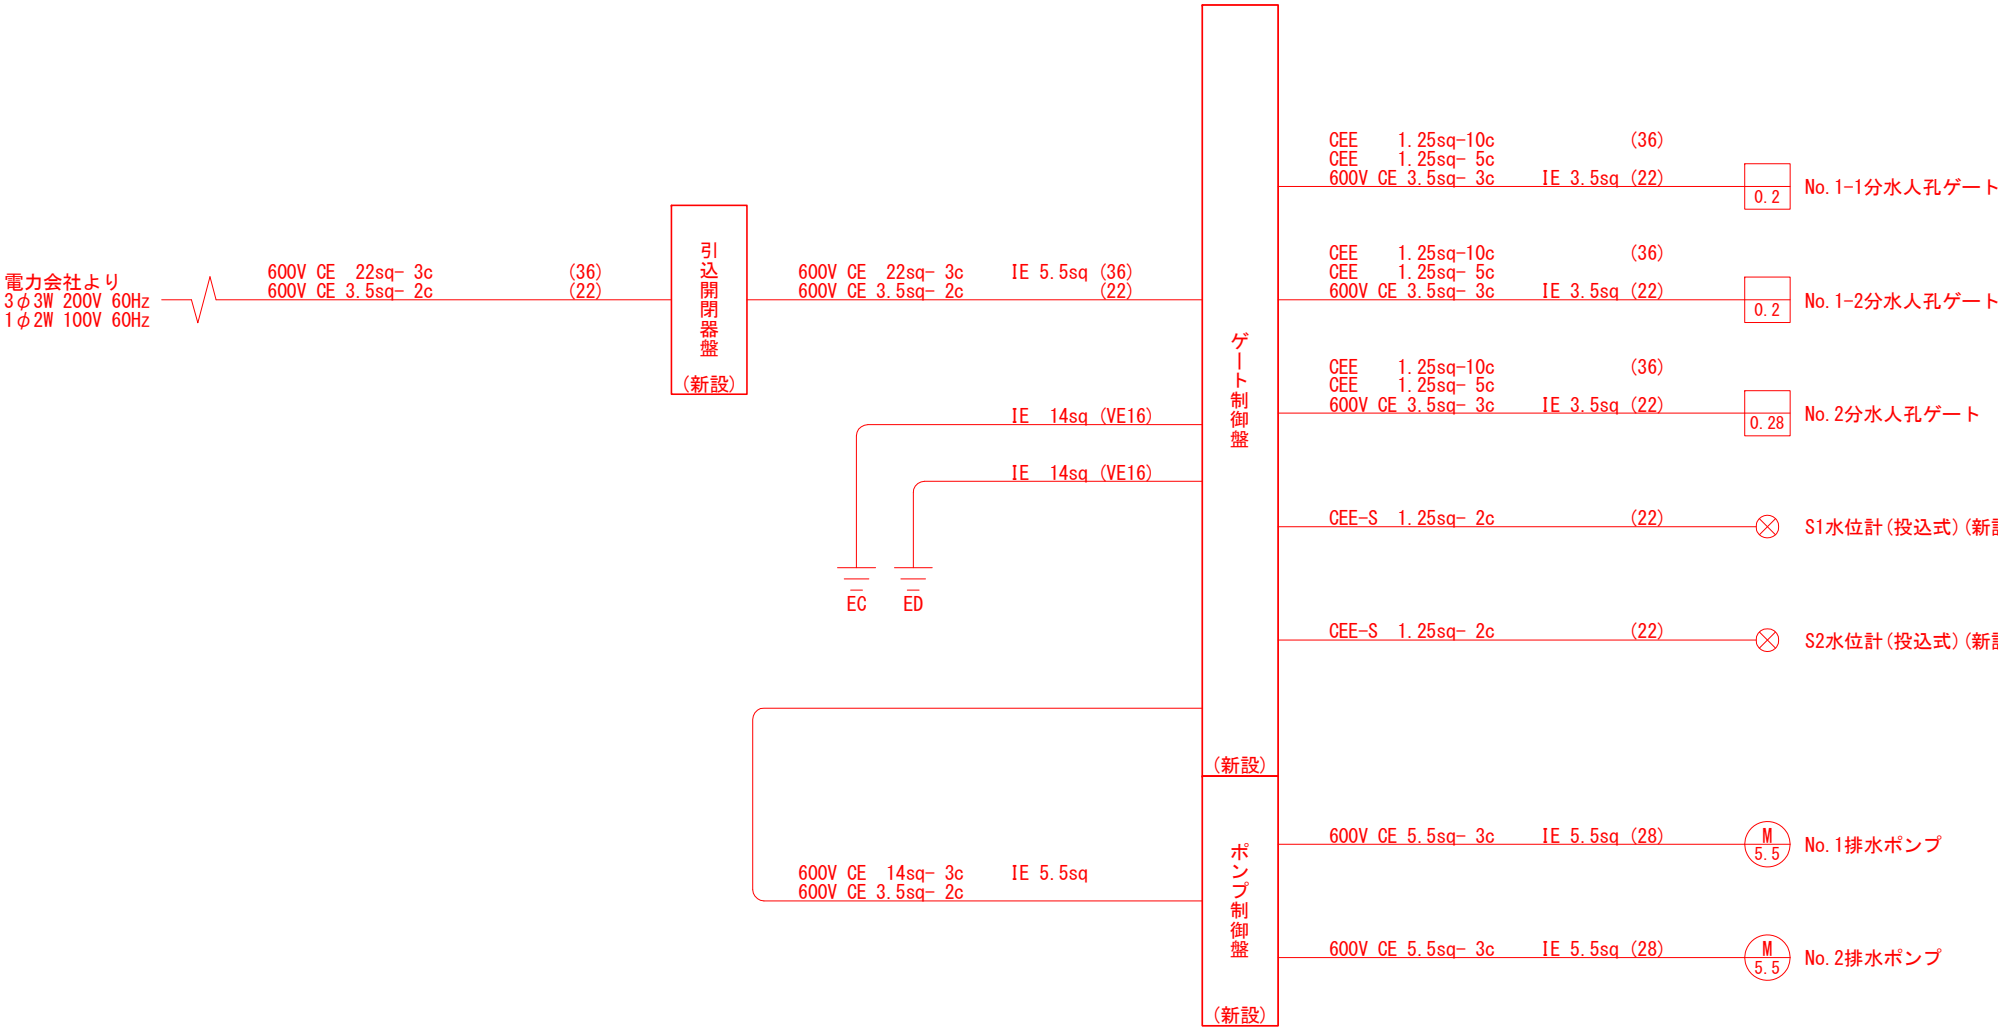


工事名	西泉調整池機械設備工事		
図面名	配線系統図		
作成年月日			
縮尺		図面番号	10/13
工事場所	行橋市西泉六丁目・七丁目		
行橋市環境水道部下水道課			

コンクリート壁2
(ポンプピット部) S = 1 : 50

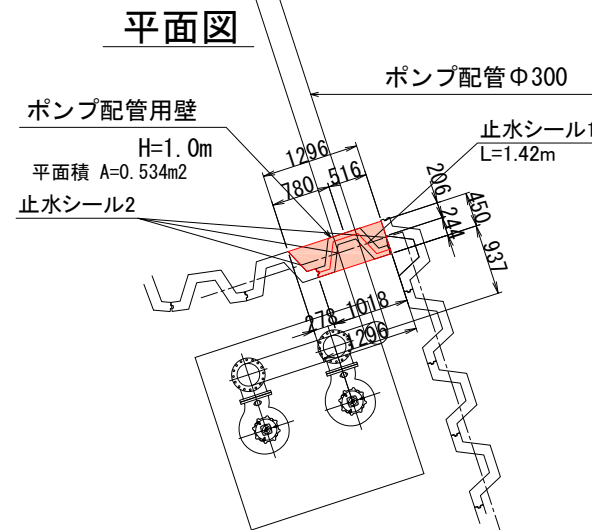


L=10.0m 1枚



コンクリート矢板配置図

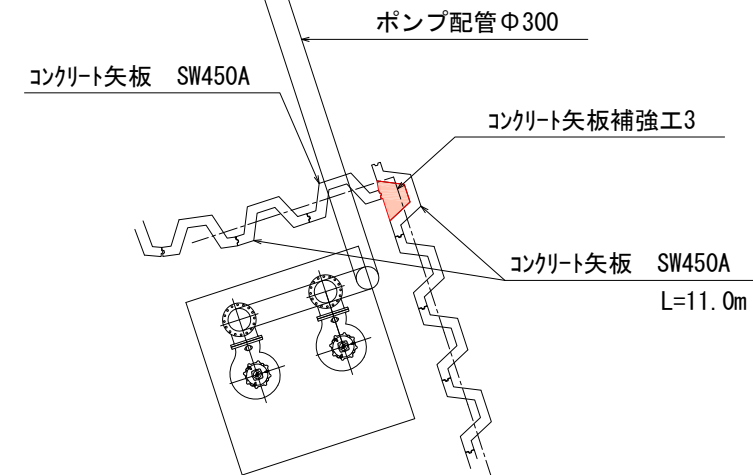

正面図 S = 1 : 50

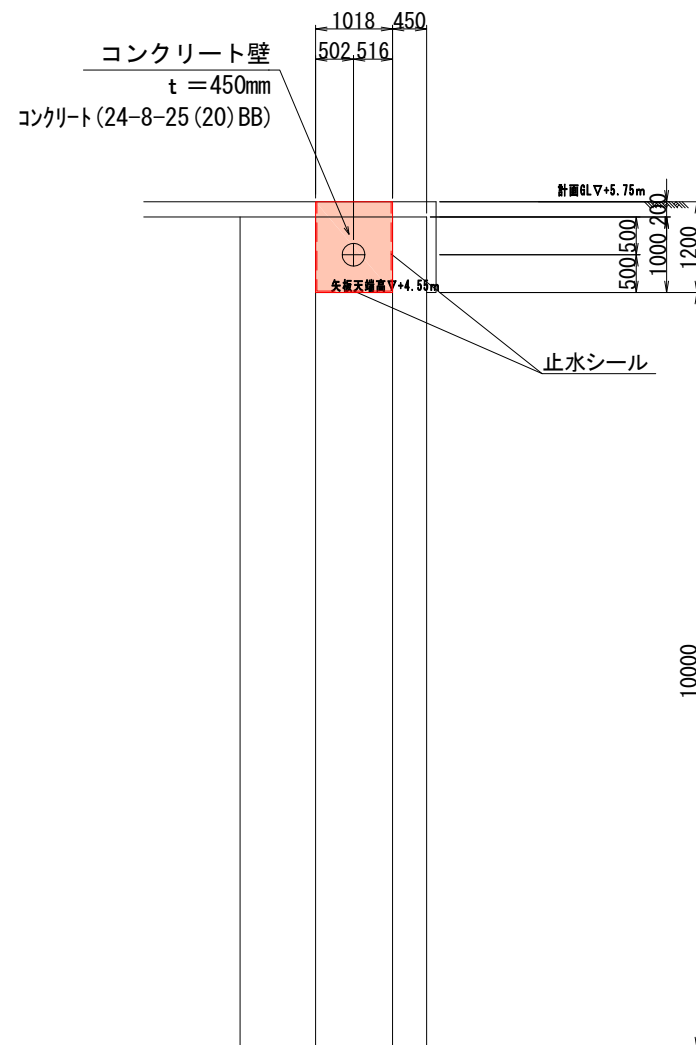


配筋図 S = 1 : 30

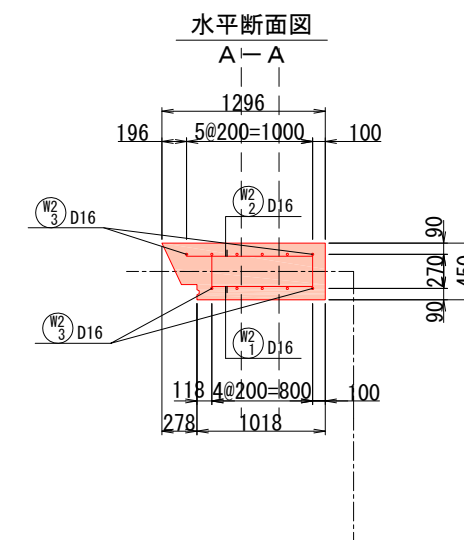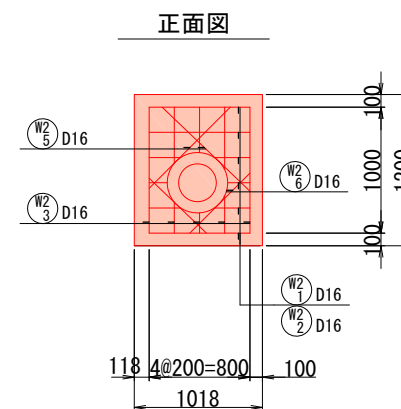


工事名	西泉調整池機械設備工事		
図面名	コンクリート壁（ポンプピット部）		
作成年月日			
縮尺	S=1/50	図面番号	11/13
工事場所	行橋市西泉六丁目・七丁目		
行橋市環境水道部下水道課			

C-C断面図


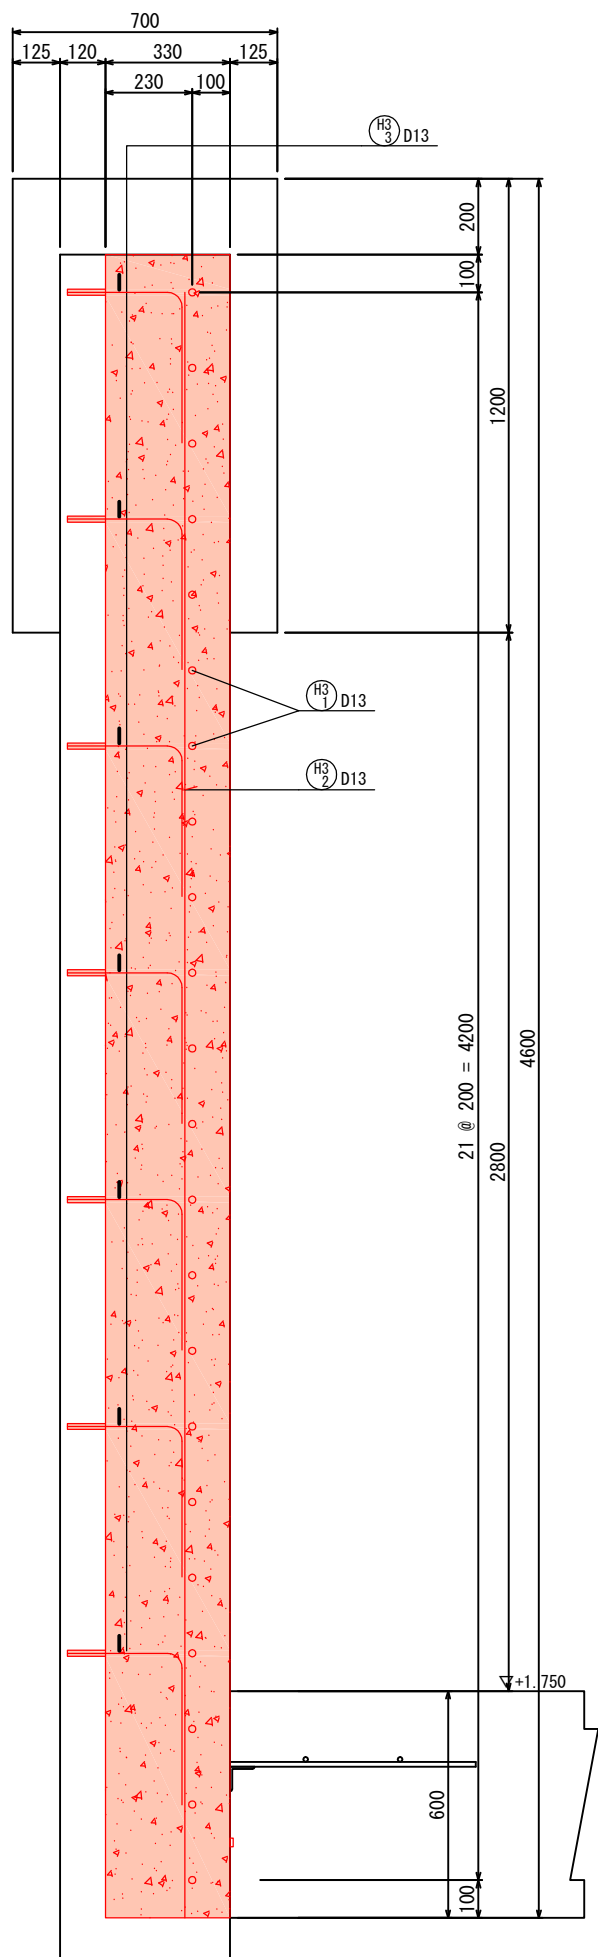


コンクリート矢板補強工（その1）S=1:10

平面図

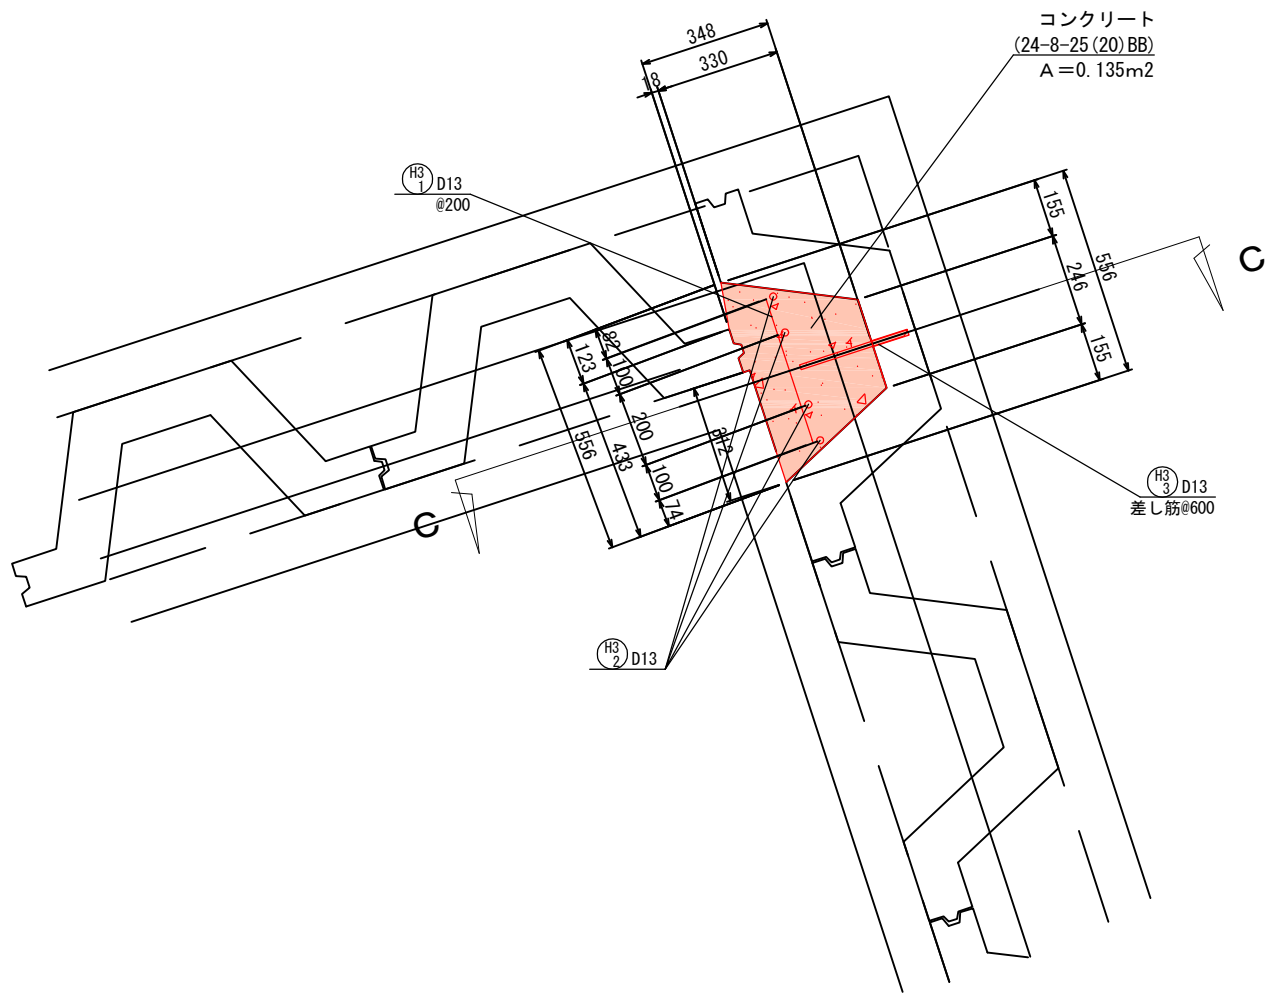


KEY PLAN

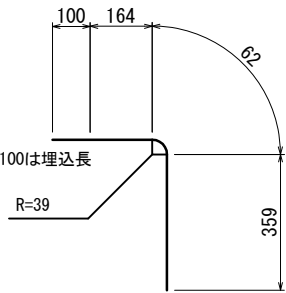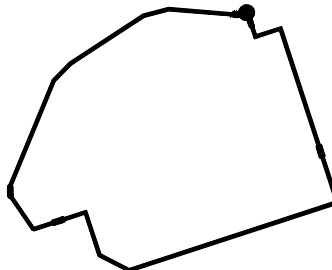

H3 3 7 - D13 × 685
D13の定着長585
D13の重ね継手長650


工事名	西泉調整池機械設備工事		
図面名	コンクリート矢板（補強図その１）		
作成年月日			
縮尺		図面番号	12/13
工事場所	行橋市西泉六丁目・七丁目		
行橋市環境水道部下水道課			

D-D 断面图

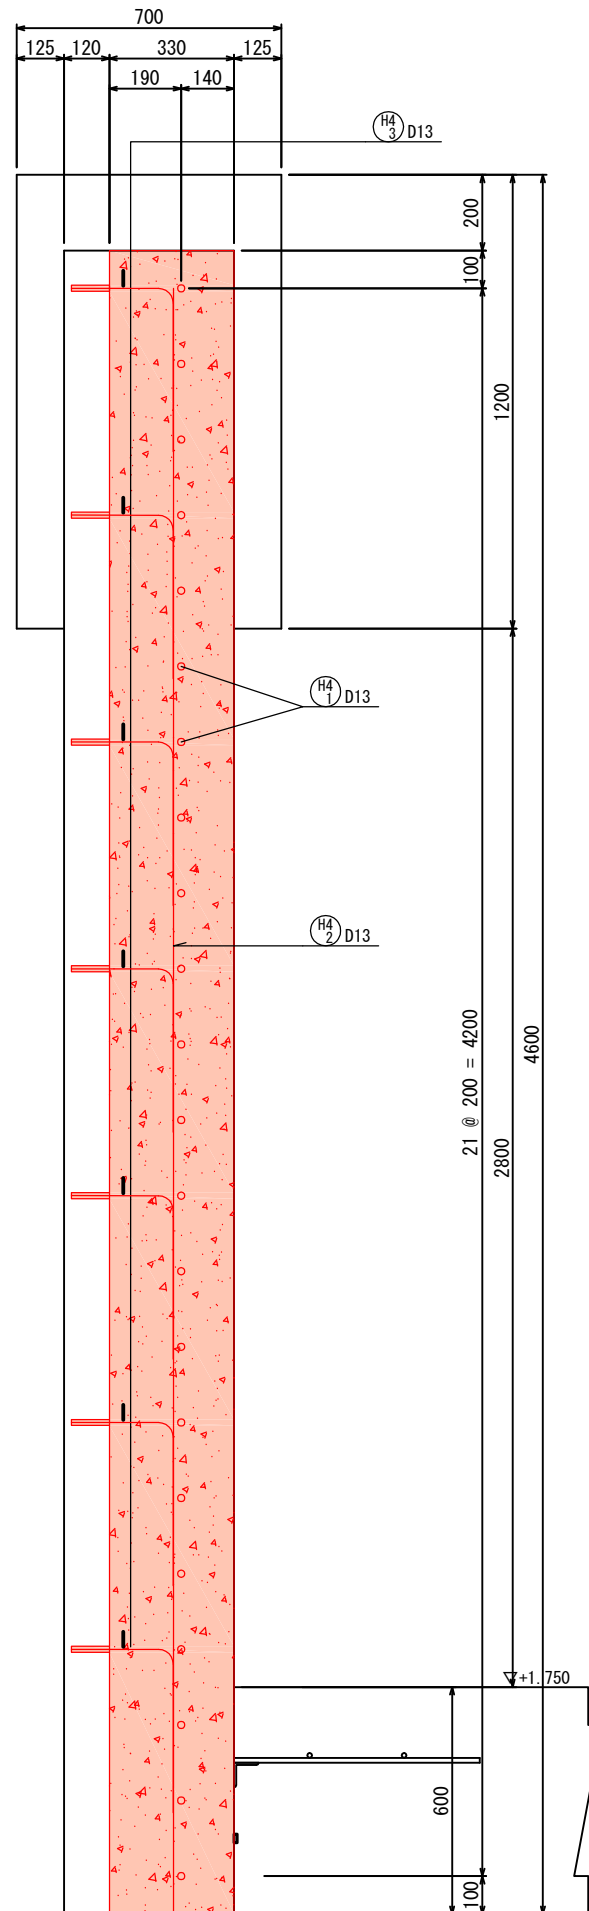


コンクリート矢板補強工（その2）S=1:10

平面図

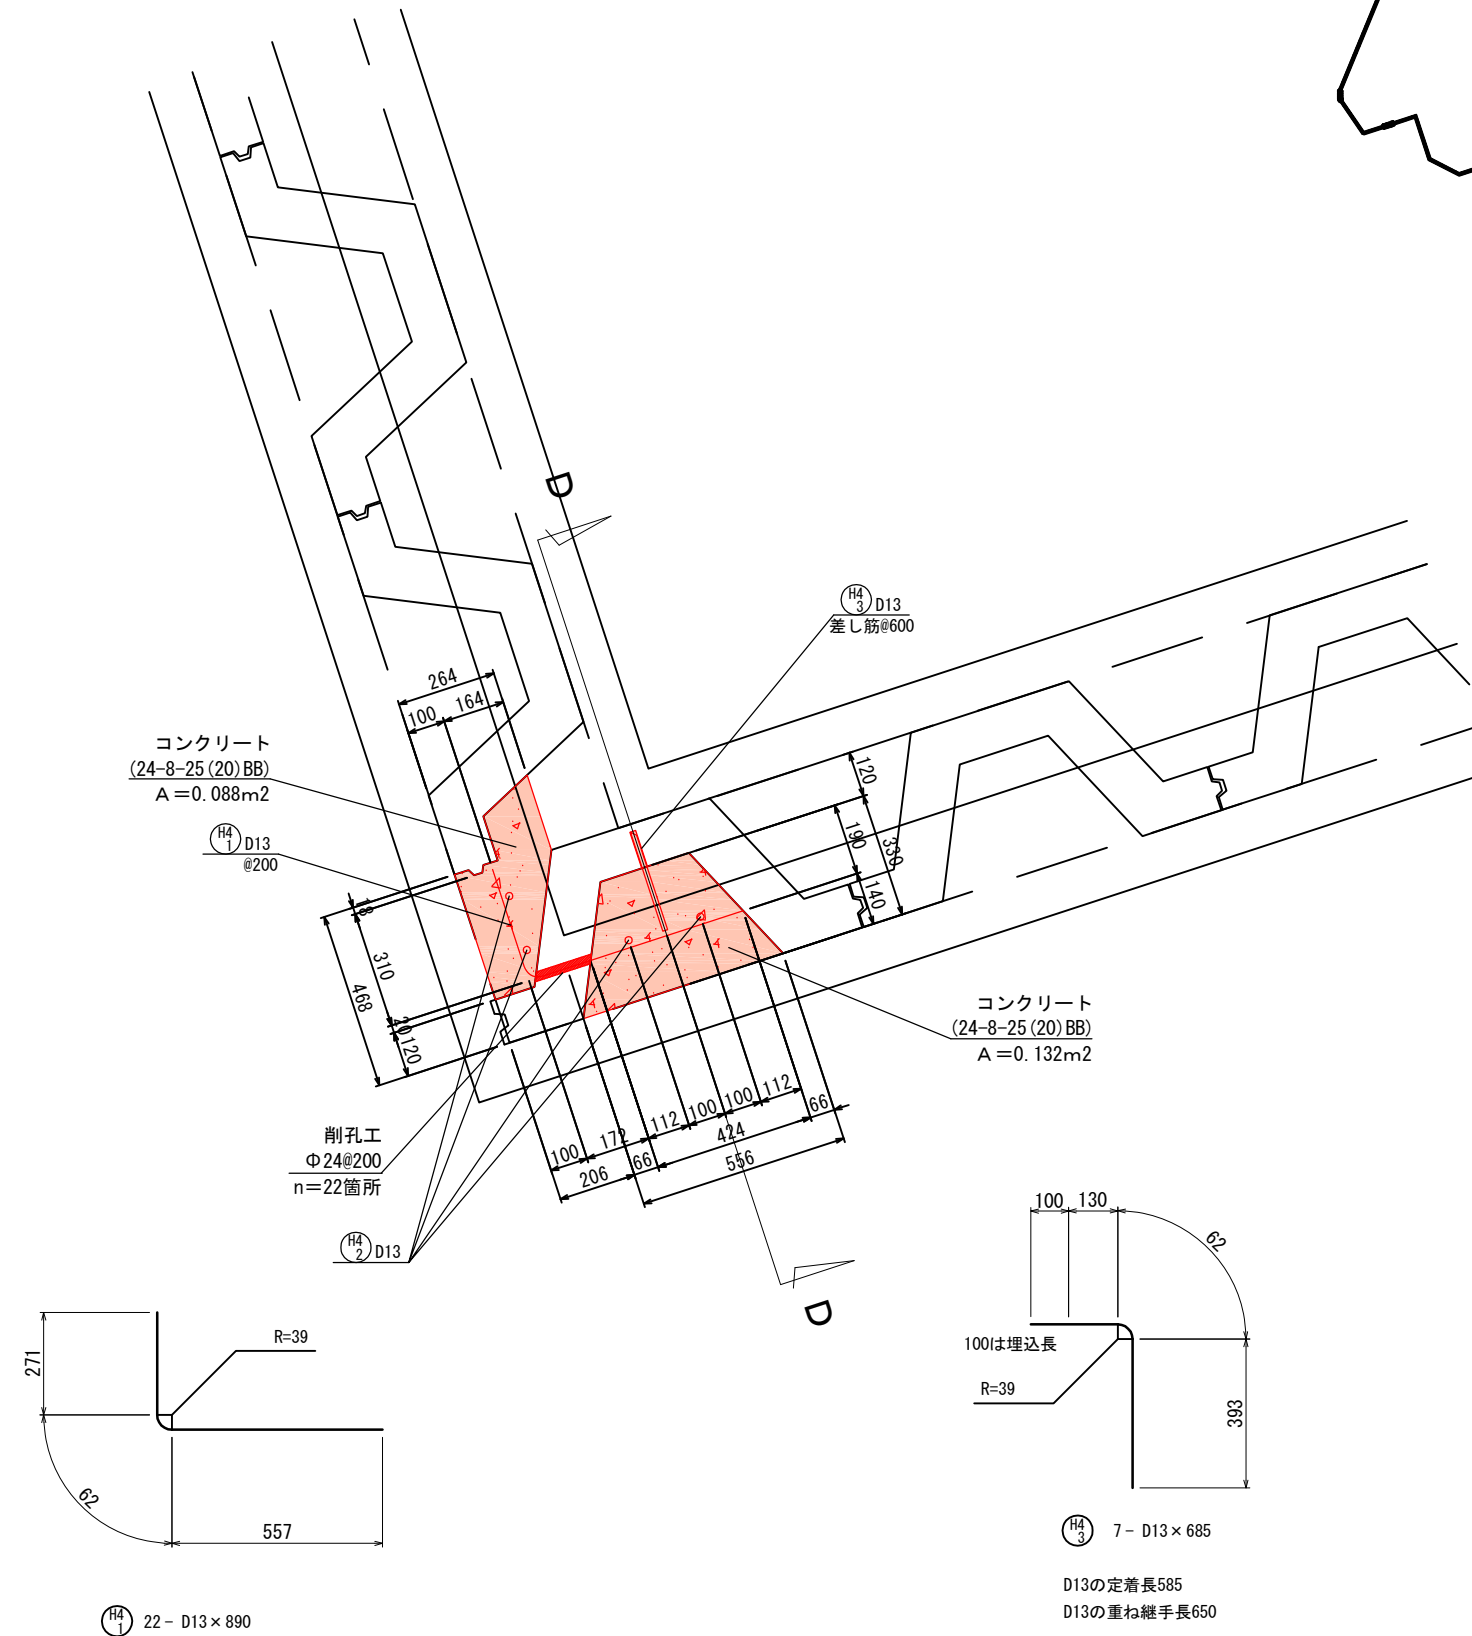

KEY PLAN

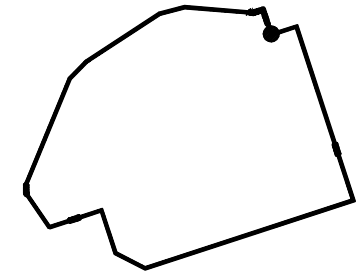

工事名	西泉調整池機械・電気設備工事		
図面名	コンクリート矢板（補強図その２）		
作成年月日			
縮尺		図面番号	13/13
工事場所	行橋市西泉六丁目・七丁目		
行橋市環境水道部下水道課			