



位置図

行橋市西部雨水ポンプ場

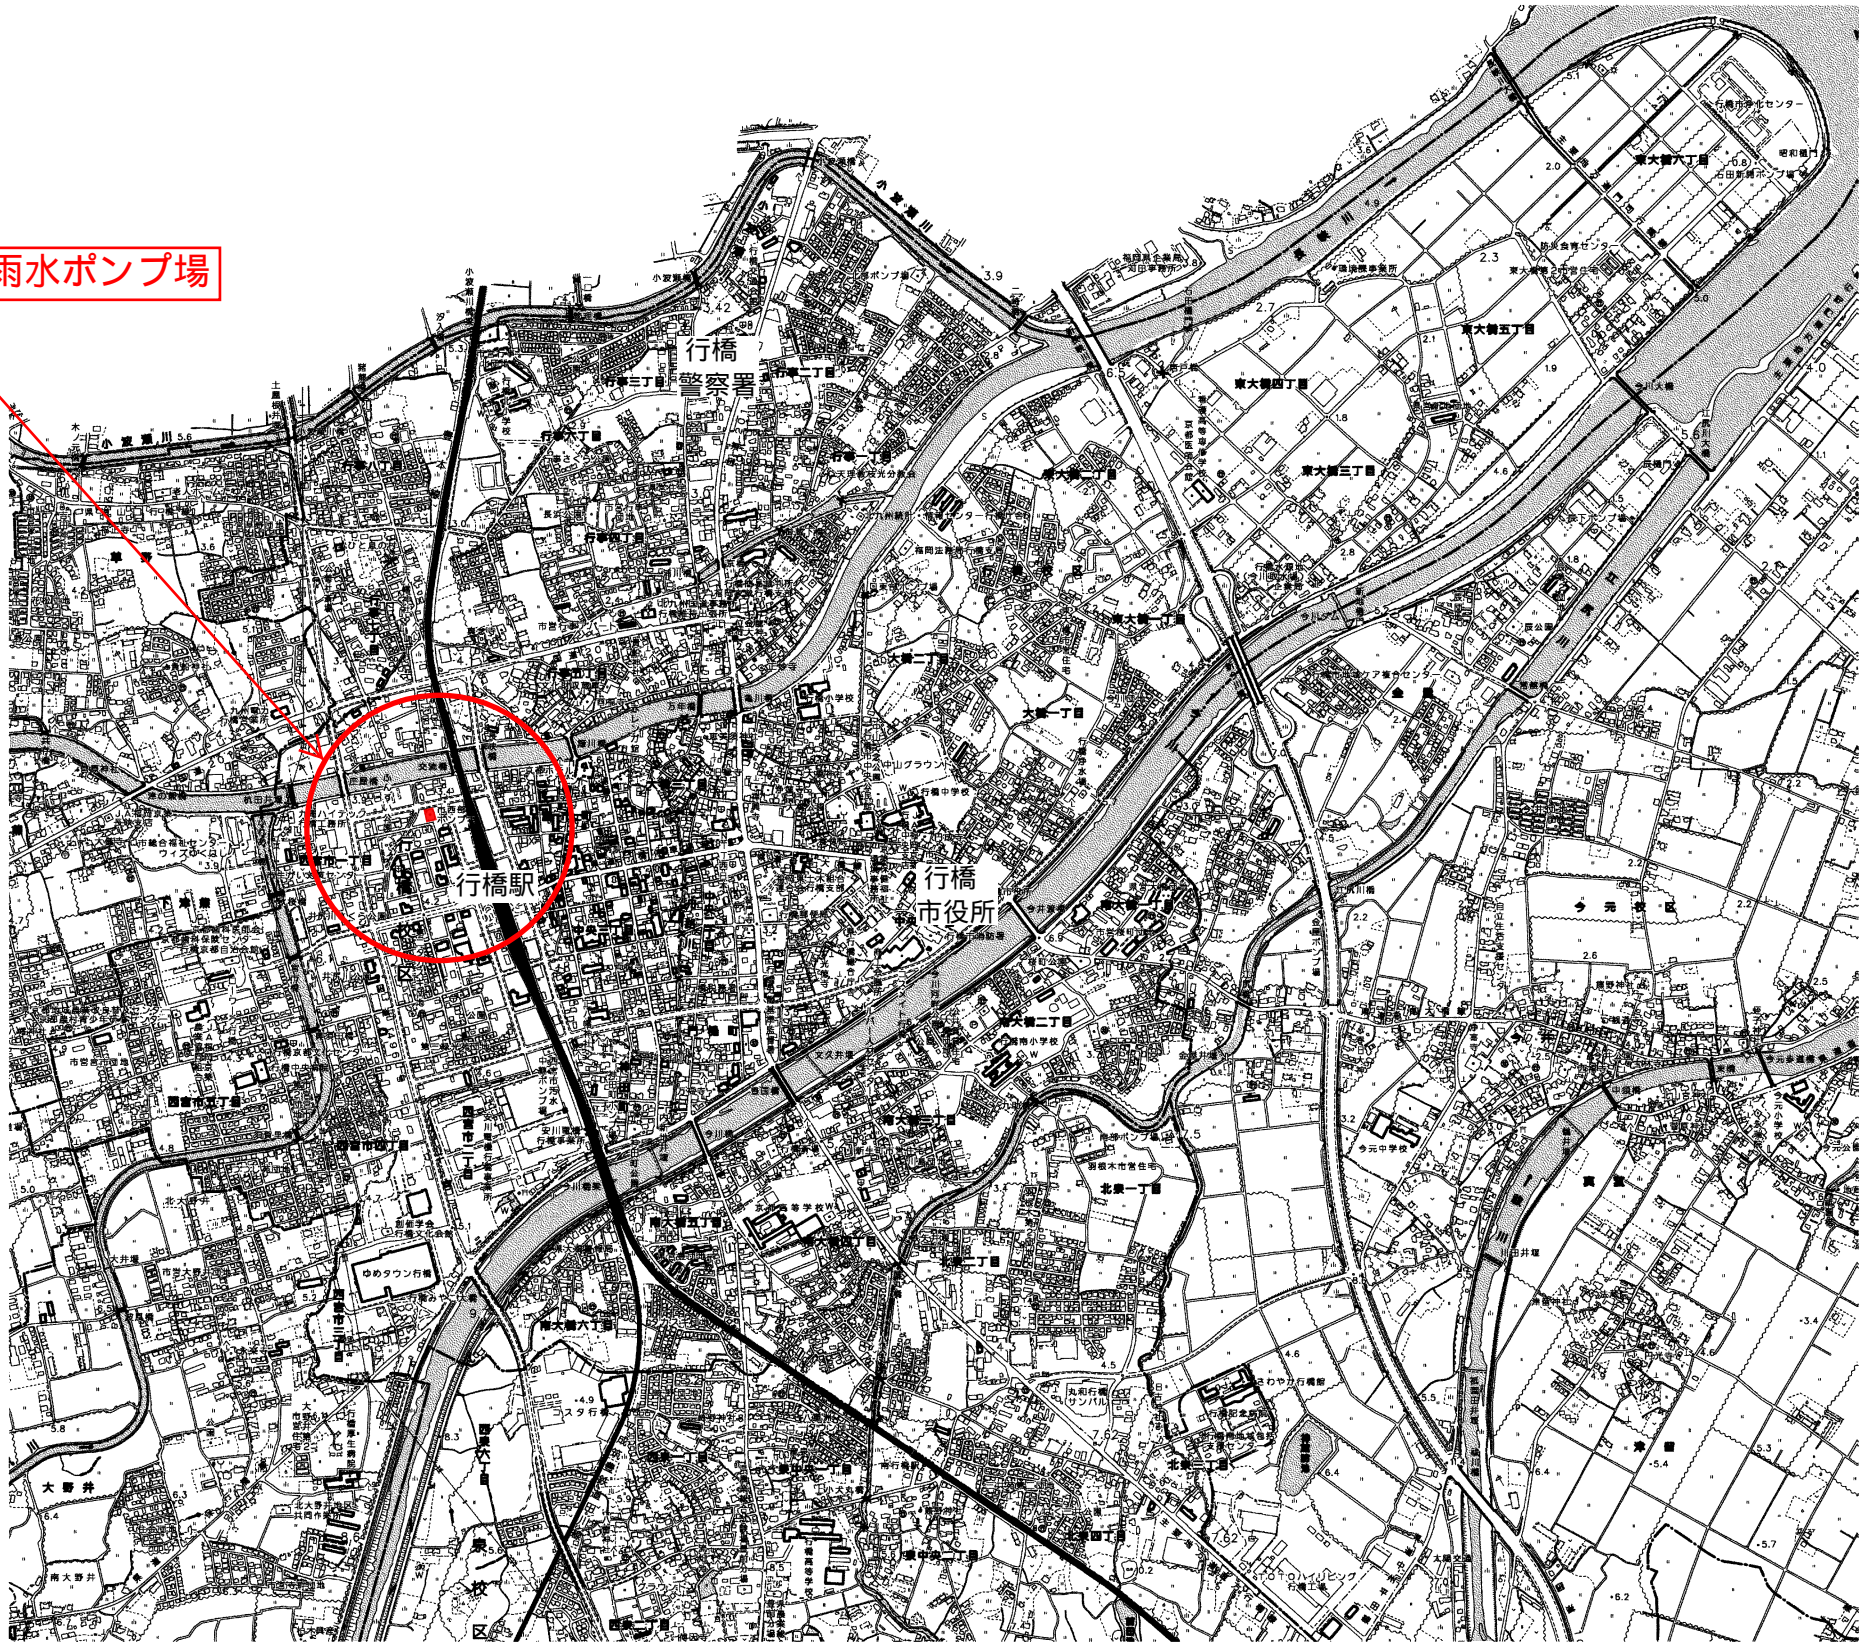

工事名	西部雨水ポンプ場No. 3自動除塵機更新工事		
図面名	位置図		
作成年月日			
縮尺	—	図面番号	—
工事場所	行橋市西宮市一丁目 地内		
行橋市環境水道部下水道課			


行 橋 市			
行橋市公共下水道事業			
工事年度	平成30年度		号
工事箇所	行橋市		
工事名称	西部雨水ポンプ場No.3除塵機更新工事		
路線番号			
図面名称	西部ポンプ場 一般平面図		
図面番号	全 5 葉 中 1 号	縮尺	1/200

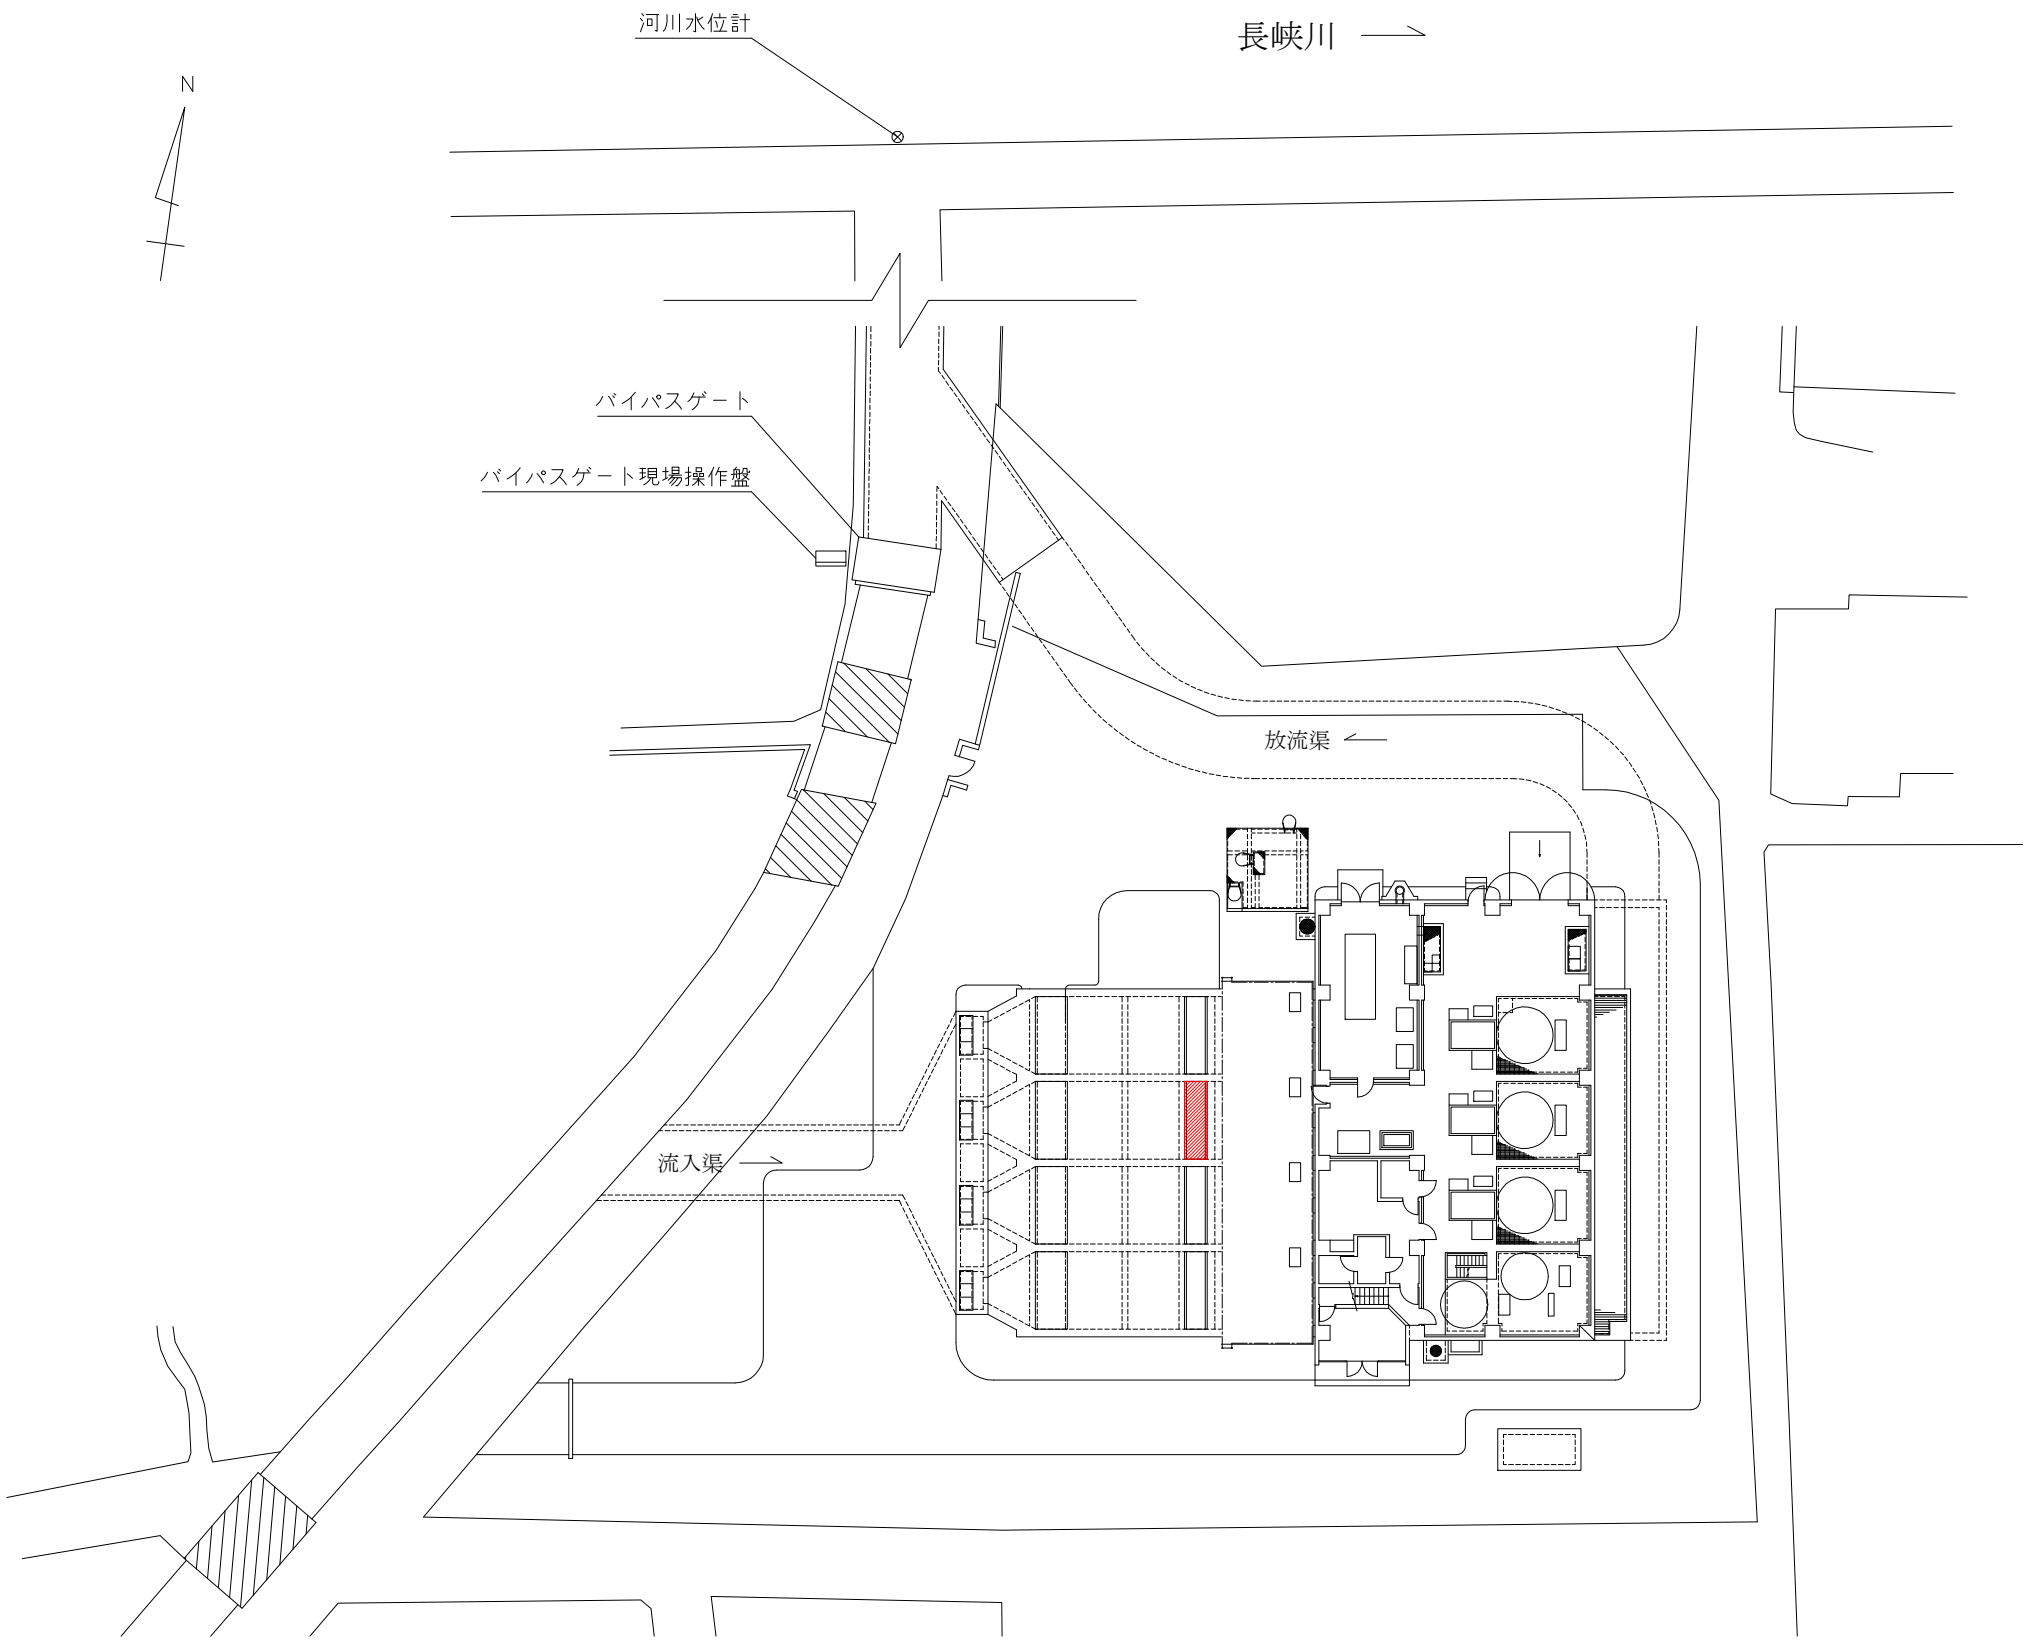

注 記

1. — — — : 敷地境界線を示す。

行 橋 市			
行橋市公共下水道事業			
工事年度	平成30年度		号
工事箇所	行橋市		丁目地内
工事名称	西部雨水ポンプ場No.3除塵機更新工事		
路線番号			
図面名称	西部ポンプ場 沈砂池設備 フローシート（更新）		
図面番号	全 5 葉 中 2 号	縮尺	NONE


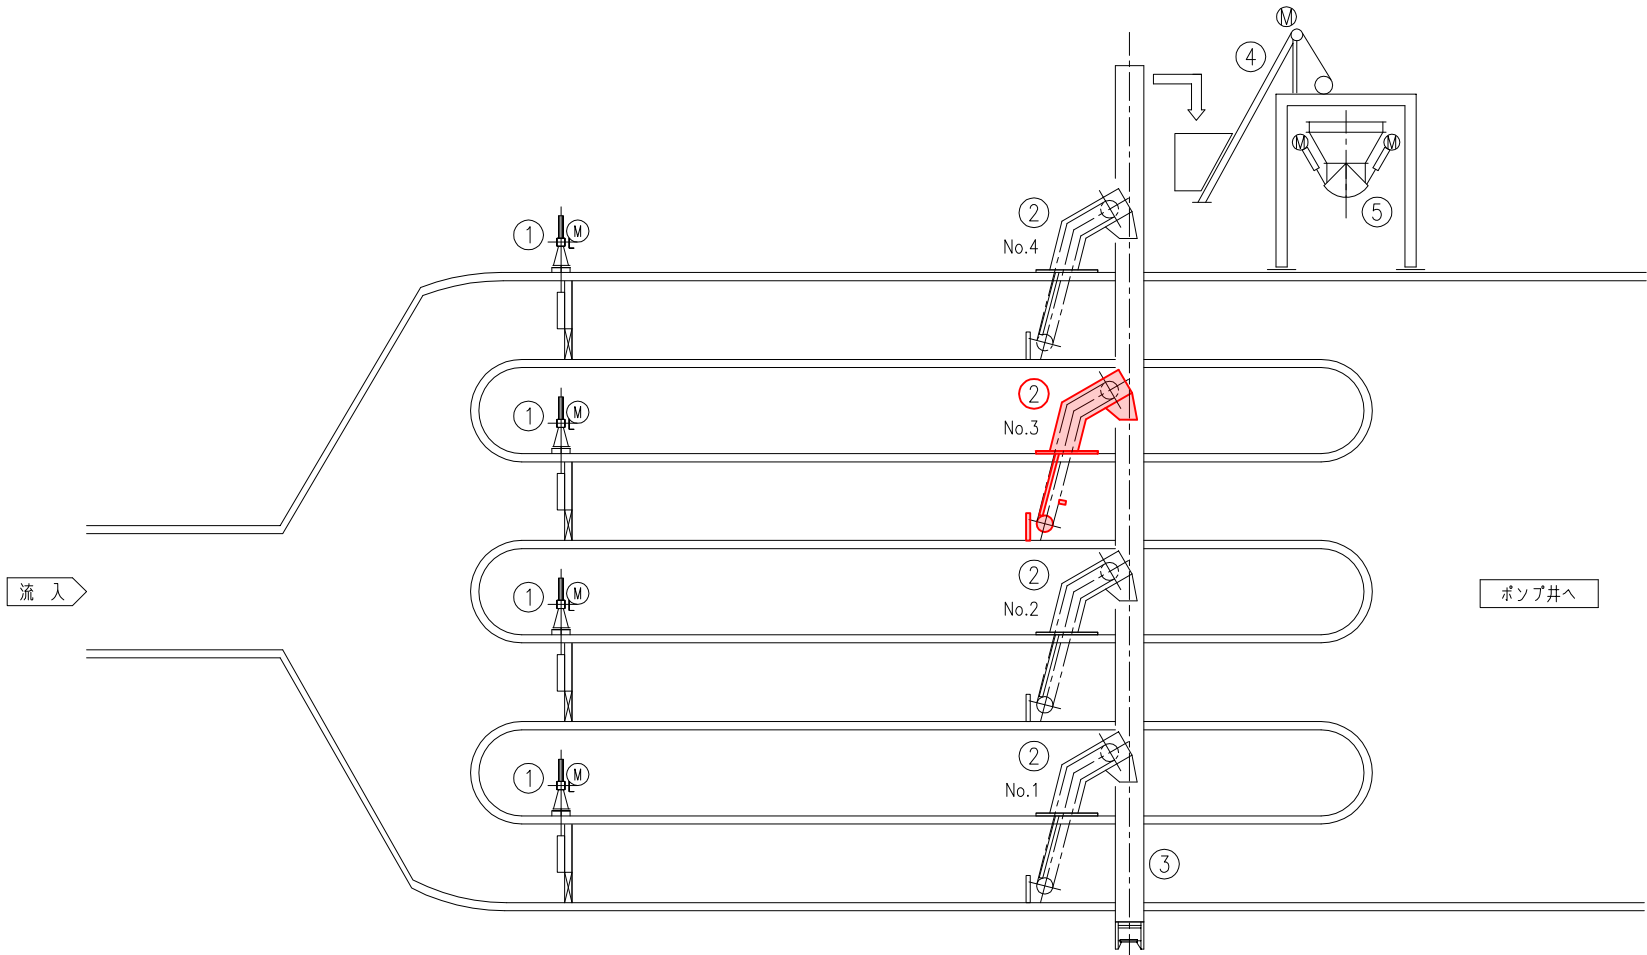


（参考図）


機器番号				①			②			③			④			⑤		
機器名称				No.1～4流入ゲート			No.1～4自動除塵機			No.1し 塗搬出機			No.2し 塗搬出機			し 塗ホッパ		
形 式				外ねじ式鋳鉄製電動ゲート			新連結式自動除塵機（背面降下前面掻型）			トフ形ベルトコンベア			フワイロープ式			電動カットゲート式		
仕 様				1500mmW×1500mmH			4.1mW×3.1mH×自働50mm×75°			機長19m×ベルト巾0.6m			バケット容量0.5m³×8.765mH			4m³		
				1.5kW			2.2kW			1.5kW			3.7kW			1.5kW×2		
数量	既設	今回	全体	4	—	4	4	1	4	1	—	1	1	—	1	1	—	1
備 考							今回No.3											

（参考）

行 橋 市		
行橋市公共下水道事業		
工事年度	平成 30年度	号
工事箇所	行橋市西宮市一丁目地内	
工事名称	西部雨水ポンプ場No.3除塵機更新工事	
路線番号		
図面名称	西部ポンプ場 沈砂池設備 平断面図（更新）	
図面番号	全 5 葉 中 3 号	縮尺 1/100

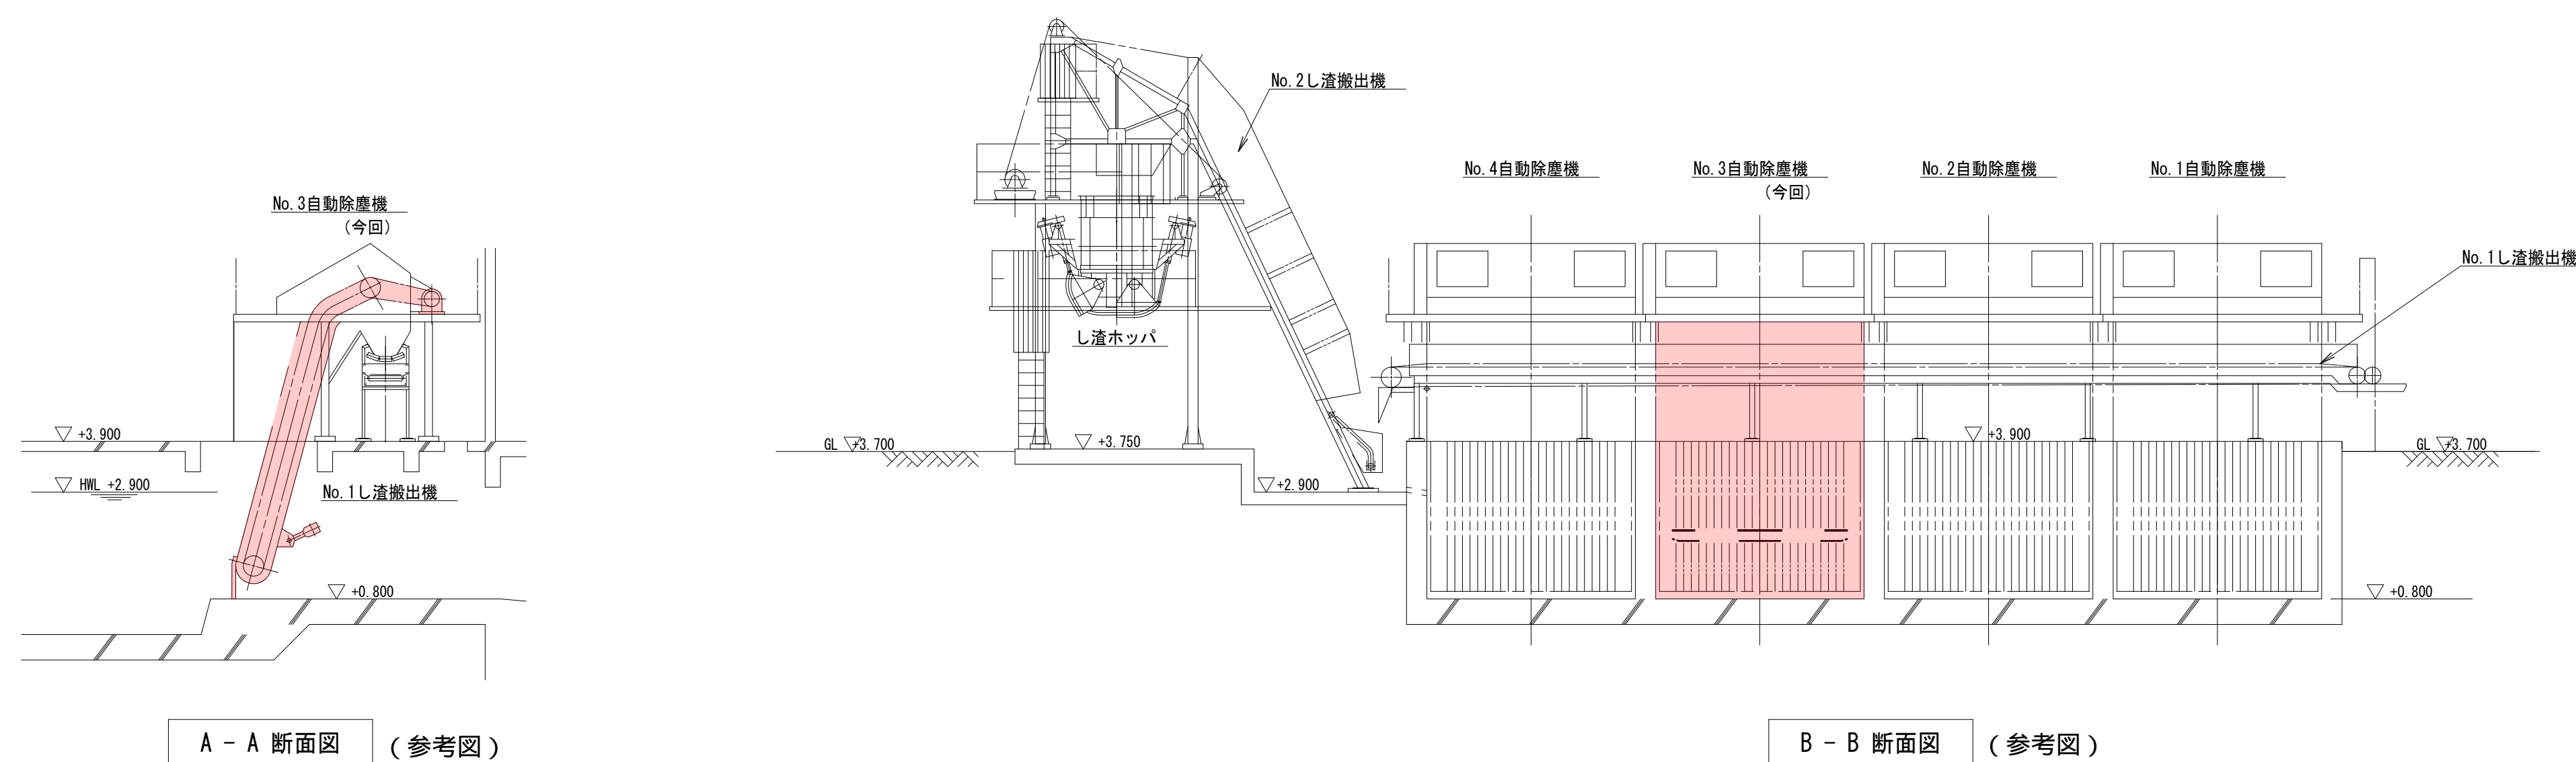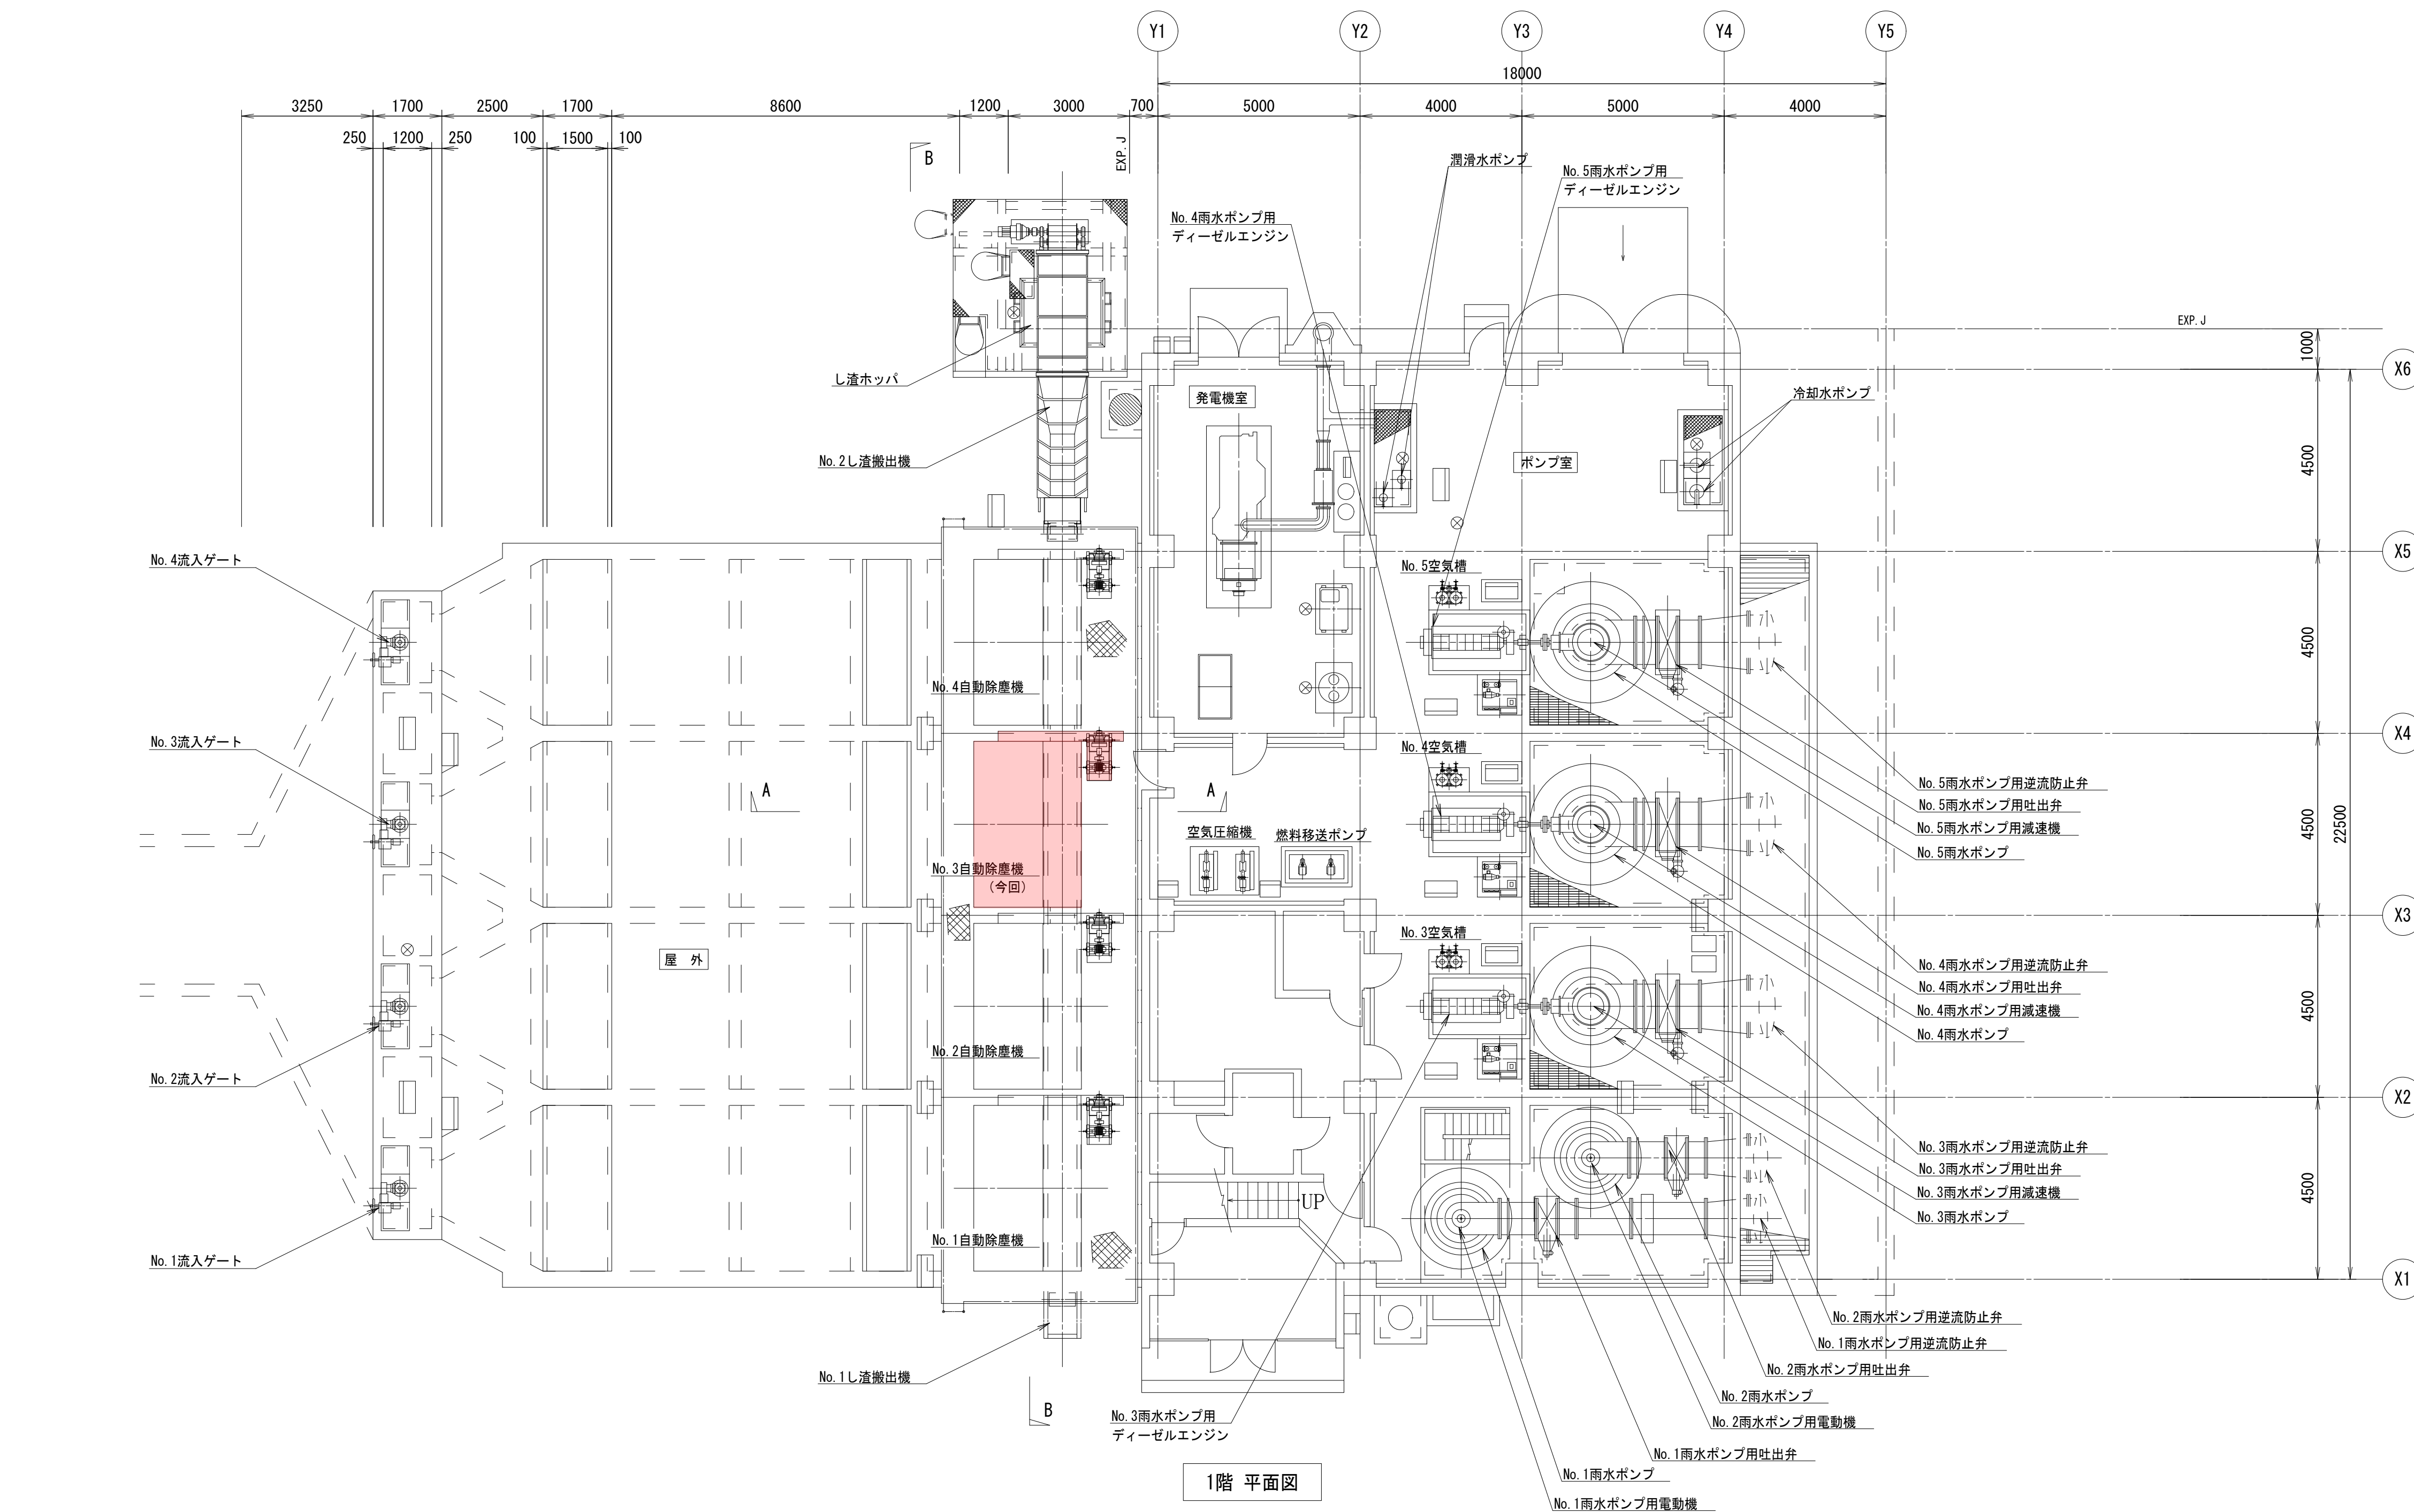


行 橋 市			
行橋市公共下水道事業			
工事年度	平成30 年度 号		
工事箇所	行橋市		
工事名称	西部雨水ポンプ場No.3除塵機更新工事		
路線番号			
図面名称	西部ポンプ場 沈砂池設備 フローシート（撤去）		
図面番号	全 5 葉 中 4 号	縮尺	NONE

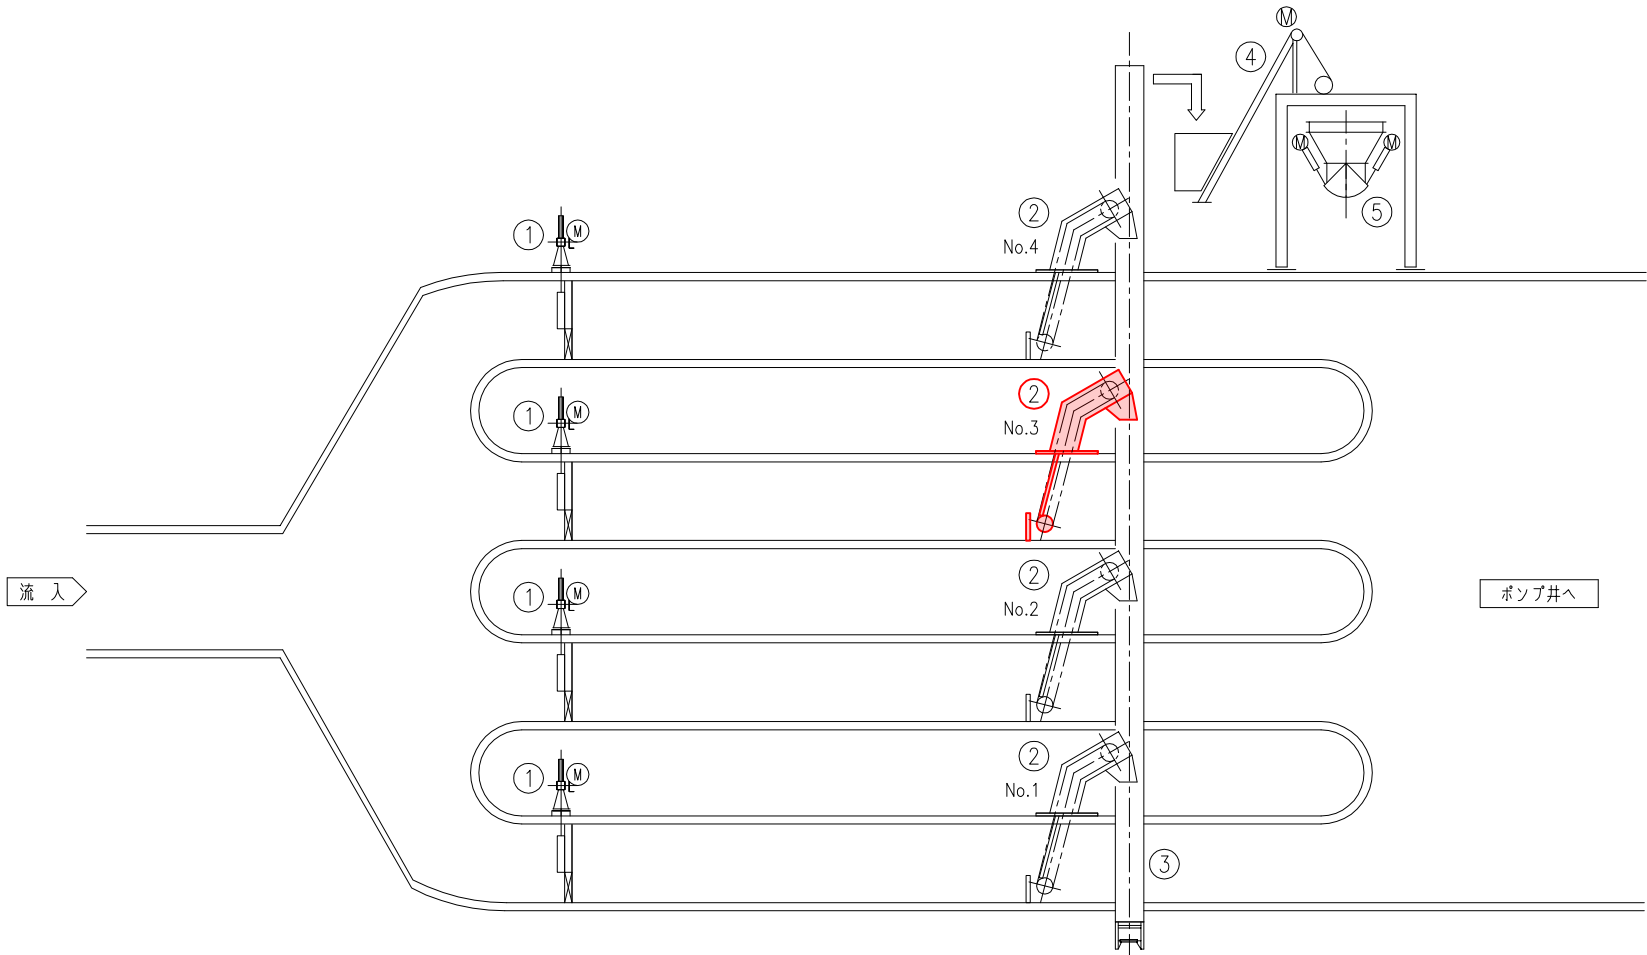


（参考図）

機器番号				①			②			③			④			⑤		
機器名称				No.1～4流入ゲート			No.1～4自動除塵機			No.1し 塗搬出機			No.2し 塗搬出機			し 塗ホッパ		
形 式				外ねじ式鋳鉄製電動ゲート			ダブルチェーン式前面おき揚げ型（背面降下式）			トフパ形ベルトコンベア			ワイヤーロープ式			電動カットゲート式		
仕 様				1500mmW×1500mmH			4.1mW×3.1mH×目幅50mm×75°			機長19m×ベルト巾0.6m			バケット容量0.5m³×8.765mH			4m³		
				1.5kW			2.2kW			1.5kW			3.7kW			1.5kW×2		
数量	既設	今回	全体	4	—	4	4	1	4	1	—	1	1	—	1	1	—	1
備 考							今回No.3											


（参考）

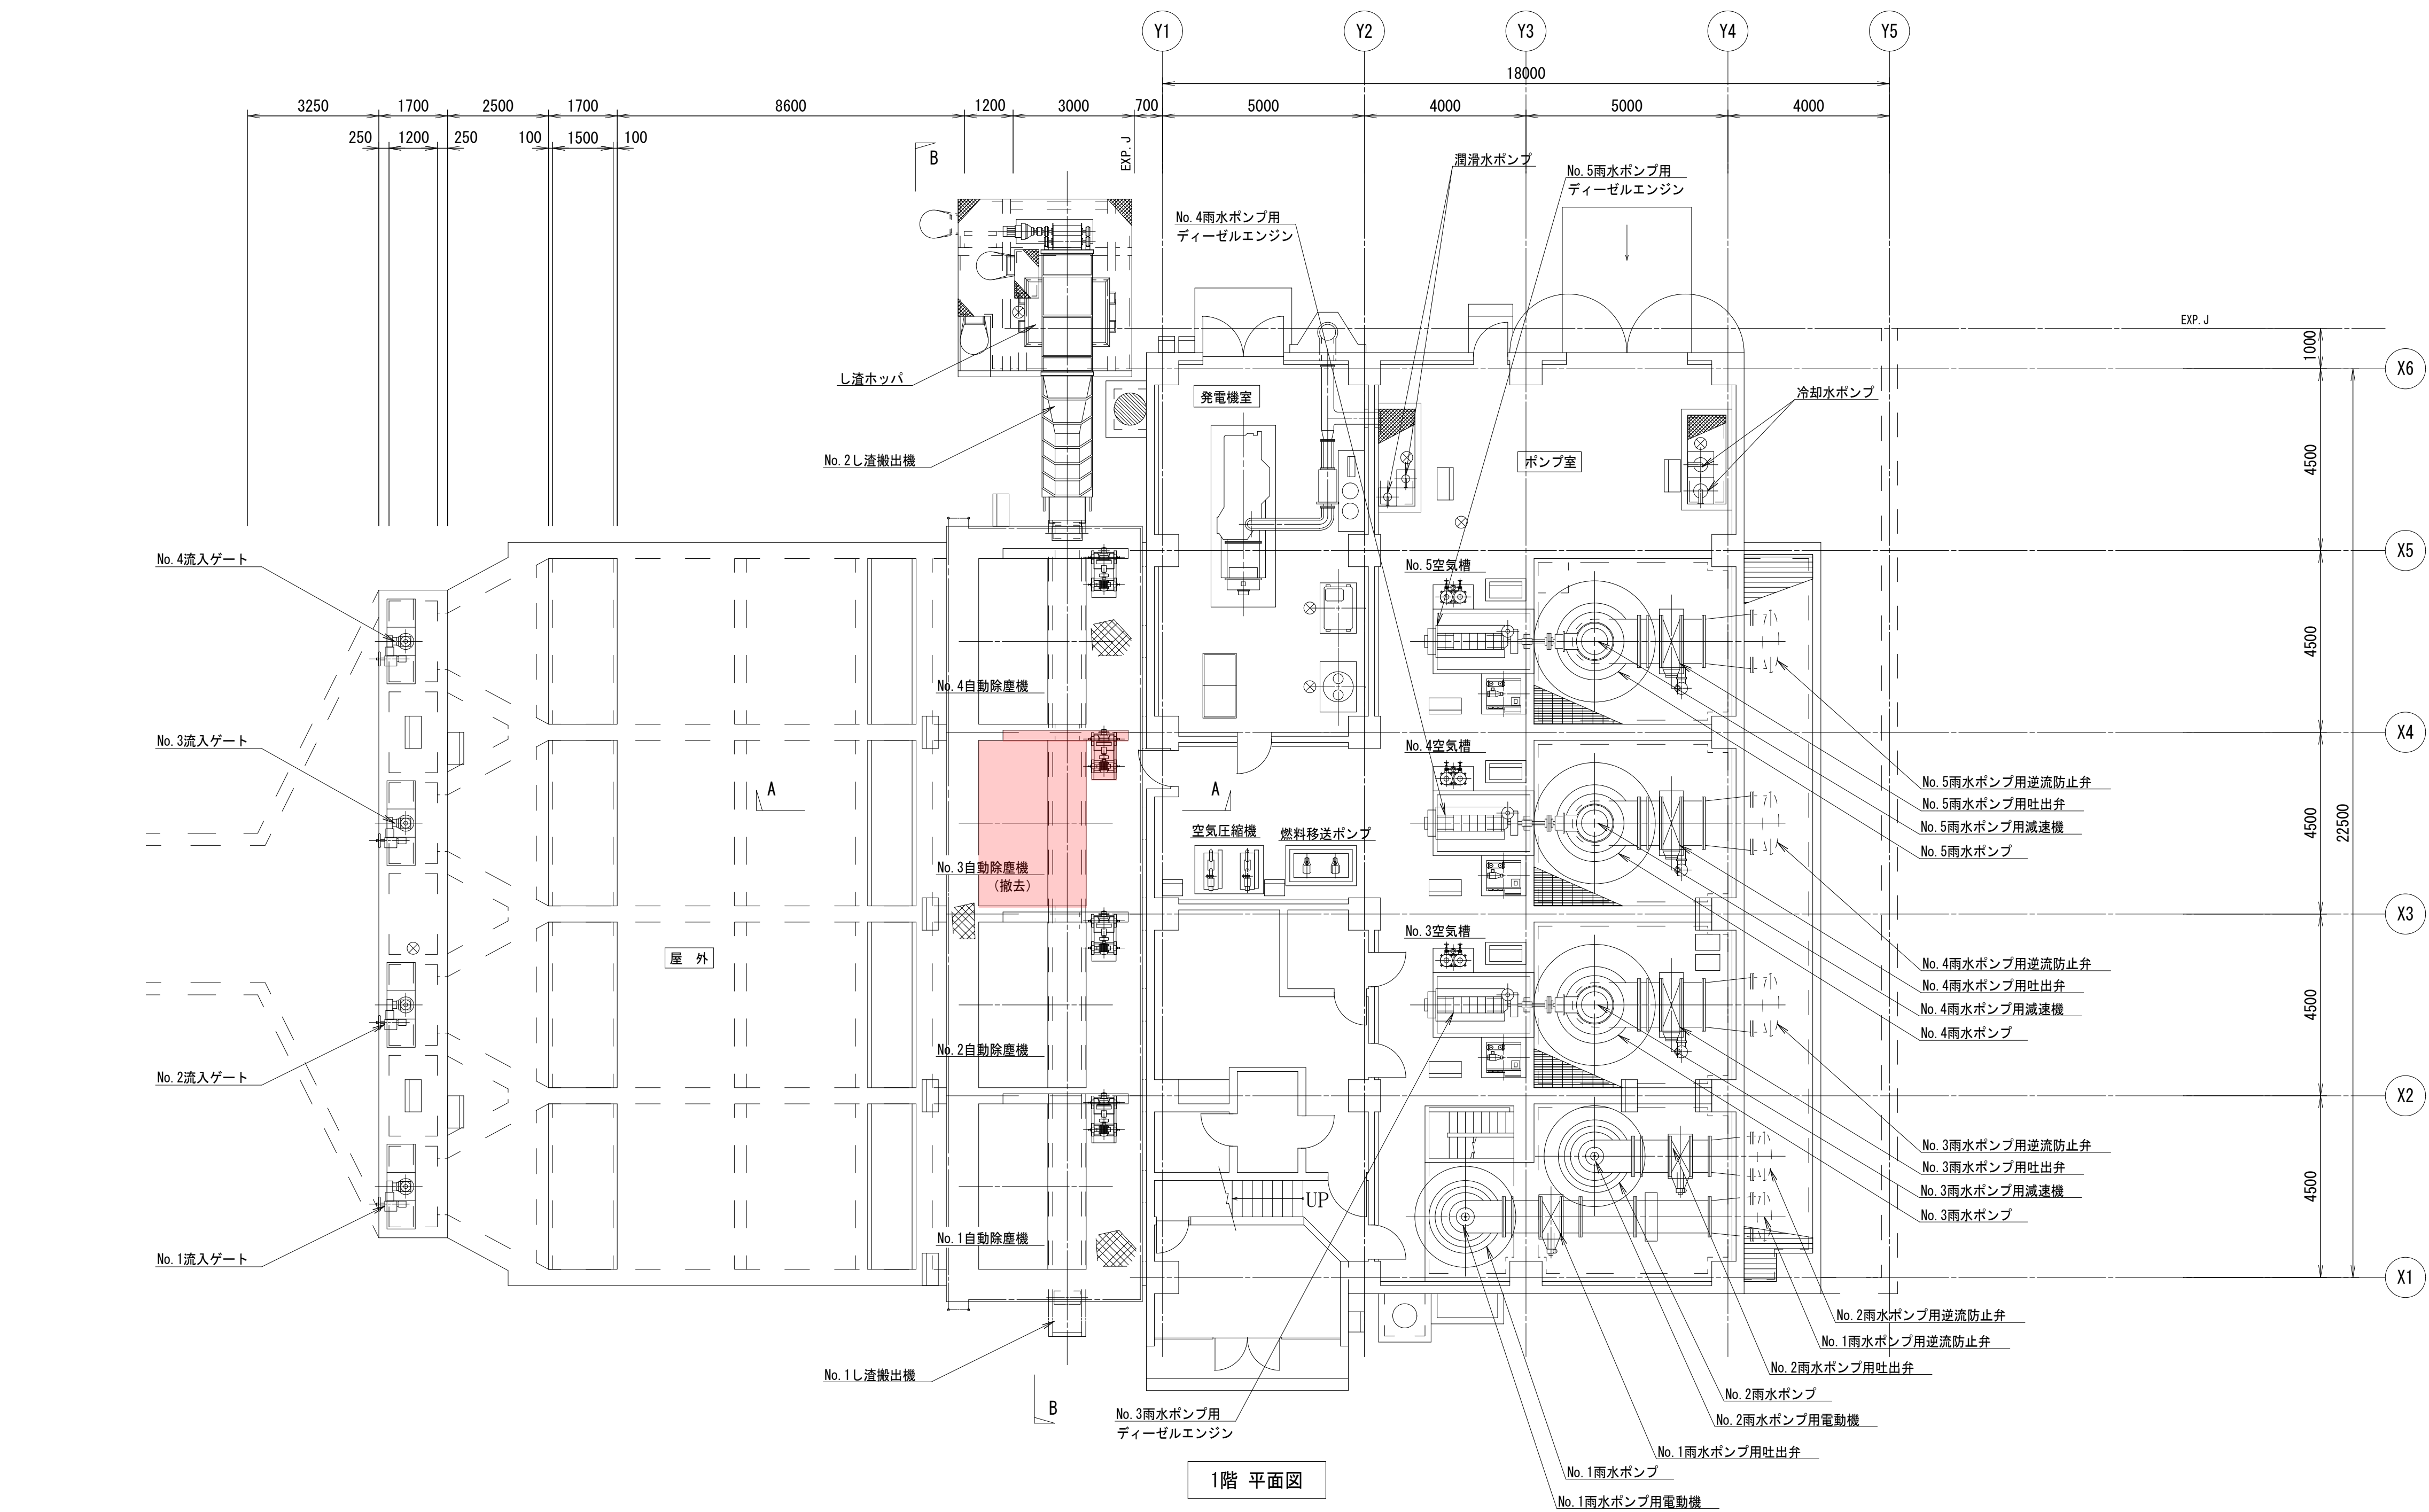

1階 平面図

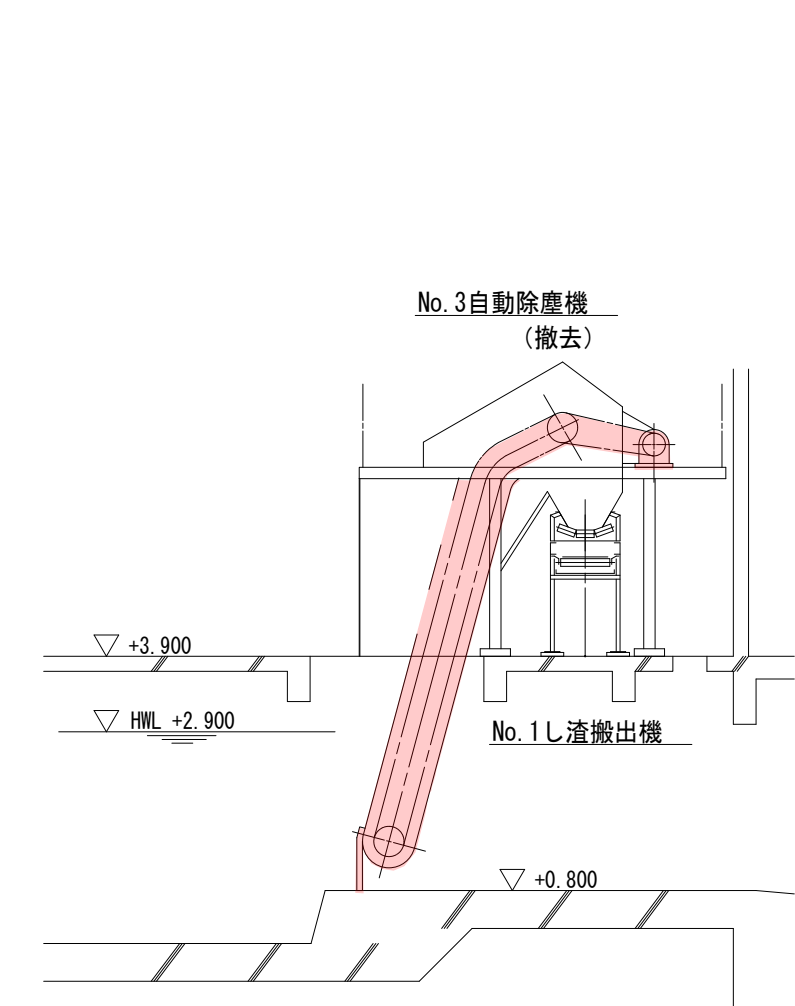

A - A 断面図 (参考図)

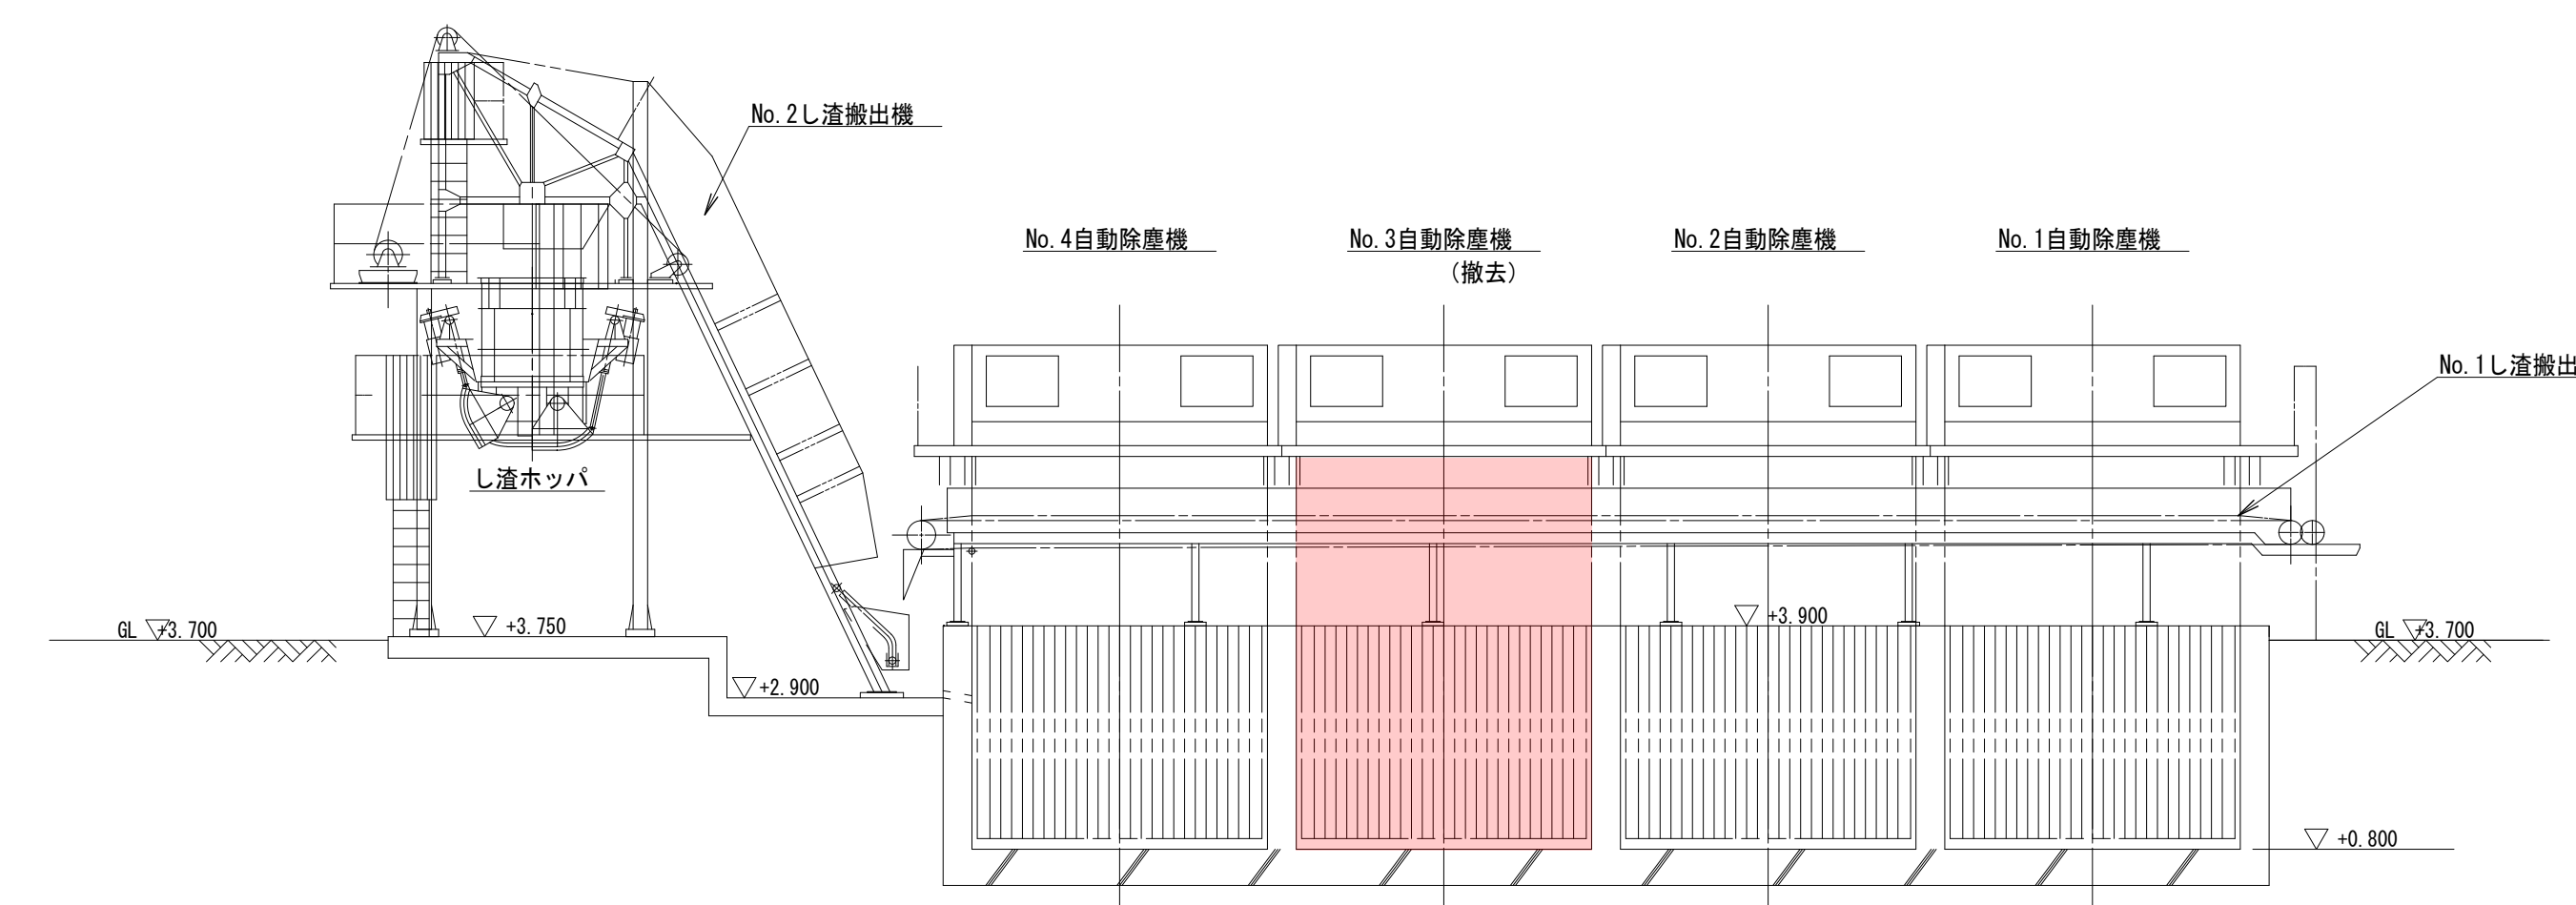

B - B 断面図 (参考図)

行 橋 市			
行橋市公共下水道事業			
工事年度	平成30年度		号
工事箇所	行橋市西宮市一丁目地内		
工事名称	西部雨水ポンプ場No.3除塵機更新工事		
路線番号			
図面名称	西部ポンプ場 沈砂池設備 平面面図（撤去）		
図面番号	全 5 葉 中 5 号	縮尺	1/100