



位置図

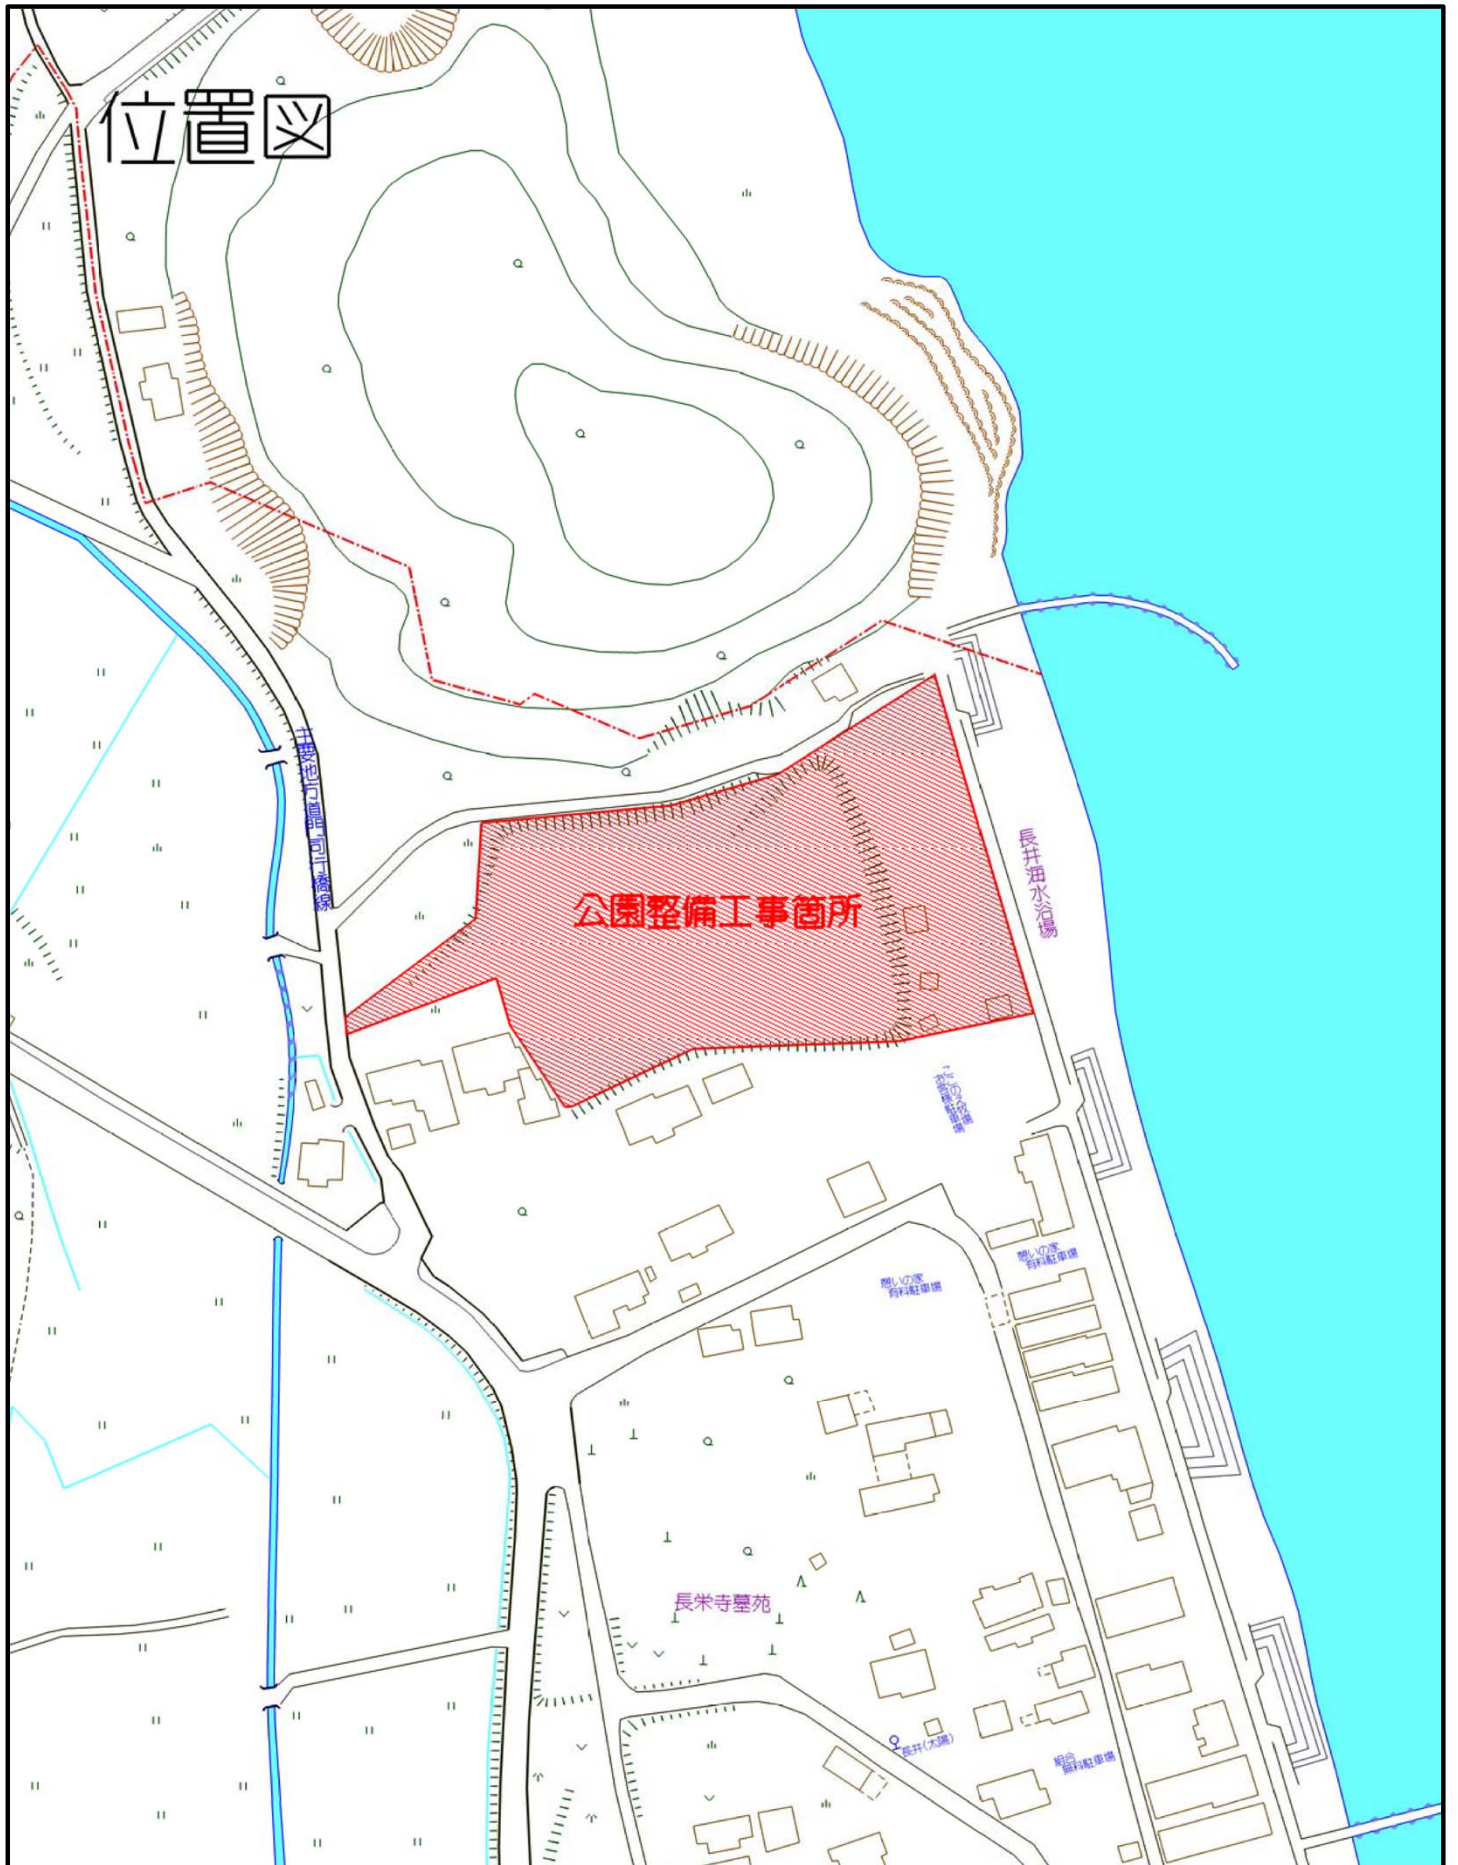

工事年度	平成 30 年	度起工 第	号	工 区
工 事 名	長井浜公園整備工事(再編交付金)			
路 線 名	線 筋	地 区	橋	
工事箇所	行橋 町	大字	長 井	地 内
図 面 名	造成平面図			
縮 尺	1:250	図面番号	全 葉之内	号
事務所名	行橋市役所都市整備部市政政策課			
認 可	☐ 当 初 ☐ 第 7.98 回変更	☐ 実 施 ☐ 第 回変更	☐ 査 定 ☐	

造成平面図【H30】

S=1:250

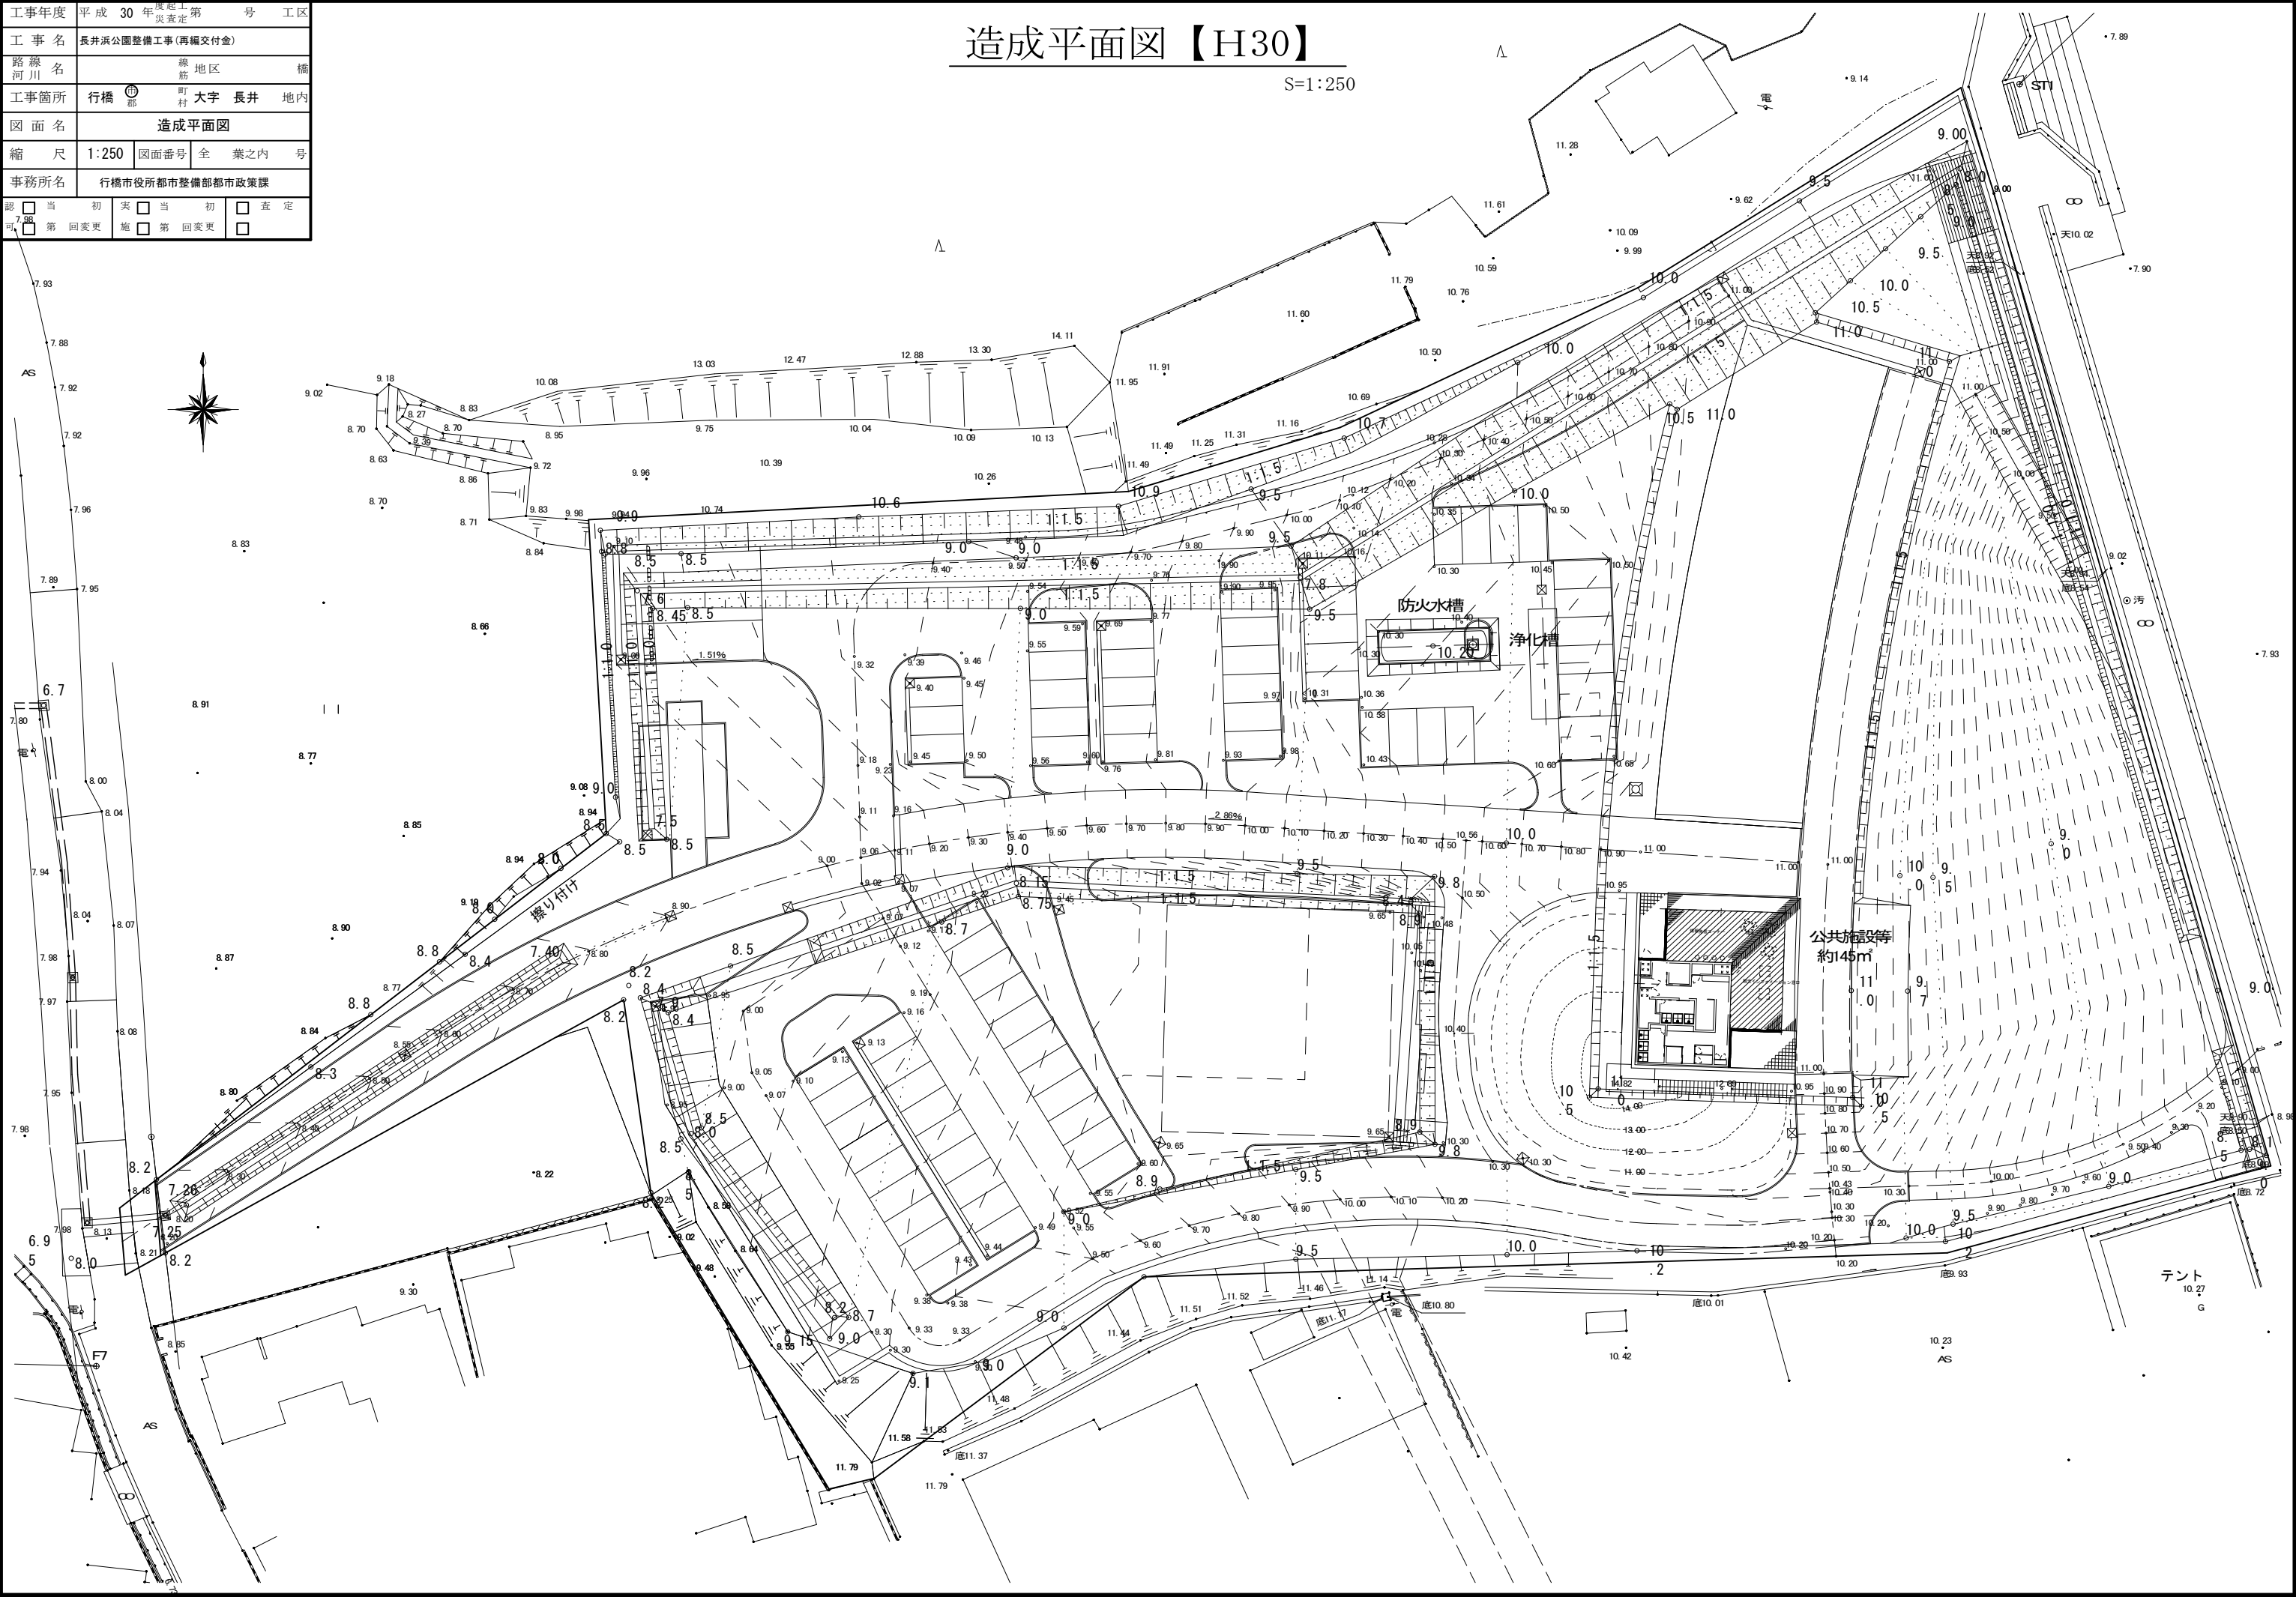

工事年度

平成 30 年度起工

第 号

工区

工 事 名

長井浜公園整備工事(再編交付金)

路 線 名

線 地区

河 川

橋

工事箇所

行橋 町 大字 長井 地内

図 面 名

割付平面図

縮 尺

1:250

図面番号

全 葉之内 号

事務所名

行橋市役所都市整備部都市政策課

認 可

当 初

実 施

当 初

査 定

第 回変更


第 回変更

点名称	X座標	Y座標
N32	80197.455	2109.308
N33	80182.643	2117.651
N34	80207.837	2086.449
N35	80215.651	2098.745
N36	80218.763	2109.326
N37	80203.550	2089.174
N38	80185.756	2054.440
N39	80164.569	2055.129
N40	80182.728	2042.550
N41	80165.179	2043.121
N42	80180.096	2025.589
N43	80164.700	2026.090
N44	80184.122	1989.026
N45	80173.627	1989.368
N46	80170.315	1996.826
N47	80155.850	1997.297
N48	80144.388	2013.565
N49	80144.531	2008.267
N50	80141.555	2003.787
N51	80128.655	2038.512
N52	80133.466	2035.551
N53	80149.187	2028.747
N54	80159.415	2027.544
N55	80154.871	2030.909
N56	80154.169	2030.950

点名称	X座標	Y座標
N56	80152.763	2032.566
N57	80152.884	2052.028
N58	80131.247	2045.753
N59	80130.026	2044.799
N60	80129.783	2044.854
N61	80141.374	2063.233
N62	80133.531	2063.901
N63	80129.730	2066.694
N64	80153.465	2078.496
N65	80153.489	2076.521
N66	80142.595	2064.572
N67	80140.516	2064.561
N68	80138.336	2064.746
N69	80133.714	2065.872
N70	80127.762	2073.226
N71	80127.300	2075.808
N72	80126.764	2081.198
N73	80126.628	2088.740
N74	80131.900	2093.627
N75	80137.404	2093.402

割付平面図【H30】

S=1:250

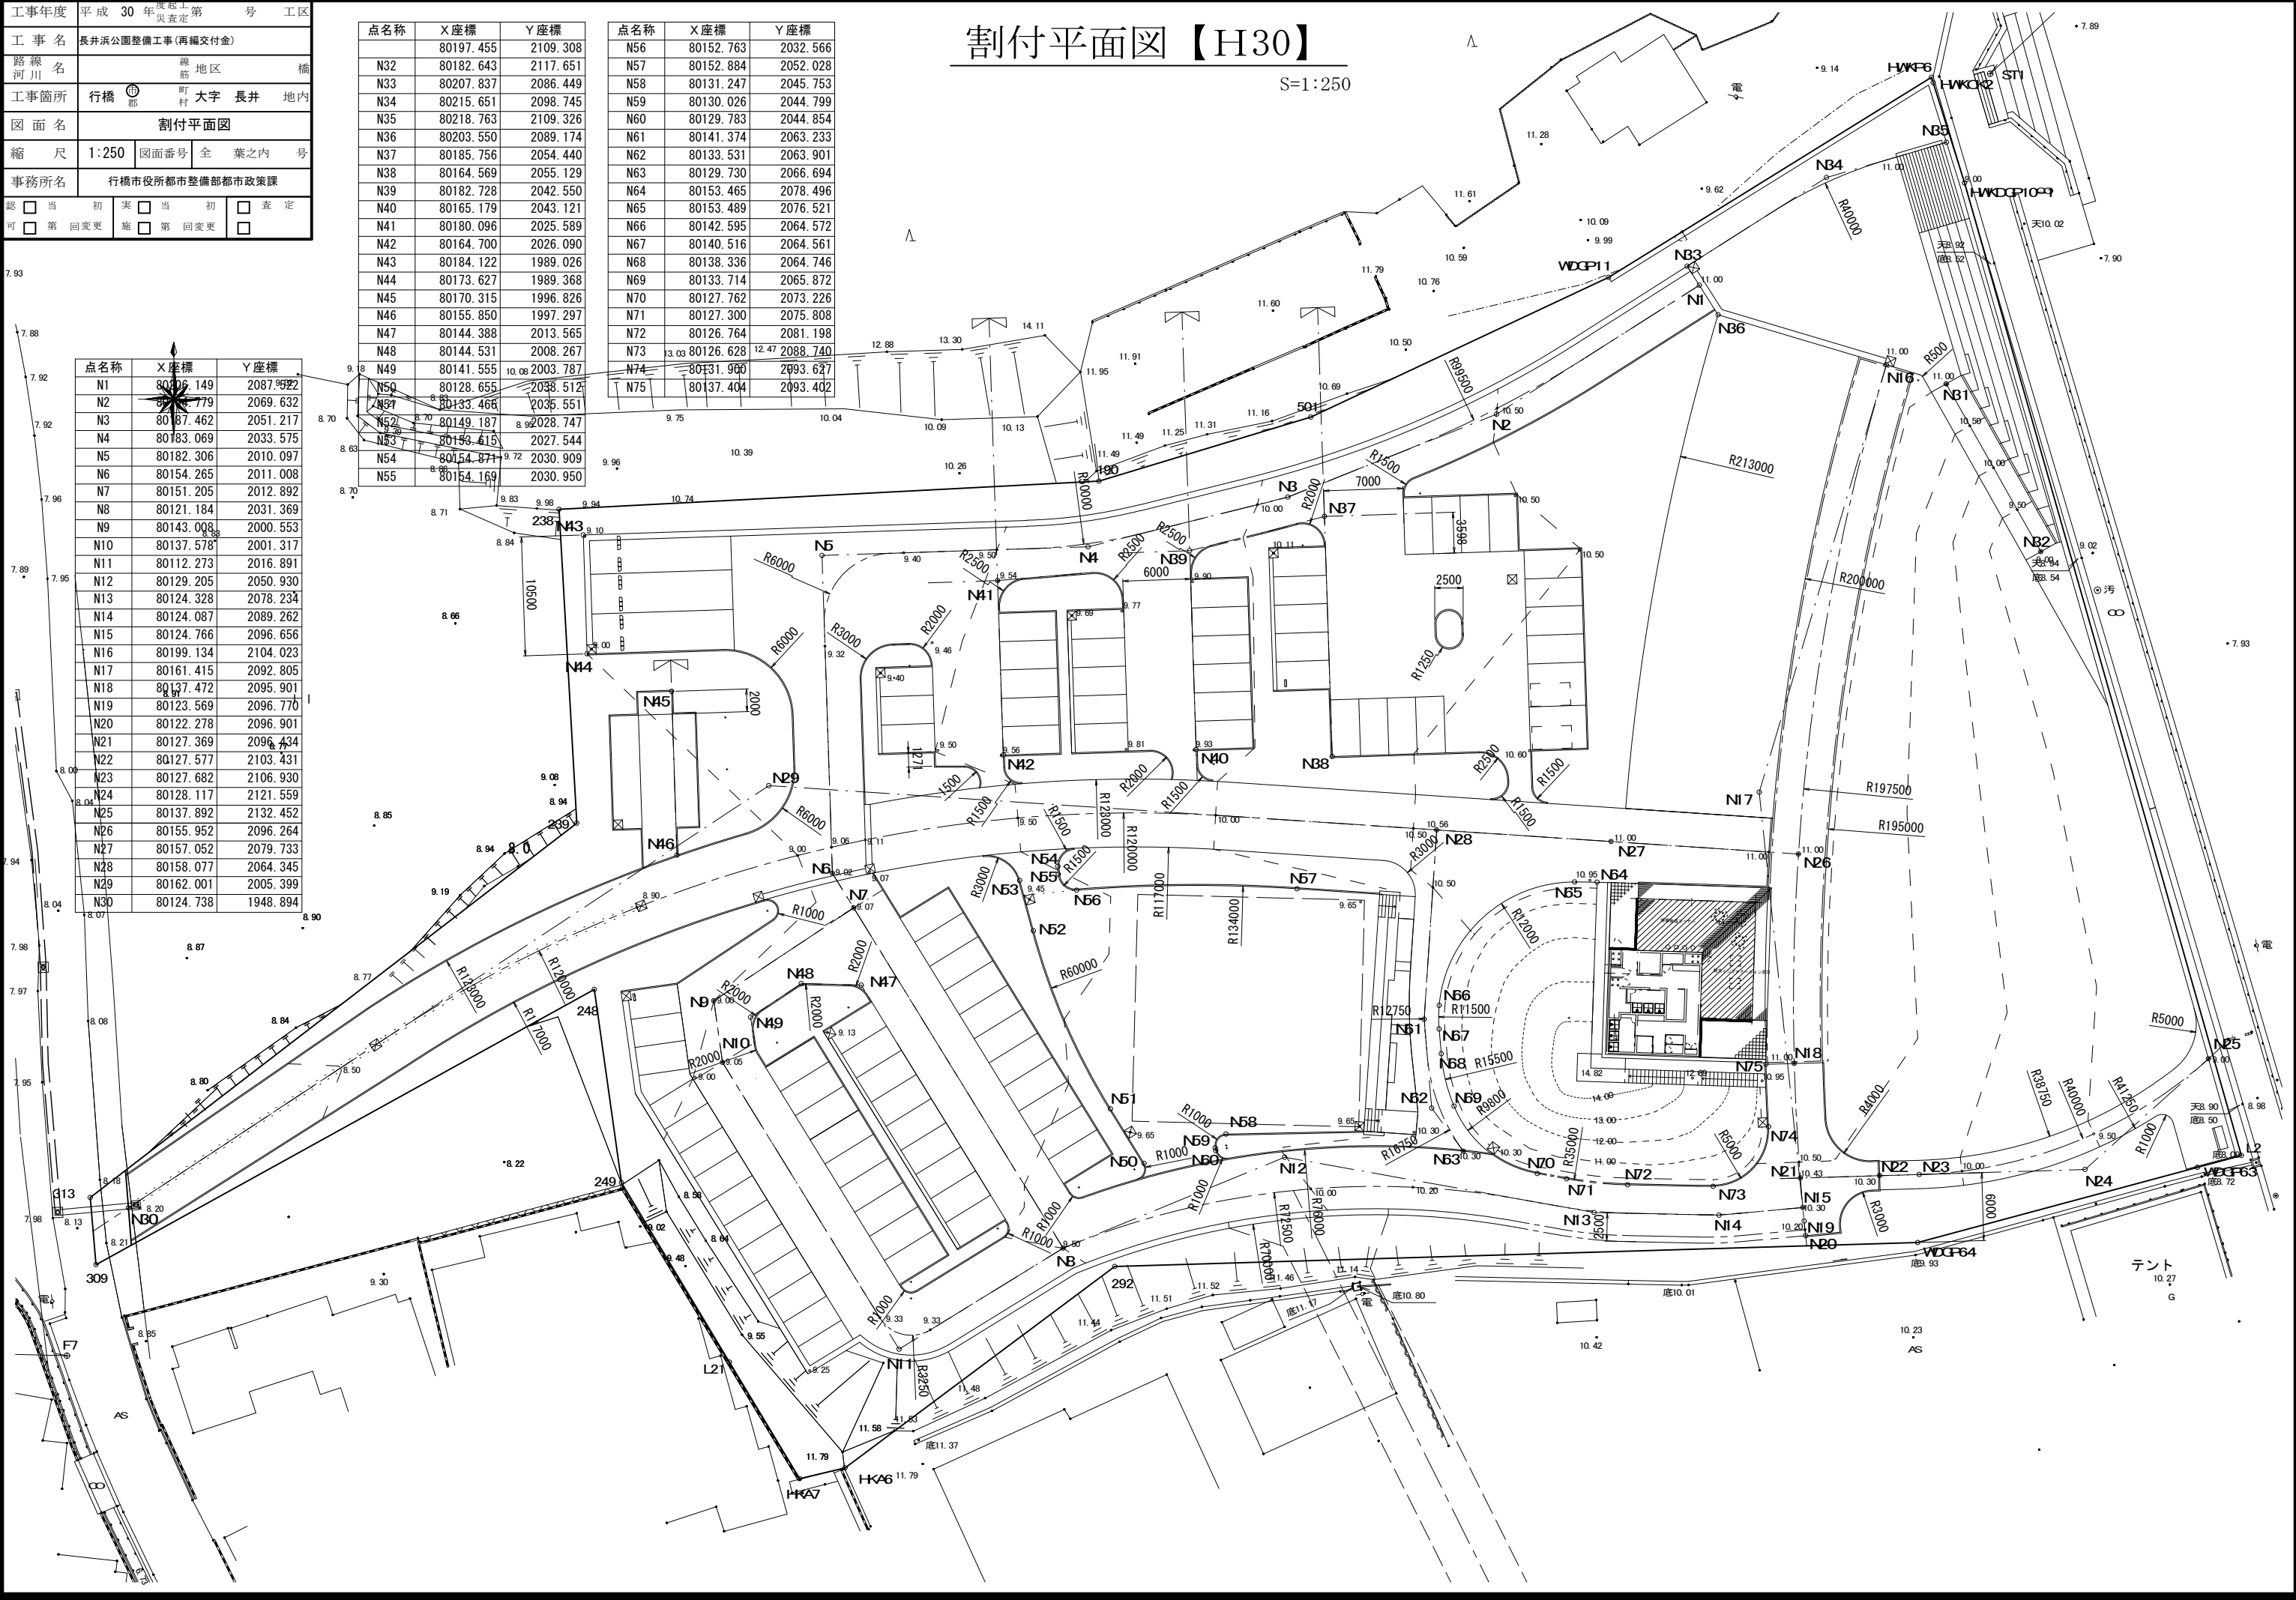


点名称	X座標	Y座標
N1	80116.149	2087.932
N2	80116.779	2069.632
N3	80187.462	2051.217
N4	80183.069	2033.575
N5	80182.306	2010.097
N6	80154.265	2011.008
N7	80151.205	2012.892
N8	80121.184	2031.369
N9	80143.008	2000.553
N10	80137.578	2001.317
N11	80112.273	2016.891
N12	80129.205	2050.930
N13	80124.328	2078.234
N14	80124.087	2089.262
N15	80124.766	2096.656
N16	80199.134	2104.023
N17	80161.415	2092.805
N18	80137.472	2095.901
N19	80123.569	2096.770
N20	80122.278	2096.901
N21	80127.369	2096.434
N22	80127.577	2103.431
N23	80127.682	2106.930
N24	80128.117	2121.559
N25	80137.892	2132.452
N26	80155.952	2096.264
N27	80157.052	2079.733
N28	80158.077	2064.345
N29	80162.001	2005.399
N30	80124.738	1948.894

工事年度	平成 30 年	度起工 災査定	第 号	工 区
工 事 名	長井浜公園整備工事(再編交付金)			
路 線 名	緑 地 区			橋
河 川 名				
工事箇所	行橋 市 町 村	大字	長井	地内
図 面 名	照明設備平面図			
縮 尺	1:250	図面番号	全 葉之内	号
事務所名	行橋市役所都市整備部都市政策課			
認 可	☐ 当 初 ☐ 第 回変更	☐ 実 施 ☐ 第 回変更	☐ 査 定 ☐	

配線及び配管表			
記 号	配 線	配 管	備 考
①	CV22sq-3C×1	FEP50×1	照明・電力用
	-	FEP50×1	予備管
②	CV3.5sq-2C×4	FEP30×4	照明用
	-	FEP30×1	予備管
	CV22sq-2C×1	FEP50×1	電力用(コンセント)
	CV14sq-2C×2	FEP50×2	電力用(コンセント)
	CVT14×1	FEP50×1	建築照明用
③	CV3.5sq-2C×2	FEP30×2	照明用
④	CV3.5sq-2C×1	FEP30×1	照明用
⑤	CV3.5sq-2C×2	FEP30×2	照明用
	CV22sq-2C×1	FEP50×1	電力用(コンセント)
⑥	CV14sq-2C×2	FEP50×2	電力用(コンセント)
	CV22sq-2C×1	FEP50×1	電力用(コンセント)
⑦	CV14sq-2C×2	FEP50×2	電力用(コンセント)
	CV22sq-2C×1	FEP50×1	電力用(コンセント)
⑧	CV22sq-2C×1	FEP50×1	電力用(コンセント)
⑨	CVT14×1	FEP40×1	建築照明用

照明設備平面図【H30】

S=1:250

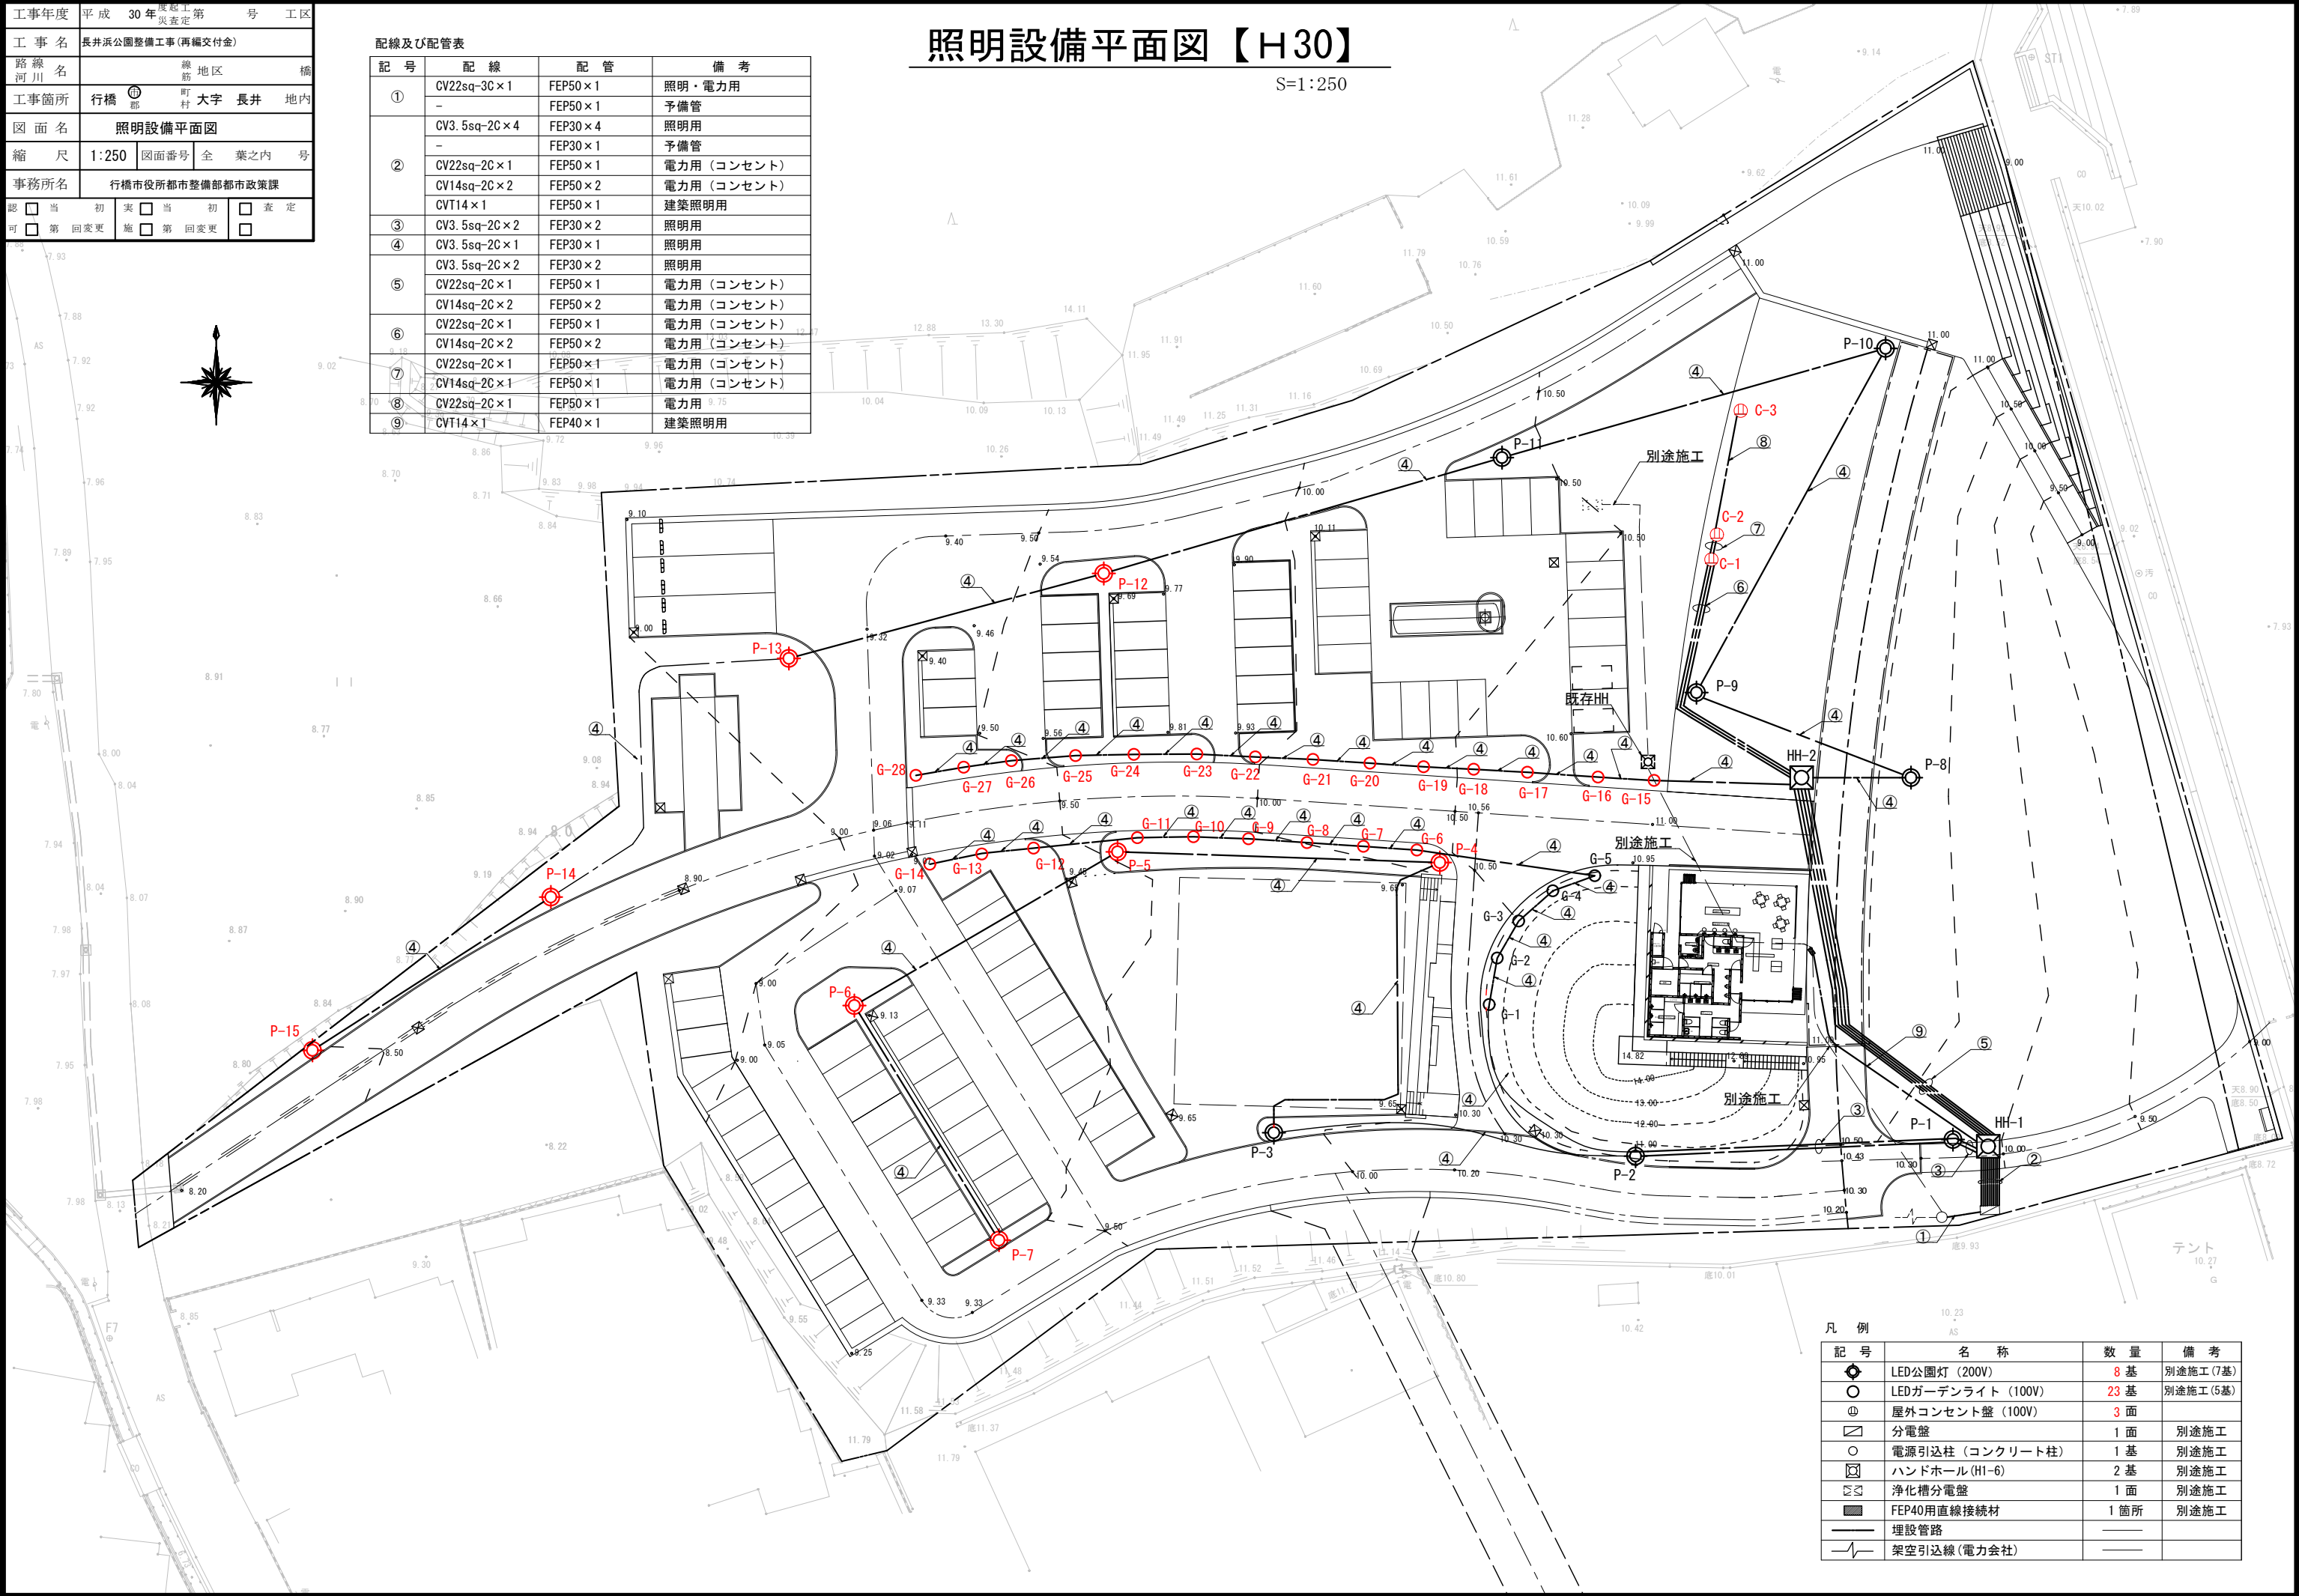


凡 例			
記 号	名 称	数 量	備 考
⦿	LED公園灯 (200V)	8 基	別途施工(7基)
○	LEDガーデンライト (100V)	23 基	別途施工(5基)
⊕	屋外コンセント盤 (100V)	3 面	
⎓	分電盤	1 面	別途施工
○	電源引込柱 (コンクリート柱)	1 基	別途施工
⊠	ハンドホール (H1-6)	2 基	別途施工
⊞	浄化槽分電盤	1 面	別途施工
■	FEP40用直線接続材	1 箇所	別途施工
—	埋設管路		
—	架空引込線(電力会社)		

工事年度	平成 30 年		度起工 災査定第		号	工区
工事名	長井浜公園整備工事(再編交付金)					
路線 河川 名			線 筋 地区		橋	
工事箇所	行橋	町	大字	長井	地内	
図面名	照明設備工構造図(1)					
縮尺	図示	図面番号	全	葉之内	号	
事務所名	行橋市役所都市整備部都市政策課					
認可 可	☐ 当初 ☐ 第 回変更	実 施	☐ 当初 ☐ 第 回変更	☐ 査定 ☐		


照明設備工構造図(1) 図示

照明灯参考図


照明灯姿図 S=1:20

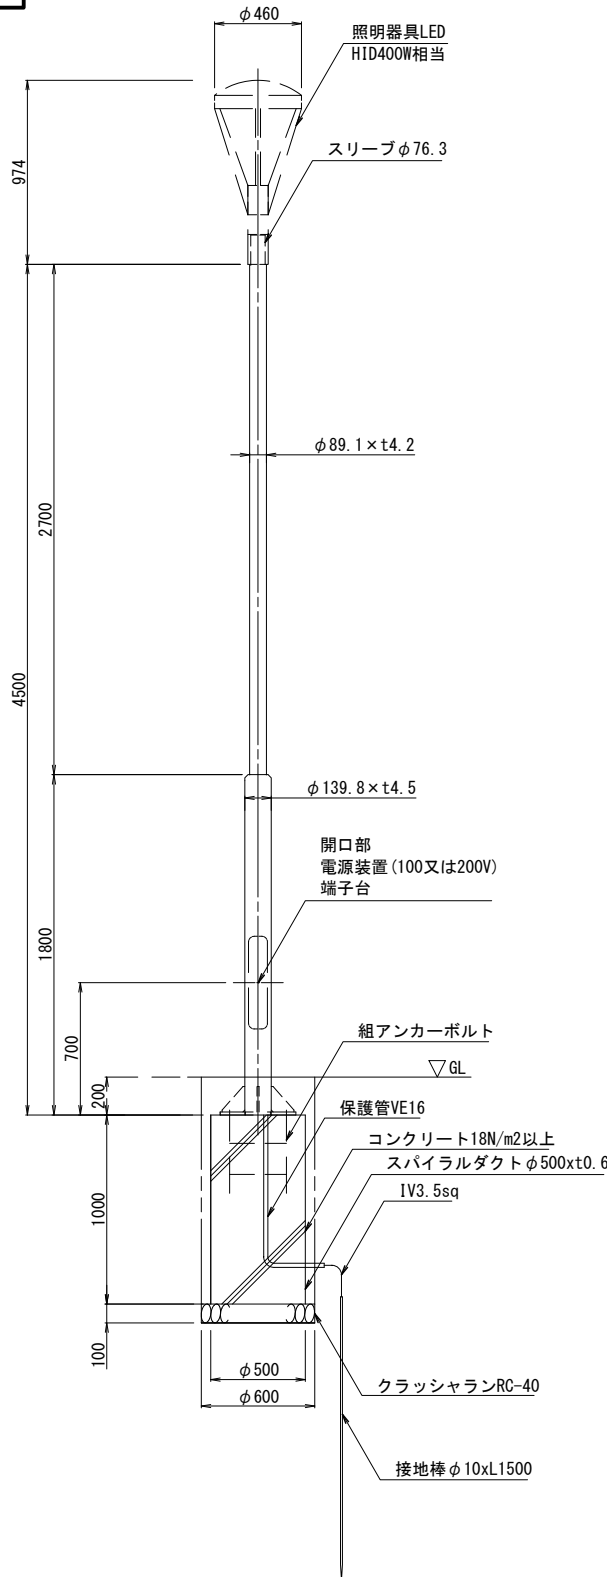


ベース部(参考図) S=1:10

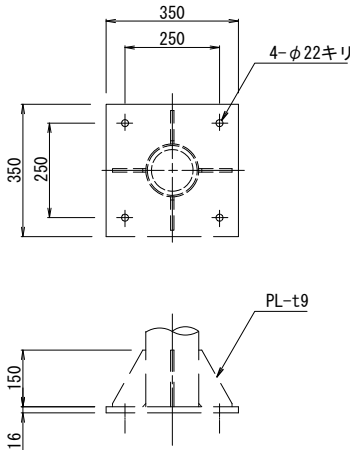


アンカーボルト詳細図 S=1:10

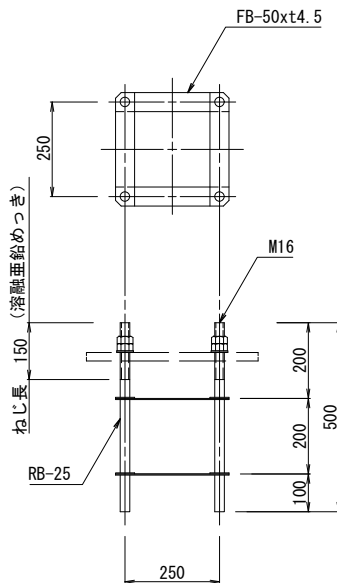

ポール内単線結線図 No scale

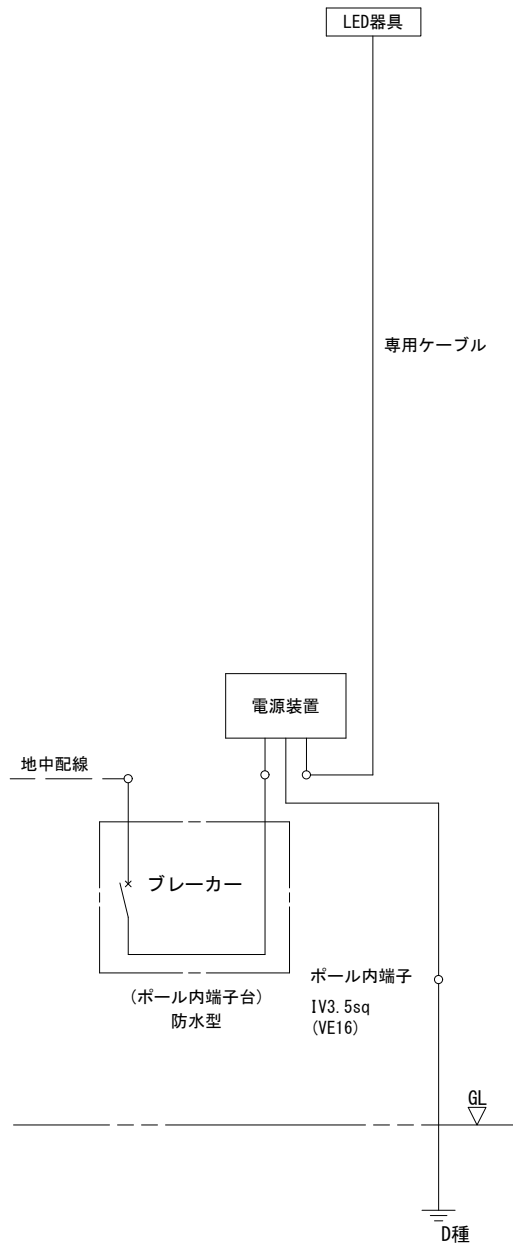

基礎詳細図 S=1:20

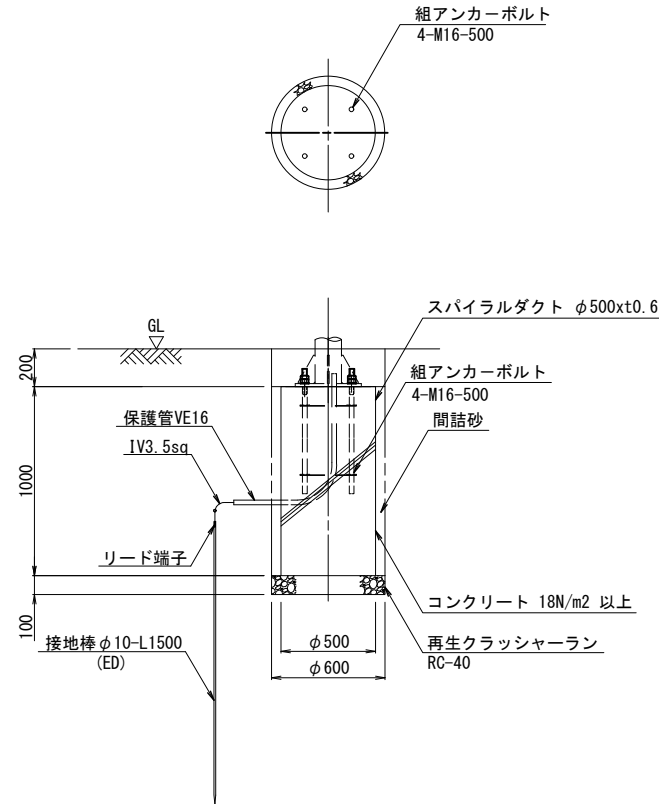


工事年度	平成 30年	度起工 災害定	第 号	工区
工事名	長井浜公園整備工事(再編交付金)			
路線 河川名	線地区		橋	
工事箇所	行橋 市 町村	大字	長井	地内
図面名	照明設備工構造図(2)			
縮尺	1:5	図面番号	全葉之内	号
事務所名	行橋市役所都市整備部都市政策課			
認 可	☐ 当初 ☐ 第 回変更	実 施	☐ 当初 ☐ 第 回変更	☐ 査定 ☐

照明設備工構造図(2)


S=1:5

照明灯参考図(2)

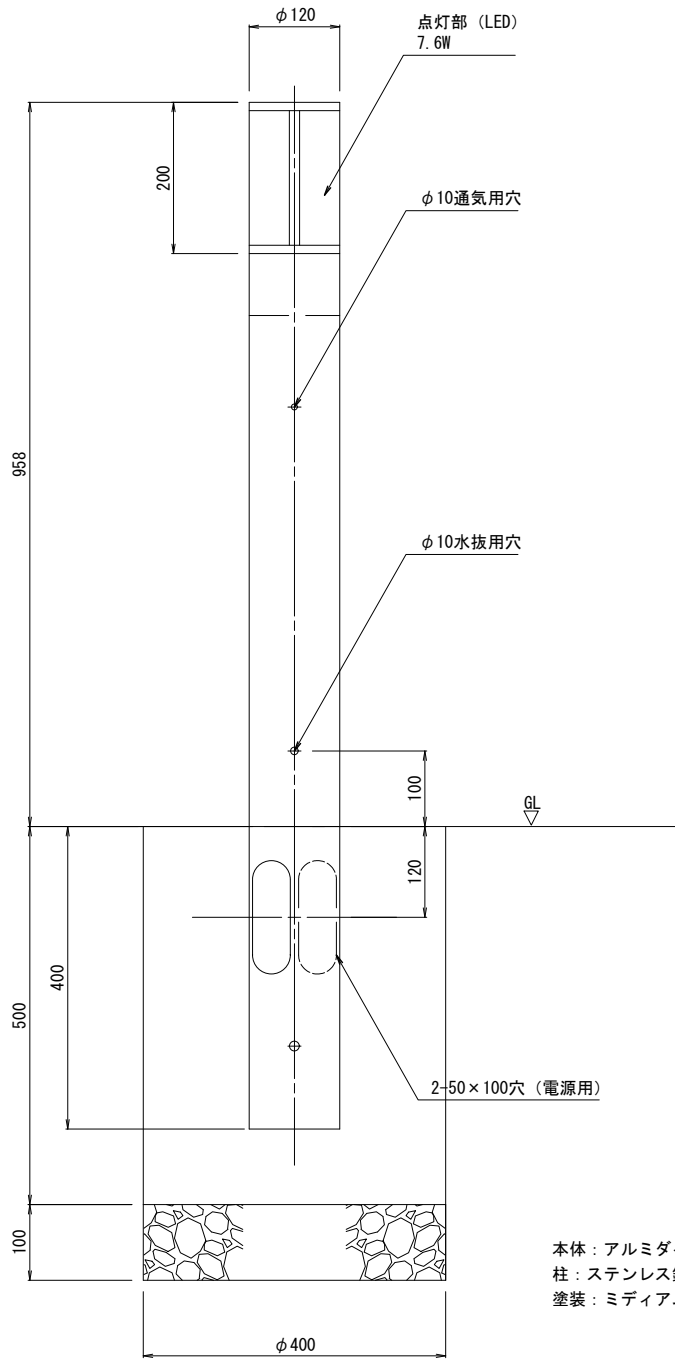

本体：アルミダイカスト
柱：ステンレス鋼板 (t0.8)
塗装：ミディアムグレイメタリック粉体塗装

基礎詳細図

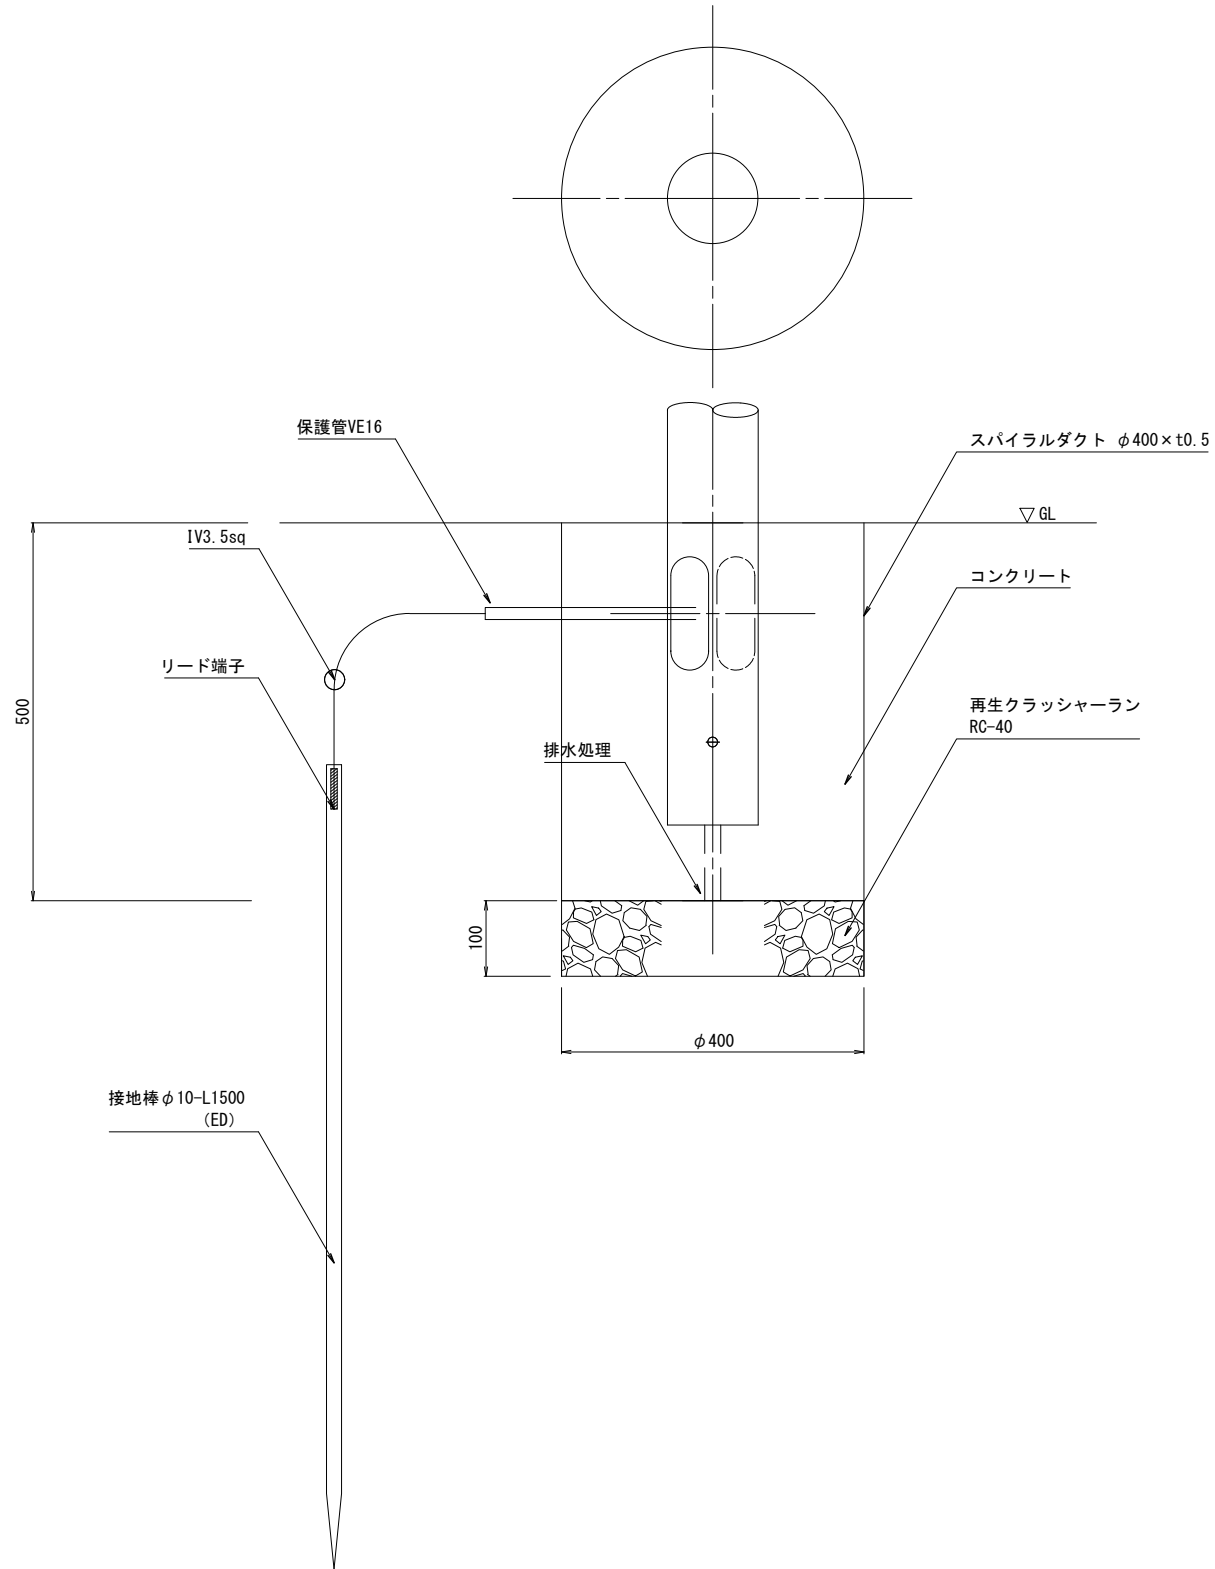


工事年度	平成 30 年度 工事第 号 工区			
工事名	長井浜公園整備工事(再編交付金)			
路線 河川名	線地区			橋
工事箇所	行橋 郡	町 村	大字 長井	地内
図面名	照明設備工構造図(3)			
縮尺	図示	図面番号	全葉之内	号
事務所名	行橋市役所都市整備部都市政策課			
認 可	☐ 当初 ☐ 第 回変更	実 施	☐ 当初 ☐ 第 回変更 ☐	査 定

照明設備工構造図(3)


図 示

コンセント支柱(参考図)


屋外コンセント支柱姿図 S=1:5

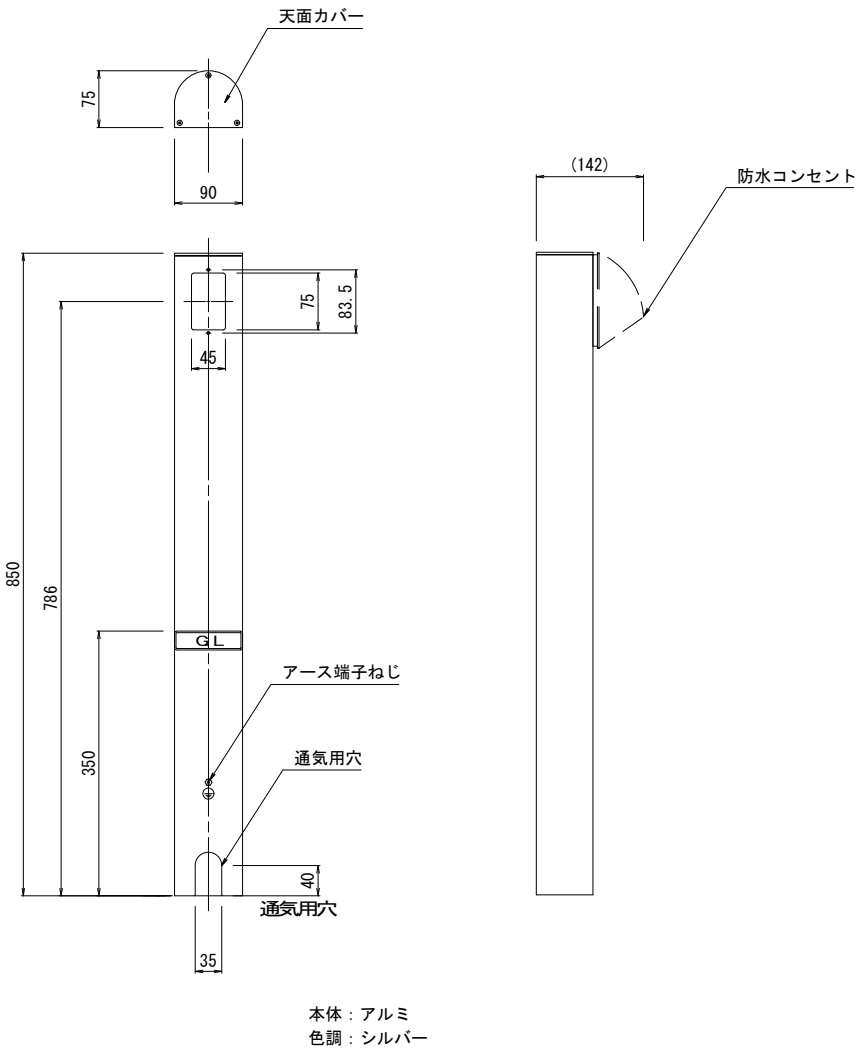

防水コンセント参考図 S=1:2

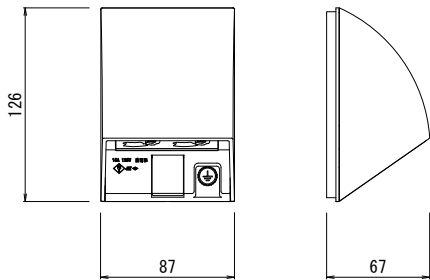

基礎詳細図 S=1:5

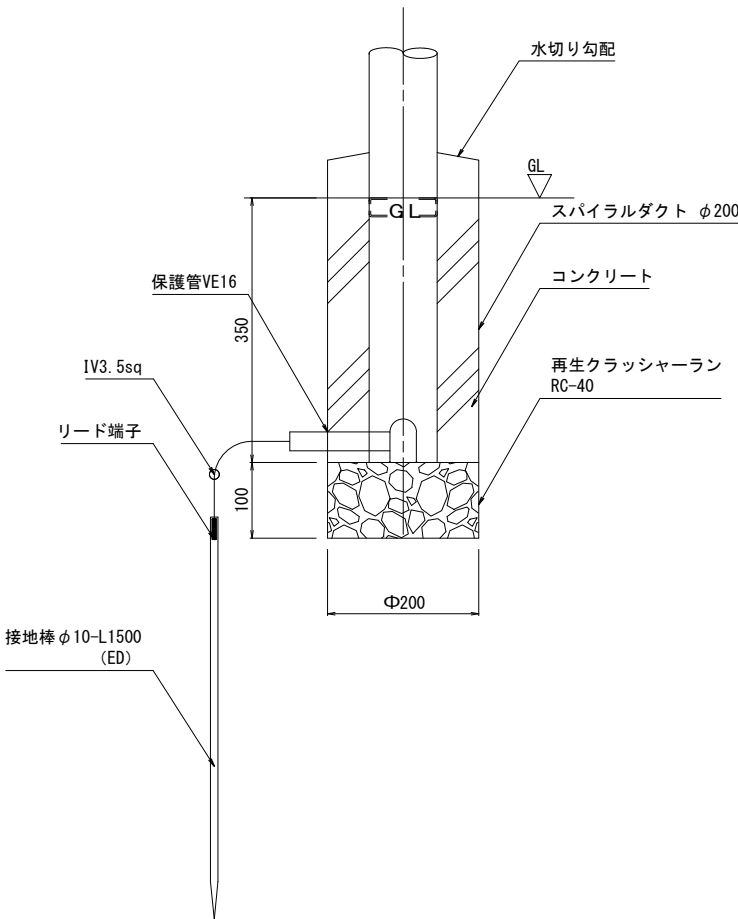

工事年度	平成 30 年	度起工 災査定第	号	工区
工事名	長井浜公園整備工事(再編交付金)			
路線 河川名	線地区		橋	
工事箇所	行橋 市	町	大字 長井	地内
図面名	照明設備工構造図(4)			
縮尺	No scale	図面番号	全	葉之内 号
事務所名	行橋市役所都市整備部都市政策課			
認 可	☐ 当 第 回変更	☐ 初 施	☐ 当 第 回変更	☐ 初 査 定

照明設備工構造図(4)

No scale

配線系統図

