



# 位置図

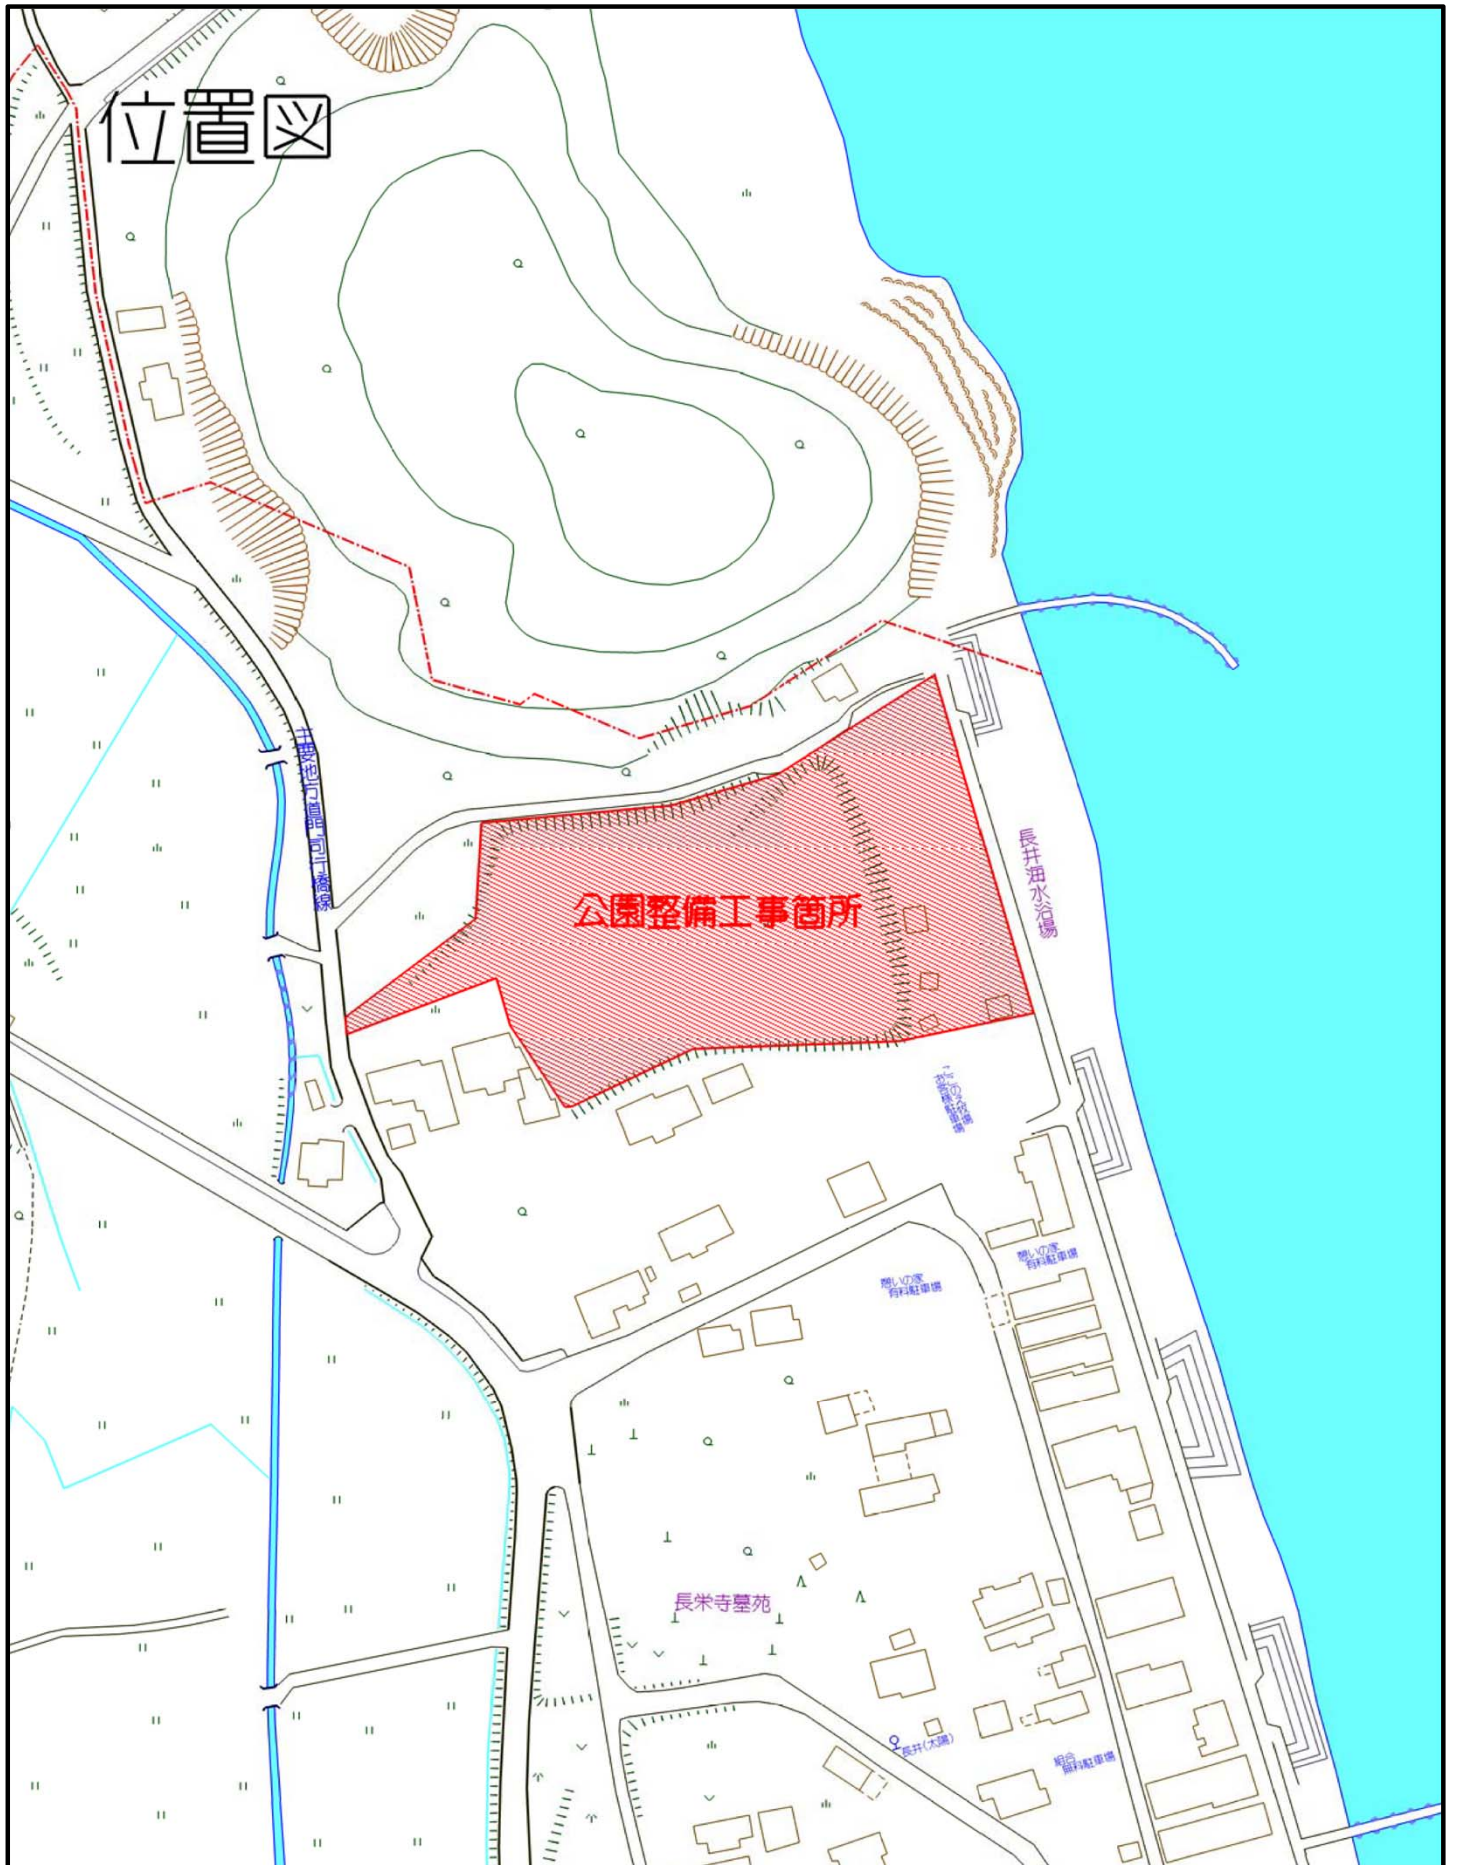


|       |                              |                              |                                     |                                |                              |
|-------|------------------------------|------------------------------|-------------------------------------|--------------------------------|------------------------------|
| 工事年度  | 平成 30 年                      | 度起工<br>災害査定                  | 第                                   | 号                              | 工区                           |
| 工 事 名 | 長井浜公園整備工事(再編関連訓練移転等交付金)      |                              |                                     |                                |                              |
| 路 線 名 | 線 地区                         |                              | 橋                                   |                                |                              |
| 河 川 名 | 線 地区                         |                              | 橋                                   |                                |                              |
| 工事箇所  | 行橋 市                         | 大字                           | 長井                                  | 地内                             |                              |
| 図 面 名 | 造成平面図                        |                              |                                     |                                |                              |
| 縮 尺   | 1:250                        | 図面番号                         | 全                                   | 葉之内                            | 号                            |
| 事務所名  | 行橋市役所都市整備部市政政策課              |                              |                                     |                                |                              |
| 認 可   | <input type="checkbox"/> 当 初 | <input type="checkbox"/> 実 施 | <input type="checkbox"/> 第 7.98 回変更 | <input type="checkbox"/> 第 回変更 | <input type="checkbox"/> 査 定 |

造成平面図【H30】

S=1:250

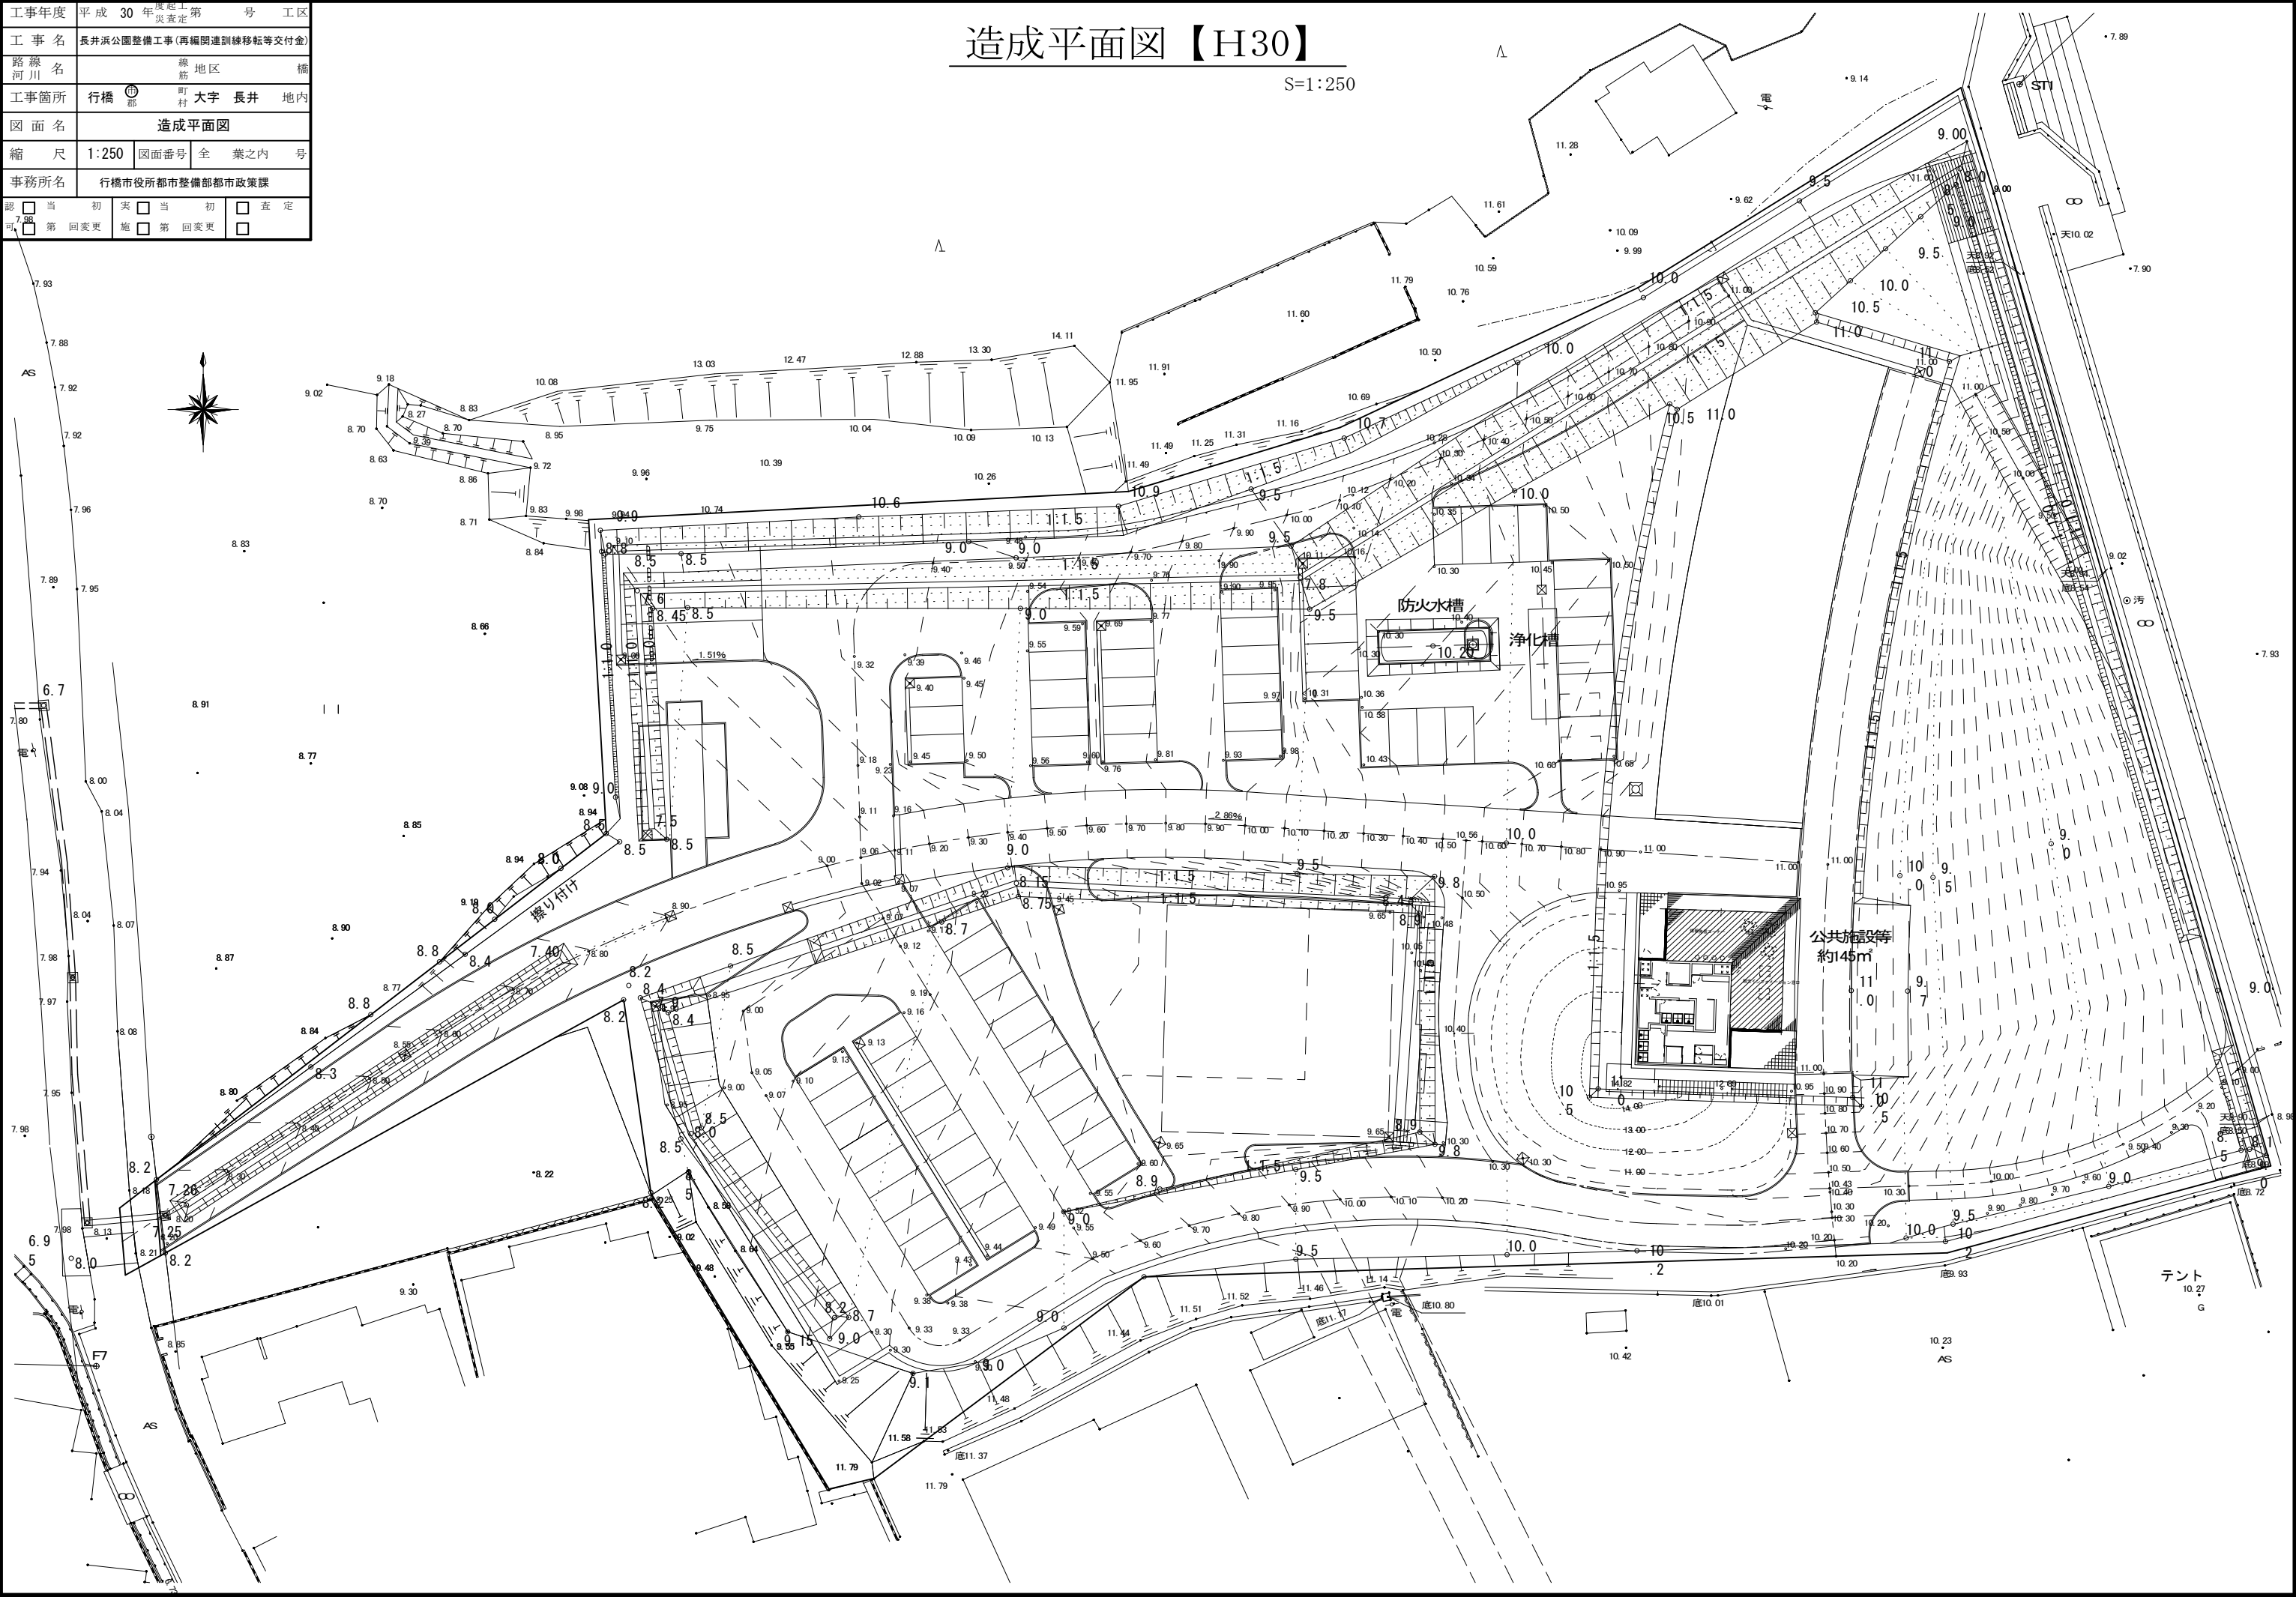

| 点名  | X座標       | Y座標      | 標高   |
|-----|-----------|----------|------|
| N1  | 80106.149 | 2087.922 | 7.88 |
| N2  | 80107.779 | 2069.632 | 7.92 |
| N3  | 80187.462 | 2051.217 | 7.92 |
| N4  | 80183.069 | 2033.575 | 7.96 |
| N5  | 80182.306 | 2010.097 | 7.96 |
| N6  | 80154.265 | 2011.008 | 7.96 |
| N7  | 80151.205 | 2012.892 | 7.96 |
| N8  | 80121.184 | 2031.369 | 7.96 |
| N9  | 80143.008 | 2000.553 | 7.96 |
| N10 | 80137.578 | 2001.317 | 7.96 |
| N11 | 80112.273 | 2016.891 | 7.96 |
| N12 | 80129.205 | 2050.930 | 7.96 |
| N13 | 80124.328 | 2078.234 | 7.96 |
| N14 | 80124.087 | 2089.262 | 7.96 |
| N15 | 80124.766 | 2096.656 | 7.96 |
| N16 | 80199.134 | 2104.023 | 7.96 |
| N17 | 80161.415 | 2092.805 | 7.96 |
| N18 | 80137.472 | 2095.901 | 7.96 |
| N19 | 80123.569 | 2096.770 | 7.96 |
| N20 | 80122.278 | 2096.901 | 7.96 |
| N21 | 80127.369 | 2096.434 | 7.96 |
| N22 | 80127.577 | 2103.431 | 7.96 |
| N23 | 80127.682 | 2106.930 | 7.96 |
| N24 | 80128.117 | 2121.559 | 7.96 |
| N25 | 80137.892 | 2132.452 | 7.96 |
| N26 | 80155.952 | 2096.264 | 7.96 |
| N27 | 80157.052 | 2079.733 | 7.96 |
| N28 | 80158.077 | 2064.345 | 7.96 |
| N29 | 80162.001 | 2005.399 | 7.96 |
| N30 | 80124.738 | 1948.894 | 7.96 |

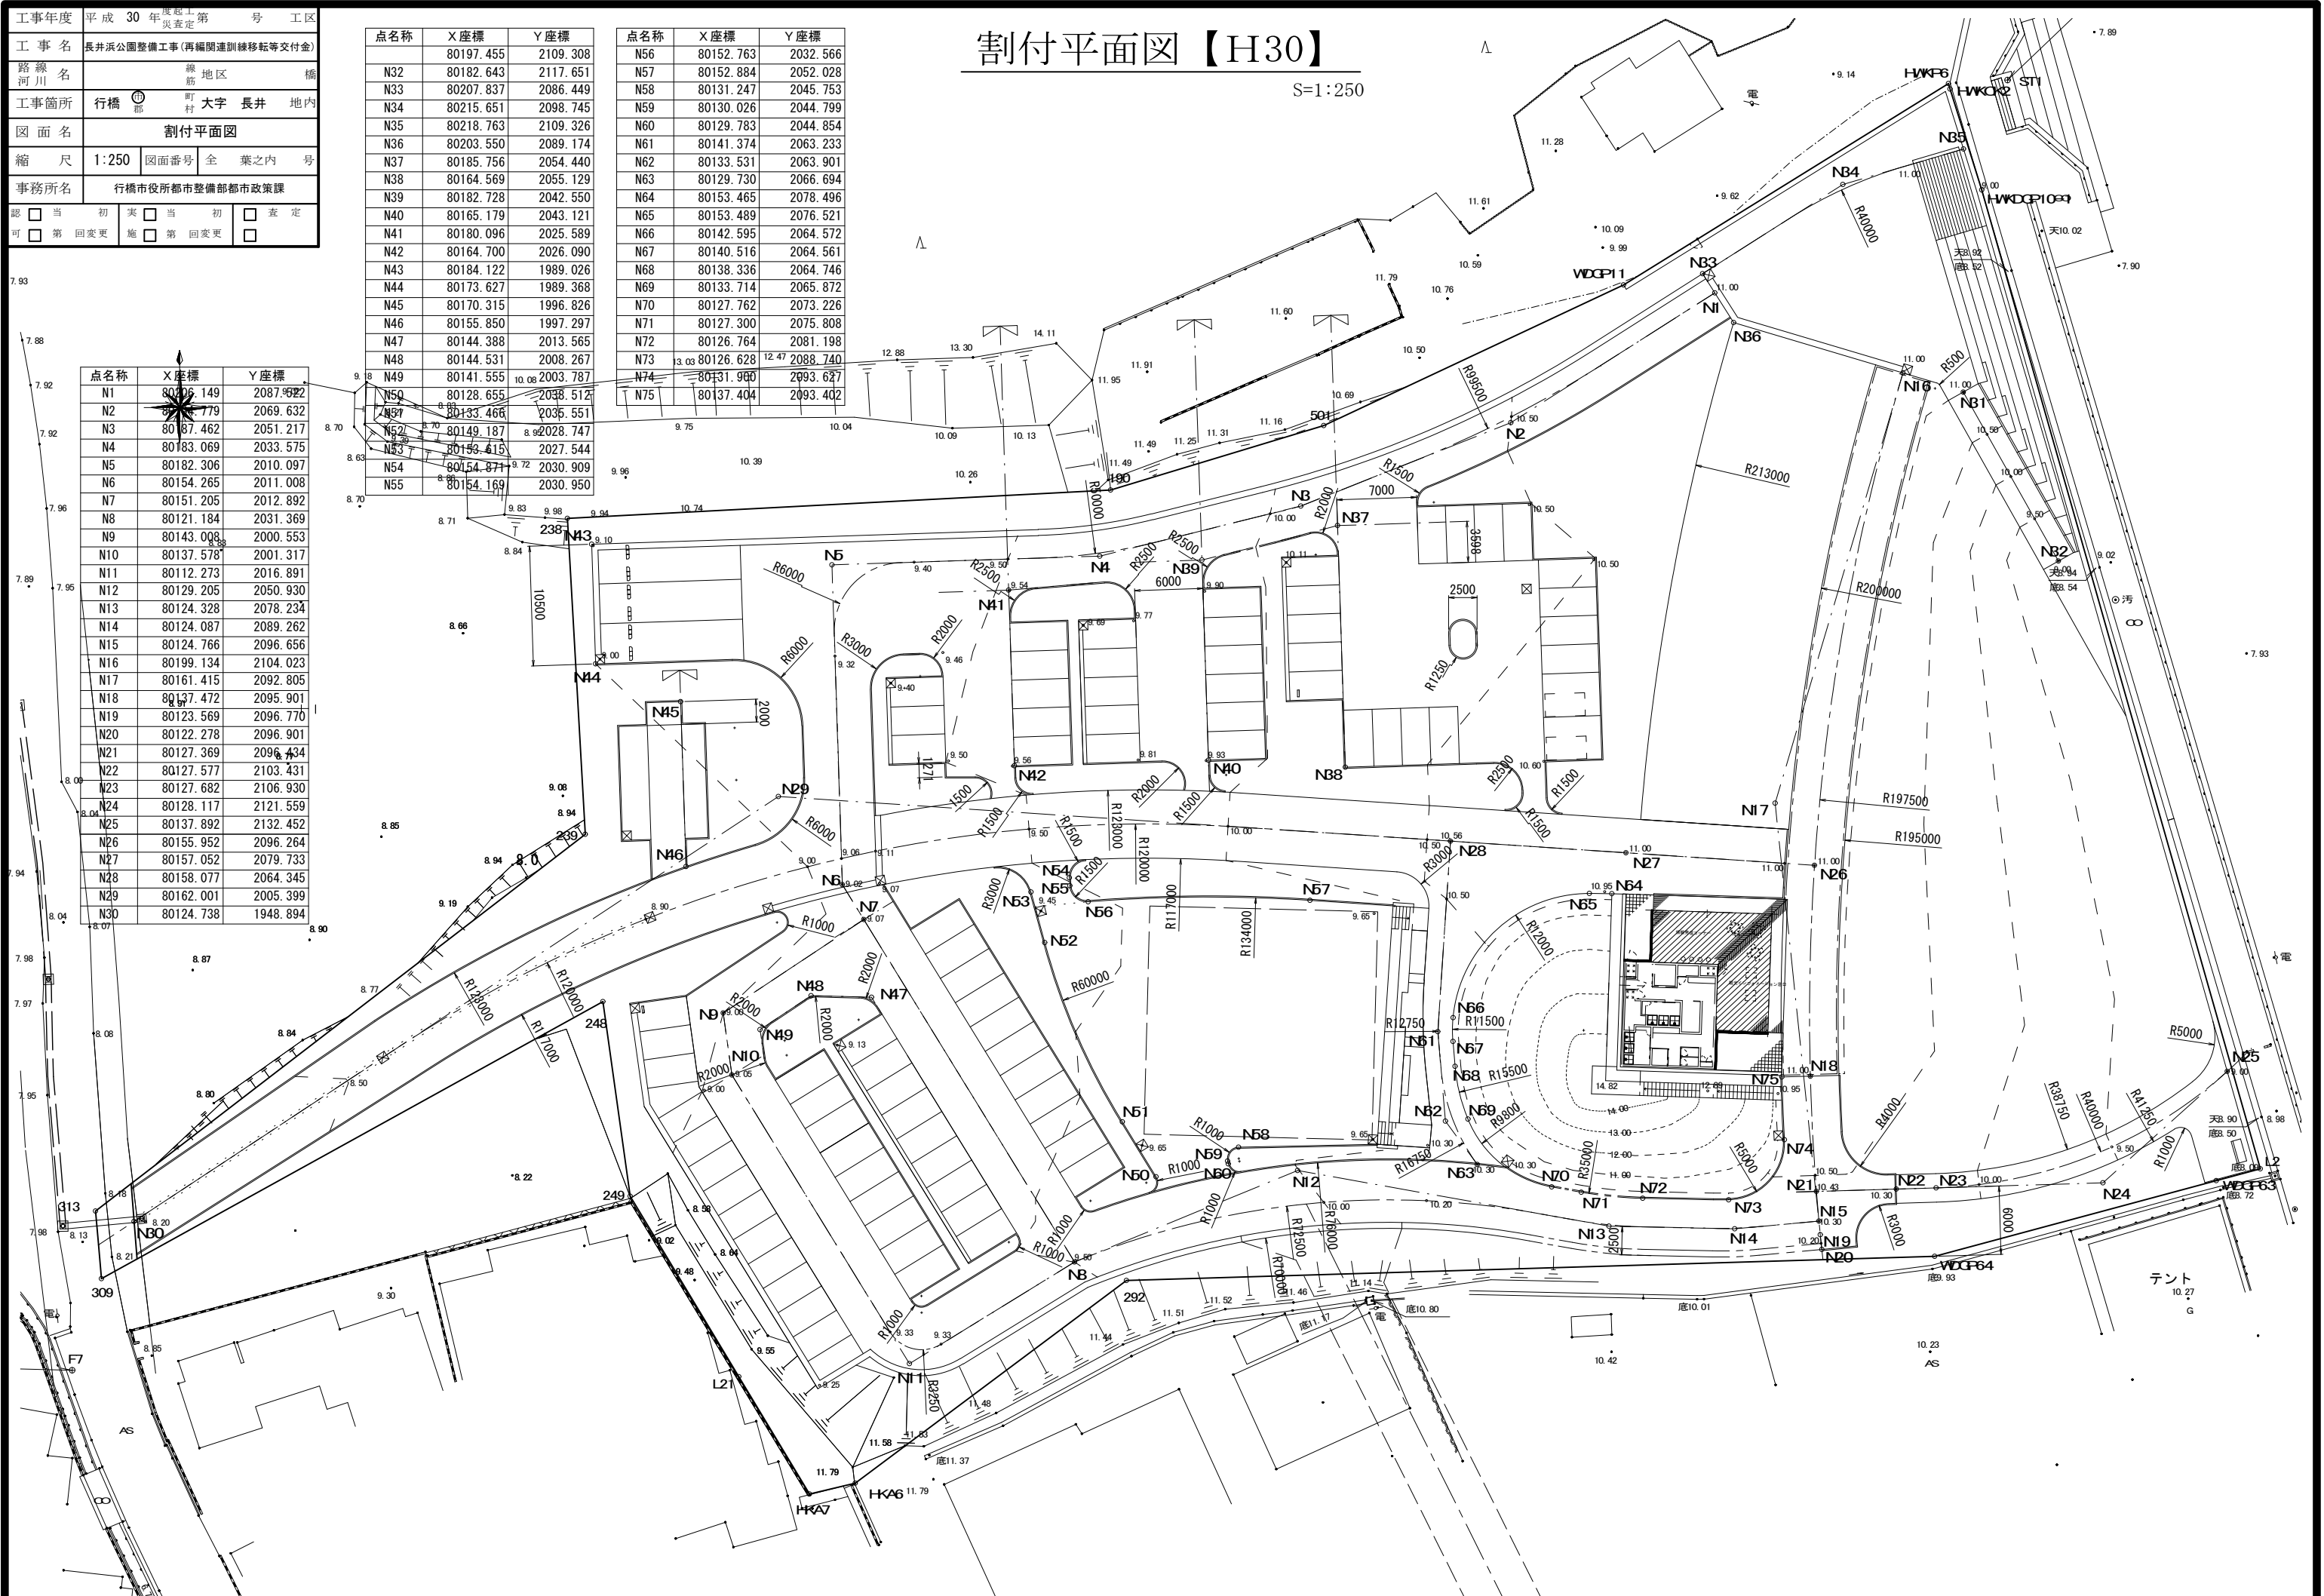
[illegible][illegible]

|      |                         |              |
|------|-------------------------|--------------|
| 工事年度 | 平成 30 年                 | 度起工 第 号 工区   |
| 工事名  | 長井浜公園整備工事(再編関連訓練移転等交付金) |              |
| 路線名  | 緑 地区                    | 橋            |
| 工事箇所 | 行橋 町 大字 長井 地内           |              |
| 図面名  | 電気設備平面図                 |              |
| 縮 尺  | 1:250                   | 図面番号 全 葉之内 号 |
| 事務所名 | 行橋市役所都市整備部都市政策課         |              |
| 認 可  | 当 初 実 施                 | 当 初 査 定      |
|      | 第 回変更                   | 第 回変更        |

| 配線及び配管表 |              |         |            |
|---------|--------------|---------|------------|
| 記 号     | 配 線          | 配 管     | 備 考        |
| ①       | CV22sq-3C×1  | FEP50×1 | 照明・電力用     |
|         | -            | FEP50×1 | 予備管        |
| ②       | CV3.5sq-2C×4 | FEP30×4 | 照明用        |
|         | -            | FEP30×1 | 予備管        |
|         | CV22sq-2C×1  | FEP50×1 | 電力用(コンセント) |
|         | CV14sq-2C×2  | FEP50×2 | 電力用(コンセント) |
|         | CVT14×1      | FEP50×1 | 建築照明用      |
| ③       | CV3.5sq-2C×2 | FEP30×2 | 照明用        |
| ④       | CV3.5sq-2C×1 | FEP30×1 | 照明用        |
| ⑤       | CV3.5sq-2C×2 | FEP30×2 | 照明用        |
|         | CV22sq-2C×1  | FEP50×1 | 電力用(コンセント) |
| ⑥       | CV14sq-2C×2  | FEP50×2 | 電力用(コンセント) |
|         | CV22sq-2C×1  | FEP50×1 | 電力用(コンセント) |
| ⑦       | CV14sq-2C×2  | FEP50×2 | 電力用(コンセント) |
|         | CV22sq-2C×1  | FEP50×1 | 電力用(コンセント) |
| ⑧       | CV22sq-2C×1  | FEP50×1 | 電力用(コンセント) |
| ⑨       | CVT14×1      | FEP40×1 | 建築照明用      |

電気設備平面図【H30】

S=1:250

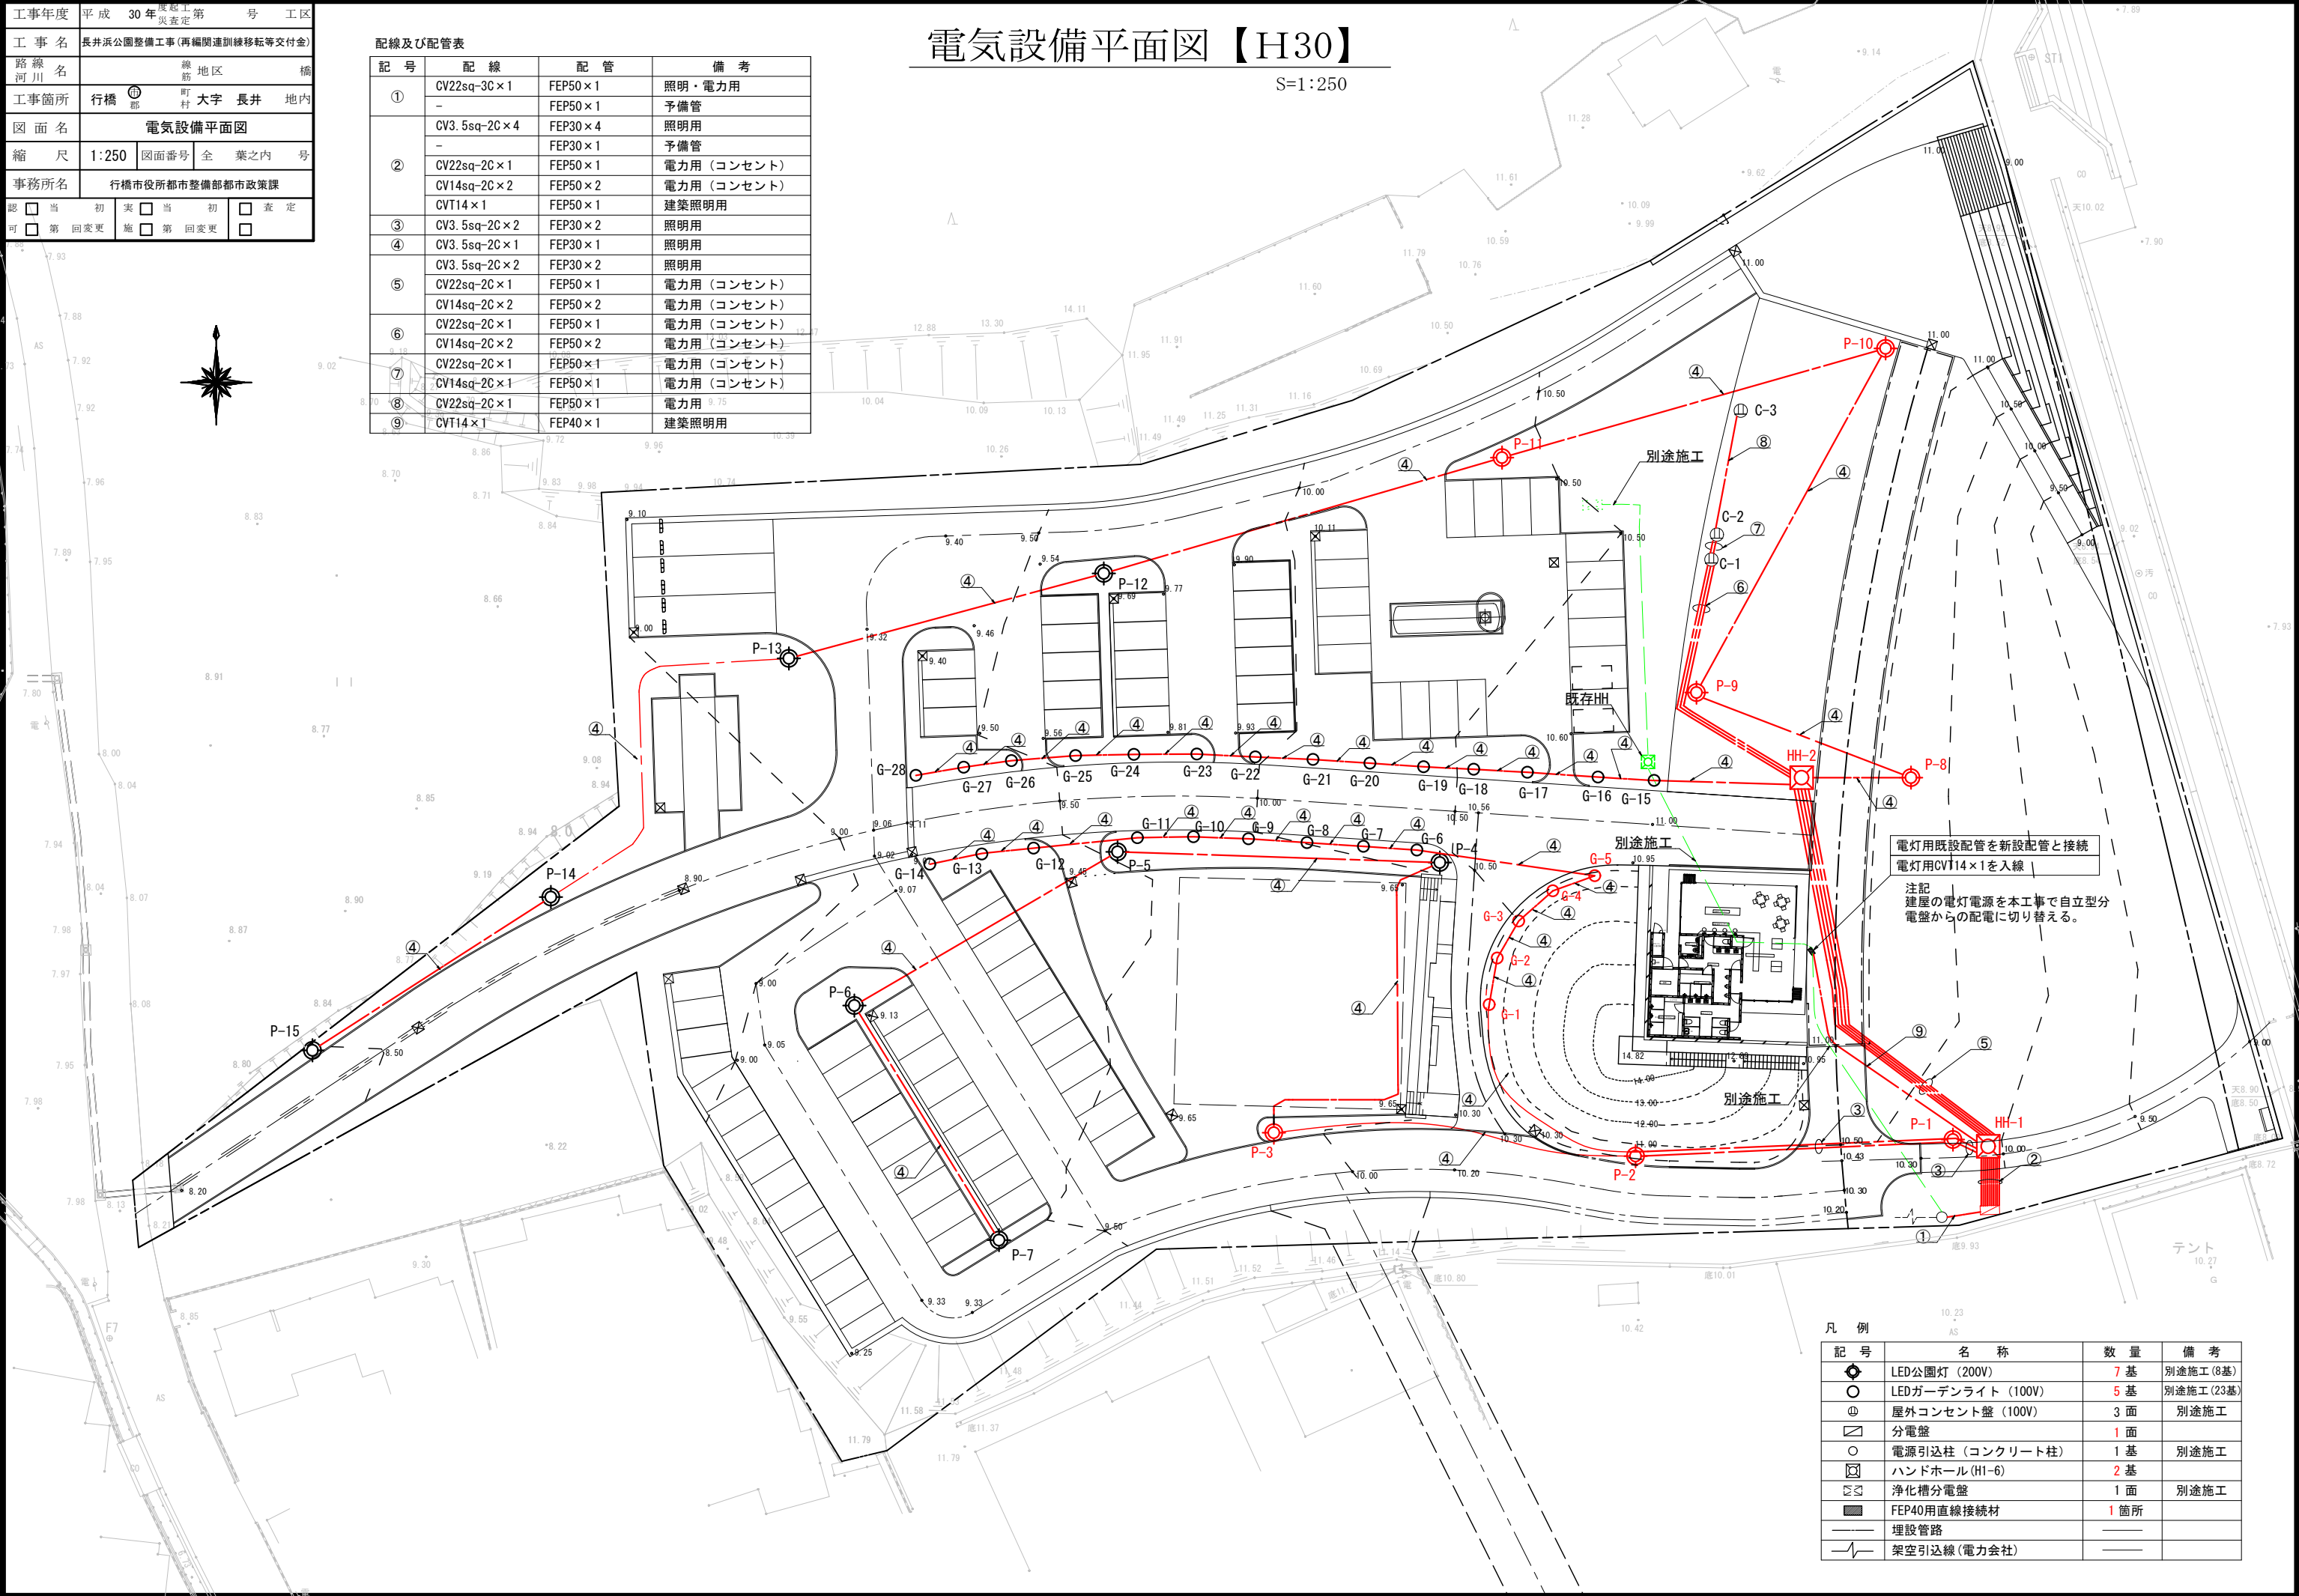

電灯用既設配管を新設配管と接続  
電灯用CVT14×1を入線  
注記  
建屋の電灯電源を本工事で自立型分  
電盤からの配電に切り替える。


| 凡 例 |                   |      |           |
|-----|-------------------|------|-----------|
| 記 号 | 名 称               | 数 量  | 備 考       |
| ●   | LED公園灯 (200V)     | 7 基  | 別途施工(8基)  |
| ○   | LEDガーデンライト (100V) | 5 基  | 別途施工(23基) |
| ⊕   | 屋外コンセント盤 (100V)   | 3 面  | 別途施工      |
| ⊠   | 分電盤               | 1 面  |           |
| ○   | 電源引込柱 (コンクリート柱)   | 1 基  | 別途施工      |
| ⊠   | ハンドホール (H1-6)     | 2 基  |           |
| ⊠   | 浄化槽分電盤            | 1 面  | 別途施工      |
| ■   | FEP40用直線接続材       | 1 箇所 |           |
| --- | 埋設管路              |      |           |
| --- | 架空引込線(電力会社)       |      |           |

|      |                                                                |                                                                |                                                          |
|------|----------------------------------------------------------------|----------------------------------------------------------------|----------------------------------------------------------|
| 工事年度 | 平成 30年                                                         | 度起工第 号                                                         | 工区                                                       |
| 工事名  | 長井浜公園整備工事(再編関連訓練移転等交付金)                                        |                                                                |                                                          |
| 路線名  | 線地区                                                            | 橋                                                              |                                                          |
| 工事箇所 | 行橋 町 大字 長井 地内                                                  |                                                                |                                                          |
| 図面名  | 電気設備工構造図(1)                                                    |                                                                |                                                          |
| 縮尺   | 図示                                                             | 図面番号                                                           | 全 葉之内 号                                                  |
| 事務所名 | 行橋市役所都市整備部都市政策課                                                |                                                                |                                                          |
| 認 可  | <input type="checkbox"/> 当 初<br><input type="checkbox"/> 第 回変更 | <input type="checkbox"/> 実 施<br><input type="checkbox"/> 第 回変更 | <input type="checkbox"/> 査 定<br><input type="checkbox"/> |


# 電気設備工構造図(1) 図 示

## 照明灯参考図


照明灯姿図 S=1:20

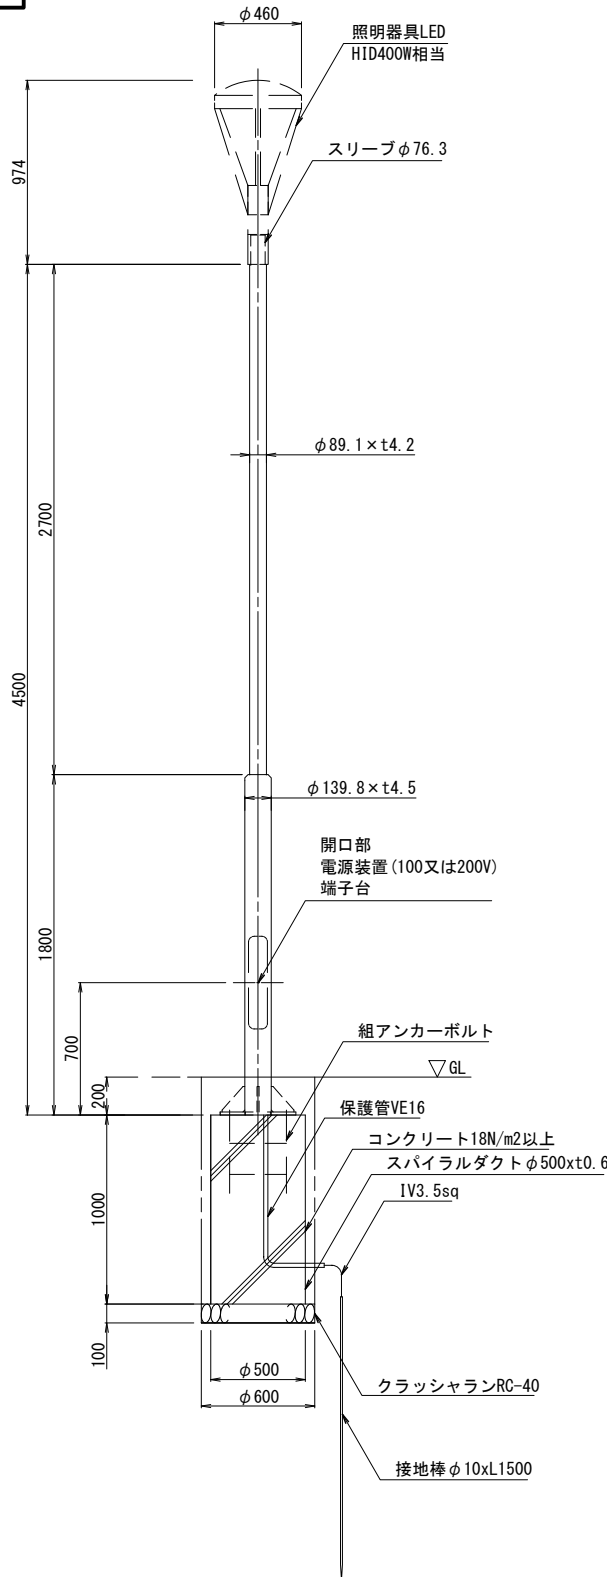


ベース部(参考図) S=1:10

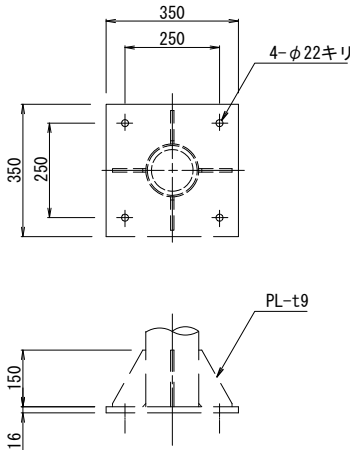


アンカーボルト詳細図 S=1:10

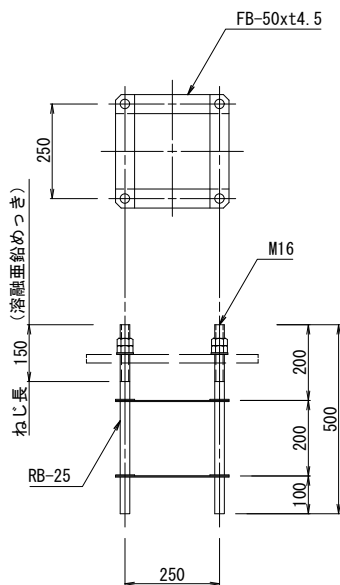

ポール内単線結線図 No scale

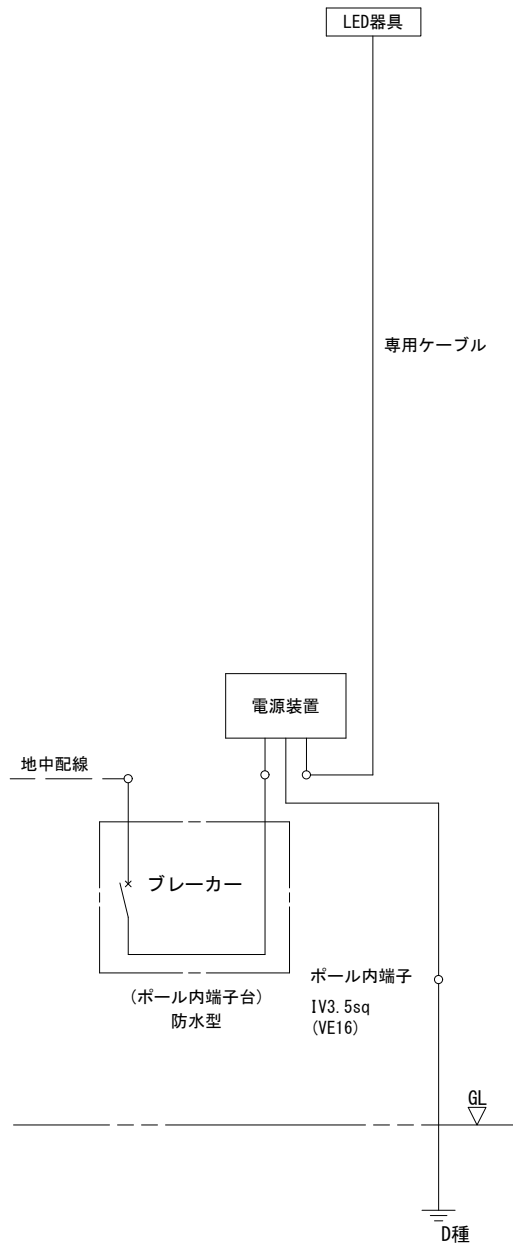

基礎詳細図 S=1:20

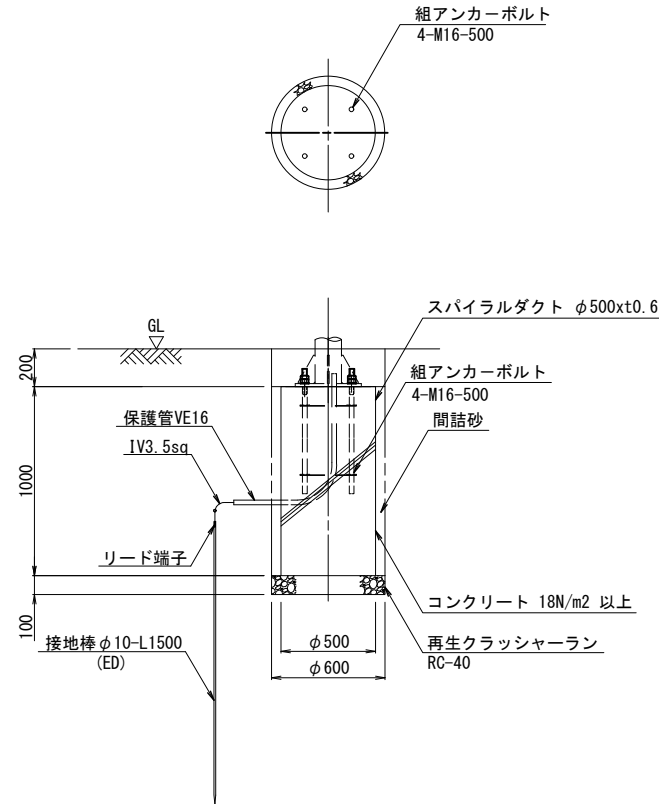




|      |                                                                |       |                                                                                                |
|------|----------------------------------------------------------------|-------|------------------------------------------------------------------------------------------------|
| 工事年度 | 平成 30 年度                                                       | 工事第 号 | 工区                                                                                             |
| 工事名  | 長井浜公園整備工事(再編関連訓練移転等交付金)                                        |       |                                                                                                |
| 路線名  | 線 地区                                                           | 橋     |                                                                                                |
| 工事箇所 | 行橋 町 大字 長井 地内                                                  |       |                                                                                                |
| 図面名  | 電気設備工構造図(3)                                                    |       |                                                                                                |
| 縮 尺  | 1:10                                                           | 図面番号  | 全 葉之内 号                                                                                        |
| 事務所名 | 行橋市役所都市整備部都市政策課                                                |       |                                                                                                |
| 認 可  | <input type="checkbox"/> 当 初<br><input type="checkbox"/> 第 回変更 | 実 施   | <input type="checkbox"/> 当 初<br><input type="checkbox"/> 第 回変更<br><input type="checkbox"/> 査 定 |


電気設備工構造図(3) S=1:10  
自立型分電盤(参考図)

分電盤結線図

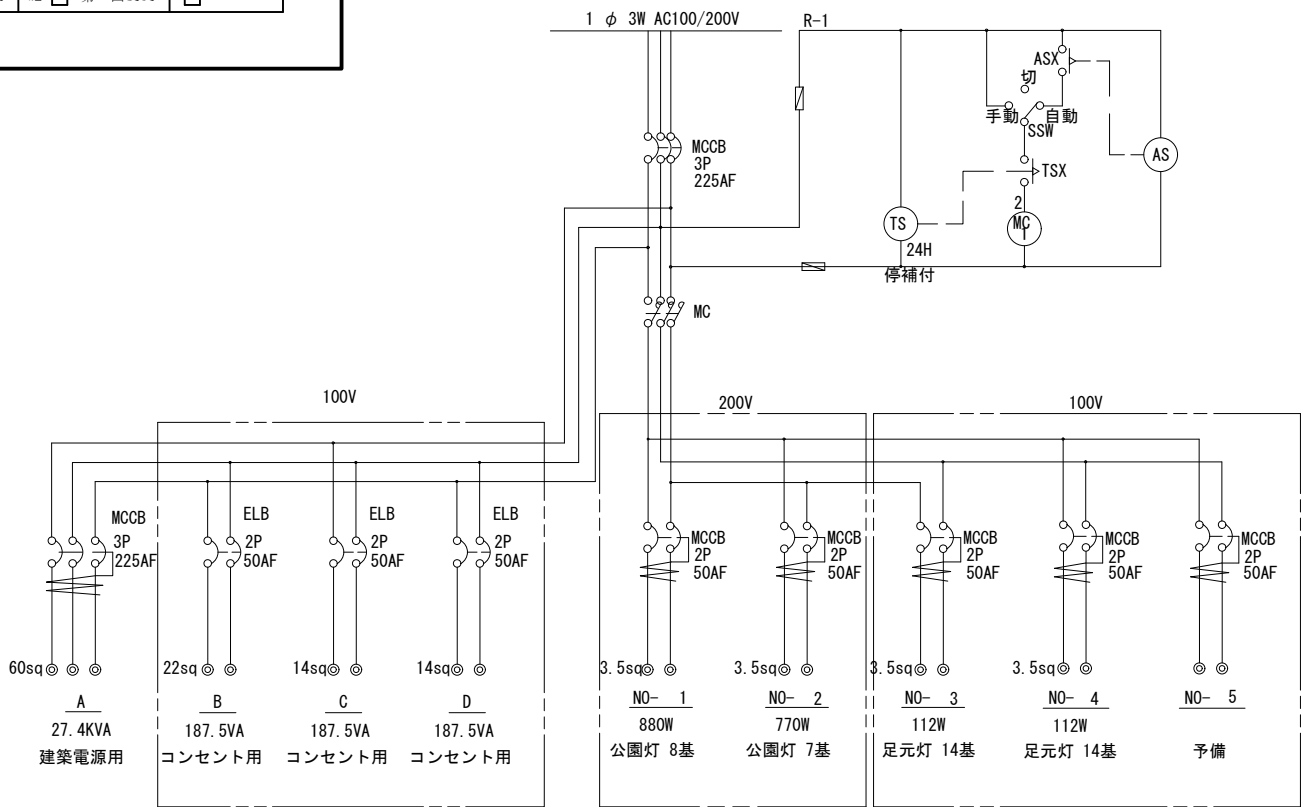


※照明灯は、自動点滅器+タイムスイッチ制御

分電盤詳細図

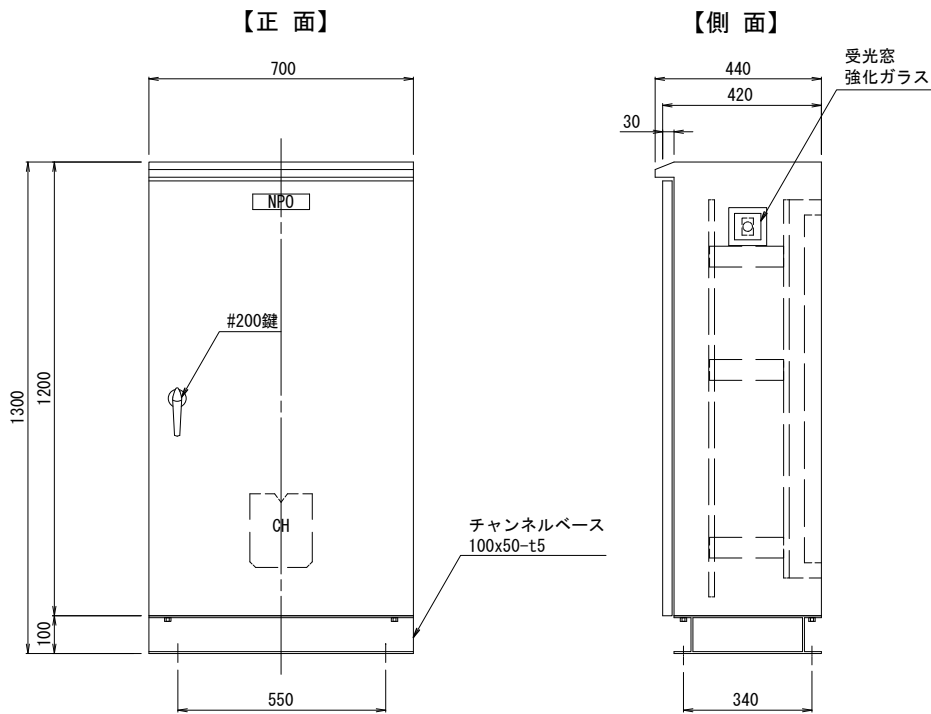


【内部実装】

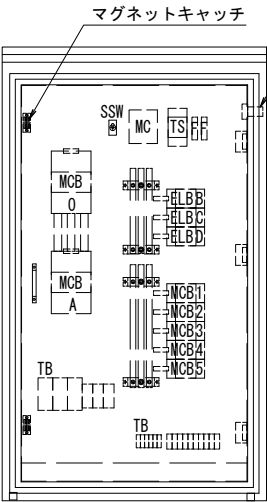

1. 照明分電盤の材質は、一般鋼とし亜鉛溶射後指定色塗装を施す。
2. 屋外・防水仕様とする。
3. ハンドルの鍵は#200とする。
4. 盤の寸法及び形状は参考とする。

分電盤基礎詳細図

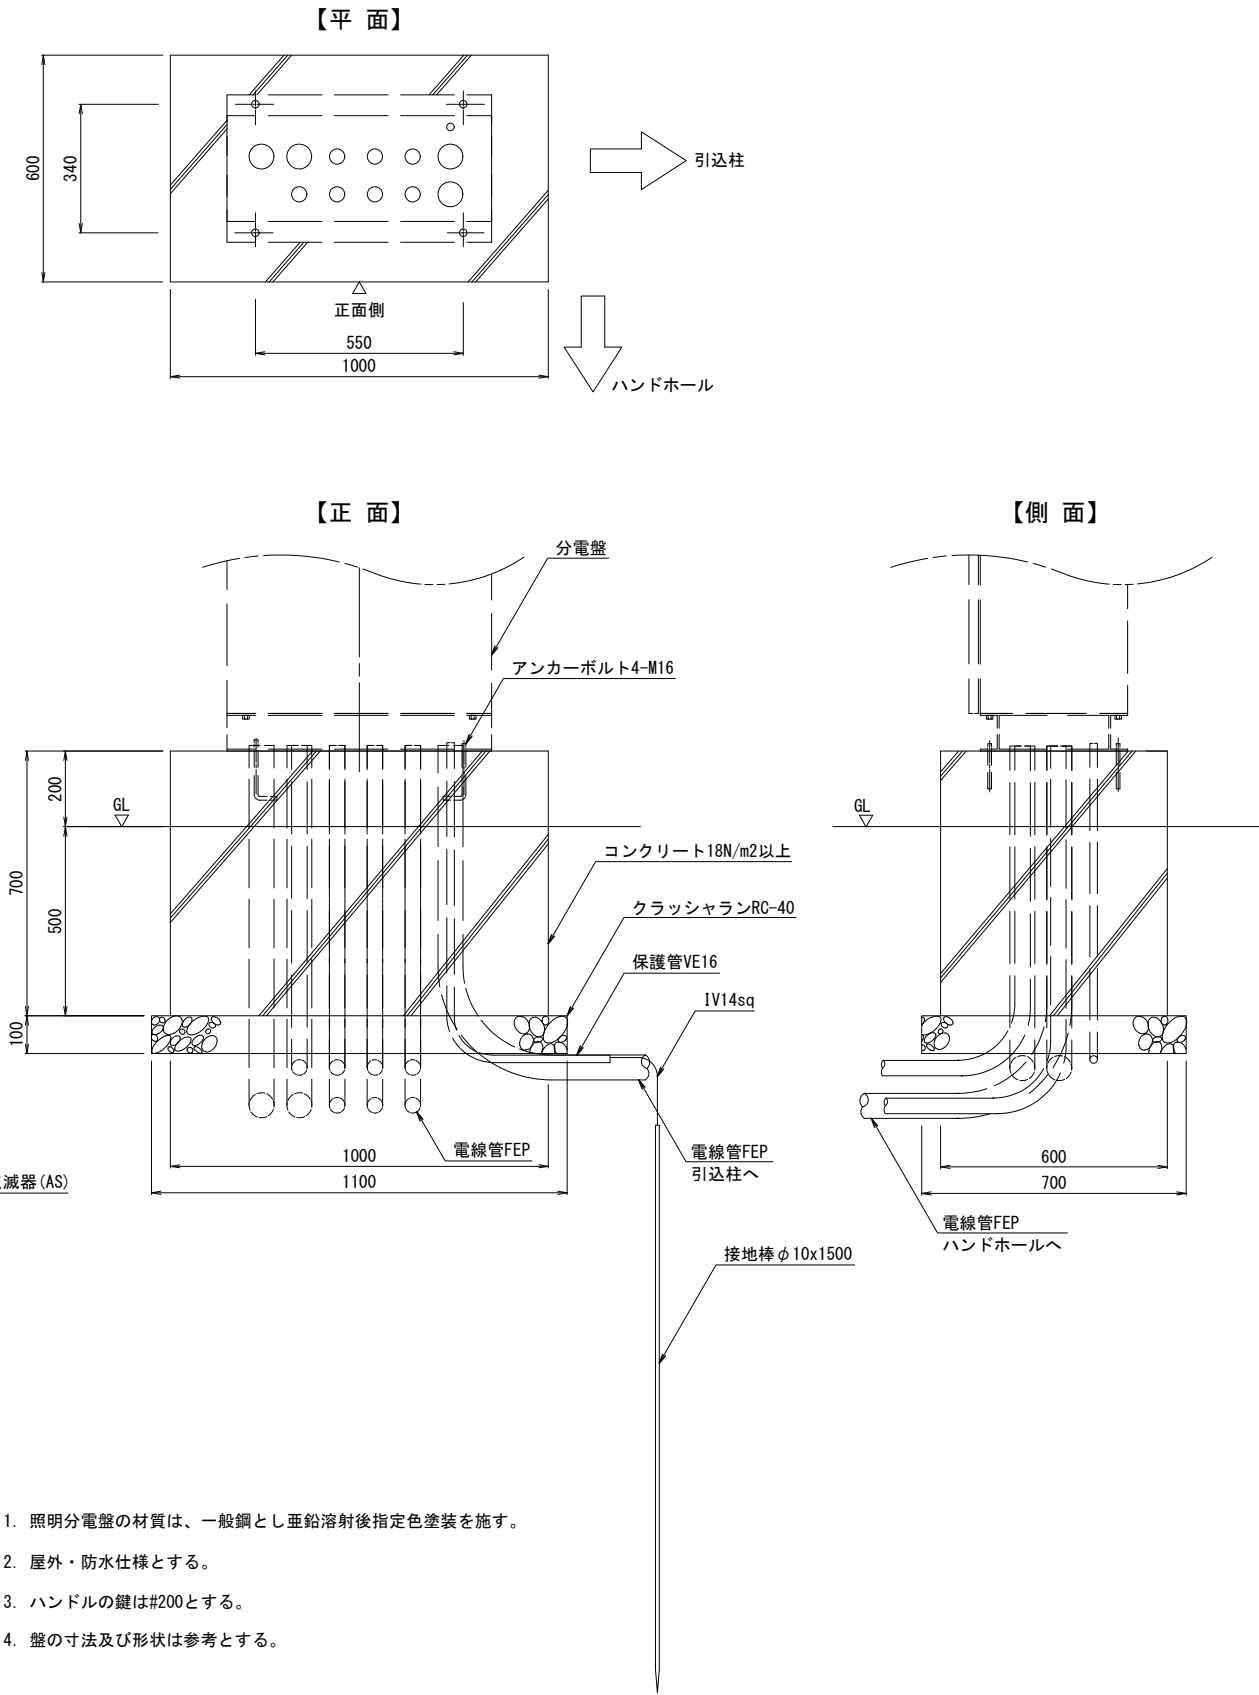

|            |                                                              |            |                                                              |                              |
|------------|--------------------------------------------------------------|------------|--------------------------------------------------------------|------------------------------|
| 工事年度       | 平成 30年                                                       | 度起工<br>災害定 | 第 号                                                          | 工区                           |
| 工 事 名      | 長井浜公園整備工事(再編関連訓練移転等交付金)                                      |            |                                                              |                              |
| 路線<br>河川 名 |                                                              |            | 線<br>筋 地区                                                    | 橋                            |
| 工事箇所       | 行橋 ⑤<br>郡 町 村                                                | 大字         | 長井                                                           | 地内                           |
| 図 面 名      | 電気設備工構造図(4)                                                  |            |                                                              |                              |
| 縮 尺        | 図示                                                           | 図面番号       | 全 葉之内                                                        | 号                            |
| 事務所名       | 行橋市役所都市整備部都市政策課                                              |            |                                                              |                              |
| 認 可        | <input type="checkbox"/> 当<br><input type="checkbox"/> 第 回変更 | 実 施        | <input type="checkbox"/> 当<br><input type="checkbox"/> 第 回変更 | <input type="checkbox"/> 査 定 |


電気設備工構造図(4)

図 示


ハンドホール(参考図)

ハンドホール(H1-6型) S=1:10  
(600×600×600)



【平面図】

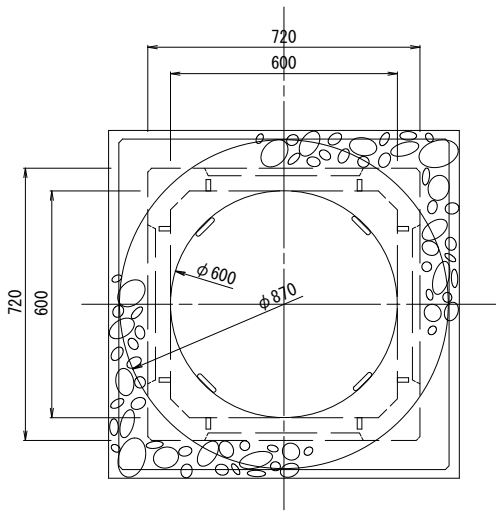

【断面図】

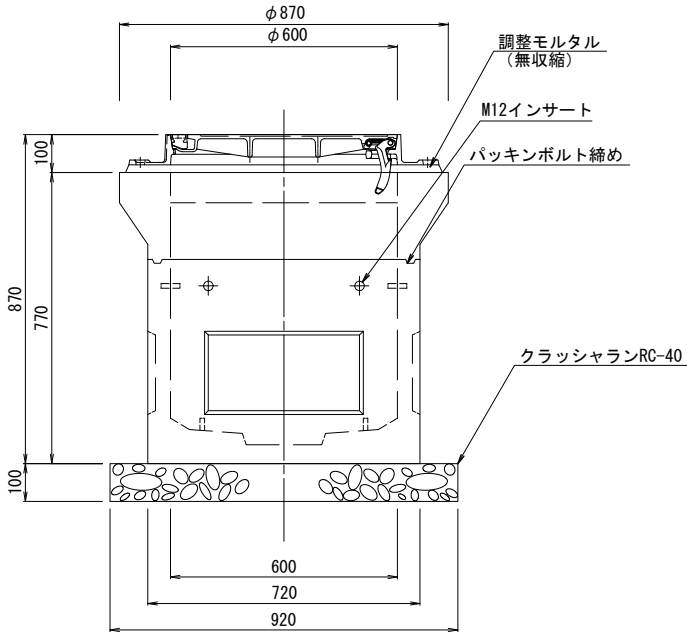

ハンドホール鉄蓋 S=1:6

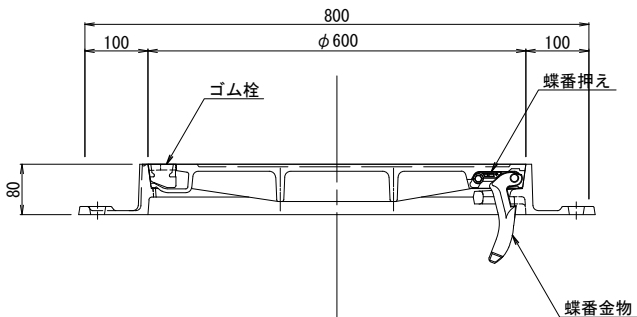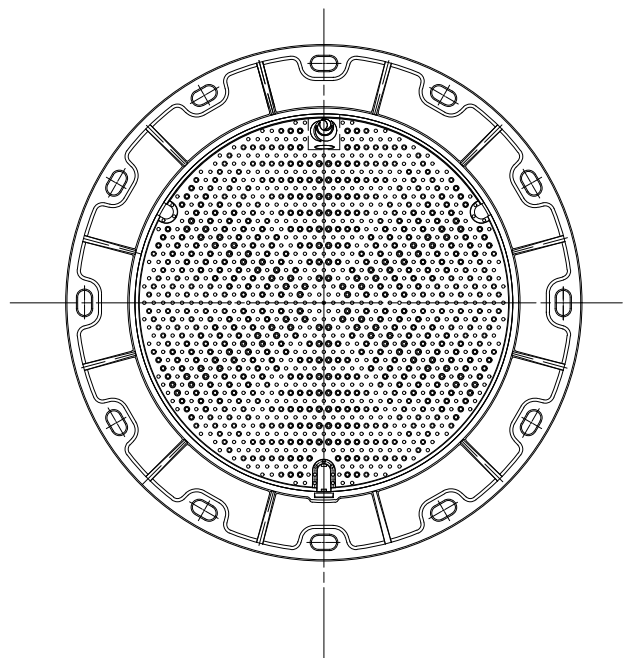

蓋表面の性能  
耐スリップ性：C.S.R 0.55以上

特 記

- 立金物は溶融垂鉛メッキ仕上とする。
- ハンドホール鉄蓋はT-14荷重とする。


※ハンドホール設置の詳細位置は、現地の状況を  
確認した上で、発注者と協議の上、決定する事。

|            |                                                              |                                                              |                                                              |                                                          |
|------------|--------------------------------------------------------------|--------------------------------------------------------------|--------------------------------------------------------------|----------------------------------------------------------|
| 工事年度       | 平成 30 年                                                      | 度起工<br>災査定                                                   | 第 号                                                          | 工区                                                       |
| 工 事 名      | 長井浜公園整備工事(再編関連訓練移転等交付金)                                      |                                                              |                                                              |                                                          |
| 路線<br>河川 名 | 線 地区                                                         |                                                              | 橋                                                            |                                                          |
| 工事箇所       | 行橋 市                                                         | 町 大字                                                         | 長井                                                           | 地内                                                       |
| 図 面 名      | 電気設備工構造図(5)                                                  |                                                              |                                                              |                                                          |
| 縮 尺        | No scale                                                     | 図面番号                                                         | 全 葉之内                                                        | 号                                                        |
| 事務所名       | 行橋市役所都市整備部都市政策課                                              |                                                              |                                                              |                                                          |
| 認 可        | <input type="checkbox"/> 当<br><input type="checkbox"/> 第 回変更 | <input type="checkbox"/> 初<br><input type="checkbox"/> 第 回変更 | <input type="checkbox"/> 初<br><input type="checkbox"/> 第 回変更 | <input type="checkbox"/> 査 定<br><input type="checkbox"/> |

電気設備工構造図(5)

No scale

配線系統図

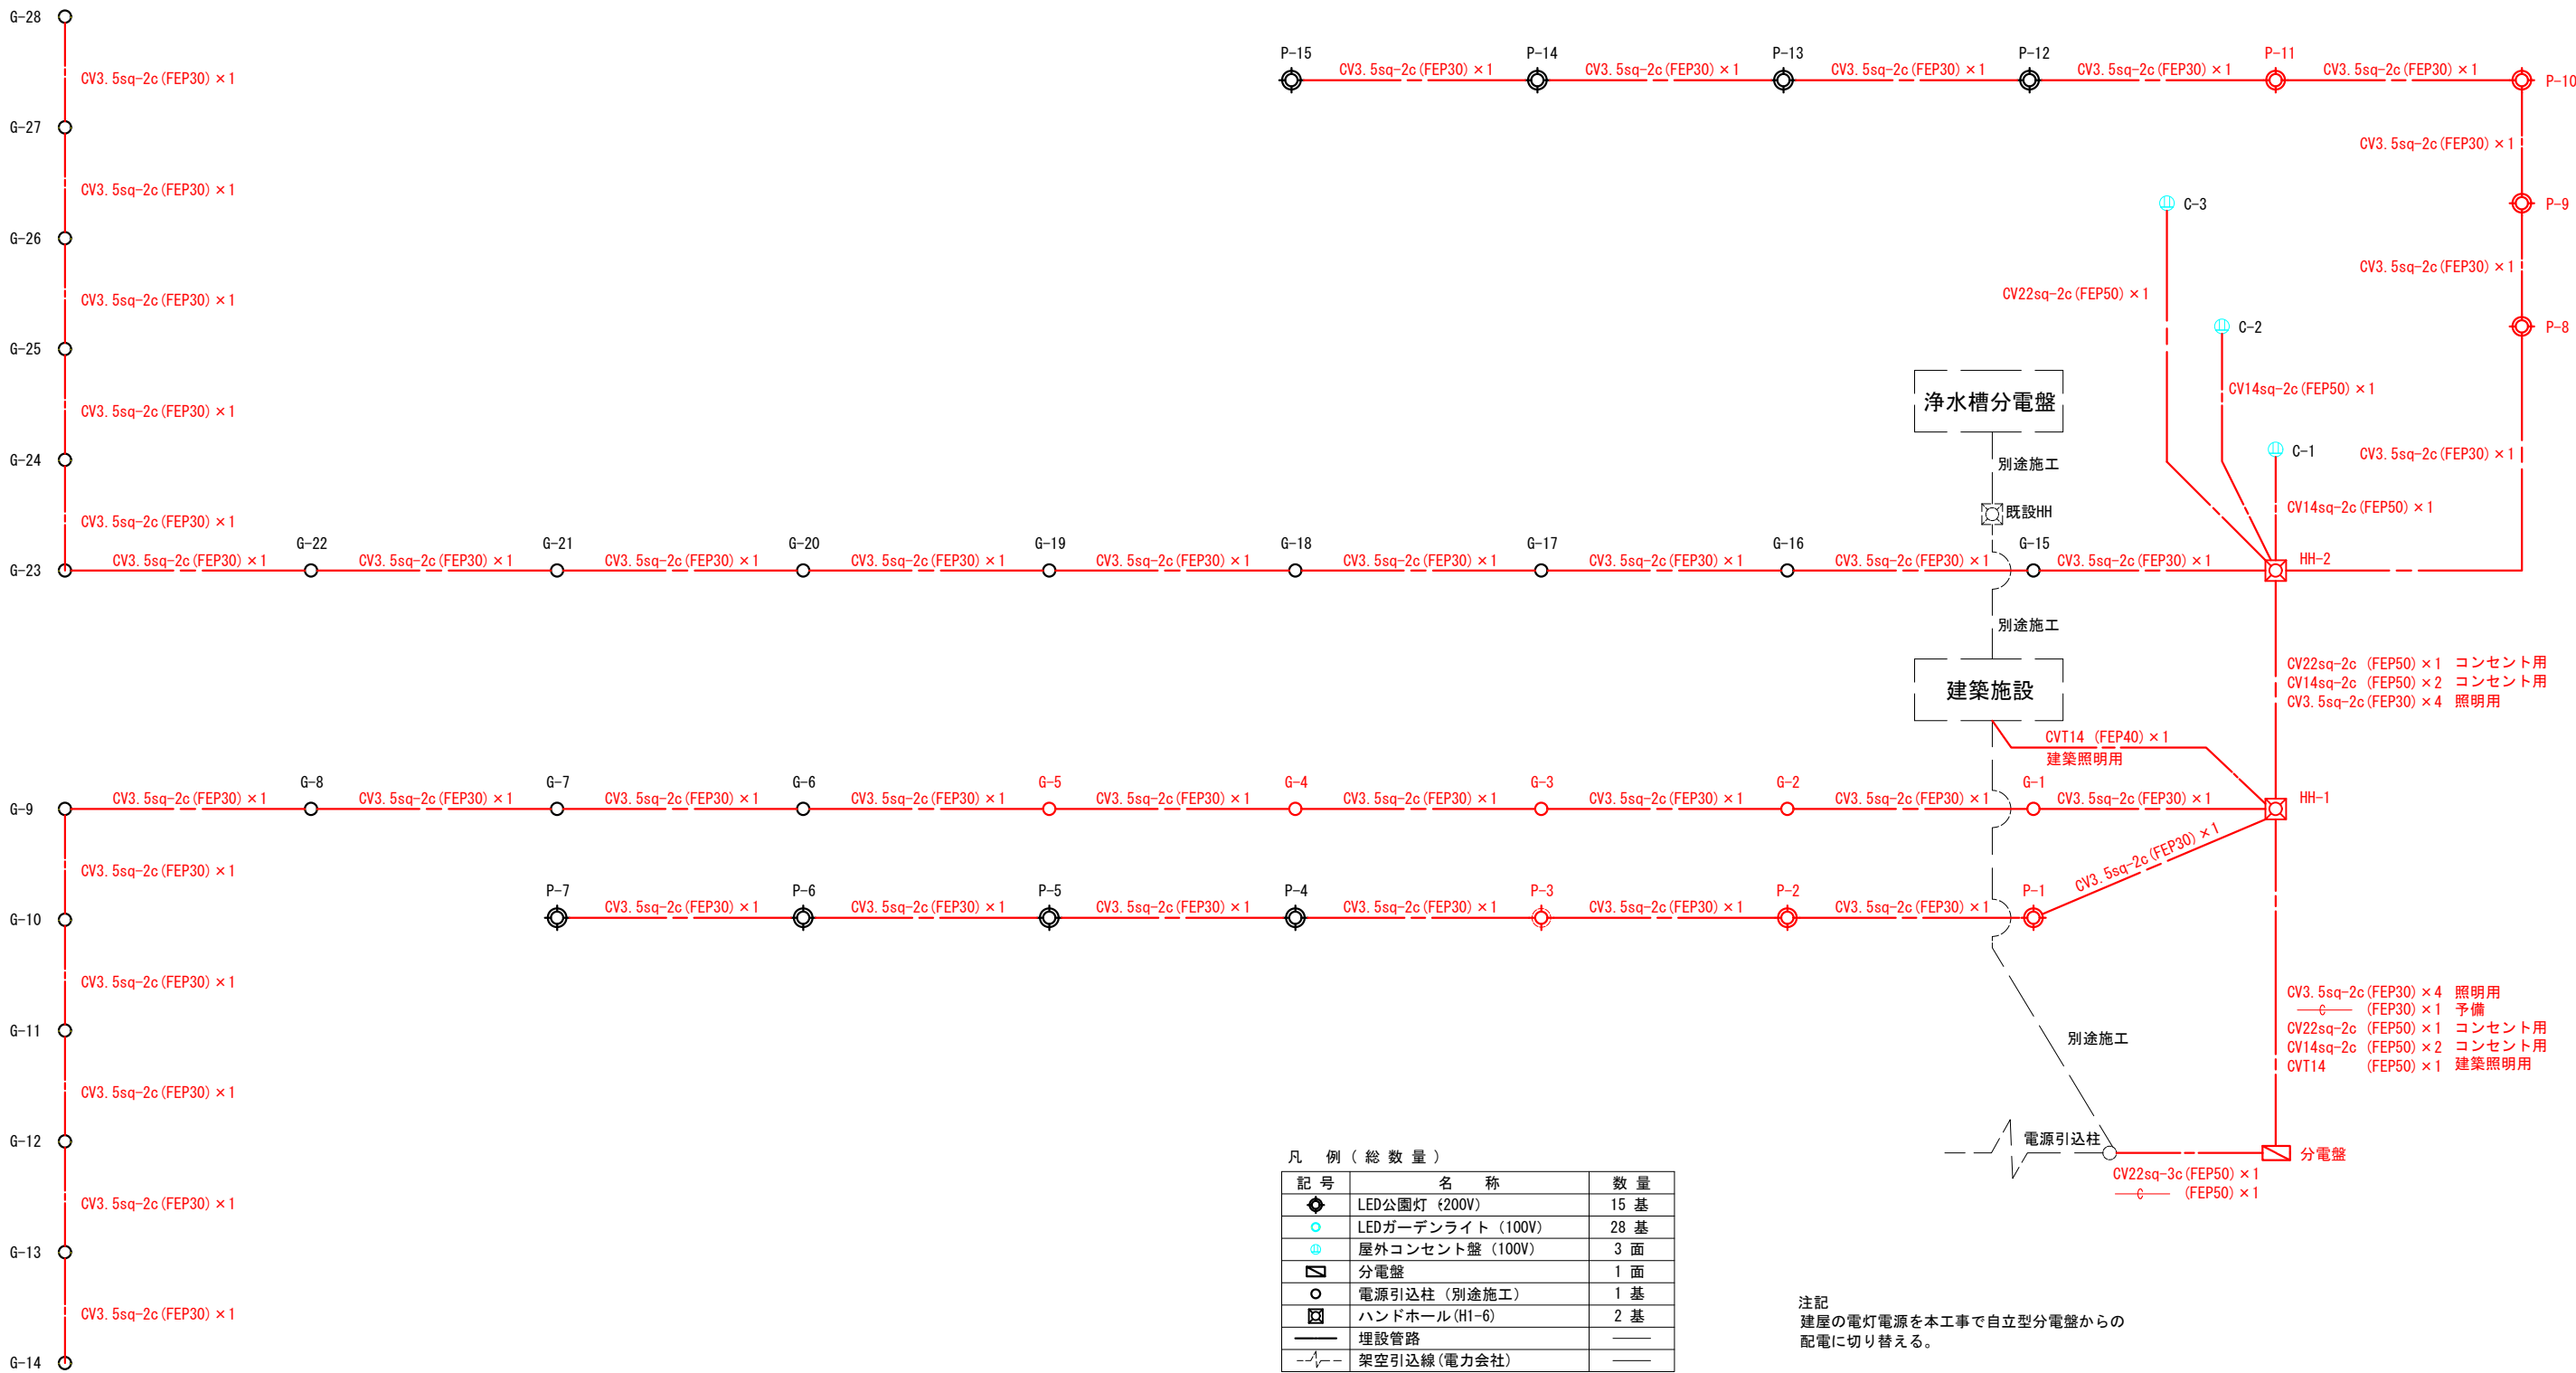

|      |                                                               |        |                                                                                           |
|------|---------------------------------------------------------------|--------|-------------------------------------------------------------------------------------------|
| 工事年度 | 平成 30 年                                                       | 度起工第 号 | 工区                                                                                        |
| 工事名  | 長井浜公園整備工事(再編関連訓練移転等交付金)                                       |        |                                                                                           |
| 路線名  | 地区                                                            | 橋      |                                                                                           |
| 工事箇所 | 行橋 町 大字 長井 地内                                                 |        |                                                                                           |
| 図面名  | 電気設備工構造図(6)                                                   |        |                                                                                           |
| 縮尺   | 1:10                                                          | 図面番号   | 全 葉之内 号                                                                                   |
| 事務所名 | 行橋市役所都市整備部都市政策課                                               |        |                                                                                           |
| 認可   | <input type="checkbox"/> 当初<br><input type="checkbox"/> 第 回変更 | 実施     | <input type="checkbox"/> 当初<br><input type="checkbox"/> 第 回変更<br><input type="checkbox"/> |

電気設備工構造図(6)

S=1:10

管路断面図

