


工事年度	令和元年度起工第号工区		
工事名	配水管布設替(中央二丁目)1工区北		工事
工事箇所	行橋市宮市町九丁目他地内		
図面名	位置図		
縮尺	1/2,500	図面番号	全13葉之内1号
事務所名	行橋市上下水道部上水道課		
認当初	認当初	査定	
可第回変更	可第回変更		

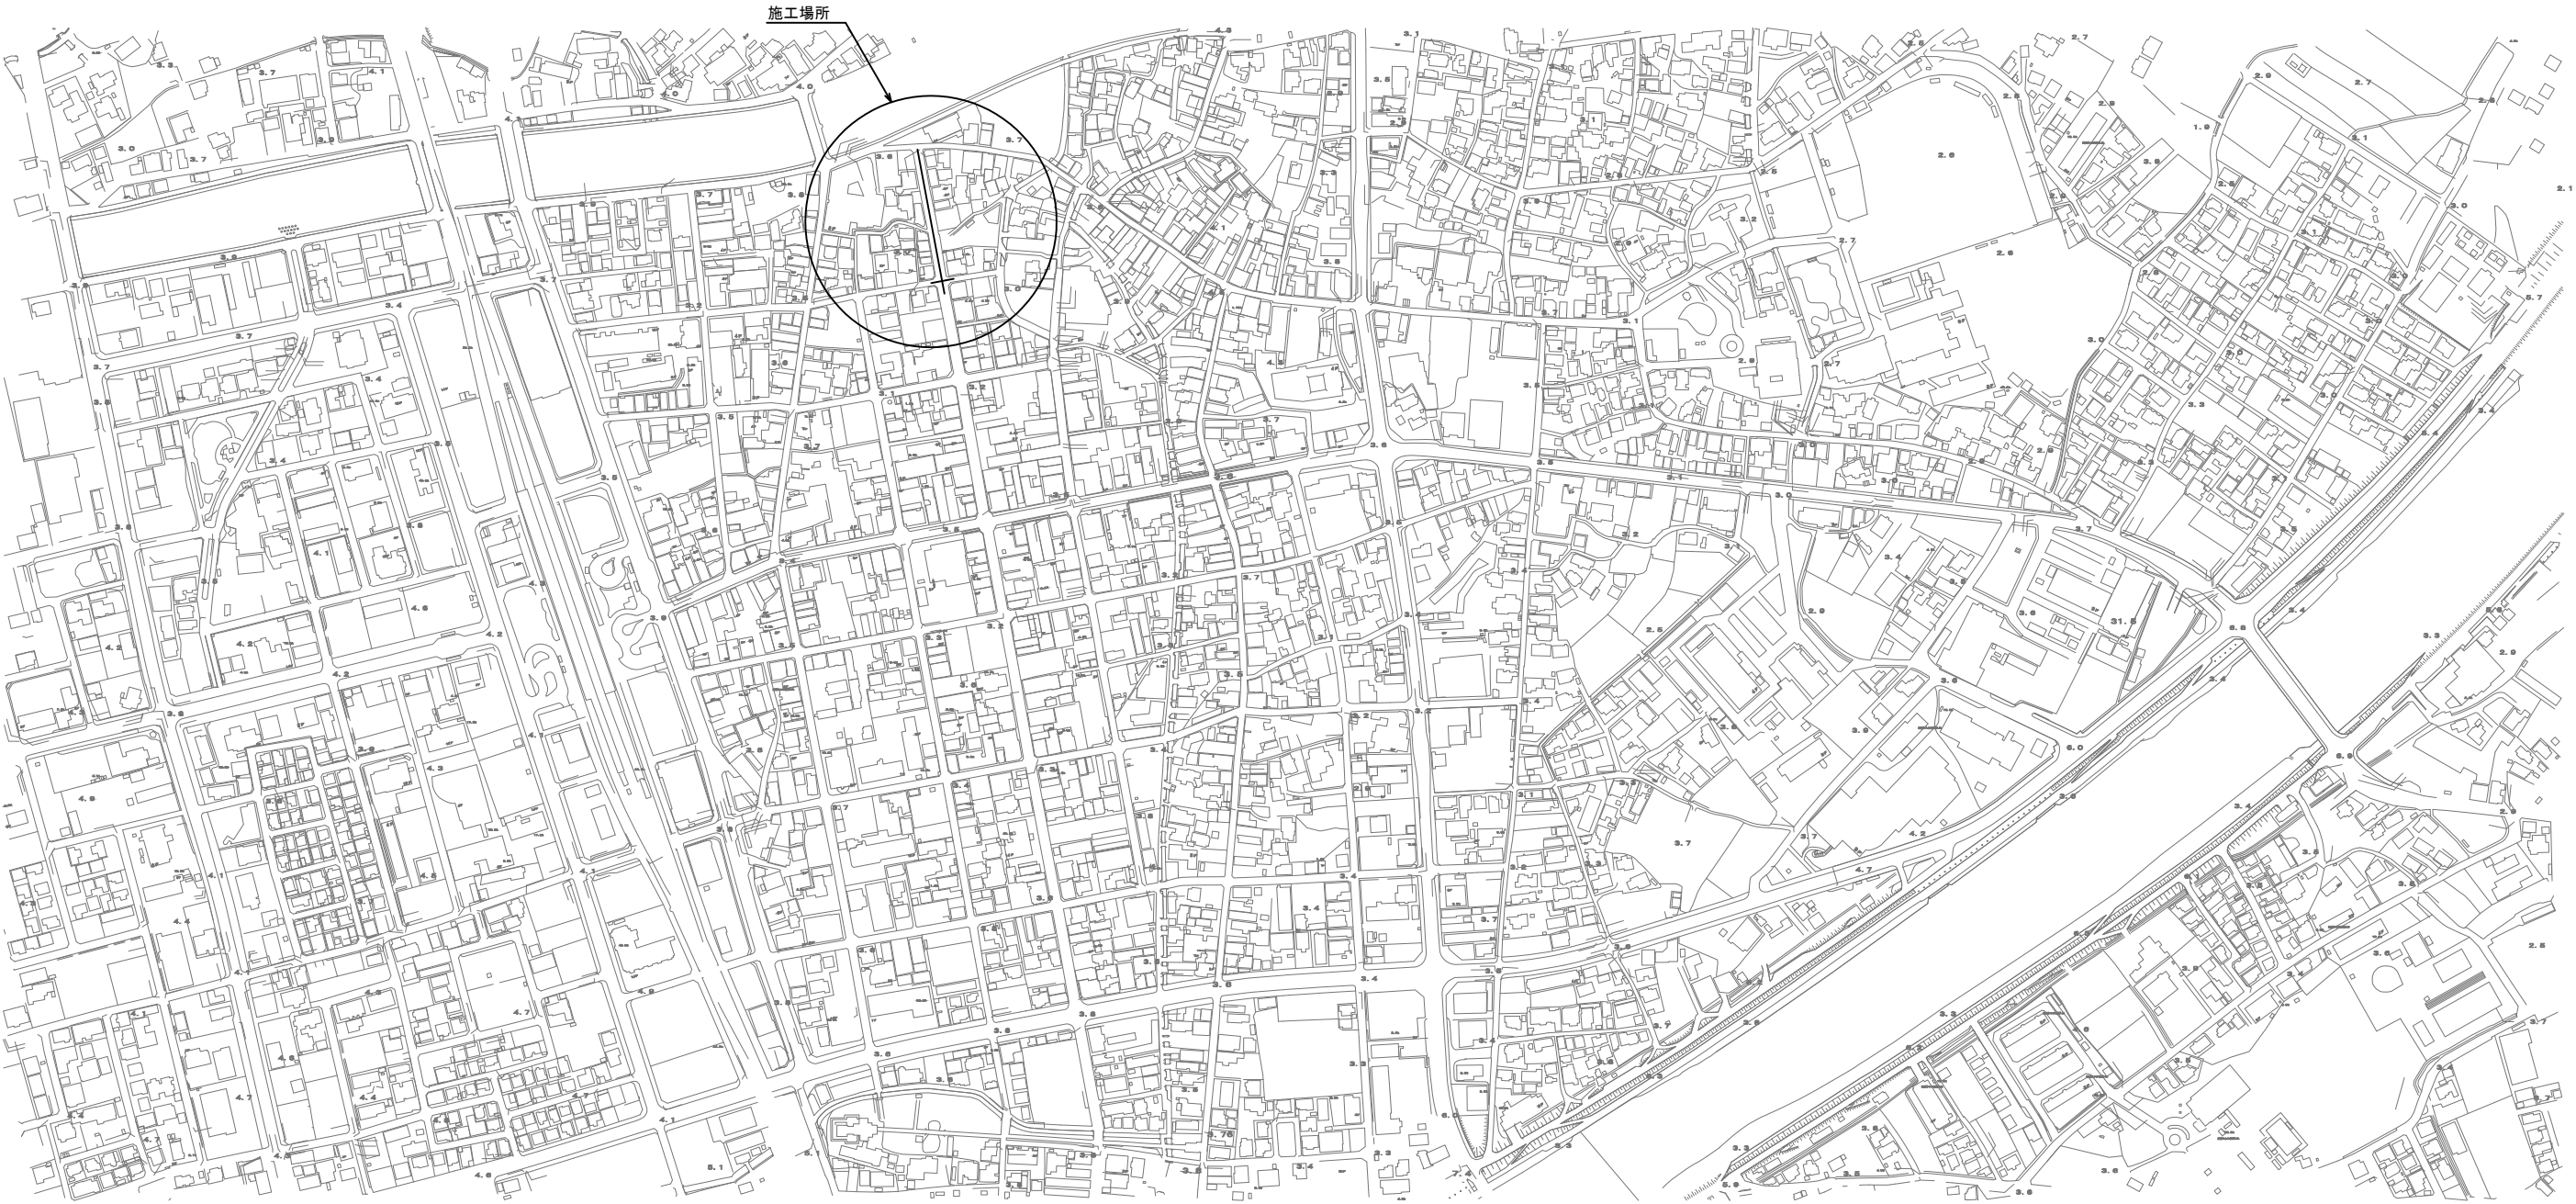


位置図 S=1/2,500



工事年度	令和 元 年 度配工 第 号 工区		
工事名	配水管布設替(中央二丁目)1工区北		工事
工事箇所	行橋 市 宮市町九丁目他 地内		
図面名	平 面 図		
縮 尺	1/250	図面番号	全 13 葉之内 2 号
事務所名	行橋市上下水道部上水道課		
認 可	☐ 当 初 ☐ 第 回変更	認 可	☐ 当 初 ☐ 第 回変更
		☐ 査 定	☐







平 面 図 S=1/250

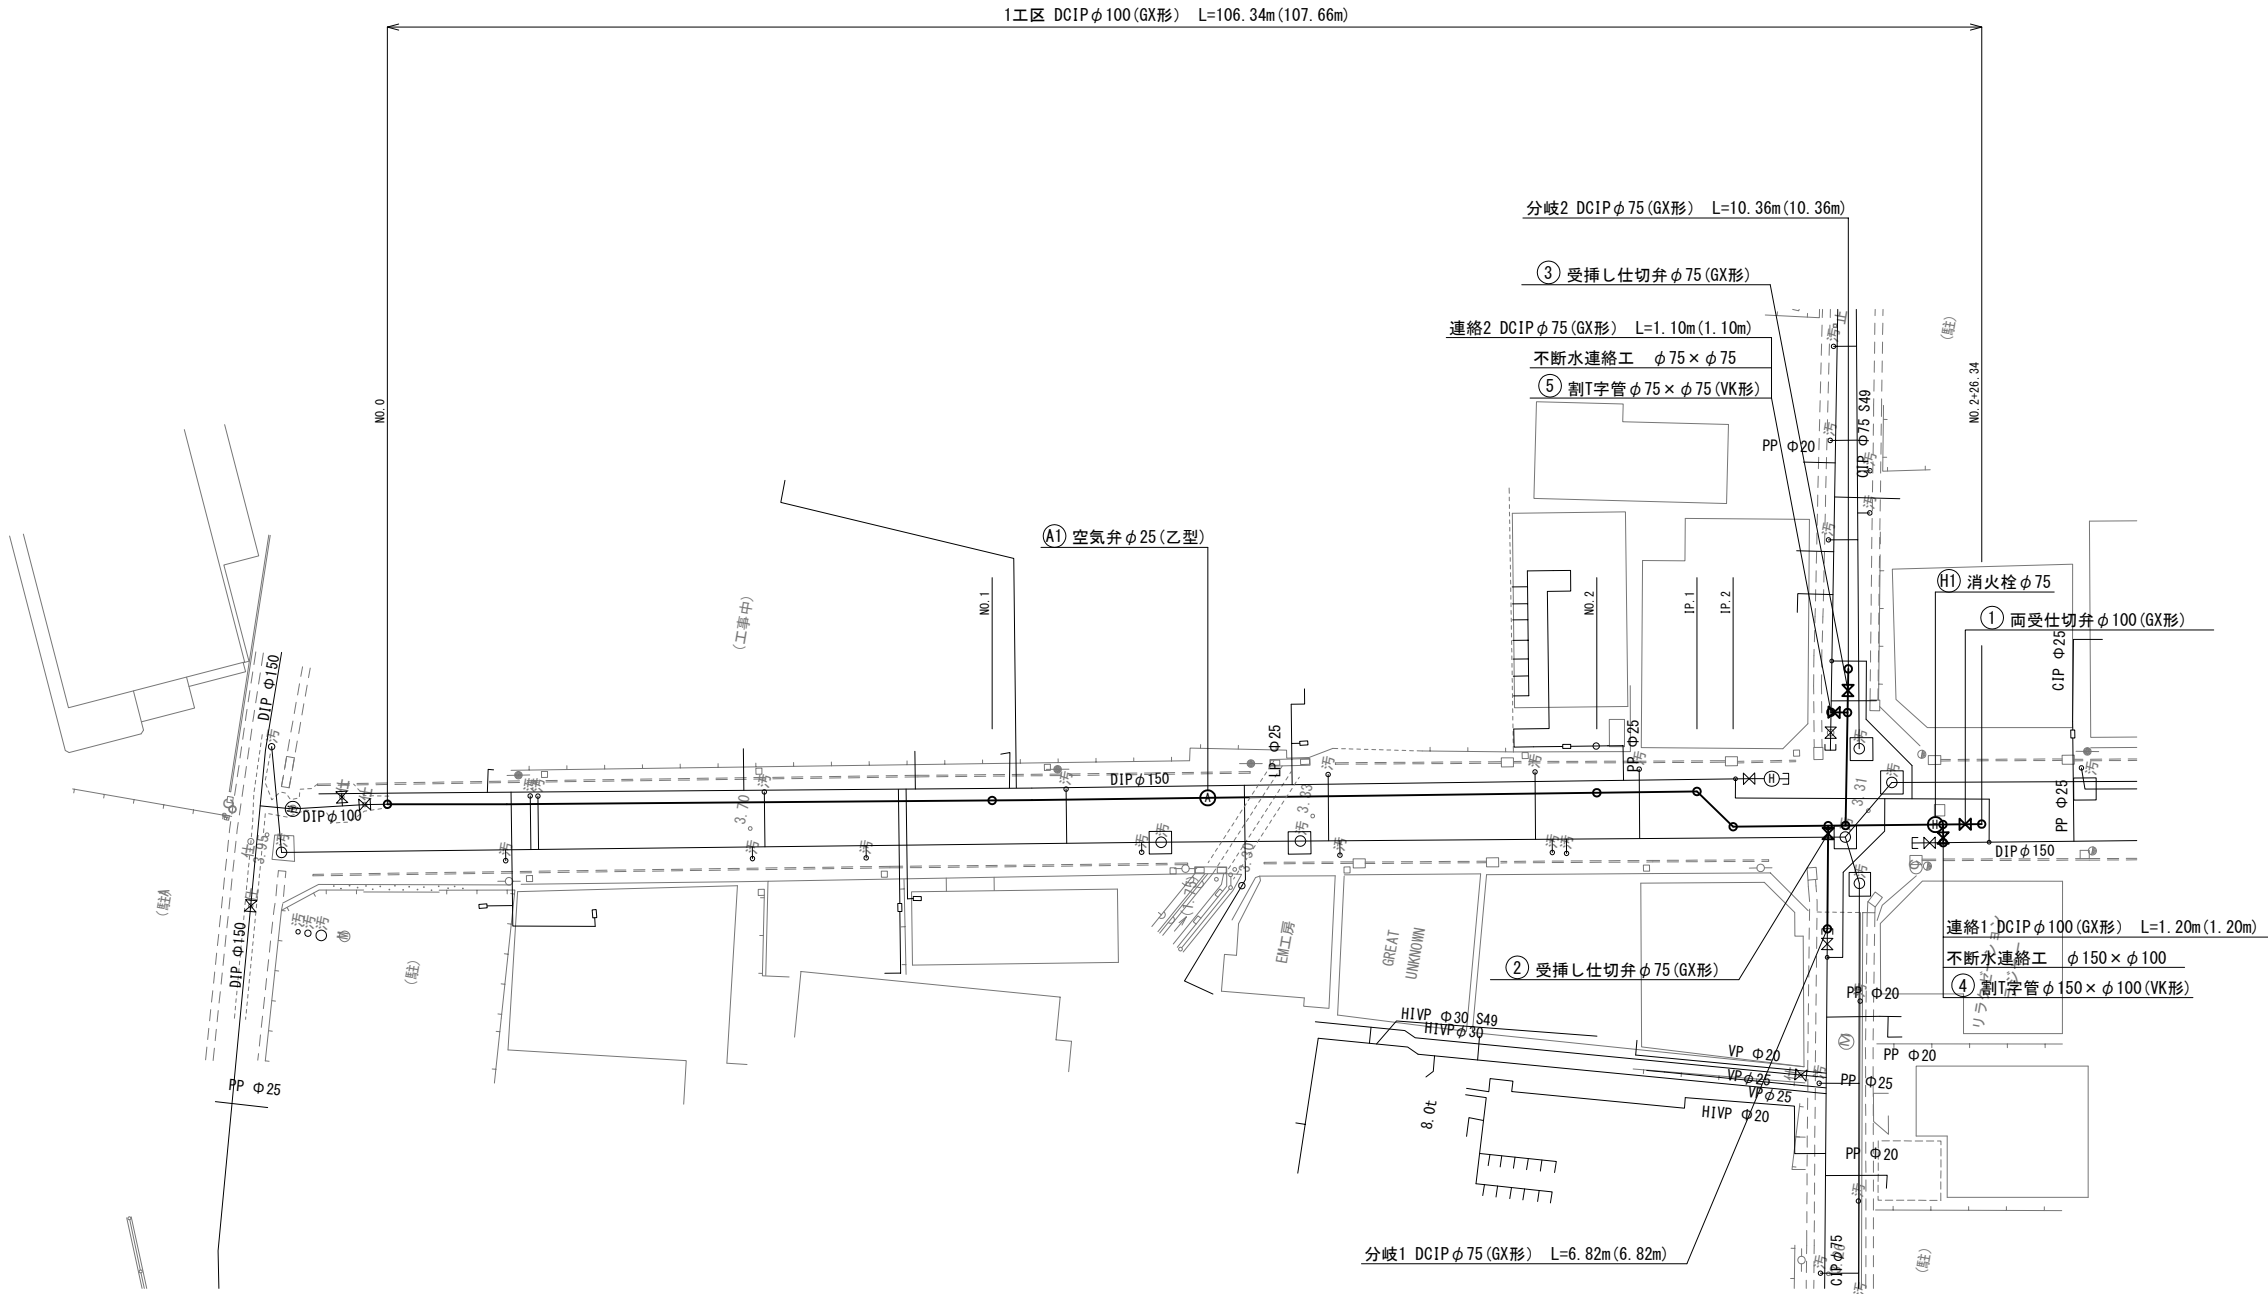

※仕切弁はすべてソフトシールとする。

工事年度	令和元年度起工第号工区 災害定		
工事名	配水管布設替(中央二丁目)1工区北		工事
工事箇所	行橋市宮市町九丁目他地内		
図面名	横断図		
縮尺	1/100	図面番号	全13葉之内4号
事務所名	行橋市上下水道部上水道課		
認当 可第	初 回変更	認当 可第	初 回変更
		査定 可	

横断図 S=1/100

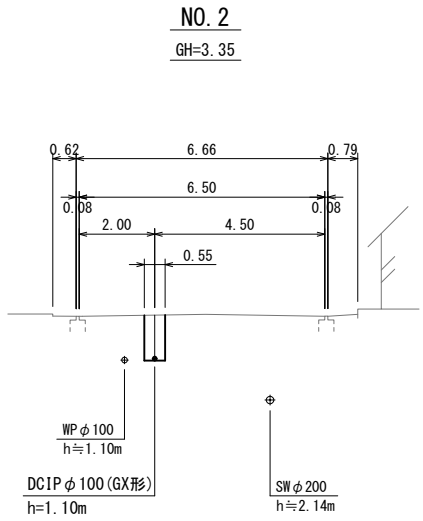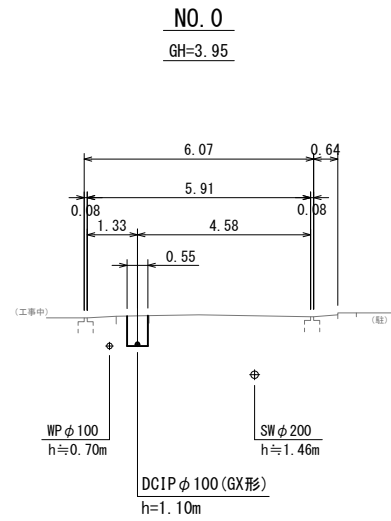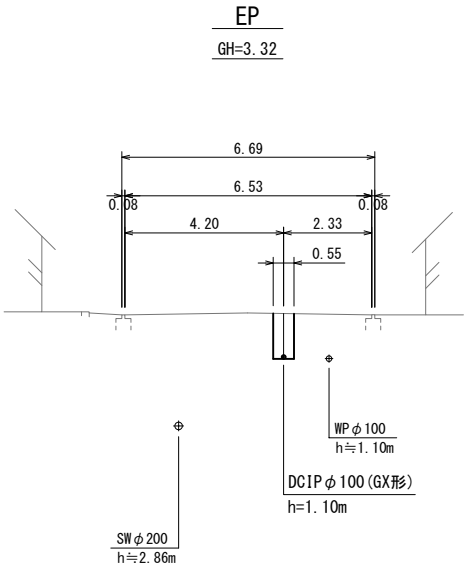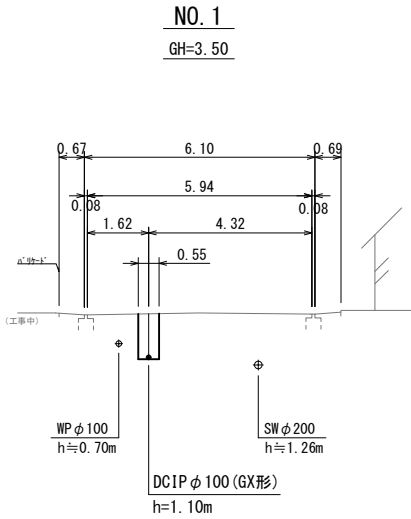


工事年度	令和元年度起工第号工区		
工事名	配水管布設替(中央二丁目)Ⅰ工区北		工事
工事箇所	行橋市宮市町九丁目他地内		
図面名	配管略図(2/4)		
縮尺	—	図面番号	全13葉之内6号
事務所名	行橋市上下水道部上水道課		
認可 可第	初 回変更	認可 可第	初 回変更
		☐	査定

配管略図(2/4) S=1/FREE


1工区

- 凡例
- GX形継手
 - GX形継手(ライナ使用)
 - G-Link
 - 挿し口突部
 - K形継手

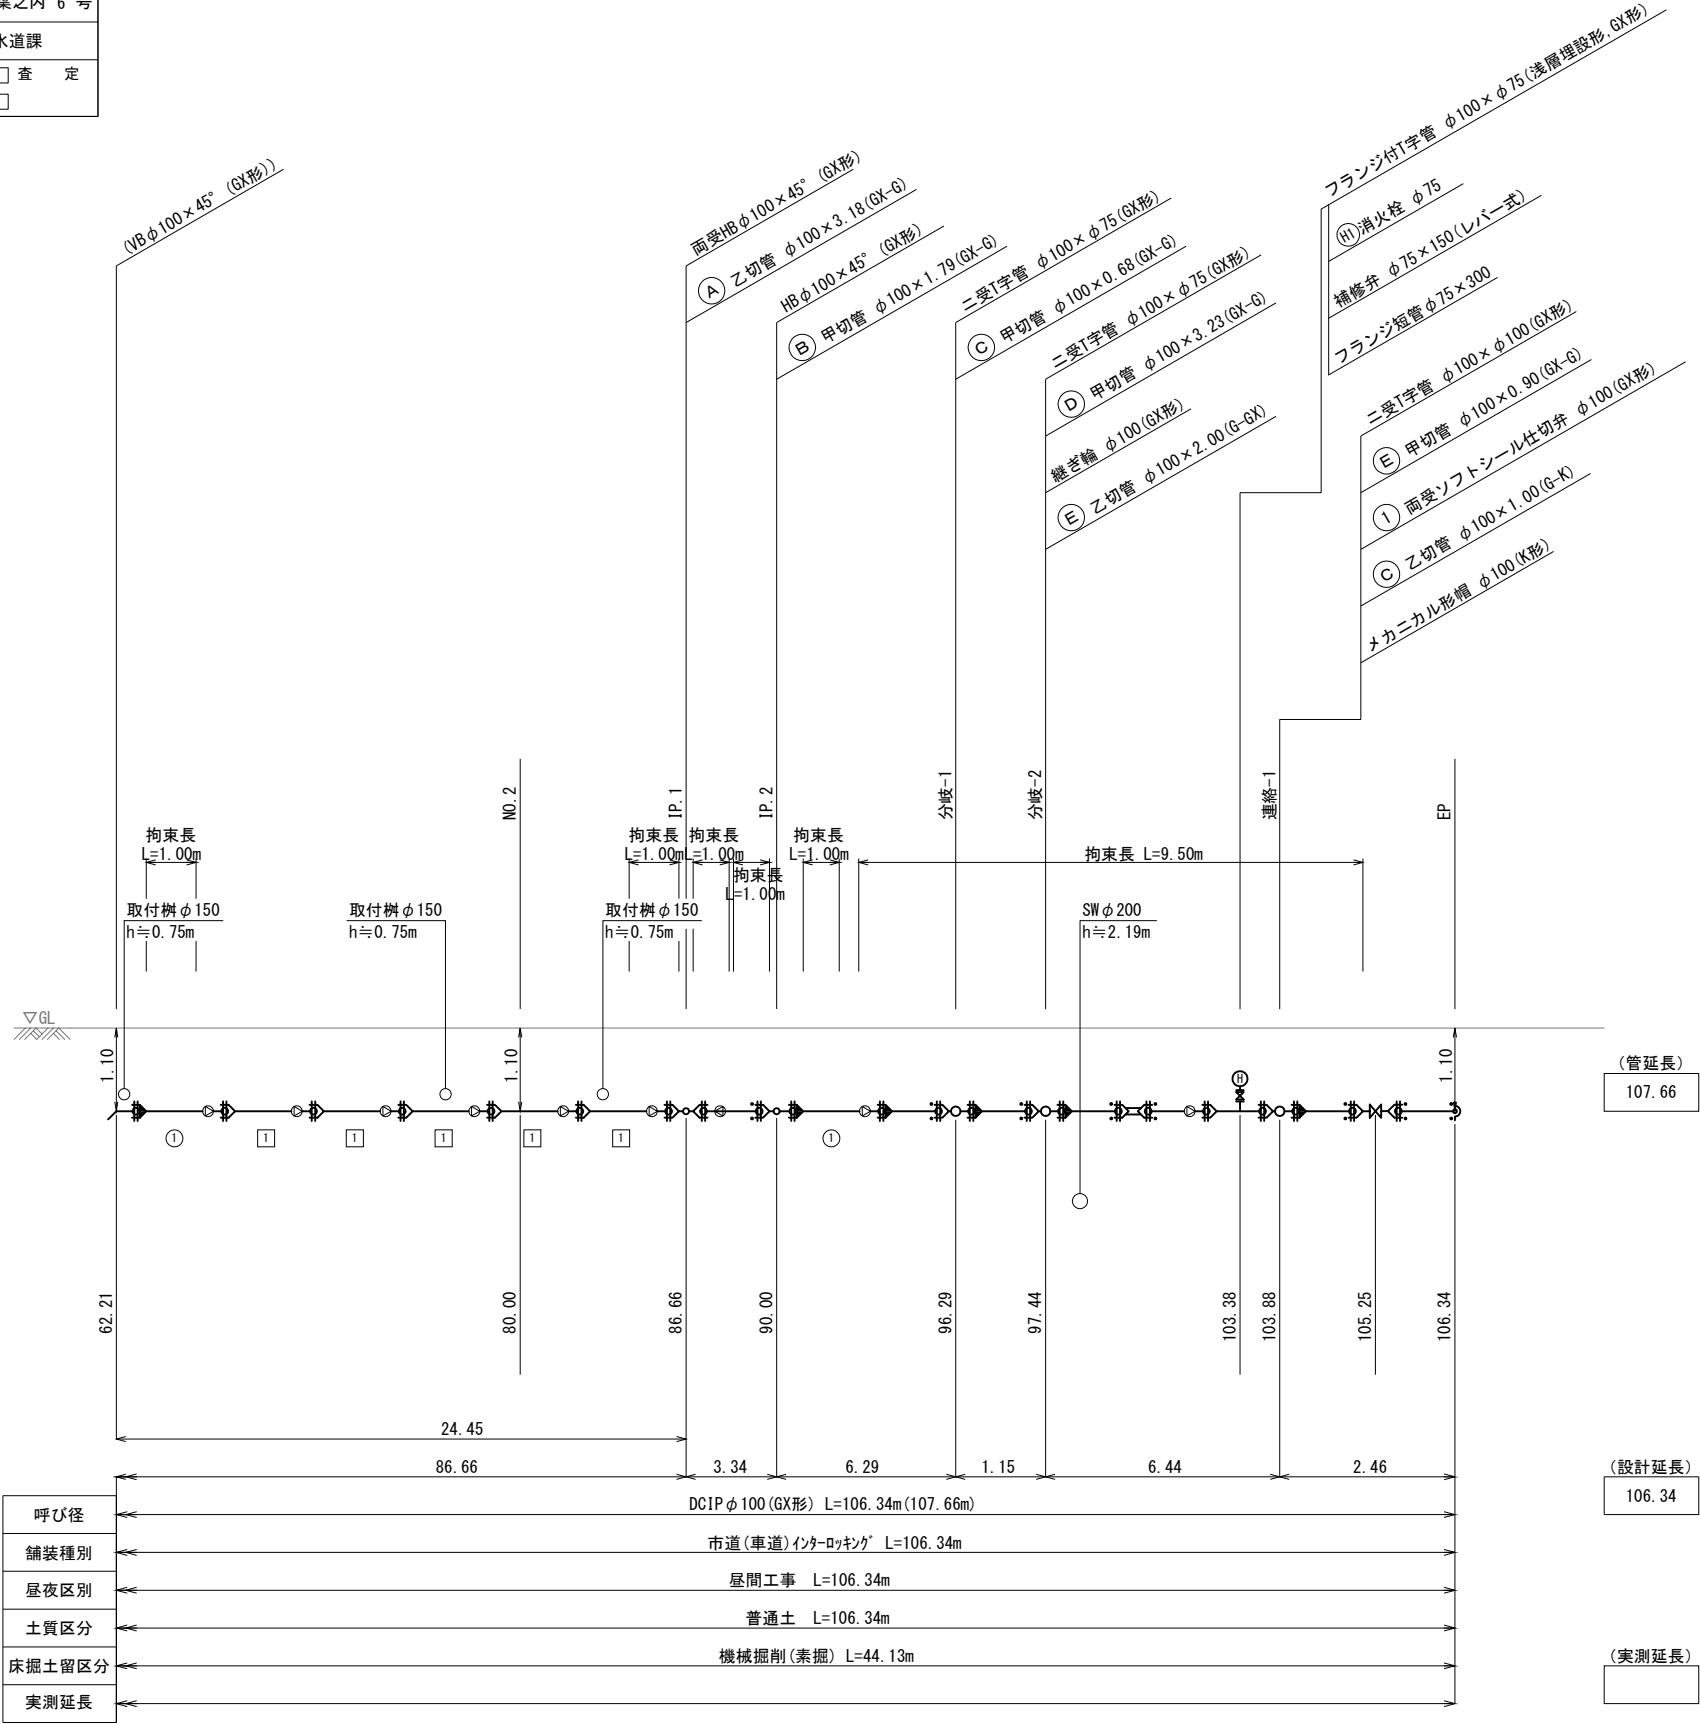


工事年度	令和元年度		度起工 災査定	第 号	工区
工事名	配水管布設替(中央二丁目)Ⅰ工区北				工事
工事箇所	行橋市	町 村	宮市町九丁目他 地内		
図面名	配管略図(3/4)				
縮 尺	—	図面番号	全 13 葉之内 7 号		
事務所名	行橋市上下水道部上水道課				
認 □ 当 可 □ 第 回変更	初	認 □ 当 可 □ 第 回変更	初	□ 査 定 □	

- 凡例
- GX形継手
 - GX形継手(ライナ使用)
 - G-Link
 - 挿し口突部
 - K形継手

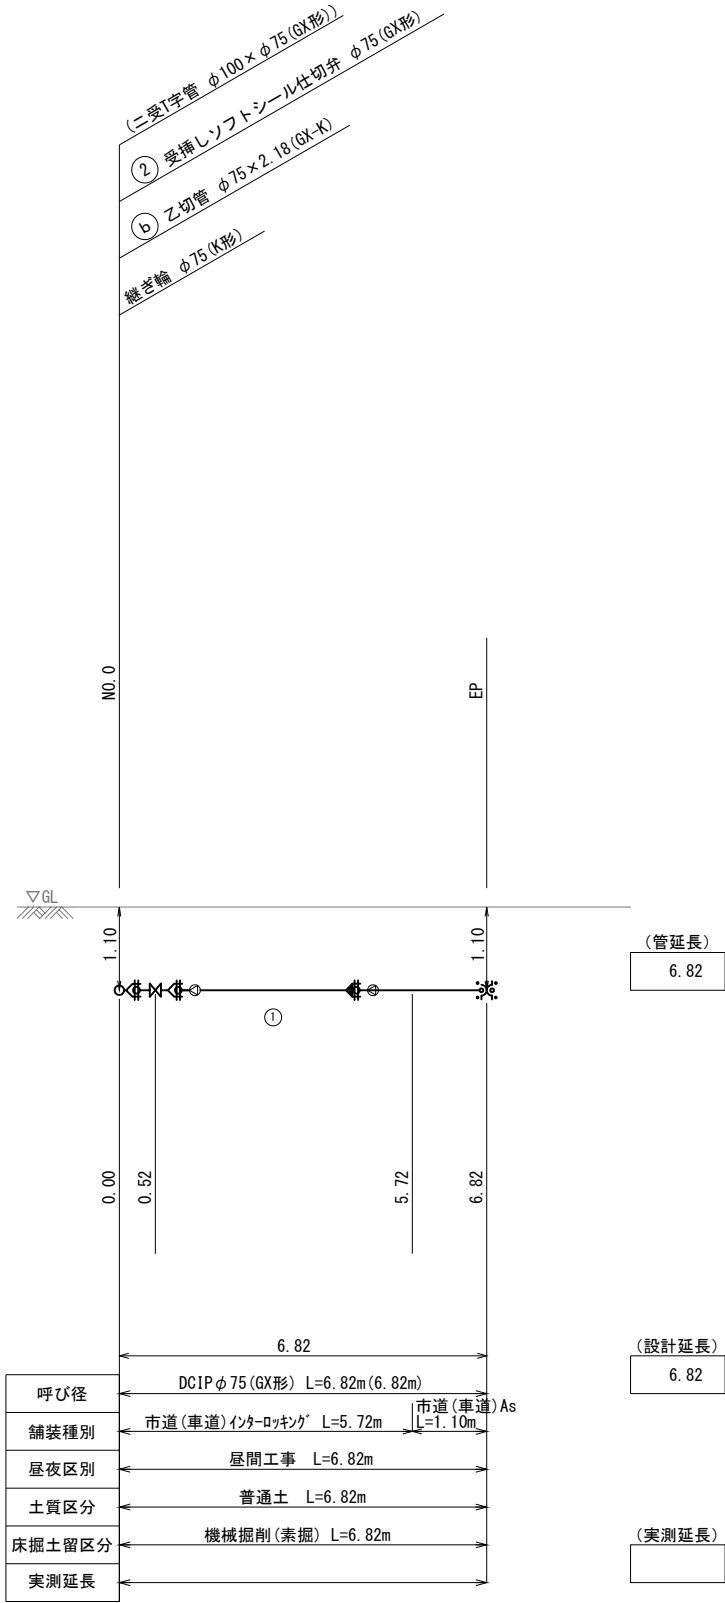


配管略図(3/4) S=1/FREE

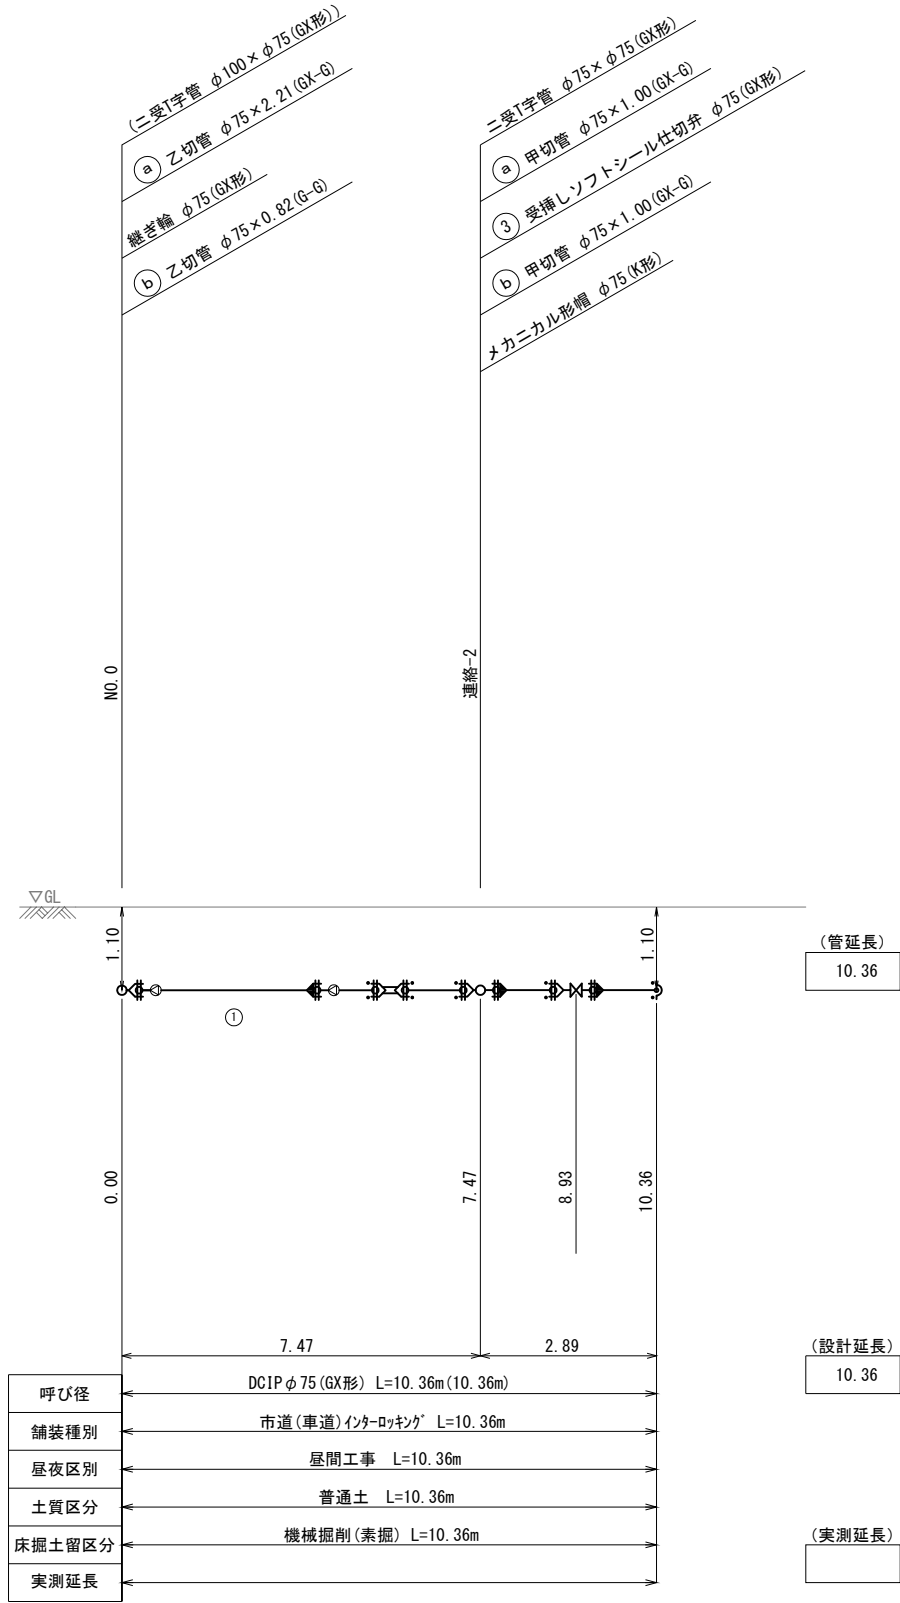


工事年度	令和元年度起工第号工区		
工事名	配水管布設替(中央二丁目)Ⅰ工区北		工事
工事箇所	行橋市町宮市町九丁目他	町内地内	
図面名	配管略図(4/4)		
縮尺	—	図面番号	全13葉之内8号
事務所名	行橋市上下水道部上水道課		
認可当初	認可当初	査定	
可第 回変更	可第 回変更		

凡例	
	GX形 継手
	GX形 継手 (ライナ使用)
	G-Link
	挿し口突部
	K形 継手

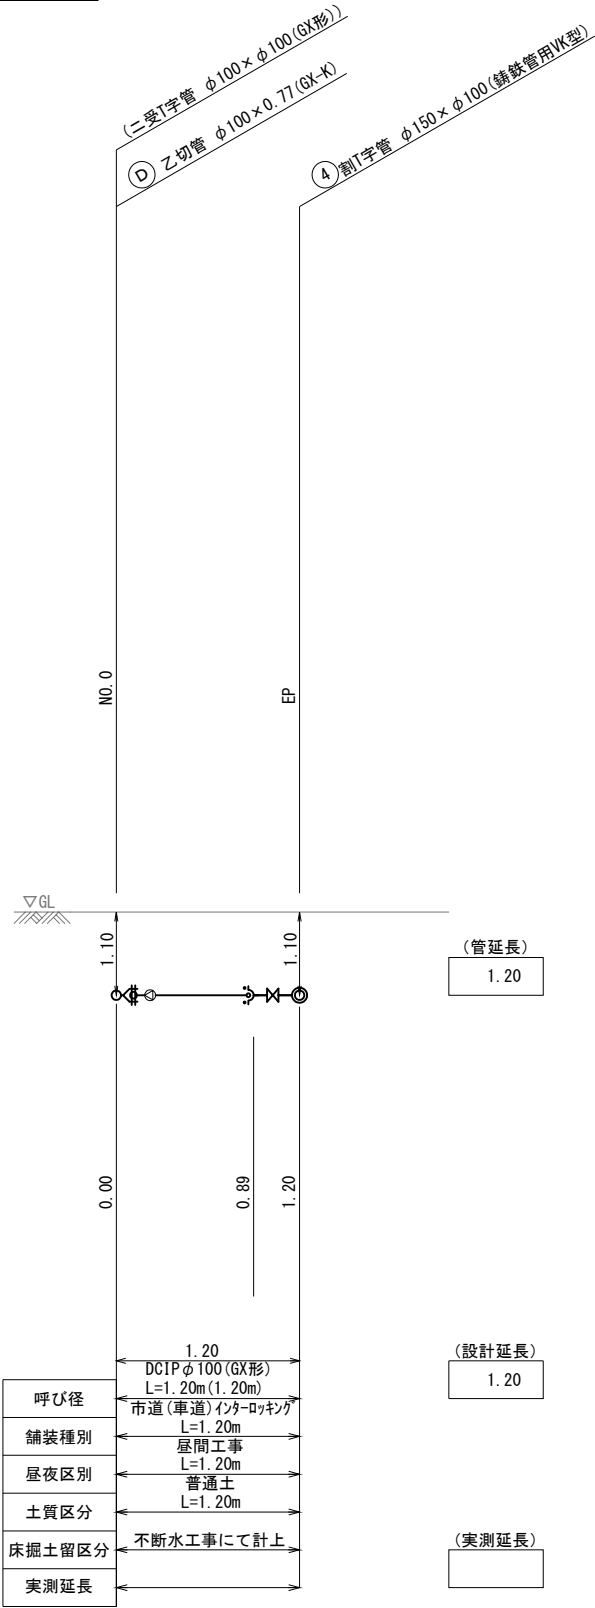

配管略図(4/4) S=1/FREE

連絡-2

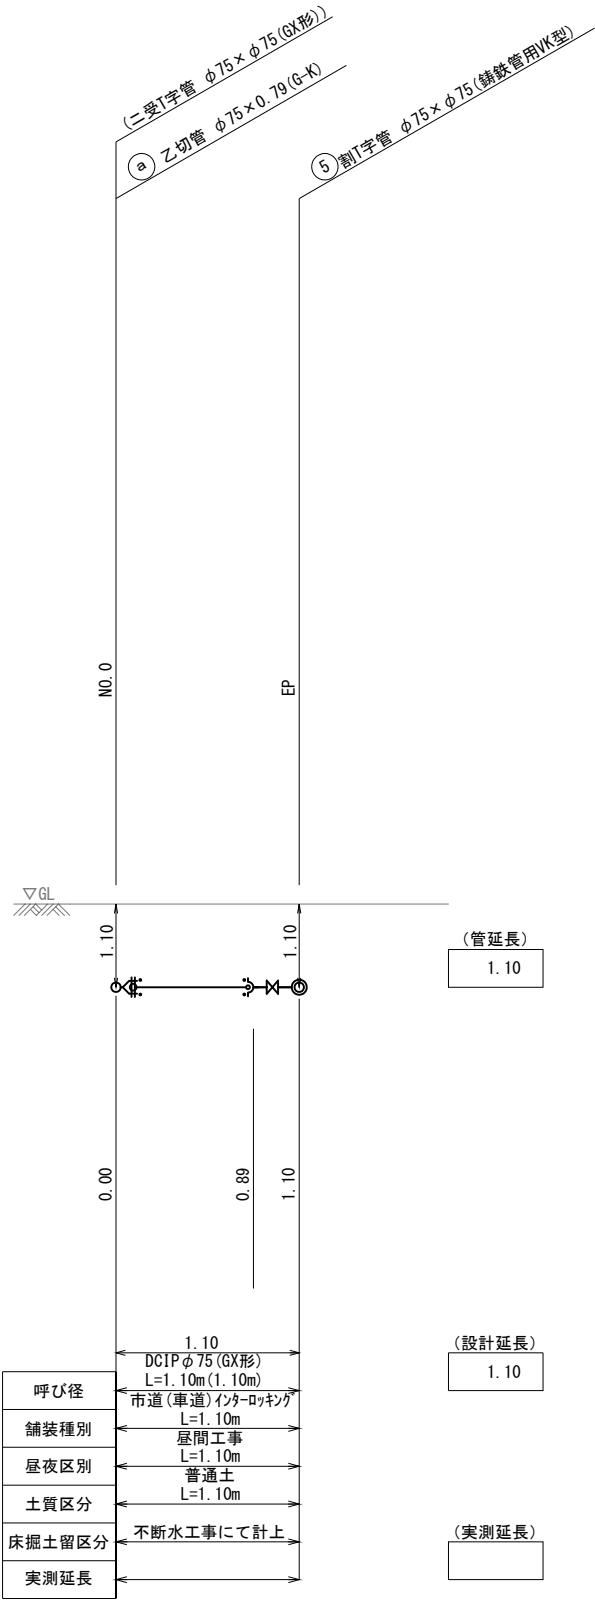

工事年度	令和元年度起工第号工区		
工事名	配水管布設替(中央二丁目)Ⅰ工区北		工事
工事箇所	行橋市宮市町九丁目他	町目他地内	
図面名	配管略図(仮設)		
縮尺	—	図面番号	全13葉之内9号
事務所名	行橋市上下水道部上水道課		
認可当初	認可当初	査定	
可第回変更	可第回変更	可	

凡例	
	GX形継手
	GX形継手(ライナ使用)
	G-Link
	挿し口突部
	K形継手

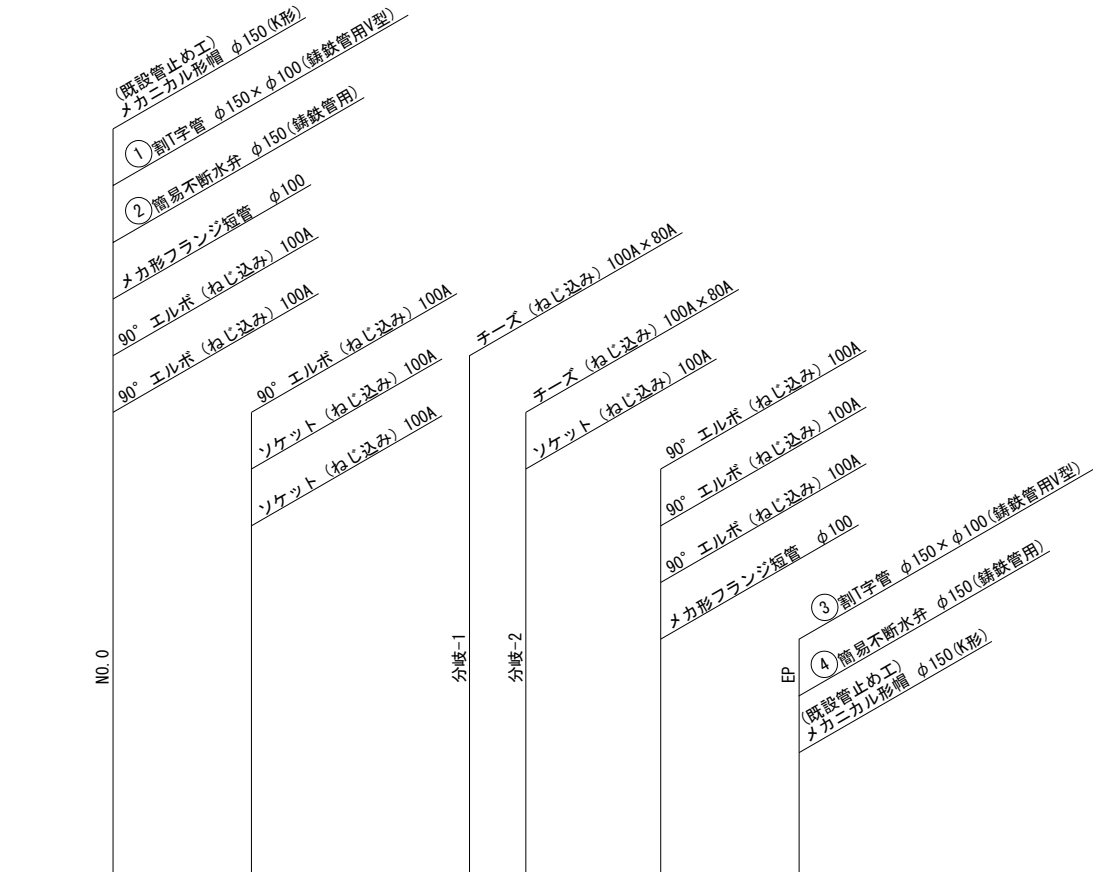


Diagram showing a cross-section of a trench with various dimensions and labels. The diagram includes a top view with a width of 1.10m and a depth of 0.30m. The trench is divided into sections with dimensions: 0.81, 0.46, 9.88, 1.80, 5.12, 2.04, and 0.81. The total length is 20.92m. The diagram also shows a side view with dimensions: 0.00, 0.31, 0.81, 1.27, 11.15, 12.95, 18.07, 18.94, 20.11, 20.61, and 20.92. The diagram is labeled with 'SGP-VB 100A L=20.92m (22.52m)' and '市道(車道)インターロッキング L=20.92m'.

(管延長)

22.52

(設計延長)


20.92

呼び径	SGP-VB 100A L=20.92m (22.52m)		
舗装種別	市道(車道)インターロッキング L=20.92m		
昼夜区別	昼間工事 L=20.92m		
土質区分	普通土 L=20.92m		
床掘土留区分	不排水工事にて計上 L=1.27m	機械掘削(素掘) L=17.67m	不排水工事にて計上 L=1.98m
実測延長			

(実測延長)


配管略図(仮設) S=1/FREE


分岐-1

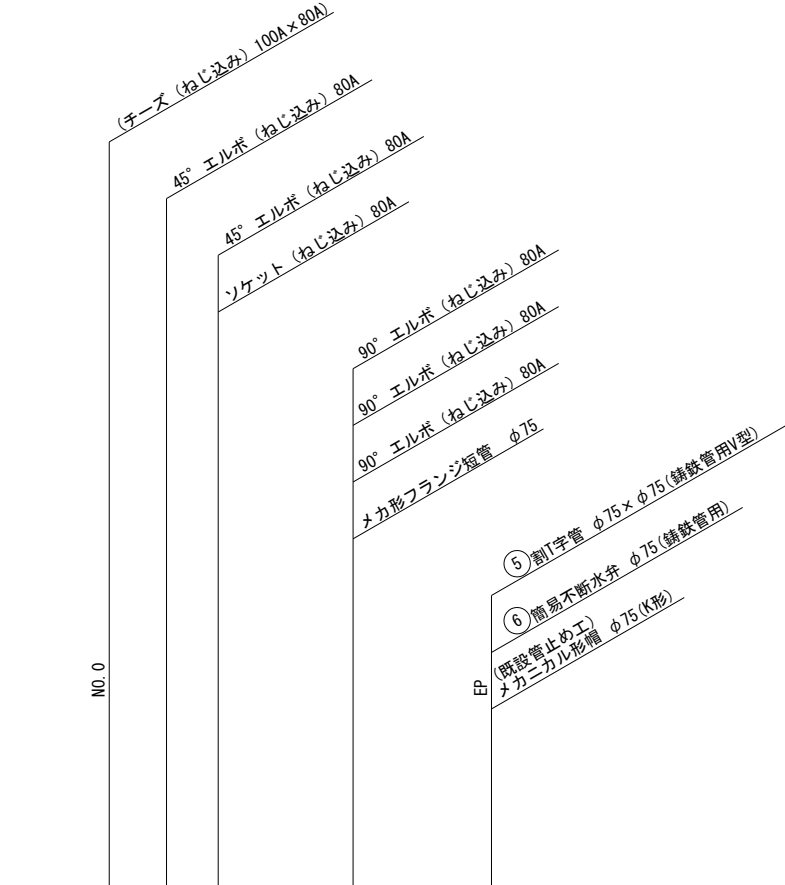

			(管延長)	13.47
			(設計延長)	12.67
呼び径	SGP-VB 80A L=12.67m (13.47m)			
舗装種別	市道(車道)インターロッキング L=8.66m 市道(車道)As L=4.01m			
昼夜区別	昼間工事 L=12.67m			
土質区分	普通土 L=12.67m			
床掘土留区分	機械掘削(素掘) L=11.64m 不排水工事にて計上 L=1.03m		(実測延長)	
実測延長				

分岐-2

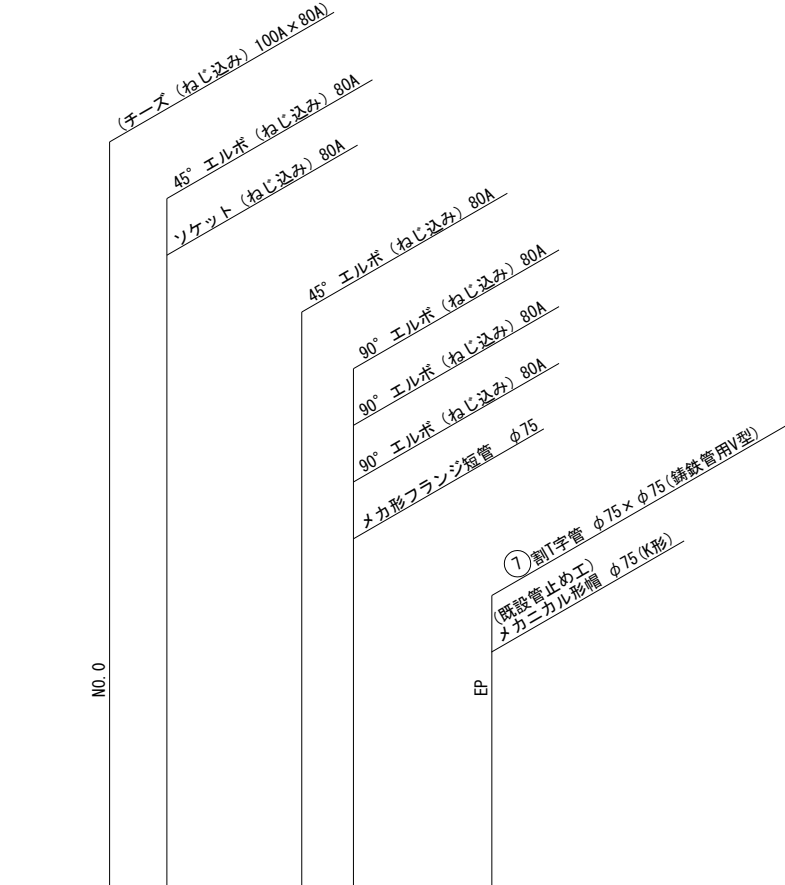


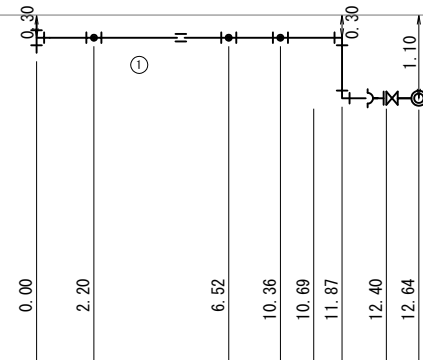				(管延長)	13.44
呼び径	SGP-VB 80A L=12.64m (13.44m)		(設計延長)	12.64	
舗装種別	市道(車道)インターロッキング L=12.64m				
昼夜区別	昼間工事 L=12.64m				
土質区分	普通土 L=12.64m				
床掘土留区分	機械掘削(素掘) L=10.69m 不排水工事にて計上 L=1.95m		(実測延長)		
実測延長					


工事年度	令和元年度起工第号工区		
工事名	配水管布設替(中央二丁目)Ⅰ工区北		工事
工事箇所	行橋市宮市町九丁目他地内		
図面名	給水平面図		
縮尺	1/250	図面番号	全13葉之内10号
事務所名	行橋市上下水道部上水道課		
認可当初	認可当初	査定	
可第回変更	可第回変更		



給水平面図 S=1/250

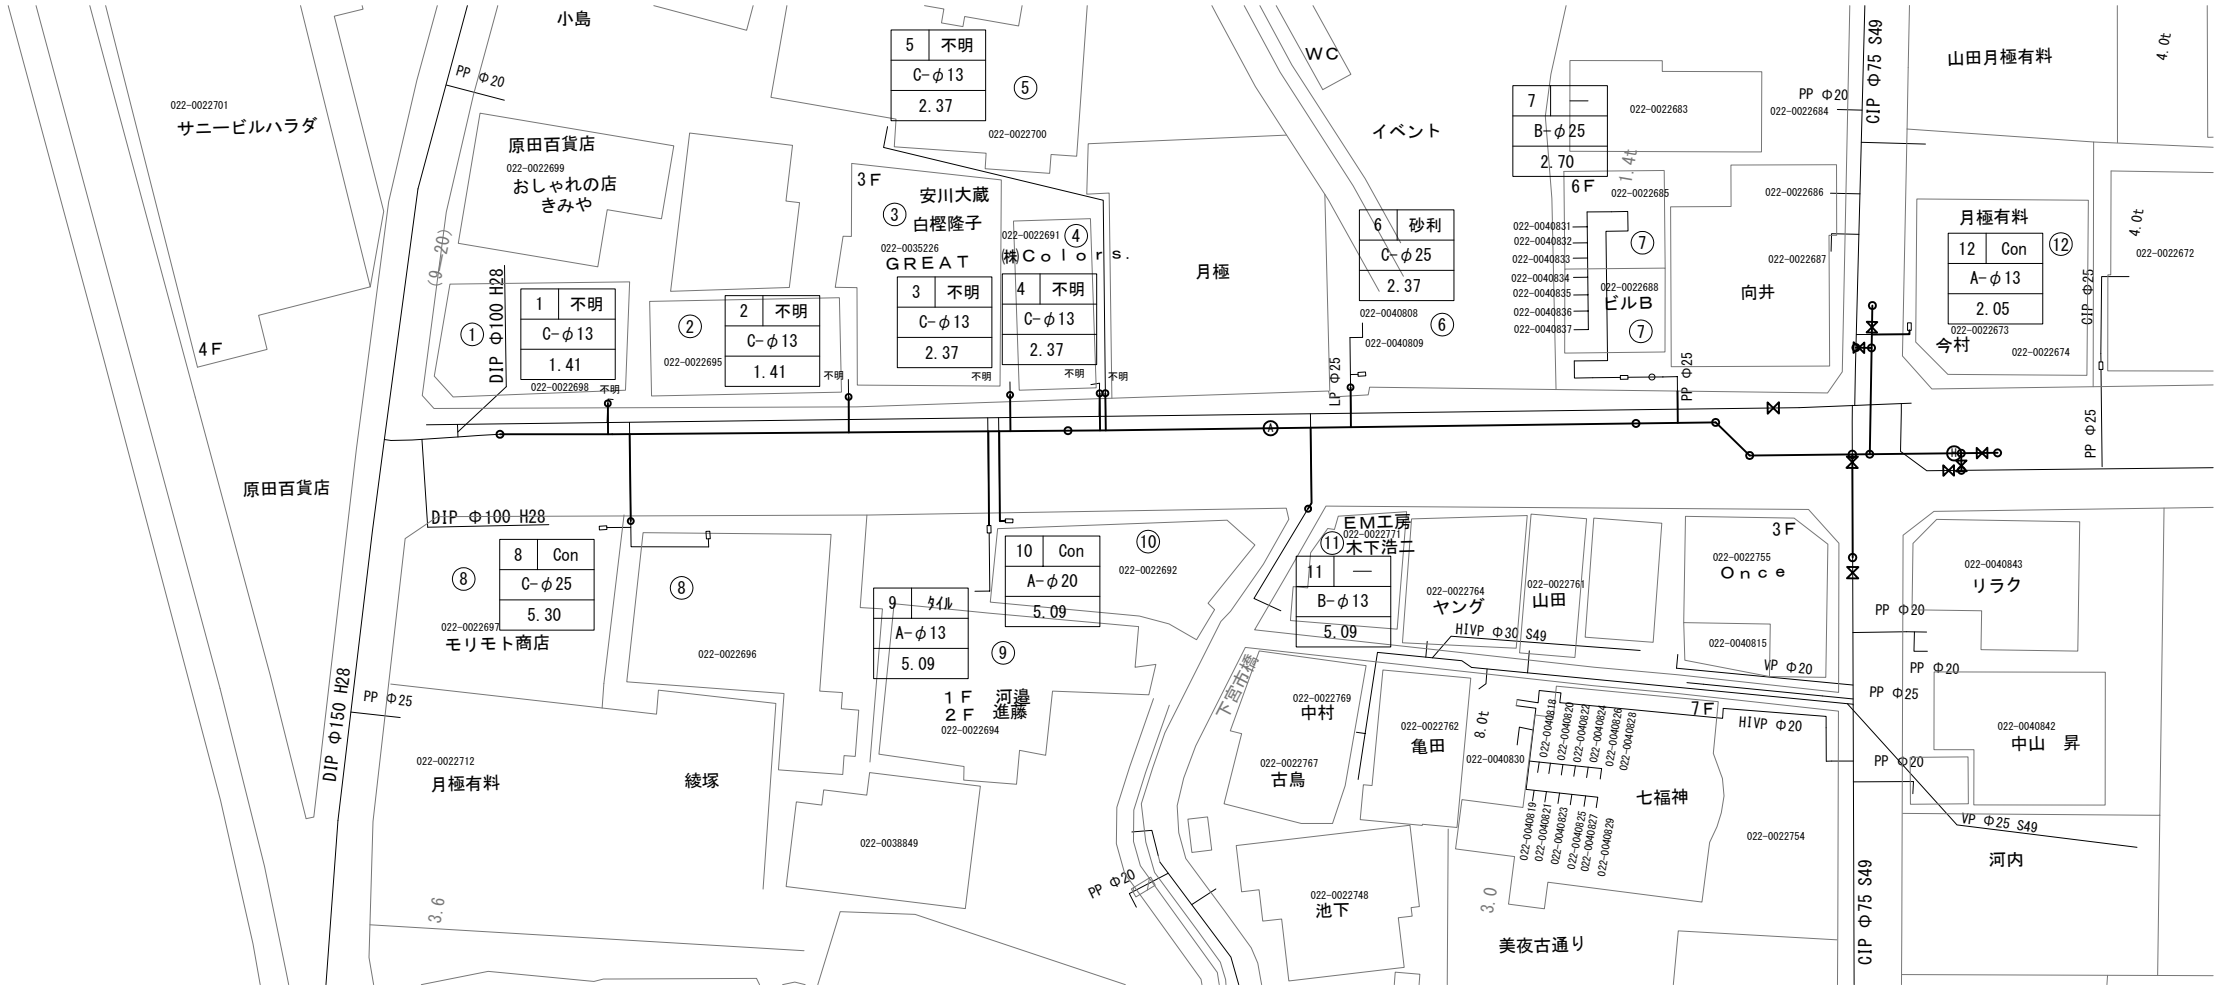

給水管布設工


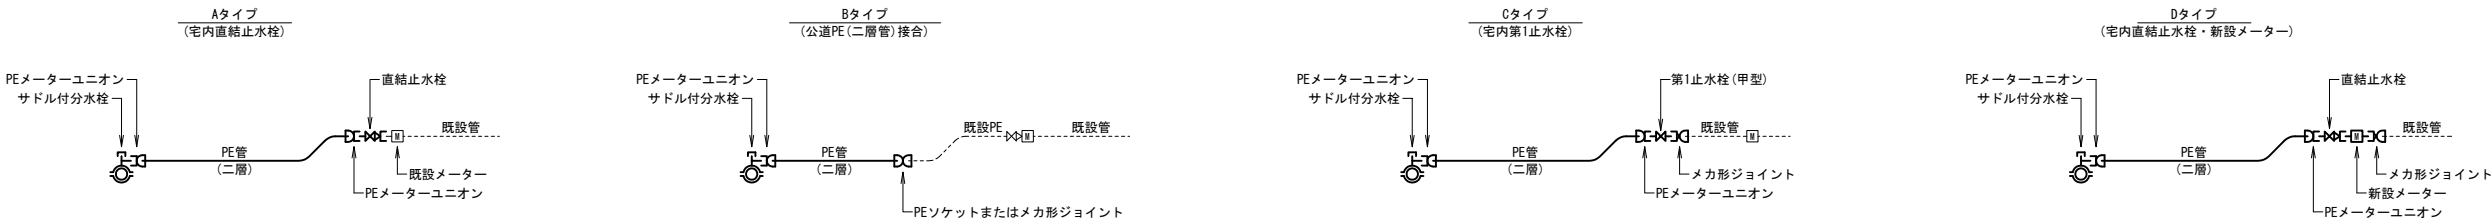


凡例

No	宅内仕様
接続パイプ・接続口径	
公道内距離	

工事年度	令和元年度 度起工 度決定			第 号	工区
工事名	配水管布設替(中央二丁目)Ⅰ工区北				工事
工事箇所	行橋市 宮町九丁目他	地内			
図面名	弁室標準図				
縮 尺	1/10	図面番号	全 13 葉之内 11 号		
事務所名	行橋市上下水道部上水道課				
認 可	当 初 第 回変更	認 可	当 初 第 回変更	査 定	

仕 切 弁 室

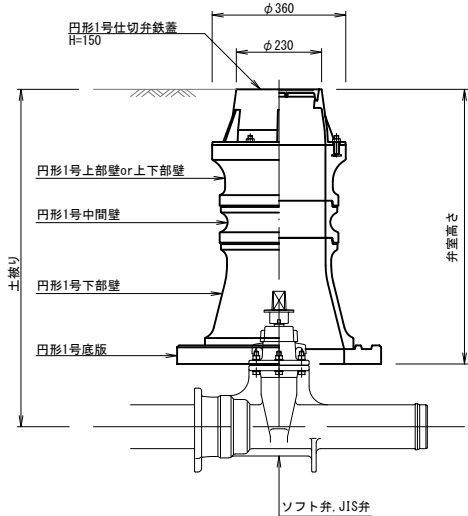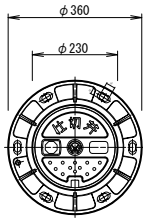

φ50用仕切弁室材料表

	高さ (m)	配 管 土 被 り						
		0.60	0.70	0.80	0.90	1.00	1.10	1.20
鉄 蓋	0.15	1	1	1	1	1	1	1
調整リング	0.05	1						
	0.10			1				
上部壁	0.15		1	1	1	1	1	1
上下部壁	0.15							
	0.30	1						
中部壁	0.10						1	
	0.15							
	0.20				1			1
	0.30					1	1	1
	0.30							
下部壁	0.30		1	1	1	1	1	1
底 版	0.04	1	1	1	1	1	1	1
弁 室 高 さ		0.54	0.64	0.74	0.84	0.94	1.04	1.14

φ75～φ100用仕切弁室材料表


	高さ (m)	配 管 土 被 り						
		0.60	0.70	0.80	0.90	1.00	1.10	1.20
鉄 蓋	0.15	1	1	1	1	1	1	1
調整リング	0.05			1				
	0.10		1					
上部壁	0.15			1	1	1	1	1
上下部壁	0.15							
	0.30	1	1					
中部壁	0.10					1		
	0.15				1	1	1	1
	0.20						1	
	0.30							1
	0.30							
下部壁	0.30			1	1	1	1	1
底 版	0.04	1	1	1	1	1	1	1
弁 室 高 さ		0.49	0.59	0.69	0.79	0.89	0.99	1.09

φ150用仕切弁室材料表


	高さ (m)	配 管 土 被 り						
		0.60	0.70	0.80	0.90	1.00	1.10	1.20
鉄 蓋	0.15	1	1	1	1	1	1	1
調整リング	0.05	1			1			
	0.10			1				
上部壁	0.15				1	1	1	1
上下部壁	0.15	1						
	0.30		1	1				
中部壁	0.10						1	
	0.15					1	1	1
	0.20							1
	0.30							
下部壁	0.30				1	1	1	1
底 版	0.04	1	1	1	1	1	1	1
弁 室 高 さ		0.39	0.49	0.59	0.69	0.79	0.89	0.99

弁室標準図 S=1/10

消 火 栓 室

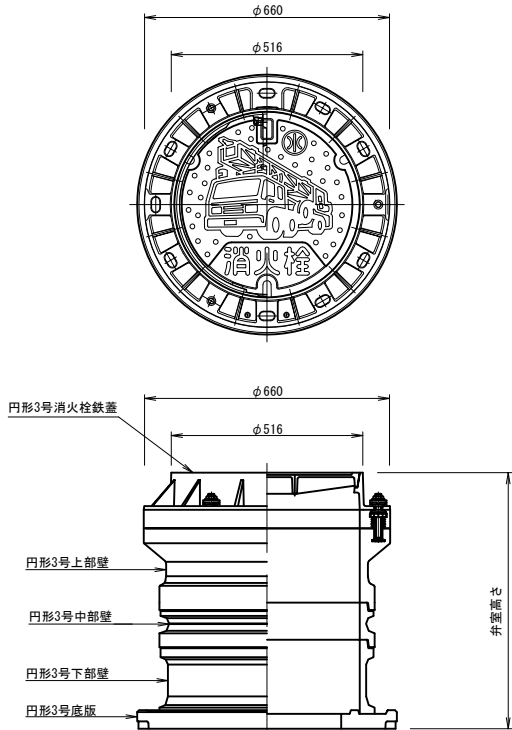

空 気 弁 室

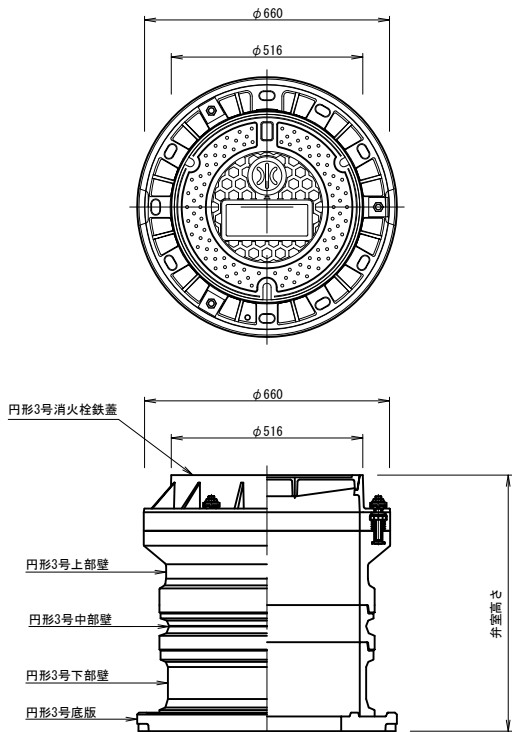

消火栓室材料表

	高さ (m)	配 管 土 被 り						
		0.70	0.80	0.90	1.00	1.10	1.20	
鉄 蓋	0.10	1	1	1	1	1	1	
上部壁	0.20	1	1	1	1	1	1	
中部壁	0.10			1		1		
	0.20						1	
	0.30							
下部壁	0.20							
	0.30	1	1	1				
	0.50				1	1	1	
底 版	0.04	1	1	1	1	1	1	
弁 室 高 さ		0.64	0.64	0.74	0.84	0.94	1.04	



空気弁室材料表

	高さ (m)	配 管 土 被 り						
		0.70	0.80	0.90	1.00	1.10	1.20	
鉄 蓋	0.10	1	1	1	1	1	1	
上部壁	0.20	1	1	1	1	1	1	
中部壁	0.10			1		1		
	0.20						1	
	0.30							
下部壁	0.20							
	0.30	1	1	1				
	0.50				1	1	1	
底 版	0.04	1	1	1	1	1	1	
弁 室 高 さ		0.64	0.64	0.74	0.84	0.94	1.04	

注記) 管路遮断弁の弁体高さは、ソフトシール仕切弁(JWWA B 120)より200mm程度高いので、弁室築造においては注意すること。



工事年度	令和元年度起工第号工区 災害定											
工事名	配水管布設替(中央二丁目)Ⅰ工区北								工事			
工事箇所	行橋市宮市町九丁目他		市内									
図面名	掘削・埋戻、土留工標準図											
縮尺	図示	図面番号	全13葉之内12号									
事務所名	行橋市上下水道部上水道課											
認可	当	初	認	当	初	査定						
可	第	回	変	可	第						回	変

掘削・埋戻標準図 S=1/20

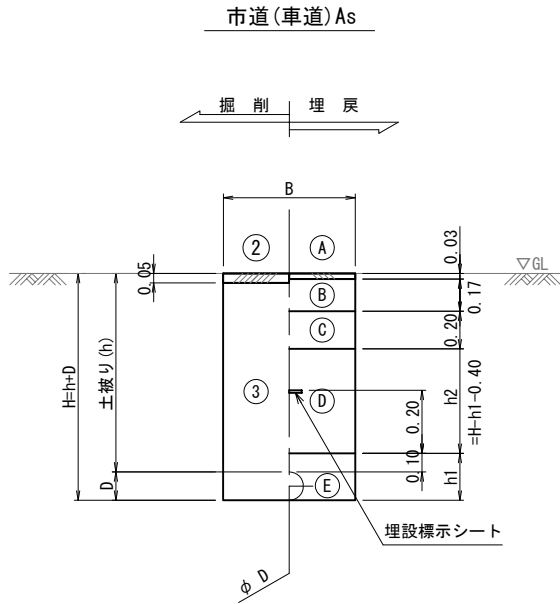
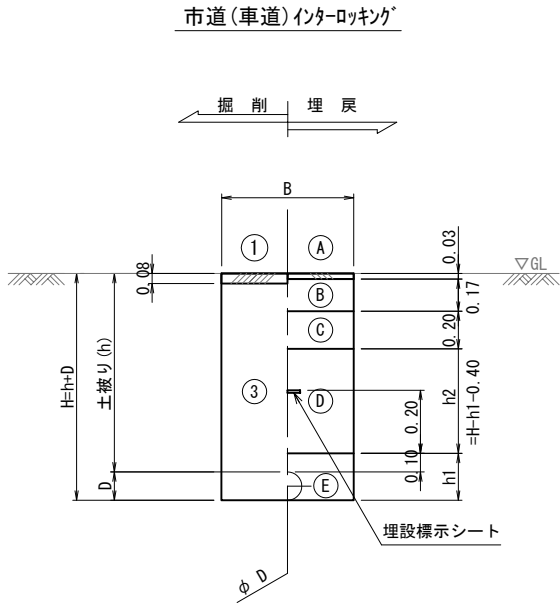


仮設工

市道(車道)インターロッキング

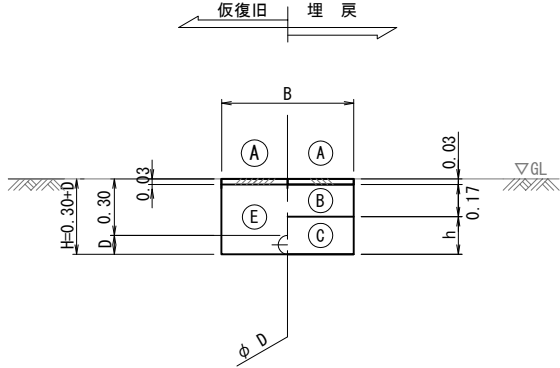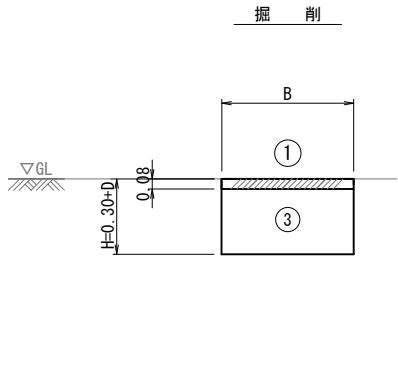


市道(車道)As

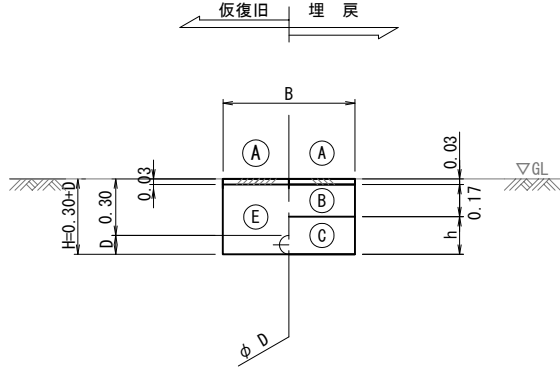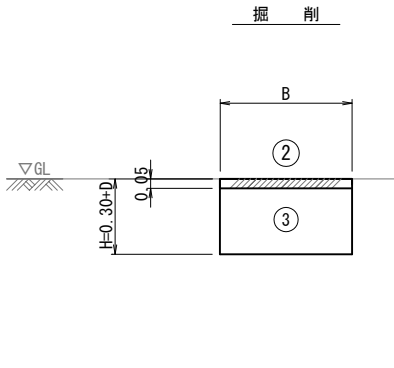

寸法表

項目		単位 (m)									
		DCIP (GX形)			SGP-VB (仮設)			給水管			
掘削幅 (B)	素掘	φ150	φ100	φ75	φ150	φ100	φ75	φ50	φ40	φ30	φ25以下
	土留	0.55	0.55	0.55	0.55	0.55	0.55	0.55	0.55	0.55	0.55
管外径 (D)		0.17	0.12	0.09	0.17	0.12	0.09	0.06	0.05	0.04	0.03
下部埋戻 (h1)		0.27	0.22	0.19	-	-	-	0.16	0.15	0.14	0.13

土留工標準図 S=1/30

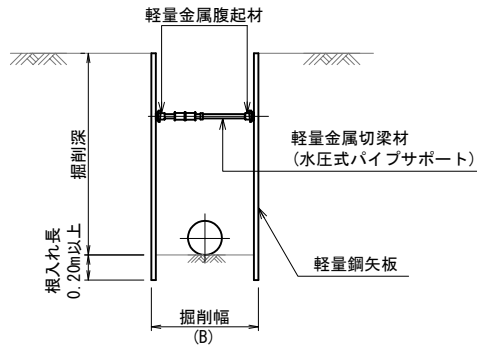

寸法表 (m)

掘削深 (m)	軽量鋼矢板長 (m)	支保材			根入長
		段数	腹起材	切梁材	
1.51~1.80	2.00	1	アルミ製腹起 (110×130)	水圧式サポート	20cm
1.81~1.99	2.50				
2.00~2.30	2.50	2	アルミ製腹起 (110×130)	水圧式サポート	20cm
2.31~2.80	3.00				

※ 管路土工とは、機械掘削に加え人力による他埋設物付近の掘削・会所堀等を含むものである。


注1：給水管の土被りは、本管標準土被りと同じとする。

工事年度	令和元年度起工 災害定		第 号	工区
工事名	配水管布設替(中央二丁目)Ⅰ工区北			工事
工事箇所	行橋市 町	宮市町九丁目他 地内		
図面名	不断水連結工掘削図			
縮 尺	1/30	図面番号	全 13 葉之内 13 号	
事務所名	行橋市上下水道部上水道課			
認可 ☐ 当初 可 ☐ 第 回変更	認可 ☐ 当初 可 ☐ 第 回変更	☐ 査 定 ☐		


不断水連結工掘削図 S=1/30

鑄鉄管用φ75×φ75(市道As・土留)


平面図

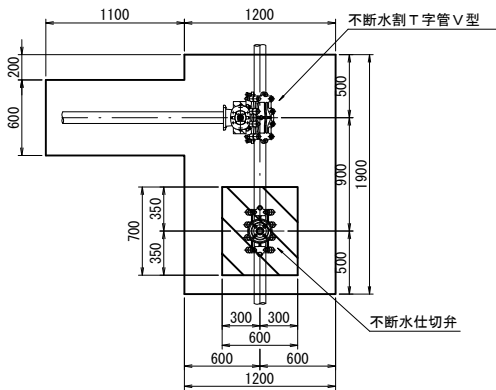

断面図

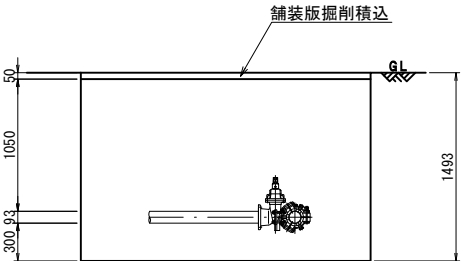


断面図

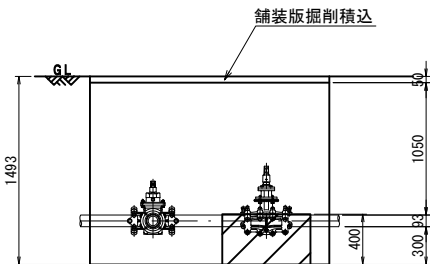


鑄鉄管用φ150×φ100(市道インターロッキング・土留)


平面図

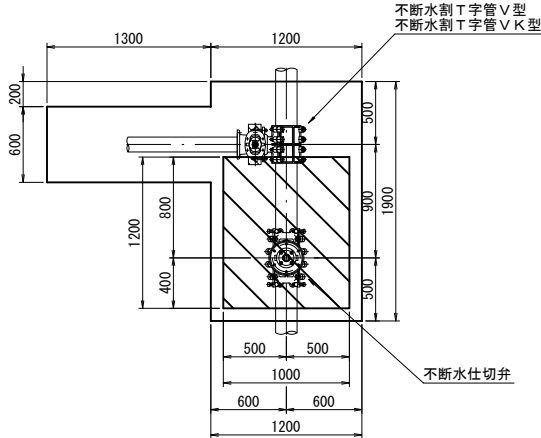

断面図

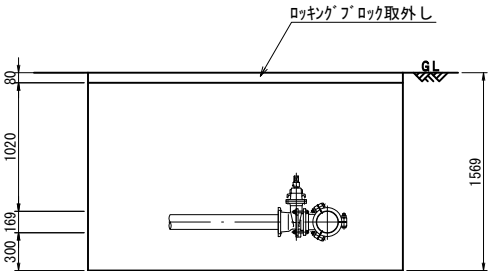


断面図

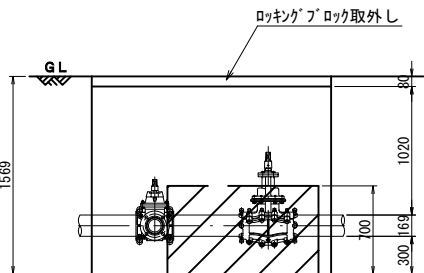


鑄鉄管用φ75×φ75(市道インターロッキング・土留)

平面図

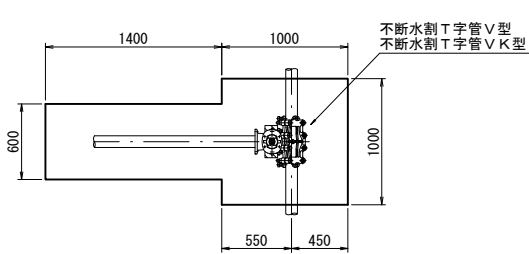


断面図

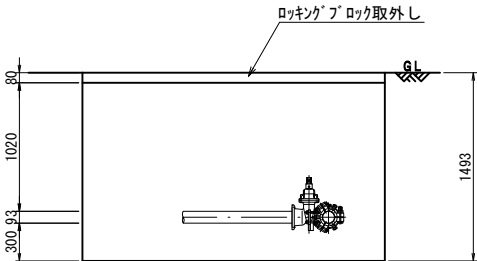


鑄鉄管用φ150×φ100(市道インターロッキング・土留)

平面図

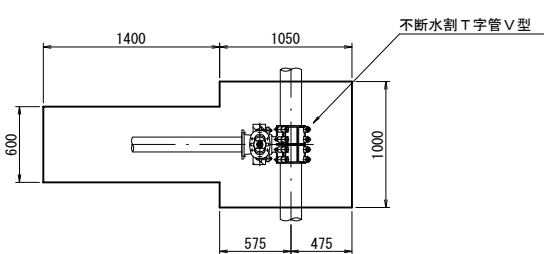


断面図

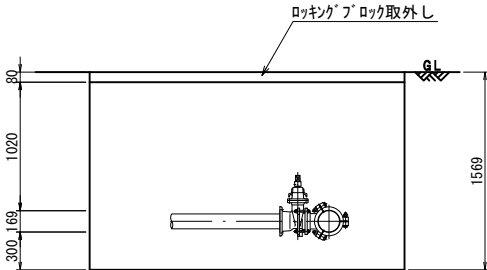

鑄鉄管用φ150(市道インターロッキング・土留)

平面図

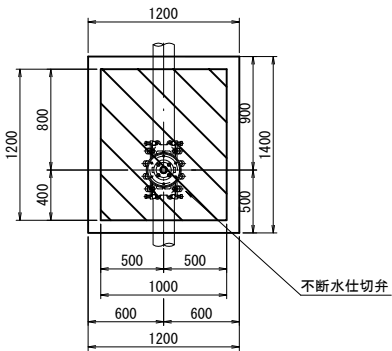

断面図

