


◇位置図

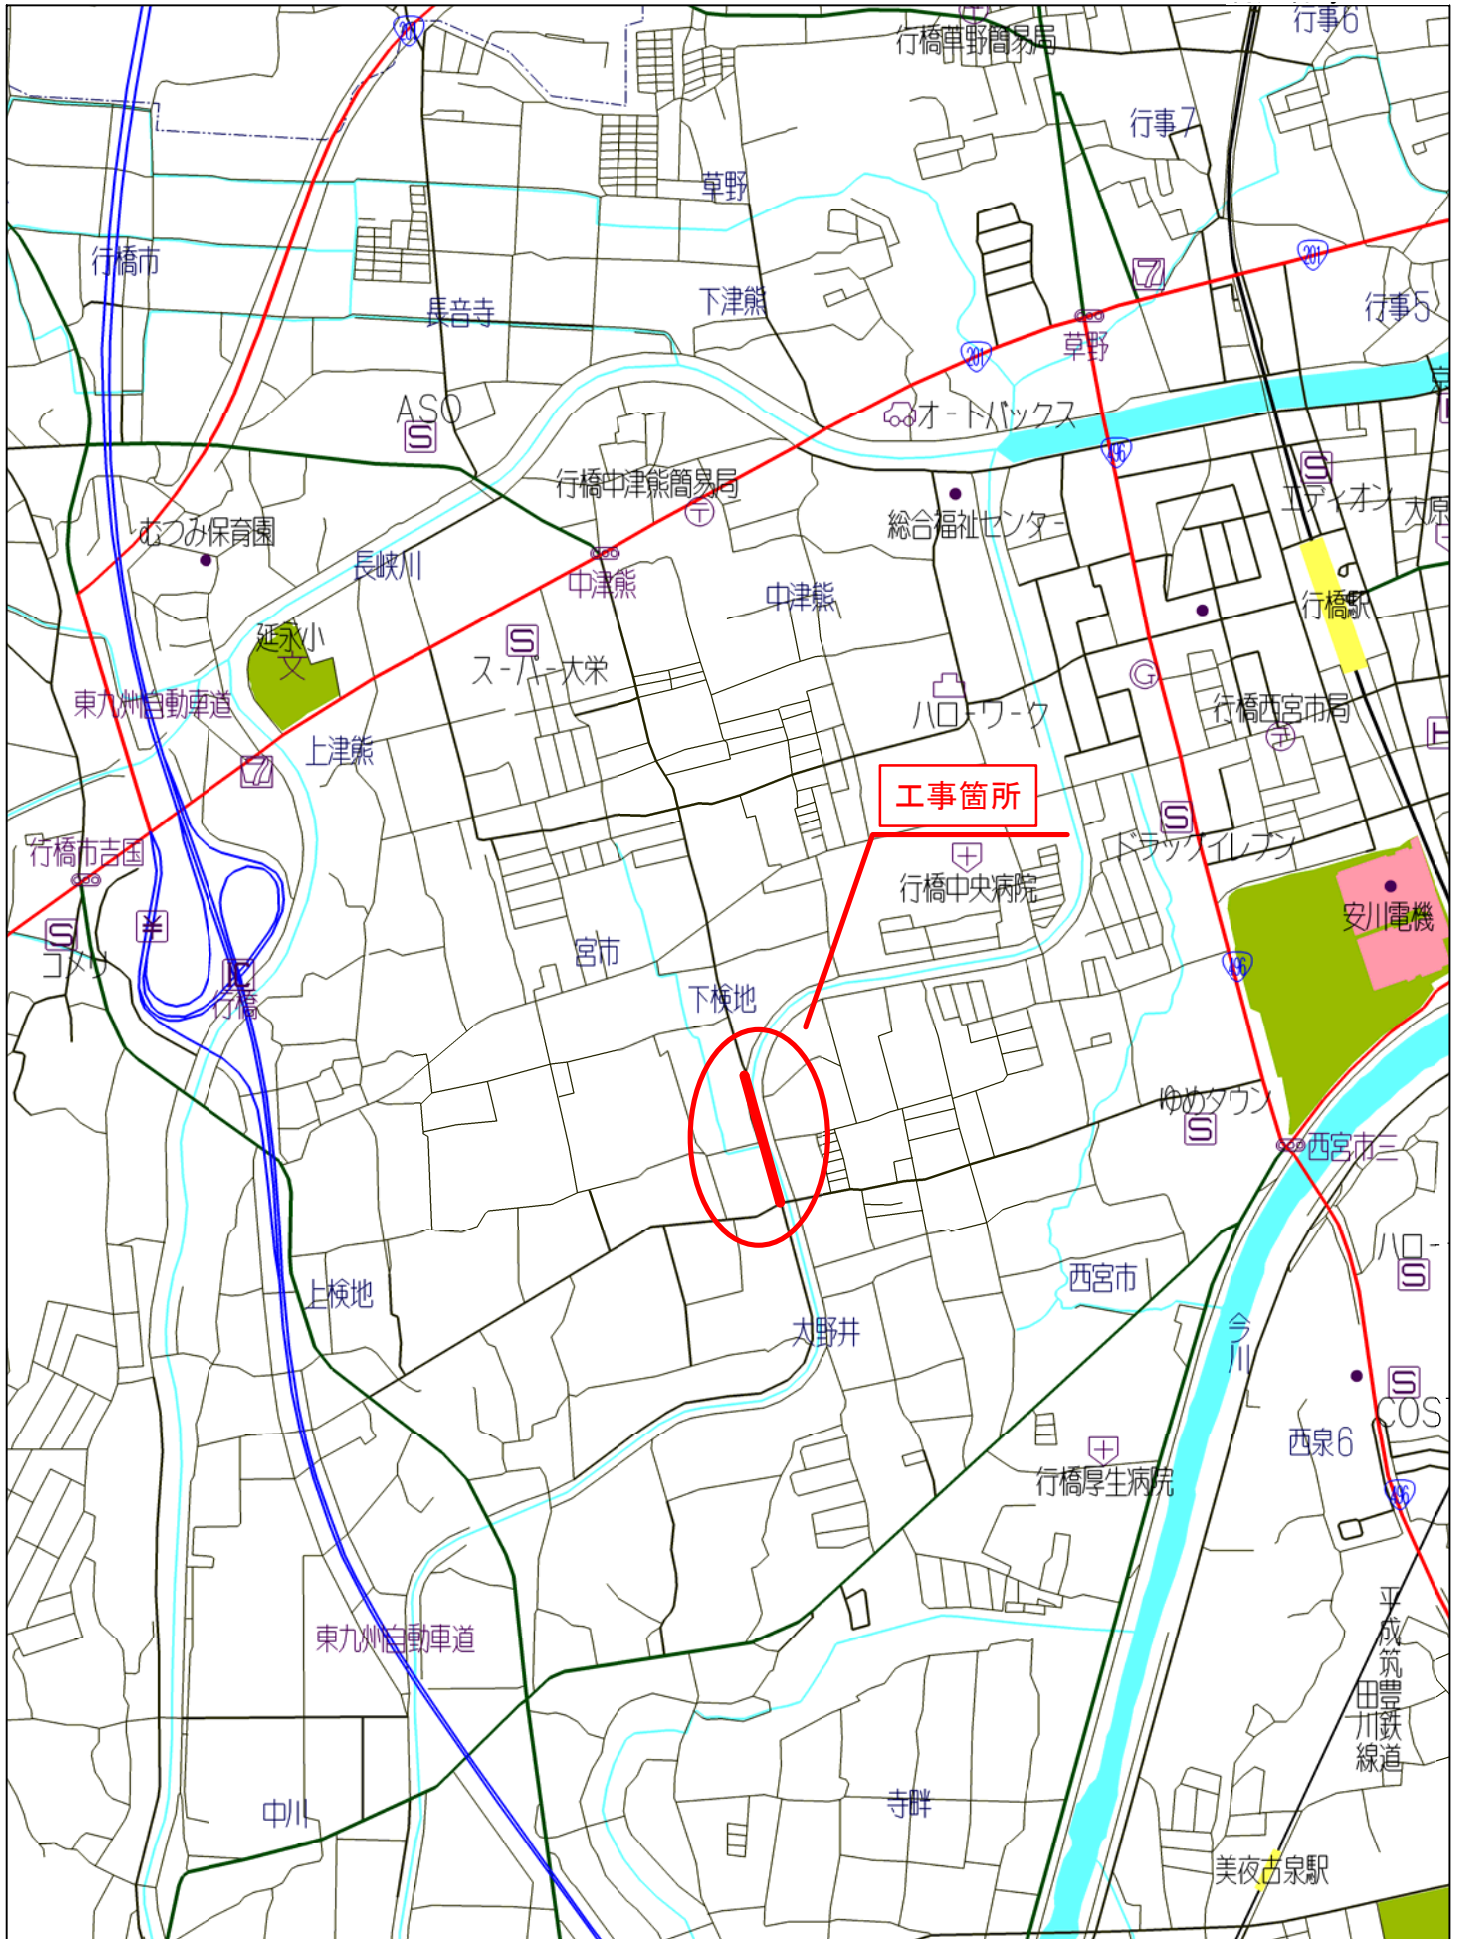


|         |                                 |      |            |     |    |
|---------|---------------------------------|------|------------|-----|----|
| 工事年度    | 平成      年      第      号      工区 |      |            |     |    |
| 工事名     | 配水管布設替工事（大野井2工区）                |      |            |     | 工事 |
| 工事箇所    | 行橋市                             |      | 町          | 大野井 | 地内 |
| 図面名     | 平面図（2工区）                        |      |            |     |    |
| 縮尺      | 図示                              | 図面番号 | 2工区 葉ノ内 1号 |     |    |
| 事務所名    | 行橋市環境水道部上水道課                    |      |            |     |    |
| 認可当初    | 認可当初                            |      | 審査         |     |    |
| 可○第 回変更 | 可○第 回変更                         |      | 可○         |     |    |

平面図（2工区）




（2工区） DIP φ150 (GX) L=235.00m

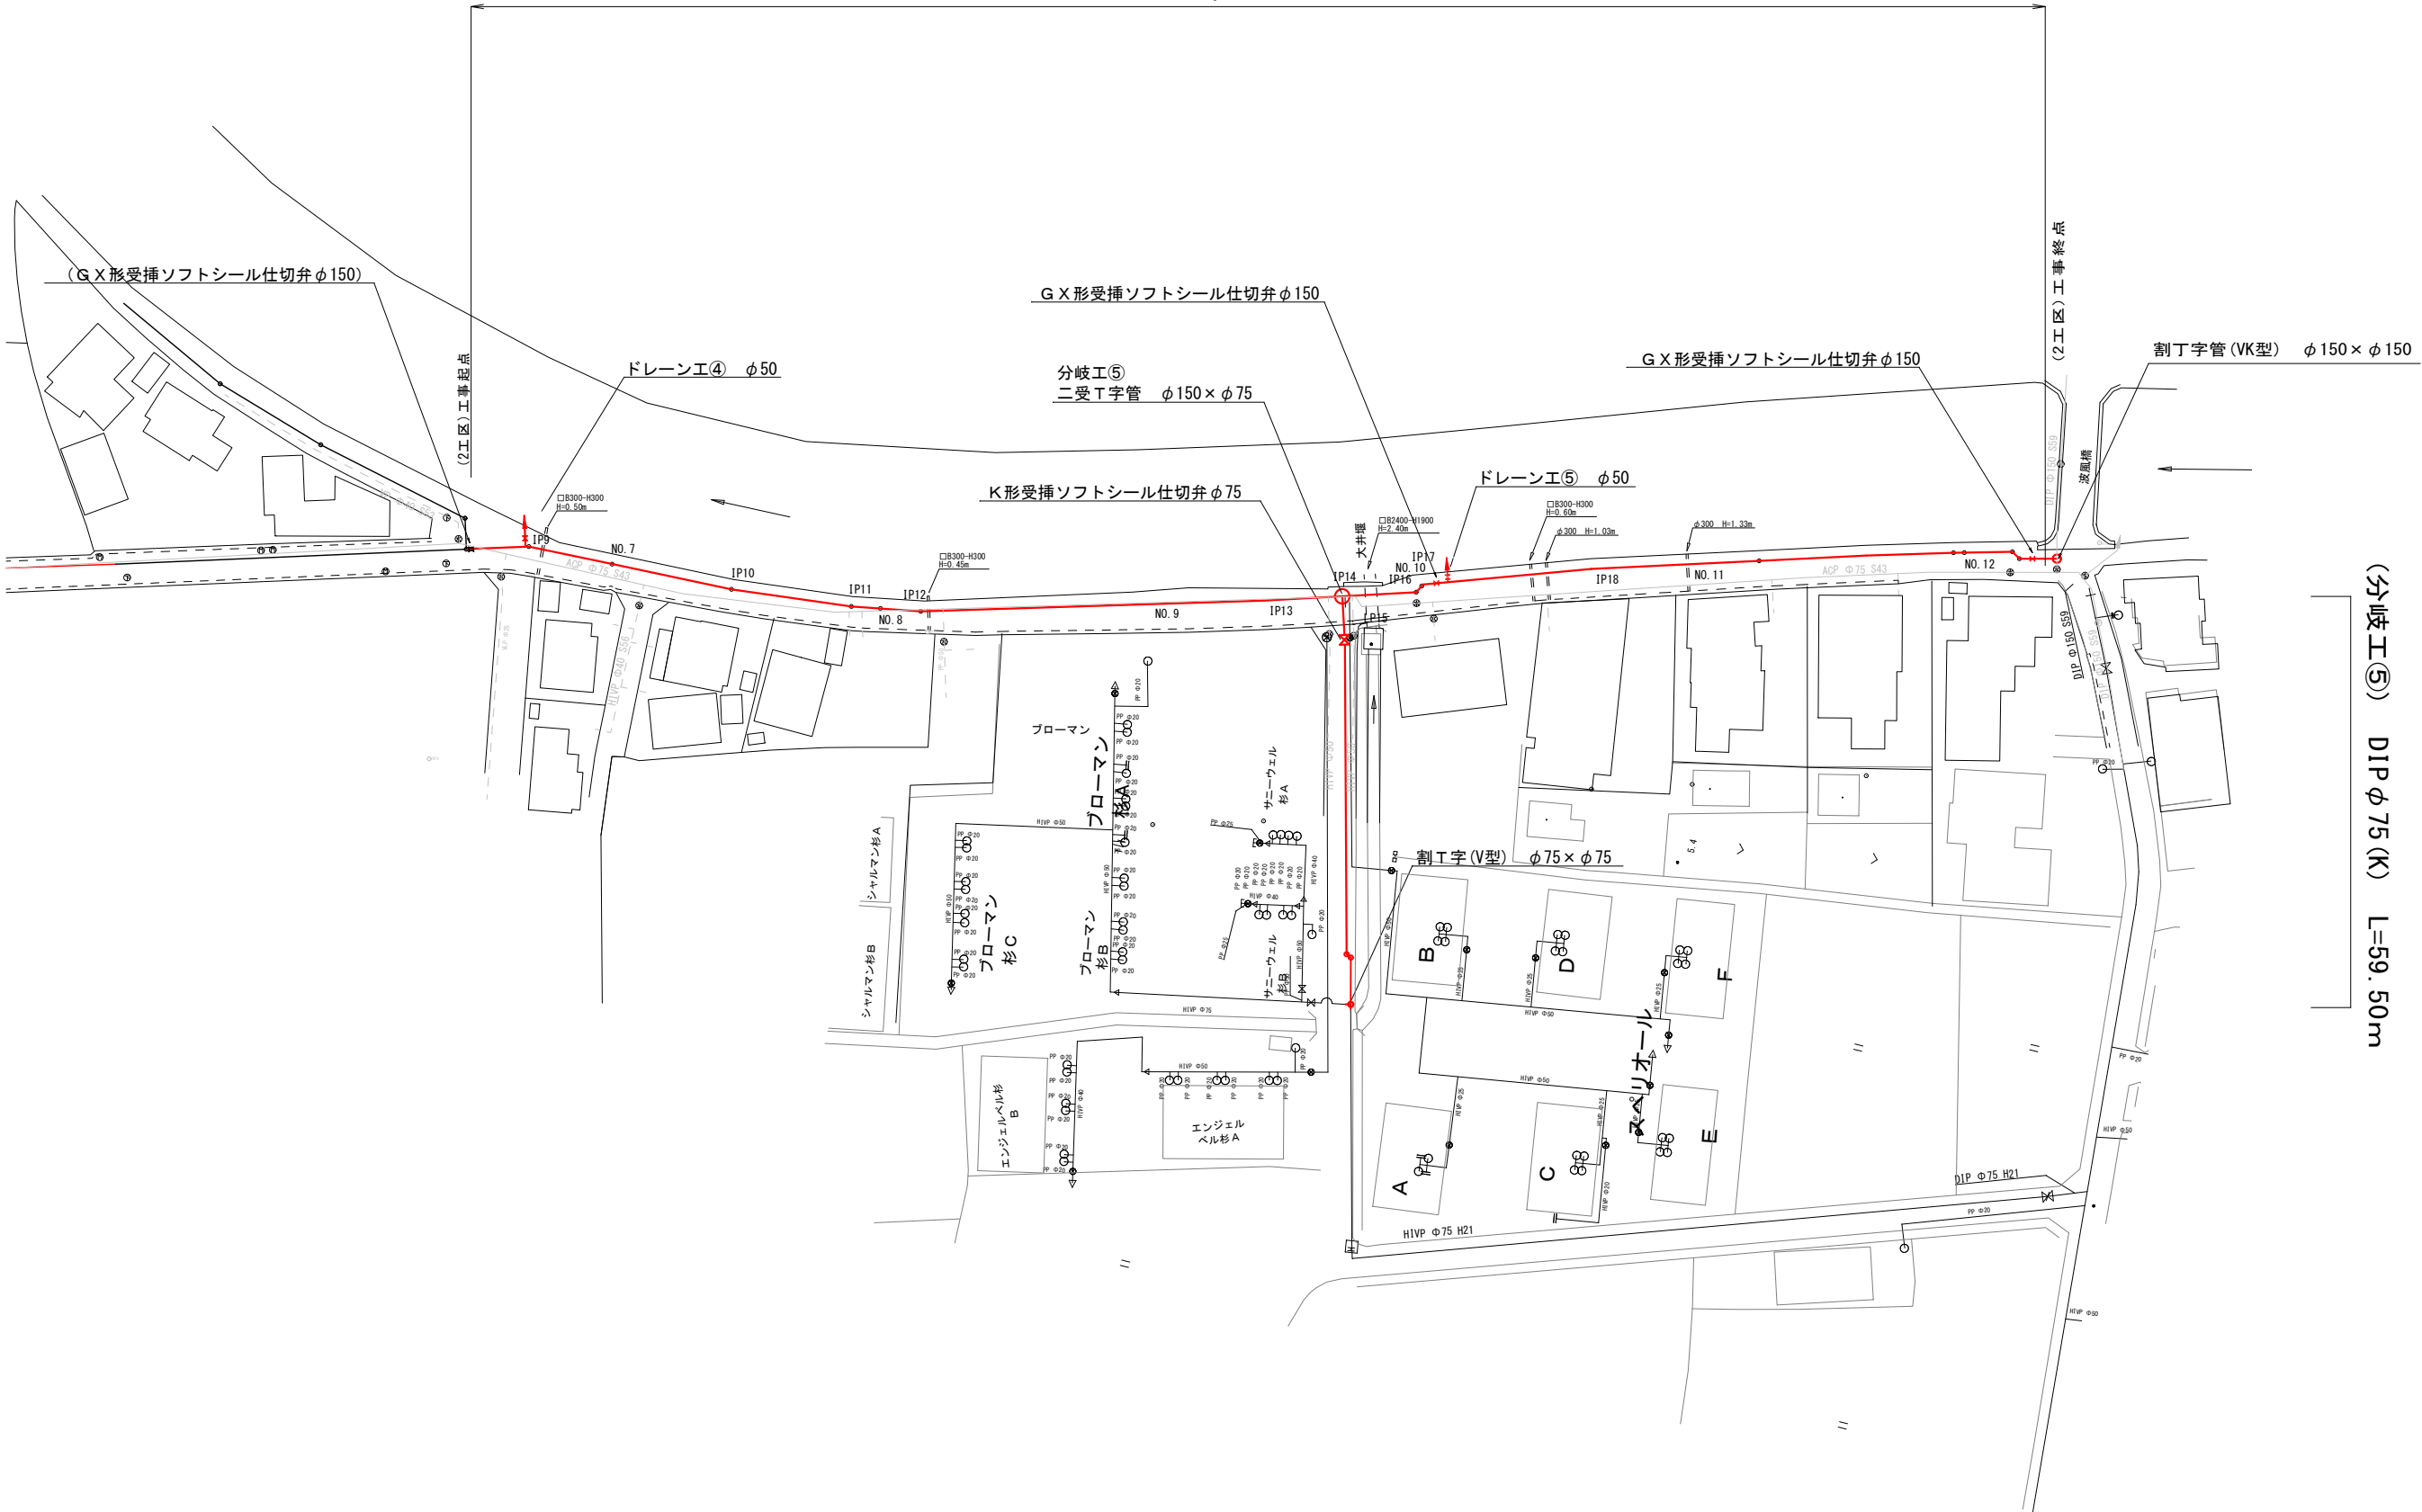



|         |                                 |      |            |    |  |
|---------|---------------------------------|------|------------|----|--|
| 工事年度    | 平成      年      第      号      工区 |      |            |    |  |
| 工事名     | 配水管布設替工事（大野井2工区）                |      |            |    |  |
| 工事箇所    | 行橋市                             | 町    | 大野井        | 地内 |  |
| 図面名     | 2工区(2/2)配管略図                    |      |            |    |  |
| 縮尺      |                                 | 図面番号 | 2工区 葉ノ内 3号 |    |  |
| 事務所名    | 行橋市環境水道部上水道課                    |      |            |    |  |
| 認可当初    | 認可当初                            |      | 調査         |    |  |
| 可○第1回変更 | 可○第1回変更                         |      | □          |    |  |

2工区(2/2)配管略図

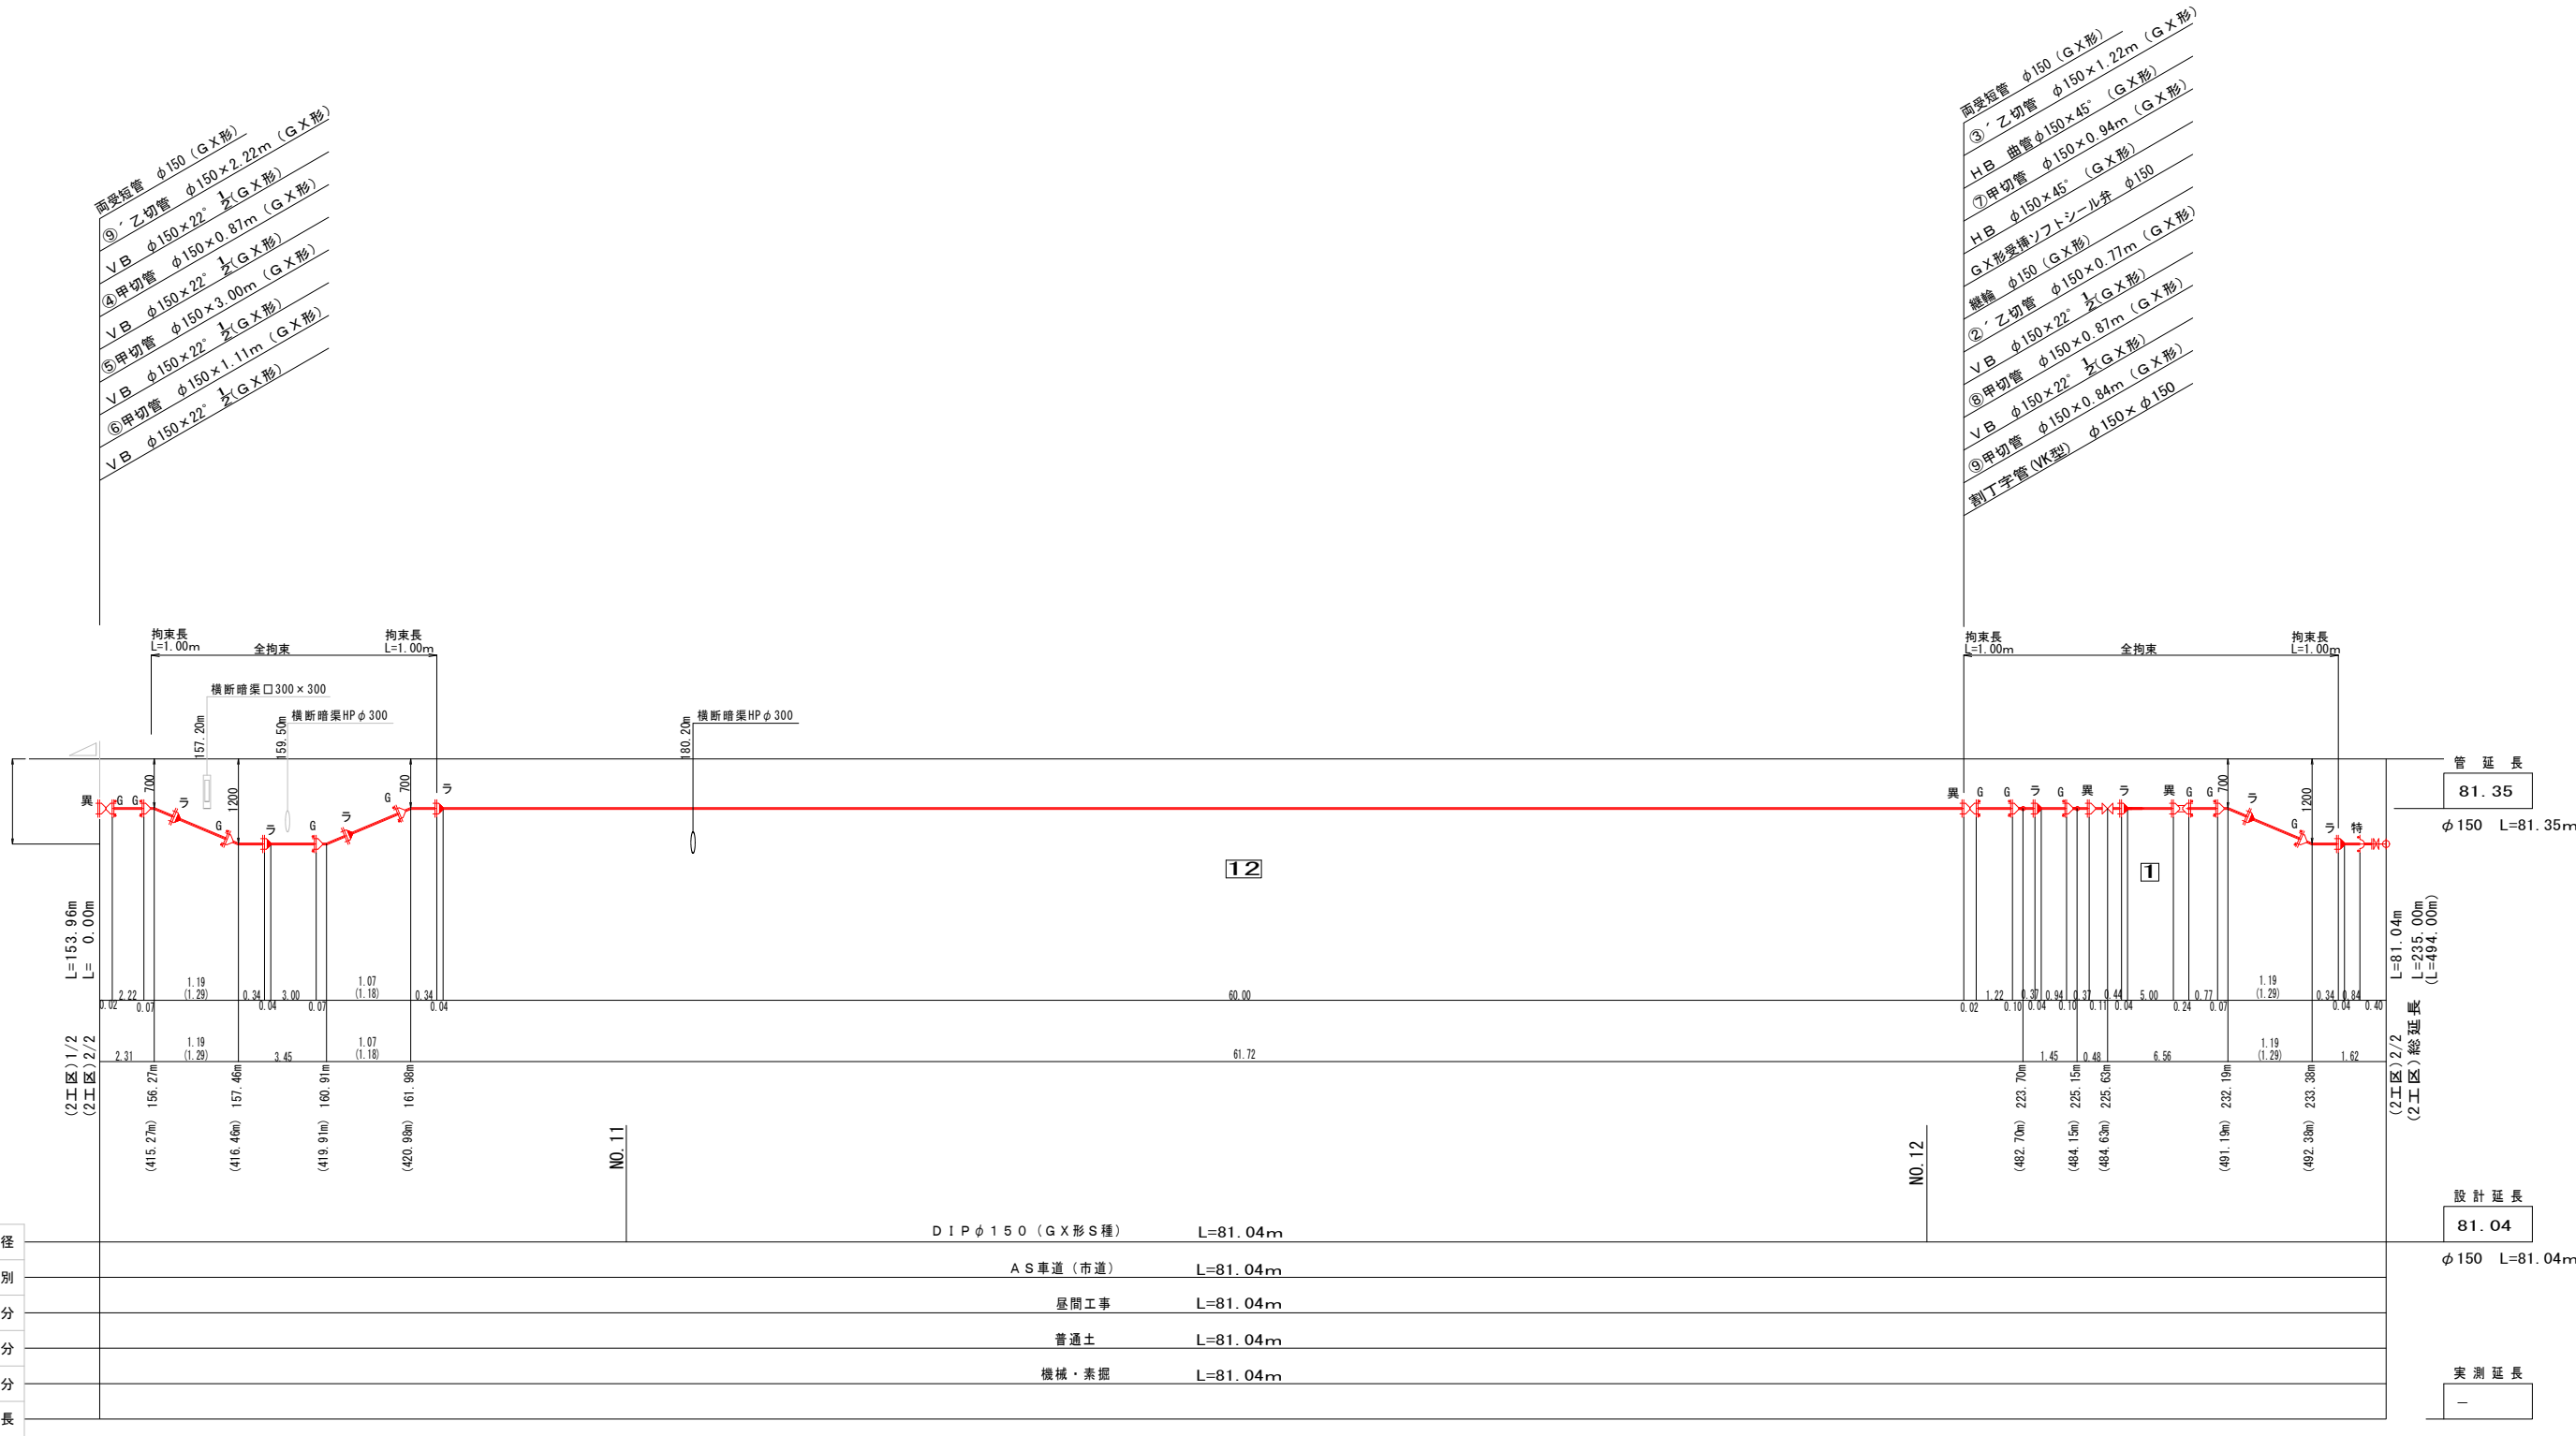

注記  
1. 標記している拘束長は、異形管寸法を除いた一体化長さとする。  
2. 仕切弁をまたぐ拘束長の場合、受挿しバルブの長さを含まない。

凡例

GX形 継手

GX形 継手  
(ライナ使用)

GX形G-Link付継手


GX形P-Link継手

EF継手


|           |                                 |       |            |    |
|-----------|---------------------------------|-------|------------|----|
| 工事年度      | 平成      年      第      号      工区 |       |            |    |
| 工事名       | 配水管布設替工事（大野井2工区）                |       |            |    |
| 工事箇所      | 行橋市                             | 町     | 大野井        | 地内 |
| 図面名       | (2工区)ドレーン工                      |       |            |    |
| 縮 尺       |                                 | 図面番号  | 2工区 葉ノ内 4号 |    |
| 事務所名      | 行橋市環境水道部上水道課                    |       |            |    |
| 認 □ 当 初   | 認 □ 当 初                         | □ 査 定 |            |    |
| 可 □ 第 回変更 | 可 □ 第 回変更                       | □     |            |    |

(2工区) 配 管 略 図

ドレーン工④

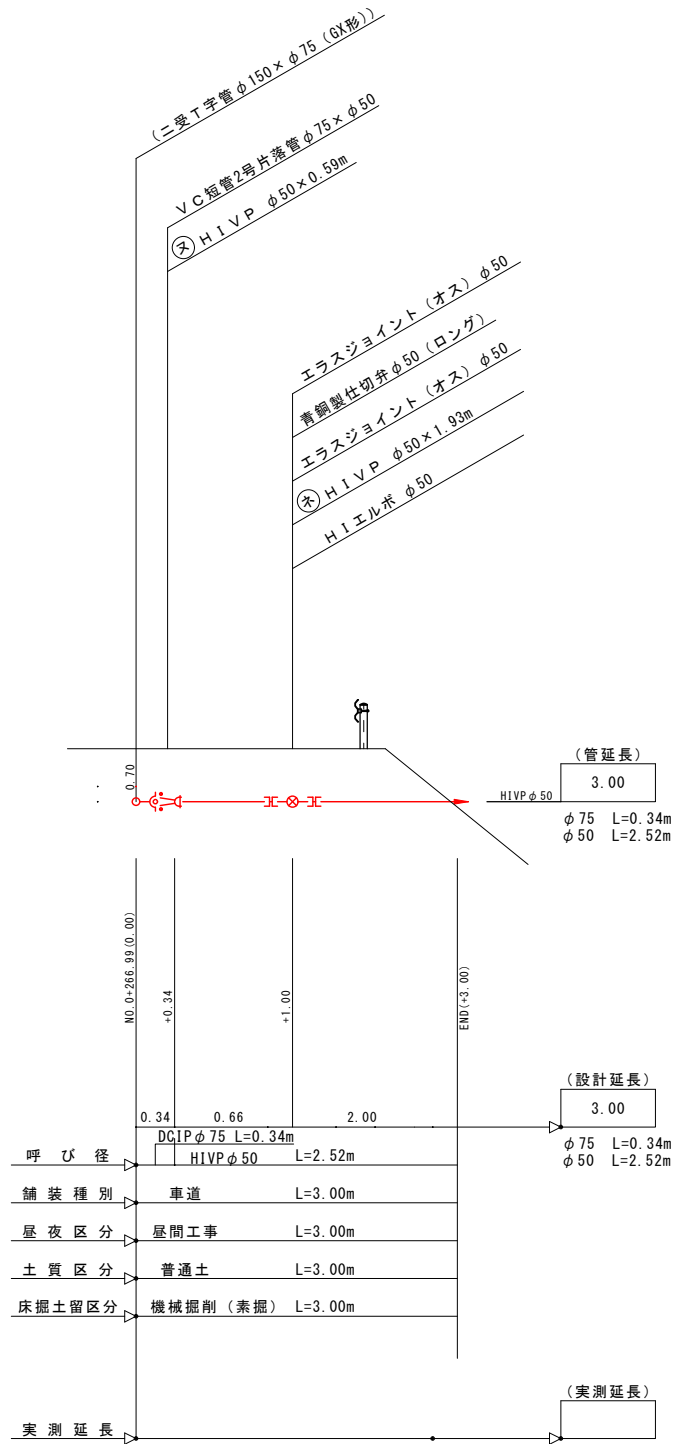

ドレーン工⑤

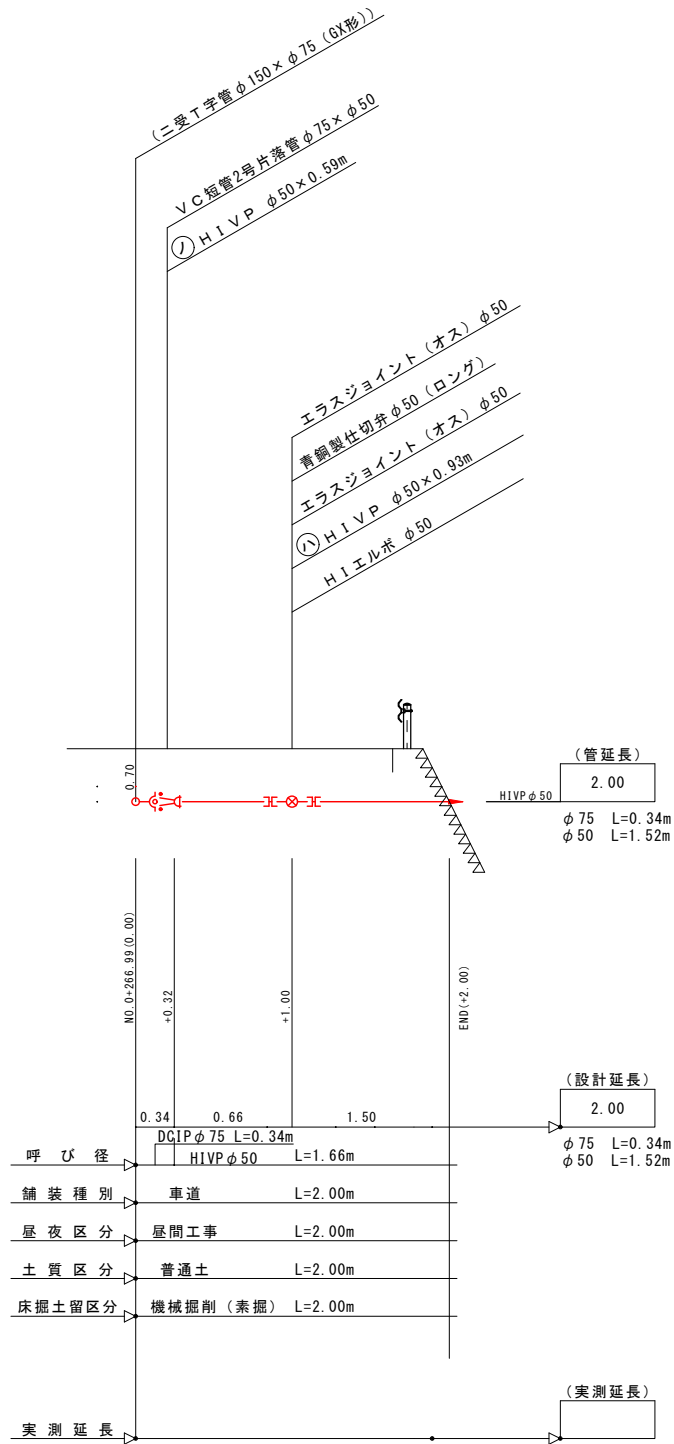


| 凡 例           |                 |              |          |
|---------------|-----------------|--------------|----------|
| □ : 直管 (普通押輪) | — K 形 継手 (普通押輪) | — C R R 継手   | — T S 継手 |
| ○ : 直管 (特殊押輪) | — K 形 継手 (特殊押輪) | — R R 離脱防止継手 |          |

|           |                                 |       |            |    |  |
|-----------|---------------------------------|-------|------------|----|--|
| 工事年度      | 平成      年      第      号      工区 |       |            |    |  |
| 工事名       | 配水管布設替工事（大野井2工区）                |       |            |    |  |
| 工事箇所      | 行橋市                             | 町     | 大野井        | 地内 |  |
| 図面名       | (2工区) 接続工1                      |       |            |    |  |
| 縮 尺       |                                 | 図面番号  | 2工区 葉ノ内 5号 |    |  |
| 事務所名      | 行橋市環境水道部上水道課                    |       |            |    |  |
| 認 □ 当 初   | 認 □ 当 初                         | □ 査 定 |            |    |  |
| 可 □ 第 回変更 | 可 □ 第 回変更                       | □     |            |    |  |

接続工1 配管略図

分岐工⑤

(DIP φ75)

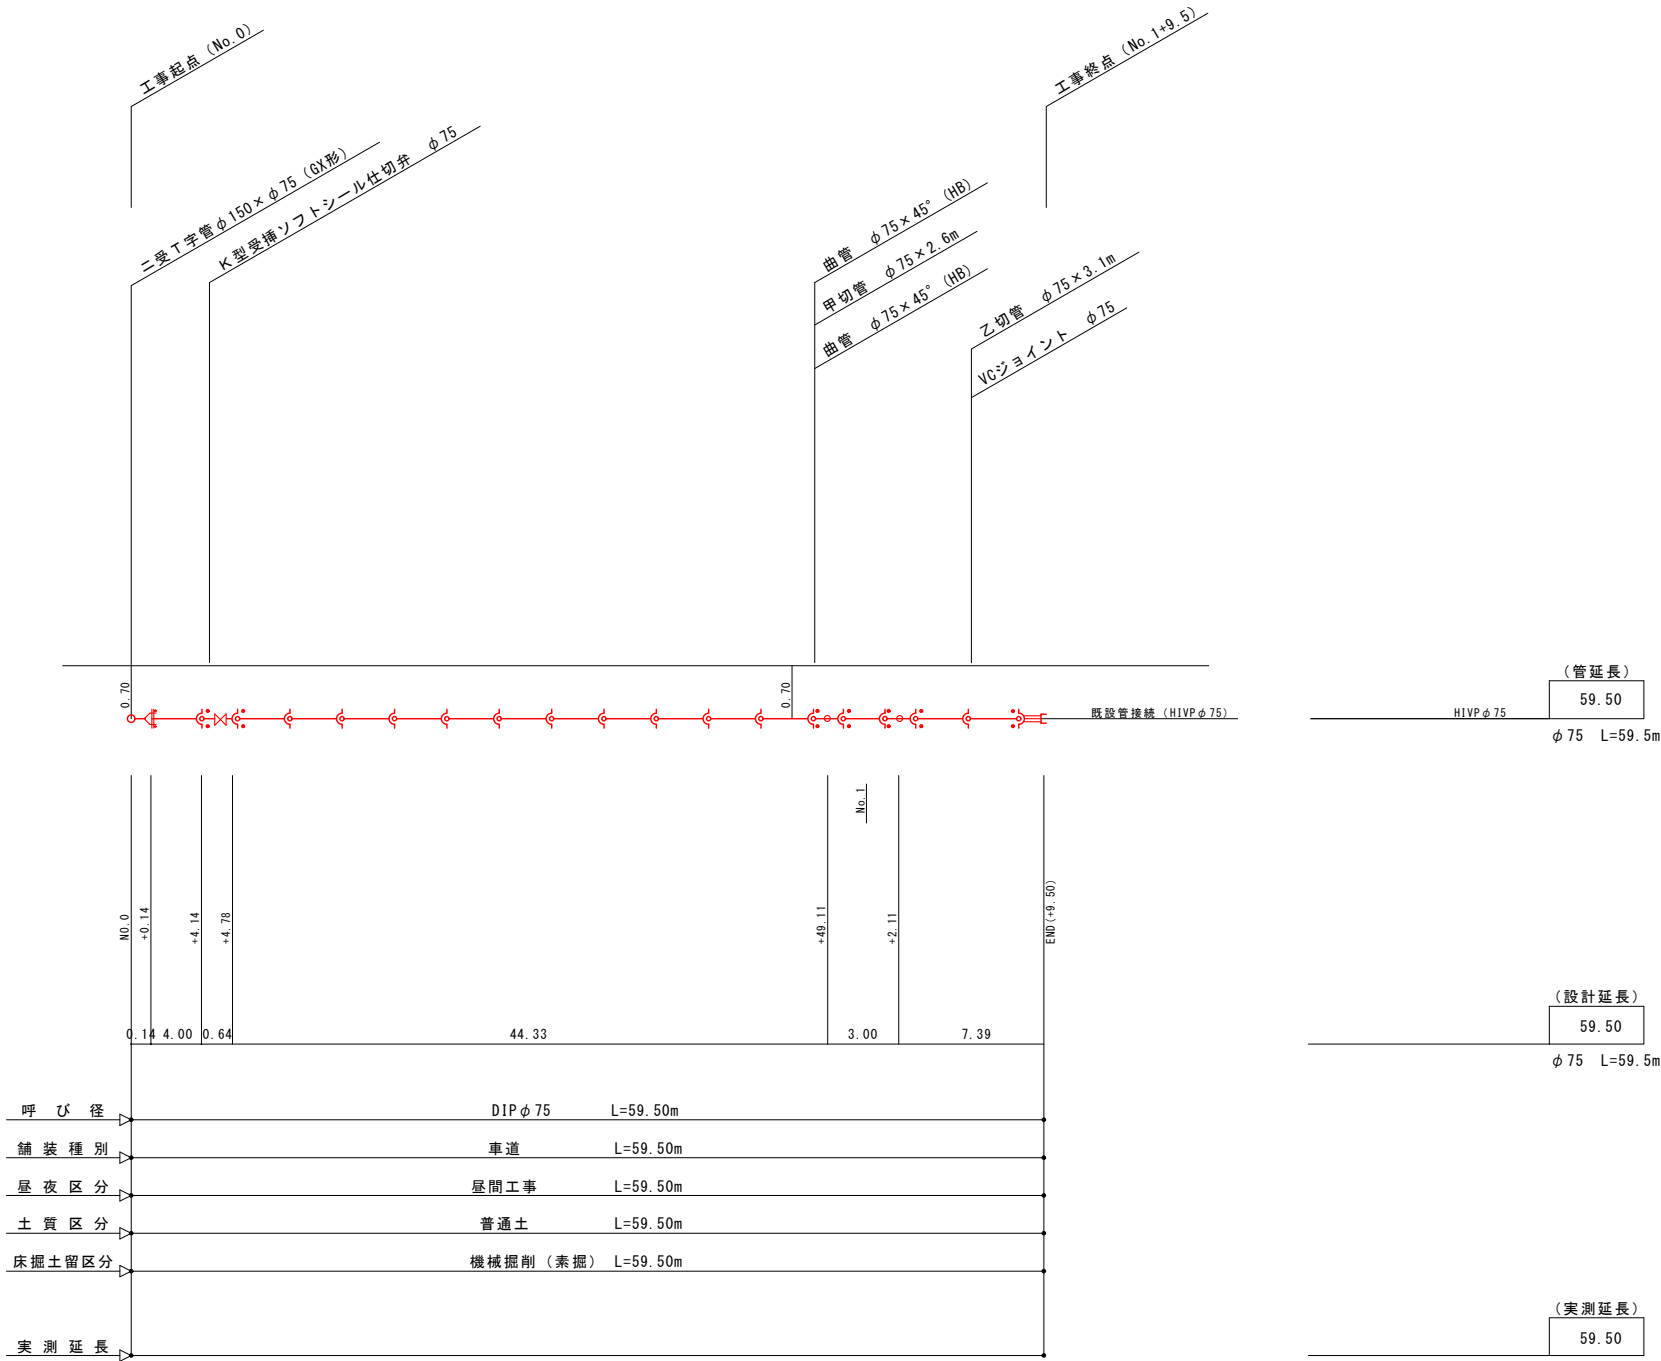


| 凡 例           |                |             |         |
|---------------|----------------|-------------|---------|
| □ : 直管 (普通押輪) | — K形 継手 (普通押輪) | — C R R継手   | — T S継手 |
| ○ : 直管 (特殊押輪) | — K形 継手 (特殊押輪) | — R R離脱防止継手 |         |


|          |                  |          |            |           |    |
|----------|------------------|----------|------------|-----------|----|
| 工事年度     | 平成               | 年        | 第          | 号         | 工区 |
| 工事名      | 配水管布設替工事（大野井2工区） |          |            |           | 工事 |
| 工事箇所     | 行橋市<br>郡         | 町村       | 大野井        |           | 地内 |
| 図面名      | 掘削・埋戻工標準図・その他    |          |            |           |    |
| 縮尺       | 図示               | 図面番号     | 2工区 葉ノ内 6号 |           |    |
| 事務所名     | 行橋市環境水道部上水道課     |          |            |           |    |
| 認可当<br>可 | 初<br>回変更         | 認可当<br>可 | 初<br>回変更   | □ 査定<br>□ |    |

### 掘削・復旧断面図


市道・車道(仮復旧) 機械掘削 (素掘)

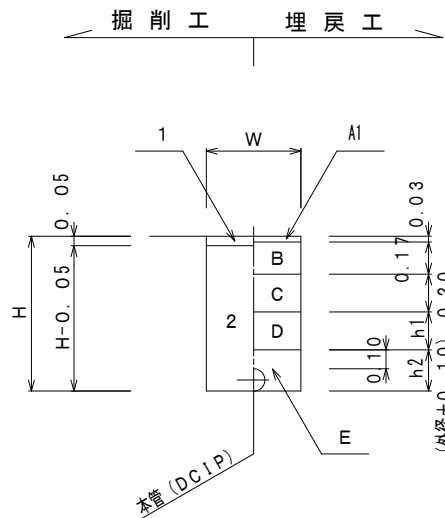

| 寸法表        |       |        |       | 単位 m  |       |
|------------|-------|--------|-------|-------|-------|
| 口 径        | 土被り   | W      | H     | h1    | h2    |
| G X 形 φ150 | 0. 54 | 0. 5 0 | 0. 71 | 0. 04 | 0. 27 |
|            | 0. 70 | 0. 5 0 | 0. 87 | 0. 20 | 0. 27 |
|            | 1. 20 | 0. 5 0 | 1. 37 | 0. 70 | 0. 27 |

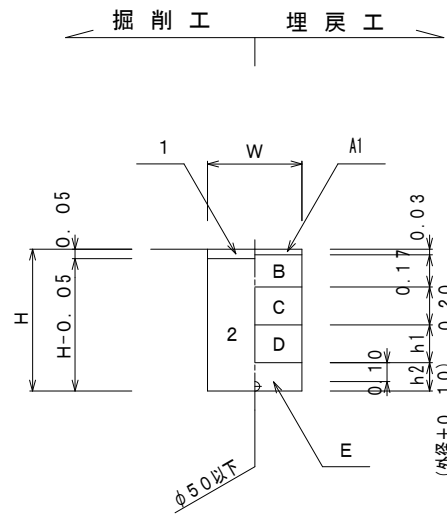


| 寸法表            |              |        |              | 単位 m         |        |
|----------------|--------------|--------|--------------|--------------|--------|
| 口 径            | 土被り          | W      | H            | h1           | h2     |
| H I V P φ40~50 | <b>0. 70</b> | 0. 5 0 | 0. 7 6       | 0. 2 0       | 0. 1 6 |
| H I V P φ40~50 | <b>1. 20</b> | 0. 5 0 | <b>1. 26</b> | <b>0. 70</b> | 0. 1 6 |

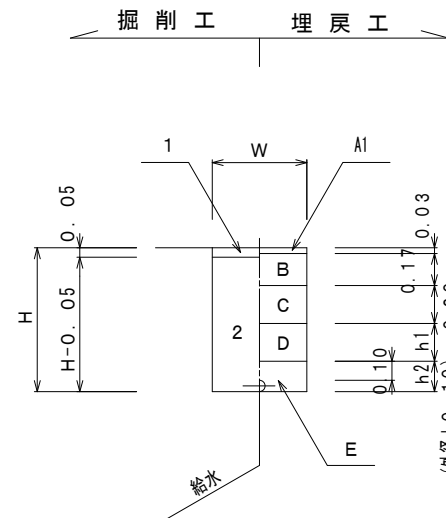

| 寸法表       |        |        |        | 単位     | m |
|-----------|--------|--------|--------|--------|---|
| 口 径       | W      | H      | h1     | h2     |   |
| 給水 (φ 20) | 0. 5 0 | 0. 7 3 | 0. 2 0 | 0. 1 3 |   |
| 給水 (φ 25) | 0. 5 0 | 0. 7 4 | 0. 2 0 | 0. 1 4 |   |

## 復旧断面図

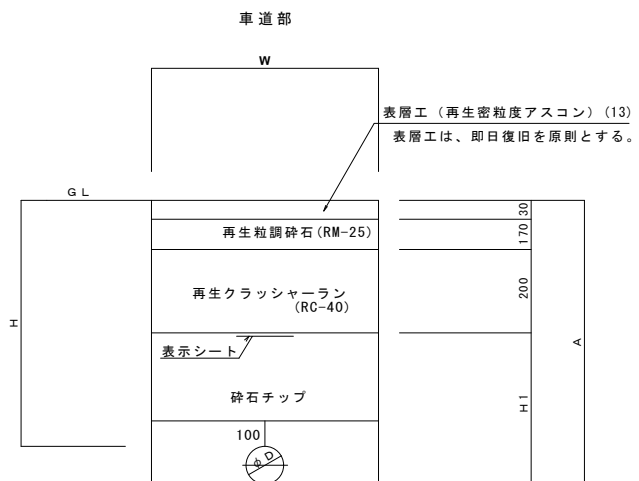


|             |    | 名 称                        |  |
|-------------|----|----------------------------|--|
| 通<br>用<br>工 | 1  | 機械舗装部掘削精込 (A S)            |  |
|             | 2  | 機械掘削精込 (普通土)               |  |
|             |    |                            |  |
| 通<br>用<br>工 | A  | 表層工 (密粒度A S、再生)            |  |
|             | B  | 上層路盤工 (再生粒調砕石 2 5 mm)      |  |
|             | C  | 下層路盤工 (再生ｸﾗｯｼｭｰｼｮﾝ 4 0 mm) |  |
|             | D  | 再生砂 (チップ) タンパー             |  |
|             | E  | 再生砂 (チップ) 人力併用タンパー         |  |
|             | A1 | 仮設表層工 (密粒度A S、再生)          |  |


## 埋戻し方法

- 1、床付け面～管上10cmまでの締固めに際しては、布設管路に注意し、人力により施行（タンパー、木ダコ、水締め等）し、一層の仕上り厚は最大20cmとする。
- 2、管上10cm以上の締固めに際しては、タンパーを使用し、一層の仕上り厚は最大20cmとする。


掘 削 工                      埋 戻 工

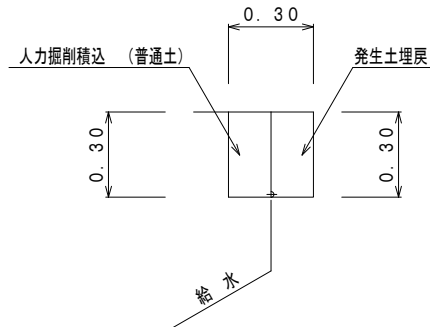

掘 削 工                  埋 戻 工

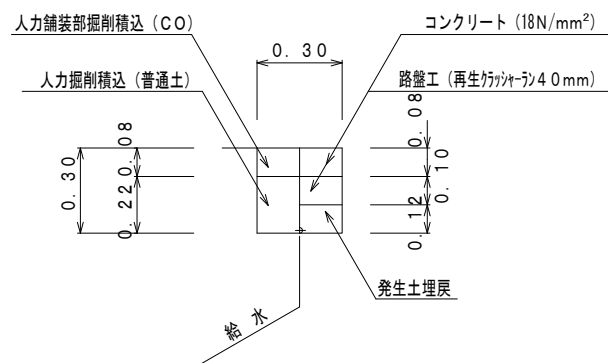


掘 削 工                      埋 戻 工

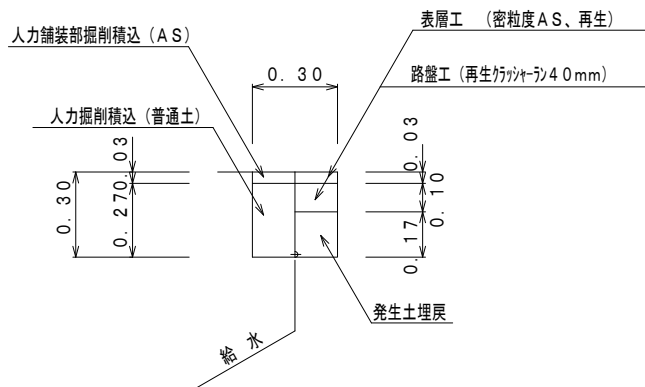

|           |                  |       |            |
|-----------|------------------|-------|------------|
| 工事年度      | 平成 年 第 号 工区      |       |            |
| 工事名       | 配水管布設替工事（大野井2工区） |       | 工事         |
| 工事箇所      | 行橋市<br>郡         | 町 大野井 | 地内         |
| 図面名       | 給水平面図・給水仕様標準図    |       |            |
| 縮 尺       | 図示               | 図面番号  | 2工区 葉ノ内 7号 |
| 事務所名      | 行橋市環境水道部上水道課     |       |            |
| 認 □ 当 初   | 認 □ 当 初          | □ 査 定 |            |
| 可 □ 第 回変更 | 可 □ 第 回変更        | □     |            |


給水平面図 S=1:500

(2工区) DIP  $\phi 150$  (GX) L=235.00m

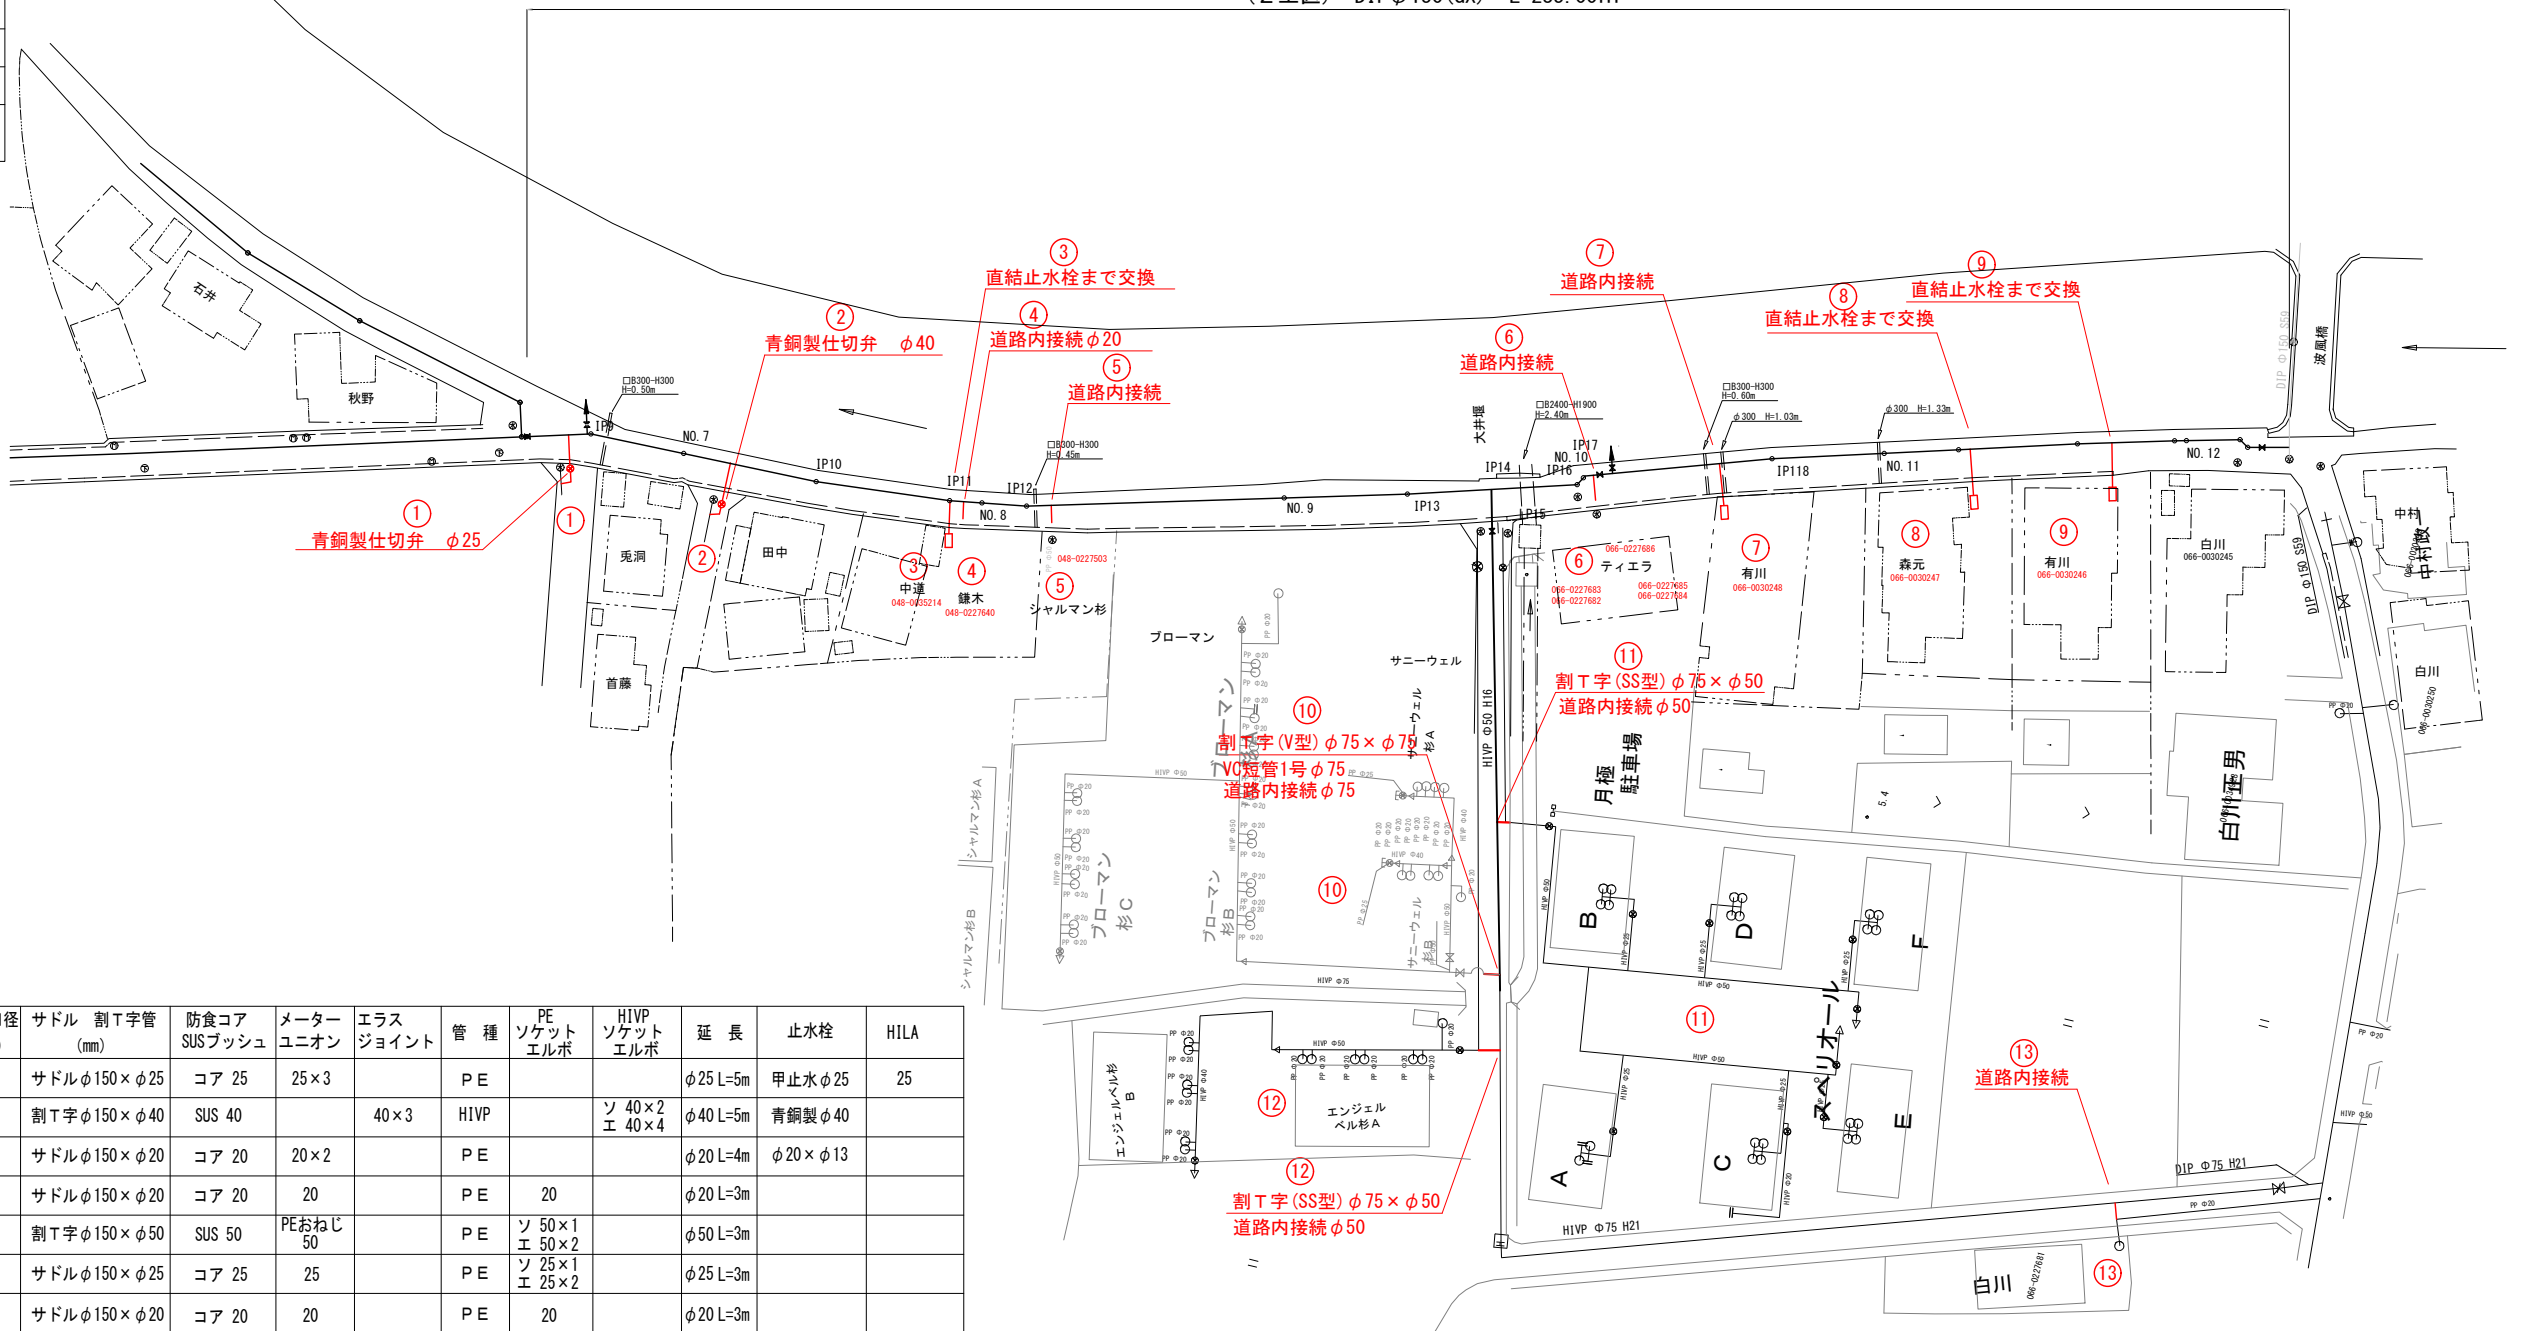

| 給水番号 | 氏 名         | 給 水<br>タイプ | 本管口径<br>(mm) | 分岐口径<br>(mm) | サドル 割 T 字管<br>(mm)                                                                                                                                                 | 防食コア<br>SUS プッシュ                                                       | メーター<br>ユニオン                                                            | エラス<br>ジョイント               | 管 種                                                                                    | PE<br>ソケット<br>エルボ                                                                                     | H1VP<br>ソケット<br>エルボ                                                      | 延 長                                                 | 止水栓                        | HILA |
|------|-------------|------------|--------------|--------------|--------------------------------------------------------------------------------------------------------------------------------------------------------------------|------------------------------------------------------------------------|-------------------------------------------------------------------------|----------------------------|----------------------------------------------------------------------------------------|-------------------------------------------------------------------------------------------------------|--------------------------------------------------------------------------|-----------------------------------------------------|----------------------------|------|
| 1    | 安永          | C          | 150          | 25           | サドルφ150×φ25                                                                                                                                                        | コア 25                                                                  | 25×3                                                                    |                            | P E                                                                                    |                                                                                                       |                                                                          | φ25 L=5m                                            | 甲止水φ25                     | 25   |
| 2    | 私道H1VPφ40接続 | C          | 150          | 40           | 割 T 字φ150×φ40                                                                                                                                                      | SUS 40                                                                 |                                                                         | 40×3                       | H1VP                                                                                   |                                                                                                       | ソ 40×2<br>エ 40×4                                                         | φ40 L=5m                                            | 青銅製φ40                     |      |
| 3    | 中道          | A          | 150          | 20           | サドルφ150×φ20                                                                                                                                                        | コア 20                                                                  | 20×2                                                                    |                            | P E                                                                                    |                                                                                                       |                                                                          | φ20 L=4m                                            | φ20×φ13                    |      |
| 4    | 鎌木          | B          | 150          | 20           | サドルφ150×φ20                                                                                                                                                        | コア 20                                                                  | 20                                                                      |                            | P E                                                                                    | 20                                                                                                    |                                                                          | φ20 L=3m                                            |                            |      |
| 5    | シャルマン杉      | B          | 150          | 50           | 割 T 字φ150×φ50                                                                                                                                                      | SUS 50                                                                 | PEおねじ<br>50                                                             |                            | P E                                                                                    | ソ 50×1<br>エ 50×2                                                                                      |                                                                          | φ50 L=3m                                            |                            |      |
| 6    | ティエラ        | B          | 150          | 25           | サドルφ150×φ25                                                                                                                                                        | コア 25                                                                  | 25                                                                      |                            | P E                                                                                    | ソ 25×1<br>エ 25×2                                                                                      |                                                                          | φ25 L=3m                                            |                            |      |
| 7    | 有川          | B          | 150          | 20           | サドルφ150×φ20                                                                                                                                                        | コア 20                                                                  | 20                                                                      |                            | P E                                                                                    | 20                                                                                                    |                                                                          | φ20 L=3m                                            |                            |      |
| 8    | 森元          | A          | 150          | 20           | サドルφ150×φ20                                                                                                                                                        | コア 20                                                                  | 20×2                                                                    |                            | P E                                                                                    |                                                                                                       |                                                                          | φ20 L=5m                                            | φ20×φ13                    |      |
| 9    | 有川          | A          | 150          | 20           | サドルφ150×φ20                                                                                                                                                        | コア 20                                                                  | 20×2                                                                    |                            | P E                                                                                    |                                                                                                       |                                                                          | φ20 L=5m                                            | φ20×φ13                    |      |
| 10   | ブローマン杉      | B          | 75           | 75           | 割 T 字φ75×φ75                                                                                                                                                       |                                                                        | VC短管1号<br>75                                                            |                            | H1VP                                                                                   | ソ 75×1<br>エ 75×2                                                                                      |                                                                          | φ75 L=3m                                            |                            |      |
| 11   | スベリオール      | B          | 75           | 50           | 割 T 字φ75×φ50                                                                                                                                                       | SUS 50                                                                 |                                                                         | 50                         | H1VP                                                                                   | ソ 50×1<br>エ 50×2                                                                                      |                                                                          | φ50 L=2m                                            |                            | 50   |
| 12   | エンジェルベル杉    | B          | 75           | 50           | 割 T 字φ75×φ50                                                                                                                                                       | SUS 50                                                                 |                                                                         | 50                         | H1VP                                                                                   | ソ 50×1<br>エ 50×2                                                                                      |                                                                          | φ50 L=2m                                            |                            | 50   |
| 13   | 白川          | B          | 75           | 20           | サドルφ75×φ20                                                                                                                                                         | コア 20                                                                  | 20                                                                      |                            | P E                                                                                    | 20                                                                                                    |                                                                          | φ20 L=2m                                            |                            |      |
|      |             |            |              |              | サドルφ75×φ20<br>N=1個<br>サドルφ150×φ20<br>N=5個<br>サドルφ150×φ25<br>N=2個<br>割 T 字φ75×φ75<br>N=1個<br>割 T 字φ75×φ50<br>N=2個<br>割 T 字φ150×φ40<br>N=1個<br>割 T 字φ150×φ50<br>N=1個 | 防食コアφ20<br>N=6個<br>防食コアφ25<br>N=2個<br>SUS7インチφ40<br>SUS7インチφ50<br>N=3個 | φ20<br>N=9個<br>φ25<br>N=4個<br>PEおねじφ50<br>N=1個<br>VC短管1号<br>φ75<br>N=1個 | φ40<br>N=3個<br>φ50<br>N=2個 | ソケット<br>φ20<br>N=3個<br>φ25<br>N=1個<br>φ50<br>N=1個<br>エルボ<br>φ25<br>N=2個<br>φ50<br>N=2個 | ソケット<br>φ40<br>N=2個<br>φ50<br>N=2個<br>φ75<br>N=1個<br>エルボ<br>φ40<br>N=4個<br>φ50<br>N=4個<br>φ75<br>N=2個 | φ20<br>L=22m<br>φ25<br>L=8m<br>φ40<br>L=5m<br>φ50<br>L=7m<br>φ75<br>L=3m | φ20×φ13<br>N=3個<br>甲止水φ25<br>N=1個<br>青銅製φ40<br>N=1個 | φ25<br>N=1個<br>φ50<br>N=2個 |      |

## 給水仕様標準図

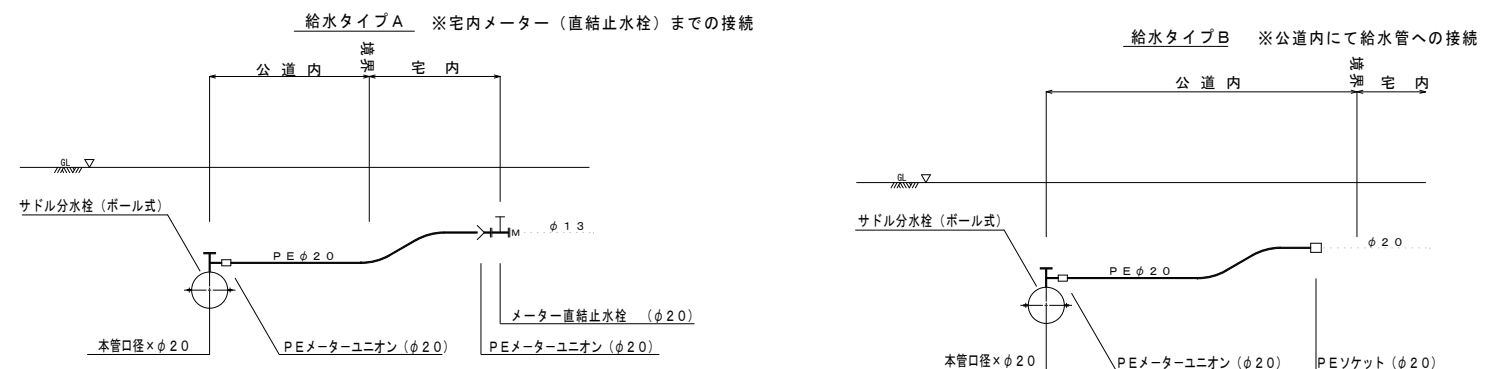


|           |                                                         |        |            |    |
|-----------|---------------------------------------------------------|--------|------------|----|
| 工事年度      | 平成      年              第              号              工区 |        |            |    |
| 工事名       | 配水管布設替工事（大野井2工区）                                        |        |            | 工事 |
| 工事箇所      | 行橋市<br>都 村                                              | 大野井 地内 |            |    |
| 図面名       | 仕切弁室標準図                                                 |        |            |    |
| 縮 尺       | 図示                                                      | 図面番号   | 2工区 葉ノ内 8号 |    |
| 事務所名      | 行橋市環境水道部上水道課                                            |        |            |    |
| 認 □ 当 初   | 認 □ 当 初                                                 | □ 査 定  |            |    |
| 可 □ 第 回変更 | 可 □ 第 回変更                                               | □      |            |    |

仕切弁室標準図      S = 1 : 1 0



仕切弁室    φ50

土被りH700

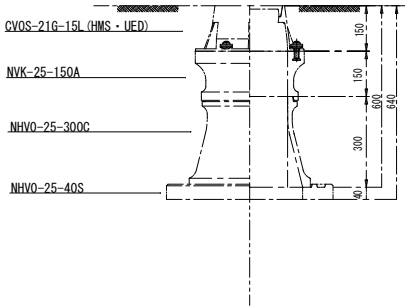



仕切弁室    φ50

土被りH1200

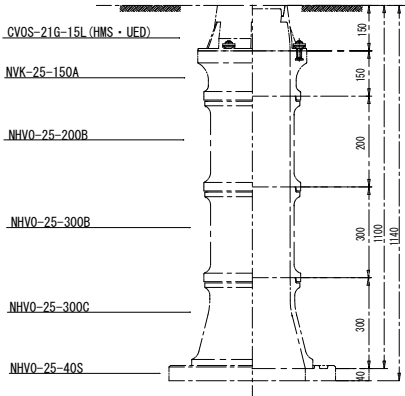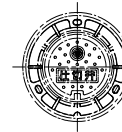

仕切弁室    φ150

土被りH700

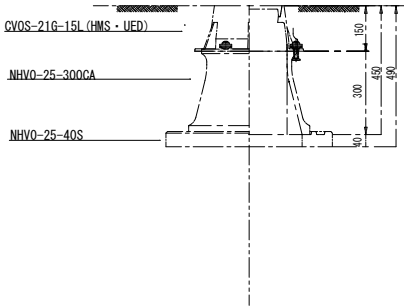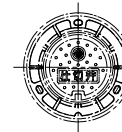

仕切弁室    φ150

土被りH1200

